




SEZIONE B-B  
SCALA 1:50

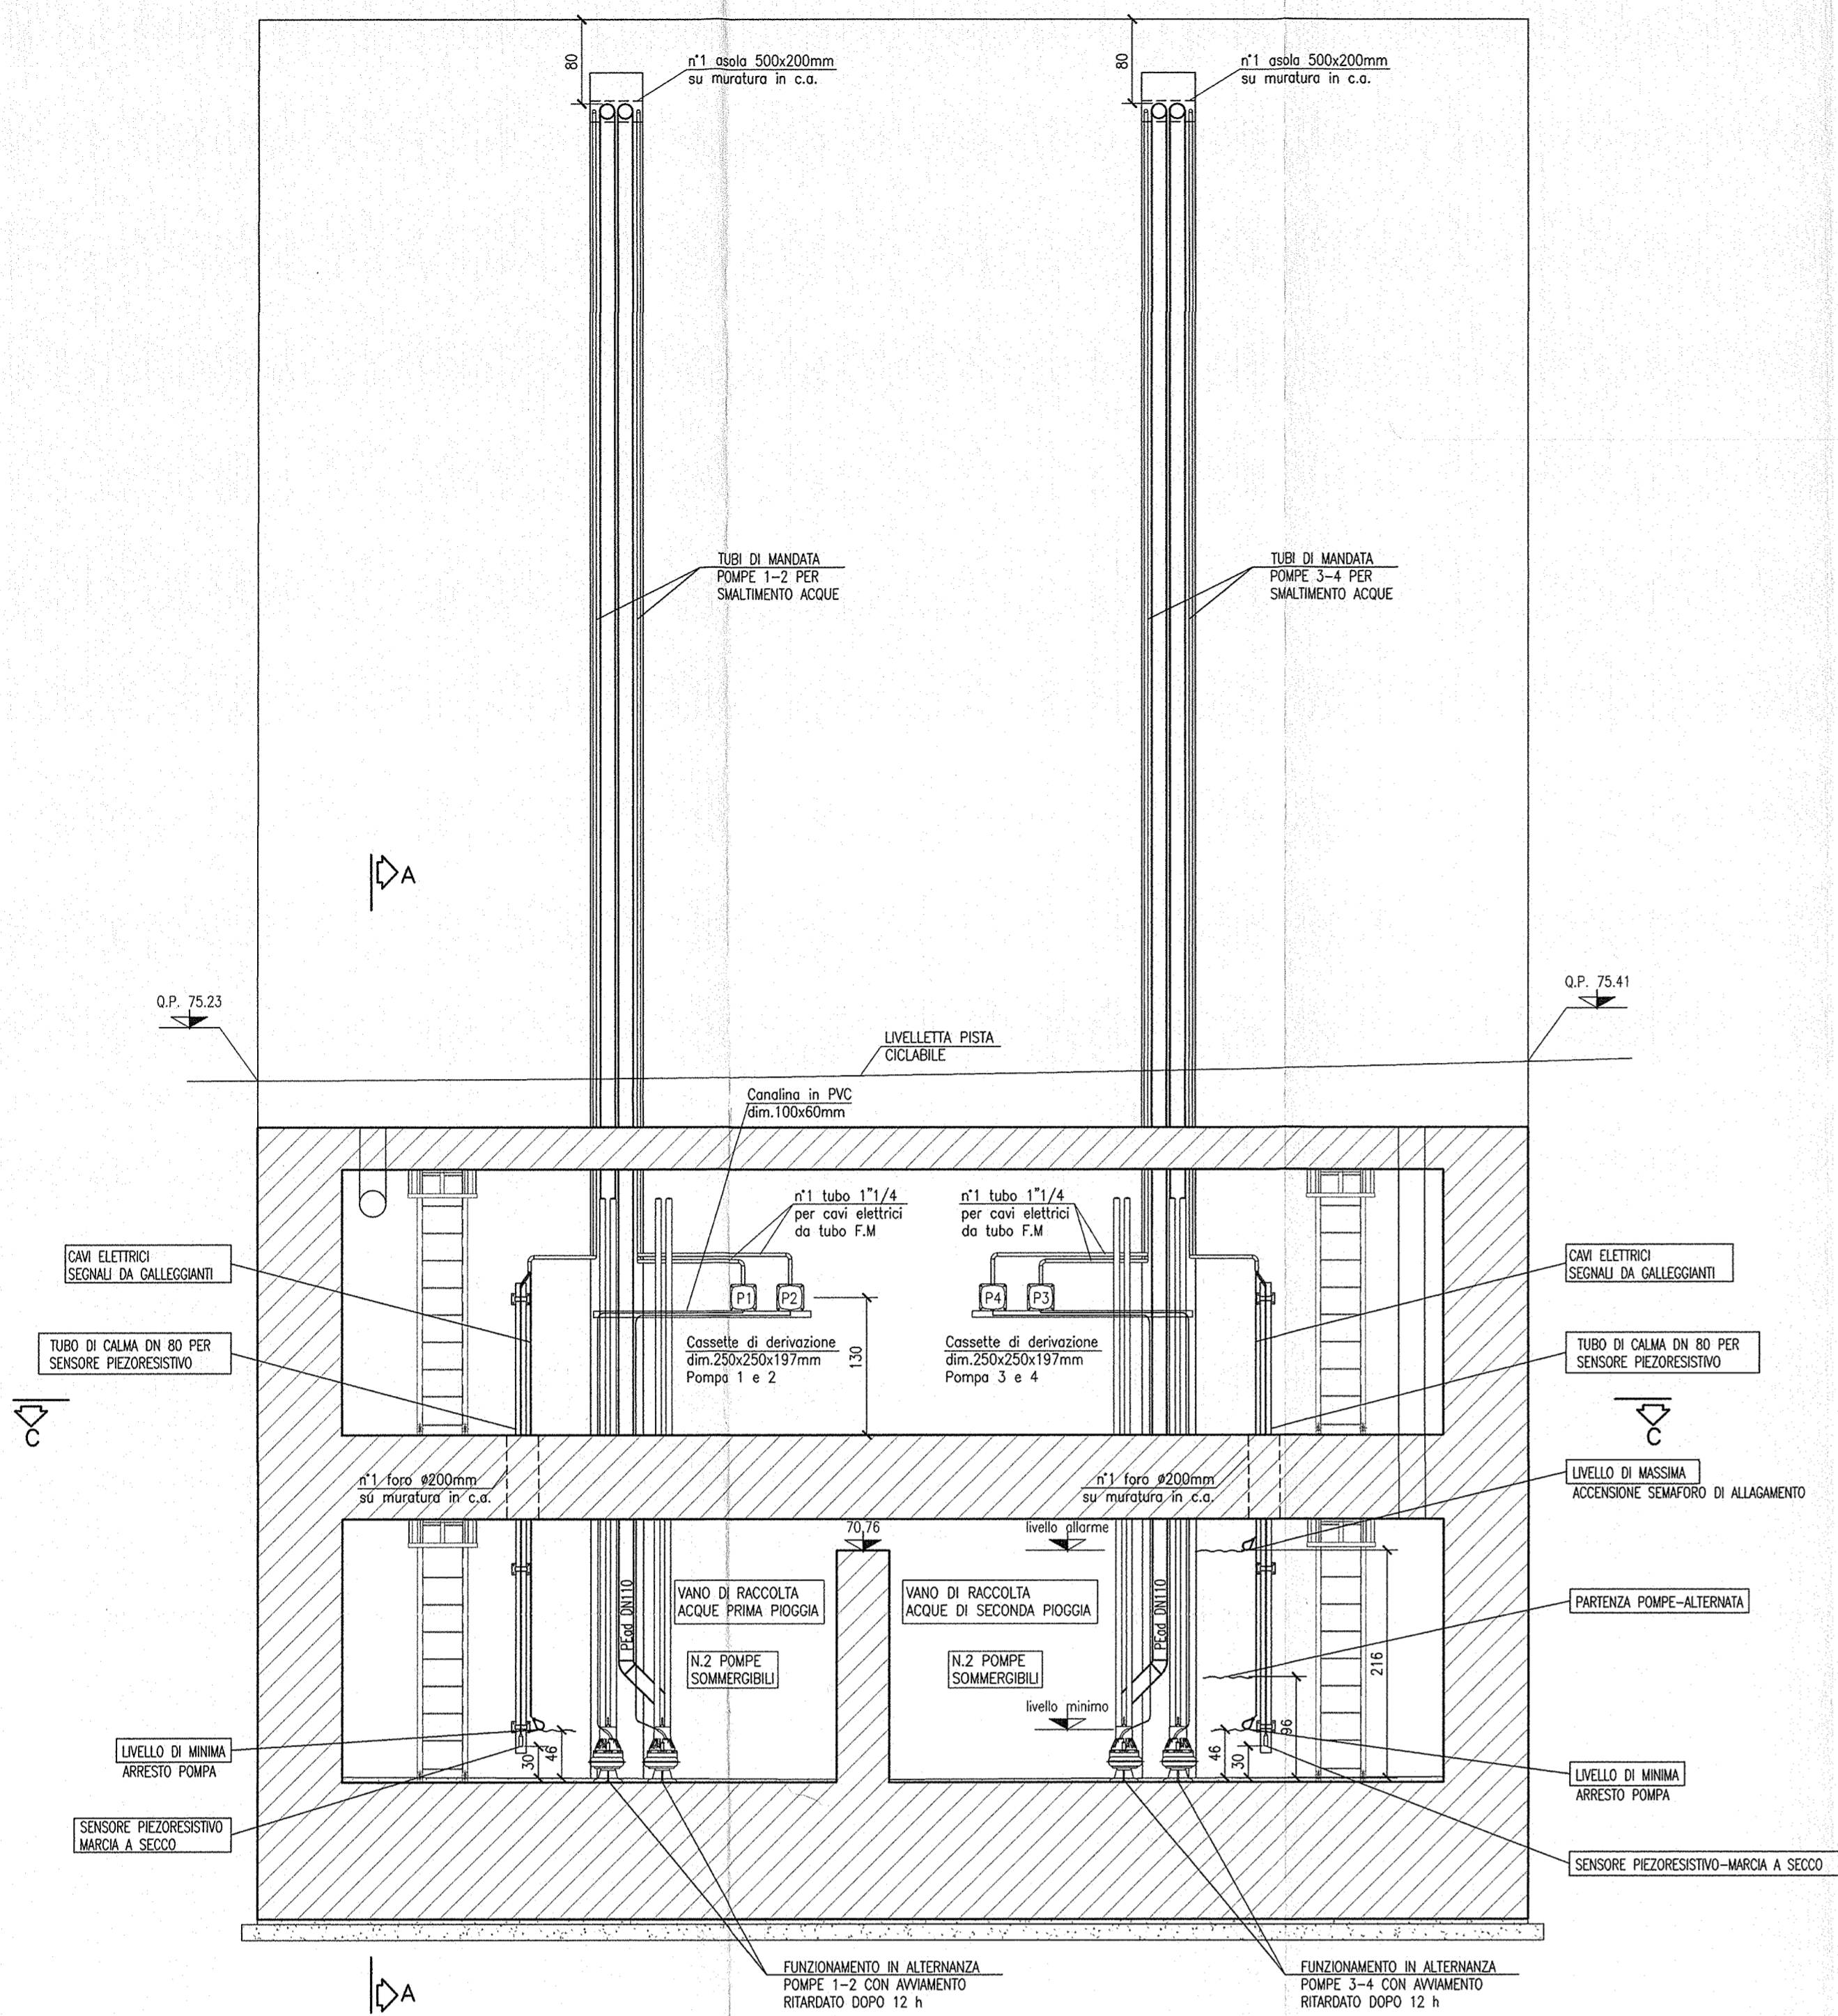


PIANTA C-C  
SCALA 1:50

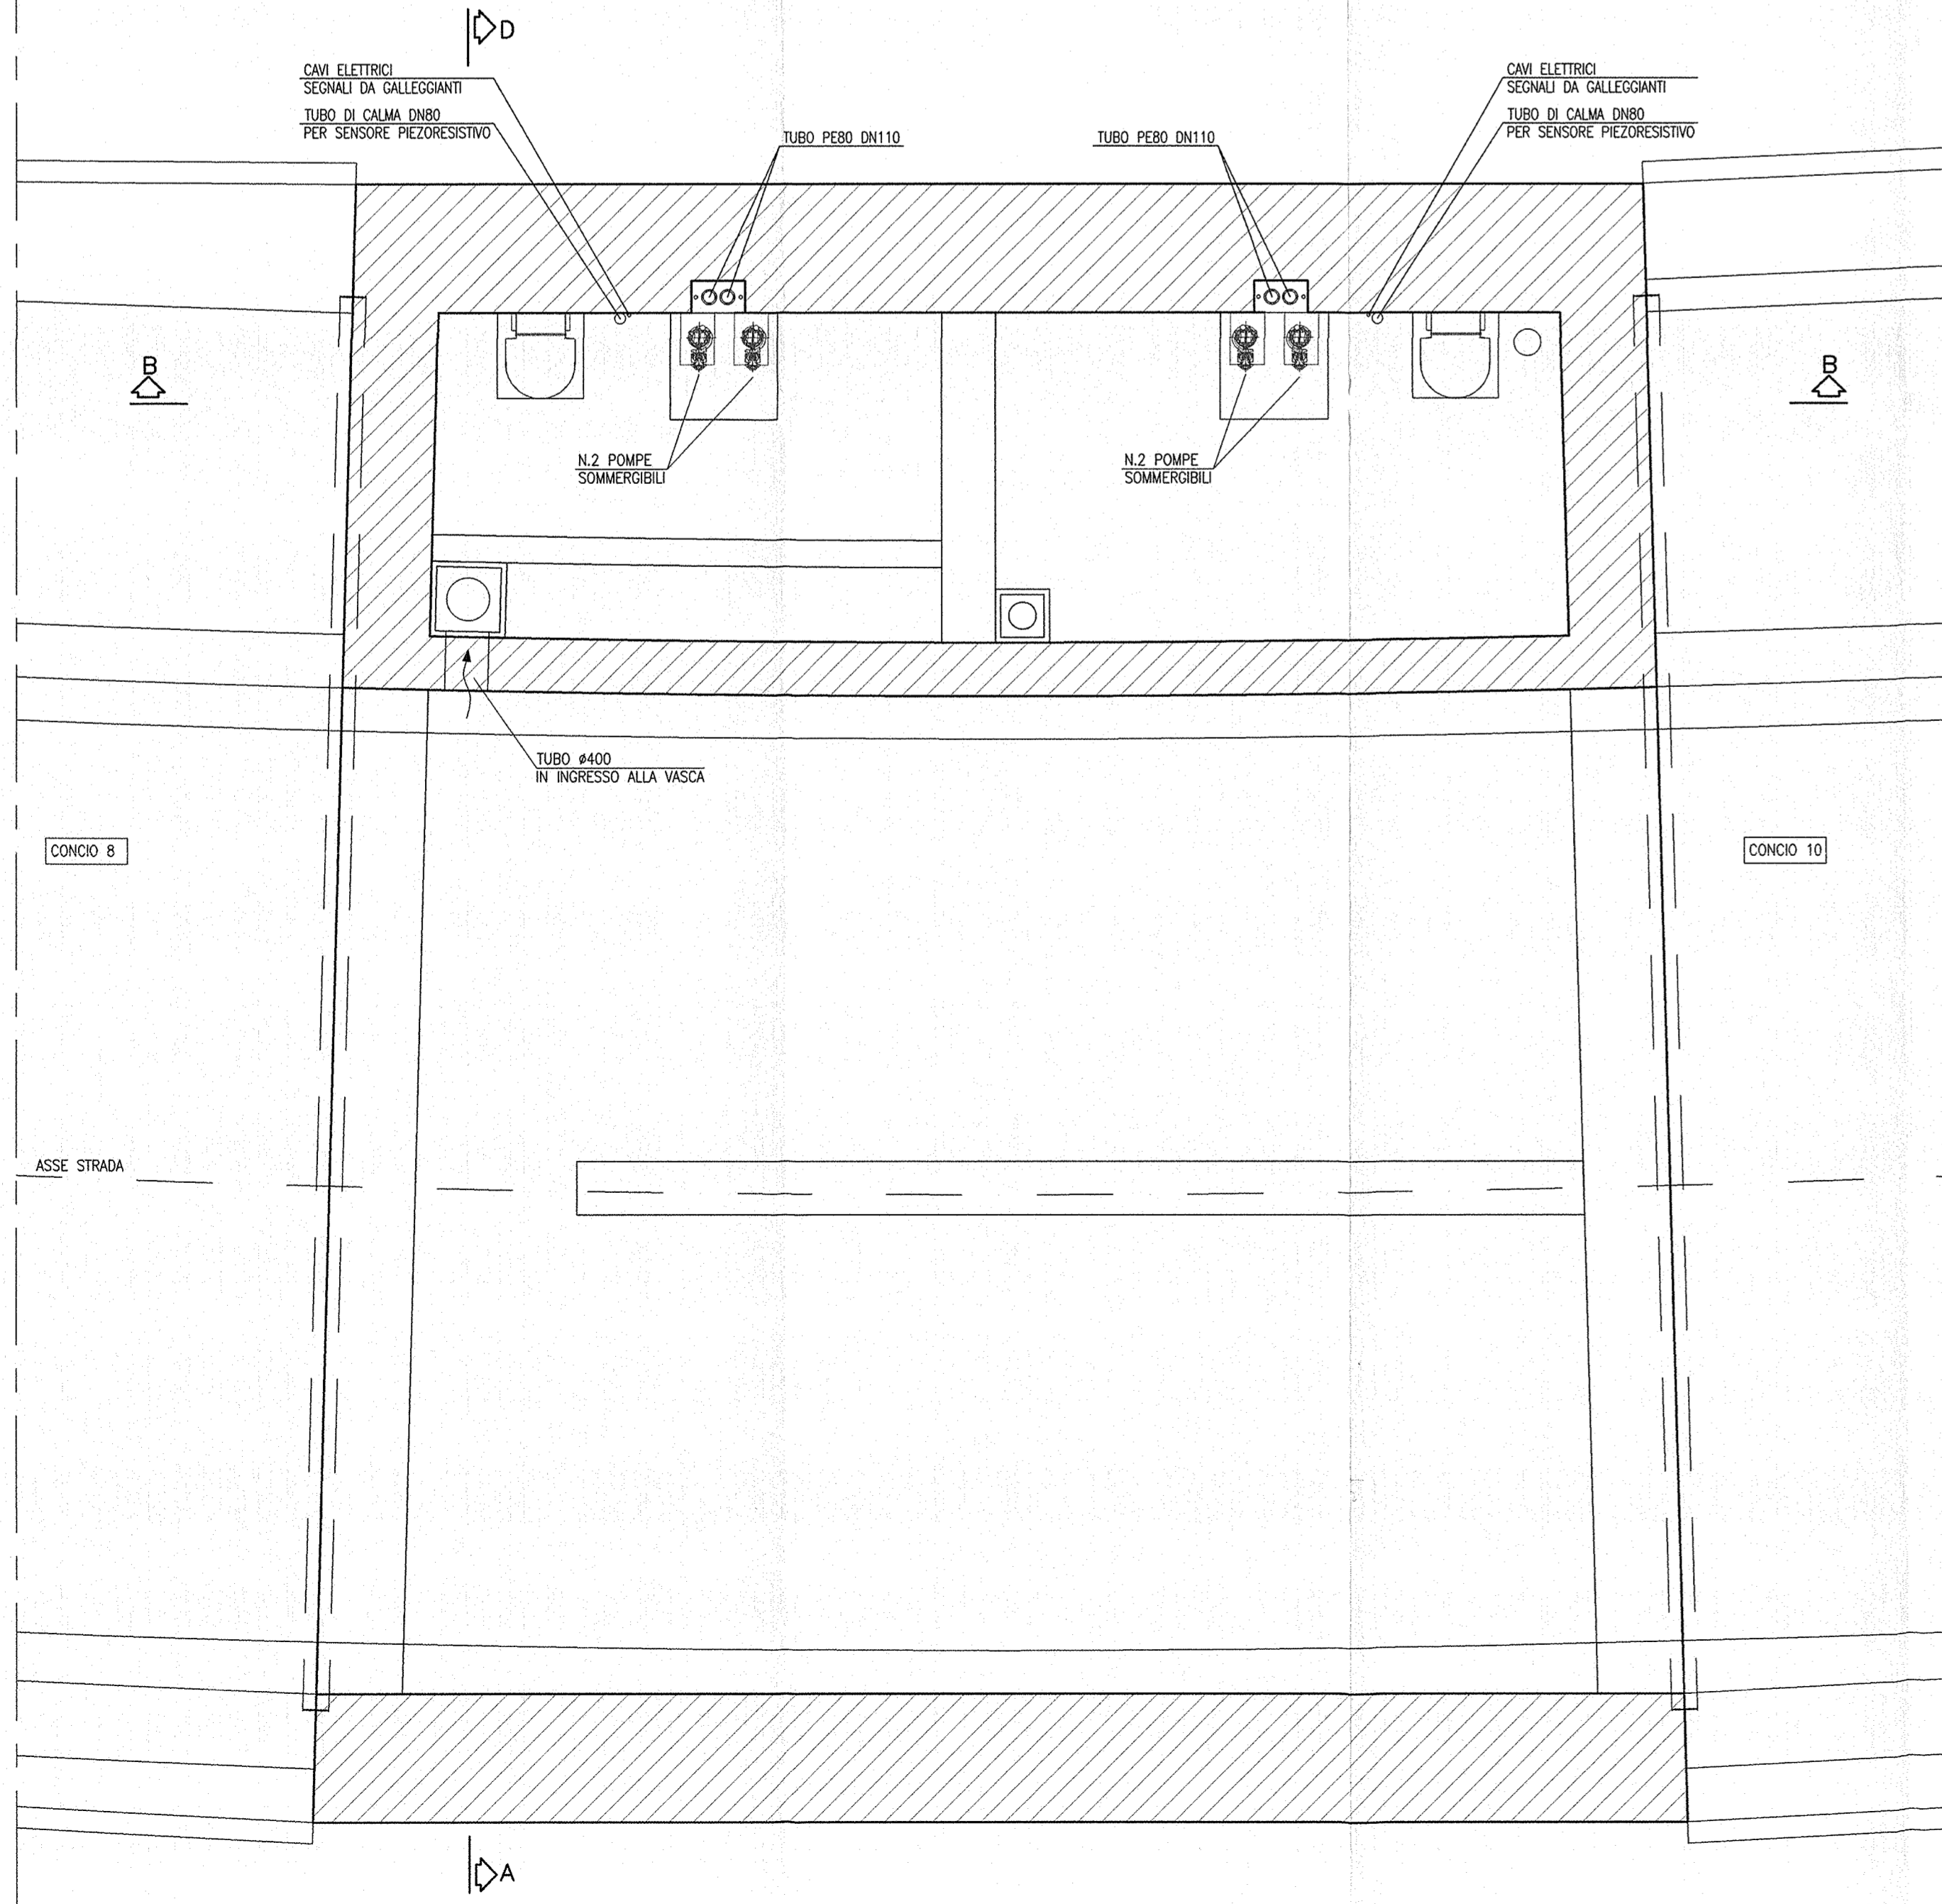


PARTICOLARE RECAPITO VASCHE DI PRIMA PIOGGIA  
SCALA 1:50

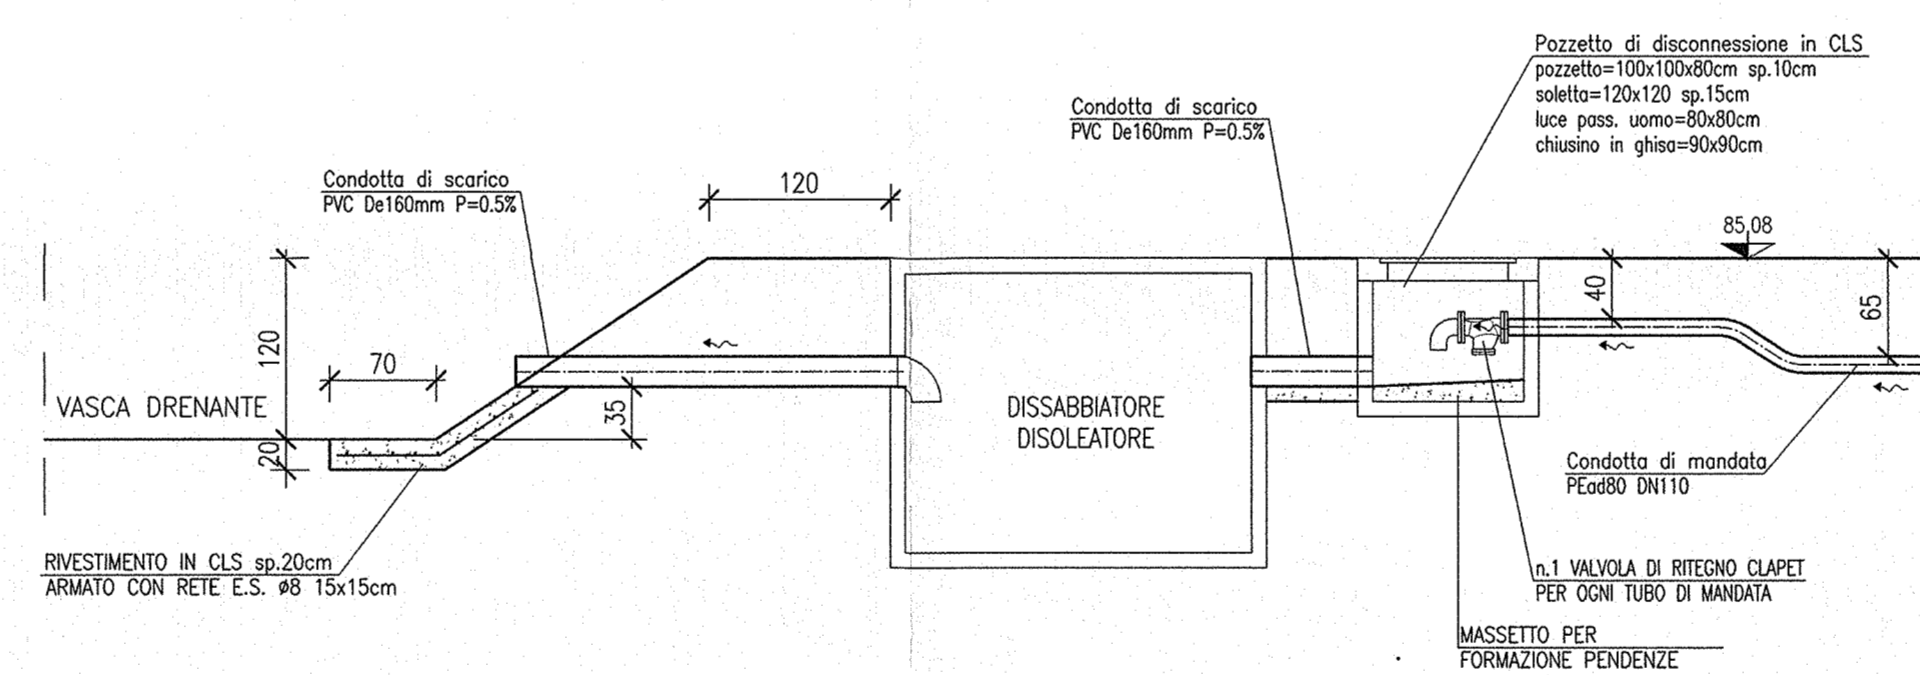


PARTICOLARE RECAPITO VASCHE DI SECONDA PIOGGIA  
SCALA 1:50

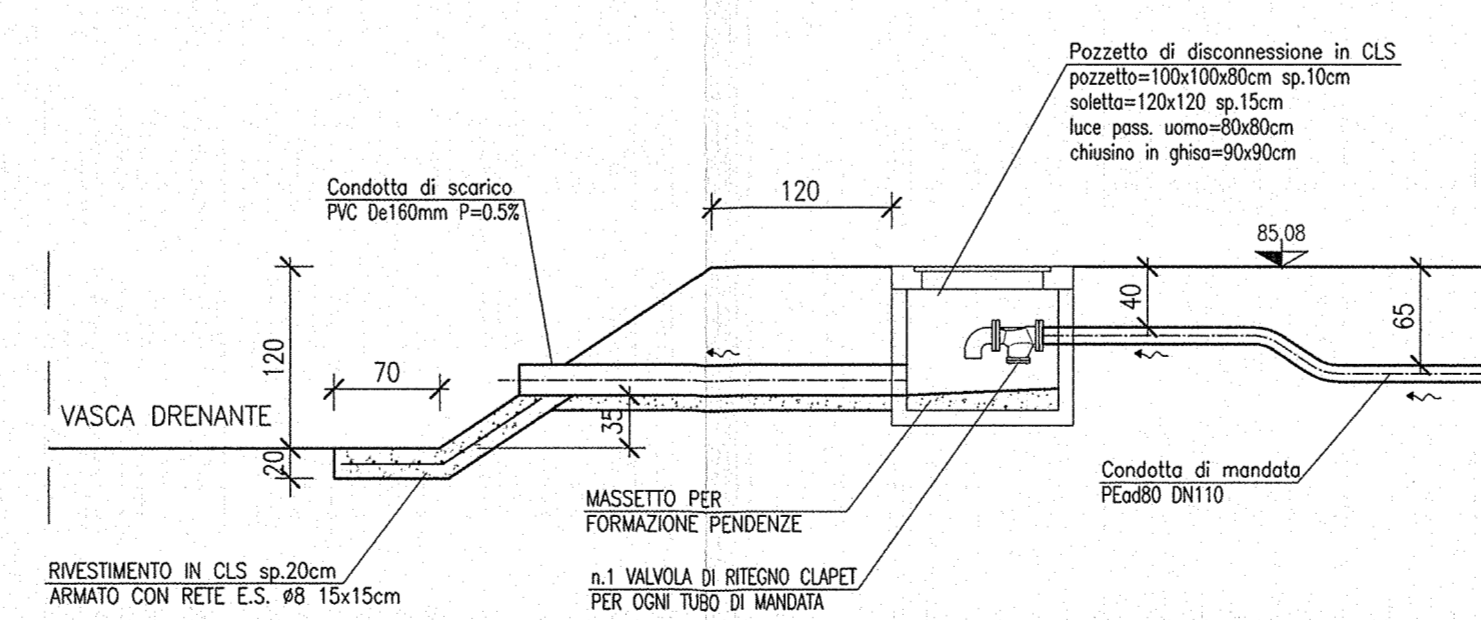


SEZIONE A-A  
SCALA 1:50

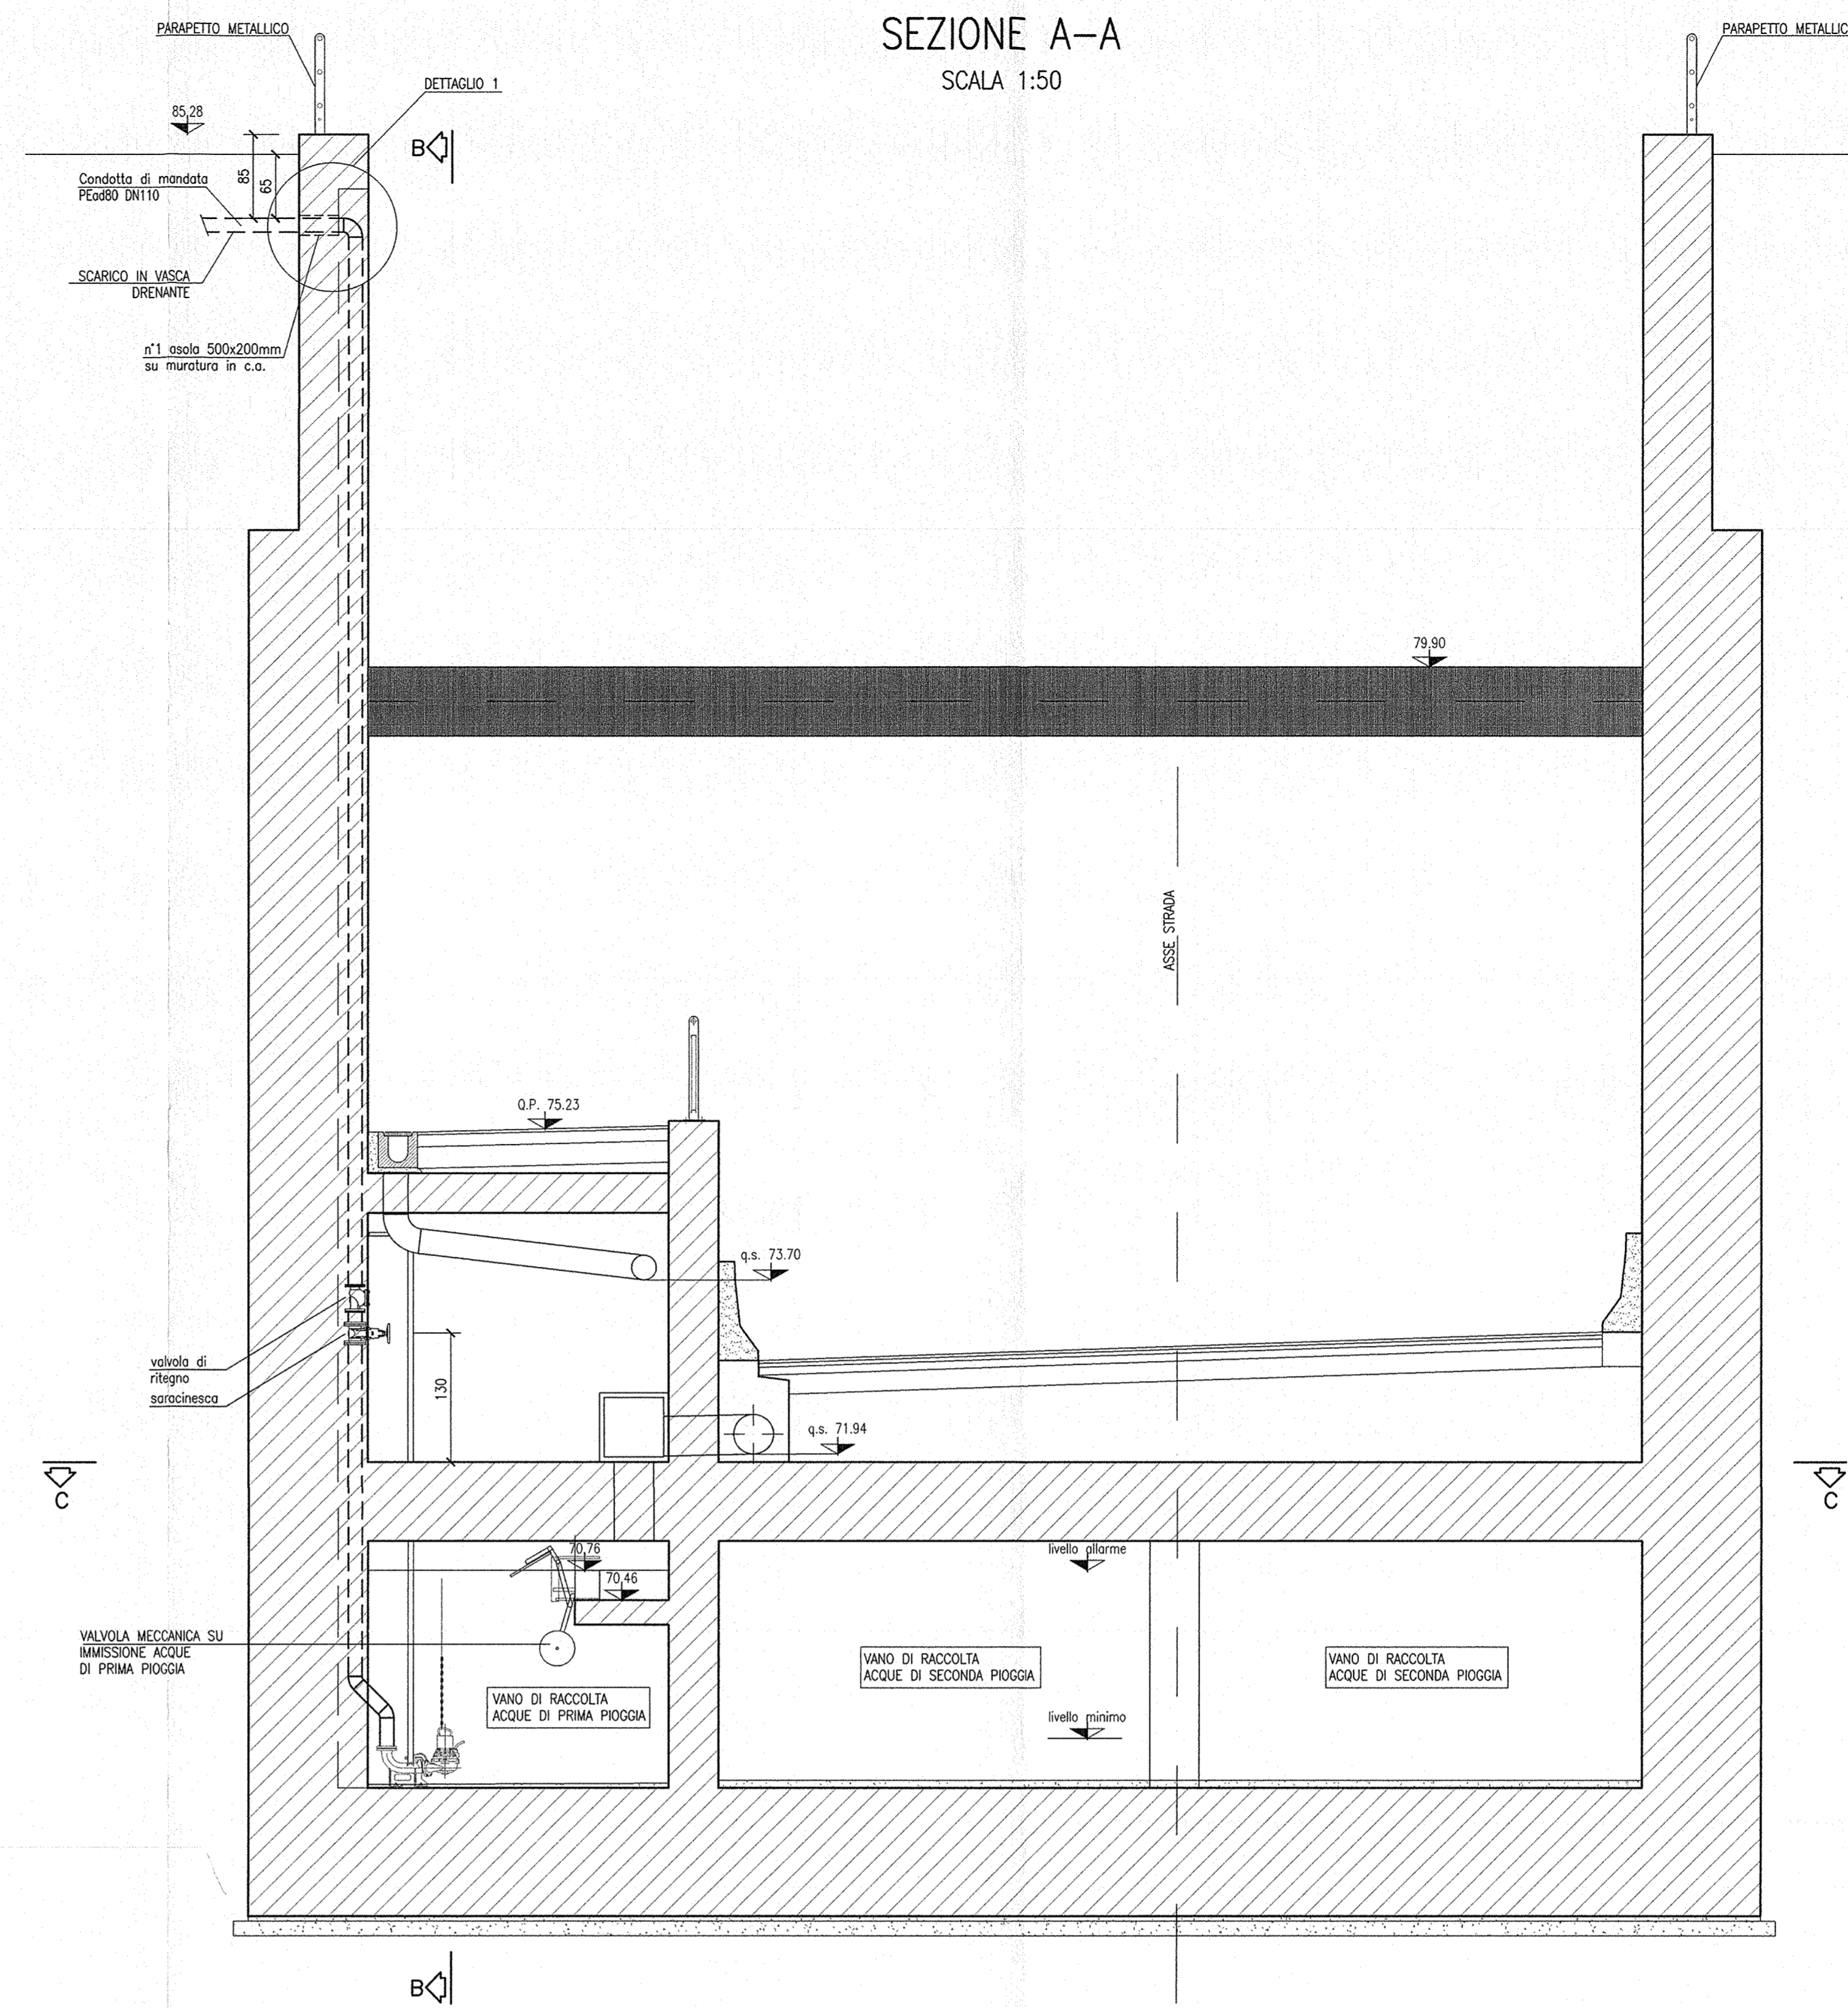

DETTAGLIO 1  
SCALA 1:25

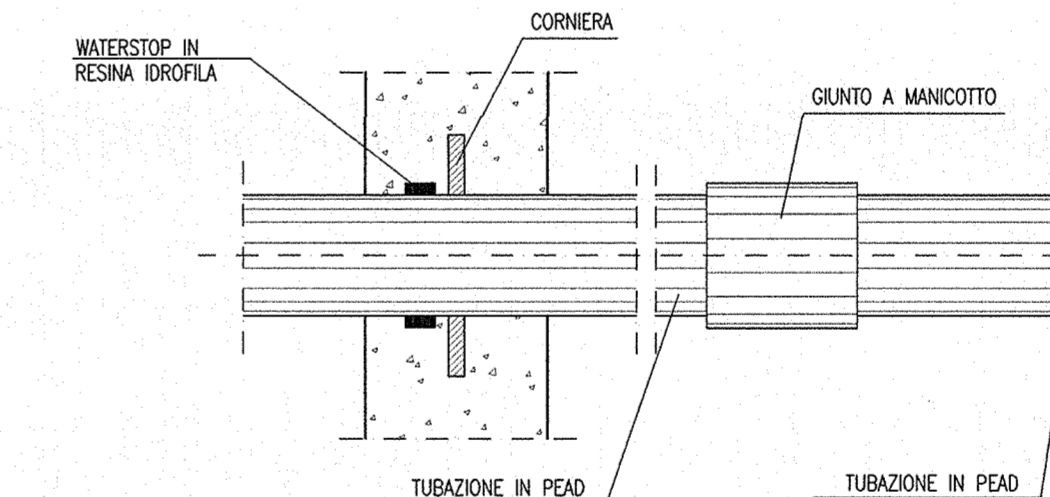

SEZIONE TIPO POSA CONDOTTA DI MANDATA  
SCALA 1:25

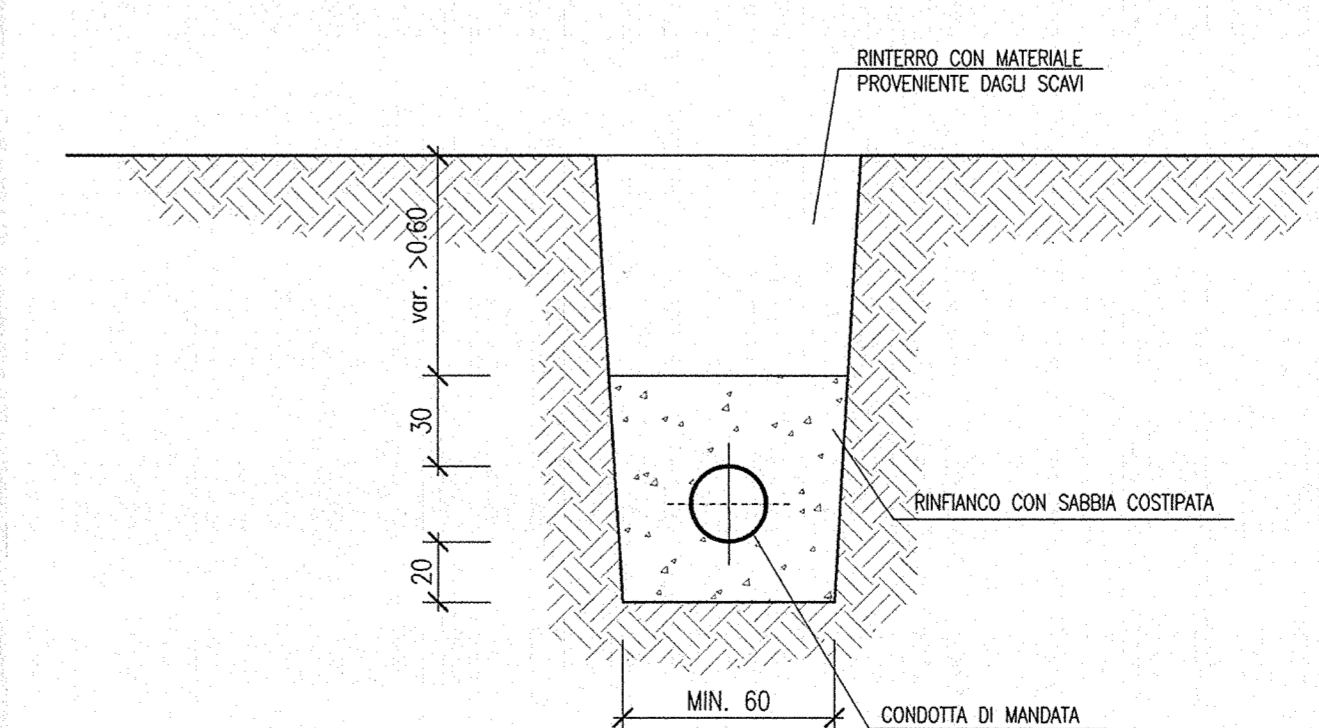

DEISEGNI DI RIFERIMENTO

DESCRIZIONE	CODICE
SL1 - RELAZIONE TECNICA GENERALE	NDI11E226R2110001
SL2 - PLANIMETRIA DI PROGETTO - Tav. 1	NDI11E226R2110002
SL3 - PLANIMETRIA DI PROGETTO - Tav. 2	NDI11E226R2110003
SL4 - PLANIMETRIA DELLA SEGNALICA E BARRERE DI SICUREZZA - Tav. 1	NDI11E226R2110004
SL5 - PLANIMETRIA DELLA SEGNALICA E BARRERE DI SICUREZZA - Tav. 2	NDI11E226R2110005
SL6 - PLANIMETRIA DI SMIANTAMENTO ACQUE DI PAVIMENTAZIONE	NDI11E226R2110006
SL7 - RELAZIONE GRAFICA	NDI11E226R2110007
SL8 - SEZIONI TIPO STRADALI	NDI11E226R2110008
SL9 - SEZIONI TIPO OPERE D'ARTE - Tav. 1	NDI11E226R2110009
SL10 - SEZIONI TIPO OPERE D'ARTE - Tav. 2	NDI11E226R2110010
SL11 - CARPENTERIA - PAVITA E SEZIONE LONGITUDINALE - Tav. 1	NDI11E226R2110011
SL12 - CARPENTERIA - PAVITA E SEZIONE LONGITUDINALE - Tav. 2	NDI11E226R2110012
SL13 - CARPENTERIA - PAVITA E SEZIONE LONGITUDINALE - Tav. 3	NDI11E226R2110013
SL14 - CARPENTERIA - PAVITA E SEZIONE LONGITUDINALE - Tav. 4	NDI11E226R2110014
SL15 - CARPENTERIA - SEZIONE LONGITUDINALE CORDO SINISTRO	NDI11E226R2110015
SL16 - CARPENTERIA - SEZIONE LONGITUDINALE CORDO DESTRO	NDI11E226R2110016
SL17 - CARPENTERIA - SEZIONI TRASVERSALI - Tav. 1	NDI11E226R2110017
SL18 - CARPENTERIA - SEZIONI TRASVERSALI - Tav. 2	NDI11E226R2110018
SL19 - CARPENTERIA - SEZIONI TRASVERSALI - Tav. 3	NDI11E226R2110019
SL20 - CARPENTERIA - SEZIONI TRASVERSALI - Tav. 4	NDI11E226R2110020
SL21 - CARPENTERIA - SEZIONI TRASVERSALI - Tav. 5	NDI11E226R2110021
SL22 - CARPENTERIA - SEZIONI TRASVERSALI - Tav. 6	NDI11E226R2110022
SL23 - CARPENTERIA - SEZIONI TRASVERSALI - Tav. 7	NDI11E226R2110023
SL24 - CARPENTERIA - SEZIONI TRASVERSALI - Tav. 8	NDI11E226R2110024
SL25 - CARPENTERIA - SEZIONI TRASVERSALI - Tav. 9	NDI11E226R2110025
SL26 - CARPENTERIA - VASCA DI SOLLEVAMENTO ACQUE - Tav. 1	NDI11E226R2110026
SL27 - CARPENTERIA - VASCA DI SOLLEVAMENTO ACQUE - Tav. 2	NDI11E226R2110027
SL28 - CARPENTERIA - SFONE CANALI DI SOMMARIACQUAZIONE - PAVITA E SEZIONE LONGITUDINALE	NDI11E226R2110028
SL29 - CARPENTERIA - SFONE CANALI DI SOMMARIACQUAZIONE - SEZIONI TRASVERSALI	NDI11E226R2110029
SL30 - PAVITA PAVITA MARMI	NDI11E226R2110030
SL31 - RELAZIONE DIMENSIONAMENTO ALLUMINATI	NDI11E226R2110031
SL32 - RELAZIONE DIMENSIONAMENTO DELLE LINEE E DELLE APPARECCHIATURE ELETTRICHE	NDI11E226R2110032
SL33 - SCHEMA UNIFILARE QUADRO GENERALE UTENZE	NDI11E226R2110033
SL34 - SCHEMA UNIFILARE QUADRO COMPLETO GRUPPO POMPE	NDI11E226R2110034
SL35 - SCHEMA UNIFILARE QUADRO ILLUMINAZIONE	NDI11E226R2110035

LEGENDA

- VASCA DI RACCOLTA A SFERA, COPRO IN GHISA, SFERA IN ALLUMINIO RIVESTITA IN GOMMA E QUARZAZIONE IN GOMMA NATURALE. SPORTELLO D'ISPEZIONE PER INTERNO E MANUTENZIONE.
- SARACINESCA CON CORPO, CUNEI, CAPELLI, PREINTORPIA E VOLANTINO IN GHISA, ANELLI DI TORNITA IN CIL, CORPO INTERNO IN BRONZO.
- SENSORE DI LIVELLO PREZIOSESTIVO A PRESSIONE EROSTATICA
- CONTINUA DI MONITORAGGIO E PROTEZIONE POMPE ALL'INTERNO DEL QUADRO POMPE IMPOSTAZIONE DELLE SOGLIE DI LIVELLO ALARME AVVO-ARRESTO DELLE POMPE.
- POMPA SOMMERGIBILE PER SOLLEVAMENTO ACQUE DA SOTTOPASSO. Q=10/5 m=17.5m. P=1.5kW/1.5m. Isolatore P.
- TUBAZIONE DI MANDATA INTERNO VASCA - P=60
- SCHEMI DI SEGNALAZIONE POMPE 1-2-3-4 CON CIRCUITO ELETTRICO PER PRESSIONI CAVI DA SENSORE DI LIVELLO E GALLEGGIANTE.
- REGOLATORE DI LIVELLO A TERZA CAMERA STAGNA IN POLIPROPILENE. FUNZIONAMENTO DI EMERGENZA LIVELLO DI MIN-VAL IN CUI IL CASCIO DEL SENSORE PREZIOSESTIVO.

COMMITTEE:  
 **RFI**  
RETE FERROVIARIA ITALIANA  
GRUPPO FERROVIE DELLO STATO

ALTA SOVRIGLIANZA:  
 **ITALFERR**  
GRUPPO FERROVIE DELLO STATO

GENERAL CONTRACTOR:  
 **Cepav due**  
Consorzio ENI per l'Alta Velocità

INFRASTRUTTURE FERROVIARIE STRATEGICHE DEFINITE DALLA LEGGE OBIETTIVO N. 443/01

LINEA A.V. /A.C. TORINO - VENEZIA Tratta MILANO - VERONA  
Lotto funzionale Brescia-Verona  
PROGETTO ESECUTIVO  
SLZ1 - SOTTOVIA S.C. VIA RAMPÀ PK 149+808,702  
PARTICOLARI IMPIANTO DI SOLLEVAMENTO ACQUE

GENERAL CONTRACTOR	Consorzio <b>Cepav due</b>		DIRETTORE LAVORI	Valido per Costruzione		SCALA:	VARIE
COMMISSIONE	LOTTO	FASE	ENTE	TIPO DOC.	OPERA/DISCIPLINA	PROG.	REV.
INOR	11	E	E2	BZ	SLZ1C9	001	A
PROGETTAZIONE							
Rev.	Descrizione	Autore	Data	Verificato	Data		
A	EMMISSIONE	M. G.	20/11/18	A. S.	20/11/18		
B							
C							
CHG. 751447336A Progetto collaborato dalla Unione Tempore File: I:\N\11E226R2110001A_01.dwg CIP: 8919100000008							