




PIANO INTERRATO

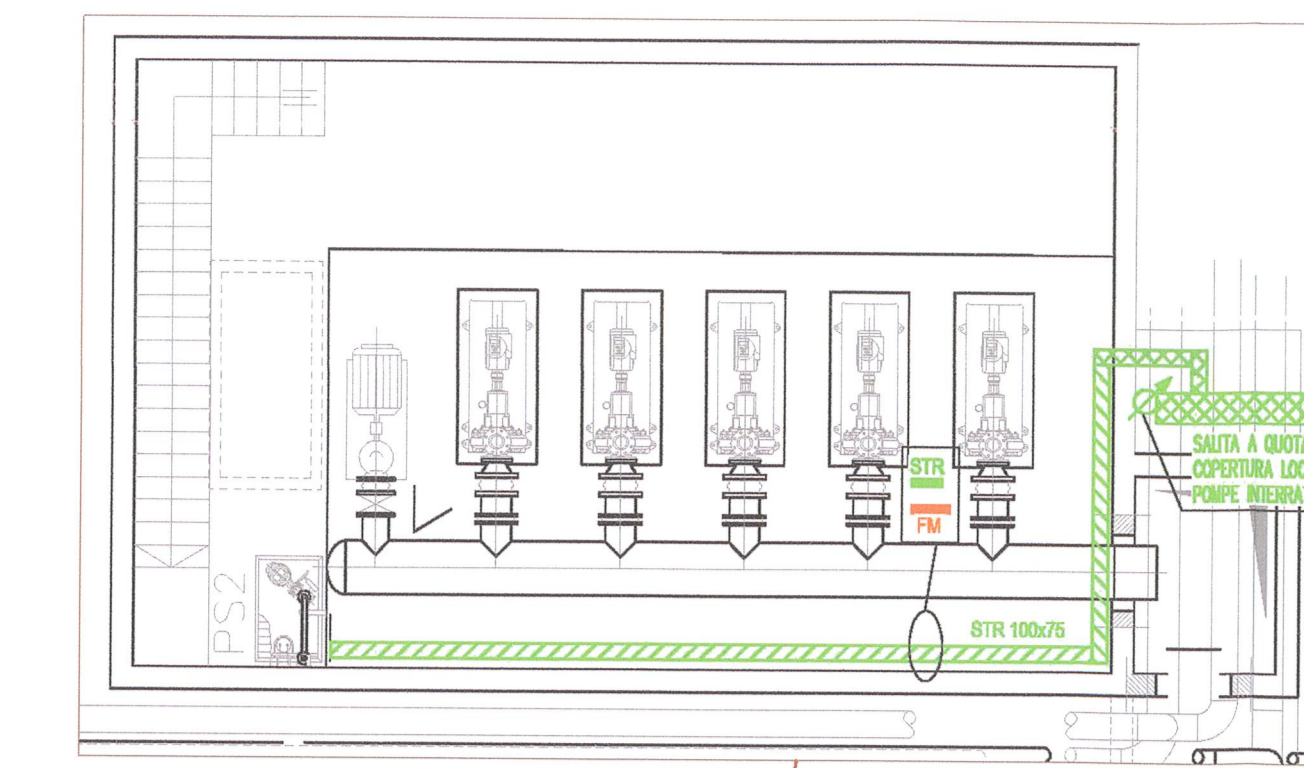

PIANO PRIMO

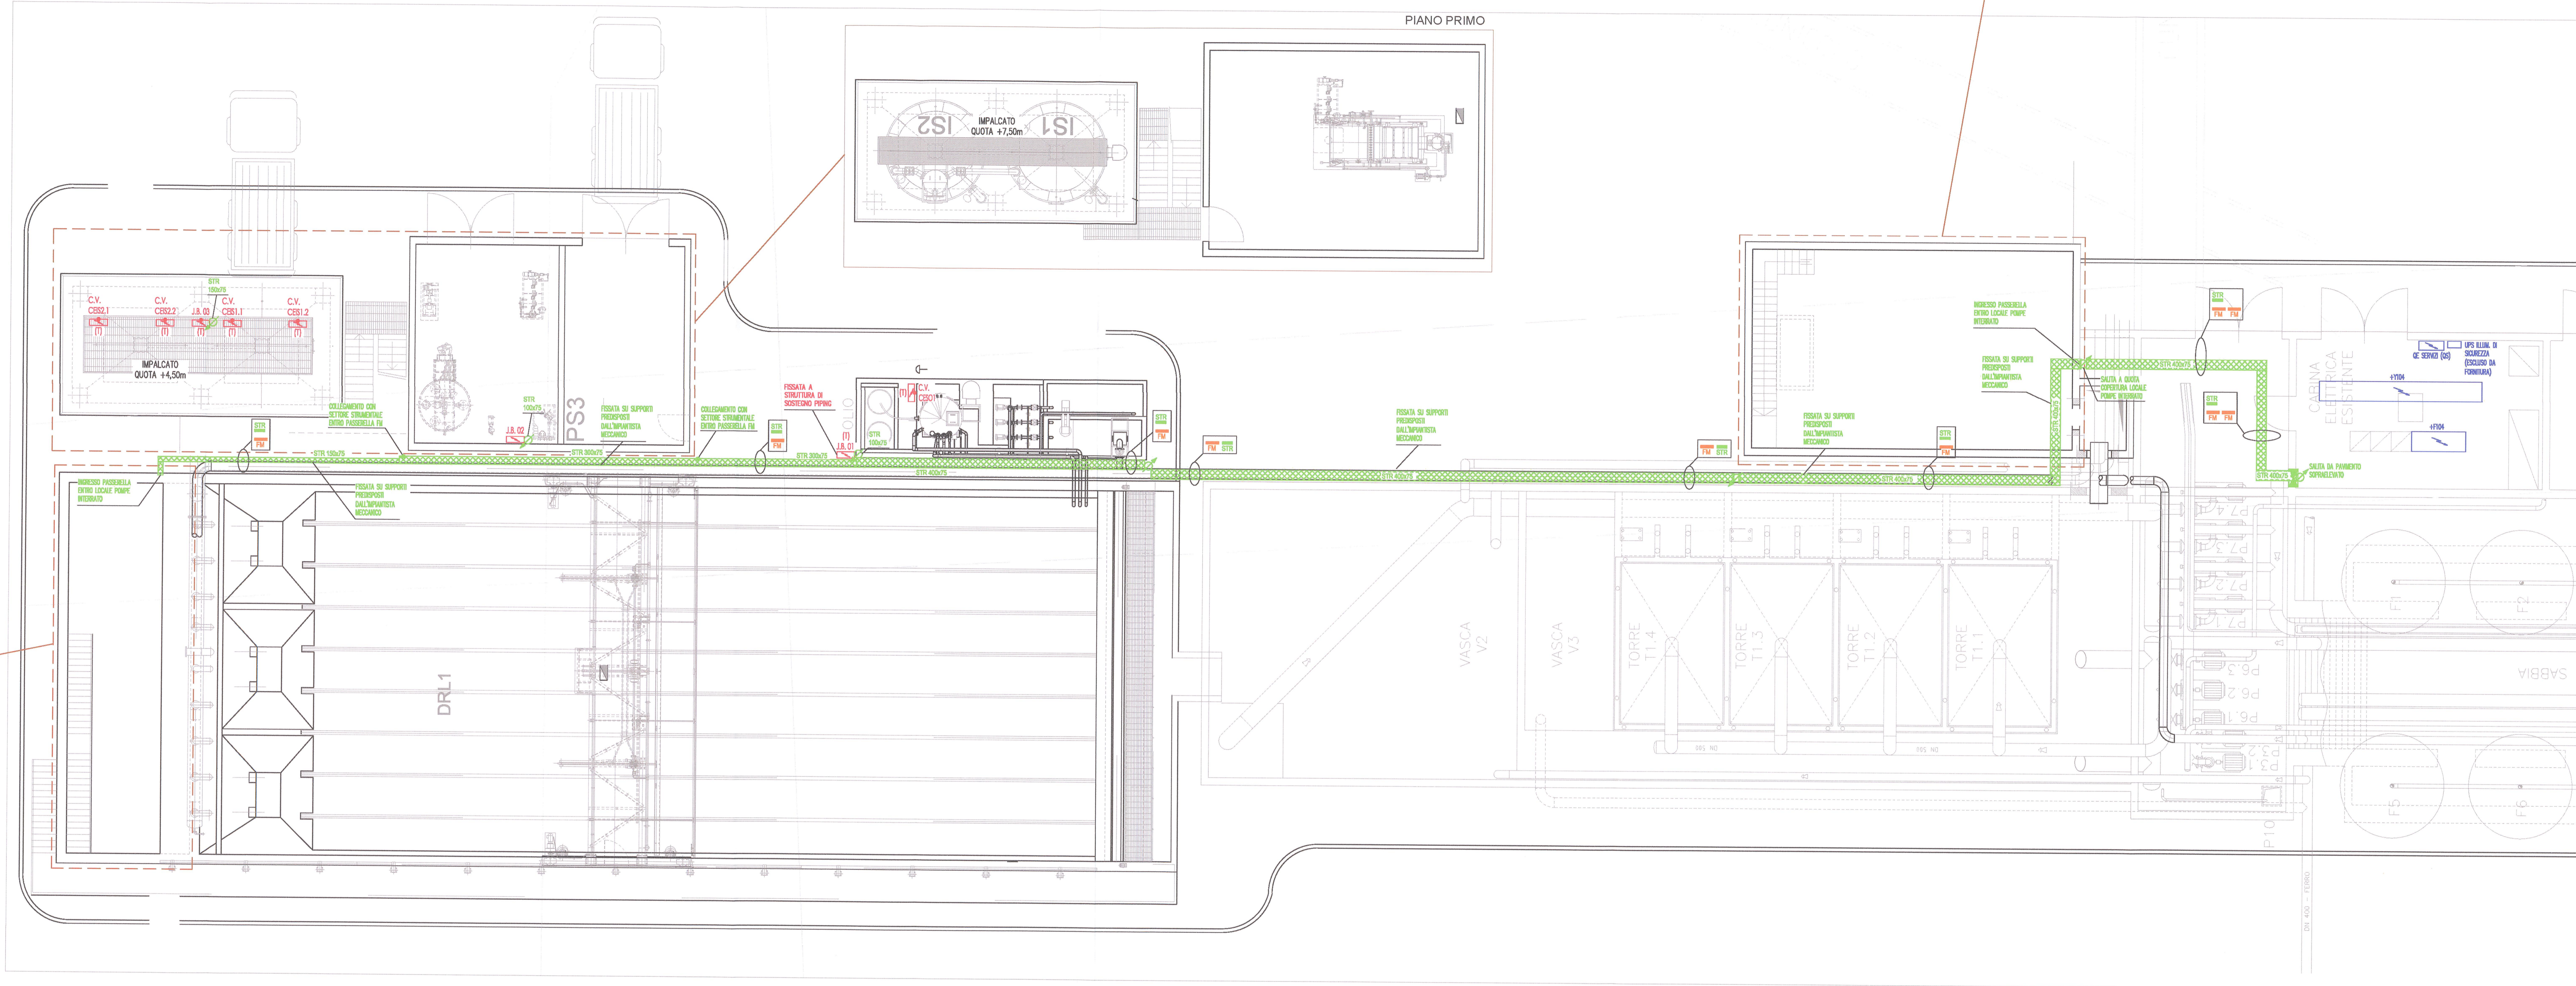

PIANO INTERRATO

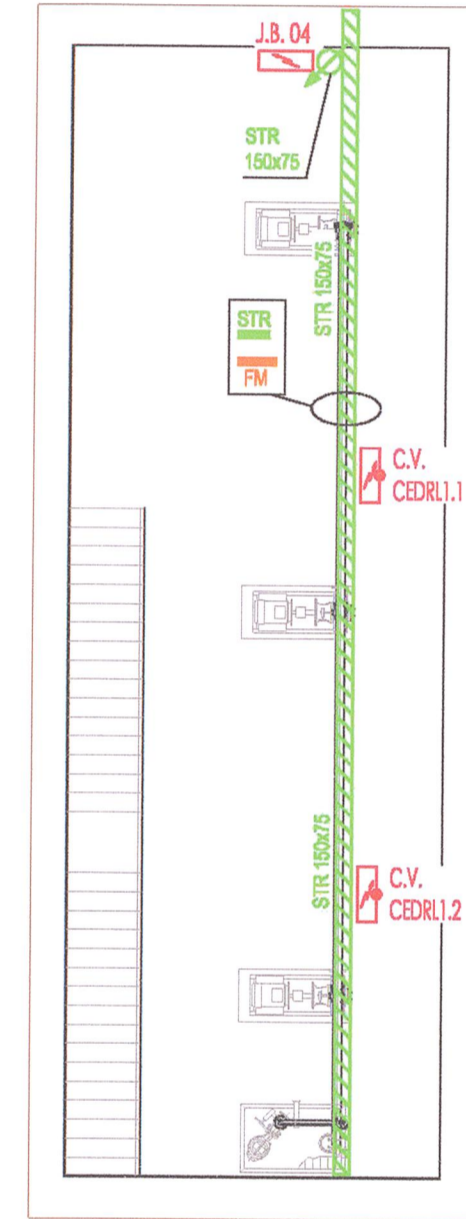

NOTE GENERALI:
 -LA POSIZIONE DELLE JUNCTION BOX E DELLE CASSETTE VALVOLE DOVRA' ESSERE VERIFICATA IN FASE COSTRUTTIVA CON LA DIREZIONE LAVORI
 -GLI IMPIANTI SARANNO REALIZZATI CON TUBAZIONI TIPO CONDUIT IN ACCIAIO ZINCATO IN ESECUZIONE A VISTA.

LEGENDA SIMBOLI	
SIMBOLO	DESCRIZIONE
	CASSETTA VALVOLE/JUNCTION BOX, SIMBOLO GENERALE.
	CASSETTA VALVOLE/JUNCTION BOX COMPLETA DI TETTOGGIO DI PROTEZIONE IN ACCIAIO ZINCATO.
	PASSERELLA ASOLATA IN F4/24 SENZONIR, DI VARE DIMENSIONI, PER DORSALI IMPIANTI STRUMENTALI, OGGETTO DI ALTRO APPALTO.
	PASSERELLA ASOLATA IN ACCIAIO BREVETTO DI ZINCO-MAGNESIO-ALLUMINIO MEDIANTE ZINCATURA A CALDO, DI VARE DIMENSIONI, PER DORSALI IMPIANTI STRUMENTALI, OGGETTO DI ALTRO APPALTO.
	SAUTA/DIODESA SIMBOLO GENERALE.
	BARRIERA ANTIFAMMA.

COMMITTENTE: **RFI** RETE FERROVIARIA ITALIANA GRUPPO FERROVIE DELLO STATO

ALTA SORVEGLIANZA: **ITALFERR** GRUPPO FERROVIE DELLO STATO

GENERAL CONTRACTOR: **Cepav due** Consorzio ENI per l'Alta Velocità

INFRASTRUTTURE FERROVIARIE STRATEGICHE DEFINITE DALLA LEGGE OBIETTIVO N. 443/01

LINEA A.V. /A.C. TORINO - VENEZIA Tratta MILANO - VERONA
 Lotto funzionale Brescia-Verona
 PROGETTO ESECUTIVO

OV15 - MODIFICHE PIAZZALE FERALPI
 IMPIANTI PER VASCA TRATTAMENTO ACQUE
 IMPIANTO ELETTRICO
 Planimetria posizionamento cassette valvole e Junction box strumentali

GENERAL CONTRACTOR: **Cepav due** Consorzio ENI per l'Alta Velocità
 DIRETTORE LAVORI: **Consorzio Cepav due**
 Valore per Contrattazione: **11.000.000,00** €
 Data: **05/01/2018**

SCALA: **1:100**

COMMESSA LOTTO FASE ENTE TIPO DOC. OPERA/DISCIPLINA PROG. REV.
INOR 11 E E2 PA OV15D0 003 A

PROGETTAZIONE:
 Rev. Descrizione Data Verifica Data
 A EMISSIONE 24/09/18
 B
 C

CGI 751447354A
 Stampato con il servizio di pialtaggio in p.A.
 File: INOR11E2PAOV15D0003A.dwg
 CUP: F81F1000000000