





Prospetto Principale

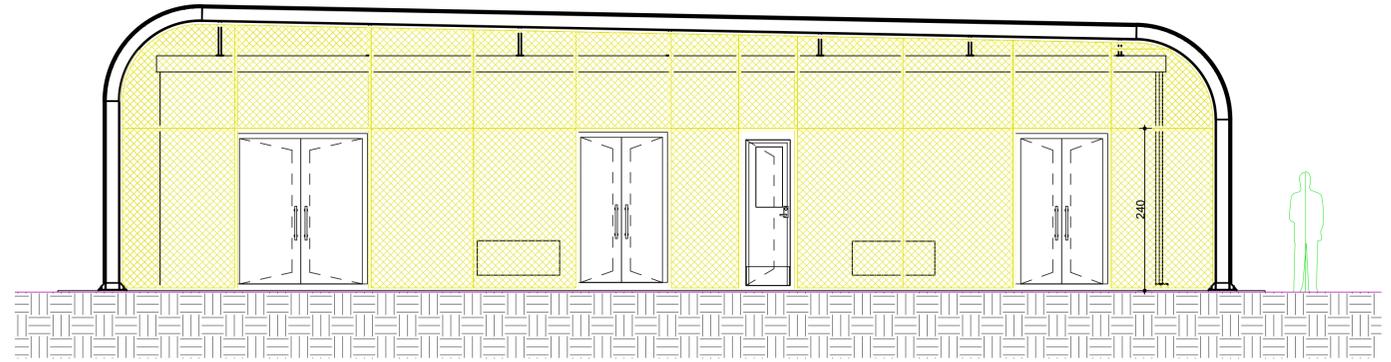

Sezione A-A

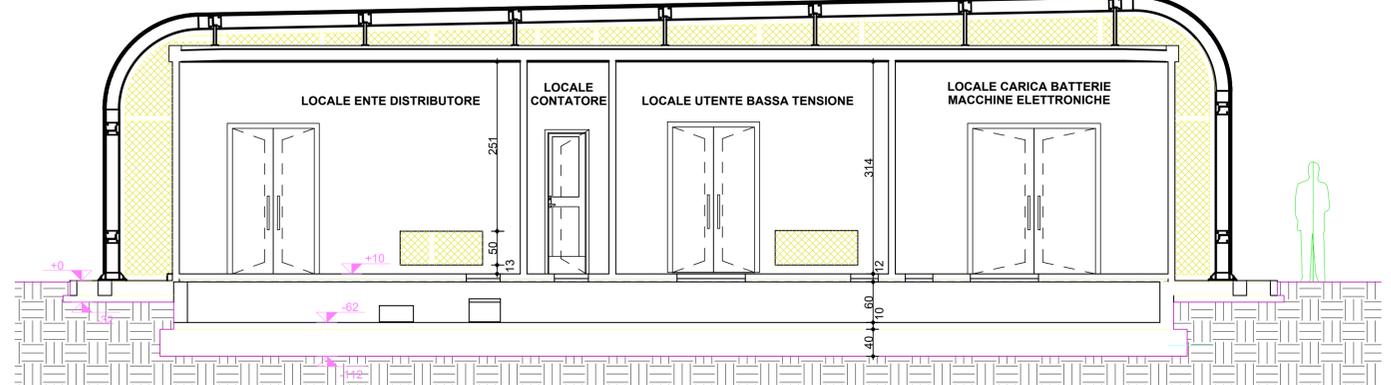



Sezione A-B

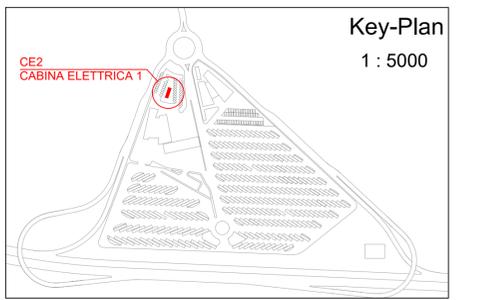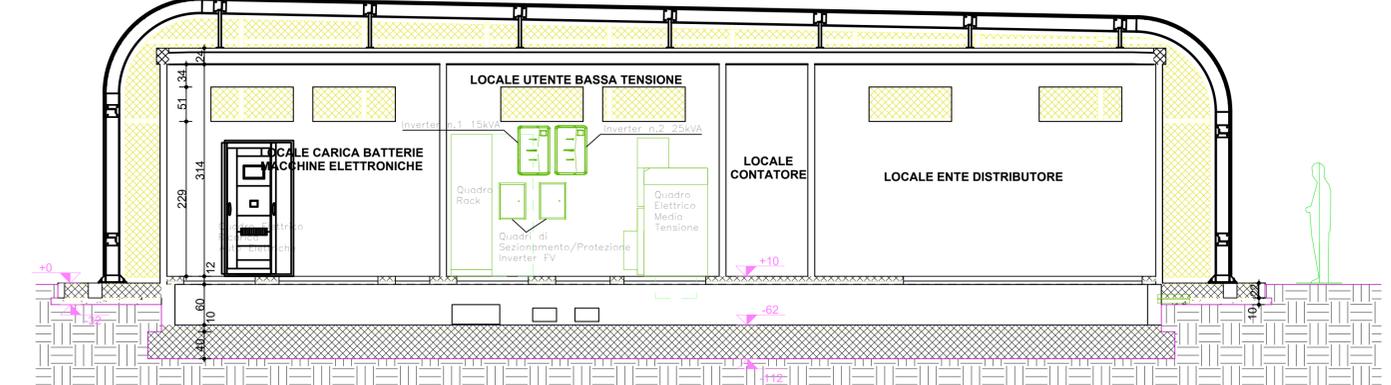

LEGENDA

E	Estintore portatile a polvere polivalente da 6 kg staffato a parete e segnalato mediante apposita cartellonistica verticale, omologato ed avente capacità estinguente di 34A-144B-C
E_{CO2}	Estintore portatile a CO2 da 5 kg staffato a parete e segnalato mediante apposita cartellonistica verticale, omologato ed avente capacità estinguente di 80B-C
	Rivelatore ottico di fumo da installarsi a soffitto.
P.A.	Pulsante con vetro a frangere di tipo analogico singolarmente indirizzabile per segnalazione manuale di "allarme incendio".
PSG	Pulsanti di sgancio energia elettrica: 1 - QE MT 2 - QE fabbricato OKGOL 3 - QE Carburanti e Casse 4 - QE P.V. Carburanti e Casse 5 - QE GEN fabbricato PCC e Direzione d'Esercizio

Sezione A-C

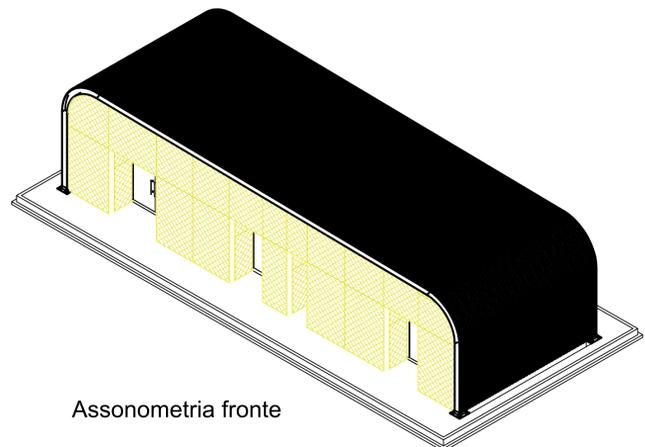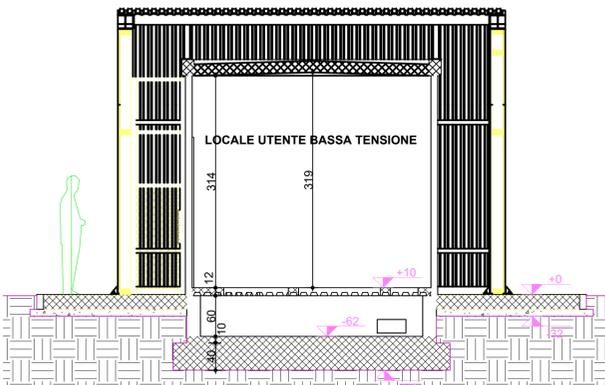

Assonometria fronte

NUOVA LINEA TORINO LIONE - NOUVELLE LIGNE LYON TURIN
PARTE COMUNE ITALO-FRANCESE - PARTIE COMMUNE FRANCO-ITALIENNE

LOTTO COSTRUTTIVO 1 / LOT DE CONSTRUCTION 1
CANTIERE OPERATIVO 02C / CHANTIER DE CONSTRUCTION 02C
RILOCALIZZAZIONE DELL'AUTOPORTO DI SUSA
DEPLACEMENT DE L'AUTOPORTE DE SUSE
PROGETTO ESECUTIVO - ETUDES D'EXECUTION
CUP C11J05000030001 - CIG 682325367F

ELABORATI GENERALI
ALLEGATO 5 - Valutazione del progetto antincendio
Piante e sezioni

Indice	Data / Data	Modificazioni / Modifiche	Elaborati per / Concepiti da	Verificati per / Controllati da	Autore per / Autorizzato da
0	30/04/2018	Prima emissione Premiere diffusion	G. FORTE (STUDIO FORTE)	A. LOVISIOLI (MUSINET ENG.)	C. GIOVANNETTI (MUSINET ENG.)

1	0	2	C	C	1	6	1	6	7	F	A	A	0	0	G
---	---	---	---	---	---	---	---	---	---	---	---	---	---	---	---

E	I	M	P	L	1	5	2	7	0
---	---	---	---	---	---	---	---	---	---

INTEGRAZIONE PRESTAZIONE SPECIALISTICHE / INTEGRATION SPECIALISTE

Dist. Ing. Giuseppe FORTE
 Auto. n. 845
 N° A.052

SCALA / ECHELLE

1:5000

IL PROGETTISTALE DESIGNER

Dist. Arch. Carmelo GIOVANNETTI
 Auto. n. 2736
 N° A.052

L'APPALTATORE / ENTREPRENEUR

IL DIRETTORE DEI LAVORI / MAITRE D'OEUVRE