



SEZIONE CORRENTE FUNZIONALE

SCALA 1:50

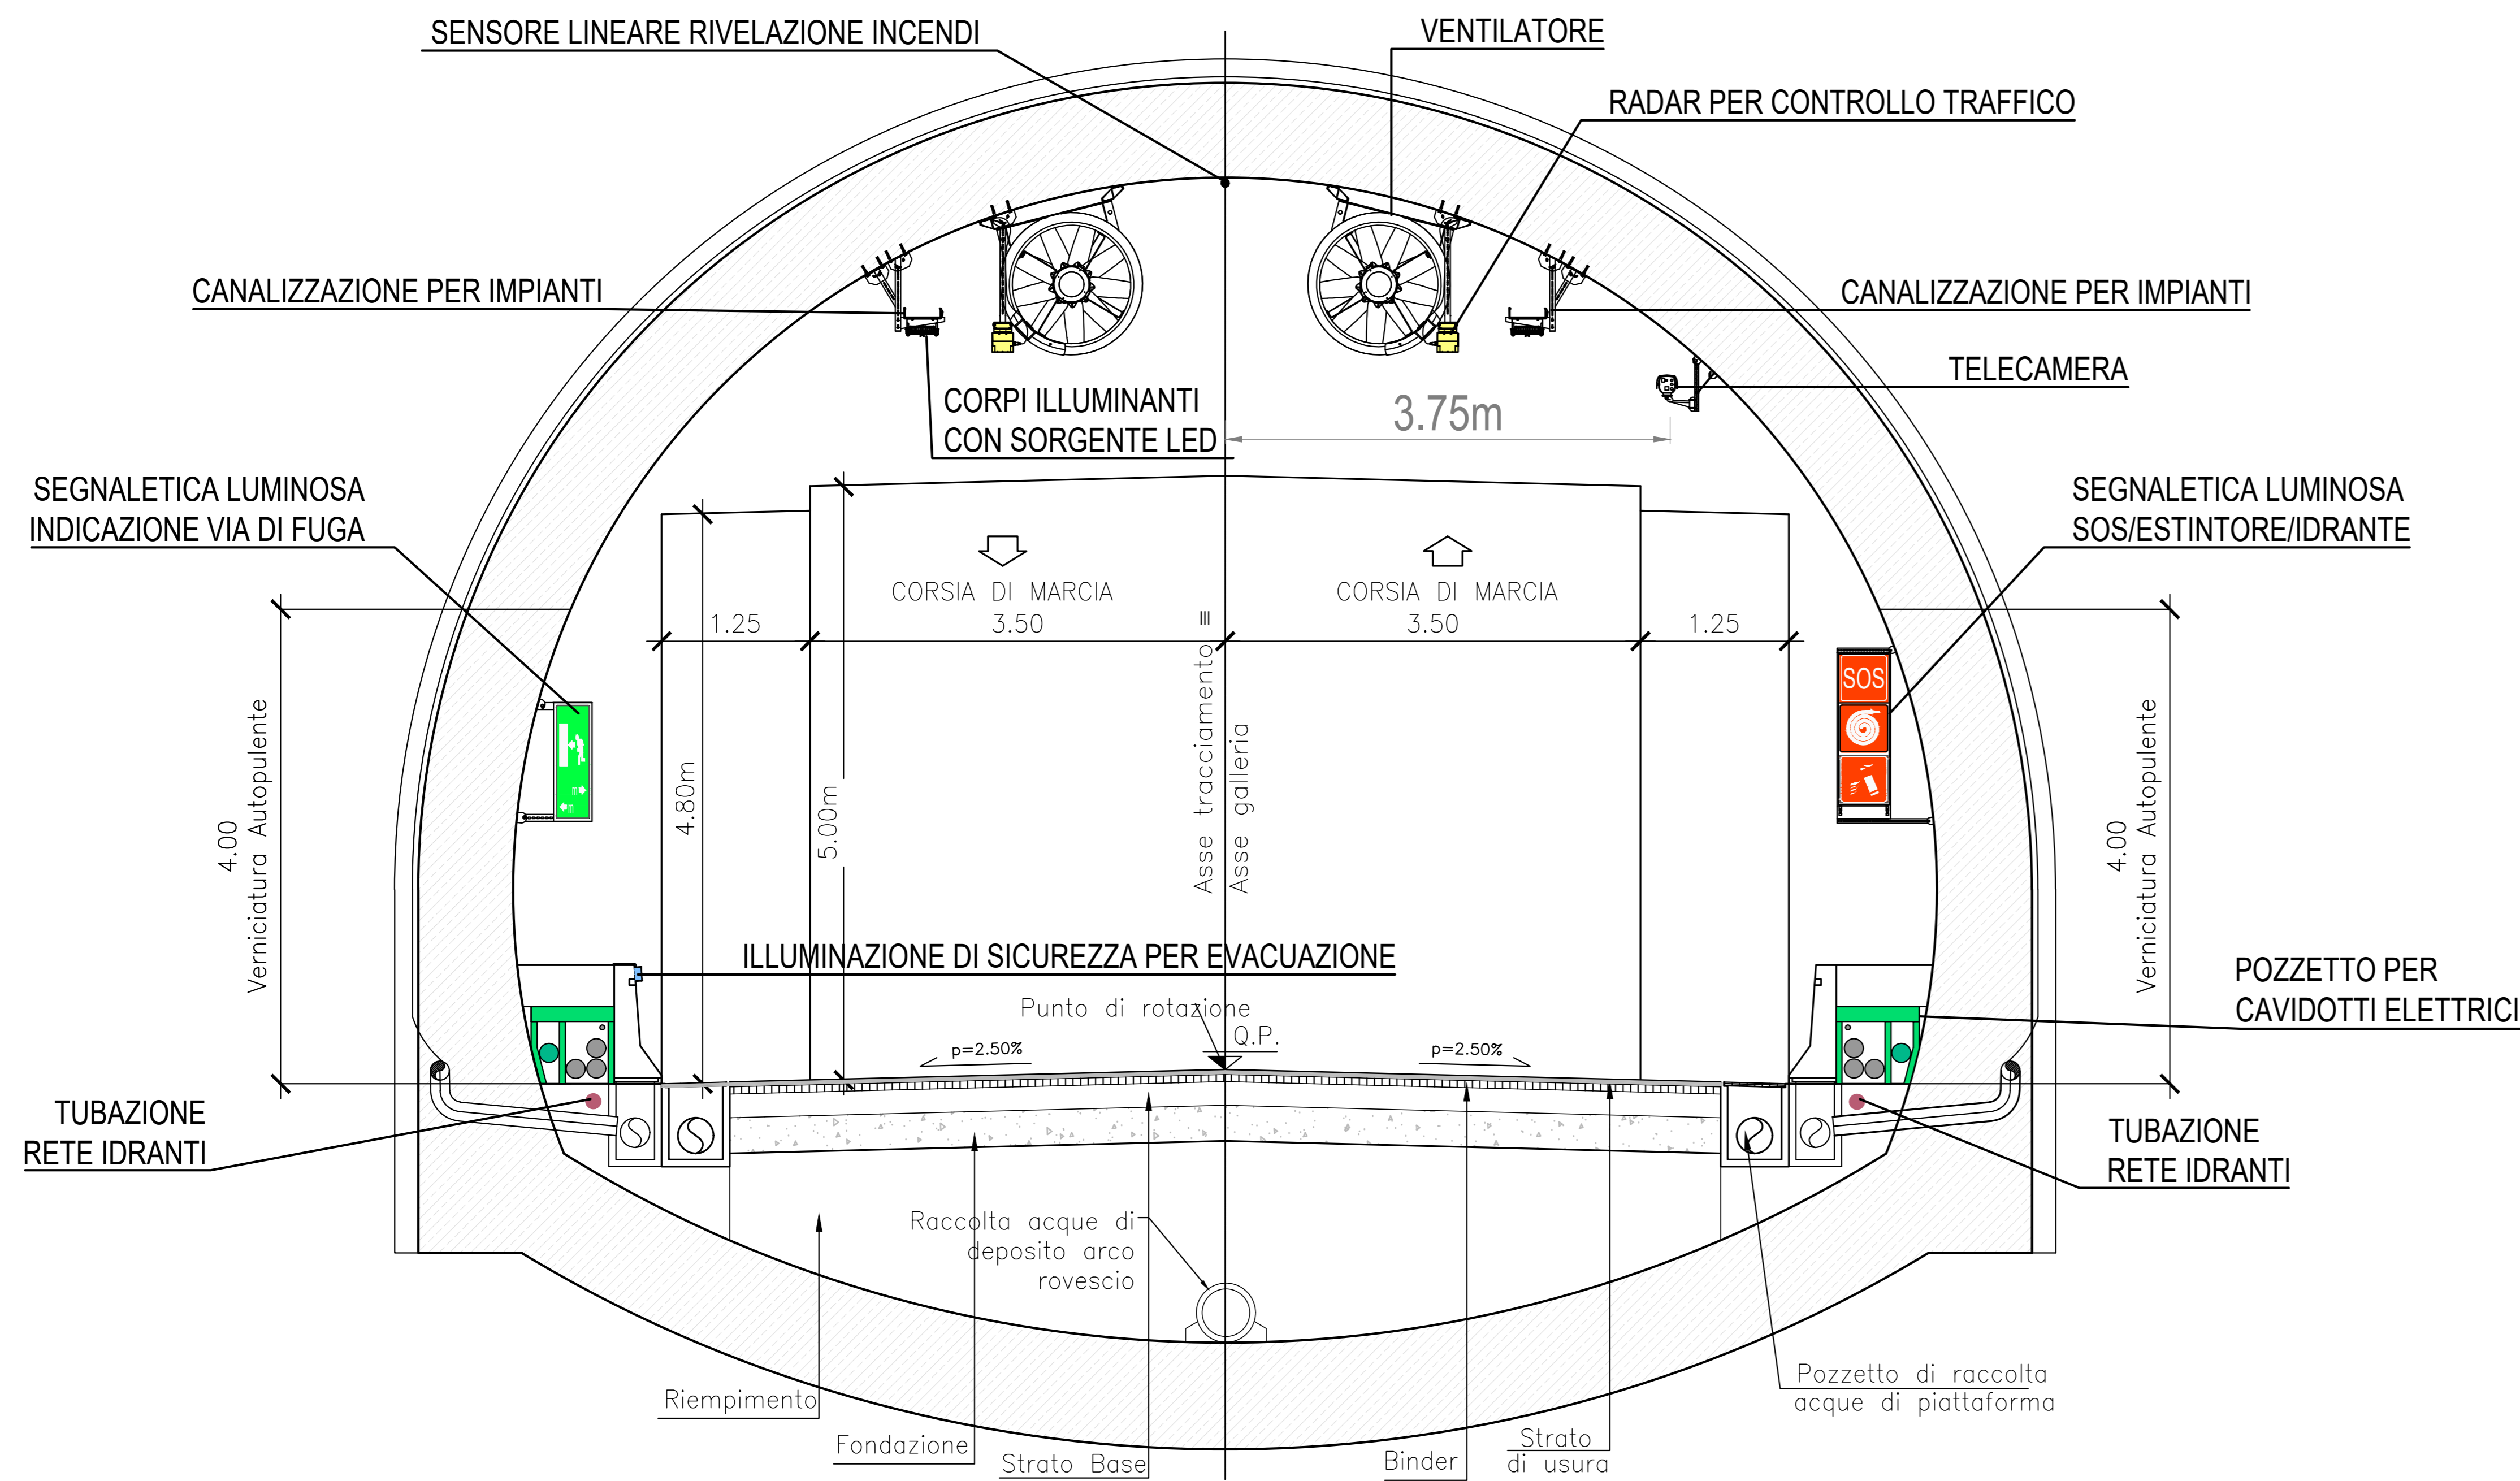

SEZIONE FUNZIONALE

SCALA 1:50

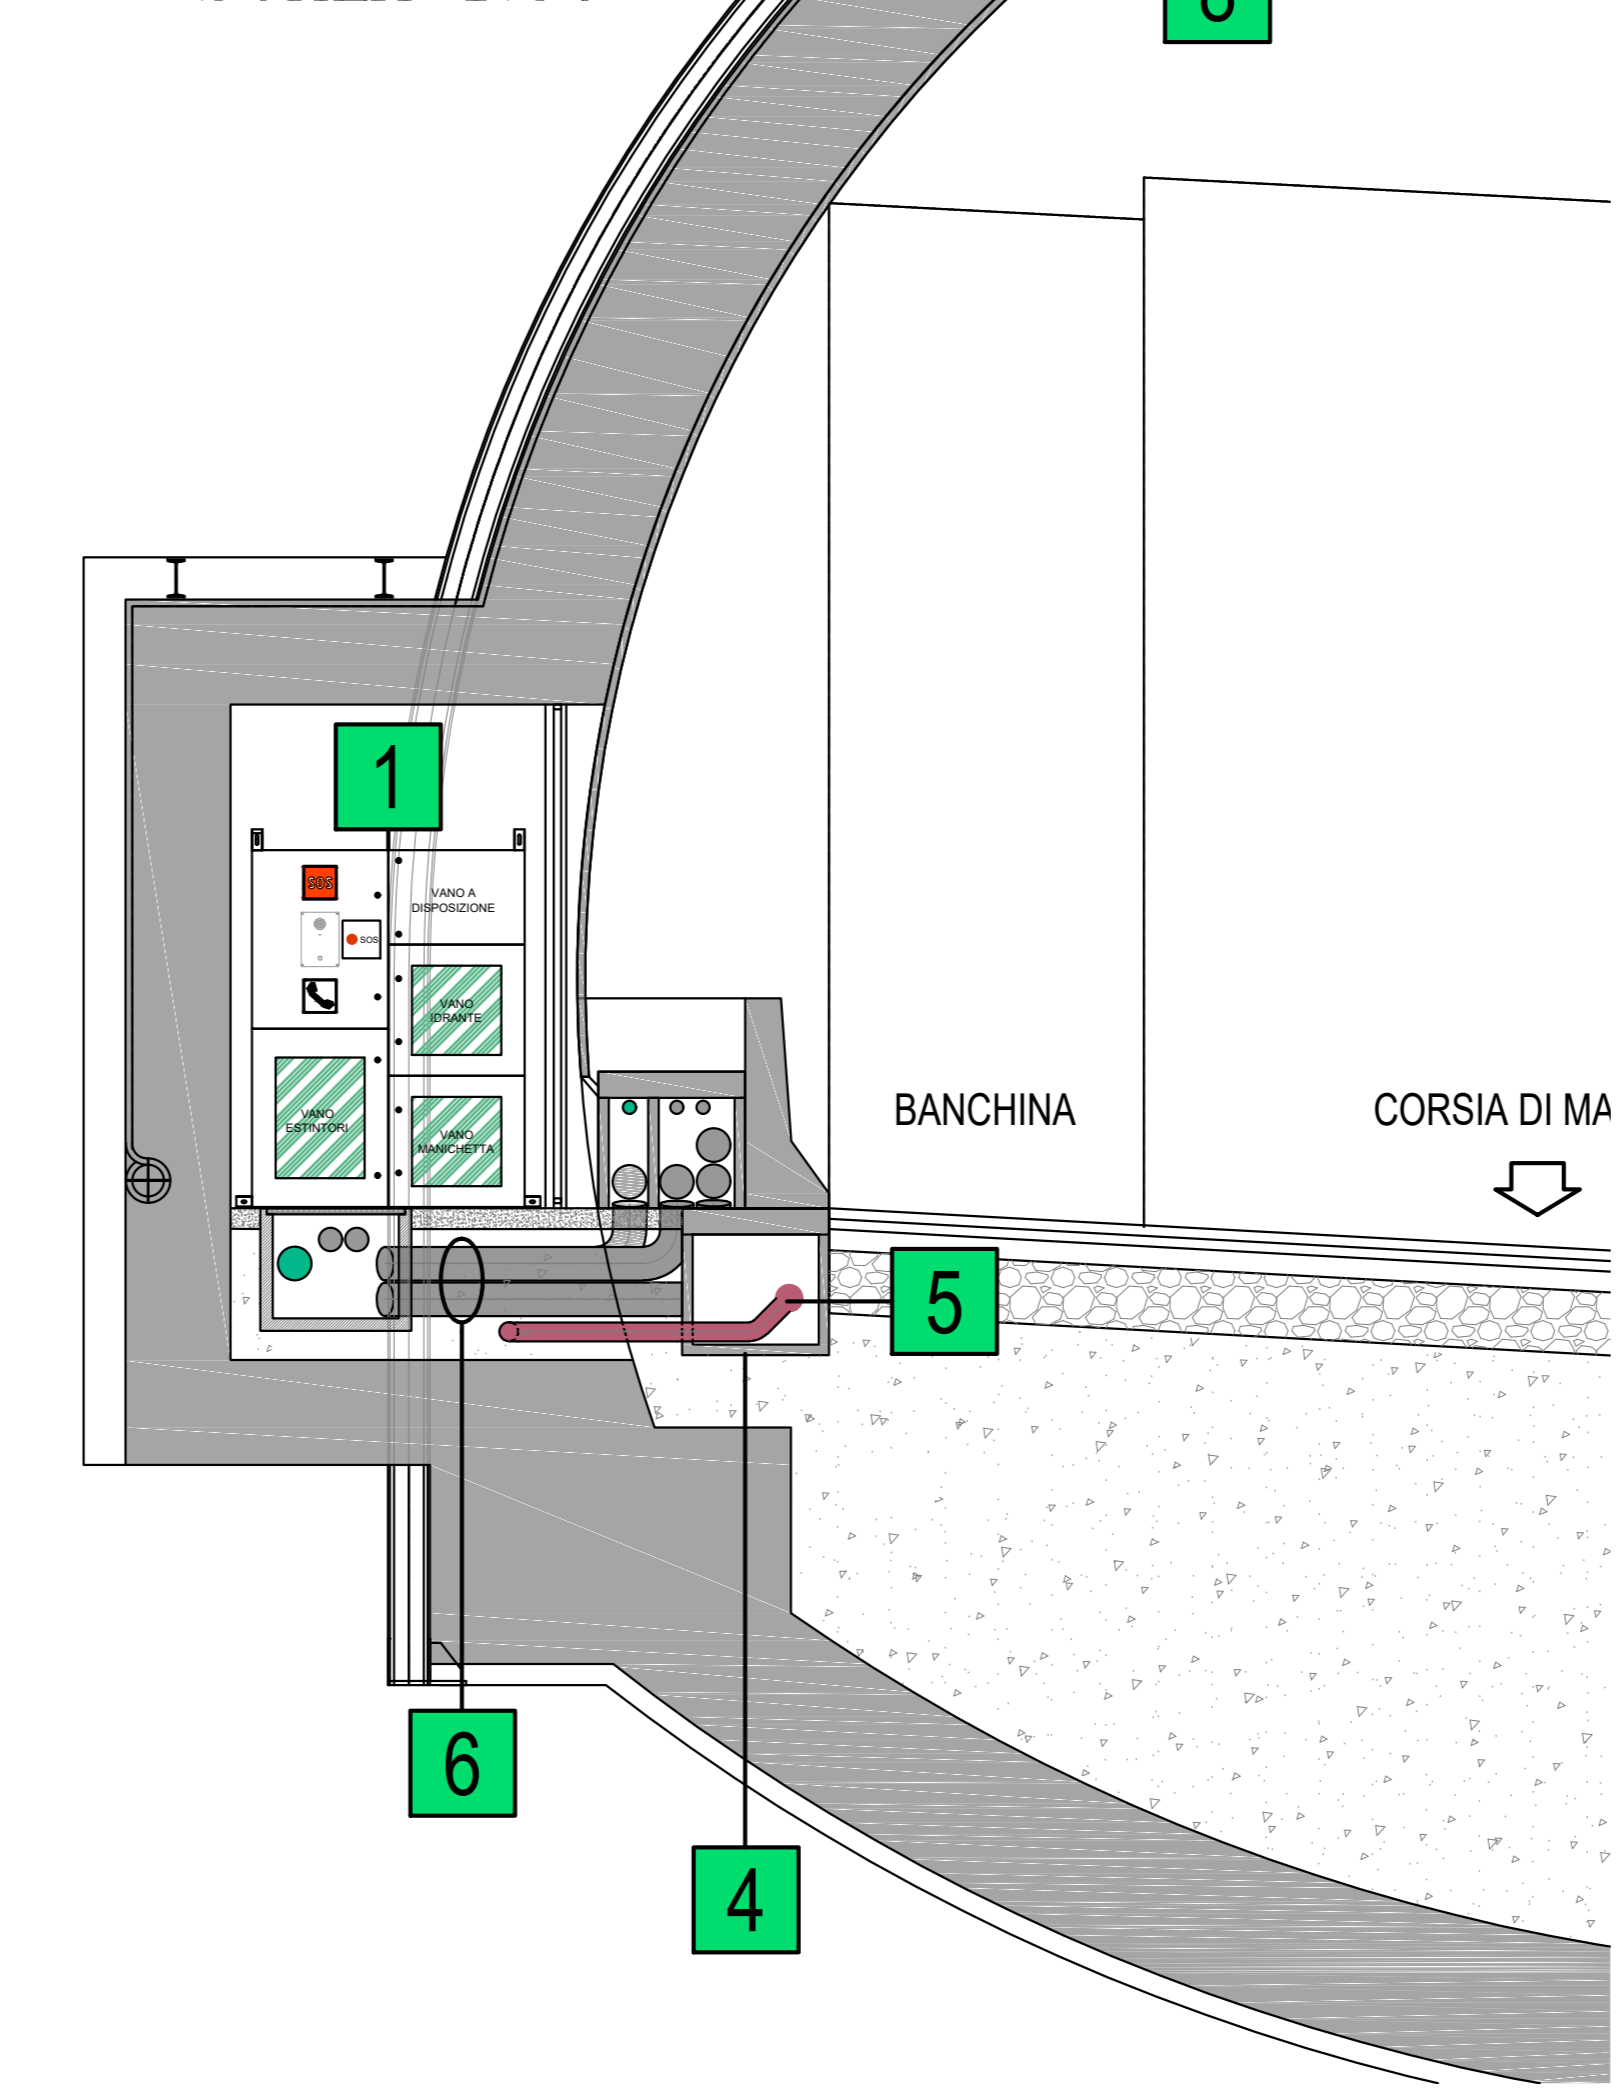

NOTA :
Per schema disposizione nicchie si veda elaborato relativo.


PIANTA CORRENTE CON NICCHIA

FUNZIONALE
SCALA 1:50


PIANTA CORRENTE CON NICCHIA

FUNZIONALE
SCALA 1:50

PIANTA CAVIDOTTI DI DERIVAZIONE

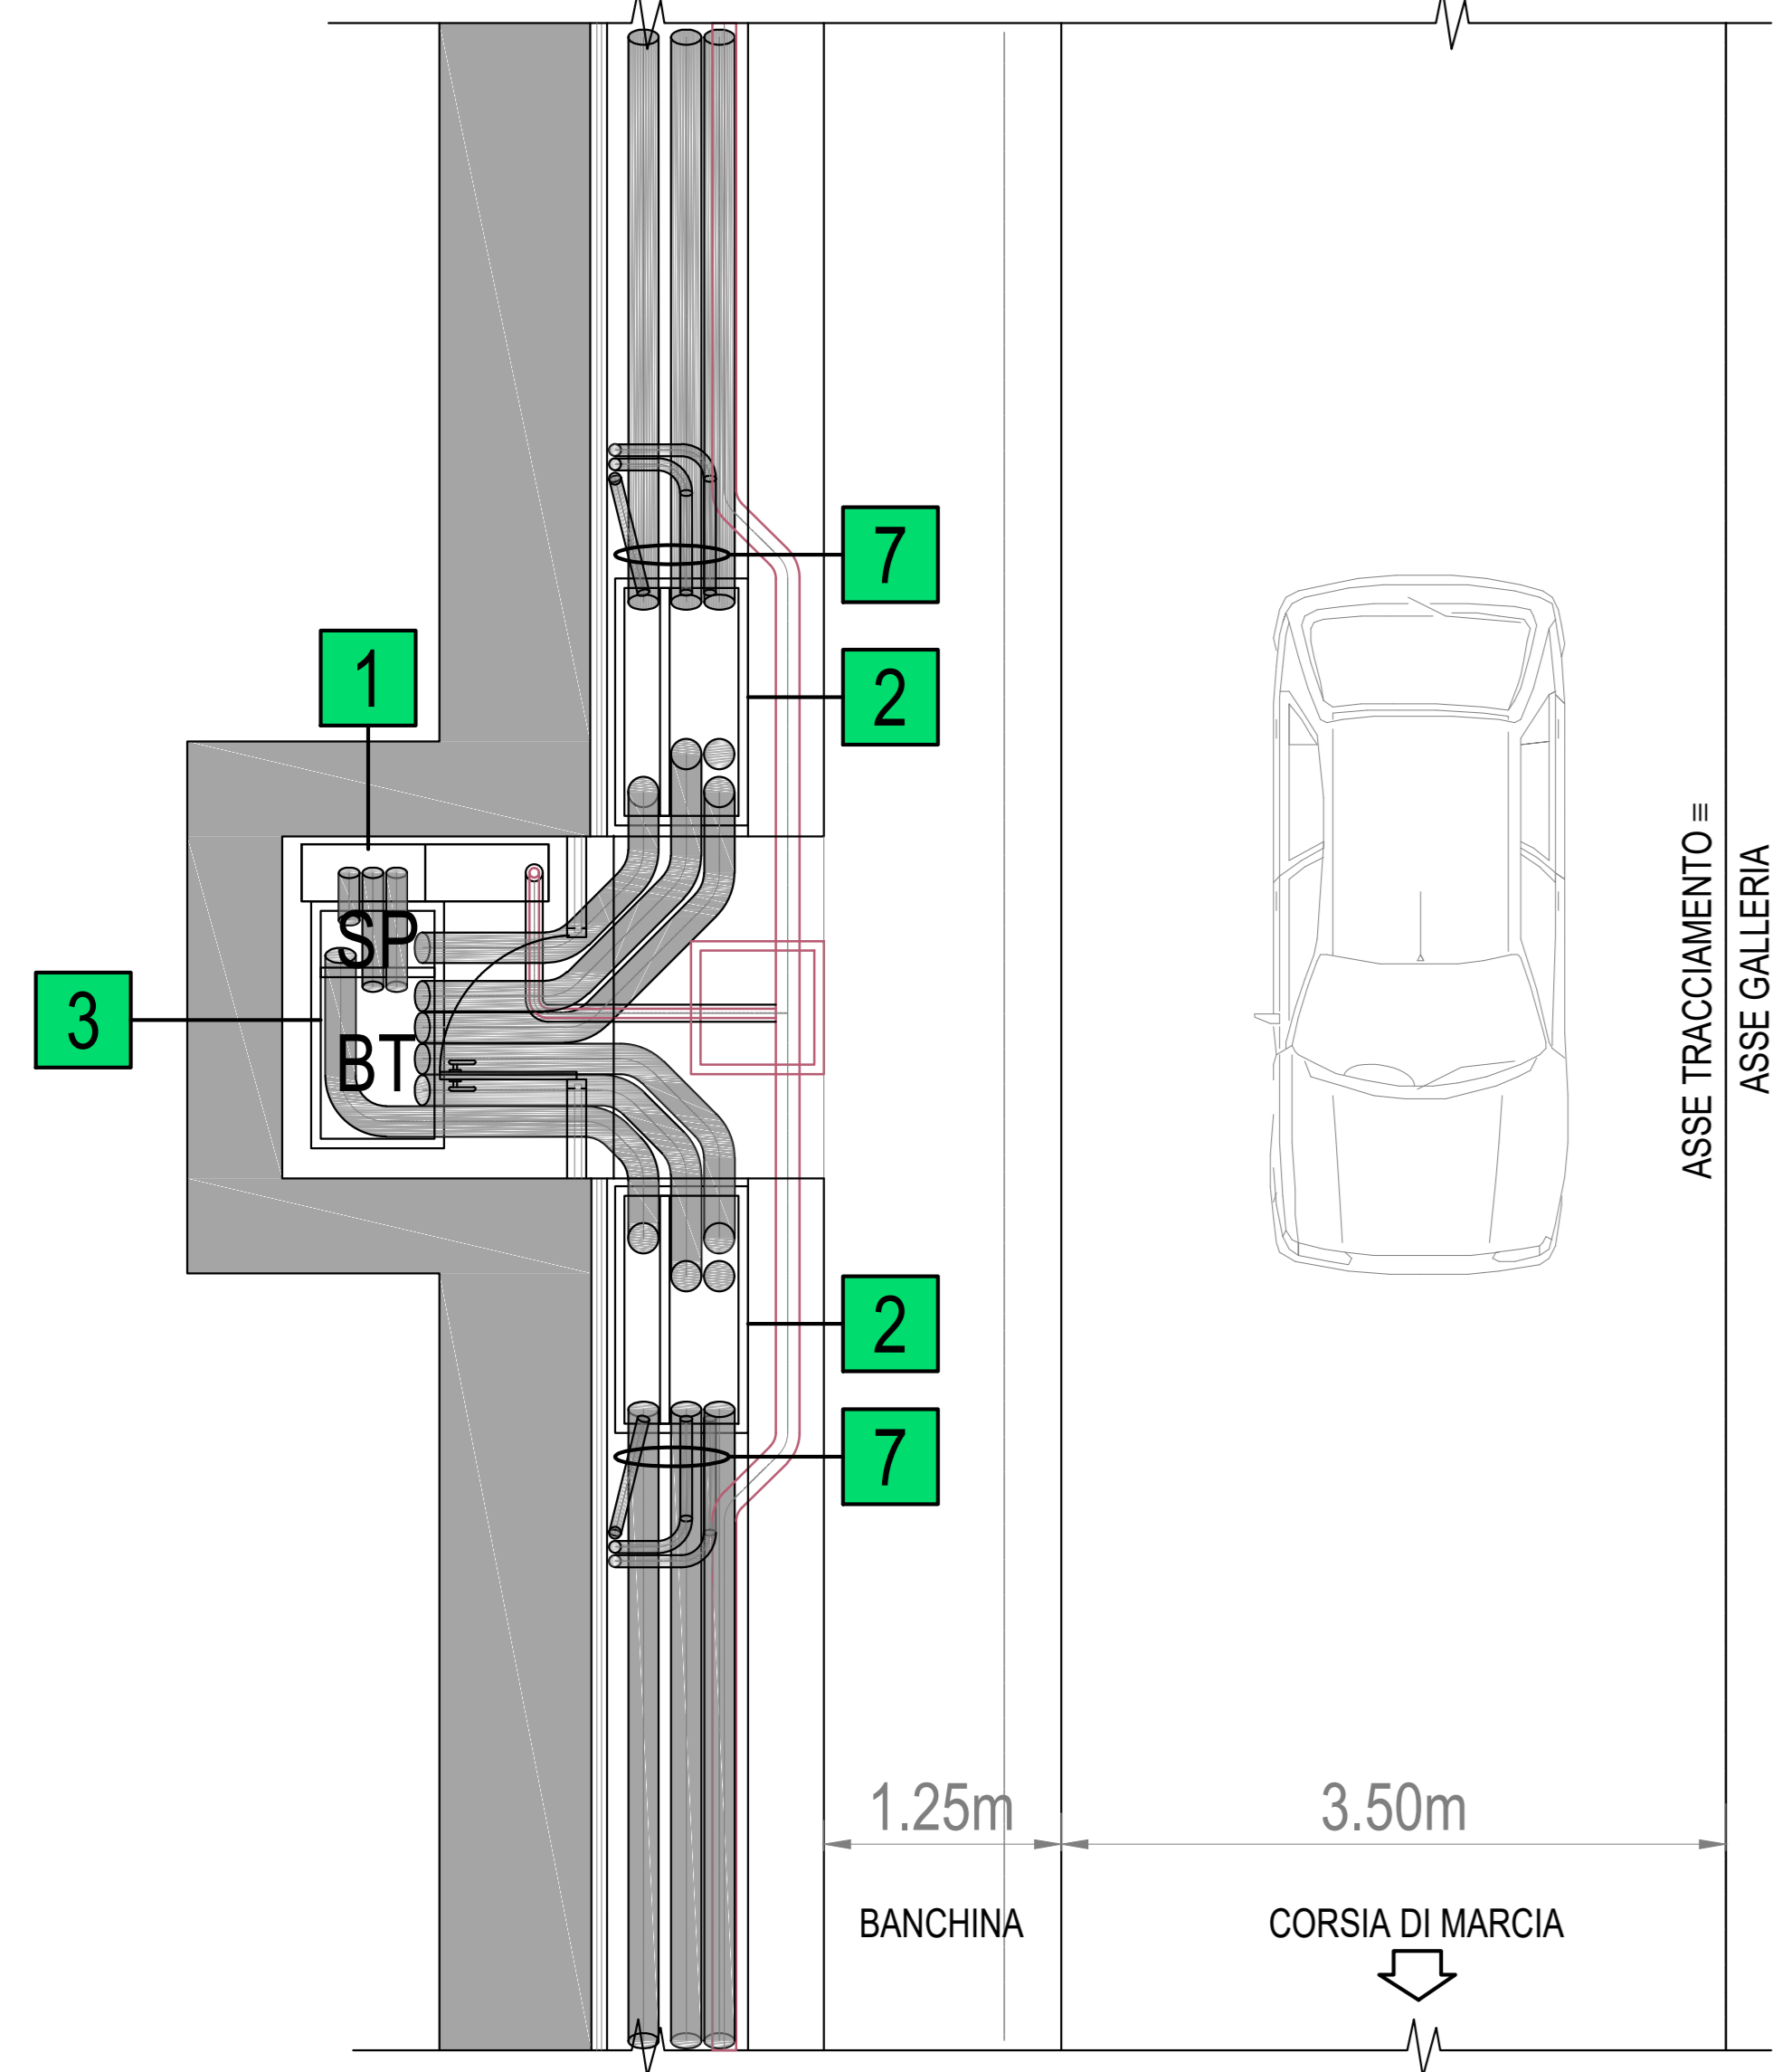

PIANTA CAVIDOTTI PRINCIPALI

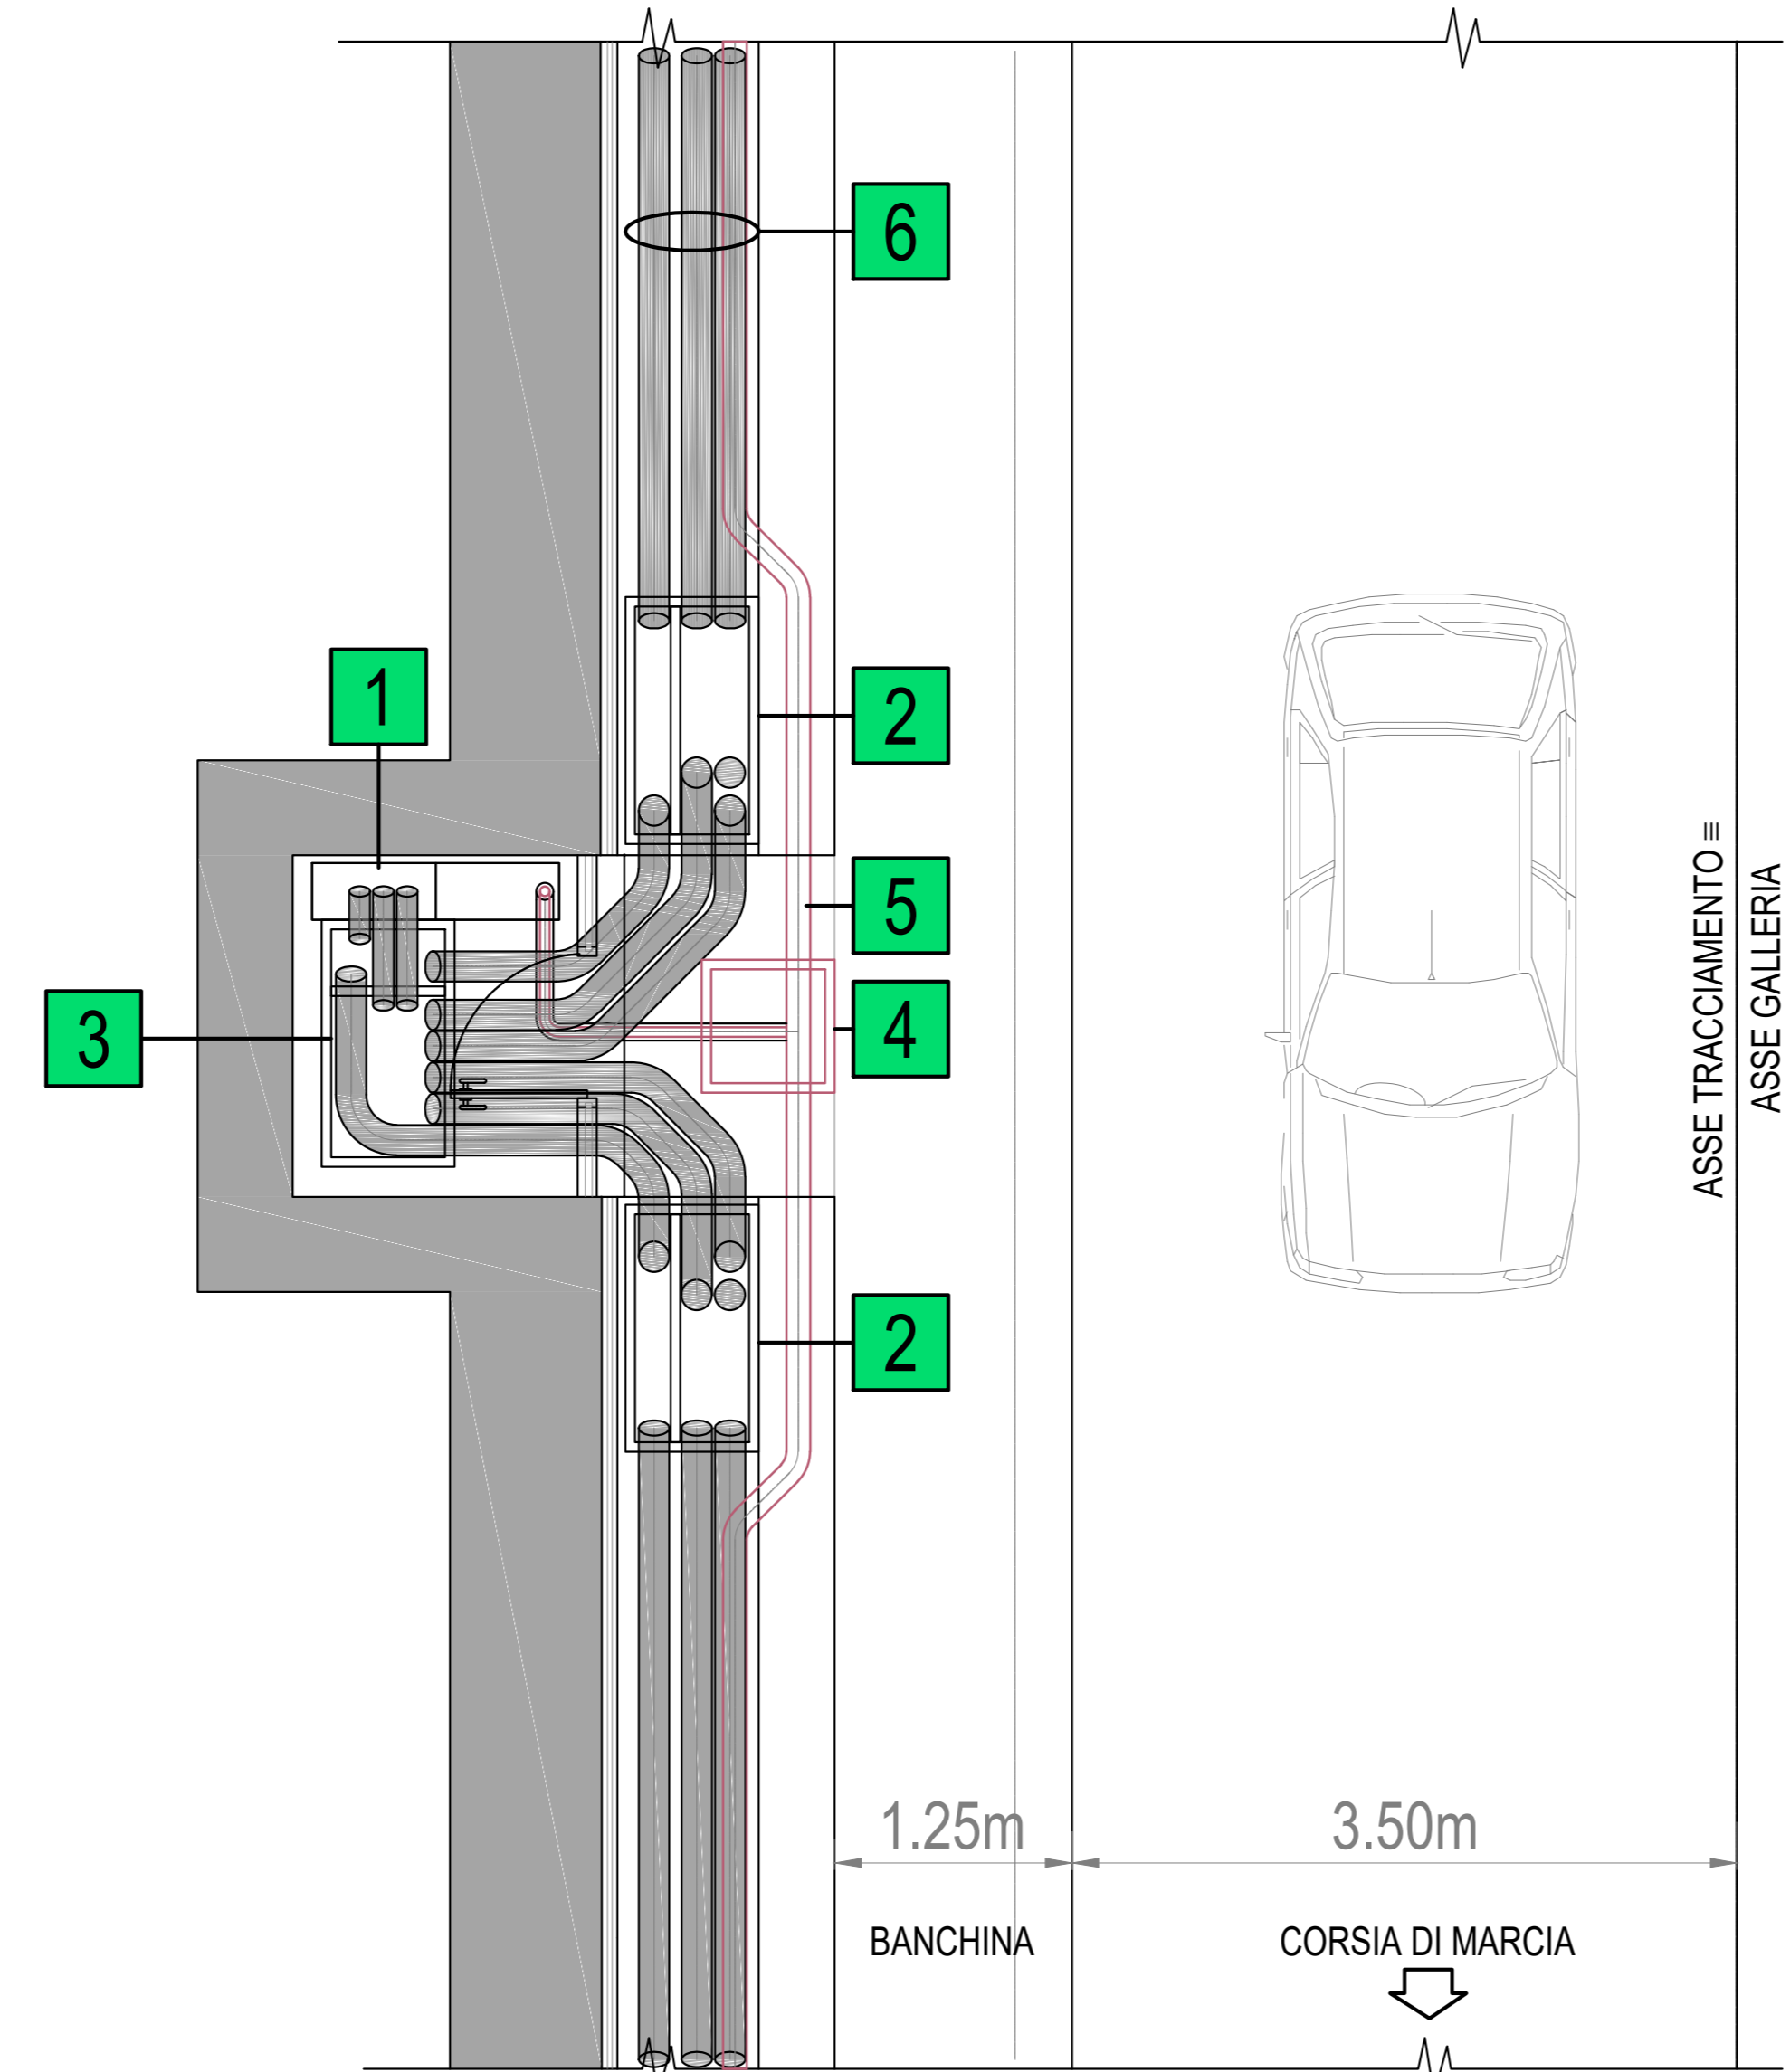

LEGENDA APPARECCHIATURE	
1	ARMADIO SOS
2	POZZETTO CAVIDOTTI BT-SP
3	POZZETTO CAVIDOTTI BT-SP
4	POZZETTO ANTINCENDIO
5	TUBAZIONE ANTINCENDIO
6	CAVIDOTTI PRINCIPALI PER IMPIANTI BT E SPECIALI
7	CAVIDOTTI DI DERIVAZIONE PER RISALITA CAVI IN VOLTA
8	RISALITA CAVI IN VOLTA CON TUBI O CANALINA IN ACCIAIO INOX

Coordinamento Territoriale Nord Est
Area Compartmentale Veneto
Via E. Millosevich, 40 - 30173 Venezia Mestre T [+39] 041 2911411 - F [+39] 041 5317321
Pec: anas-veneto@postacert.stradeanas.it - www.stradeanas.it
Anas S.p.A. - Società con Socio Unico
Sede Legale
Via Monzambano, 10 - 00185 Roma T [+39] 06 44461 - F [+39] 06 4456224
Pec: anas@postacert.stradeanas.it
Cap. Soc. Euro 2.269.892.000,00 Iscr. R.E.A. 1024951 P.IVA 02133681003 - C.F. 80208450587

S.S. n° 51 "di Alemagna"
Provincia di Belluno

Piano straordinario per l'accessibilità
a Cortina 2021

Attraversamento dell'abitato di Tai di Cadore

PROGETTO DEFINITIVO

PROGETTAZIONE ANAS S.p.A.
Coordinamento Territoriale Nord Est - Area Compartmentale Veneto

IL PROGETTISTA: <i>Ing. Pietro Leonardo CARLUCCI</i>	IL GEOLOGO: <i>Geol. Emanuela AMICI</i>	IL GRUPPO DI PROGETTAZIONE: <i>Dott. Marco FORMENTELLO</i> <i>Arch. Lisa ZANNONER</i>
ASSISTENZA ALLA PROGETTAZIONE: STUDIO TECNICO ING. PUCCINELLI Mandataria-capogruppo		visto: IL RESPONSABILE DEL PROCEDIMENTO <i>Ing. Gabriella MANGINELLI</i>
PROTOCOLLO: DATA:		

N. ELABORATO: **GALLERIA NATURALE TAI DI CADORE**
ALLESTIMENTO FUNZIONALE - SEZIONE TIPO CORRENTE E CON NICCHIA

CODICE PROGETTO PROGETTO LIV. PROG. N. PROG. MSVE14 D 1709	NOME FILE T00_GN00_IMP_LF01A.DWG CODICE ELAB. T00GN00IMPLF01	REVISIONE A	SCALA: 1:50
---	---	-----------------------	----------------

D		LUGLIO 2017	V. BALDI	S.FARRONATO	P. CARLUCCI
C					
B					
A	EMISSIONE				
REV.	DESCRIZIONE	DATA	REDATTO	VERIFICATO	APPROVATO