



LOCALE TECNOLOGICO PIANTA Scala 1:100

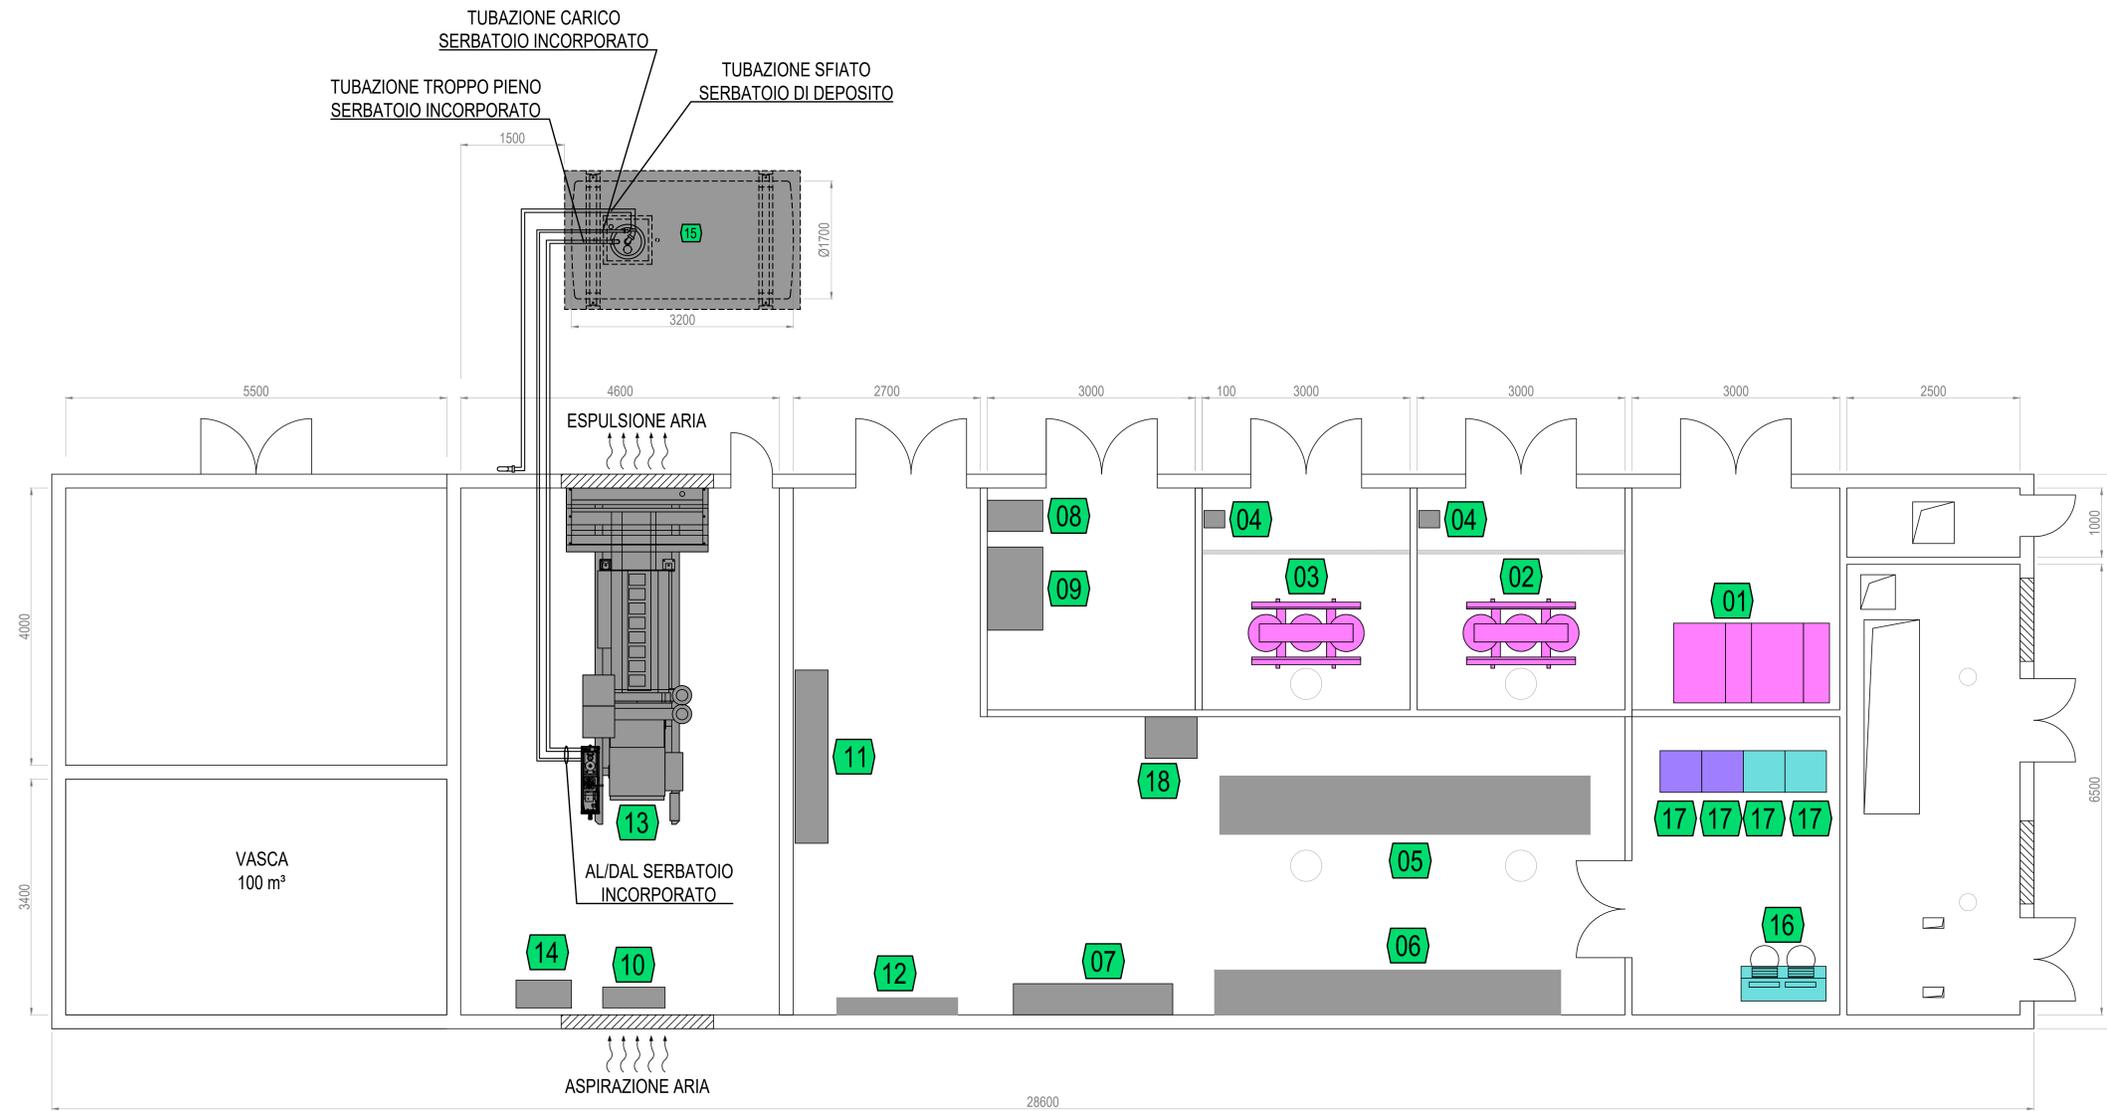

PLANIMETRIA D'INQUADRAMENTO Scala 1:500

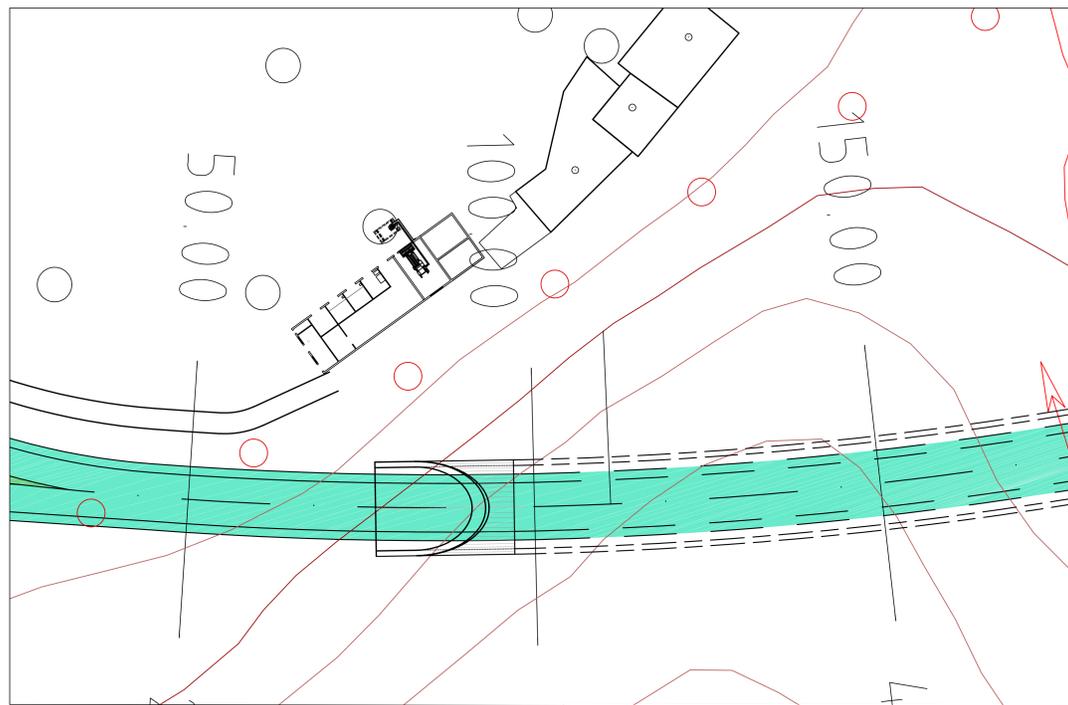

LEGENDA APPARECCHIATURE CABINA	
01	QUADRO ELETTRICO MEDIA TENSIONE - Q_MT
02	TRASFORMATORE 1 IN RESINA CON GRIGLIA DI PROTEZIONE - TR1
03	TRASFORMATORE 2 IN RESINA CON GRIGLIA DI PROTEZIONE - TR2
04	RIFASAMENTO FISSO TRASFORMATORE
05	QUADRO ELETTRICO BASSA TENSIONE - Q_BT
06	QUADRO ELETTRICO VENTILAZIONE - Q_VE
07	QUADRO ELETTRICO ILLUMINAZIONE - Q_IL
08	CPS
09	BATTERIE CPS
10	QUADRO ELETTRICO SERVIZI AUSILIARI LOCALE GRUPPO ELETTROGENO - Q_SA/GE
11	QUADRO ELETTRICO SERVIZI AUSILIARI GALLERIA - Q_CA
12	QUADRO ELETTRICO SERVIZI AUSILIARI CABINA - Q_SC
13	GRUPPO ELETTROGENO A GASOLIO
14	QUADRO ELETTRICO GRUPPO ELETTROGENO - Q_GE
15	SERBATOIO GASOLIO INTERRATO A DOPPIA PARETE
16	POSTAZIONE OPERATORE
17	ARMADIO IMPIANTI SPECIALI
18	RIFASAMENTO AUTOMATICO

LEGENDA LOCALI DI CABINA	
1	LOCALE CONSEGNA ENTE FORNITORE
2	LOCALE MISURE
3	LOCALE MEDIA TENSIONE
4	LOCALE TRASFORMATORE TR1
5	LOCALE TRASFORMATORE TR2
6	LOCALE BASSA TENSIONE
7	LOCALE CPS
8	LOCALE IMPIANTI SPECIALI
9	LOCALE GRUPPO ELETTROGENO
10	VASCA ANTINCENDIO
11	LOCALE POMPE ANTINCENDIO



Coordinamento Territoriale Nord Est
 Area Compartmentale Veneta
 Via E. Millosevich, 49 - 30173 Venezia Mestre T [+39] 041 2911411 - F [+39] 041 5317321
 Pec: anas.veneto@postacert.stradeanas.it - www.stradeanas.it
 Anas S.p.A. - Società con Socio Unico
 Sede Legale
 Via Monzambano, 10 - 00185 Roma T [+39] 06 44461 - F [+39] 06 4456224
 Pec: anas@postacert.stradeanas.it
 Cap. Soc. Euro 2.269.892.000,00 Iscr. R.E.A. 1024951 P.IVA 02133681003 - C.F. 80208450587



S.S. n° 51 "di Alemagna"
 Provincia di Belluno

Piano straordinario per l'accessibilità
 a Cortina 2021

Attraversamento dell'abitato di Tai di Cadore

PROGETTO DEFINITIVO

PROGETTAZIONE ANAS S.p.A.
 Coordinamento Territoriale Nord Est - Area Compartmentale Veneto

IL PROGETTISTA: Ing. Pietro Leonardo CARLUCCI	IL GEOLOGO: Geol. Emanuela AMICI	IL GRUPPO DI PROGETTAZIONE: Dott. Marco FORMENTELLO Arch. Lisa ZANNONER
ASSISTENZA ALLA PROGETTAZIONE: STUDIO TECNICO ING. PUCCINELLI Mandataria-capogruppo		visto: IL RESPONSABILE DEL PROCEDIMENTO Ing. Gabriella MANGINELLI
N. ELABORATO:		PROTOCOLLO: DATA:

IMPIANTI GALLERIA NATURALE TAI DI CADORE LOCALE TECNOLOGICO - LAYOUT APPARECCHIATURE			
CODICE PROGETTO	NOME FILE	REVISIONE	SCALA:
PROGETTO LIV. PROG. N. PROG.	T00_IM00_IMP_PP01A.DWG	A	1:100 1:500
MSVE14 D 1709	CODICE ELAB. T00IM00IMP PP01		
D			
C			
B			
A	EMISSIONE	28/07/2017	V. BALDI M. PUCCINELLI P. CARLUCCI
REV.	DESCRIZIONE	DATA	REDATTO VERIFICATO APPROVATO