
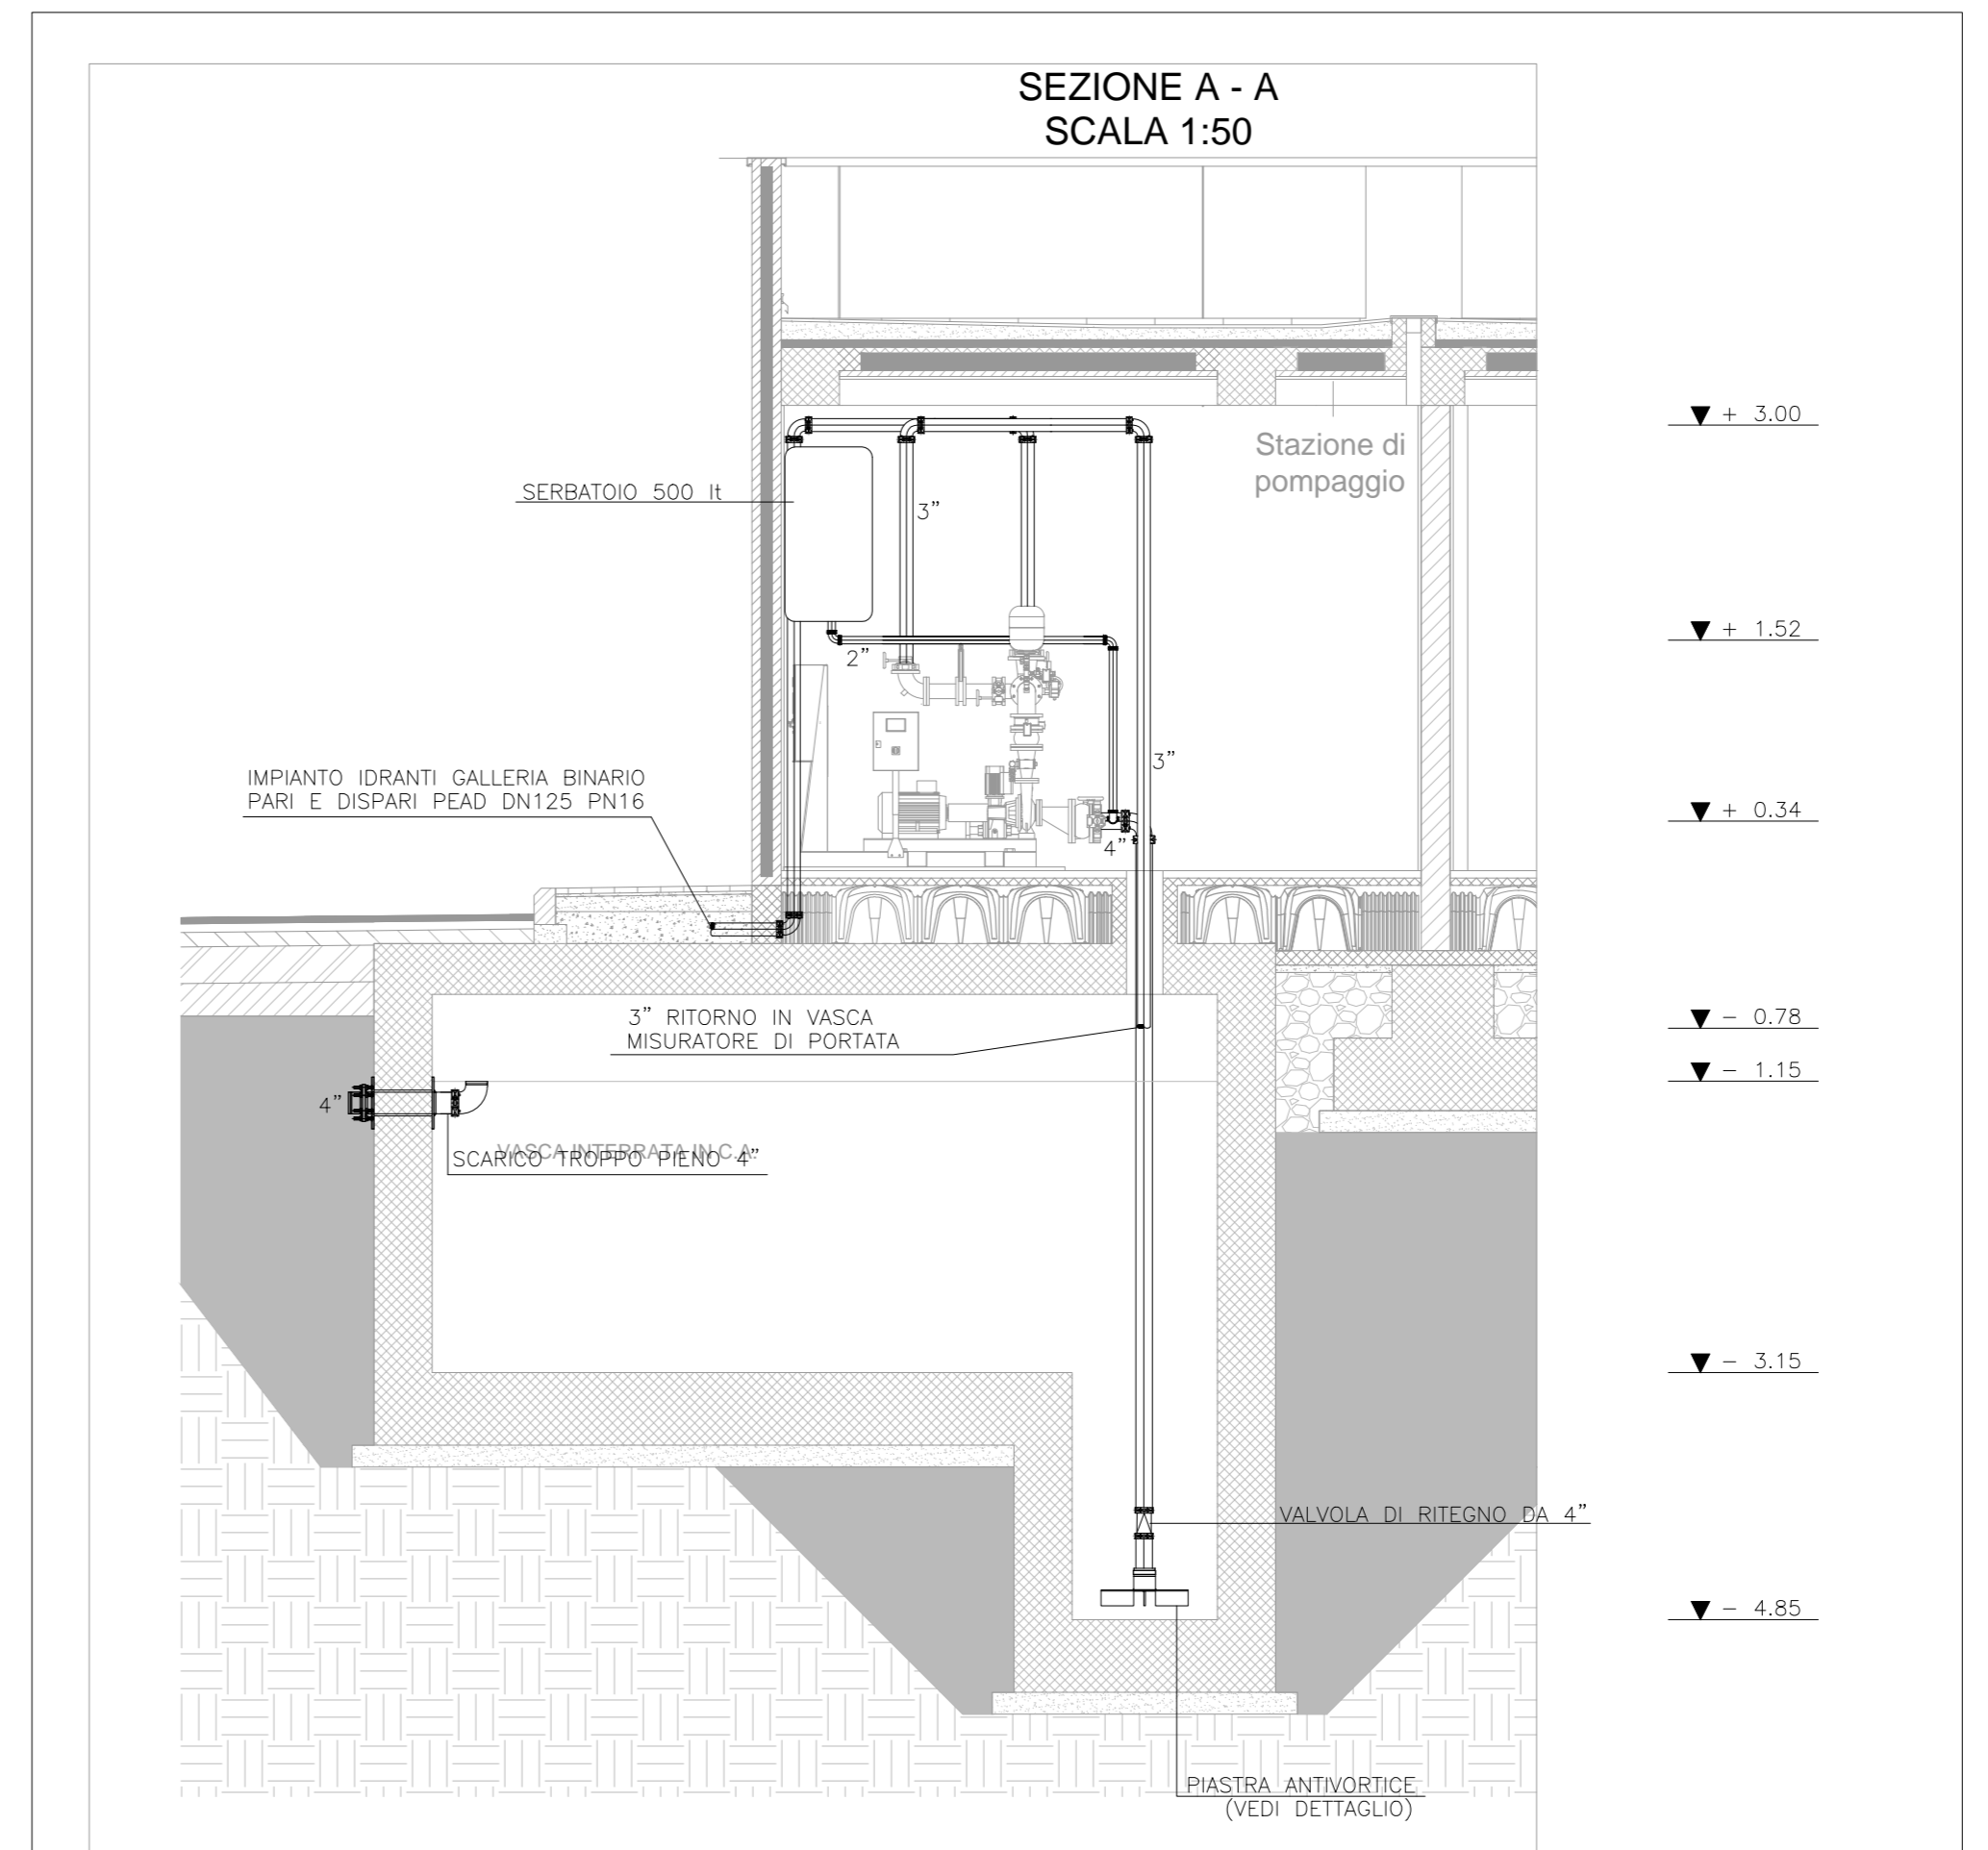
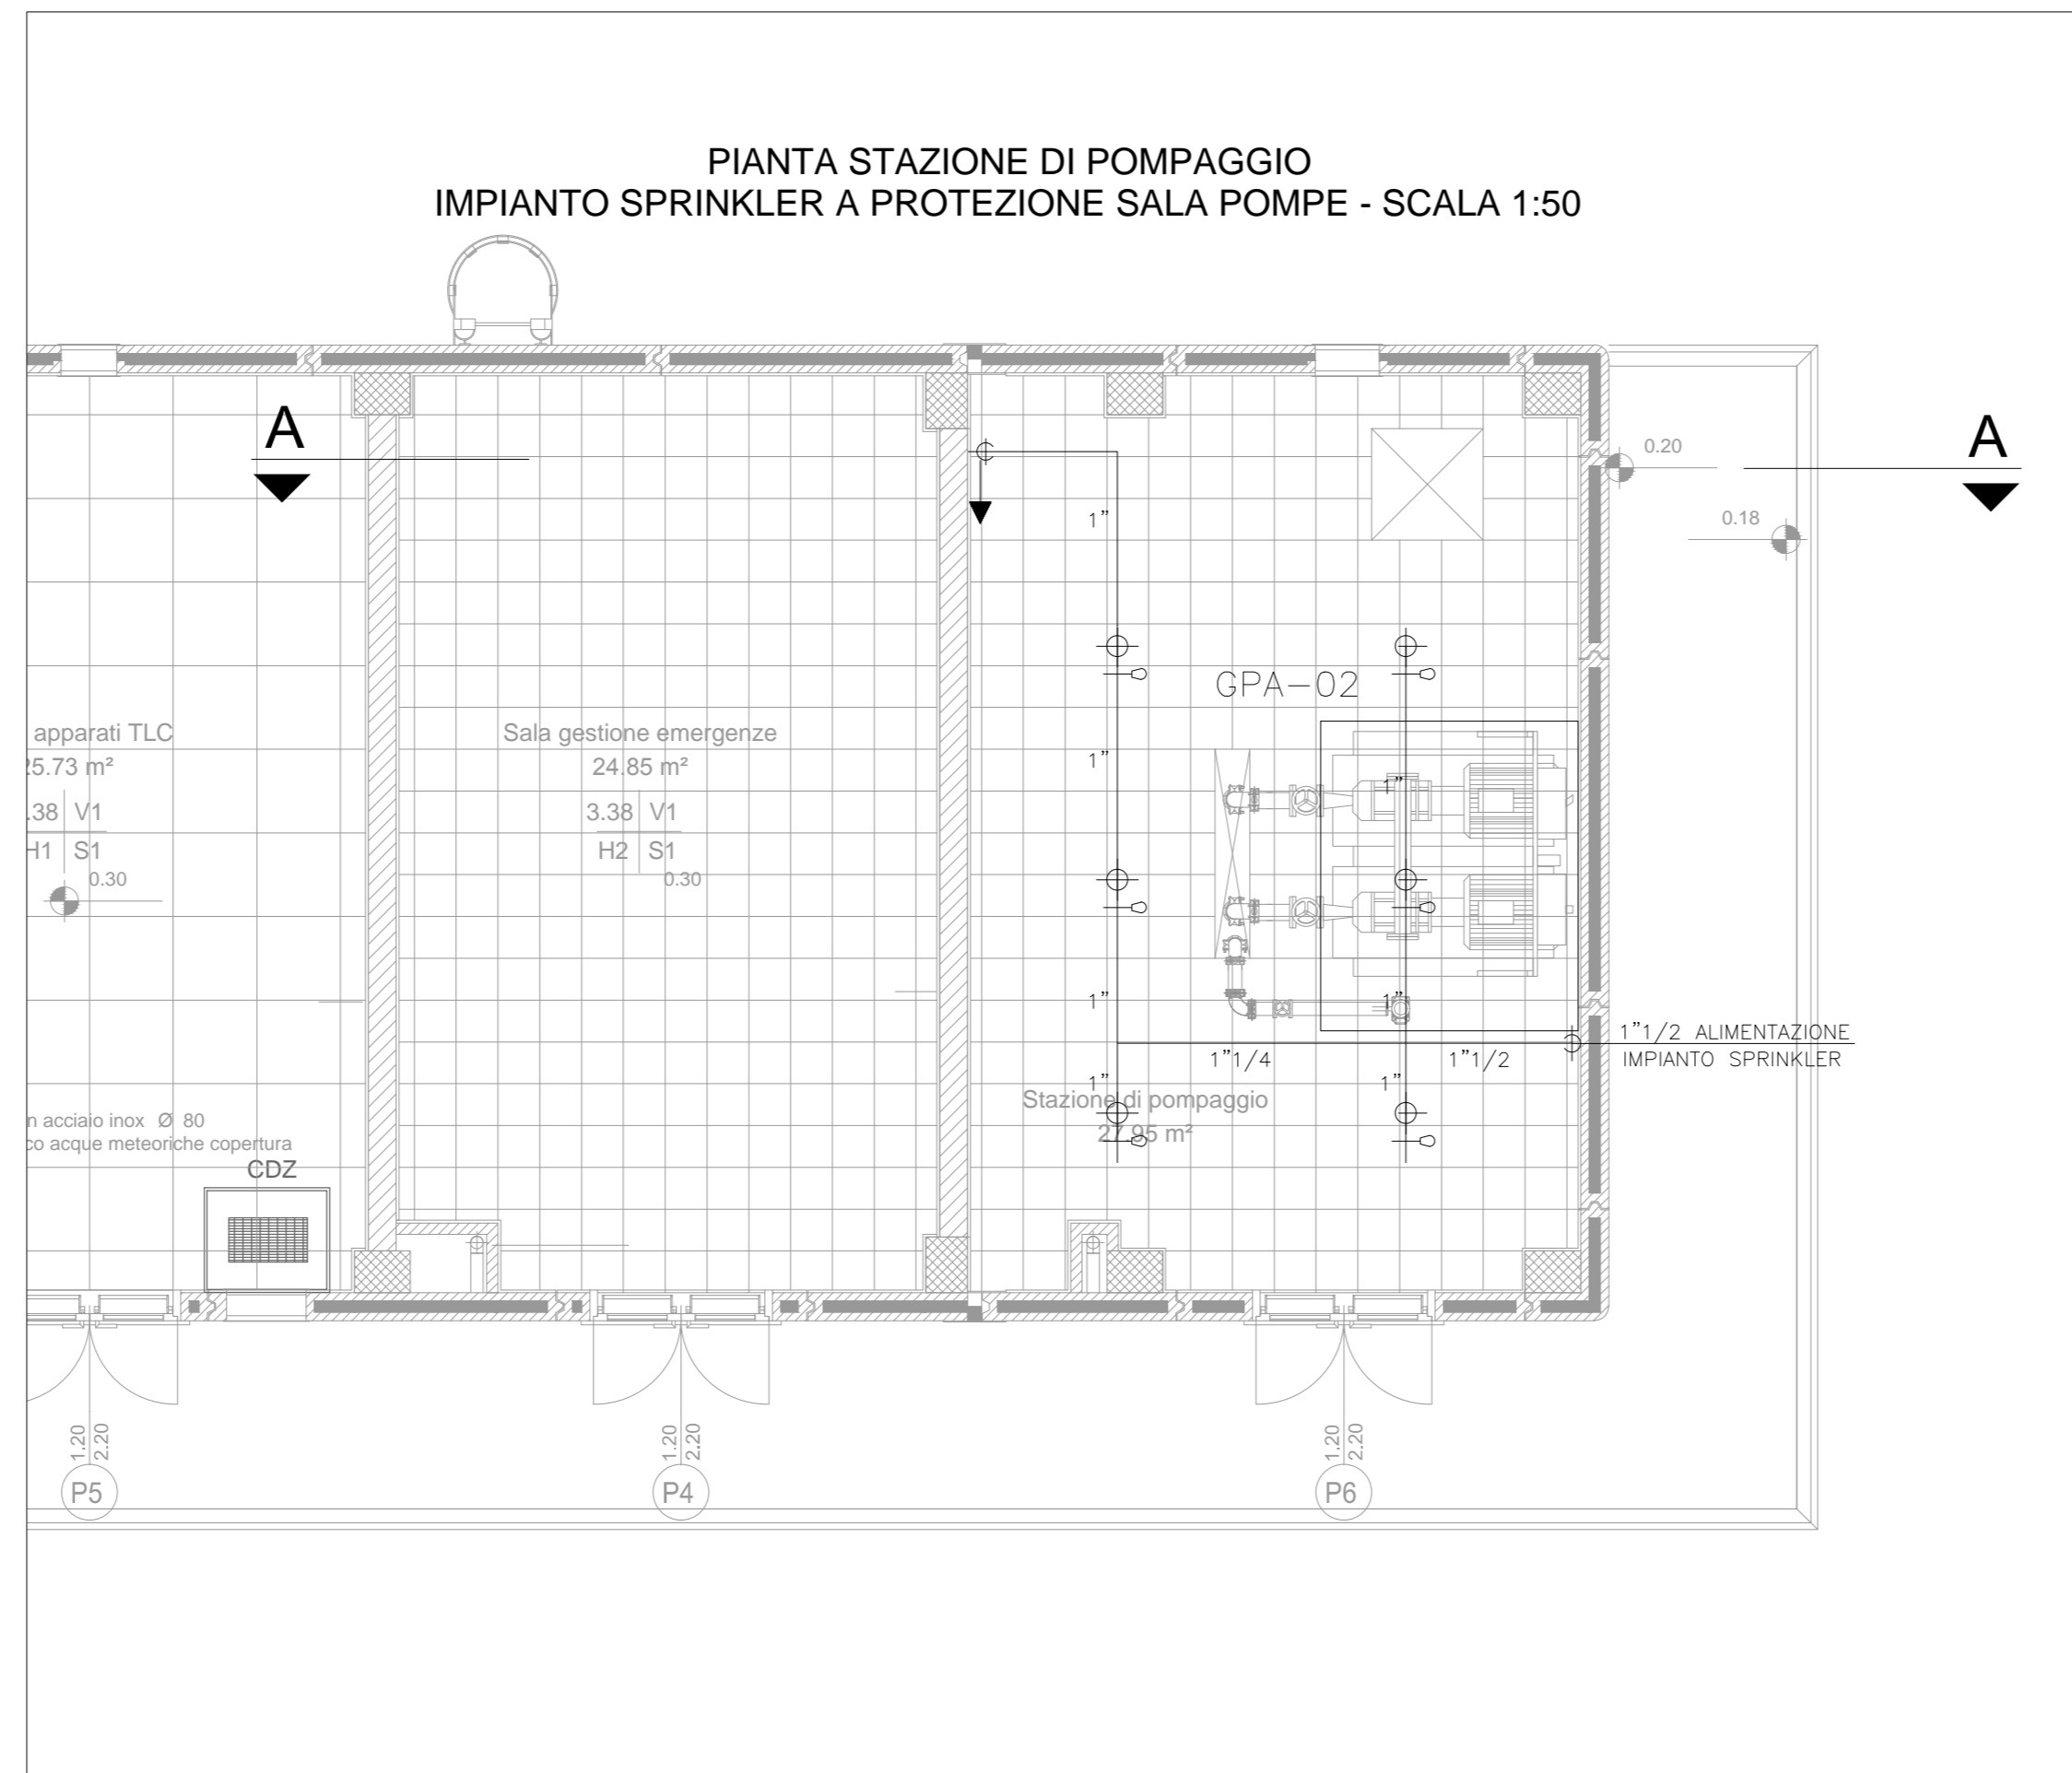


LEGENDA

- VALVOLA DI DRENAGGIO
- IDRANTE CON RUBINETTO, MANICHELLA FLESSIBILE 20m E LANCIA IN CASSETTA LANCIA 65 A FRECCIA (con una ulteriore manichetta 30m in cassetta adiacente)
- VALVOLA D'INTERCETTAZIONE
- VALVOLA DI RIFUGIO
- SILICONI DI PRESSIONE
- ORIFIZIO CALIBRATO

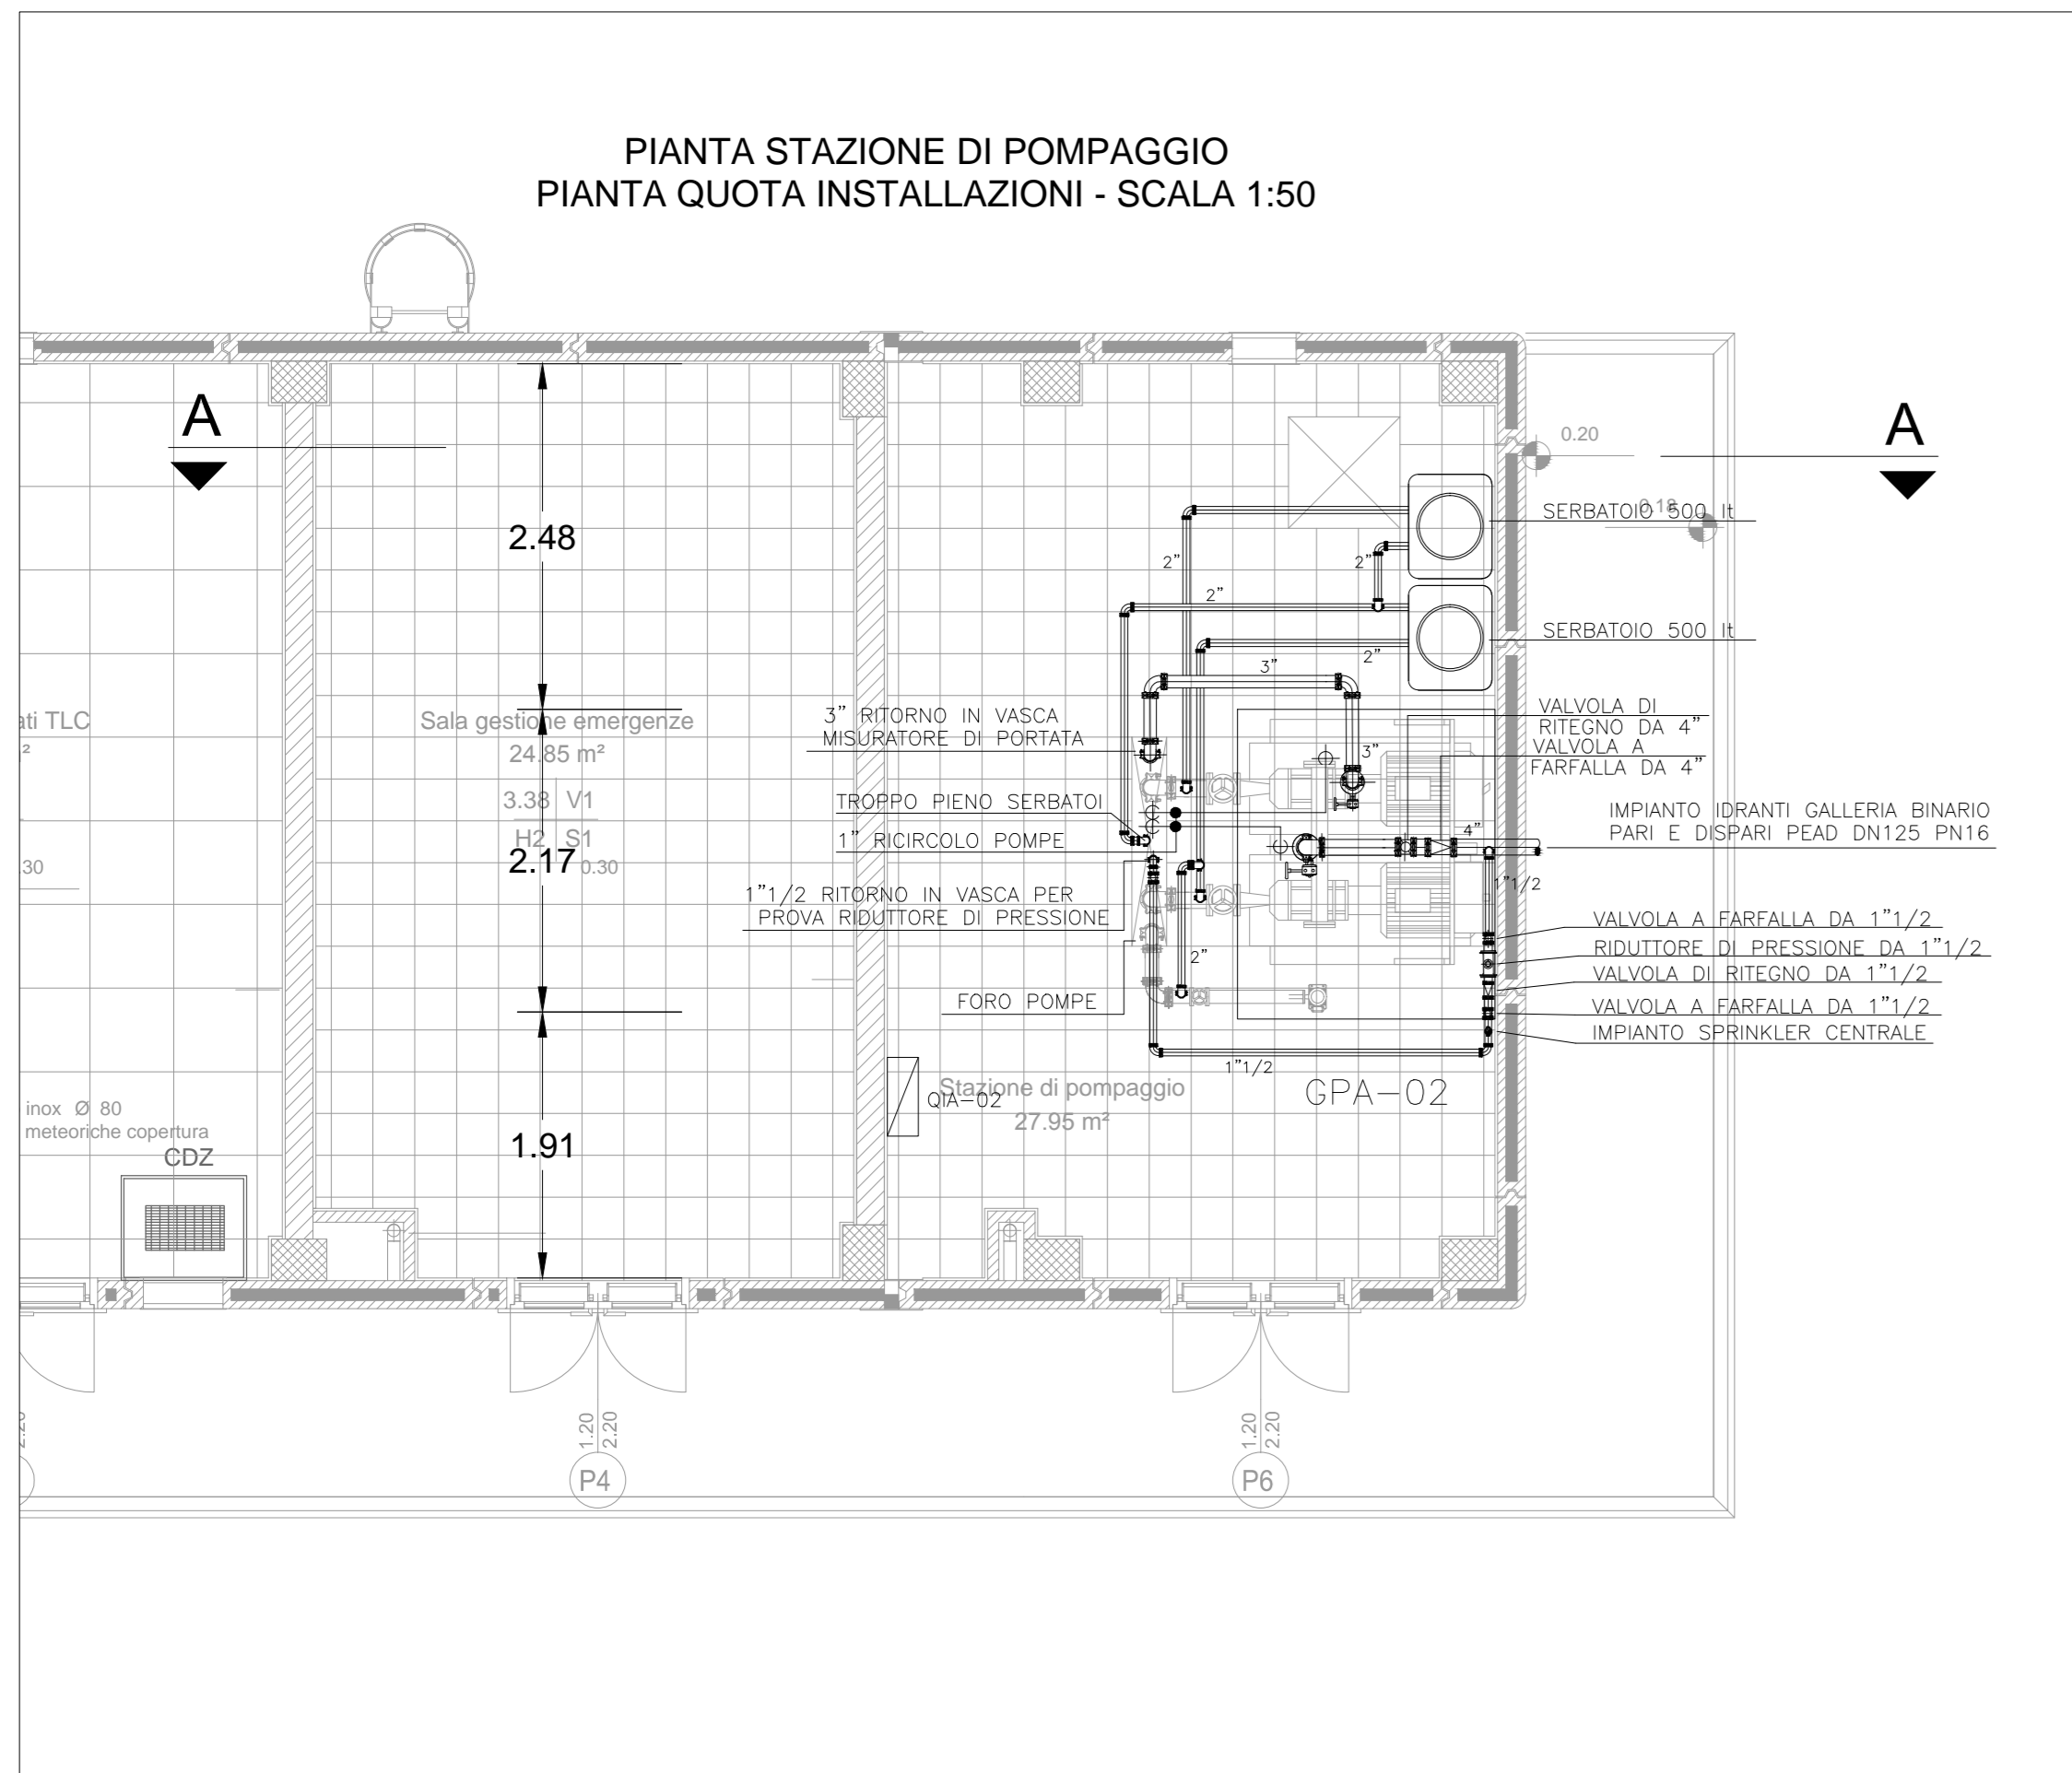

COMMITTENTE: **RFI** INFRASTRUTTURE FERROVIARIE ITALIANE

DIREZIONE LAVORI: **ITALFERR** GRUPPO FERROVIE DELLO STATO ITALIANE

APPALTATORE: **CONSORZIO CFT** PIZZAROTTI

PROGETTAZIONE: **ING. LUCA NANI**

PROGETTISTA: **ING. PIETRO MAZZOLI**

DIRETTORE DELLA PROGETTAZIONE: **ING. PIETRO MAZZOLI**

PROGETTO ESECUTIVO

ITINERARIO NAPOLI-BARI RADDOPPIO TRAZIONE CANCELLO-BENEVENTO 1° LOTTO FUNZIONALE CANCELLO-FRASSO TELESINO E VARIANTE ALLA LINEA ROMA-NAPOLI VIA CASSINO NEL COMUNE MADDALONI

IMPIANTISTICA INDUSTRIALE

FIRE FIGHTING POINTS-Impianti Safety : fire fighting points

Galleria lato Nord: Pianimetria con percorsi delle tubazioni antincendio e posizionamento idranti

SCALA: **1:1000**

COMMESSA: **IF1N 01 E ZZ P7 Al.06.0.4.001.B.dwg**

Rev.	Descrizione	Redatto	Data	Verificato	Data	Approvato	Data	Autorizzato Data
A	Emissione	F.Chianesi	13/09/2018	L.Nani	13/09/2018	P.Mazzoli	13/09/2018	L.Nani
B	Rev. iterativa IT 2/8/2018	F.Chianesi	13/09/2018	L.Nani	13/09/2018	P.Mazzoli	13/09/2018	

File: IF1N 01 E ZZ P7 Al.06.0.4.001.B.dwg n. Elab.: 13/09/2018