


PLANIMETRIA GENERALE  
Scala 1:500

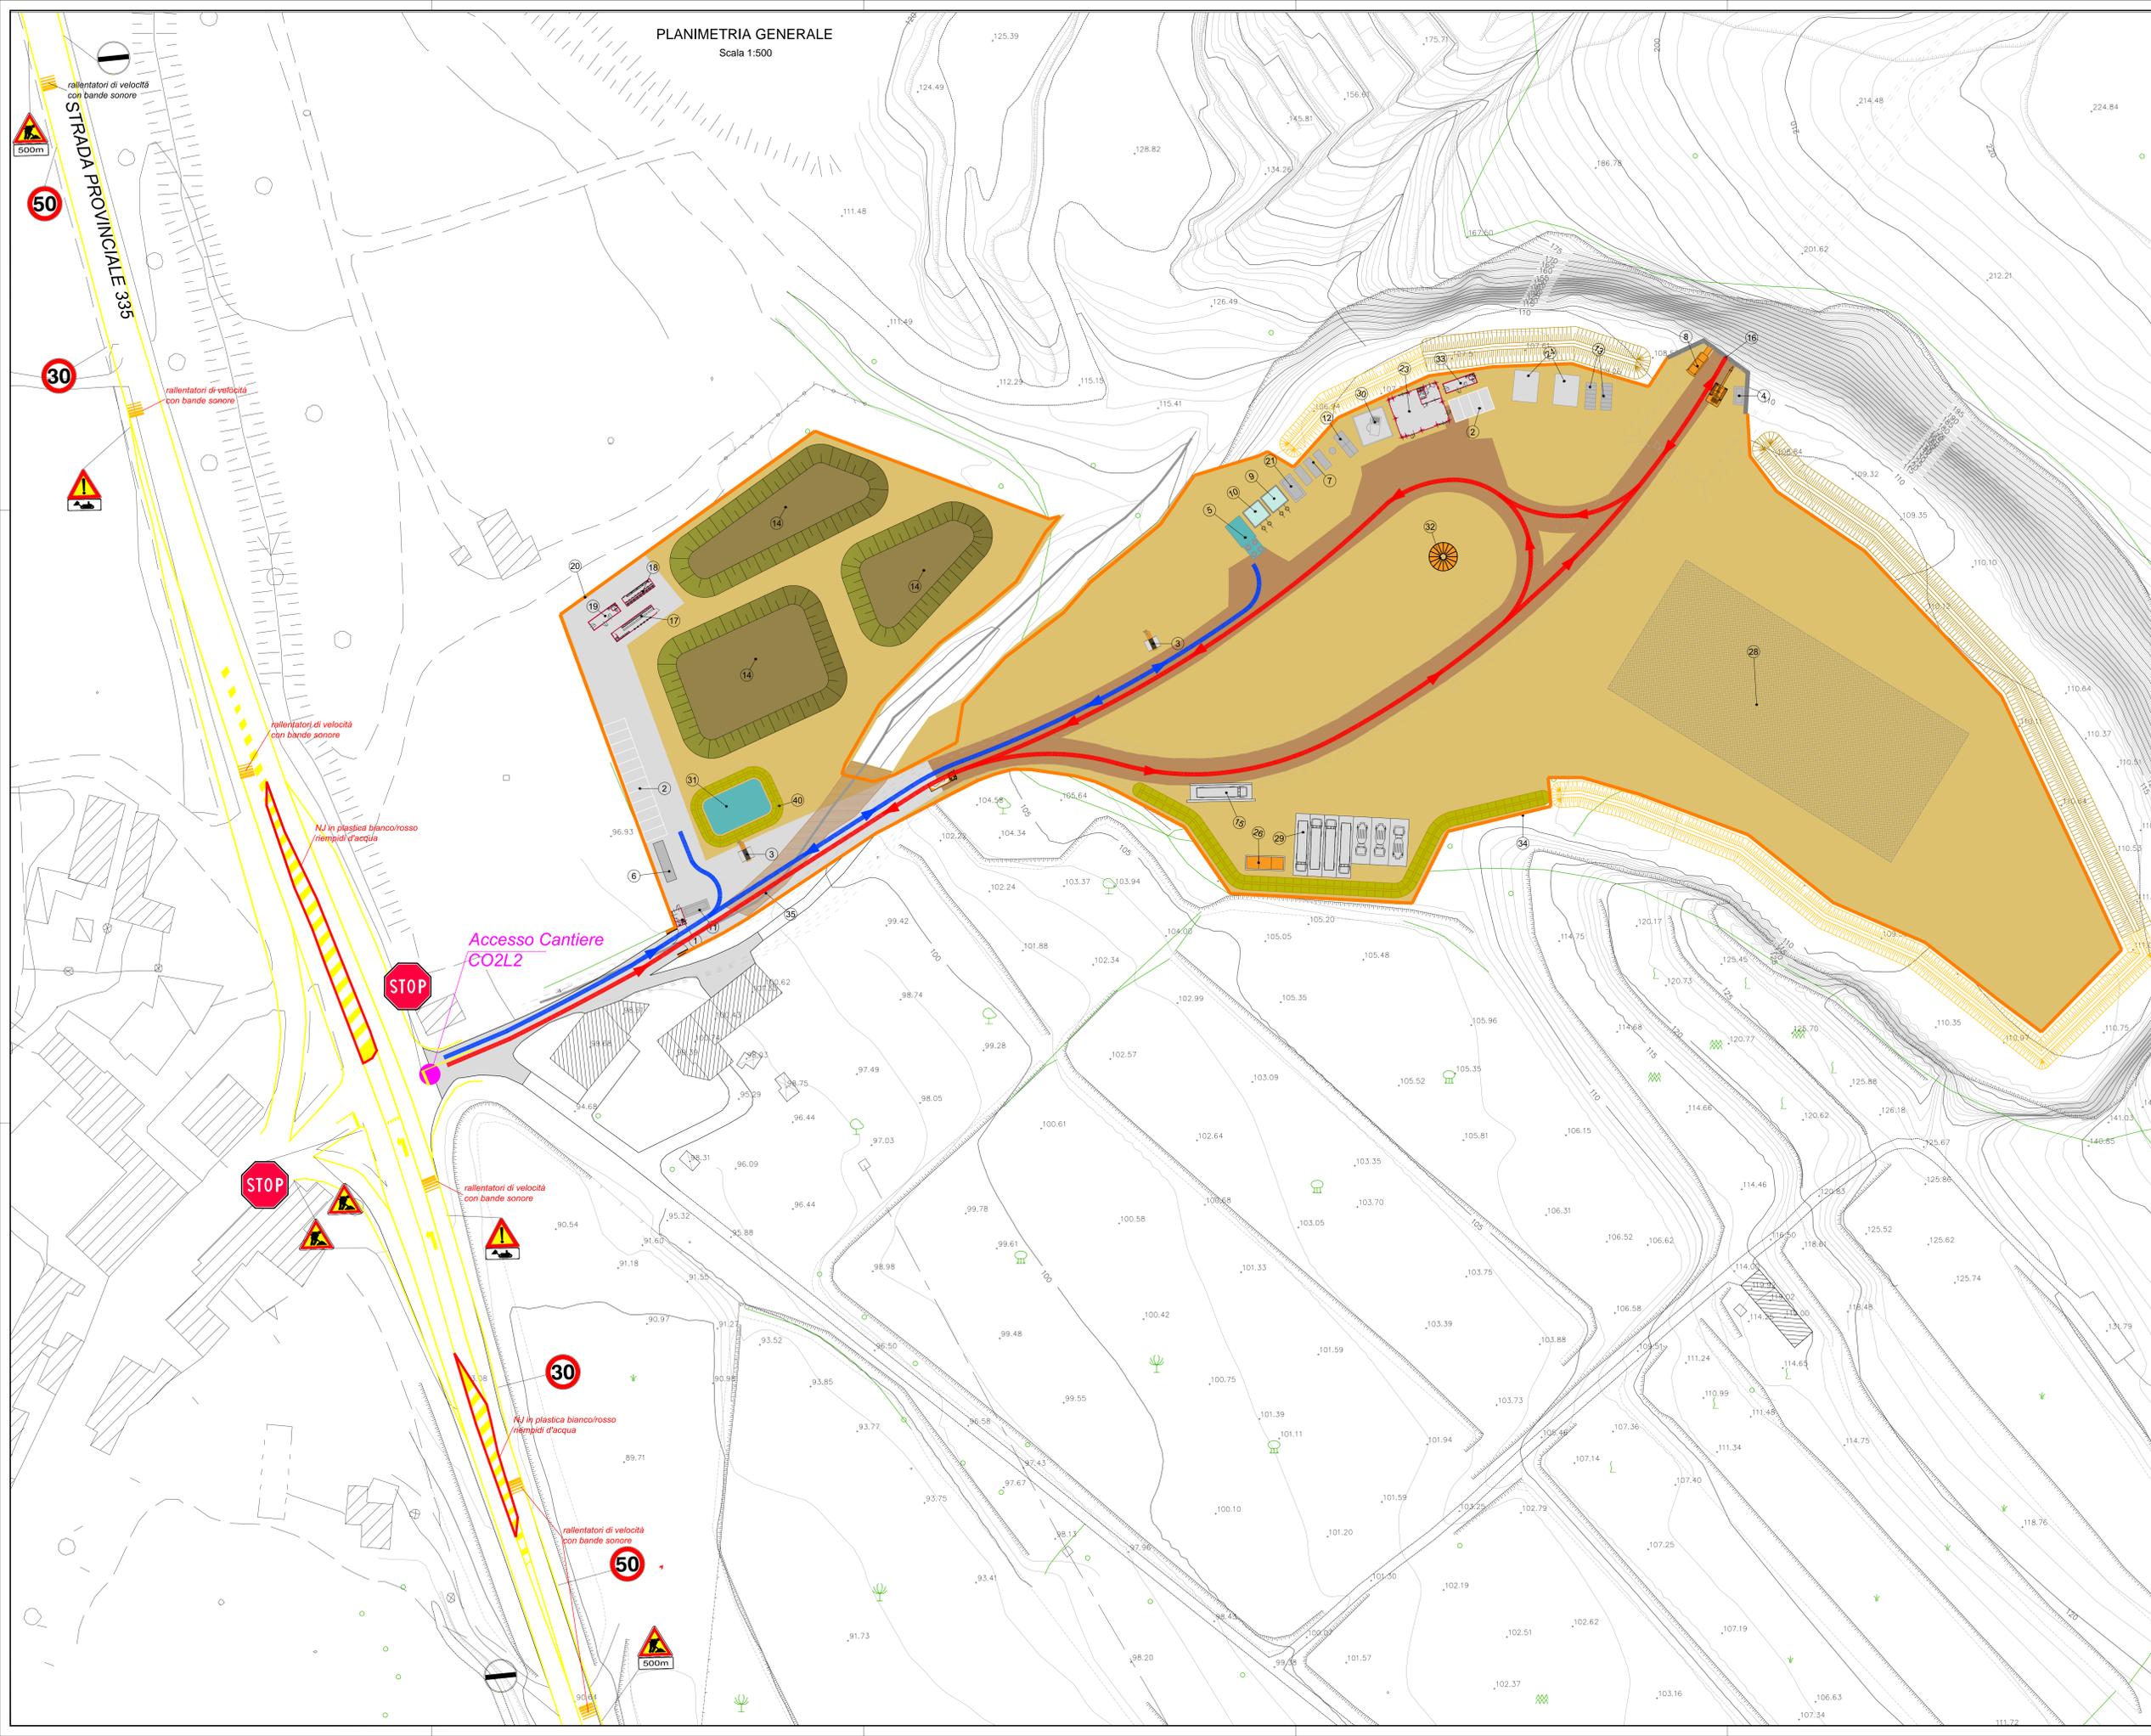

CO2L2 - LEGENDA

1) Guardiola	18) Infermeria
2) Lavaggio ruote	19) Recinzione
3) Piantarelli	20) Pozzo
4) Sottostazione elettrica	21) Magazzino
5) Impianto di depurazione completo di disoleatore	22) Officina elettrica e meccanica
6) Vasca prima pioggia e disoleatore	23) Lavaggio automezzi
7) Elettrocompressori	24) Deposito rifiuti urb. e ass.
8) Ventilatore assiale	25) Dissabbiatore
9) Serbatoio acqua: pompaggio in galleria, acqua industriale e antincendio (25 mc)	26) Area di deposito materiale da costruzione
10) Cabina elettrica di consegna	27) Parcheggi mezzi pesanti
11) Generatore	28) Deposito carburante
12) Containers	29) Torre faro
13) Cumuli materiale da scavo	30) Ufficio cantiere
14) Pesa automezzi	31) Duna di protezione
15) Imbocco galleria	32) Laghetto di sedimentazione e laminazione
16) Spogliatoi	33) Cabina elettrica di trasformazione
17) Servizi igienici	34) Dormitori
	35) Percorso pedonale

LEGENDA

	Viabilità interna autovetture
	Viabilità interna dei mezzi di cantiere
	Superficie carrabile in cemento
	Superficie carrabile in asfalto
	Superficie in misto stabilizzato
	Superficie non asfaltata

Accesso Cantiere  
CO2L2



COMMITTENTE:  
 **RFI**  
RETTA FERRIARIANA ITALIANA  
GRUPPO FERROVIE DELLO STATO ITALIANE

DIREZIONE LAVORI:  
 **ITALFER**  
GRUPPO FERROVIE DELLO STATO ITALIANE

APPALTATORE:  
 **PIZZAROTTI**

PROGETTAZIONE: RAGGRUPPAMENTO TEMPORANEO PROGETTISTI 	PROGETTISTA: Ing. FEDERICO DURASTANTI	DIRETTORE DELLA PROGETTAZIONE: Ing. PIETRO MAZZOLI <small>Responsabile istruttoria tra le varie prestazioni specialistiche</small>
---	--	--

**PROGETTO ESECUTIVO**

**ITINERARIO NAPOLI-BARI**  
**RADDOPPIO TRATTA CANCELLO-BENEVENTO**  
**1° LOTTO FUNZIONALE CANCELLO-FRASSO TELESINO E VARIANTE ALLA LINEA ROMA-NAPOLI VIA CASSINO NEL COMUNE MADDALONI**

**CANTIERIZZAZIONE**  
Cantiere base/operativo CO2L2. Viabilità interne di cantiere

APPALTATORE: CONSORZIO CPT IL DIRETTORE TECNICO GIAN C. BRANCHI 22/09/2018	SCALA: 1:500
--	-----------------

COMMESSA	LOTTO	FASE	ENTE	TIPO DOC.	OPERA/DISCIPLINA	PROGR.	REV.
I F I N	0 1	E	Z Z	P B	C A 0 0 0 0	0 0 3	B

Rev.	Descrizione	Redatto	Data	Verificato	Data	Approvato	Data	Autofirmato Data
A	Emesso	M.Branchi	14/09/2018	F. Durastanti	14/09/2018	P. Mazzoli	14/09/2018	F. Durastanti
B	Aggiornamenti progettuali	M.Branchi	22/09/2018	S. Durastanti	22/09/2018	P. Mazzoli	22/09/2018	

File: IFIN.0.1.E.ZZ.PB.CA.00.0.0.003.B.dwg  
n. Elab.: 22/09/2018