

PLANIMETRIA GENERALE  
Scala 1:500

L'area di stoccaggio interna al cantiere CO3L2 verrà utilizzata in caso di necessità




CO3L2 - LEGENDA

1	Guardiola	18	Infermeria
2	Lavaggio ruote	19	Recinzione
3	Parcheggi	20	Pozzo
4	Sottostazione elettrica	21	Magazzino
5	Impianto di depurazione completo di disoleatore	22	Officina elettrica e meccanica
6	Vasca prima pioggia e disoleatore	23	Lavaggio automezzi
7	Elettrocompressori	24	Deposito rifiuti urb. e ass.
8	Ventilatore assiale	25	Disabbiatore
9	Serbatoio acqua pompaggio in galleria, acqua industriale e antincendio (25 mc)	26	Area di deposito materiale da costruzione
10	Cabina elettrica di consegna	27	Parcheggi mezzi pesanti
11	Generatore	28	Deposito carburante
12	Containers	29	Torre faro
13	Cumuli materiale da scavo	30	Ufficio cantiere
14	Pesa automezzi	31	Duna di protezione
15	Imbocco galleria	32	Laghetto di sedimentazione e laminazione
16	Spogliatoi	33	Cabina elettrica di trasformazione
17	Servizi igienici	34	Domitori
			Percorso pedonale

LEGENDA

<span style="color: green;">PE DN 110</span>	Condotta acque provenienti dal pozzo (sviluppo 495 metri)
<span style="color: green;">■</span>	Pozzetto condotta acque provenienti dal pozzo

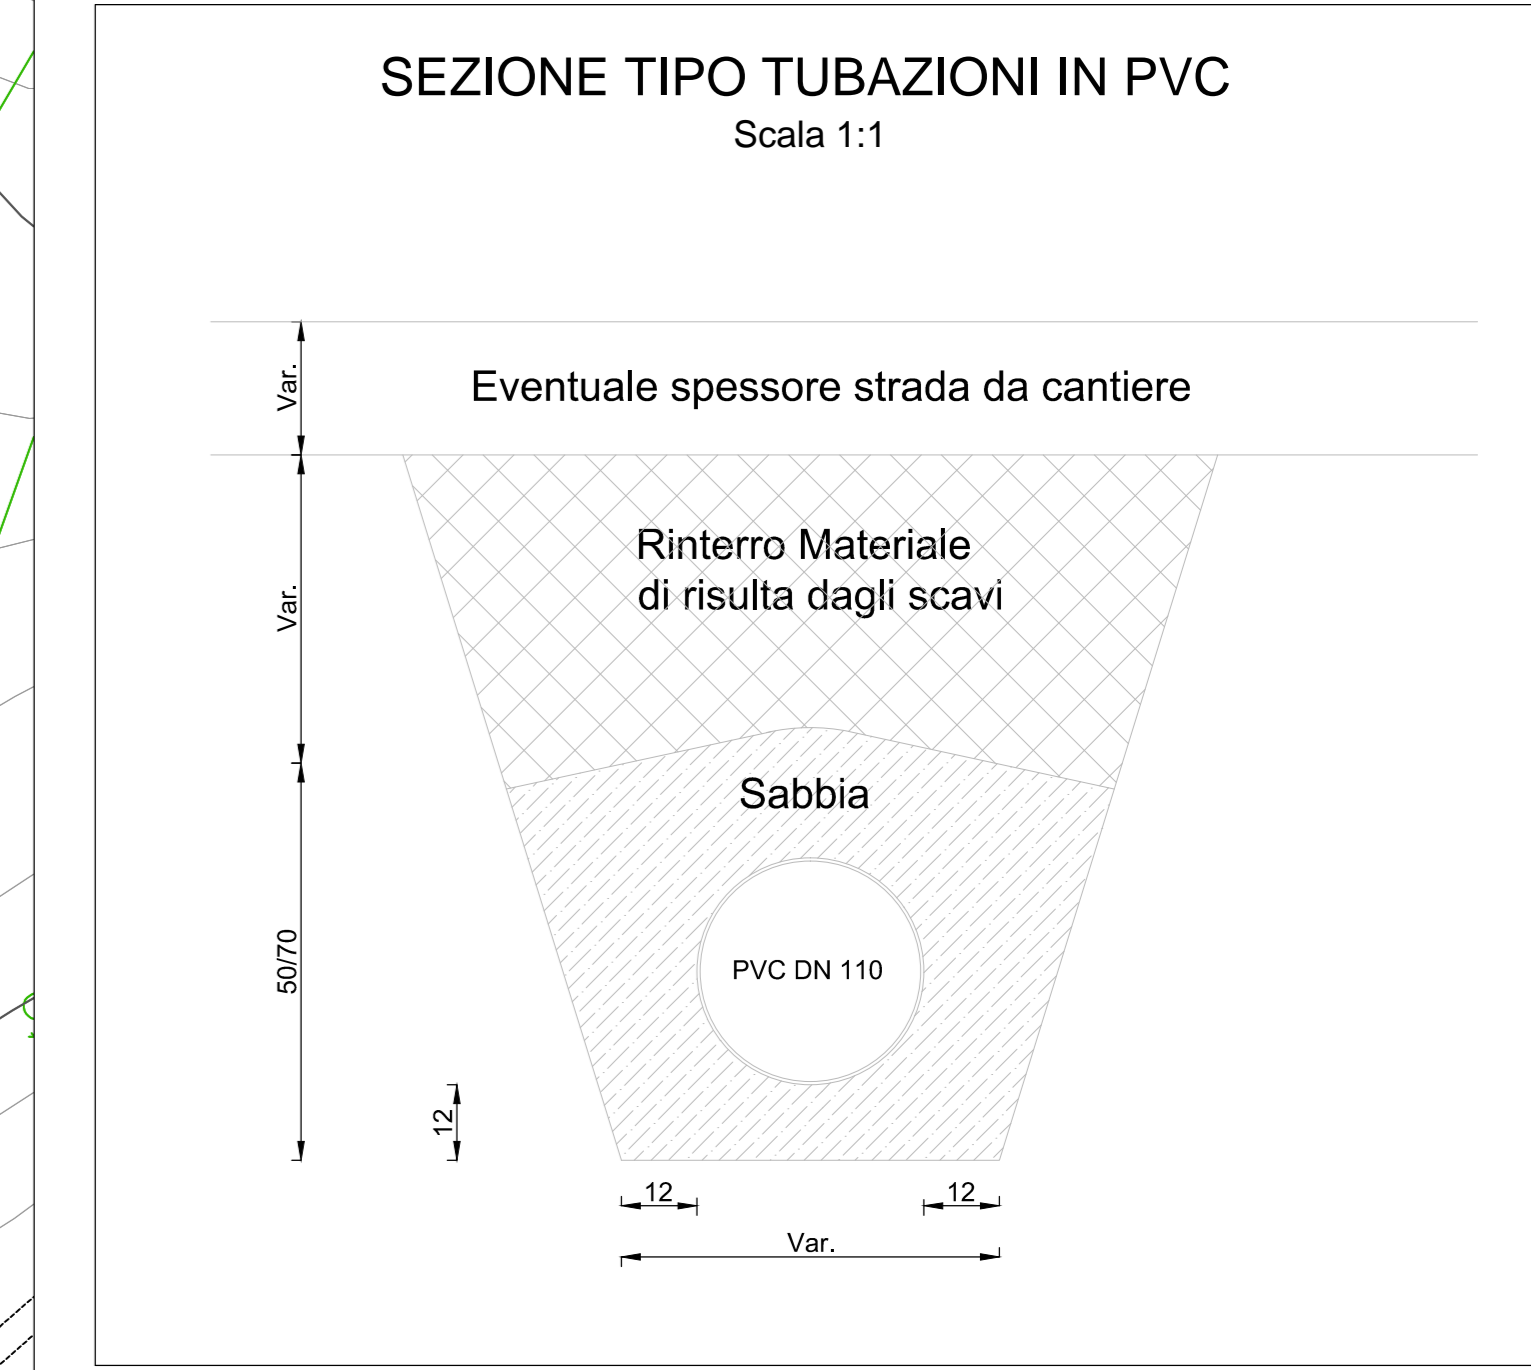

COMMITTENTE: **RFI** RETE FERROVIARIA ITALIANA GRUPPO FERROVIE DELLO STATO ITALIANO

DIREZIONE LAVORI: **ITALFERR** GRUPPO FERROVIE DELLO STATO ITALIANO

APPALTATORE: **CONSORZIO CFT** **PIZZAROTTI**

PROGETTAZIONE: **PIZZAROTTI** **Sintagma** **INTERBIA**

PROGETTISTA: Ing. FEDERICO DURASTANTI

DIRETTORE DELLA PROGETTAZIONE: Ing. PIETRO MAZZOLI

**PROGETTO ESECUTIVO**

**ITINERARIO NAPOLI-BARI**  
**RADDOPPIO TRATTA CANCELLO-BENEVENTO**  
**L' LOTTO FUNZIONALE CANCELLO-FRASSO TELESINO E VARIANTE ALLA LINEA ROMA-NAPOLI VIA CASSINO NEL COMUNE MADDALONI**

CANTIERIZZAZIONE  
Cantiere operativo CO3L2: Approvvigionamento idrico

APPALTATORE		CONSORZIO CFT		SCALA:			
CONSORZIO CFT		CONSORZIO CFT		1:500			
IL DIRETTORE TECNICO		CONSORZIO CFT					
Gian C. BIANCHI		CONSORZIO CFT					
22/09/2018		CONSORZIO CFT					
COMMESSA	LOTTO	FASE	ENTE	TIPO DOC.	OPERA/DISCIPLINA	PROGR.	REV.
IFIN	01	E	Z	P	CA	0000	009
Rev.	Descrizione	Redatto	Data	Verificato	Data	Approvato	Data
A	Elaborazione	M. Bica	14/09/2018	F. Durastanti	14/09/2018	F. Mazzoli	14/09/2018
B	Approvazione definitiva	M. Bica	22/09/2018	S. Durastanti	22/09/2018	F. Mazzoli	22/09/2018
							22/09/2018