


PLANIMETRIA GENERALE
Scala 1:500

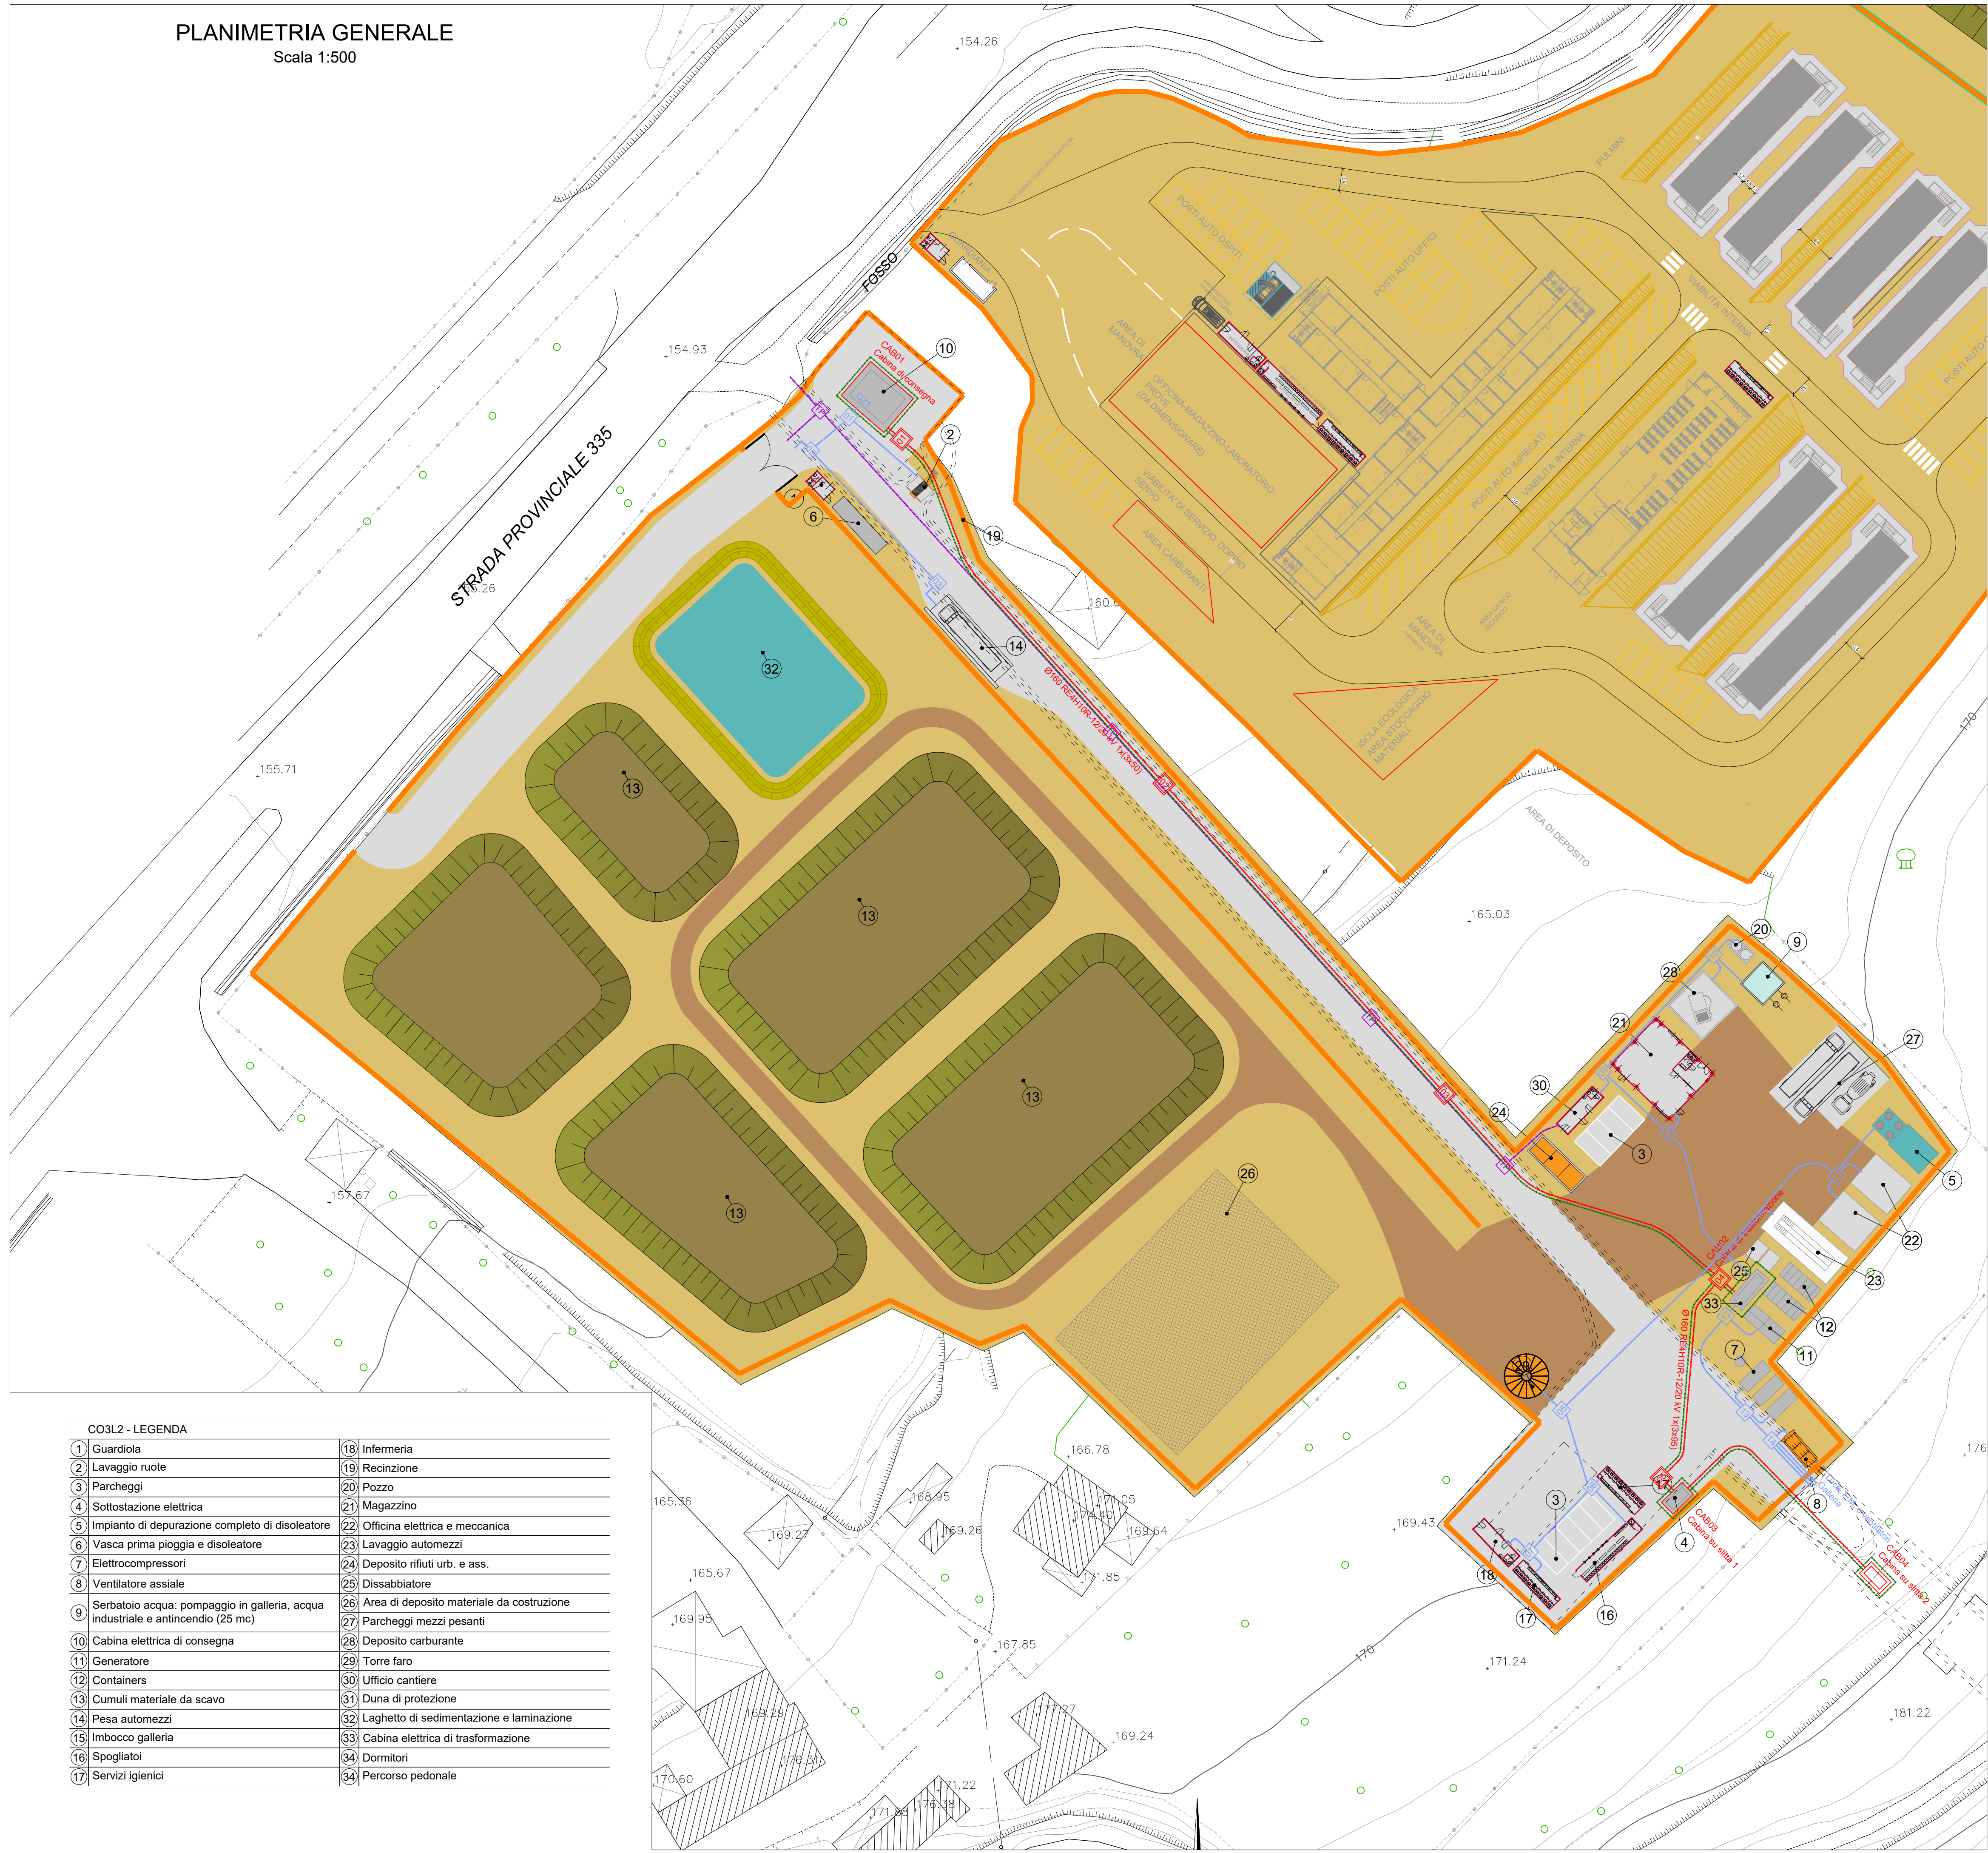

LEGENDA

	Tubazione di polietilene doppia parete di cui quella esterna corrugata Ø160 per linea di media tensione distribuzione interna
	Pozzetto carrabile di media tensione media tensione distribuzione interna dimensioni 1000x1000 mm
	Tubazione di polietilene doppia parete di cui quella esterna corrugata Ø160 per linea di media tensione di allaccio distributore
	Pozzetto carrabile di media tensione media tensione allaccio distributore dimensioni 1000x1000 mm
	Punto di allaccio su palo di media tensione
	Tubazione di polietilene doppia parete di cui quella esterna corrugata Ø90 / Ø160 per linea BT
	Pozzetto carrabile di bassa tensione dimensioni da 400x400 mm a 1000x1000 mm
	Treccia di terra in rame nudo da 50mmq interrata
	Tubazione di polietilene doppia parete di cui quella esterna corrugata Ø90 per linea telefonica
	Pozzetto carrabile linea telefonica dimensioni 400x400 mm

CO3L2 - LEGENDA

1	Guardiola	18	Infermeria	
2	Lavaggio ruote	19	Recinzione	
3	Parcheggi	20	Pozzo	
4	Sottostazione elettrica	21	Magazzino	
5	Impianto di depurazione completo di disoleatore	22	Officina elettrica e meccanica	
6	Vasca prima pioggia e disoleatore	23	Lavaggio automezzi	
7	Elettrocompressori	24	Deposito rifiuti urb. e ass.	
8	Ventilatore assiale	25	Dissabbiatore	
9	Seratoio acqua: pompaggio in galleria, acqua industriale e antincendio (25 mc)	26	Area di deposito materiale da costruzione	
10	Cabina elettrica di consegna	27	Parcheggi mezzi pesanti	
11	Generatore	28	Deposito carburante	
12	Containers	29	Torre faro	
13	Cumul materiale da scavo	30	Ufficio cantiere	
14	Pesa automezzi	31	Duna di protezione	
15	Imbocco galleria	32	Laghetto di sedimentazione e laminazione	
16	Spogliatoi	33	Cabina elettrica di trasformazione	
17	Servizi igienici	34	Dormitori	
			34	Percorso pedonale

COMMITTENTE:
RFI
RETE FERROVIARIA ITALIANA
GRUPPO FERROVIE DELLO STATO ITALIANE

DIREZIONE LAVORI:
ITALFERR
GRUPPO FERROVIE DELLO STATO ITALIANE

APPALTATORE:
Ghella, **CONSORZIO CFT**, **INTEBRA**, **PIZZAROTTI**

PROGETTAZIONE:
RAGGRUPPAMENTO TEMPORANEO PROGETTISTI
PIZZAROTTI, **Sintagma**, **INTEBRA**, **INTEGRA**

PROGETTISTA:
Ing. FEDERICO DURASTANTI

DIRETTORE DELLA PROGETTAZIONE:
Ing. PIETRO MAZZOLI
Responsabile integrazione fra le varie prestazioni specialistiche

PROGETTO ESECUTIVO
ITINERARIO NAPOLI-BARI
RADDOPPIO TRATTA CANCELLO-BENEVENTO
1° LOTTO FUNZIONALE CANCELLO-FRASCO TELESINO E VARIANTE ALLA LINEA ROMA-NAPOLI VIA CASSINO NEL COMUNE MADDALONI

CANTIERIZZAZIONE
Cantere operativo CO3L2: Schema planimetrico distribuzione MT e impianto di terra

APPALTATORE CONSORZIO CFT IL DIRETTORE TECNICO Geom. G. BIANCHI 10/07/2018	SCALA: 1:500							
COMMESSA	LOTTO	FASE	ENTE	TIPO DOC.	OPERA/DISCIPLINA	PROGR.	REV.	
IF1N	01	E	ZZ	P8	CA00000	011	A	
Rev.	Descrizione	Redatto	Data	Verificato	Data	Approvato	Data	Autorizzato Data
A	Emissione	M. Botta	10/07/2018	F. Durastanti	10/07/2018	P. Mazzoli	10/07/2018	F. Durastanti
								10/07/2018