




PLANIMETRIA GENERALE  
Scala 1:500

CO4L2 - LEGENDA	
1	Guardiola
2	Parcheggi
3	Lavaggio ruote
4	Impianto di depurazione completo di disoleatore
5	Elettrocompressori
6	Ventilatore assiale
7	Serbatoio acqua: pompaggio in galleria, acqua industriale e antincendio (25 mc)
8	Cabina elettrica di trasformazione
9	Generatore
10	Impianto di iniezione
11	Cumuli materiale da scavo
12	Imbocco galleria
13	Spiogliaio
14	Servizi igienici
15	Infermeria
16	Ufficio cantiere
17	Area deposito materiale da costruzione
18	Pozzo
19	Magazzino
20	Officina elettrica e meccanica
21	Lavaggio automezzi
22	Deposito rifiuti urb. e ass.
23	Disassabatore
24	Parcheggi mezzi pesanti
25	Deposito carburante
26	Torre faro
27	Laghetto di sedimentazione e laminazione
28	Systema di sedimentazione e laminazione

**LEGENDA**

 Condotta acque provenienti dal pozzo

 Pozzetto condotta acque provenienti dal pozzo

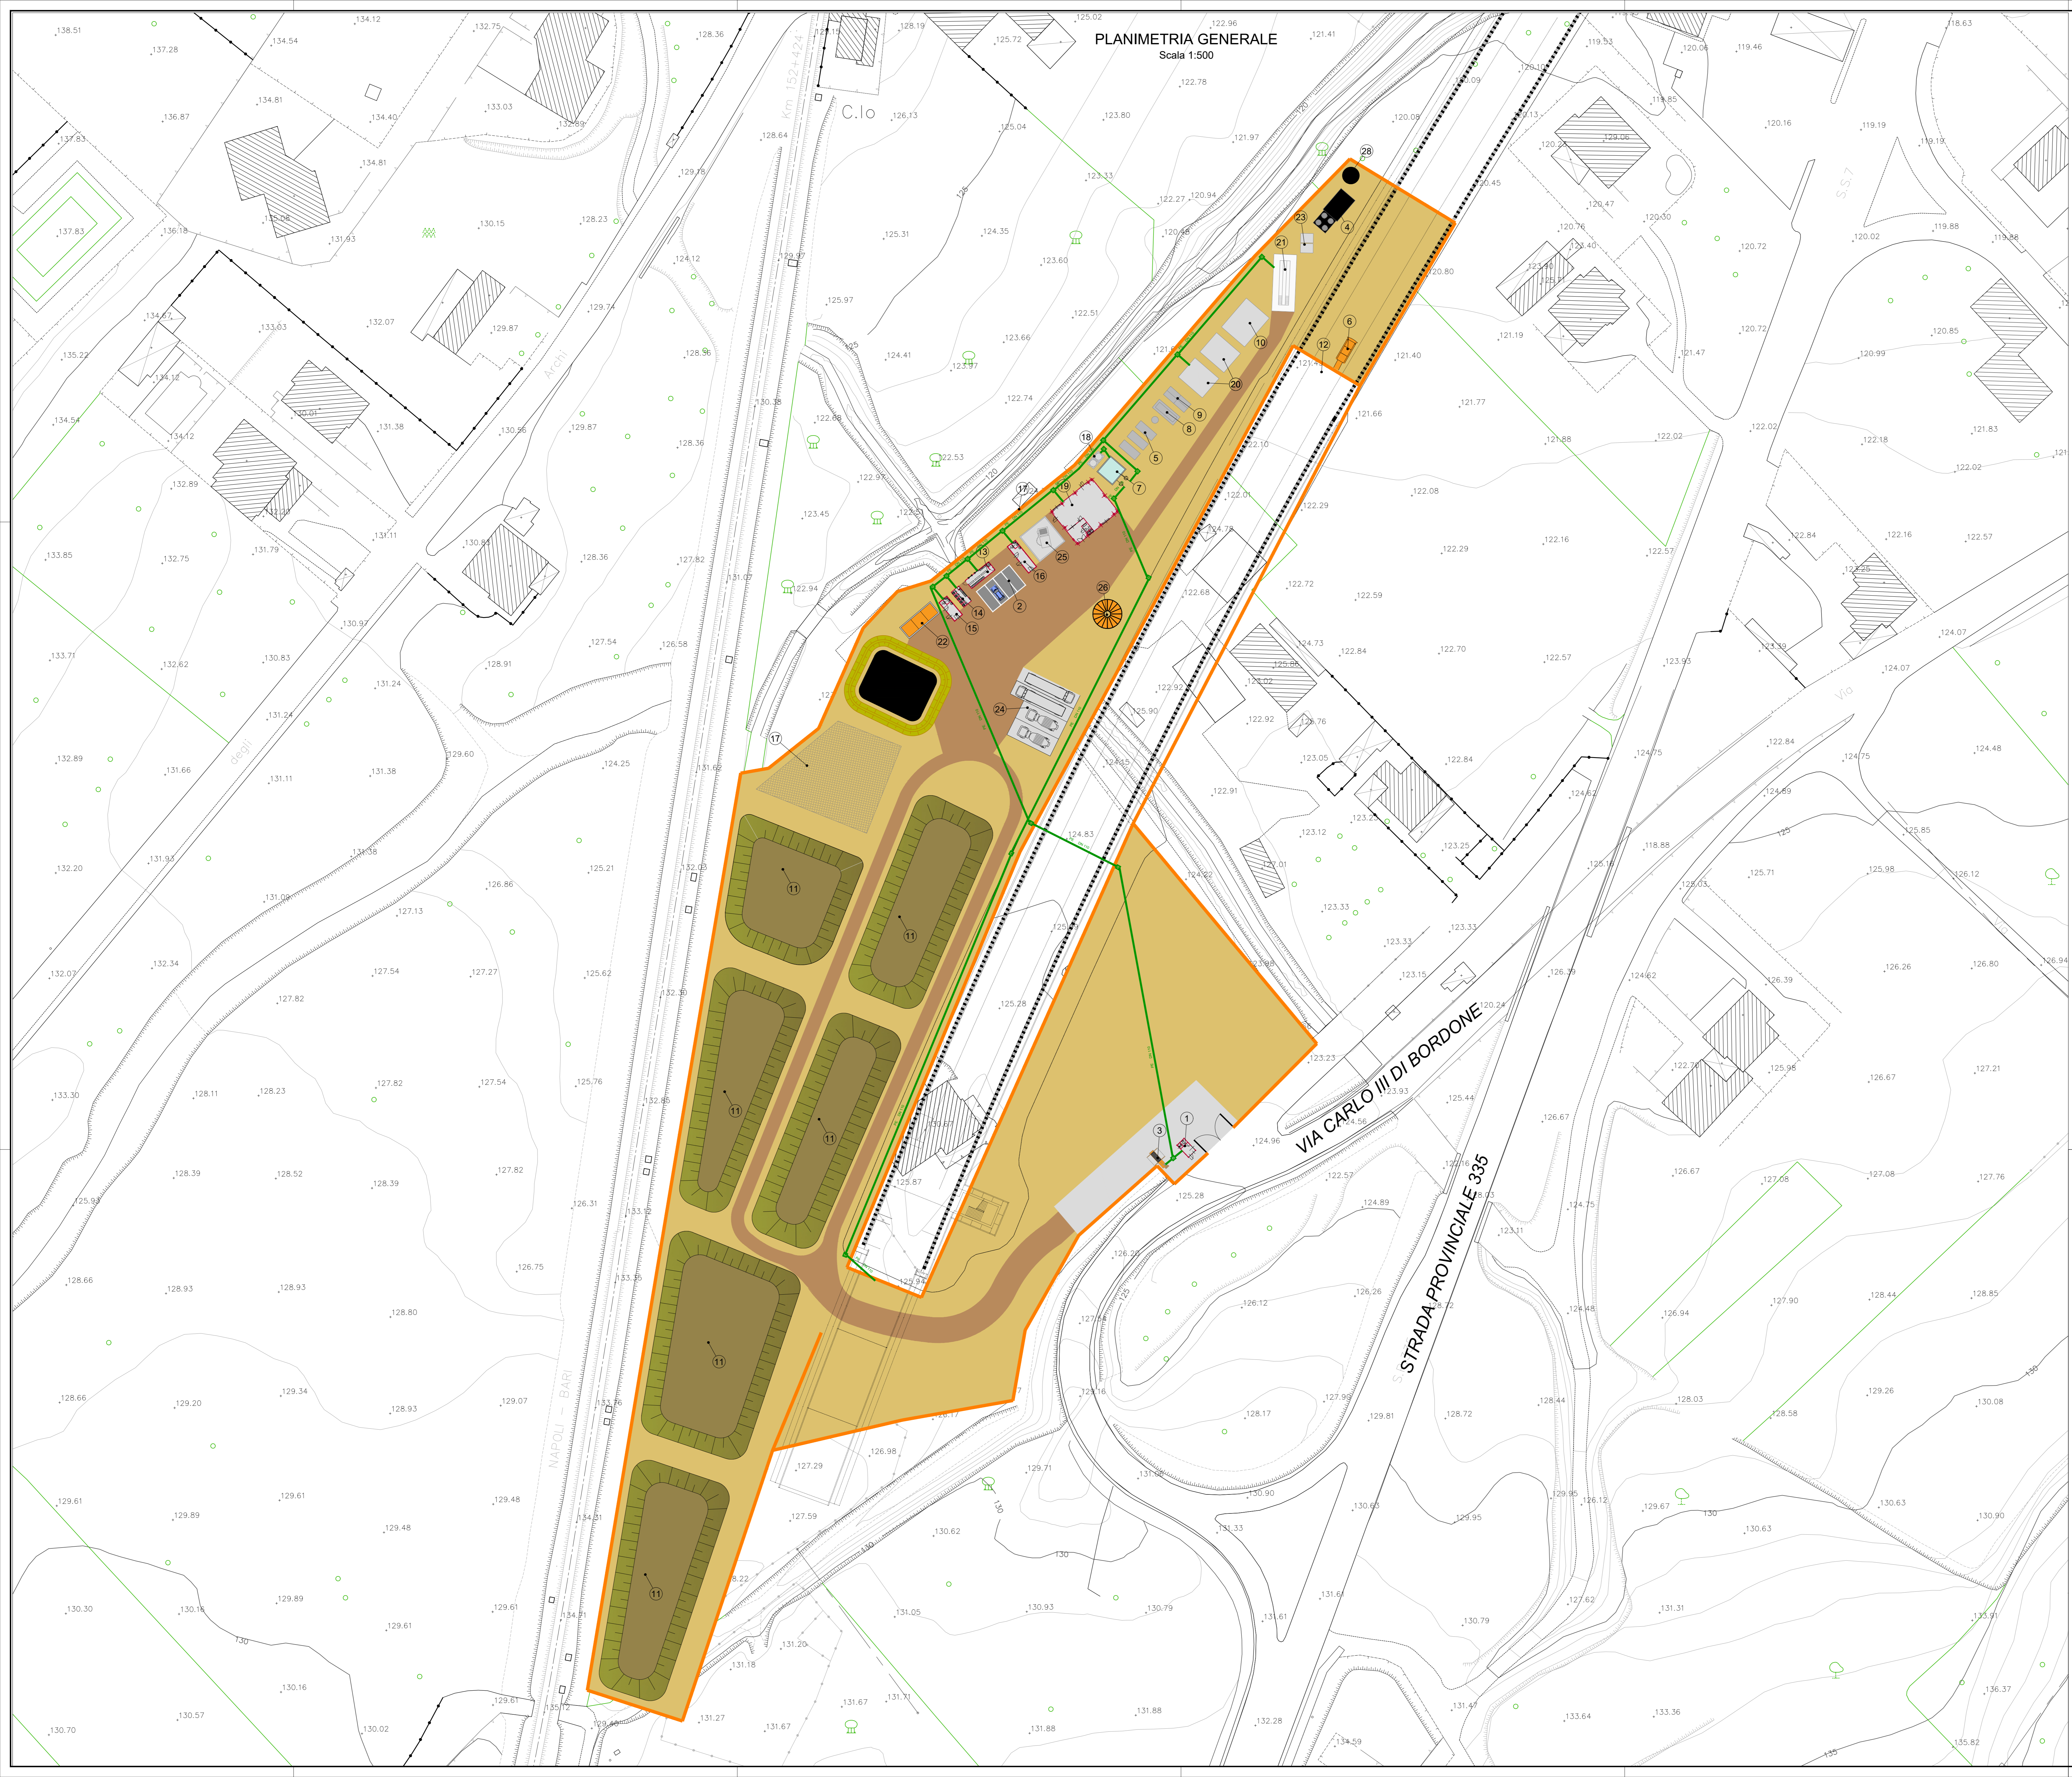

COMMITTENTE:  **RFI**  
R.F. FERROVIARIA ITALIANA  
GRUPPO FERROVIE DELLO STATO ITALIANE

DIREZIONE LAVORI:  **ITALFERR**  
GRUPPO FERROVIE DELLO STATO ITALIANE

APPALTATORE:  **CONSORZIO CPT**  
 **PIZZAROTTI**

PROGETTAZIONE:  **PIZZAROTTI** /  **SINTAGMA** /  **INTERBNA**

PROGETTISTA: Ing. FEDERICO DURASTANTI

DIRETTORE DELLA PROGETTAZIONE: Ing. PIETRO MAZZOLI  
Responsabile integrazione fra le varie prestazioni specialistiche

**PROGETTO ESECUTIVO**

**ITINERARIO NAPOLI-BARI  
RADDOPPIO TRATTA CANCELLO-BENEVENTO  
L' LOTTO FUNZIONALE CANCELLO-FRASSO TELESINO E VARIANTE ALLA  
LINEA ROMA-NAPOLI VIA CASSINO NEL COMUNE MADDALONI**

CANTIERIZZAZIONE  
Cantere operativo CO4L2: Approvvigionamento idrico

APPALTATORE	CONSORZIO CPT IL DIRETTORE TECNICO Geom. C. BIANCHI 10072018	SCALA: 1:500
-------------	---	-----------------

COMMESSA	LOTTO	FASE	ENTE	TIPO DOC.	OPERA/DISCIPLINA	PROGR.	REV.
IFIN	01	E	ZZ	P8	CA0000	014	A

Rev.	Descrizione	Redatto	Data	Verificato	Data	Approvato	Data	Autorizzato	Data
A	Emissione	M.Bica	10/07/2018	F.Durastanti	10/07/2018	F.Mazzoli	10/07/2018	F.Durastanti	10/07/2018

File: IFIN.01.E.ZZ.P8.CA.00.0.014.A.dwg n. Elab.: 10072018