


CO4L2 - LEGENDA	
1	Guardiola
2	Parcheggi
3	Lavaggio ruote
4	Impianto di depurazione completo di disoleatore
5	Elettrocompressori
6	Ventilatore assiale
7	Seratoio acqua: pompaggio in galleria, acqua industriale e antincendio (25 mc)
8	Cabina elettrica di trasformazione
9	Generatore
10	Impianto di iniezione
11	Cumul materiale da scavo
12	Imbocco galleria
13	Spogliatoi
14	Servizi igienici
15	Infermeria
16	Ufficio cantiere
17	Area deposito materiale da costruzione
18	Pozzo
19	Magazzino
20	Officina elettrica e meccanica
21	Lavaggio automezzi
22	Deposito rifiuti urb. e ass.
23	Dissabbiatore
24	Parcheggi mezzi pesanti
25	Deposito carburante
26	Torre faro
27	Laghetto di sedimentazione e laminazione
28	Cisterna di sedimentazione e laminazione

PLANIMETRIA GENERALE
Scala 1:500

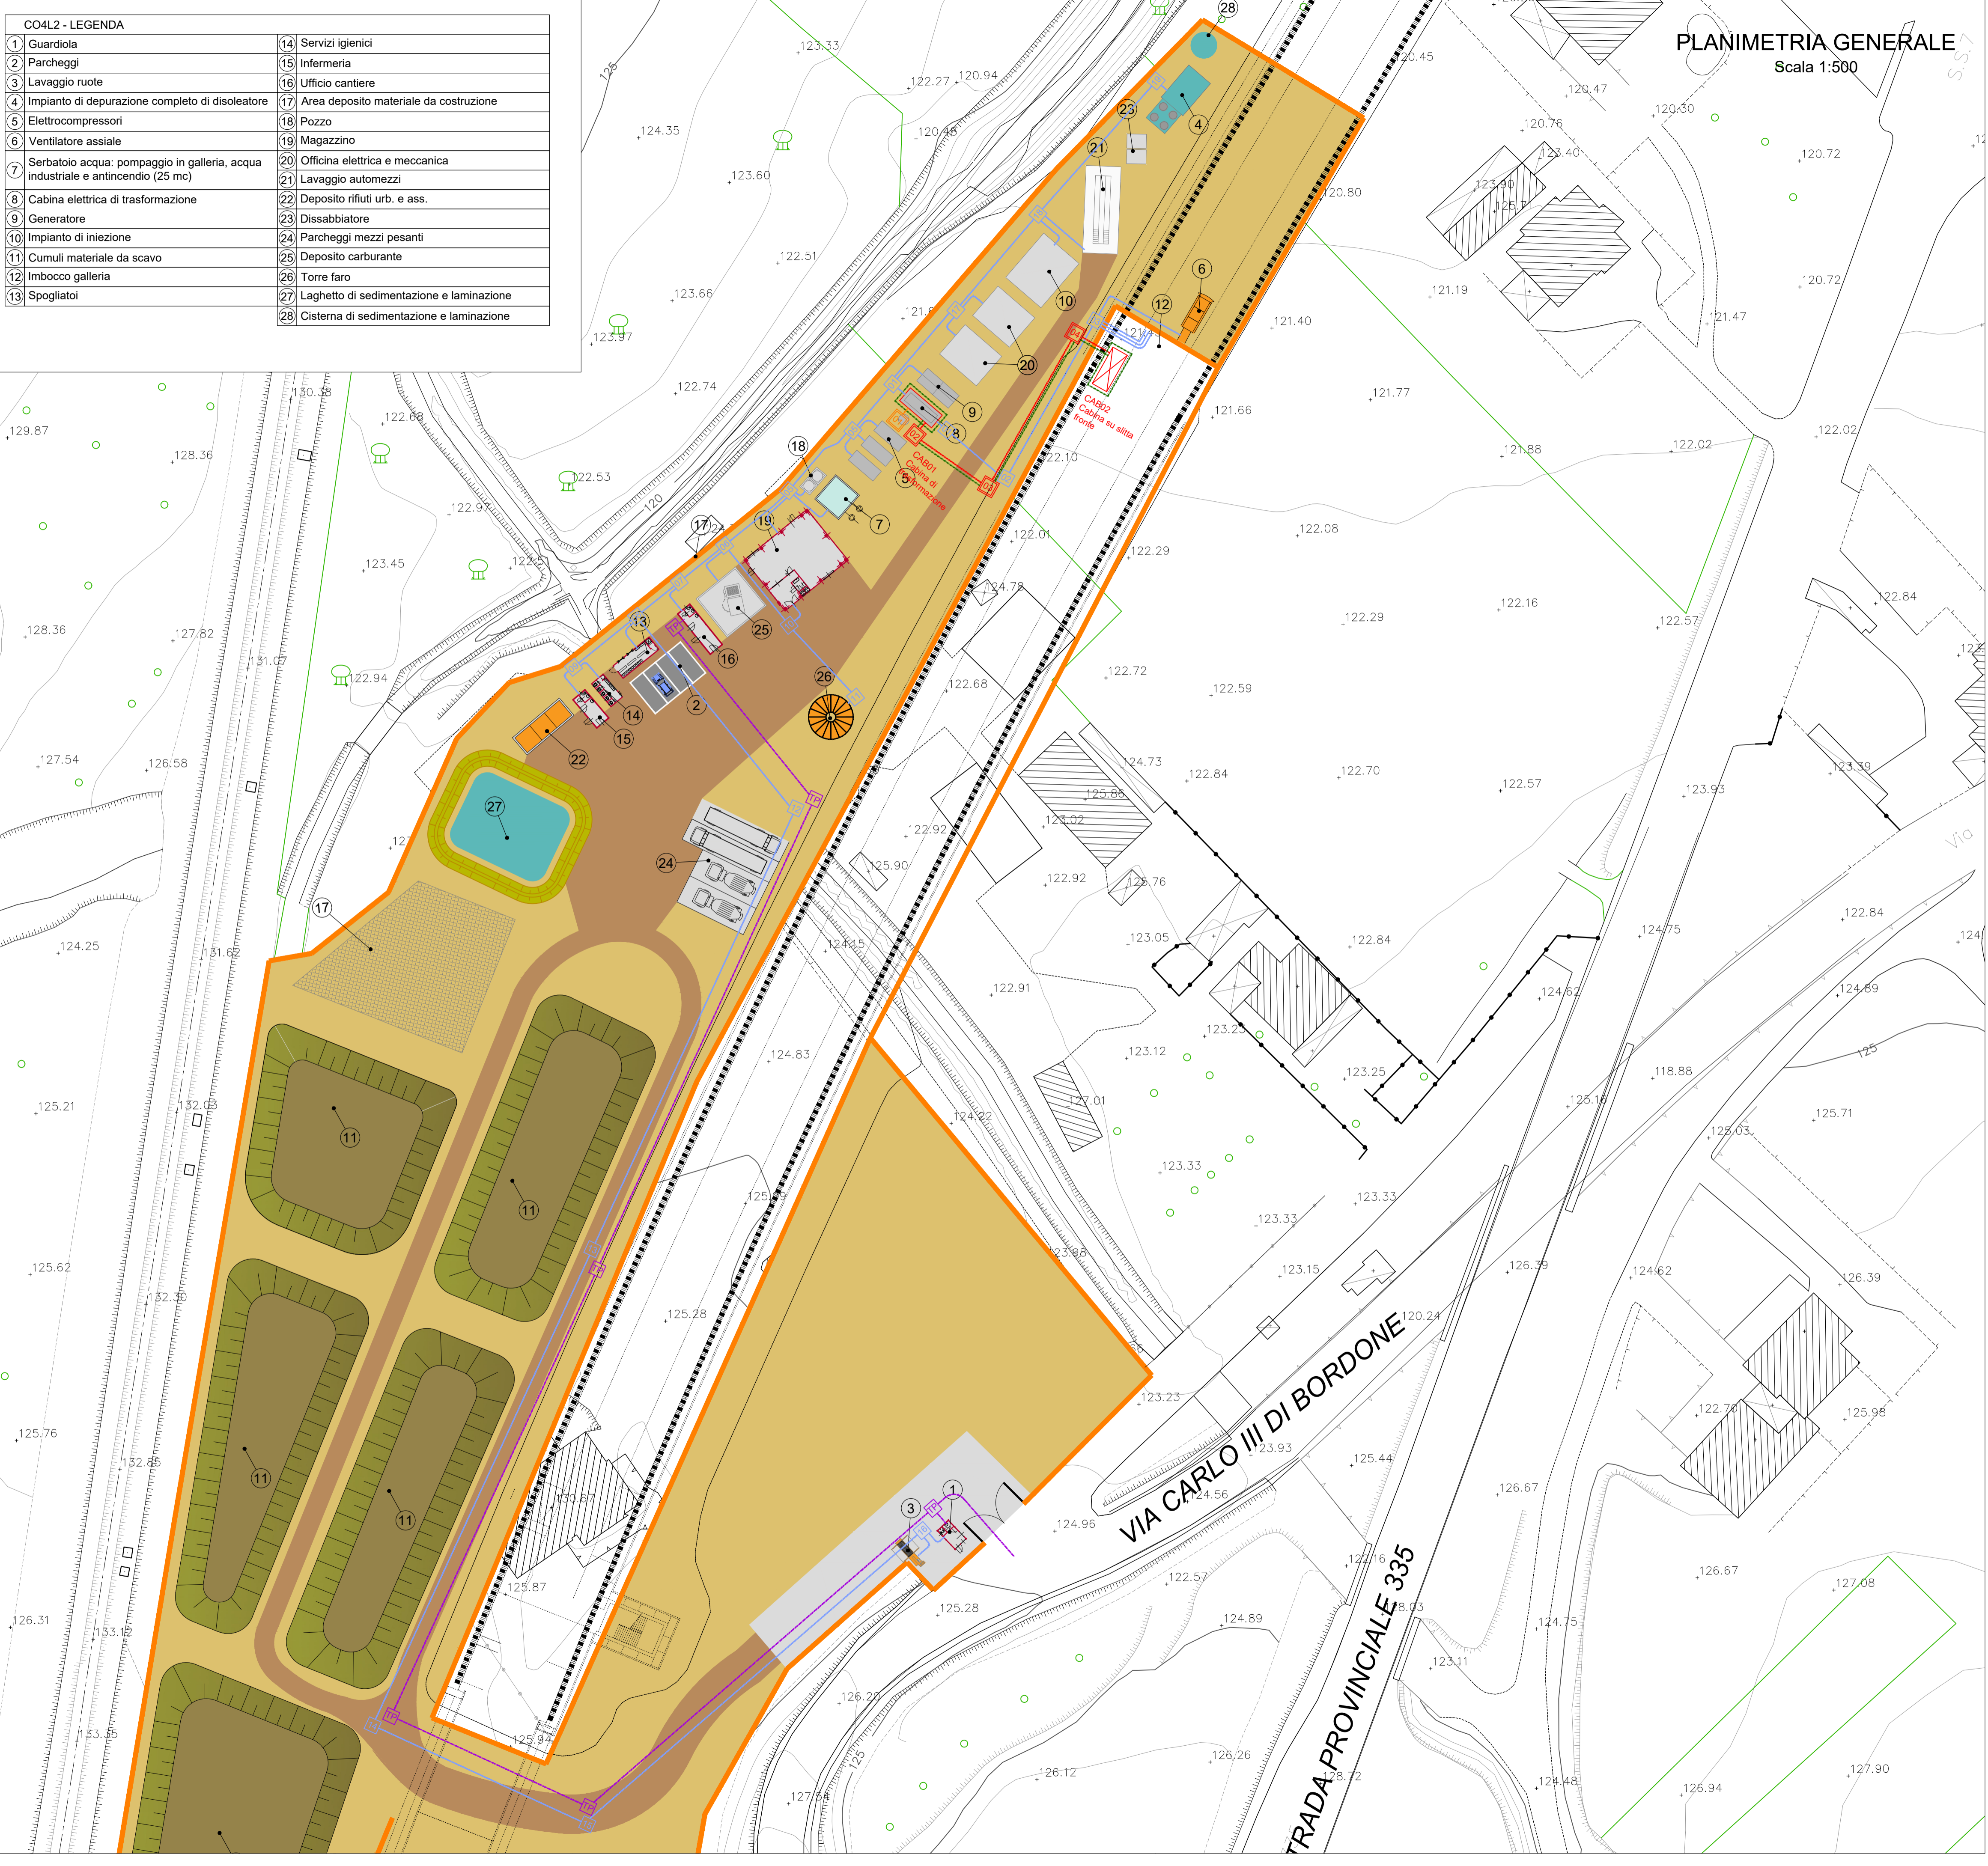

LEGENDA

	Tubazione di polietilene doppia parete di cui quella esterna corrugata Ø160 per linea di media tensione distribuzione interna
	Pozzetto carrabile di media tensione media tensione distribuzione interna dimensioni 1000x1000 mm
	Tubazione di polietilene doppia parete di cui quella esterna corrugata Ø160 per linea di media tensione di allaccio distributore
	Pozzetto carrabile di media tensione media tensione allaccio distributore dimensioni 1000x1000 mm
	Punto di allaccio su palo di media tensione
	Tubazione di polietilene doppia parete di cui quella esterna corrugata Ø90 / Ø160 per linea BT
	Pozzetto carrabile di bassa tensione dimensioni da 400x400 mm a 1000x1000 mm
	Treccia di terra in rame nudo da 50mmq interrata
	Tubazione di polietilene doppia parete di cui quella esterna corrugata Ø90 per linea telefonica
	Pozzetto carrabile linea telefonica dimensioni 400x400 mm

COMMITTENTE:
 RFI
RETE FERROVIARIA ITALIANA
GRUPPO FERROVIE DELLO STATO ITALIANE

DIREZIONE LAVORI:
 ITALFERR
GRUPPO FERROVIE DELLO STATO ITALIANE

APPALTATORE:
 Ghella **CONSORZIO CFT** INTEBRA

PROGETTAZIONE: RAGGRUPPAMENTO TEMPORANEO PROGETTISTI PIZZAROTTI Sintagma INTEBRA	PROGETTISTA: Ing. FEDERICO DURASTANTI	DIRETTORE DELLA PROGETTAZIONE: Ing. PIETRO MAZZOLI Responsabile integrazione fra le varie prestazioni specialistiche
--	--	--

PROGETTO ESECUTIVO

ITINERARIO NAPOLI-BARI
RADDOPPIO TRATTA CANCELLO-BENEVENTO
1° LOTTO FUNZIONALE CANCELLO-FRASSO TELESINO E VARIANTE ALLA LINEA ROMA-NAPOLI VIA CASSINO NEL COMUNE MADDALONI

CANTIERIZZAZIONE
Cantiere operativo CO4L2: Schema planimetrico distribuzione BT e impianto telefonico

APPALTATORE CONSORZIO CFT IL DIRETTORE TECNICO Geom. G. BIANCHI 10/07/2018	SCALA: 1:500
--	-----------------

COMMESSA	LOTTO	FASE	ENTE	TIPO DOC.	OPERA/DISCIPLINA	PROGR.	REV.
IF1N	01	E	ZZ	P8	CA0000	017	A

Rev.	Descrizione	Redatto	Data	Verificato	Data	Approvato	Data	Autorizzato Data
A	Emissione	M. Botta	10/07/2018	F. Durastanti	10/07/2018	P. Mazzoli	10/07/2018	F. Durastanti
								10/07/2018