


### COLLEGAMENTO ACCUMULO A POMPA DI CALORE

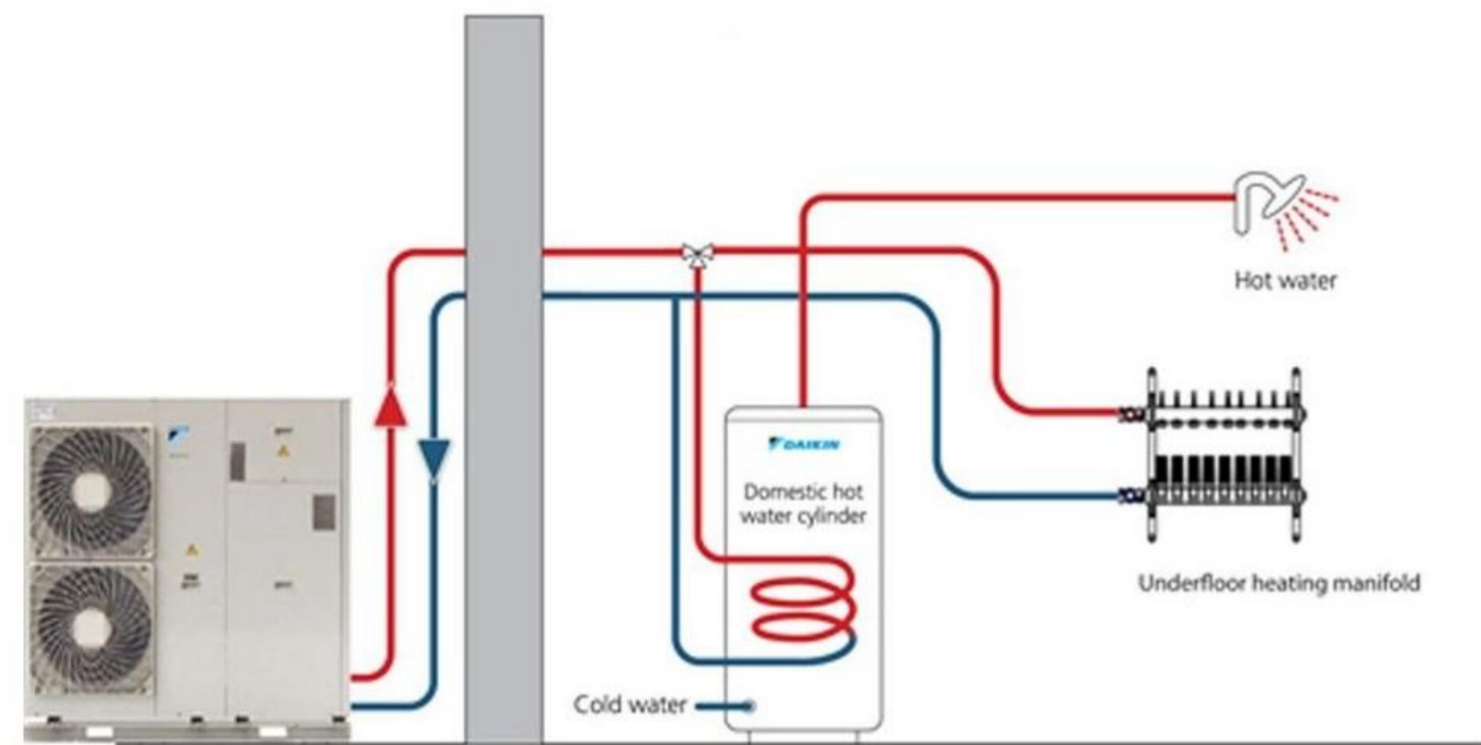

### DETTAGLIO TERMOARREDI




### DETTAGLIO VENTILCONVETTORE



### LEGENDA SIMBOLI E QUANTITATIVI GENERALI DI PROGETTO

Simbolo	Codice	Identificazione	n.	m/mq
	ACS	Boiler Acqua Calda Sanitaria	5	---
	TAS	Termoarredo Scalda Salviette	16	---
	TECO	Ventilconvettore	7	---

tutti gli elementi e le informazioni, sono collegati dinamicamente al modello, desunti ed estratti dallo stesso in modo bidirezionale secondo processo di gestione informativa ottimizzata BIM, con aggiornamento automatico ad ogni modifica, per l'abbattimento di tempi, costi e l'efficientamento, disponibili per la fase di progetto, esecuzione, manutenzione e gestione degli edifici e attività.  
**ARCH. ELIO MASI BIM EXPERT**

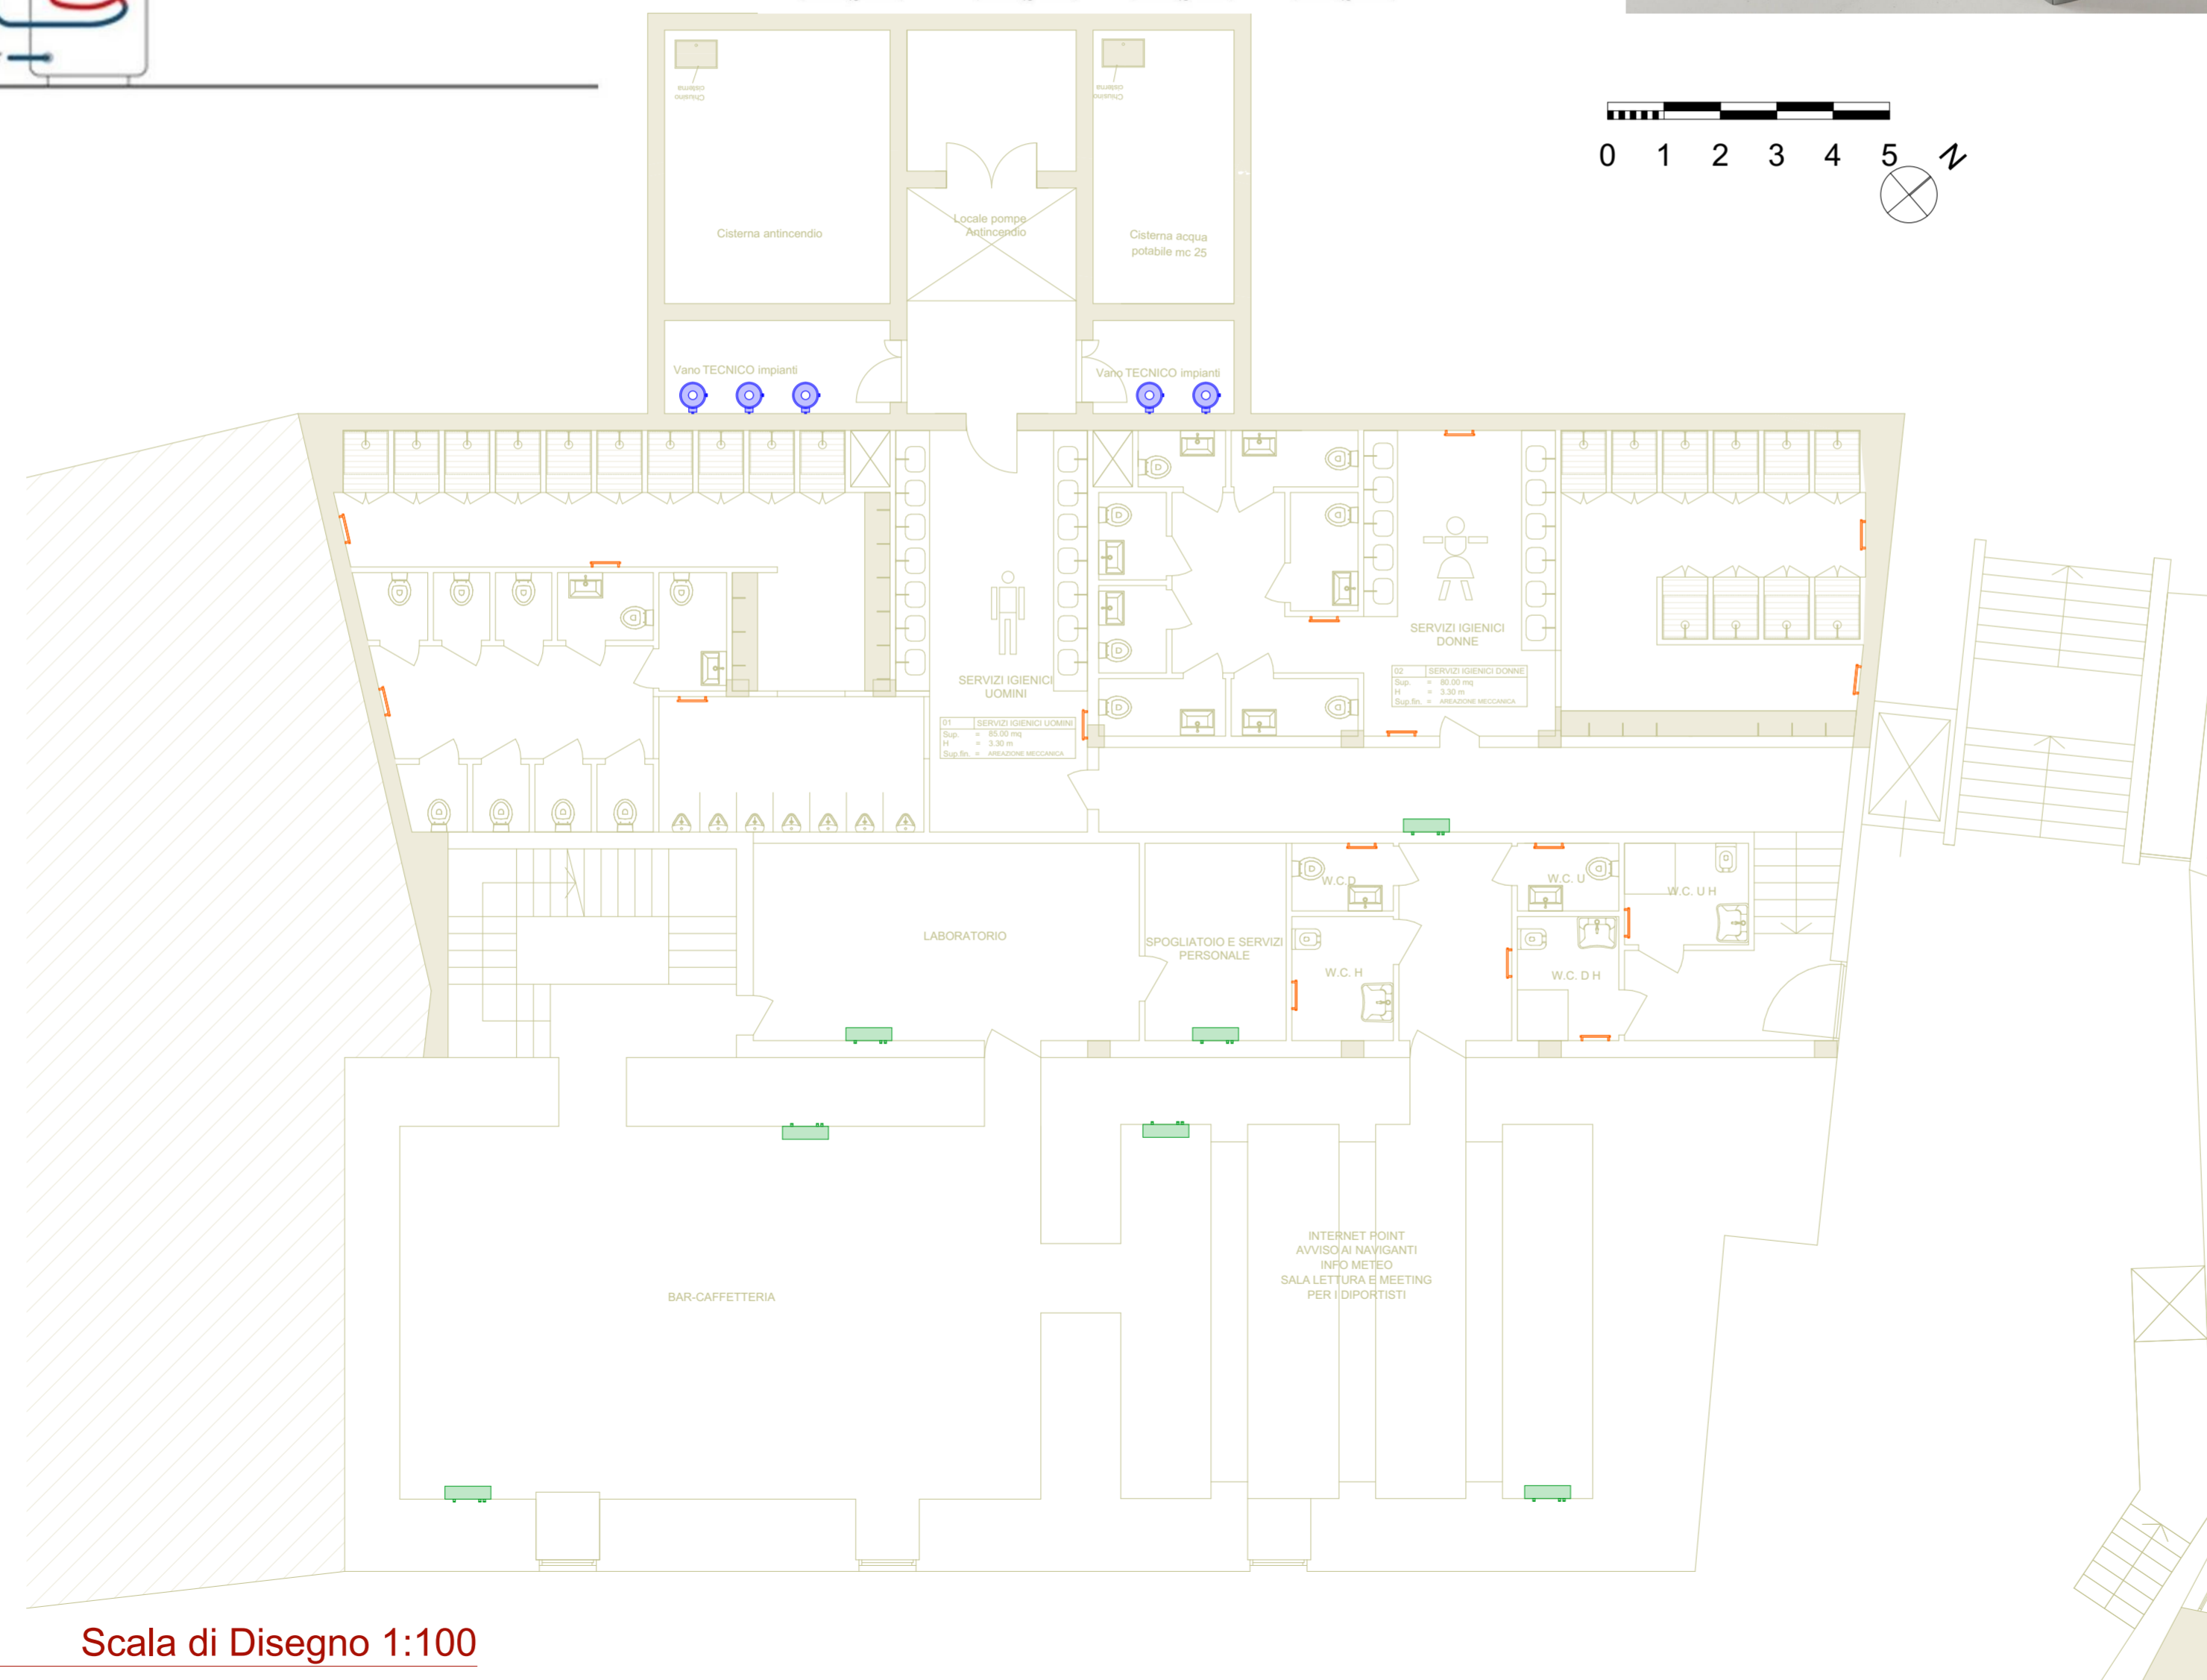

PIANTA Scala di Disegno 1:100

COMUNE DI OSTUNI  
PROVINCIA DI BRINDISI

REGIONE PUGLIA  
SERVIZIO DEMANIO E PATRIMONIO  
GESTIONE DEMANIO MARITTIMO

### PROGETTO PER LA RIQUALIFICAZIONE, LA VALORIZZAZIONE E LA GESTIONE DEL PORTO TURISTICO DI VILLANOVA DI OSTUNI (BR)

ISTANZA DI CONCESSIONE DEMANIALE MARITTIMA AI SENSI DELL'ARTICOLO 36 DEL CODICE DELLA NAVIGAZIONE



COMMITTENTE  
**A.T.I.: C.R. COSTRUZIONI S.r.l. - FRAVER S.r.l.**

RESPONSABILE DEL PROCEDIMENTO  
**dot. ing. Roberto MELPIGNANO - Dirigente U.T.C.**

PROGETTISTI

COORDINAMENTO  
**prof. dott. ing. Vitantonio VITONE (resp.) - dott. ing. Luigi MAGGI**

PROGETTAZIONE GENERALE, OPERE EDILI, OPERE STRUTTURALI - RESTAURO EDIFICI STORICI  
**dot. ing. Francesco NOTARO (resp.) - dott. arch. Annunziata DEL MONACO (resp.) - dott. Grazia CAVALLO**

OPERE PORTUALI DI DIFESA - OPERE A MARE - INTERVENTI DI DRAGAGGIO - STUDIO METEO MARINO  
**dot. ing. Gianluca LOLIVA**

IMPIANTI IDRICO-SANITARIO, TRATTAMENTO ACQUE METEORICHE, DISTRIBUZIONE CARBURANTE  
**dot. ing. Vitantonio MASTRO**

IMPIANTI ANTINCENDIO  
**dot. ing. Francesco NOTARO**

IMPIANTI ELETTRICI E SPECIALI, ILLUMINAZIONE, FOTOVOLTAICO, CLIMATIZZAZIONE  
**dot. ing. Angelo Raffaele Vito RIZZO**

SISTEMAZIONI ESTERNE E ARREDO URBANO  
**dot. arch. Valentina SANTORO**

ARCHEOLOGIA  
**dot. Gianpaolo COLUCCI - dott. arch. Valentina SANTORO - dott. Giuseppina GALIANDRO**

IMPATTO AMBIENTALE  
**dot. arch. Vittoria BIEGO (ACQUATECNO S.R.L.) (resp.) - dott. Mario IMPERATRICE - dott. ing. Ania TROVISO**

GEOLOGIA  
**dot. Antonio Mattia FUSCO**

COORDINAMENTO DELLA SICUREZZA IN FASE DI PROGETTAZIONE  
**dot. ing. Giuseppe DI GREGORIO**

### PROGETTO DEFINITIVO

Titolo  
**IMPIANTO CLIMATIZZAZIONE  
EX STALLE  
LAYOUT IMPIANTO: PLANIMETRIA**

Elaborato  
**ICL\_02**

Data  
**Dicembre 2018**

Scala  
**1:100, 1:2,73,  
1:1,27, 1:1,56**