


COLLEGAMENTO ACCUMULO A POMPA DI CALORE


 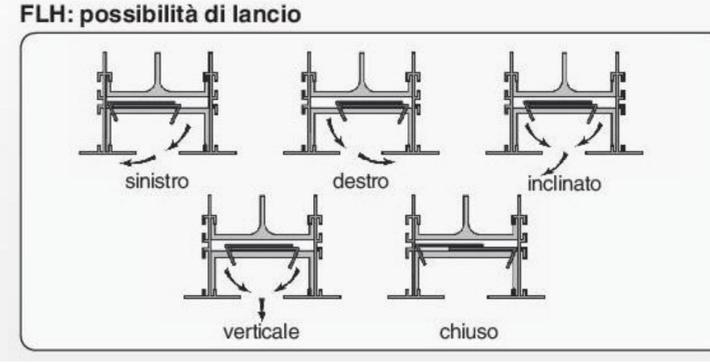


LEGENDA SIMBOLI E QUANTITATIVI GENERALI DI PROGETTO

Simbolo	Codice	Identificazione	n.	m/mq
	ACS	Boiler Acqua Calda Sanitaria	2	---
	DFL	Diffusori Lineari a Feritoia	6	54,08
	TAS	Termoarredo Scalda Salviette	5	---

tutti gli elementi e le informazioni, sono collegati dinamicamente al modello, desunti ed estratti dallo stesso in modo bidirezionale secondo processo di gestione informativa ottimizzata BIM, con aggiornamento automatico ad ogni modifica, per l'abbattimento di tempi, costi e l'efficientamento, disponibili per la fase di progetto, esecuzione, manutenzione e gestione degli edifici e attività.
ARCH. ELIO MASI BIM EXPERT

PIANTA COPERTURA Scala di Disegno 1:100

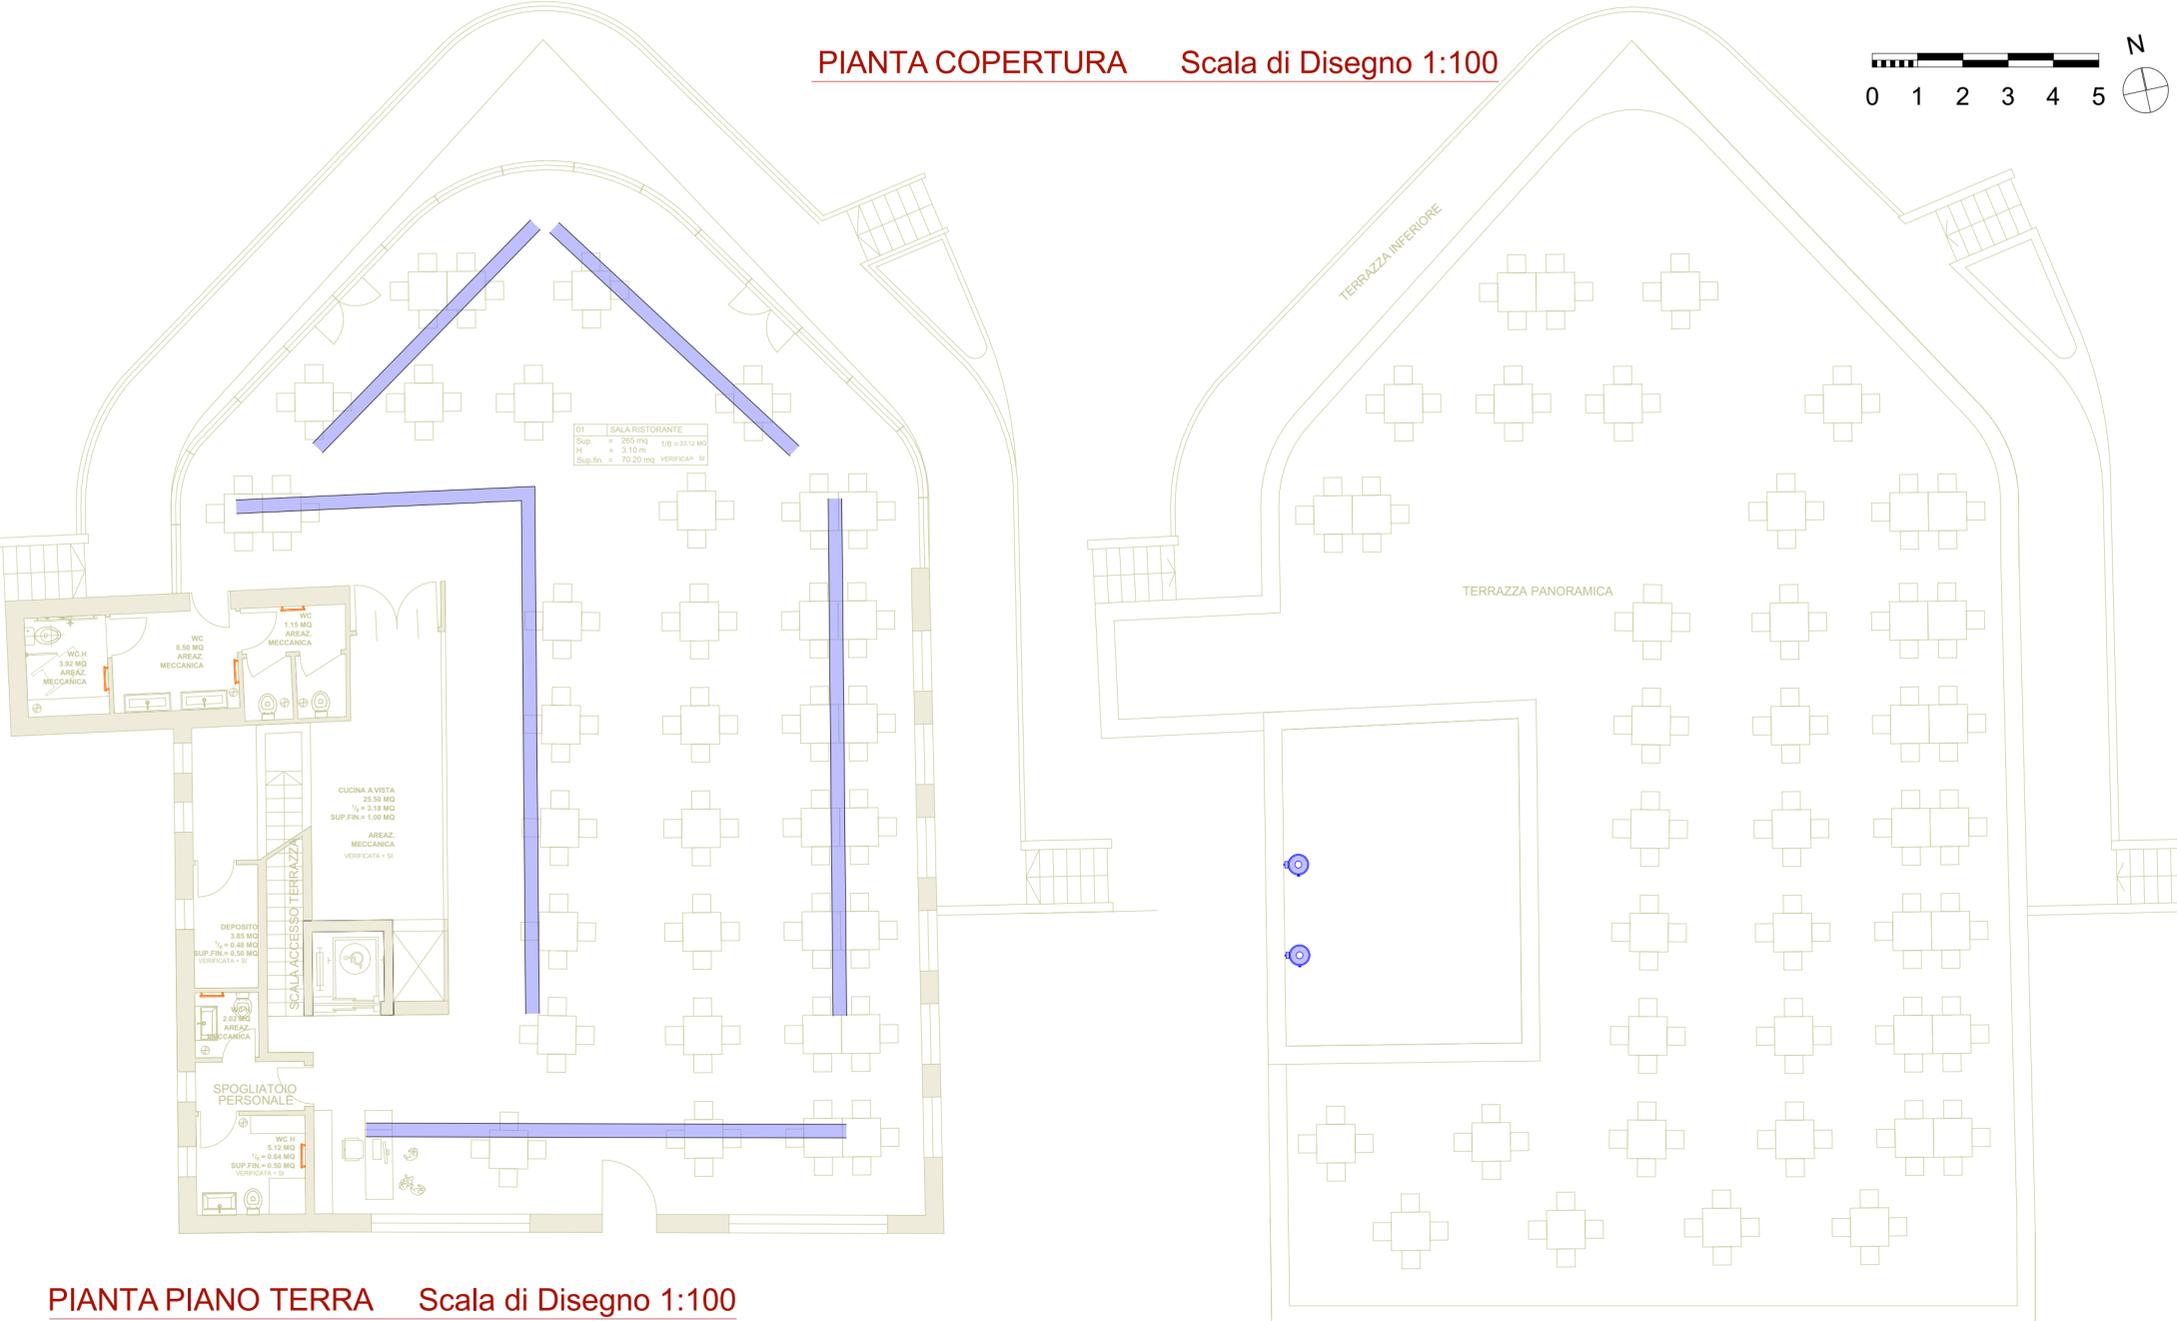

PIANTA PIANO TERRA Scala di Disegno 1:100



PROGETTO PER LA RIQUALIFICAZIONE, LA VALORIZZAZIONE E LA GESTIONE DEL PORTO TURISTICO DI VILLANOVA DI OSTUNI (BR)
ISTANZA DI CONCESSIONE DEMANIALE MARITTIMA AI SENSI DELL'ARTICOLO 36 DEL CODICE DELLA NAVIGAZIONE



COMMITTENTE
A.T.I.: C.R. COSTRUZIONI S.r.l. - FRAVER S.r.l.

RESPONSABILE DEL PROCEDIMENTO
dot. ing. Roberto MELPIGNANO - Dirigente U.T.C.

PROGETTISTI

COORDINAMENTO
prof. dott. ing. Vitantonio VITONE (resp.) - dott. ing. Luigi MAGGI

PROGETTAZIONE GENERALE, OPERE EDILI, OPERE STRUTTURALI - RESTAURO EDIFICI STORICI
dot. ing. Francesco NOTARO (resp.) - dott. arch. Annunziata DEL MONACO (resp.) - dott. Grazia CAVALLO

OPERE PORTUALI DI DIFESA - OPERE A MARE - INTERVENTI DI DRAGAGGIO - STUDIO METEO MARINO
dot. ing. Gianluca LOLIVA

IMPIANTI IDRICO-SANITARIO, TRATTAMENTO ACQUE METEORICHE, DISTRIBUZIONE CARBURANTE
dot. ing. Vitantonio MASTRO

IMPIANTI ANTINCENDIO
dot. ing. Francesco NOTARO

IMPIANTI ELETTRICI E SPECIALI, ILLUMINAZIONE, FOTOVOLTAICO, CLIMATIZZAZIONE
dot. ing. Angelo Raffaele Vito RIZZO

SISTEMAZIONI ESTERNE E ARREDO URBANO
dot. arch. Valentina SANTORO

ARCHEOLOGIA
dot. Gianpaolo COLUCCI - dott. arch. Valentina SANTORO - dott. Giuseppina GALIANDRO

IMPATTO AMBIENTALE
dot. arch. Vittoria BIEGO (ACQUATECNO S.R.L.) (resp.) - dott. Mario IMPERATRICE - dott. ing. Ania TROVISO

GEOLOGIA
dot. Antonio Mattia FUSCO

COORDINAMENTO DELLA SICUREZZA IN FASE DI PROGETTAZIONE
dot. ing. Giuseppe DI GREGORIO

PROGETTO DEFINITIVO

Titolo
IMPIANTO CLIMATIZZAZIONE RISTORANTE LAYOUT IMPIANTO: PLANIMETRIA

Elaborato
ICL_03

Data
Dicembre 2018

Scala
1:100, 1:0,52, 1:1,57, 1:0,50