



## COLLEGAMENTO ACCUMULO A POMPA DI CALORE

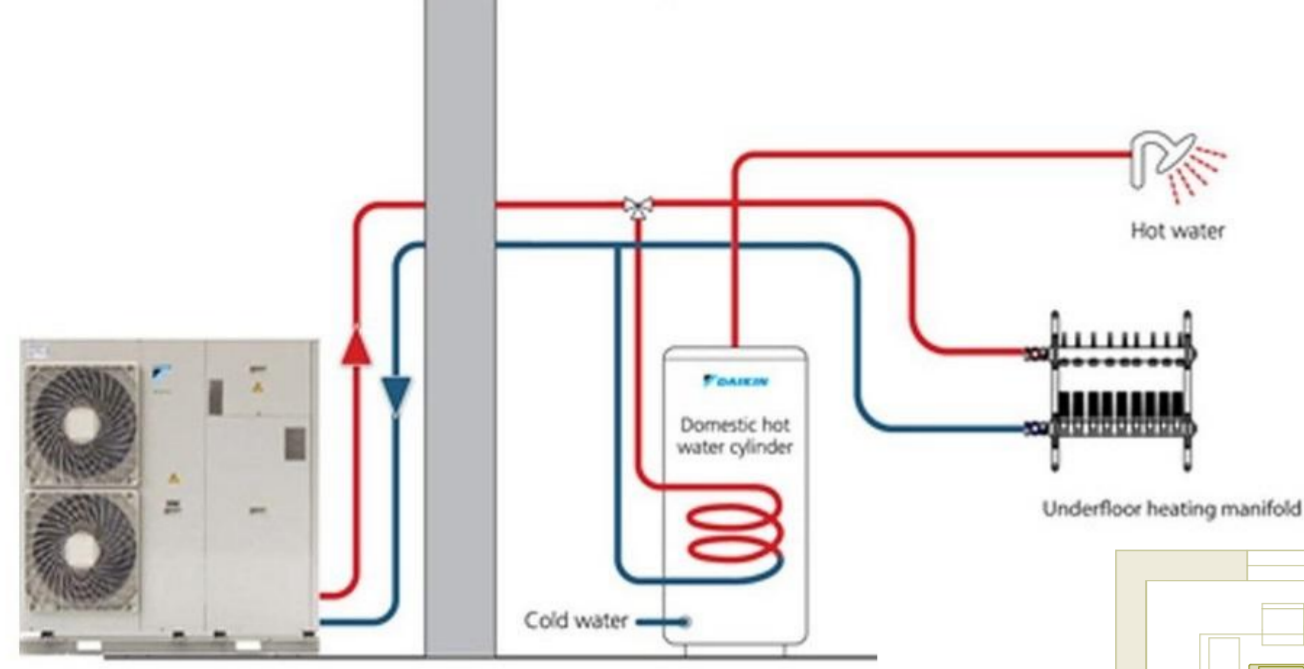

## FLH DETTAGLI DIFFUSORI A FERITOIA



## FLH: possibilità di lancio

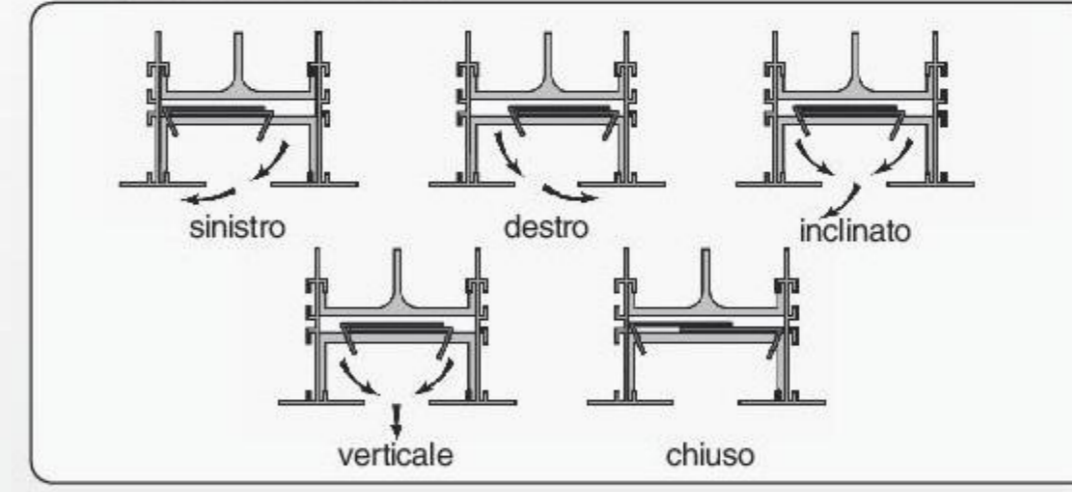


## LEGENDA SIMBOLI E QUANTITATIVI GENERALI DI PROGETTO

tutti gli elementi e le informazioni, sono collegati dinamicamente al modello, desunti ed estratti dallo stesso in modo bidirezionale secondo processo di gestione informativa ottimizzata BIM, con aggiornamento automatico ad ogni modifica, per l'abbattimento di tempi, costi e l'efficientamento, disponibili per la fase di progetto, esecuzione, manutenzione e gestione degli edifici e attività.  
**ARCH. ELIO MASI BIM EXPERT**






Simbolo	Codice	Identificazione	n.	m/mq
	ACS	Boiler Acqua Calda Sanitaria	3	---
	DFL	Diffusori Lineari a Feritoia	2	16,55
	MAS	Mini Boiler Acqua Calda Sanitaria	6	---
	TAS	Termoarredo Scalda Salviette	25	---
	USC	Unita' Interna a Soffitto Climatizzazione	13	---




## UNITA' INTERNA A SOFFITTO

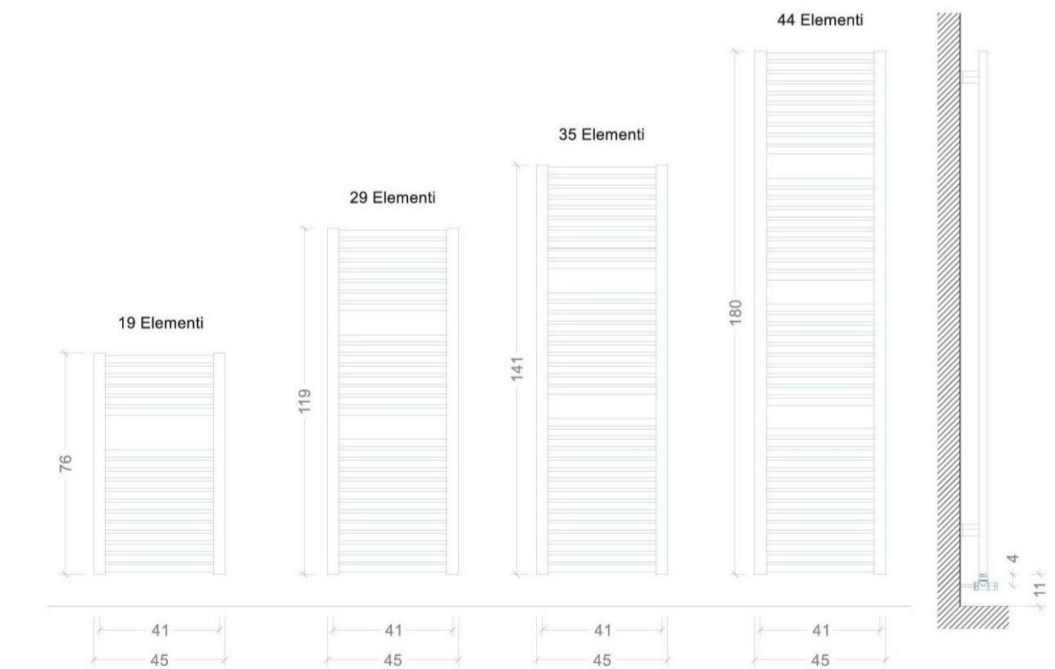

## DETTAGLIO TERMOARREDI

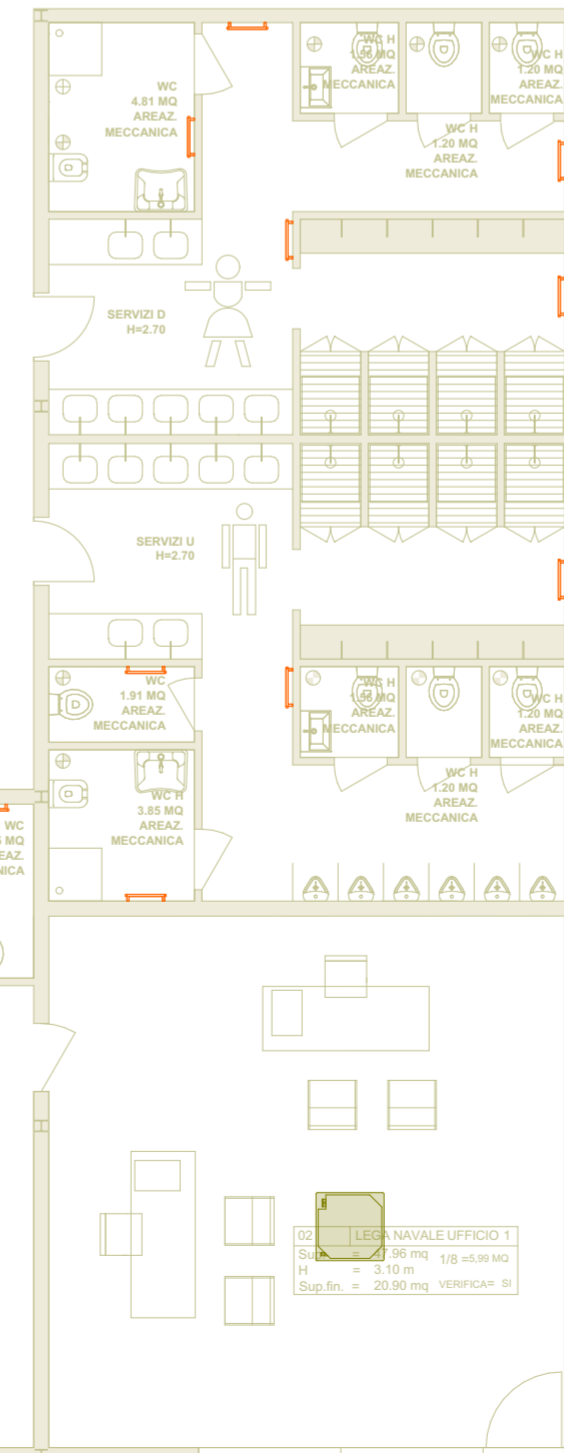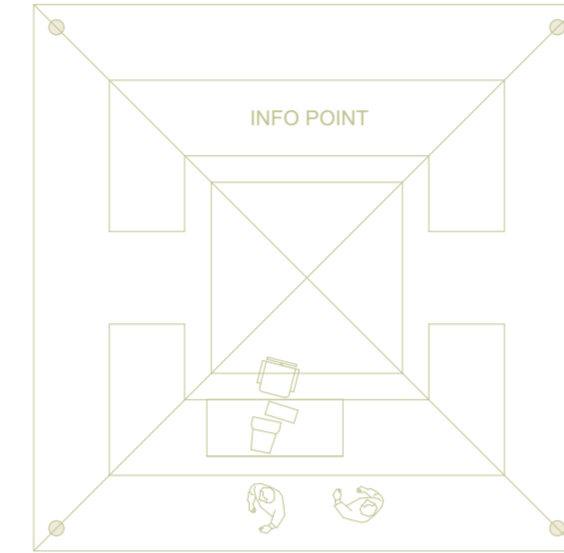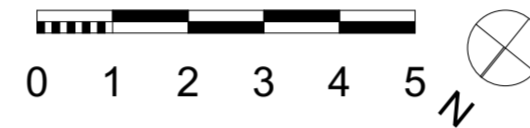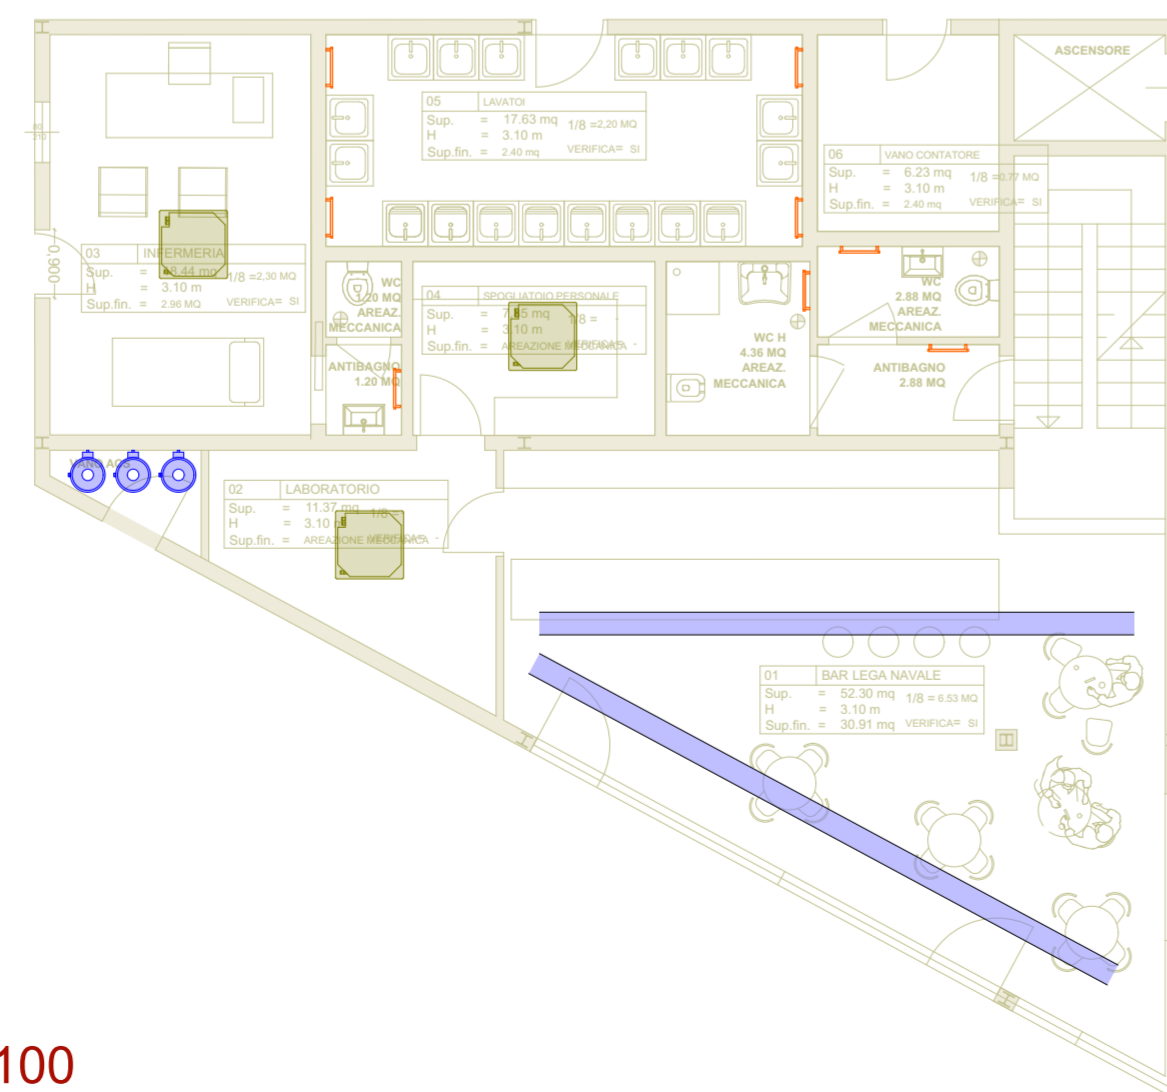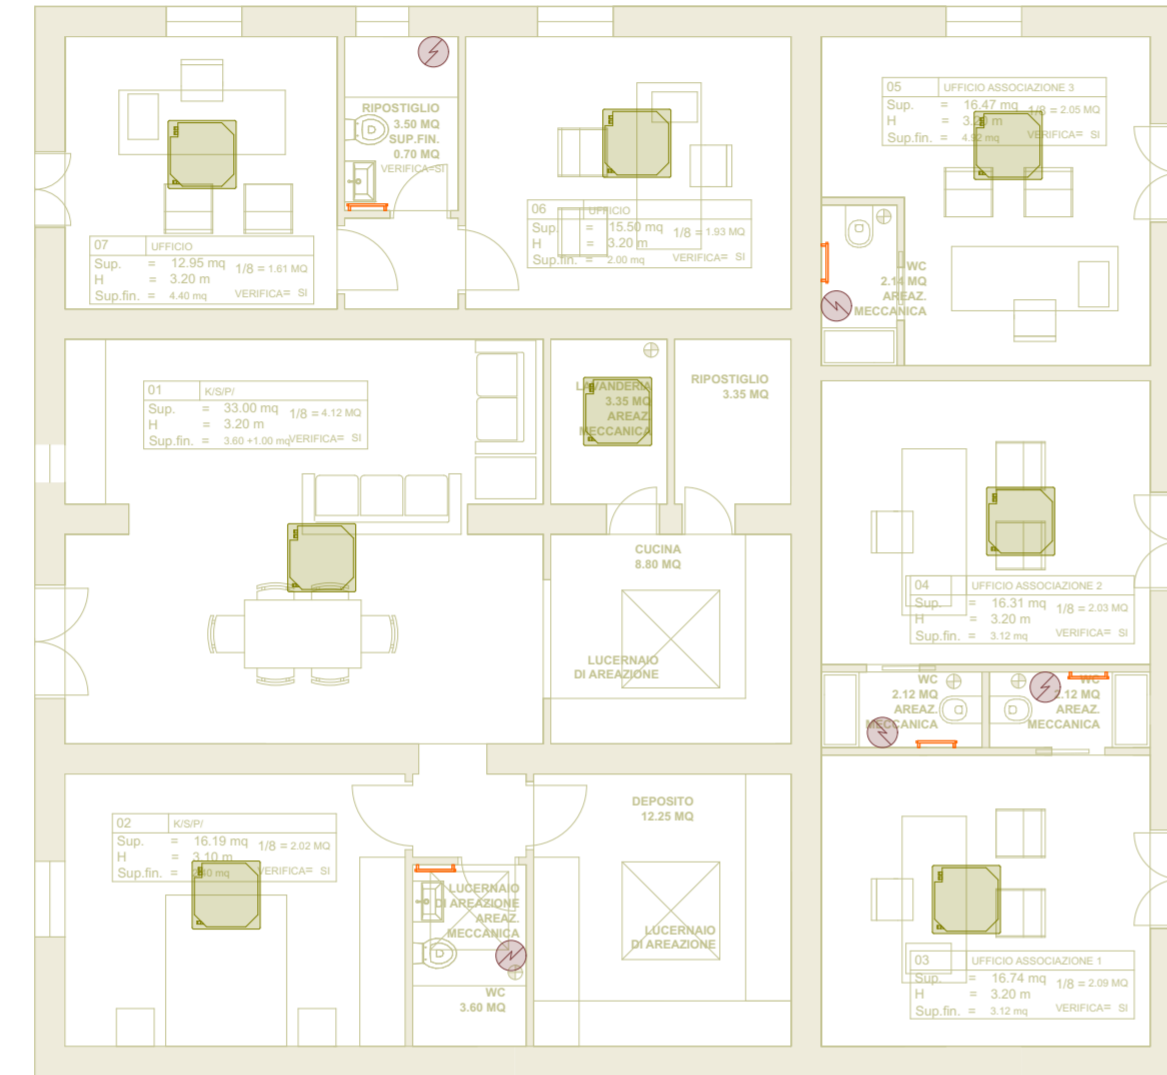

## PROGETTO PER LA RIQUALIFICAZIONE, LA VALORIZZAZIONE E LA GESTIONE DEL PORTO TURISTICO DI VILLANOVA DI OSTUNI (BR)

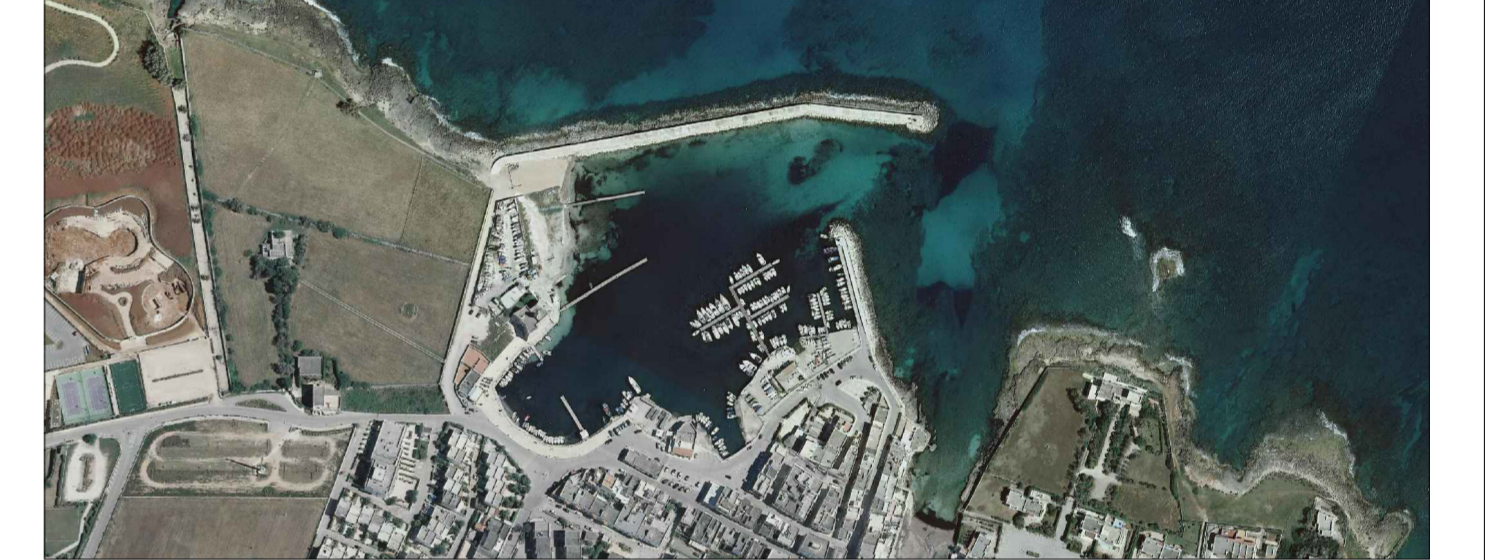

COMMITTENTE  
**A.T.I.: C.R. COSTRUZIONI S.r.l. - FRAVER S.r.l.**

RESPONSABILE DEL PROCEDIMENTO  
**dot. ing. Roberto MELPIGNANO - Dirigente U.T.C.**

PROGETTISTI

COORDINAMENTO  
**prof. dott. ing. Vitanonio VITONE (resp.) - dott. ing. Luigi MAGGI**

PROGETTAZIONE GENERALE, OPERE EDILI, OPERE STRUTTURALI - RESTAURO EDIFICI STORICI  
**dot. ing. Francesco NOTARO (resp.) - dott. arch. Annunziata DEL MONACO (resp.) - dott. Grazia CAVALLO**

OPERE PORTUALI DI DIFESA - OPERE A MARE - INTERVENTI DI DRAGAGGIO - STUDIO METEO MARINO  
**dot. ing. Gianluca LOLIVA**

IMPIANTI IDRICO-SANITARIO, TRATTAMENTO ACQUE METEORICHE, DISTRIBUZIONE CARBURANTE  
**dot. ing. Vitanonio MASTRO**

IMPIANTI ANTINCENDIO  
**dot. ing. Francesco NOTARO**

IMPIANTI ELETTRICI E SPECIALI, ILLUMINAZIONE, FOTOVOLTAICO, CLIMATIZZAZIONE  
**dot. ing. Angelo Raffaele Vito RIZZO**

SISTEMAZIONI ESTERNE E ARREDO URBANO  
**dot. arch. Valentina SANTORO**

ARCHEOLOGIA  
**dot. Gianpaolo COLUCCI - dott. arch. Valentina SANTORO - dott. Giuseppina GALIANDRO**

IMPATTO AMBIENTALE  
**dot. arch. Vittoria BIEGO (ACQUATECNO S.R.L.) (resp.) - dott. Mario IMPERATRICE - dott. ing. Ania TROVISO**

GEOLOGIA  
**dot. Antonio Mattia FUSCO**

COORDINAMENTO DELLA SICUREZZA IN FASE DI PROGETTAZIONE  
**dot. ing. Giuseppe DI GREGORIO**

## PROGETTO DEFINITIVO

Titolo  
**IMPIANTO CLIMATIZZAZIONE  
CENTRO SERVIZI  
LAYOUT IMPIANTO: PLANIMETRIA**

Elaborato  
**ICL\_04**  
Data  
**Dicembre 2018**  
Scala  
**1:100, 1:0,58,  
1:1,38,  
1:0,66,**

PIANTA Scala di Disegno 1:100