



SEZIONE XX' SCALA 1:50

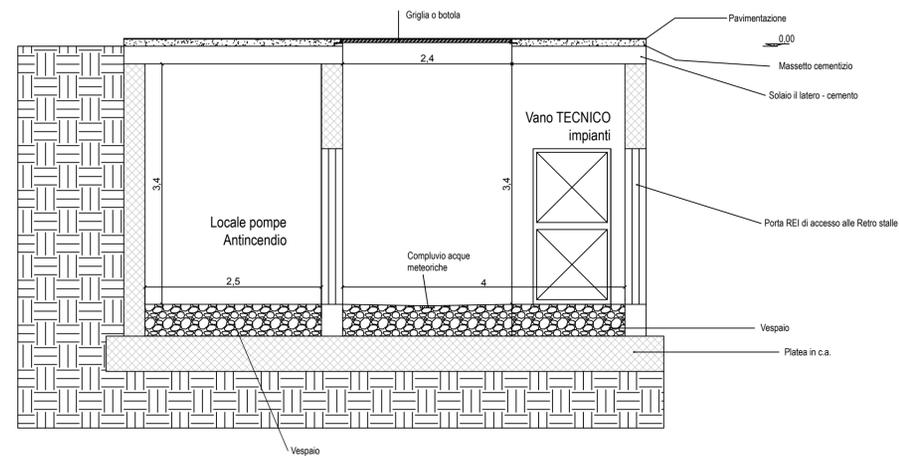


SPECIFICHE TECNICHE	
-	Vol. TOTALE VUOTO sistema antincendio mc 74,69
-	Vol. TOTALE ACQUA antincendio mc 64,80
-	Cap. effettiva. $64,80 \cdot 2/3 = 43,20 =$ immagazzinati mc 45,40
-	Calcoli diametro tubazione pompa diametro 150 mm

PIANTA SCALA 1:50

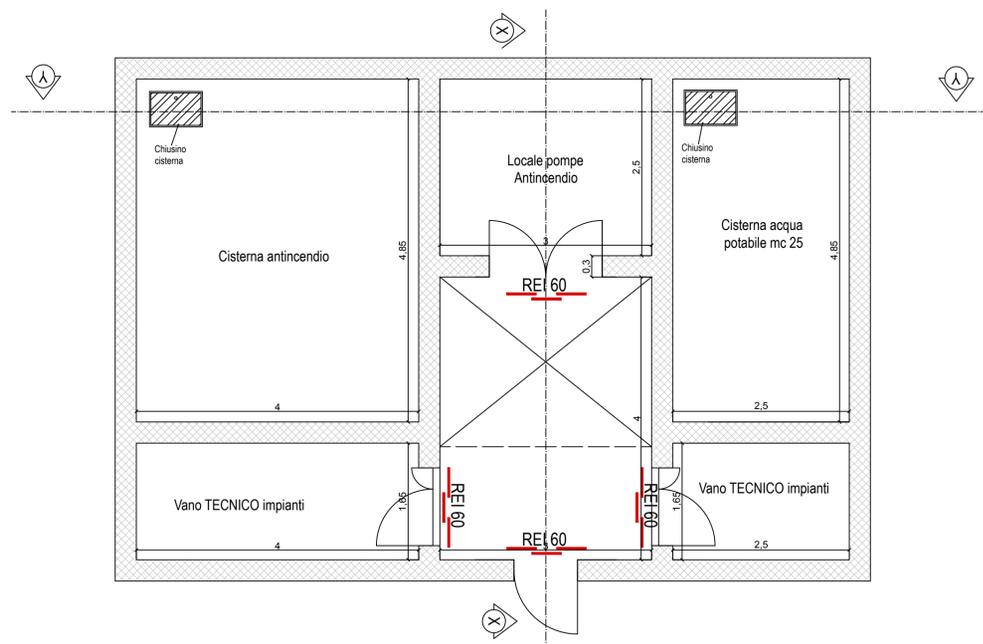

SEZIONE YY' SCALA 1:50

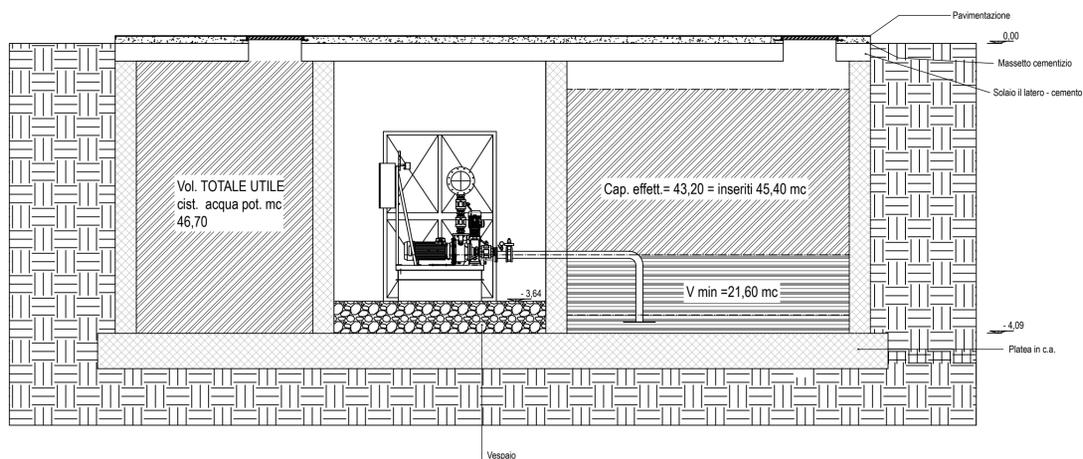

COMUNE DI OSTUNI  
PROVINCIA DI BRINDISI

REGIONE PUGLIA  
SERVIZIO DEMANIO E PATRIMONIO  
GESTIONE DEMANIO MARITTIMO

**PROGETTO PER LA RIQUALIFICAZIONE, LA VALORIZZAZIONE E LA GESTIONE DEL PORTO TURISTICO DI VILLANOVA DI OSTUNI (BR)**  
ISTANZA DI CONCESSIONE DEMANIALE MARITTIMA AI SENSI DELL'ARTICOLO 36 DEL CODICE DELLA NAVIGAZIONE

COMMITTENTE  
**A.T.I.: C.R. COSTRUZIONI S.r.l. - FRAVER S.r.l.**

RESPONSABILE DEL PROCEDIMENTO  
dott. ing. **Roberto MELPIGNANO** - Dirigente U.T.C.

PROGETTISTI  
COORDINAMENTO  
prof. dott. ing. **Vitantonio VITONE** (resp.) - dott. ing. **Luigi MAGGI**  
dott. ing. **Francesco NOTARO** (resp.) - dott. arch. **Annunziata DEL MONACO** (resp.) - dott. **Grazia CAVALLIO**

OPERE PORTUALI DI DIFESA - OPERE A MARE - INTERVENTI DI DRAGAGGIO - STUDIO METEO MARINO  
dott. ing. **Gianluca LOLIVA**

IMPIANTI IDRICO-SANITARIO, TRATTAMENTO ACQUE METEORICHE, DISTRIBUZIONE CARBURANTE  
dott. ing. **Vitantonio MASTRO**

IMPIANTI ANTINCENDIO  
dott. ing. **Francesco NOTARO**

IMPIANTI ELETTRICI E SPECIALI, ILLUMINAZIONE, FOTOVOLTAICO, CLIMATIZZAZIONE  
dott. ing. **Angelo Raffaele Vito RIZZO**

SISTEMAZIONI ESTERNE E ARREDO URBANO  
dott. arch. **Valentina SANTORO**

ARCHEOLOGIA  
dott. **Gianpaolo COLUCCI** - dott. arch. **Valentina SANTORO** - dott. **Giuseppina GALIANDRO**

IMPATTO AMBIENTALE  
dott. arch. **Vittoria BIEGO (ACQUATECNO S.R.L.)** (resp.) - dott. **Mario IMPERATRICE** - dott. ing. **Ania TROVISO**

GEOLOGIA  
dott. **Antonio Mattia FUSCO**

COORDINAMENTO DELLA SICUREZZA IN FASE DI PROGETTAZIONE  
dott. ing. **Giuseppe DI GREGORIO**