

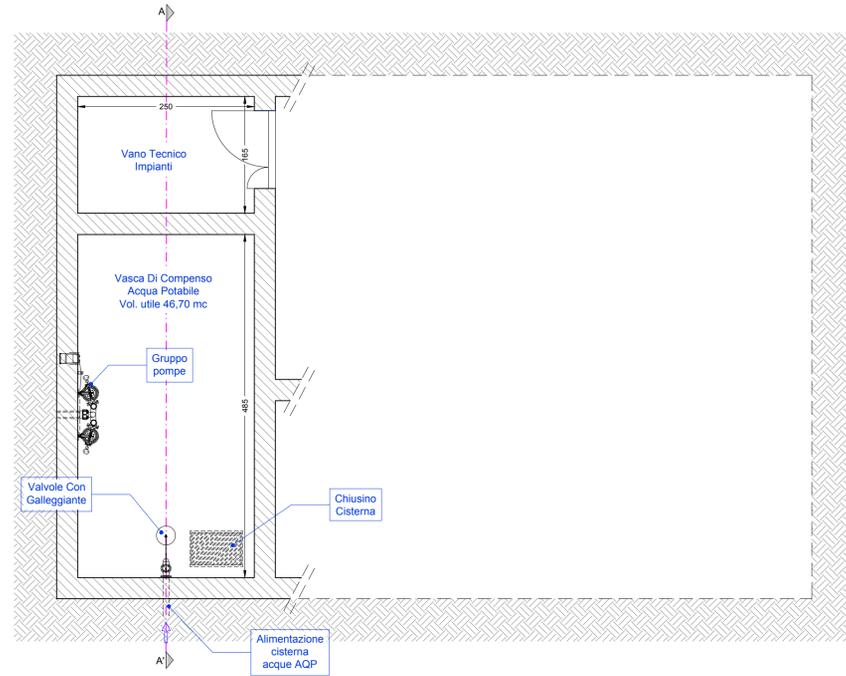



PIANTA GENERALE
VASCA DI ACCUMULO ACQUA POTABILE
scala 1:50

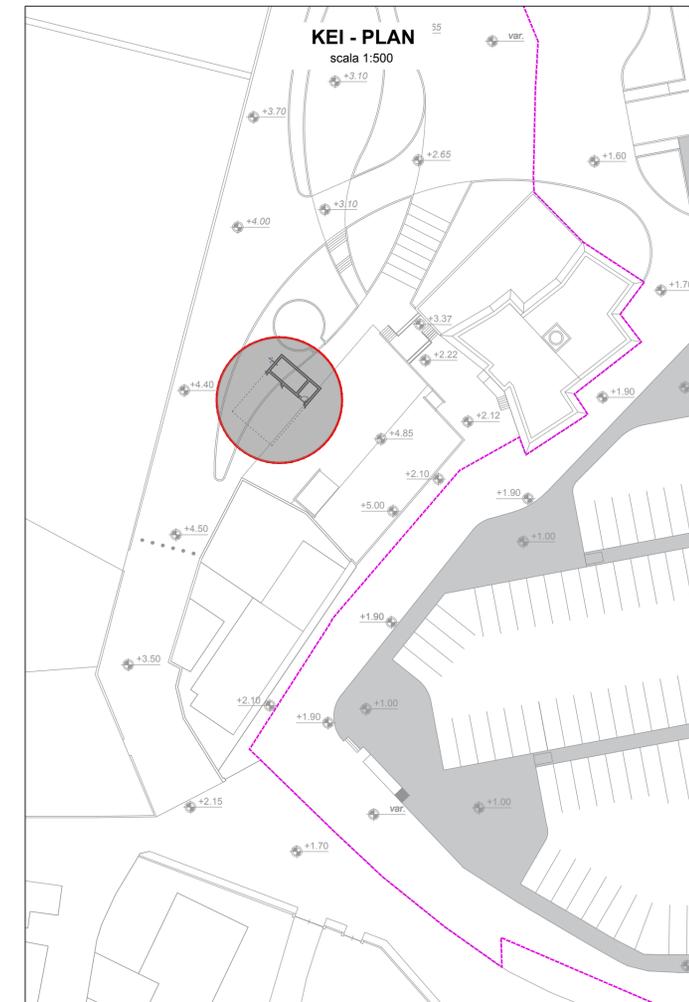


SEZIONE A - A'
VASCA DI ACCUMULO ACQUA POTABILE
scala 1:50

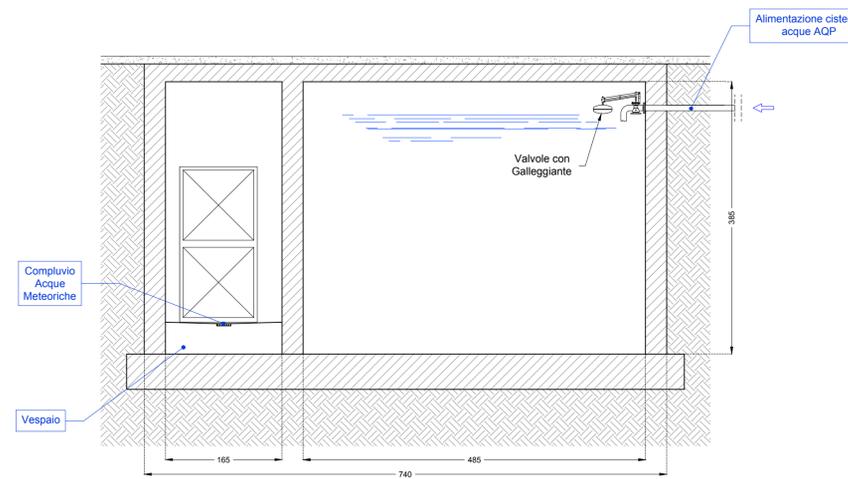

PIANTA
TIPOLOGIA IMPIANTO DI SOLLEVAMENTO FOGNARIO A SERVIZIO DEI CORPI DI FABBRICA
scala 1:25

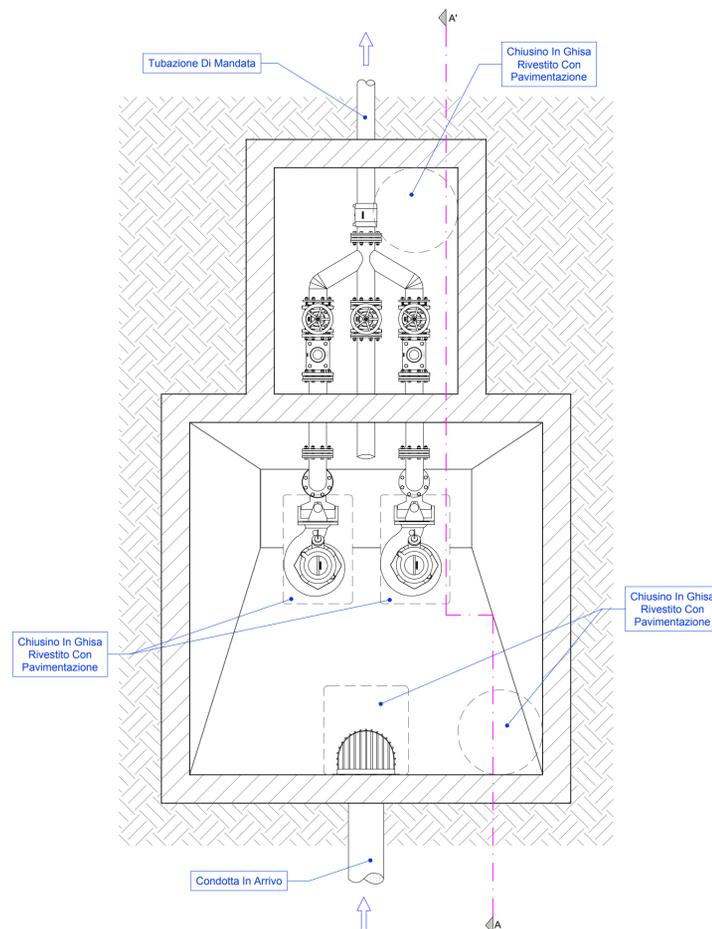

SEZIONE A - A'
TIPOLOGIA IMPIANTO DI SOLLEVAMENTO FOGNARIO A SERVIZIO DEI CORPI DI FABBRICA
scala 1:25

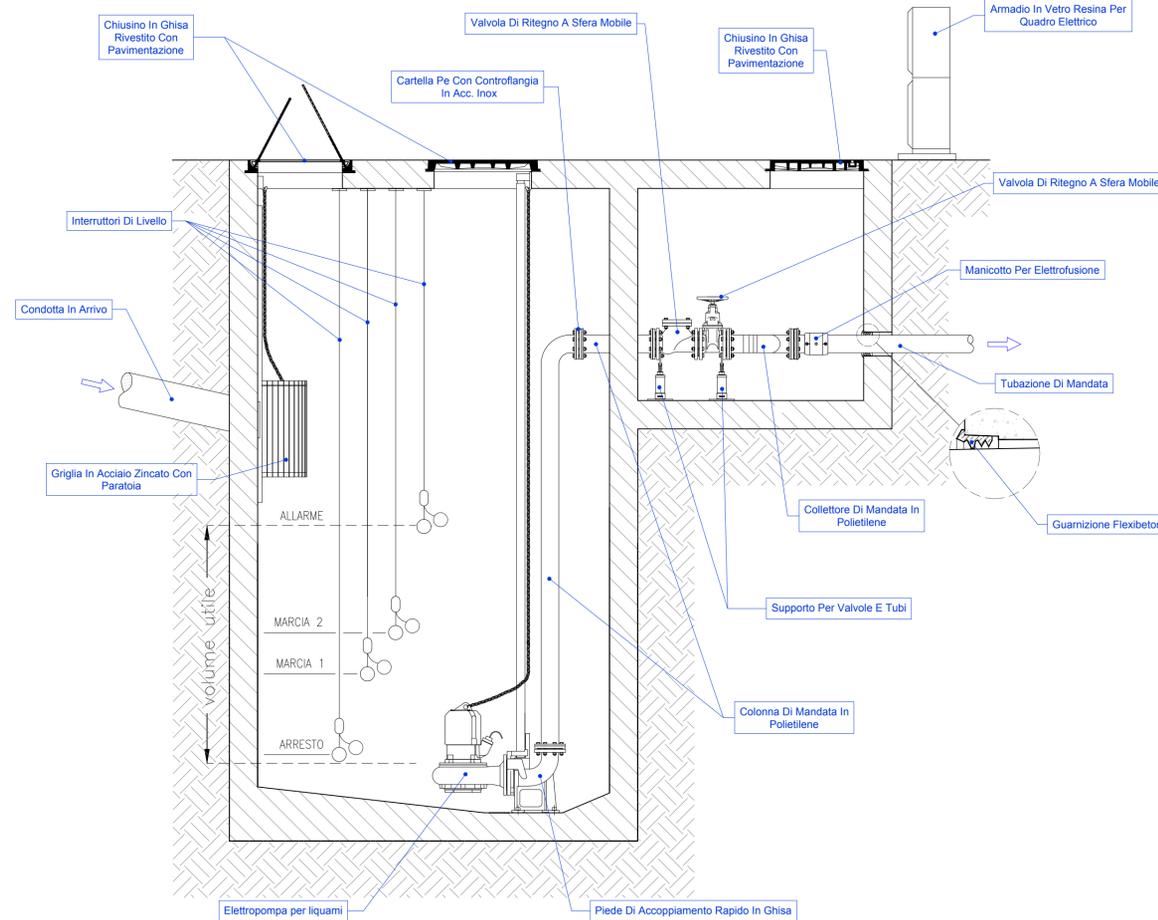

PROGETTO PER LA RIQUALIFICAZIONE, LA VALORIZZAZIONE E LA GESTIONE DEL PORTO TURISTICO DI VILLANOVA DI OSTUNI (BR)
ISTANZA DI CONCESSIONE DEMANIALE MARITTIMA AI SENSI DELL'ARTICOLO 36 DEL CODICE DELLA NAVIGAZIONE



COMMITTENTE
A.T.I.: C.R. COSTRUZIONI S.r.l. - FRAVER S.r.l.
RESPONSABILE DEL PROCEDIMENTO
dott. ing. Roberto MELPIGNANO - Dirigente U.T.C.

PROGETTISTI
COORDINAMENTO
prof. dott. ing. **Vitantonio VITONE** (resp.) - dott. ing. **Luigi MAGGI**
PROGETTAZIONE GENERALE. OPERE EDILI, OPERE STRUTTURALI - RESTAURO EDIFICI STORICI
dott. ing. **Francesco NOTARO** (resp.) - dott. arch. **Annunziata DEL MONACO** (resp.) - dott. **Grazia CAVALLIO**
dott. ing. **Gianluca LOLIVA**
OPERE PORTUALI DI DIFESA - OPERE A MARE - INTERVENTI DI DRAGAGGIO - STUDIO METEO MARINO
dott. ing. **Gianluca LOLIVA**
IMPIANTI IDRICO-SANITARIO, TRATTAMENTO ACQUE METEORICHE, DISTRIBUZIONE CARBURANTE
dott. ing. **Francesco MASTRO**
IMPIANTI ANTINCENDIO
dott. ing. **Francesco NOTARO**
IMPIANTI ELETTRICI E SPECIALI, ILLUMINAZIONE, FOTOVOLTAICO, CLIMATIZZAZIONE
dott. ing. **Angelo Raffaele Vito RIZZO**
SISTEMAZIONI ESTERNE E ARREDO URBANO
dott. arch. **Valentina SANTORO**
ARCHEOLOGIA
dott. **Gianpaolo COLUCCI** - dott. arch. **Valentina SANTORO** - dott. **Giuseppina GALIANDRO**
IMPATTO AMBIENTALE
dott. arch. **Vittoria BIEGO (ACQUATECNO S.R.L.)** (resp.) - dott. **Mario IMPERATRICE** - dott. ing. **Ania TROVISO**
GEOLOGIA
dott. **Antonio Mattia FUSCO**
COORDINAMENTO DELLA SICUREZZA IN FASE DI PROGETTAZIONE
dott. ing. **Giuseppe DI GREGORIO**

PROGETTO DEFINITIVO