

NOTE GENERALI

LEGENDA SIMBOLI

SIMBOLO	DESCRIZIONE
	QUADRO ELETTRICO
	PASSERELLA PERFORATA IN ACCIAIO ZINCATO DIMENSIONI 300x100 mm PER DISTRIBUZIONE PRINCIPALE CON SETTO SEPARATORE TRA RETE NORMALE E CONTRUTA ASSOLUTA


PIANTA PIANO TERRA - QUOTA +100.00m - SCALA 1:100



LEGENDA LOCALI		LEGENDA ZONE	
LOCALI	DESCRIZIONE		
1	CANALIZZAZIONE SICUREZZA (TRAFFICO)	ZONA A SERVIZIO SOCIETA' AUTOSTRADALE	
2	MOBILITA' SOCCORSO STRADALI		
3	ADDETTI AMBULANZE E VVF		
4	INGRESSO RISERVATO STAFF		
5	VANO SCALE		
6	CAMERA POLIZIA		
7	TOILET UOMINI		
8	TOILET DONNE		
9	UFFICIO E SALA RADIO POLIZIA		
10	UFFICIO COMANDANTE		
11	DEPOSITO	ZONA A SERVIZIO FS/RFI	
12	CAMERA COMANDANTE POLIZIA		
13	SERVER ROOM SECURITY		
14	SICUREZZA		
15	SALA ADESTRAMENTO		
16	VANO SCALE		
17	SALA CONVEGNI		
18	TOILET DONNE		
19	TOILET UOMINI		
20	ATRIO		ZONA APERTA AL PUBBLICO
21	SALA IMPIANTI DI PIANO		
22	CORRIDOIO		
23	TOILET DONNE		
24	TOILET UOMINI		
25	VANO SCALE		

NOTE:
- BASE ARCHITETTONICA DA ELABORATO: CG4300PPADCCD1CFA0000002B

DENOMINAZIONE QUADRI ELETTRICI SECONDARI DI PIANO/DI ZONA

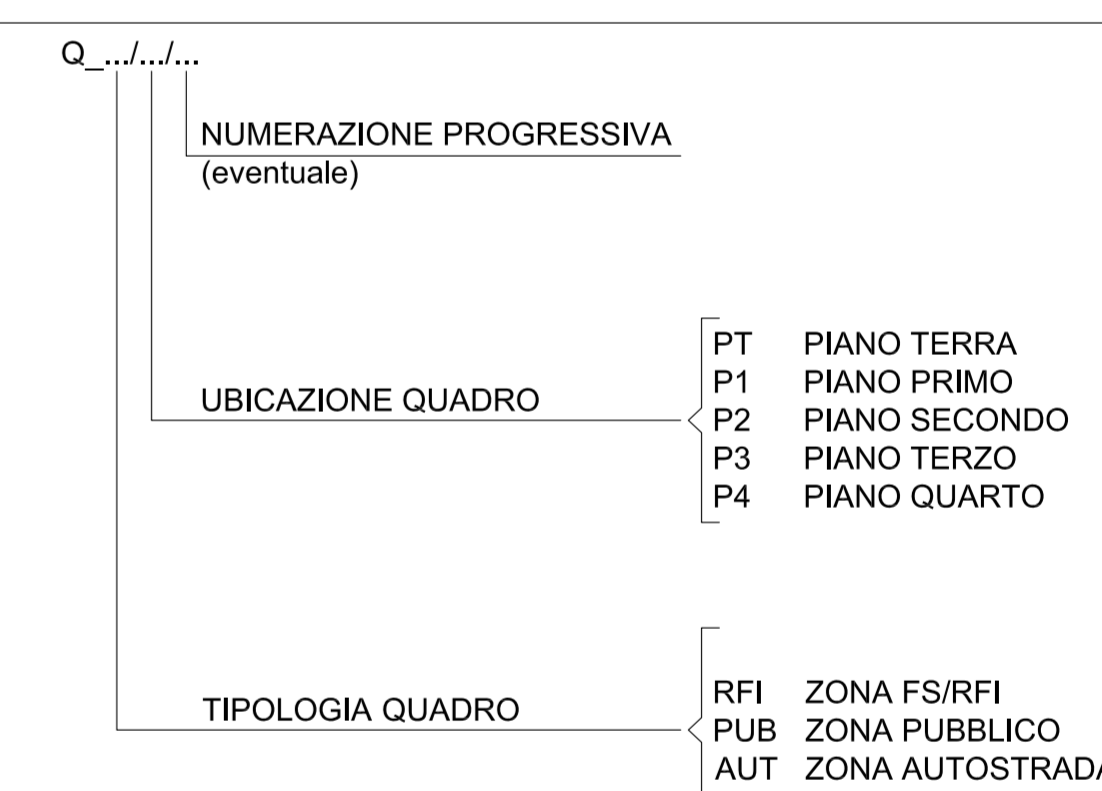

Stretto di Messina
Concessionario per la progettazione, realizzazione e gestione del collegamento stabile tra la Sicilia e il Continente
 Oggetto di diritto pubblico
 Legge n° 1156 del 17 dicembre 1971, modificata dal D.Lgs. n° 114 del 24 aprile 2003

PONTE SULLO STRETTO DI MESSINA
 PROGETTO DEFINITIVO

EUROLINK S.C.p.A.
IMPREGILO S.p.A. (Mandatante)
 SOCIETA' ITALIANA PER CONDOTTE D'ACQUA S.p.A. (Mandatante)
 COOPERATIVA MURATORI E CEMENTISTI - C.M.C. di Ravenna Soc. Coop. a.r.l. (Mandatante)
 SACOR S.A.S. (Mandatante)
 ISHKAWAJMA - HARIMA HEAVY INDUSTRIES CO. Ltd. (Mandatante)
 A.C.I. S.C.P.A. - CONSORZIO STABILE (Mandatante)

IL PROGETTISTA Dott. Ing. I. Barili Ordine Ingegneri V.C.O. n° 122 	IL CONTRATTORE GENERALE Project Manager (Ing. P.P. Marcheselli)	STRETTO DI MESSINA Direttore Generale e RUP Isolazione (Ing. G. Fommenghi)	STRETTO DI MESSINA Amministratore Delegato (Dott. P. Ciucci)
---	---	---	--

COLLEGAMENTI VERSANTE CALABRIA
 CENTRO DIREZIONALE **CD0431_F0**
 IMPIANTI
 IMPIANTI ELETTRICI - EDIFICIO PRINCIPALE
 PLANIMETRIA IMPIANTI ELETTRICI DI DISTRIBUZIONE PRINCIPALE E SECONDARIA AL PIANO TERRA

REV.	DATA	DESCRIZIONE	REDATTO	VERIFICATO	APPROVATO
1	20/05/2011	EMMISSIONE FINALE	D. RE.	G. LUPI	I. BARILI

NOME DEL FILE: CD0431_F0.dwg