


NOTE GENERALI

LEGENDA SIMBOLI

SIMBOLO	DESCRIZIONE
	QUADRO ELETTRICO
	PASSERELLA PERFORATA IN ACCIAIO ZINCATO DIMENSIONI 300x100 mm PER DISTRIBUZIONE PRINCIPALE CON SETTO SEPARATORE TRA RETE NORMALE E CONTRUTA ASSOLUTA


PIANTA PIANO PRIMO - QUOTA +104.00m - SCALA 1:100

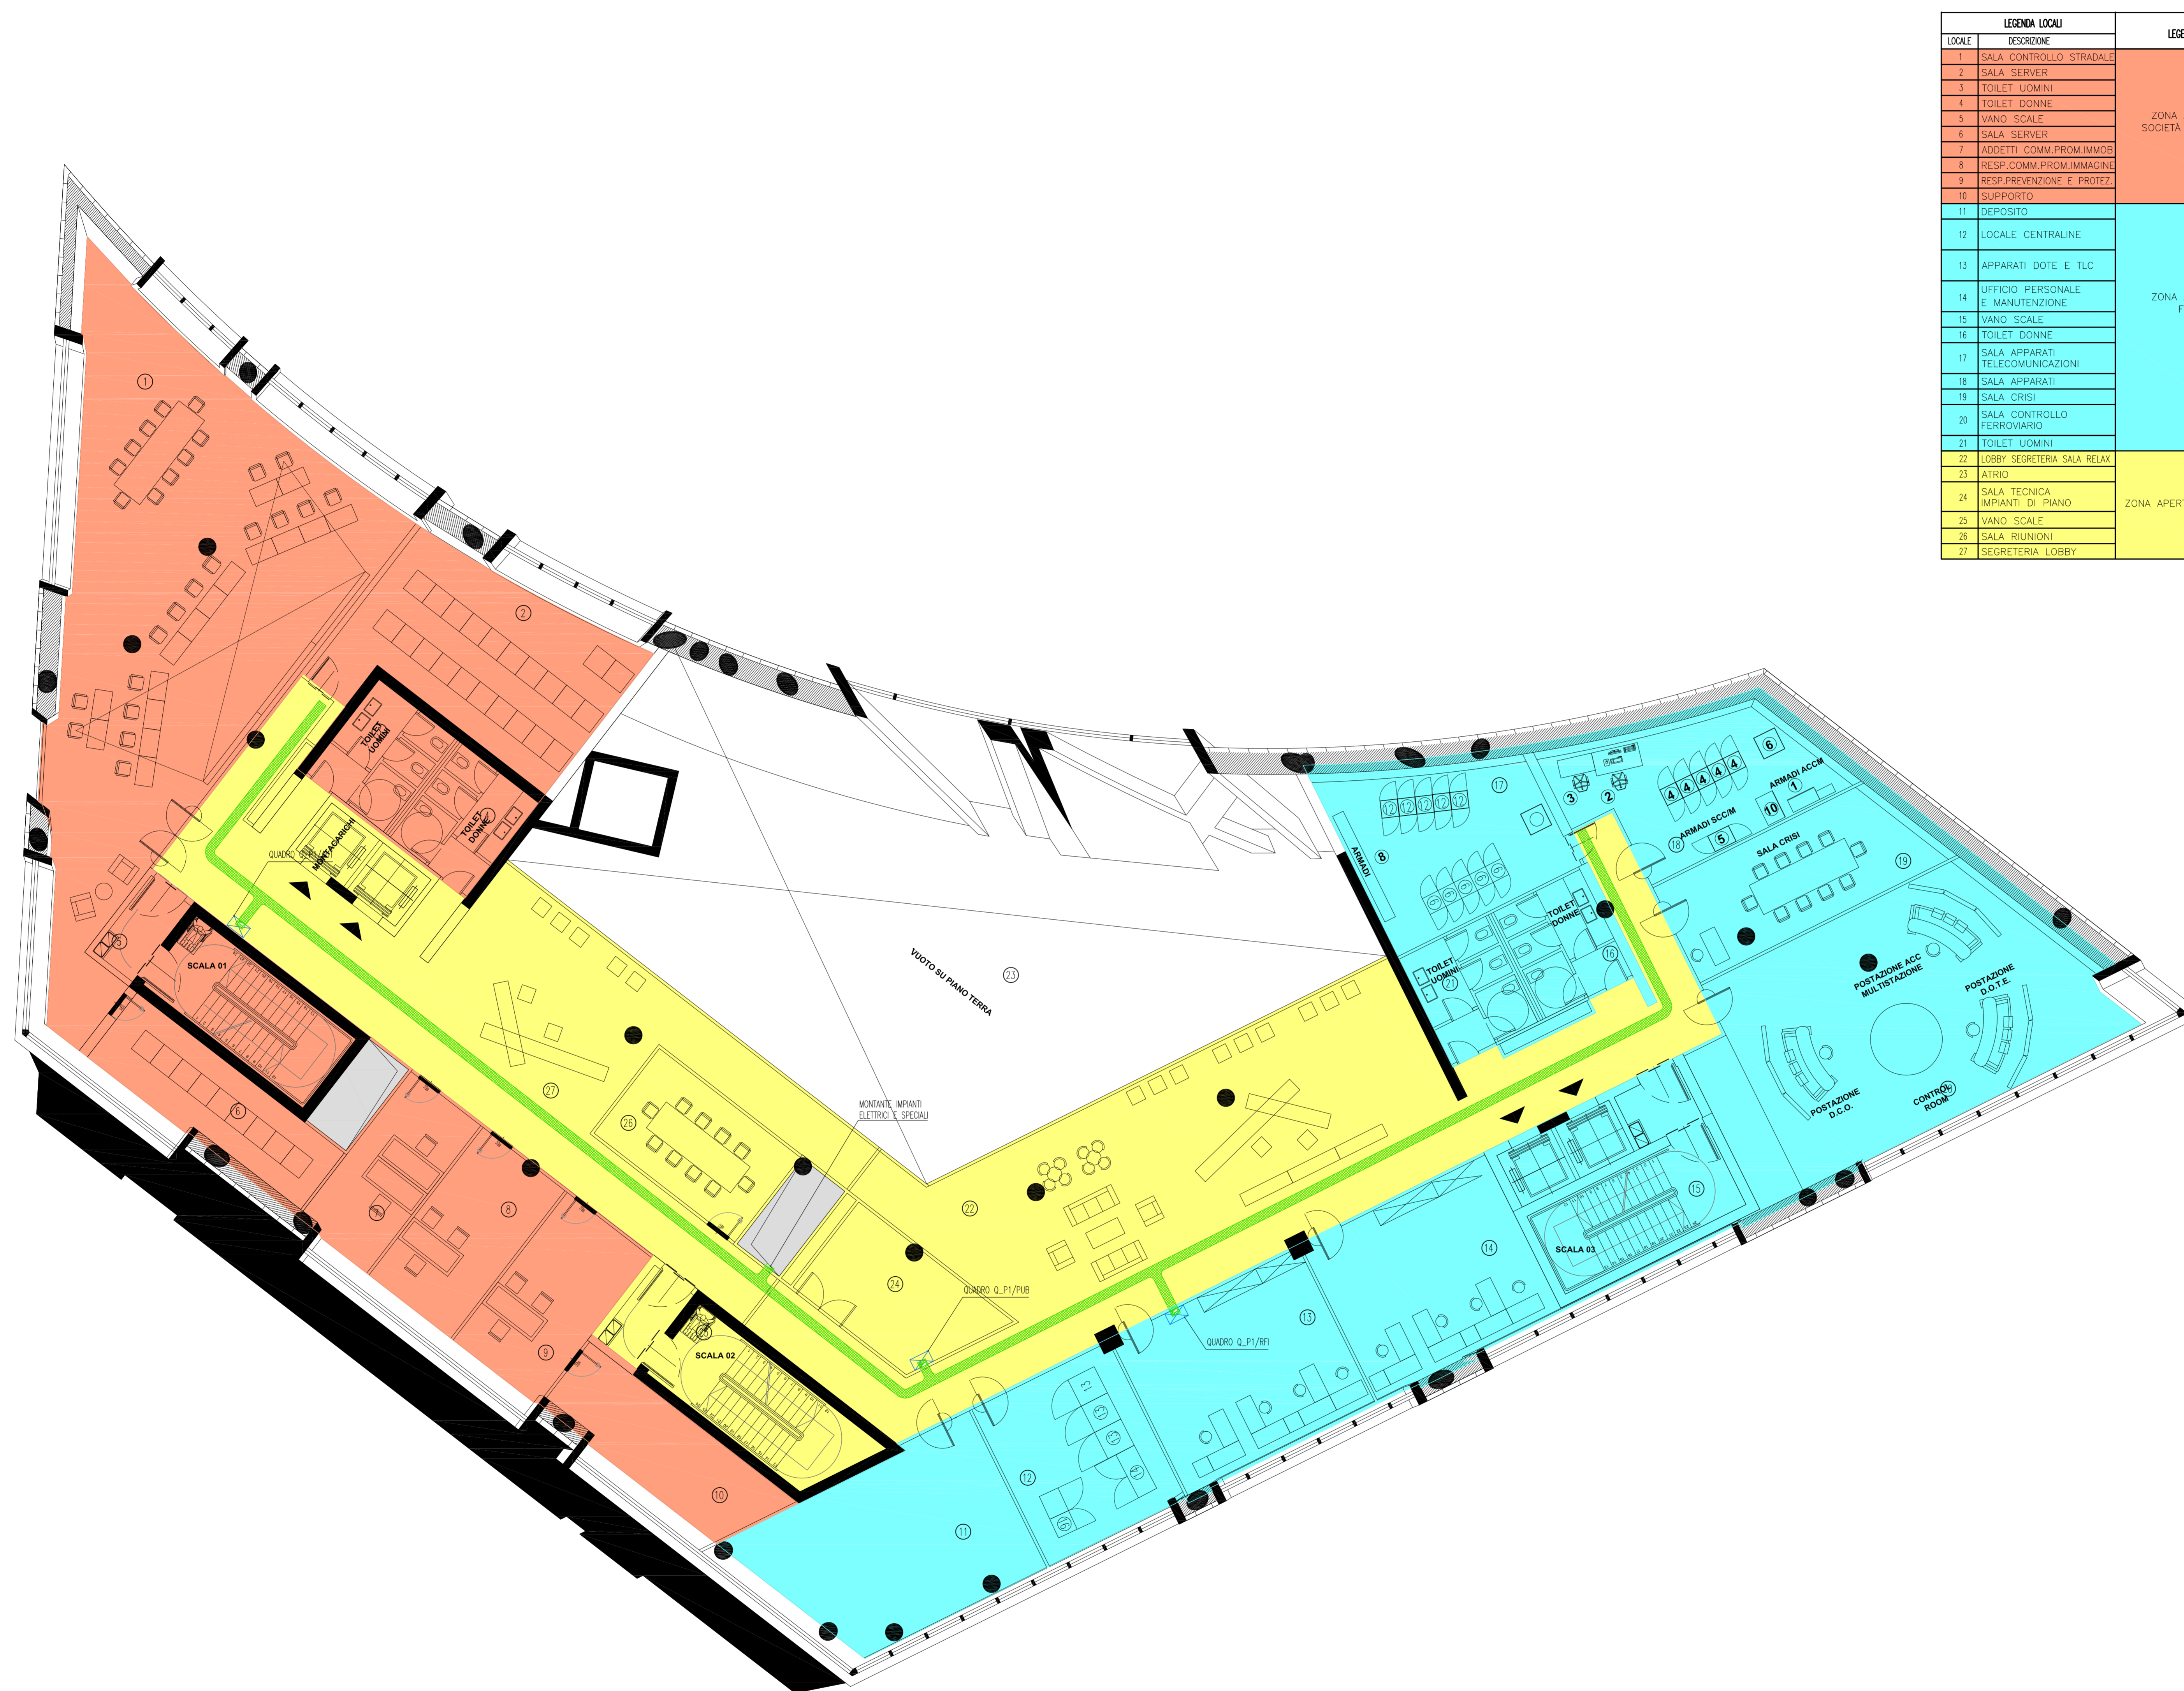

LEGENDA LOCALI		LEGENDA ZONE	
LOCALE	DESCRIZIONE		
1	SALA CONTROLLO STRADALE	ZONA A SERVIZIO SOCIETA' AUTOSTRADA	
2	SALA SERVER		
3	TOILET UOMINI		
4	TOILET DONNE		
5	WANO SCALE		
6	SALA SERVER		
7	ADDETTI COMM.PROM.IMMAG.		
8	RESP.COMM.PROM.IMMAGINE		
9	RESP.PREVENZIONE E PROTEZ.		
10	SUPPORTO	ZONA A SERVIZIO FS/RFI	
11	DEPOSITO		
12	LOCALE CENTRALINE		
13	APPARATI DOTE E TLC		
14	UFFICIO PERSONALE E MANUTENZIONE		
15	WANO SCALE		
16	TOILET DONNE		
17	SALA APPARATI TELECOMUNICAZIONI		
18	SALA APPARATI		
19	SALA CRUI		
20	SALA CONTROLLO FERROVIARIO	ZONA APERTA AL PUBBLICO	
21	TOILET UOMINI		
22	LOBBY SEGRETERIA SALA RELAX		
23	PIANCO		
24	SALA TECNICA IMPIANTI DI PIANO		
25	WANO SCALE		
26	SALA RINNOVI		
27	SEGRETERIA LOBBY		

NOTE:  
- BASE ARCHITETTONICA DA ELABORATO: CG4300PPADCCD1CFA0000003B

DENOMINAZIONE QUADRI ELETTRICI SECONDARI DI PIANO/DI ZONA

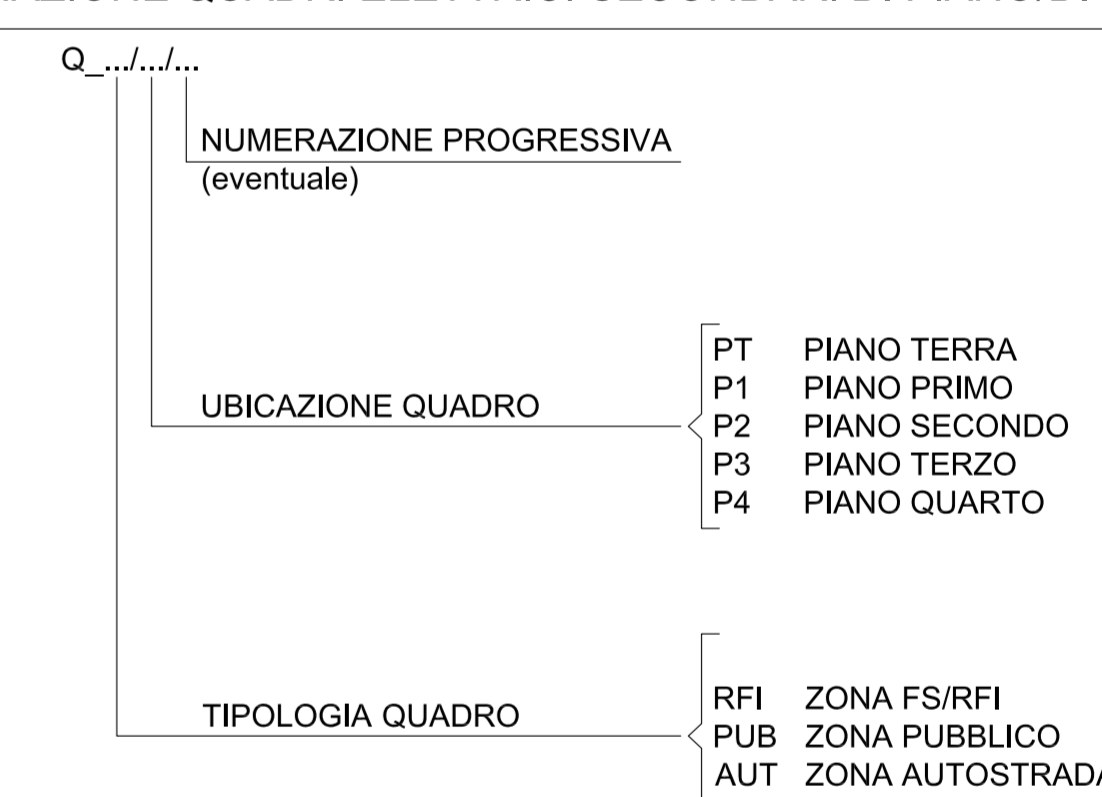

**Stretto di Messina**  
Concessionario per la progettazione, realizzazione e gestione del collegamento stabile tra lo Stretto e il Continente  
 Oggetto di diritto pubblico  
 Legge n° 1158 del 17 dicembre 1971, modificata dal D.Lgs. n° 114 del 24 aprile 2000

**PONTE SULLO STRETTO DI MESSINA**  
**PROGETTO DEFINITIVO**

**EUROLINK S.C.p.A.**  
IMPREGILO S.p.A. (Mandatario)  
 SOCIETA' ITALIANA PER CONDOTTE D'ACQUA S.p.A. (Mandatario)  
 COOPERATIVA MURATORI E CEMENTISTI - C.M.C. di Ravenna Soc. Coop. a.r.l. (Mandatario)  
 SACOR S.A.S. (Mandatario)  
 ISHKAWAJMA - HARIMA HEAVY INDUSTRIES CO. Ltd. (Mandatario)  
 A.C.I. S.C.P.A. - CONSORZIO STABILE (Mandatario)

<b>IL PROGETTISTA</b> Dott. Ing. I. Barili Ordine Ingegneri V.C.O. n° 122	<b>IL CONTRATTORE GENERALE</b> Project Manager (Ing. P.P. Marcheselli)	<b>STRETTO DI MESSINA</b> Direttore Generale e RIP Isolazione (Ing. G. Fommenghi)	<b>STRETTO DI MESSINA</b> Amministratore Delegato (Dott. P. Ciucci)
--	--	--	---

**COLLEGAMENTI VERSANTE CALABRIA**  
 CENTRO DIREZIONALE **CD0432\_F0**  
 IMPIANTI  
 IMPIANTI ELETTRICI - EDIFICIO PRINCIPALE  
 PLANIMETRIA IMPIANTI ELETTRICI DI DISTRIBUZIONE PRINCIPALE E SECONDARIA AL PIANO PRIMO

REV.	DATA	DESCRIZIONE	REDATTO	VERIFICATO	APPROVATO
1	20/05/2011	EMISSIONE FINALE	D. RE.	G. LUPI	I. BARILI

NOME DEL FILE: CD0432\_F0.dwg

