


NOTE GENERALI

LEGENDA SIMBOLI

SIMBOLO	DESCRIZIONE
	QUADRO ELETTRICO
	PASSERELLA PERFORATA IN ACCIAIO ZINCATO DIMENSIONI 300x100 mm PER DISTRIBUZIONE PRINCIPALE CON SETTO SEPARATORE TRA RETE NORMALE E CONTRUTA ASSOLUTA

PIANTA PIANO SECONDO - QUOTA +108.00m - SCALA 1:100

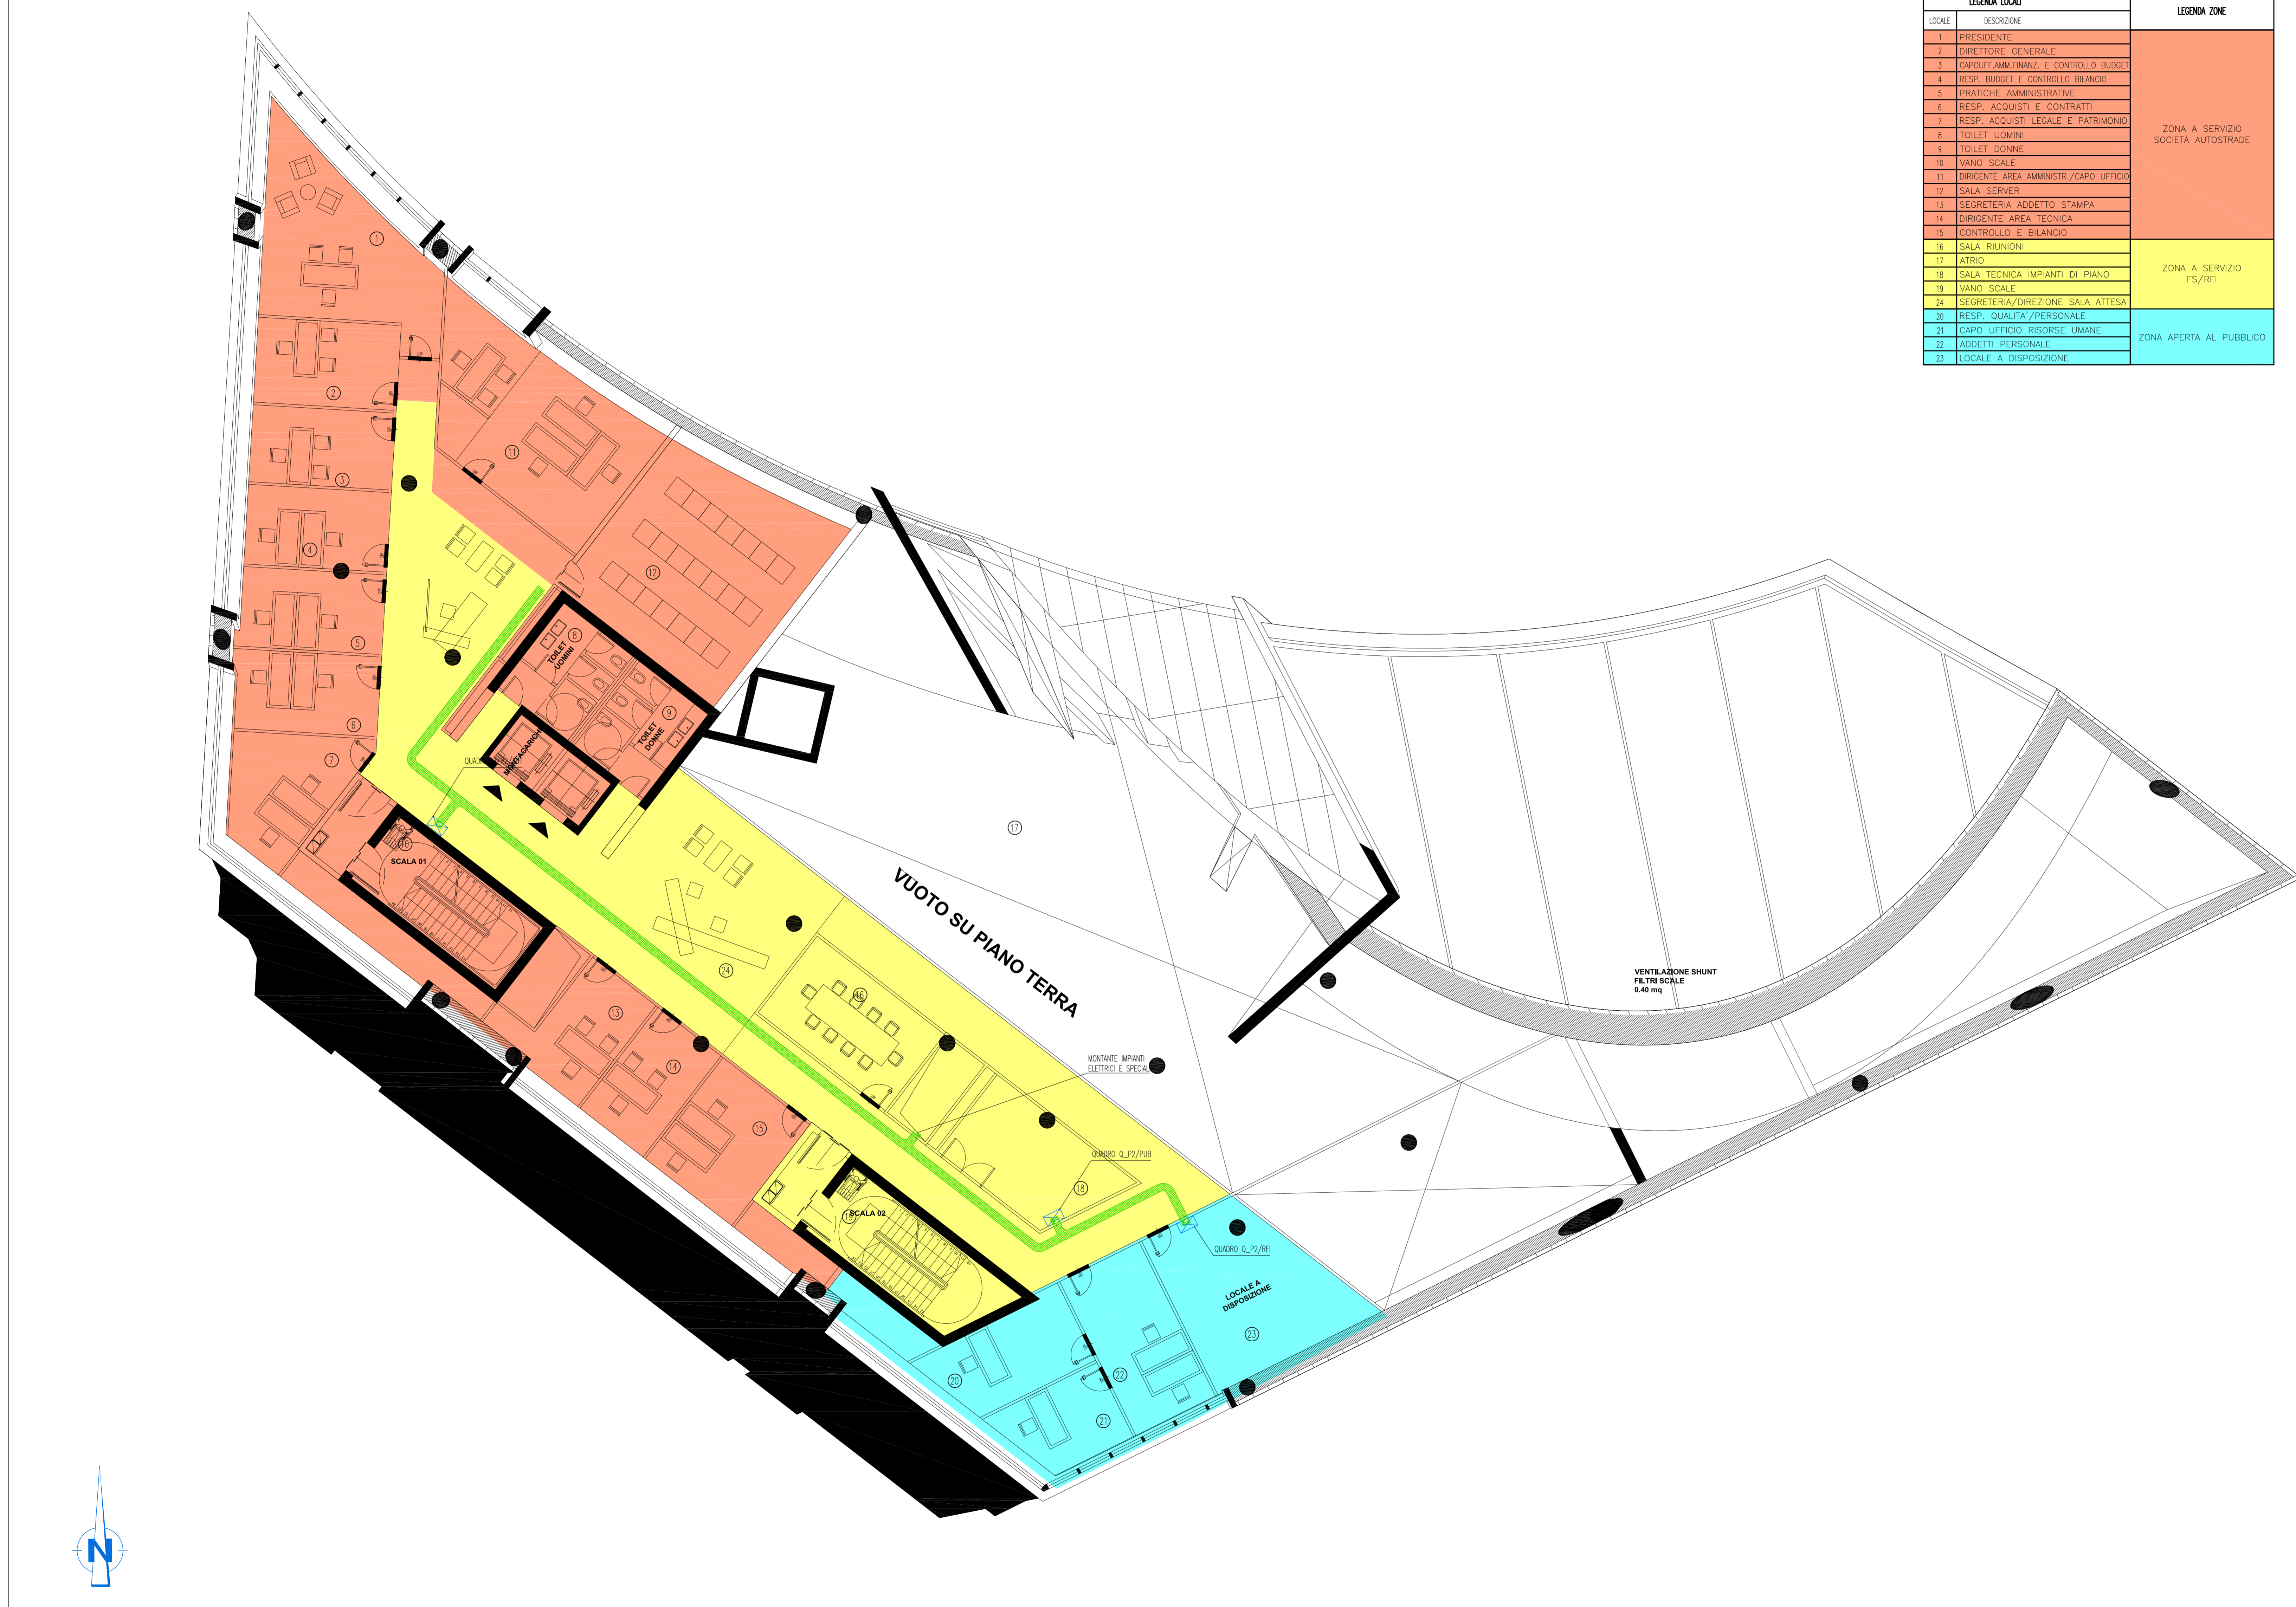

LEGENDA LOCALI		LEGENDA ZONE
LOCALI	DESCRIZIONE	
1	PRESIDENZA	ZONA A SERVIZIO SOCIETA' AUTOSTRADE
2	DIRETTORE GENERALE	
3	CAPOLUOGO AMM. FINANZ. E CONTROLLO BUDGET	
4	RESP. BUDGET E CONTROLLO BILANCIO	
5	UFFICI AMMINISTRATIVI	
6	RESP. ACQUISTI E CONTRATTI	
7	RESP. ACQUISTI LEGALE E PATRIMONIO	
8	TOILET UOMINI	
9	TOILET DONNE	
10	VANDO SCALE	
11	DIREZIONE AREA AMMINISTR./CAPO UFFICIO	ZONA A SERVIZIO FS/RFI
12	SALA SERVER	
13	SEGRETARIA ADDETTO STAMPA	
14	DIREZIONE AREA TECNICA	
15	CONTROLLO E BILANCIO	
16	SALA RIUNIONI	ZONA APERTA AL PUBBLICO
17	ATRIO	
18	SALA TECNICA IMPIANTI DI PIANO	
19	VANDO SCALE	
20	SEGRETARIA/DIREZIONE SALA ATTESA	
21	CAPU' UFFICIO RISORSE UMANE	
22	RODOTTI PERSONALE	
23	LOCALE A DISPOSIZIONE	

NOTE:
- BASE ARCHITETTONICA DA ELABORATO: CG4300PPADCCD1CFA0000004B

DENOMINAZIONE QUADRI ELETTRICI SECONDARI DI PIANO/DI ZONA

NUMERAZIONE PROGRESSIVA (eventuale)	
UBICAZIONE QUADRO	PT PIANO TERRA P1 PIANO PRIMO P2 PIANO SECONDO P3 PIANO TERZO P4 PIANO QUARTO
TIPOLOGIA QUADRO	RFI ZONA FS/RFI PUB ZONA PUBBLICO AUT ZONA AUTOSTRADA

Stretto di Messina
Concessionario per la progettazione, realizzazione e gestione del collegamento stabile tra lo Stretto e il Continente
 Oggetto di diritto pubblico
 Legge n° 1158 del 17 dicembre 1971, modificata dal D.Lgs. n° 114 del 24 aprile 2003

PONTE SULLO STRETTO DI MESSINA

PROGETTO DEFINITIVO

EUROLINK S.C.p.A.
IMPREGIOLIO S.p.A. (Mandatante)
 SOCIETA' ITALIANA PER CONDOTTE D'ACQUA S.p.A. (Mandatante)
 COOPERATIVA MURATORI E CEMENTISTI - C.M.C. di Ravenna Soc. Coop. a.r.l. (Mandatante)
 SACOR S.A.S. (Mandatante)
 ISHKAWAJIMA - HARIMA HEAVY INDUSTRIES CO. Ltd. (Mandatante)
 A.C.I. S.C.P.A. - CONSORZIO STABILE (Mandatante)

IL PROGETTISTA Dott. Ing. I. Barili Ordine Ingegneri V.C.O. n° 122 	IL CONTRATTO GENERALE Project Manager (Ing. P.P. Marcheselli)	STRETTO DI MESSINA Direttore Generale e RUP Isolazione (Ing. G. Fommenghi)	STRETTO DI MESSINA Amministratore Delegato (Dott. P. Ciucci)
---	---	---	--

COLLEGAMENTI VERSANTE CALABRIA
 CENTRO DIREZIONALE **CD0433_F0**
 IMPIANTI
 IMPIANTI ELETTRICI - EDIFICIO PRINCIPALE
 PLANIMETRIA IMPIANTI ELETTRICI DI DISTRIBUZIONE PRINCIPALE E SECONDARIA AL PIANO SECONDO

REV.	DATA	DESCRIZIONE	REDATTO	VERIFICATO	APPROVATO
1	20/05/2011	EMISSIONE FINALE	D. RE.	G. LUPI	I. BARILI

NOME DEL FILE: CD0433_F0.dwg