


PIANTA PIANO QUARTO - QUOTA +116.00m - SCALA 1:100

LEGENDA LOCALI		LEGENDA ZONE
LOCALE	DESCRIZIONE	
1	CORRIDOIO	ZONA APERTA AL PUBBLICO
2	WANO SCALE	

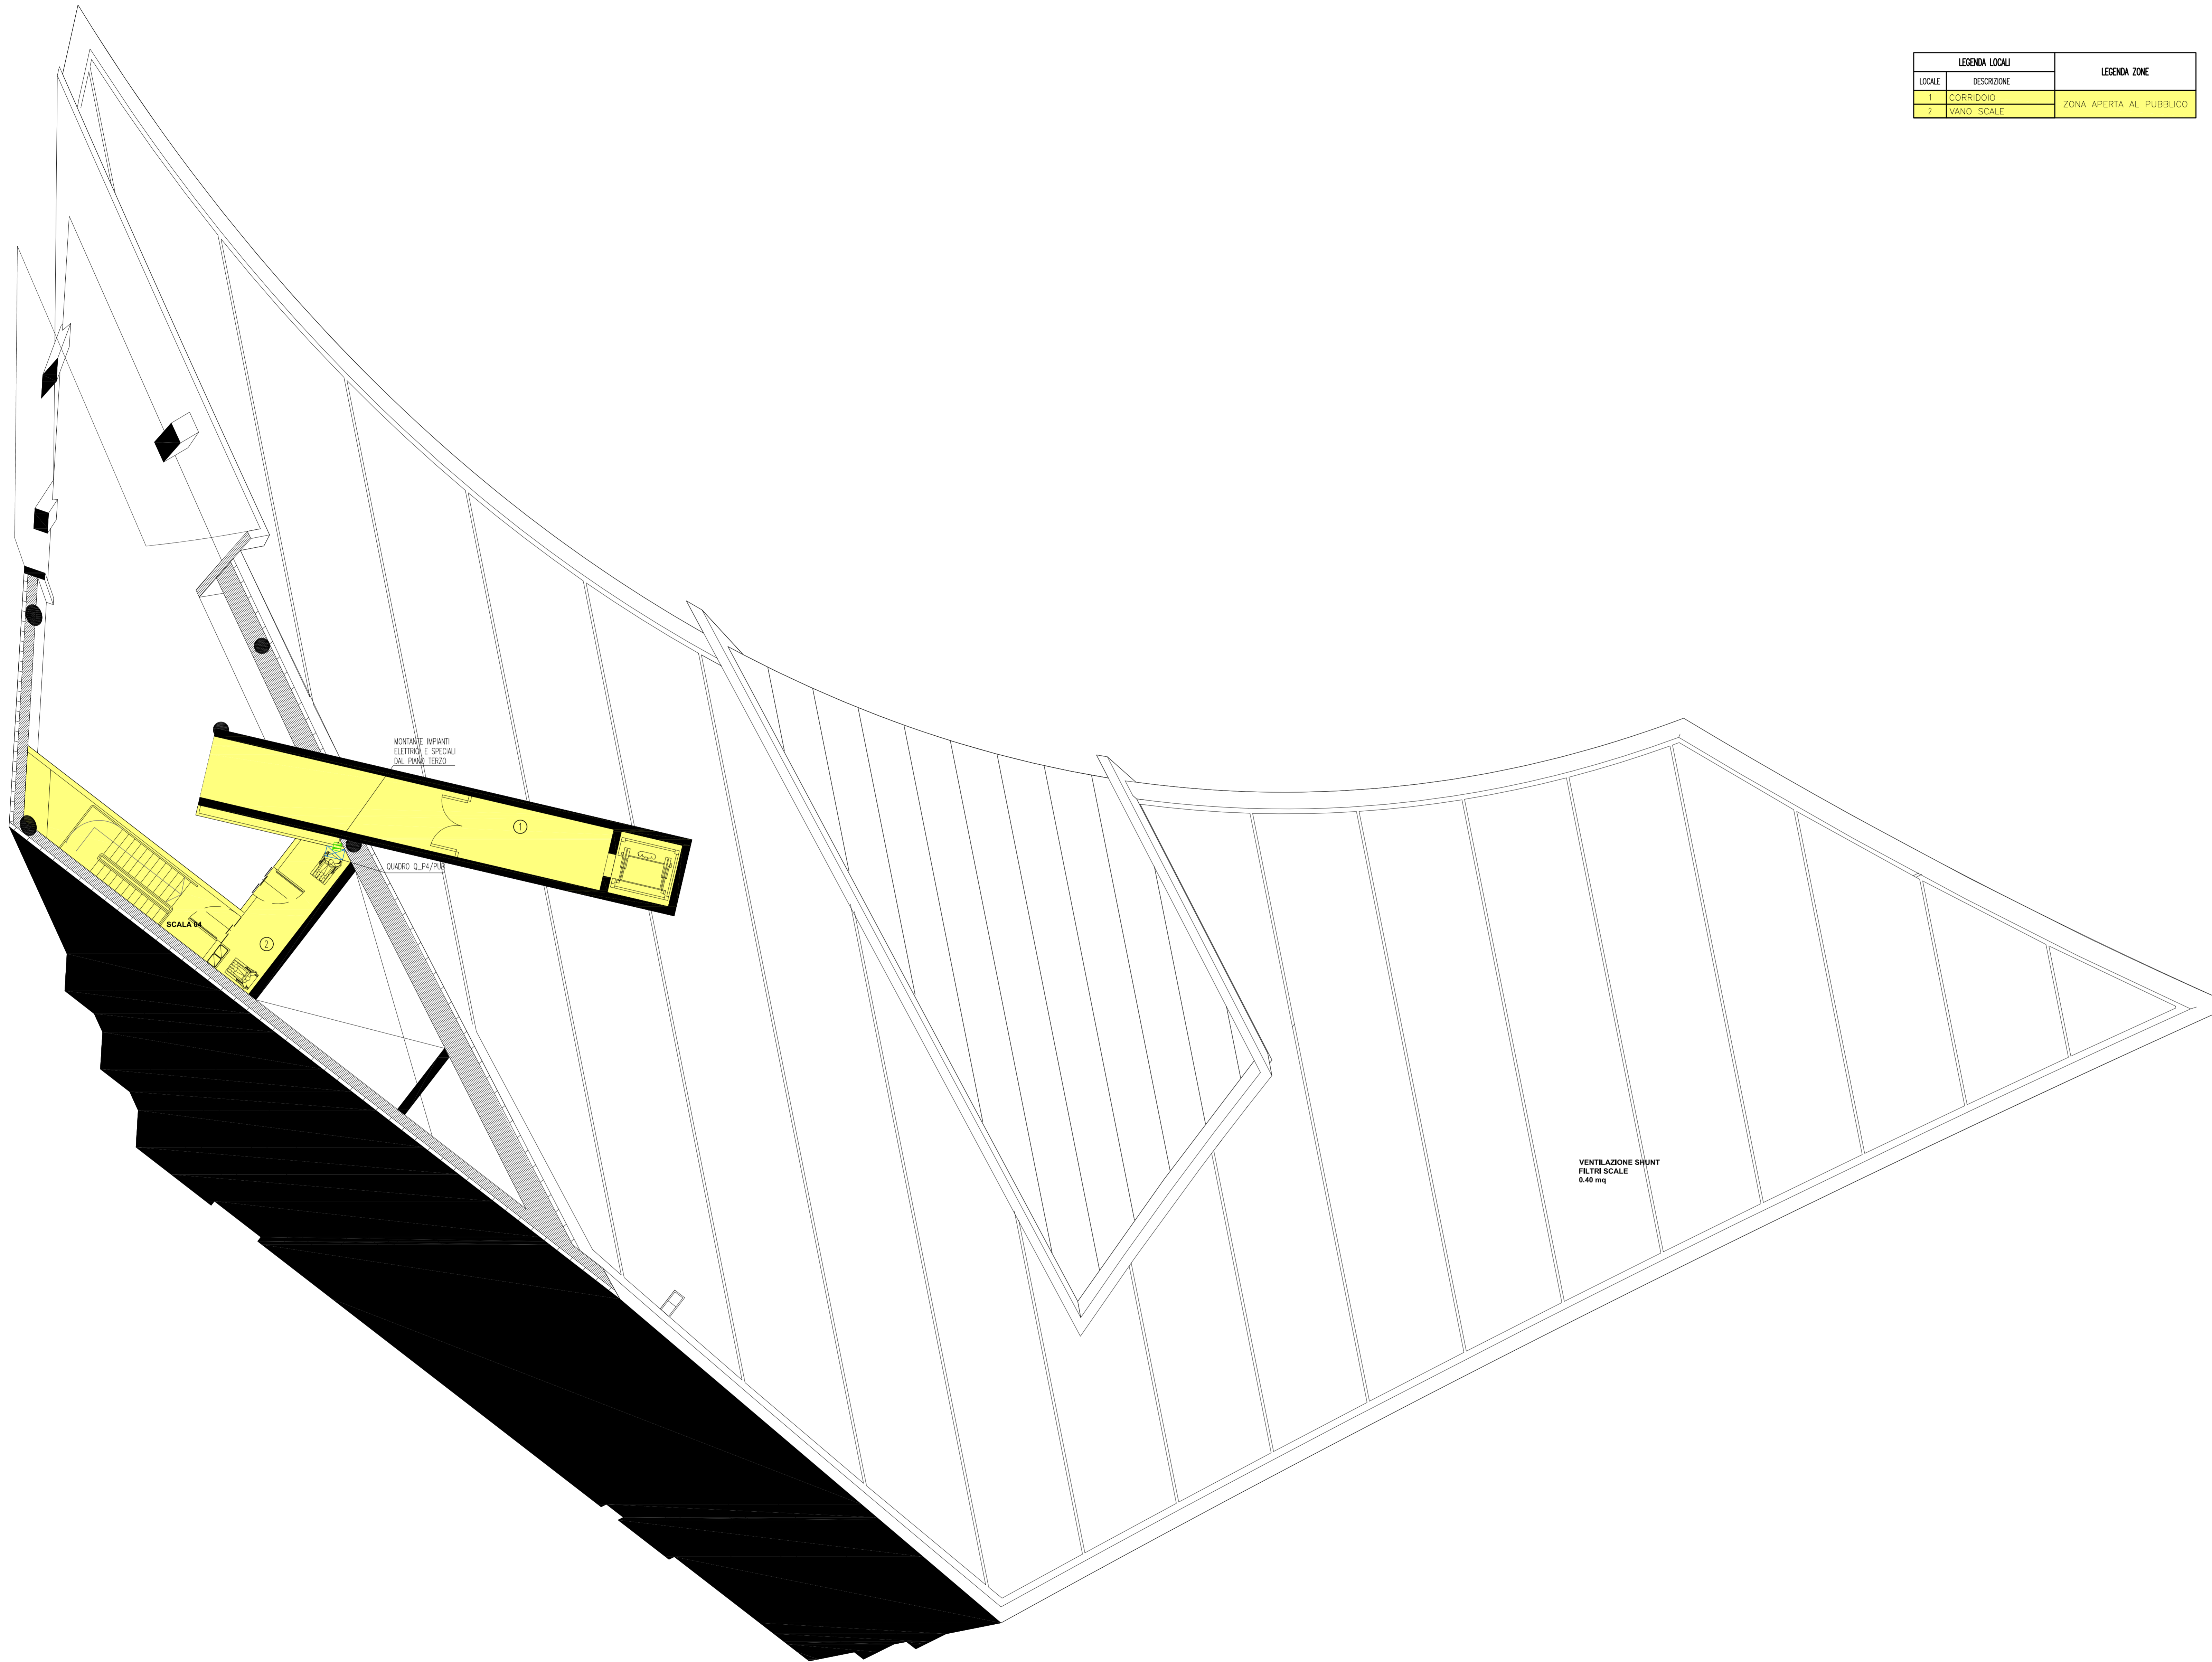


NOTE GENERALI

LEGENDA SIMBOLI

SIMBOLO	DESCRIZIONE
	QUADRO ELETTRICO
	PASSERELLA PERFORATA IN ACCIAIO ZINCATO DIMENSIONI 300x100 mm PER DISTRIBUZIONE PRINCIPALE CON SETTO SEPARATORE TRA RETE NORMALE E CONTRUTA ASSOLUTA

NOTE:
- BASE ARCHITETTONICA DA ELABORATO: CG4300PPADCCD1CFA0000006B

DENOMINAZIONE QUADRI ELETTRICI SECONDARI DI PIANO/DI ZONA

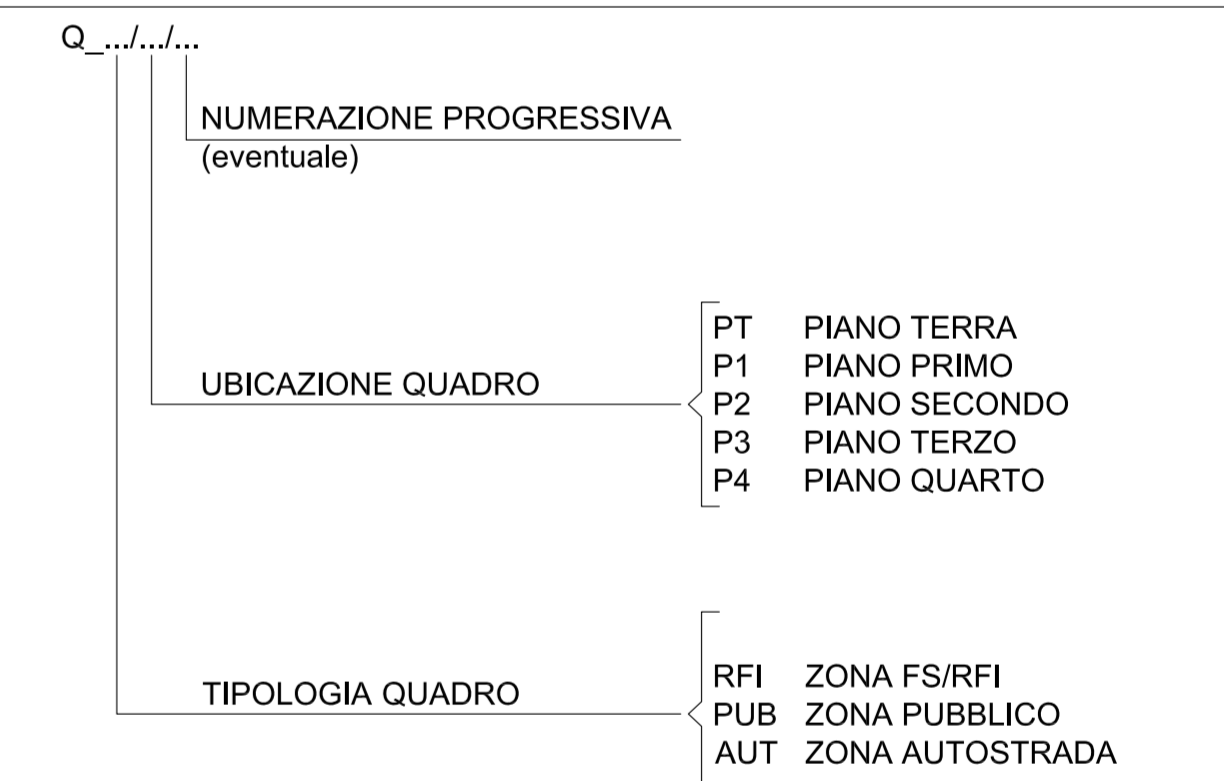

Stretto di Messina
Concessionario per la progettazione, realizzazione e gestione del collegamento stabile tra la Sicilia e il Continente
 Oggetto di Diritto pubblico
 Legge n° 1158 del 17 dicembre 1971, modificata dal D.Lgs. n° 114 del 24 aprile 2003

PONTE SULLO STRETTO DI MESSINA
 PROGETTO DEFINITIVO

EUROLINK S.C.p.A.
IMPREGILO S.p.A. (Mandatante)
 SOCIETA' ITALIANA PER CONDOTTE D'ACQUA S.p.A. (Mandatante)
 COOPERATIVA MURATORI E CEMENTISTI - C.M.C. di Ravenna Soc. Coop. a.r.l. (Mandatante)
 SACOR S.A.S. (Mandatante)
 ISHKAWAJMA - HARIMA HEAVY INDUSTRIES CO. Ltd. (Mandatante)
 A.C.I. S.C.P.A. - CONSORZIO STABILE (Mandatante)

<p>IL PROGETTISTA Det. Ing. I. Barili Ordine Ingegneri V.C.O. n° 122</p>	<p>IL CONTRATTORE GENERALE Project Manager (Ing. P.P. Marcheselli)</p>	<p>STRETTO DI MESSINA Direttore Generale e RUP Isolazione (Ing. G. Fommenghi)</p>	<p>STRETTO DI MESSINA Amministratore Delegato (Dott. P. Cucco)</p>
--	---	---	---

COLLEGAMENTI VERSANTE CALABRIA
 CENTRO DIREZIONALE **CD0435_F0**
 IMPIANTI
 IMPIANTI ELETTRICI - EDIFICIO PRINCIPALE
 PLANIMETRIA IMPIANTI ELETTRICI DI DISTRIBUZIONE PRINCIPALE E SECONDARIA AL PIANO QUARTO

REV.	DATA	DESCRIZIONE	REDATTO	VERIFICATO	APPROVATO
1	20/05/2011	EMMISSIONE FINALE	D. RE.	G. LUPI	I. BARILI

NOME DEL FILE: CD0435_F0.dwg