


PIANTA PIANO TERZO – QUOTA +112.00m – SCALA 1:100

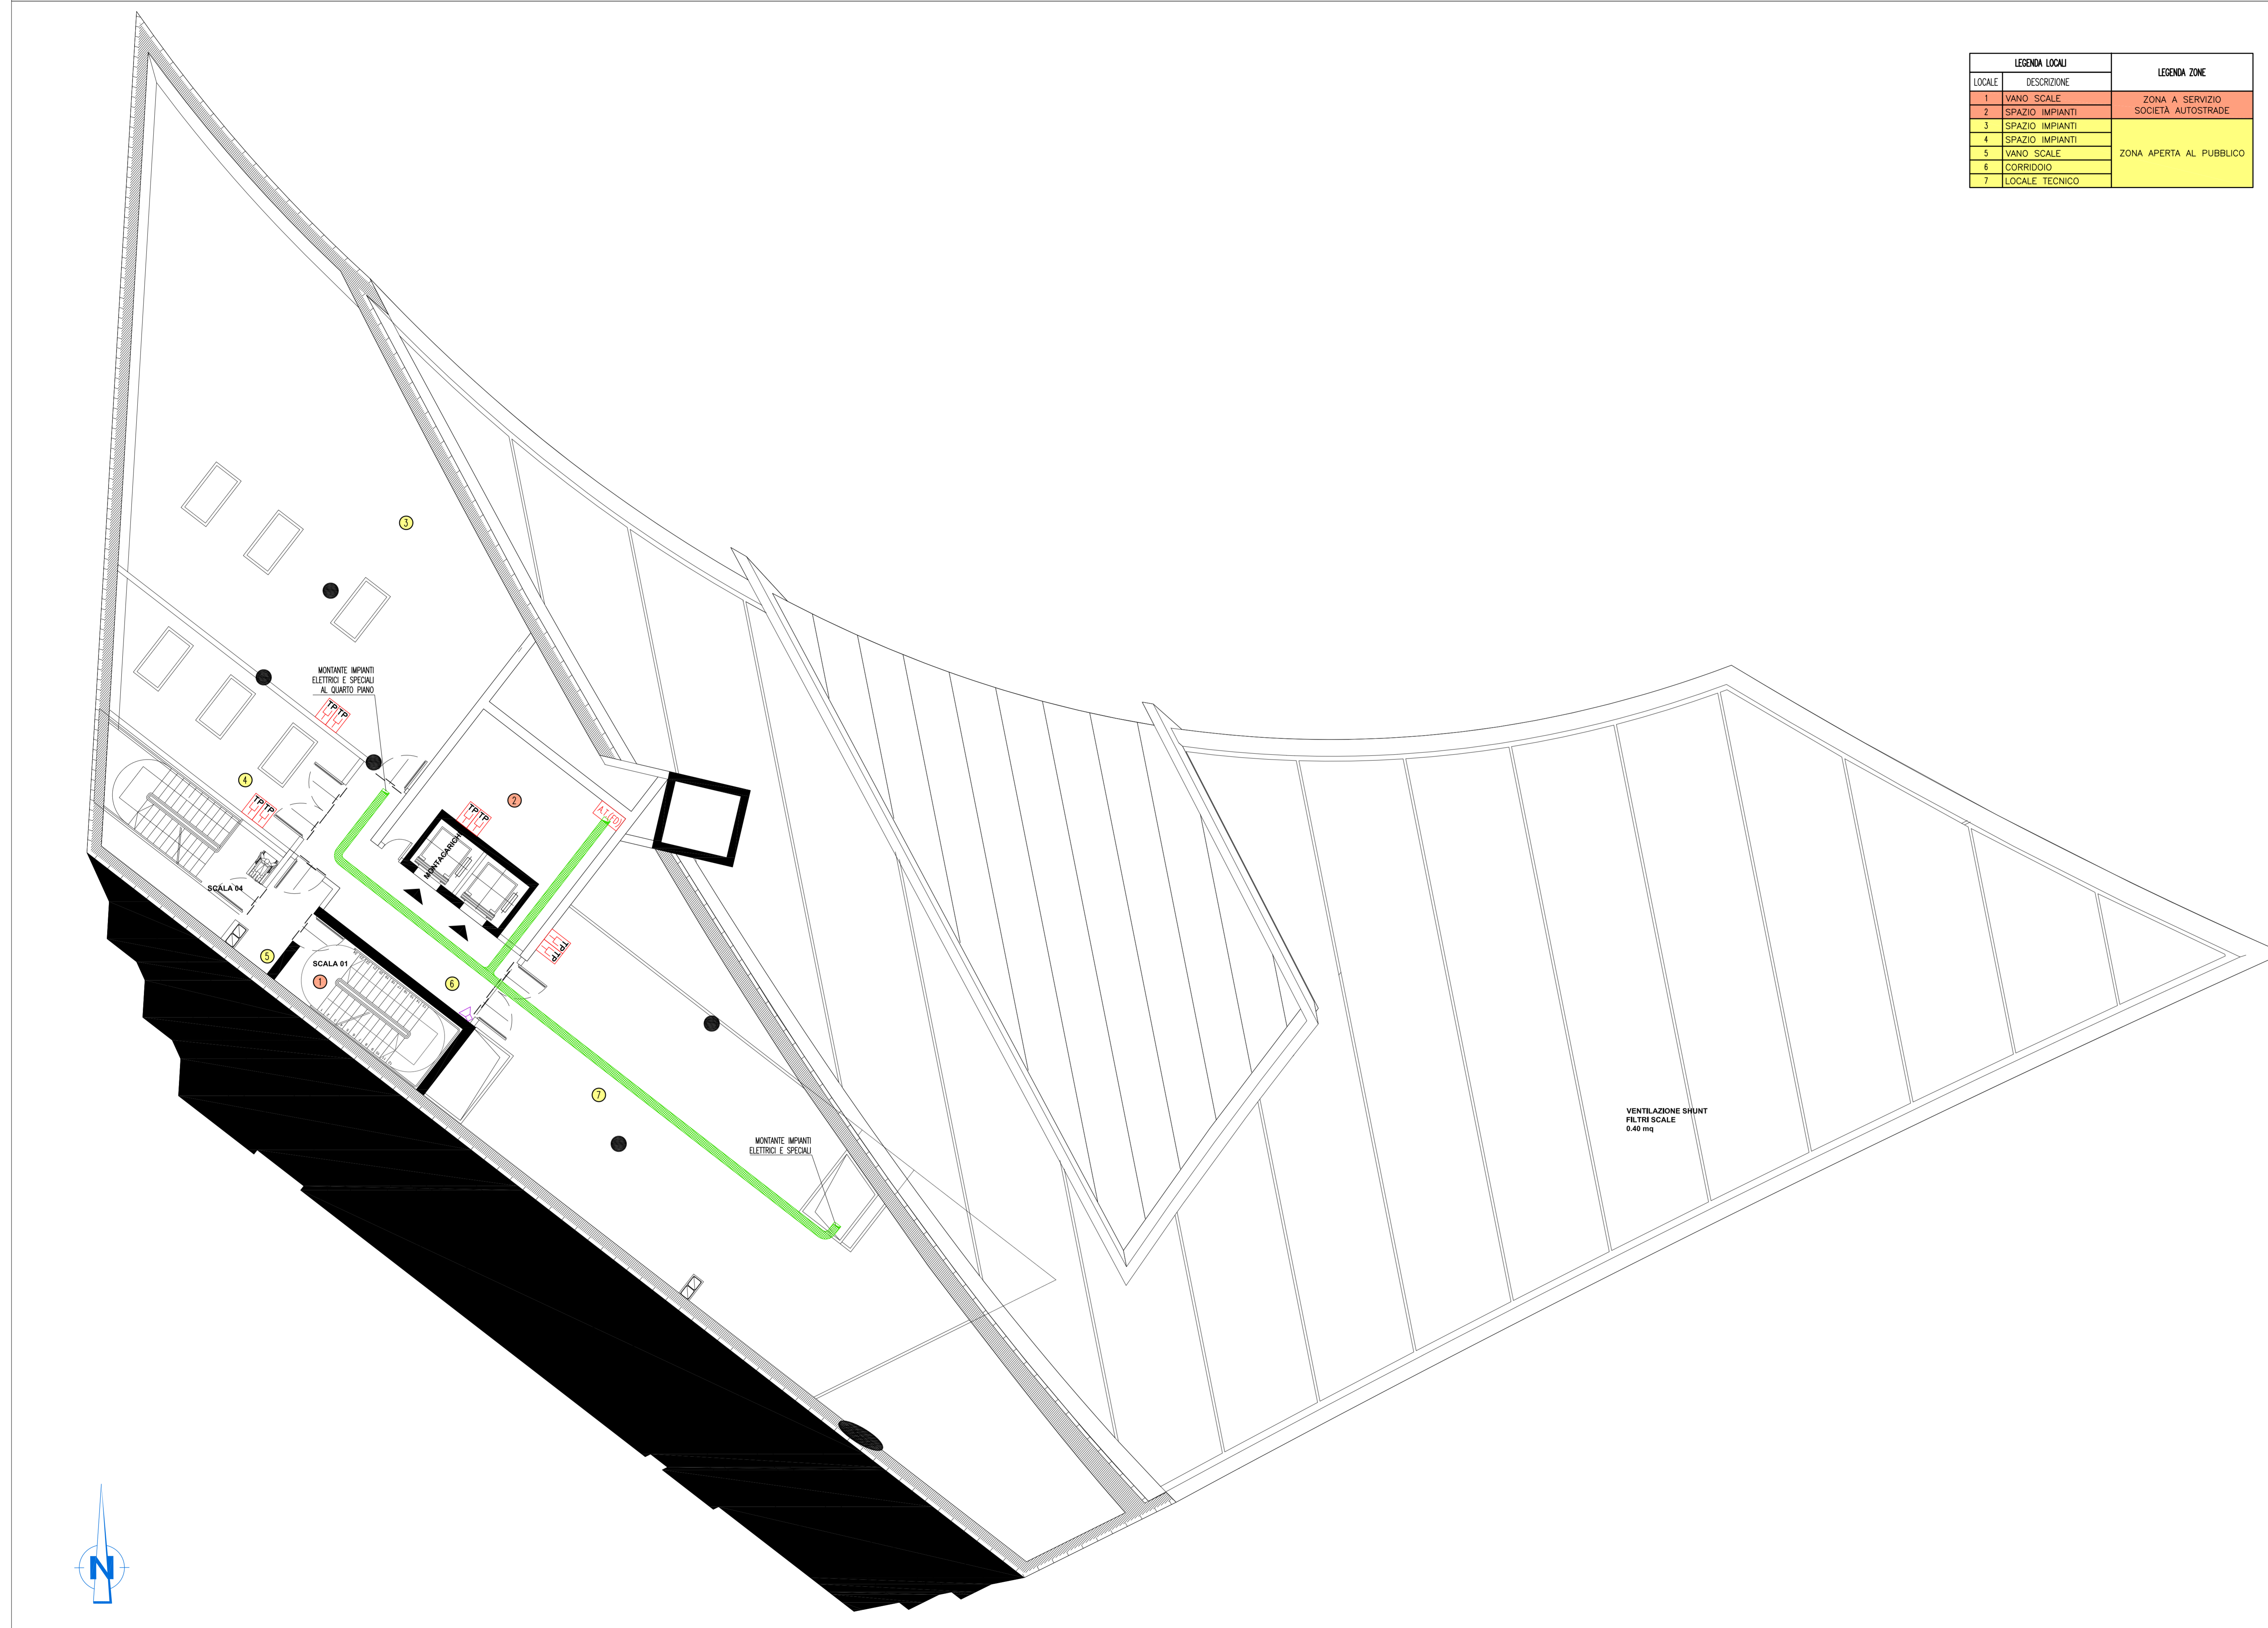

LEGENDA LOCALI		LEGENDA ZONE
LOCALE	DESCRIZIONE	
1	VANDO SCALE	ZONA A SERVIZIO SOCIETA' AUTOSTRADE
2	SPAZIO IMPIANTI	
3	SPAZIO IMPIANTI	
4	SPAZIO IMPIANTI	
5	VANDO SCALE	ZONA APERTA AL PUBBLICO
6	CORRIDOIO	
7	LOCALE TECNICO	

NOTE GENERALI	
LEGENDA SIMBOLI	
SIMBOLO	DESCRIZIONE
[A.T. (FO)]	ARMADIO FONIA-DATI FLOOR DISTRIBUTOR PER CABLAGGIO STRUTTURATO
[CDS]	CENTRALE DIFFUSIONE SONORA E SORGENTE MUSICALE
[TP]	PRESA FONIA-DATI RJ45 IPSS A PARETE
[TP]	PRESA FONIA-DATI RJ45 A PARETE
[Y]	ANTENNA TV TERRESTRE
[Y]	ANTENNA TV SATELLITARE
[Y]	GRUPPO DI PRESE TV COSTITUITO DA UNA PRESA DI ANTENNA TV DI TIPO TERRESTRE ED UNA PRESA DI ANTENNA SATELLITARE
[Y]	CENTRALINO AMPLIFICATORE IMPIANTO TV
[Y]	POSTO VIDEOCITOFONICO INTERNO ALL' INGRESSO
[Y]	POSTO VIDEOCITOFONICO ESTERNO COMPLETO DI TELECAMERA
[Y]	SERRATURA ELETTRICA
[Y]	TORRETTA A PAVIMENTO 3 MODULI COMPOSTA DA: N 2 PRESE FONIA-DATI RJ45
[Y]	ALTOPARLANTE DA INCASSO DA 6W
[Y]	PASSERELLA PERFORATA IN ACCIAIO ZINCATO DIMENSIONI 300x100 mm PER DISTRIBUZIONE IMPIANTI SPECIALI
[Y]	PULSANTE DI CHIAMATA
[Y]	QUADRO CONTROLLO CHIAMATA COMPRESIVO DI PULSANTERIA SEGNALAZIONE PER PANNELLO FUORI PORTA
[Y]	PANNELLO FUORI PORTA CON SEGNALAZIONE "LIBERO-OCCUPATO"

NOTE:
- BASE ARCHITETTONICA DA ELABORATO: CG4300PPADCCD1CFA00000005B

Stretto di Messina
Concessionario per la progettazione, realizzazione e gestione del collegamento stabile tra la Sicilia e il Continente
 Oggetto di diritto pubblico
 Legge n° 1108 del 17 dicembre 1971, modificata dal D.Lgs. n° 114 del 24 aprile 2003

Eurolink

PONTE SULLO STRETTO DI MESSINA

PROGETTO DEFINITIVO

EUROLINK S.C.p.A.
IMPREGIATO S.p.A. (Mandatante)
 SOCIETA' ITALIANA PER CONDOTTE D'ACQUA S.p.A. (Mandatante)
 COOPERATIVA MURATORI E CEMENTISTI - C.M.C. di Ravenna Soc. Coop. a.r.l. (Mandatante)
 SACOTR S.A.S. (Mandatante)
 ISHKAWAJIMA - HARIMA HEAVY INDUSTRIES CO. Ltd. (Mandatante)
 A.C.I. S.C.P.A. - CONSORZIO STABILE (Mandatante)

<p>IL PROGETTISTA Dott. Ing. I. Barilli Ordine Ingegneri V.C.O. n° 122</p>	<p>IL CONTRINTE GENERALE Project Manager (Ing. P.P. Marcheselli)</p>	<p>STRETTO DI MESSINA Direttore Generale e RUP Isolazione (Ing. G. Fommenghi)</p>	<p>STRETTO DI MESSINA Amministratore Delegato (Dott. P. Ciucci)</p>
--	---	---	--

COLLEGAMENTI VERSANTE CALABRIA
 CENTRO DIREZIONALE **CD0454_F0**
 IMPIANTI
 TELEFONIA ED IMPIANTI TELEFONICI – EDIFICIO PRINCIPALE
PIANIMETRIA IMPIANTI DI COMUNICAZIONE E CONTROLLO AL PIANO TERZO TELEFONIA, SEGNALAZIONE DATI, VIDEOCITOFONICO, CHIAMATA, VIDEOCITOF. SONORA, TV, SUPERVISIONI

REV.	DATA	DESCRIZIONE	REDATTO	VERIFICATO	APPROVATO
1	20/05/2011	EMMISSIONE FINALE	D. RE.	G. LUPI	I. BARILLI

NOME DEL FILE: CDD0454_F0.DWG