

PIANTA PIANO TERRA - QUOTA +93.10m - SCALA 1:100




LOCALE	DESCRIZIONE
1	ACCESSO ASCENSORI
2	PORTINERIA
3	UFFICIO
4	UFFICIO
5	SALA RIUNIONI
6	CAMERATA + PERSONE
7	BAGNI
8	GUARDAROBIA
9	SALA PRANZO
10	CUCINA
11	BAGNI
12	DEPOSITO
13	INGRESSO/CORRIDOIO
14	VANO SCALE

NOTE GENERALI

LEGENDA SIMBOLI

SIMBOLO	DESCRIZIONE
A.T.	ARMADIO FONIA-DATI PER CABLAGGIO STRUTTURATO
CDS	CENTRALE DIFFUSIONE SONORA E SORGENTE MUSICALE
TP	PRESA FONIA-DATI RJ45 IPSS A PARETE
TP	PRESA FONIA-DATI RJ45 A PARETE
Y	ANTENNA TV TERRESTRE
Y	ANTENNA TV SATELLITARE
Y	GRUPPO DI PRESE TV COSTITUITO DA UNA PRESA DI ANTENNA TV DI TIPO TERRESTRE ED UNA PRESA DI ANTENNA SATELLITARE
Y	CENTRALINO AMPLIFICATORE IMPIANTO TV
Y	POSTO VIDEOFONICO INTERNO
Y	POSTO VIDEOFONICO ESTERNO COMPLETO DI TELECAMERA
Y	SERRATURA ELETTRICA
Y	TORRETTA A PAVIMENTO 3 MODULI COMPOSTA DA: N 2 PRESE FONIA-DATI RJ45
Y	ALTOPARLANTE DA INCASSO DA 6W
Y	PASSERELLA PERFORATA IN ACCIAIO ZINCATO DIMENSIONI 300x100 mm PER DISTRIBUZIONE IMPIANTI SPECIALI
Y	PULSANTE DI CHIAMATA
Y	QUADRO CONTROLLO CHIAMATA COMPRENSIVO DI PULSANTERIA SEGNALAZIONE PER PANNELLO FUORI PORTA
Y	PANNELLO FUORI PORTA CON SEGNALAZIONE "LIBERO-OCCUPATO"
Y	POSTAZIONE MICROFONICA
Y	DIFFUSORE A TROMBA DA 10W
Y	PULSANTE APERTURA PORTE

PLANIMETRIA DI RIFERIMENTO

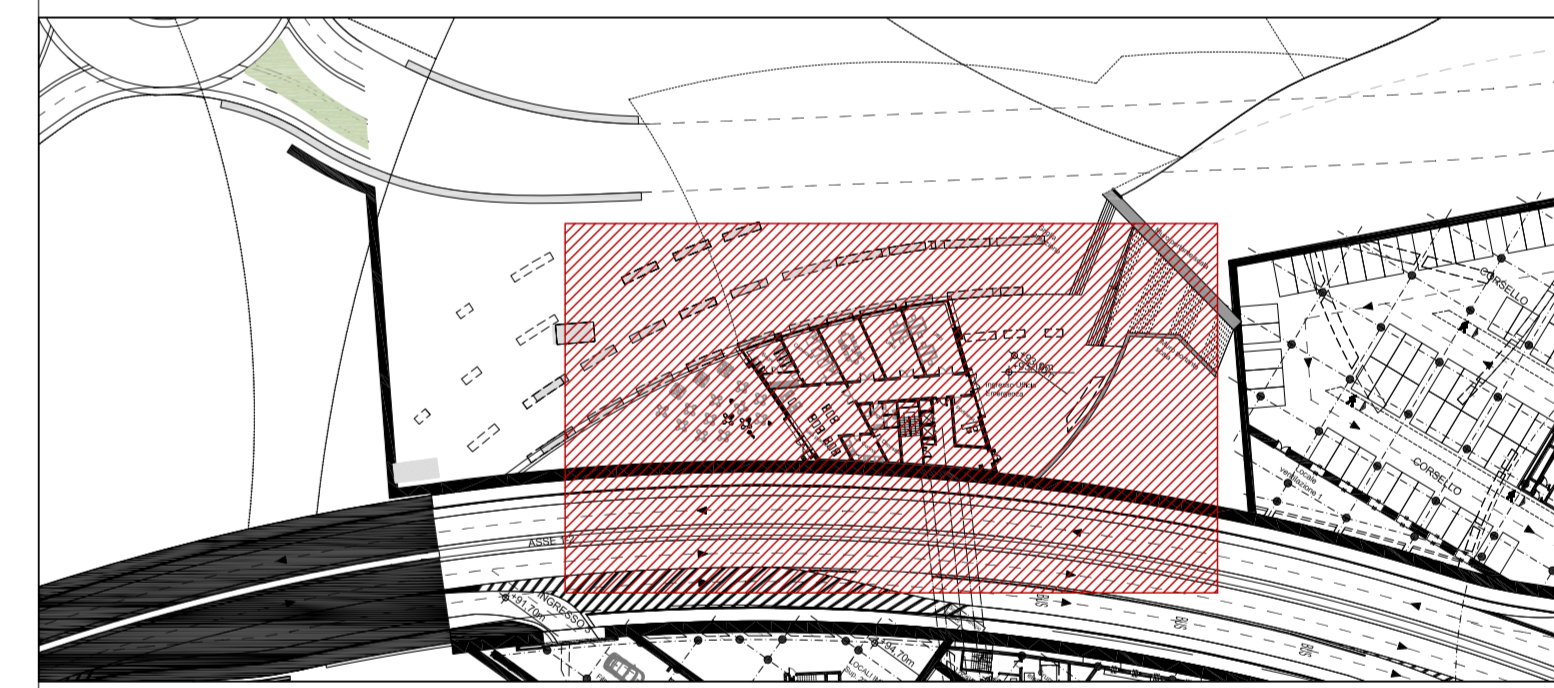

NOTE:
- BASE ARCHITETTONICA DA ELABORATO: CG4300PP8DCDD1CPR0000001B

Stretto di Messina
Concessionario per la progettazione, redazione e gestione del collegamento stabile tra lo Stretto e il Continente
 Organismo di diritto pubblico
 Legge n° 1108 del 10 dicembre 1971, modificata dal D.Lgs. n° 114 del 24 aprile 2003

PONTE SULLO STRETTO DI MESSINA
PROGETTO DEFINITIVO

EUROLINK S.C.p.A.
IMPREGIACO S.p.A. (Mandatario)
 SOCIETA' ITALIANA PER CONDOTTE D'ACQUA S.p.A. (Mandatario)
 COOPERATIVA MURATORI E CEMENTISTI - C.M.C. di Ravenna Soc. Coop. a.r.l. (Mandatario)
 SACOR S.A.S. (Mandatario)
 ISHKAWAJIMA - HARIMA HEAVY INDUSTRIES CO. Ltd. (Mandatario)
 A.C.I. S.C.P.A. - CONSORZIO STABILE (Mandatario)

IL PROGETTISTA Dott. Ing. I. Barilli Ordine Ingegneri V.C.O. n° 122	IL CONTRAENTE GENERALE Project Manager (Ing. P.P. Marcheselli)	STRETTO DI MESSINA Direttore Generale e RUP Videotecnica (Ing. G. Fommenghi)	STRETTO DI MESSINA Amministratore Delegato (Dott. P. Ciucci)
---	---	--	---

COLLEGAMENTI VERSANTE CALABRIA
CENTRO DIREZIONALE **CD0507_F0**
IMPIANTI
TELEFONIA ED IMPIANTI TELEFONICI - EDIFICIO WF
PLANIMETRIA IMPIANTI DI COMUN. E CONTROLLO AL PIANO A QUOTA +93,10 (teleselezione, trasmissioni dati, videotelefono, richiama, servizio, TV, servizi)

REV.	DATA	DESCRIZIONE	REDATTO	VERIFICATO	APPROVATO
1	20/05/2011	EMMISSIONE FINALE	D. RE.	G. LUPI	I. BARILLI

NOME DEL FILE: CD0507_F0.dwg