

### LEGENDA COLORI

■	IMPIANTO DI ILLUMINAZIONE/FORZA MOTTRICE (LFM)
■	IMPIANTO DI SUPERVISIONE (LFM)
■	IMPIANTO TELEFONIA DI EMERGENZA E DIFFUSIONE SONORA (TEM_DS)
■	IMPIANTI TVcc, ANTINTRUSIONE, CONTROLLO ACCESSI
■	IMPIANTO RIVELAZIONE INCENDI
■	IMPIANTO RADIO GSM/UMTS
■	IMPIANTO ANTINCENDIO
■	IMPIANTO DI VENTILAZIONE
■	RETE DATI DI EMERGENZA

### LEGENDA RETI

—	CAVO FIBRA OTTICA IMPIANTI RADIO GSM/UMTS
—	CAVO FIBRA OTTICA RETE DATI DI EMERGENZA

### LEGENDA SIMBOLI

CSM	APPARATI DI GESTIONE SEGNALI RADIO GSM
TEM	COLONNINO TELEFONICO TEM_DS
FO	MUFFOLA PER GIUNZIONE CAVI FIBRE OTTICHE
FO	BOX PER DERIVAZIONE E GIUNZIONE FIBRE OTTICHE RETE DATI
FO	BOX PER DERIVAZIONE E GIUNZIONE FIBRE OTTICHE SISTEMI GSM



  

### INDICATORE CAVI ELETTRICI

A - IMPIANTO  
 MT - MEZZA TENSIONE;  
 BT(c) - BASSA TENSIONE (1) = 1000 V, (2) = 690 V, (3) 400/230 V;  
 PE - CONDUTTORE DI PROTEZIONE;  
 IE - ILLUMINAZIONE ESTERNA;  
 RE - RETE DATI;  
 CA - ANTINTRUSIONE/CONTROLLO ACCESSI; RI - RIVELAZIONE INCENDI; TV - TVCC;  
 RA - RADIO GSM.

B - TIPO CAVO  
 C - FORMAZIONE CAVO  
 D - ULTERIORI INFORMAZIONI

## NOTE GENERALI

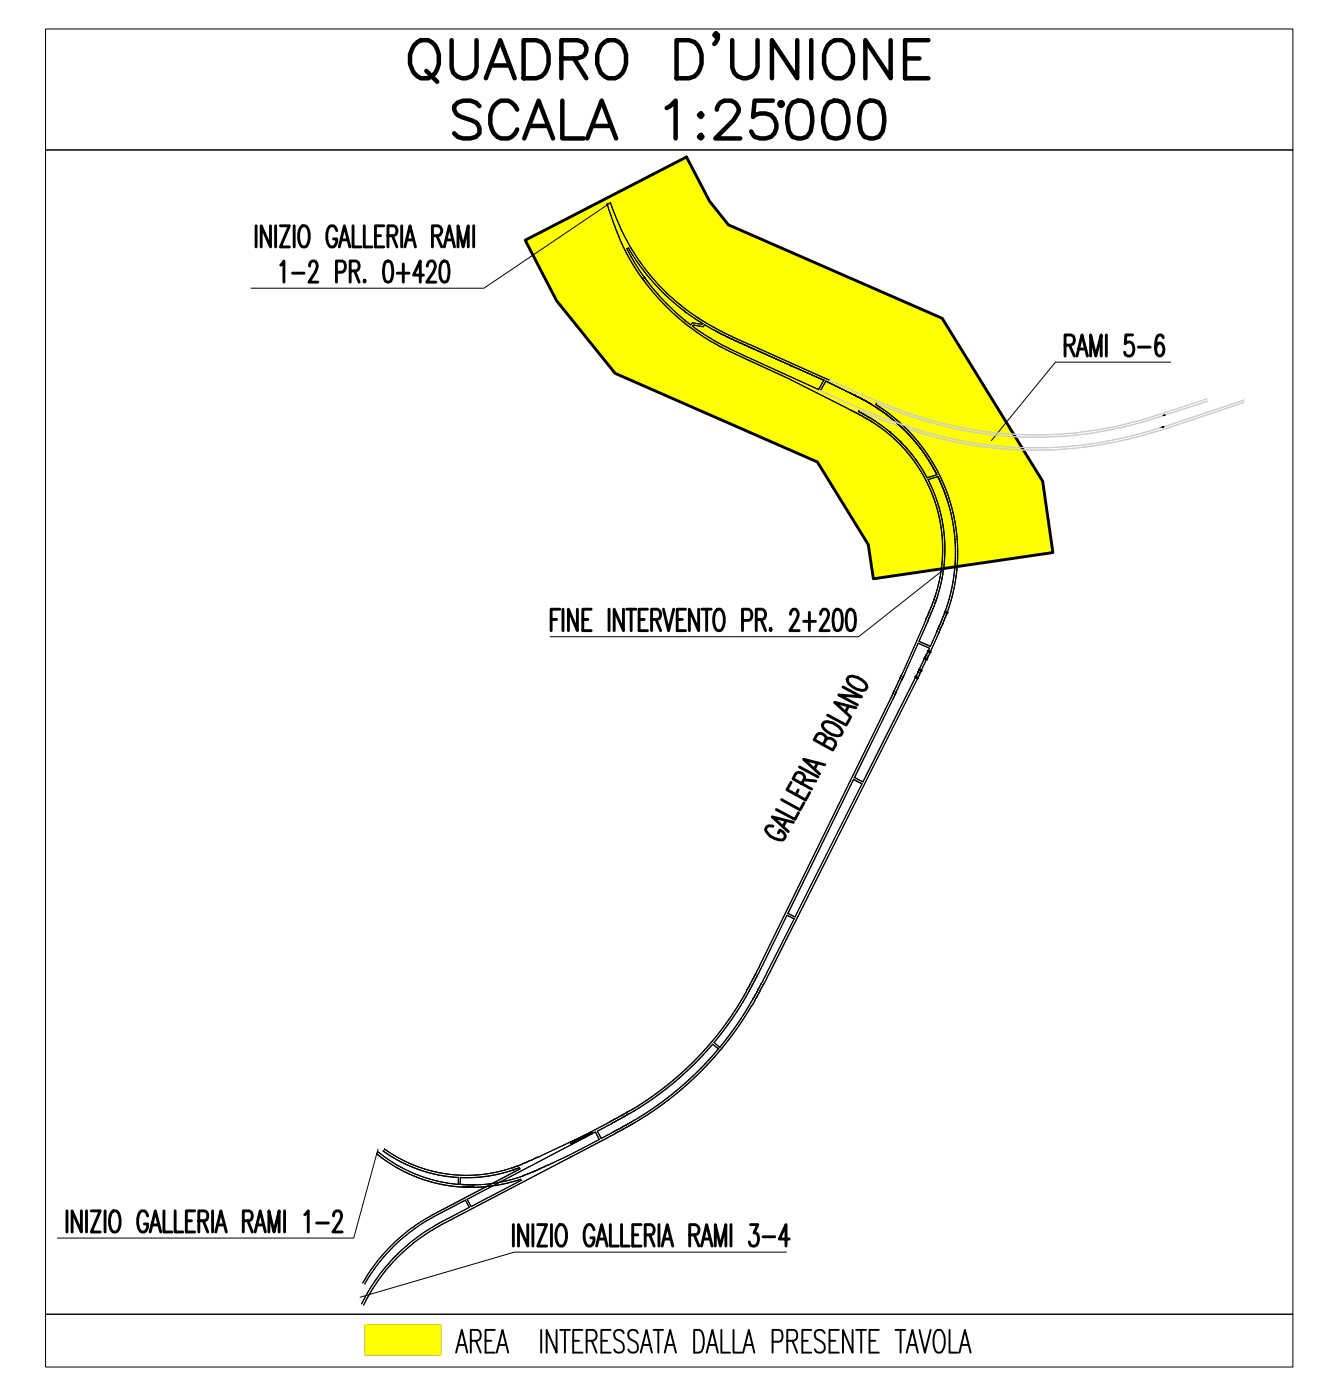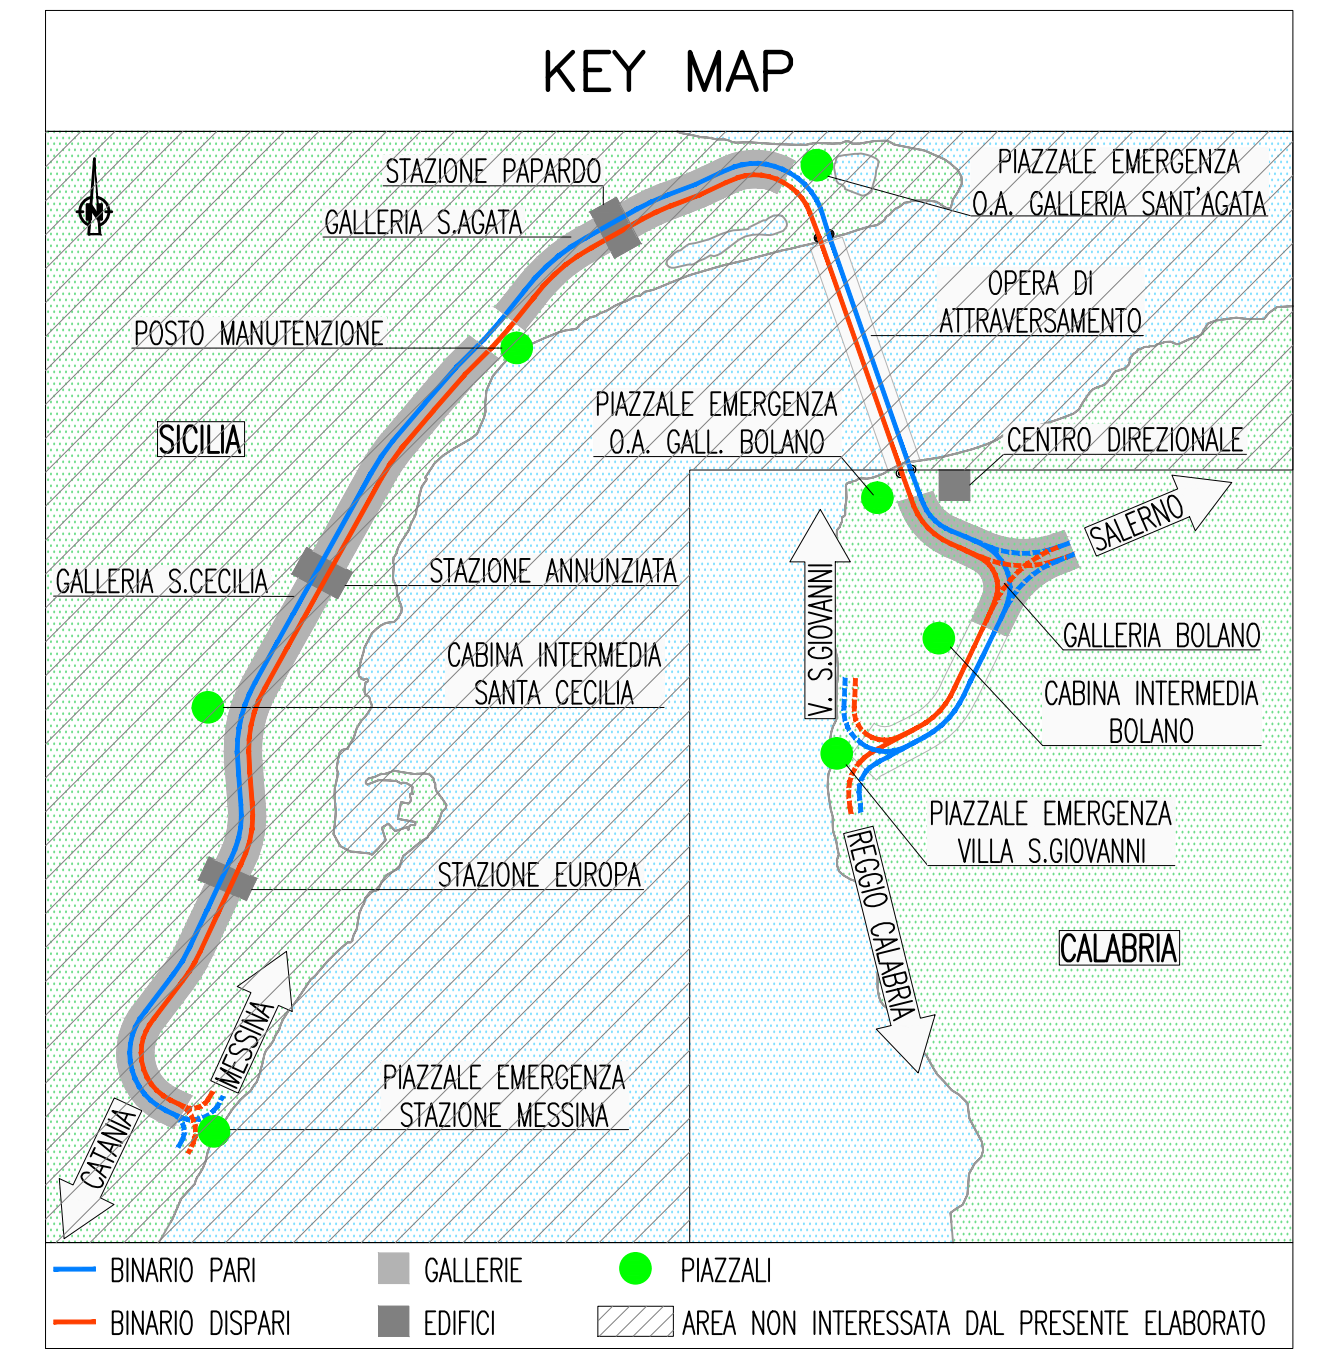

NOTE:  
 - ZONA EVIDENZIATA NELLA SEZIONE/TAVOLA SUCCESSIVA/PRECEDENTE  
 - OGGETTO DI ALTRA PROGETTAZIONE

**Stretto di Messina**  
 Concessionaria per la progettazione, realizzazione e gestione del collegamento stabile tra lo Stretto e il Cardine  
 Organismo di Diritto Pubblico  
 (Legge n° 1158 del 01 dicembre 1971, modificata dal D.Lgs. n° 114 del 24 aprile 2000)

### PONTE SULLO STRETTO DI MESSINA

PROGETTO DEFINITIVO

**EUROLINK S.C.p.A.**  
 IMPREGILO S.p.A. (Mandatataria)  
 SOCIETA' ITALIANA PER CONDOTTE D'ACQUA S.p.A. (Mandatante)  
 COOPERATIVA MURATORI E CEMENTISTI - C.M.C. di Ravenna Soc. Coop. a.r.l. (Mandatante)  
 SACVYR S.A.U. (Mandatante)  
 ISHIKAWAJIMA - HARIMA HEAVY INDUSTRIES CO. Ltd. (Mandatante)  
 A.C.I. S.C.P.A. - CONSORZIO STABILE (Mandatante)

IL PROGETTISTA Dott. Ing. I. Barilli Ordine Ingegneri V.C.O. n° 122 	IL CONTRAENTE GENERALE Project Manager (Ing. P.P. Marcheselli)	STRETTO DI MESSINA Direzione Generale e RUP Validazione (Ing. G. Timmenhelli)	STRETTO DI MESSINA Amministratore Delegato (Dott. P. Gucci)
----------------------------------------------------------------------------------	----------------------------------------------------------------------	----------------------------------------------------------------------------------------	-------------------------------------------------------------------

### COLLEGAMENTI CALABRIA

IMPIANTI TECNOLOGICI ELETTRIFERROVIARI DI LINEA  
 IMPIANTI TELEFONICI E TELECOMUNICAZIONI  
 GENERALE - GALLERIA BOLANO  
 PIANO POSA CAVI IMPIANTI TT: RADIOPROPAGAZIONE GSM, RETE DI EMERGENZA,  
 TELEFONIA DI EMERGENZA

CF0165\_F0

CODICE CG0700P3PDCFTTTG000000004FO		SCALA 1:1000			
REV.	DATA	DESCRIZIONE	REDAITO	VERIFICATO	APPROVATO
	20/06/2011	EMISSIONE FINALE	D. RE	M. TACCA	I. BARILLI