


- ### LEGENDA COLORI
- IMPIANTO DI ILLUMINAZIONE/FORZA MOTTRICE (LFM)
 - IMPIANTO DI SUPERVISIONE (LFM)
 - IMPIANTO TELEFONIA DI EMERGENZA E DIFFUSIONE SONORA (TEM_DS)
 - IMPIANTI TVcc, ANTINTRUSIONE, CONTROLLO ACCESSI
 - IMPIANTO RILEVAZIONE INCENDI
 - IMPIANTO RADIO GSM/UMTS
 - IMPIANTO ANTINCENDIO
 - IMPIANTO DI VENTILAZIONE
 - RETE DATI DI EMERGENZA
- ### LEGENDA SIMBOLI
- CAVO OTTICO PER RILEVAZIONE INCENDI
 - PUNTO SENSORE RILEVAZIONE FUMO
 - [] CENTRALE RILEVAZIONE INCENDI DI TIPO COLLETTIVO A ZONE
 - [] CENTRALE RILEVAZIONE INCENDI PER CAVO SENSORE OTTICO
 - [] PUNTO ATTIVAZIONE/DISATTIVAZIONE ALLARME CON BADGE
 - [] CENTRALE ANTINTRUSIONE E CONTROLLO ACCESSI
 - [] RILEVATORE A DOPPIA TECNOLOGIA
 - [] RILEVATORE STATO PORTA

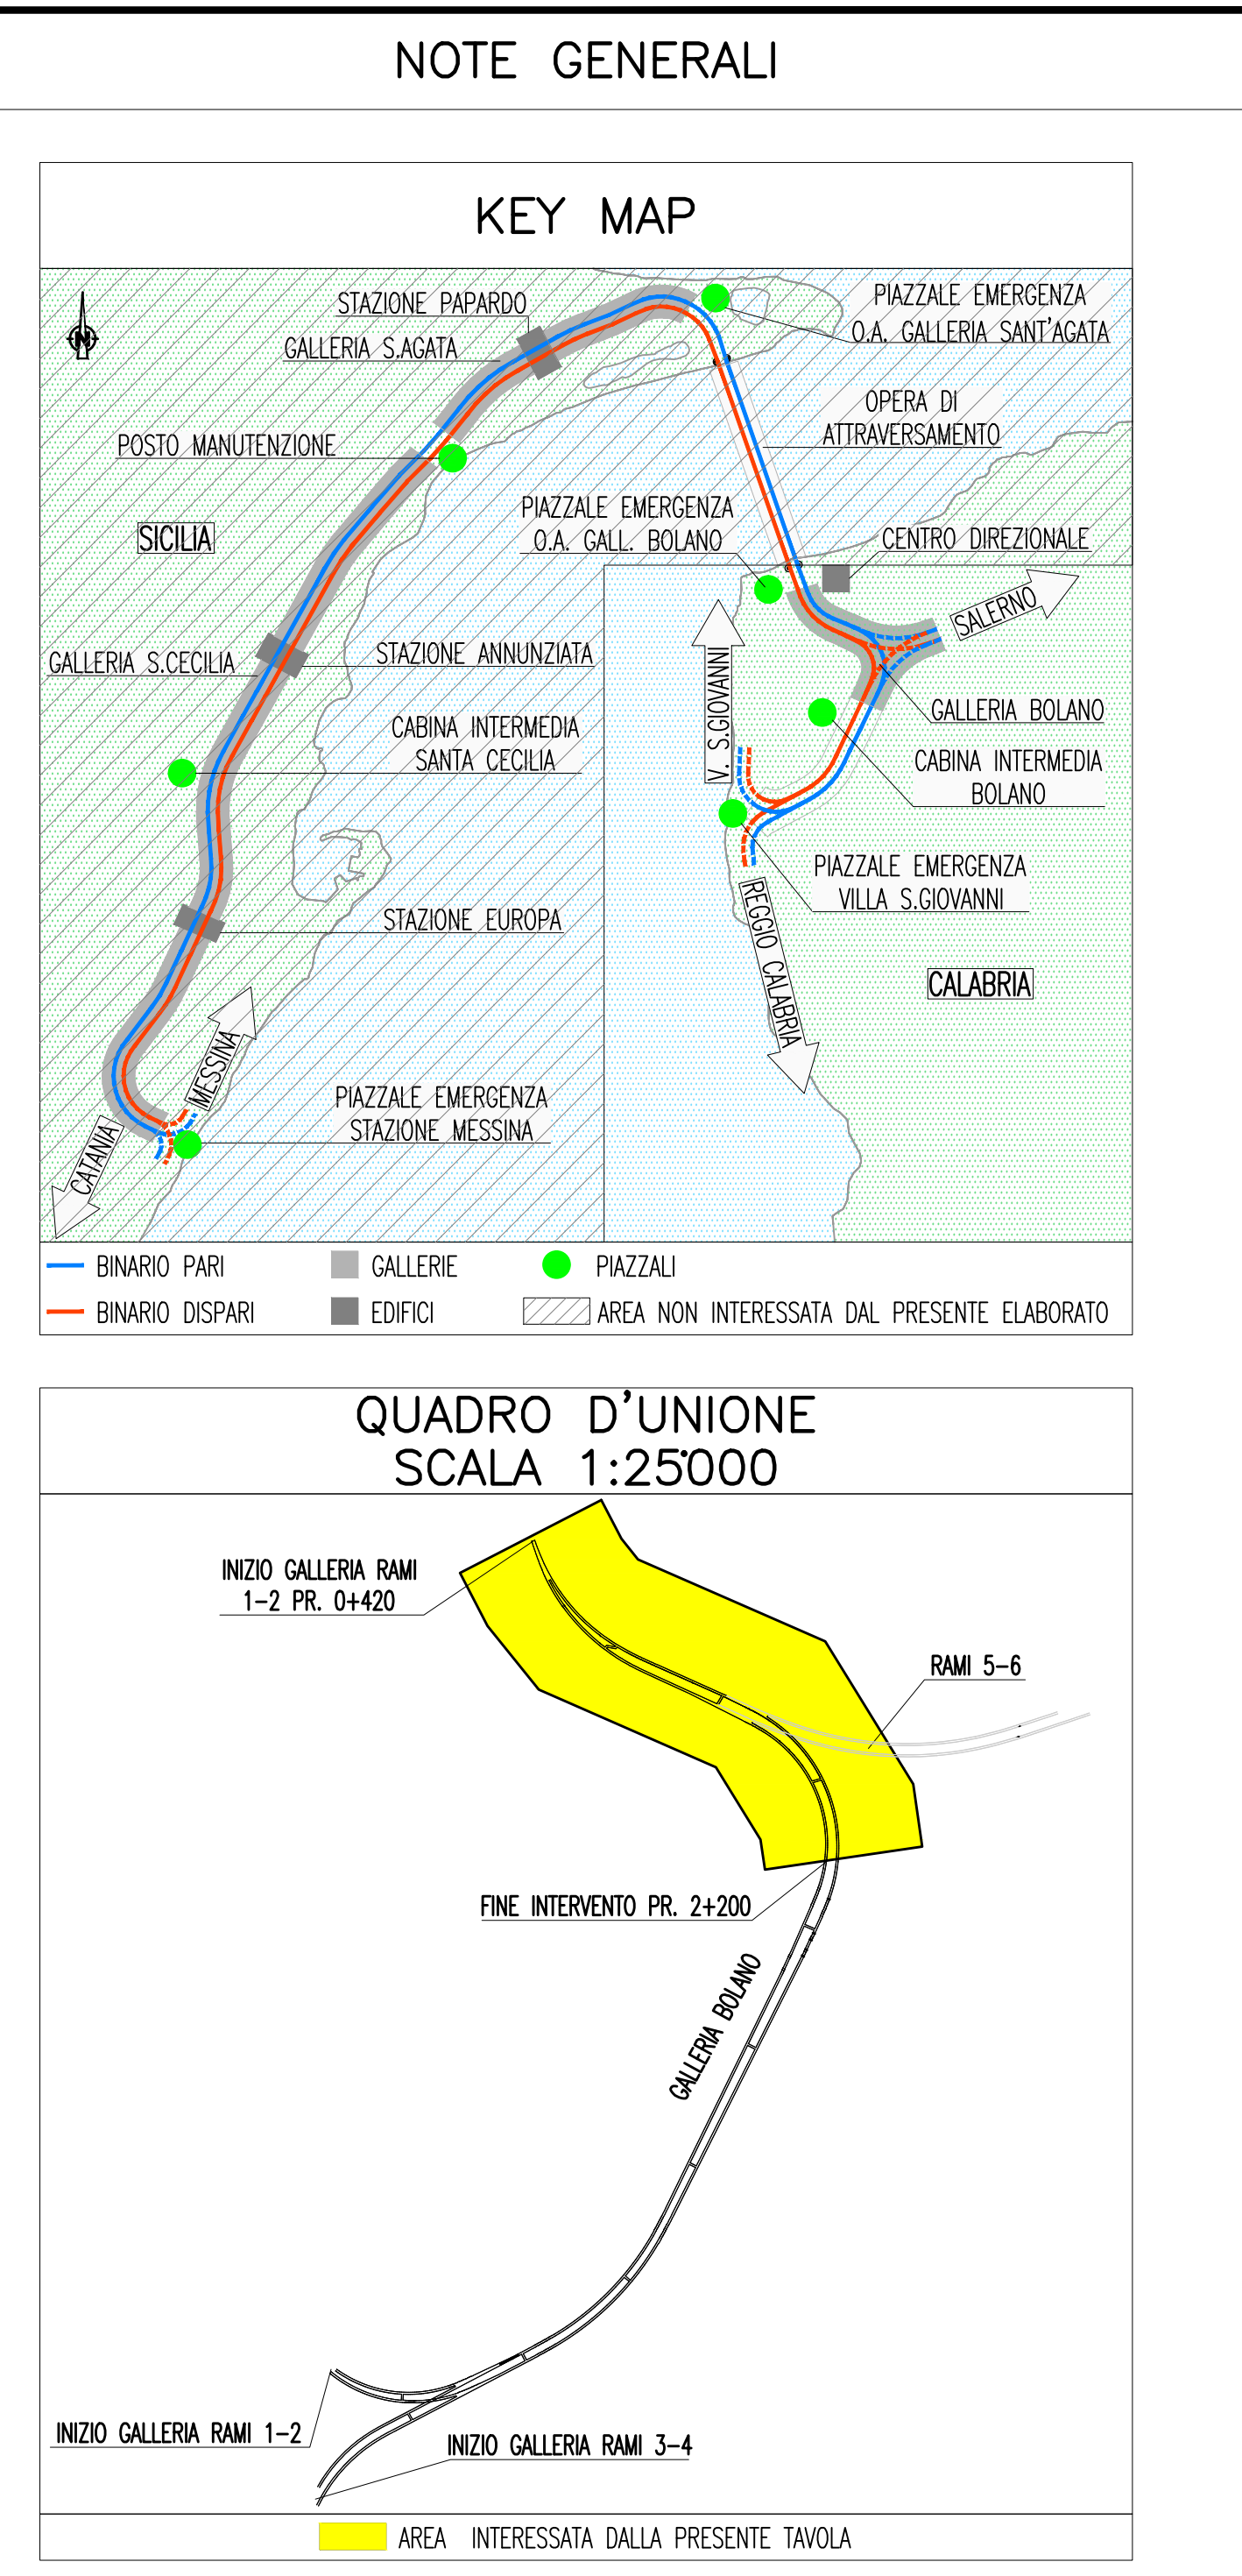

NOTE:
 - ZONA EVIDENZIATA NELLA SEZIONE/TAVOLA SUCCESSIVA/PRECEDENTE
 - OGGETTO DI ALTRA PROGETTAZIONE

Stretto di Messina
Concessionaria per la progettazione, realizzazione e gestione del collegamento stabile tra lo Stretto e il Cardine
 Organismo di Diritto pubblico
 (Legge n° 1158 del 07 dicembre 1971, modificata dal D.Lgs. n° 114 del 24 aprile 2000)

PONTE SULLO STRETTO DI MESSINA

PROGETTO DEFINITIVO

EUROLINK S.C.p.A.
IMPIREGILO S.p.A. (Mandatataria)
 SOCIETA' ITALIANA PER CONDOTTE D'ACQUA S.p.A. (Mandatario)
 COOPERATIVA MURATORI E CEMENTISTI - C.M.C. di Ravenna Soc. Coop. a.r.l. (Mandatario)
 SACVR S.A.U. (Mandatario)
 ISHIKAWAJIMA - HARIMA HEAVY INDUSTRIES CO. Ltd. (Mandatario)
 A.C.I. S.C.P.A. - CONSORZIO STABILE (Mandatario)

<small>IL PROGETTISTA</small> Dott. Ing. I. Barilli Ordine Ingegneri V.C.O. n° 122	<small>IL CONTRAENTE GENERALE</small> Project Manager (Ing. P.P. Marcheselli)	<small>STRETTO DI MESSINA</small> Direttore Generale e RUP Validazione (Ing. G. Timmenhelli)	<small>STRETTO DI MESSINA</small> Amministratore Delegato (Dott. P. Gucci)
---	---	---	--

COLLEGAMENTI CALABRIA CF0203_F0
IMPIANTI TECNOLOGICI ELETTROFERROVIARI DI LINEA
IMPIANTI DI SECURITY
GENERALE - GALLERIA BOLANO
 PLANIMETRIA IMPIANTI DI SECURITY: RILEVAZIONE INCENDI, ANTINTRUSIONE,
 CONTROLLO ACCESSI E VIDEOSORVEGLIANZA

CODICE CF0203_F0	DESCRIZIONE EMISSIONE FINALE	REDAITTO D. RE	VERIFICATO M. TACCA	APPROVATO I. BARILLI
---------------------	---------------------------------	-------------------	------------------------	-------------------------

SCALA: 1:1000
 NOME DEL FILE: CF0203_F0.dwg