



LEGENDA ELETTRICO	
SIMBOLO	DESCRIZIONE
	PROIETTORE ASIMMETRICO 250W Na Ap
	QUADRO ELETTRICO PER POMPE DI SOLLEVAMENTO SU BASAMENTO IN CLS
	QUADRO ELETTRICO BT 400V-N PER IMPIANTI DI ILLUMINAZIONE STRADALE CON ALIMENTAZIONE DA INEL CON BASAMENTO
	QUADRO ELETTRICO BT CABINA
	SONDA DI LUMINANZA SU SOSTEGNO METALLICO
	DISPERSORI DI TERRA
	MORSETTERIA DA PALO (Colore consistente con tipo di lampada - vedi legenda simboli illuminazione)
	ARMATURA STRADALE LED SU SOSTEGNO METALLICO h 10m ANCORATO ALLA STRUTTURA TRAMITE STAFFA, CON SBARRACCIO - (Colore consistente con tipo di lampada - vedi legenda simboli illuminazione)
	ELEMENTO FOTORESISTIBILE PER INTERRUZIONE CREPUSCOLARE
	LINEA PER IMPIANTI DI ILLUMINAZIONE STRADALE IN CAVO FG16R16 (PER SEZIONI VEDI TABELLE) CON PE IN CAVO FG17 DELLA SEZIONE DI 16mm ² - TURO IN POLIETILENE A DOPPIA PARETE

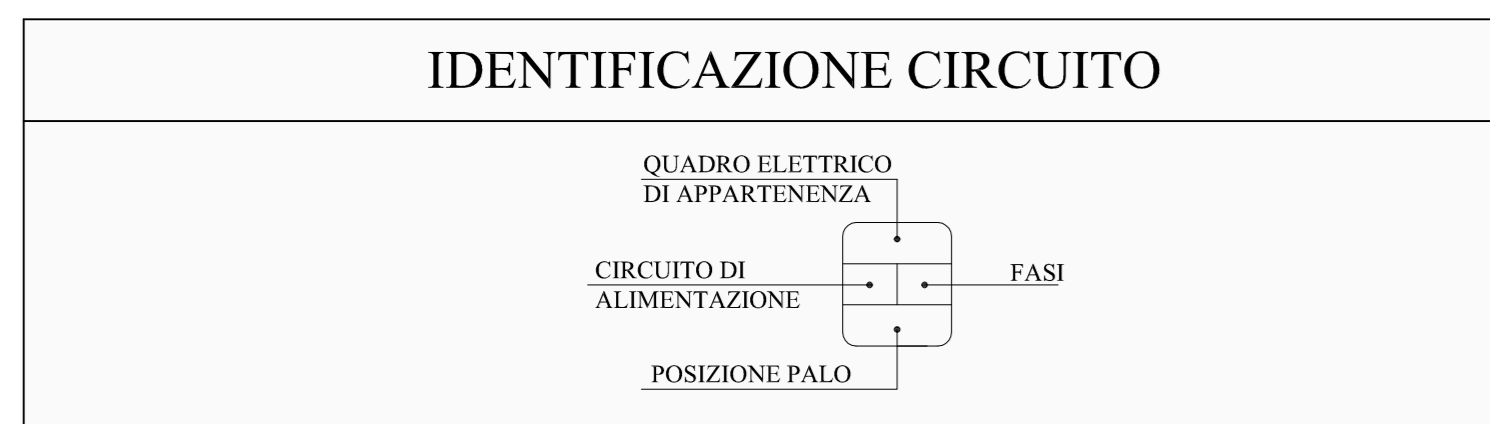

PUNTI LUCE AREE PARCHEGGIO P2-P3-P4											
N	Ass. da	h area per P.T. m	Stacco m	TIPO	pa	P. W. Pannello	Area m ² Punti-Luce	Nota	TEMPERATURA COLORE	Nota	
18	QB7C	10	-	C.I. LED	1	79	1044	ASIMMETRICA STRADALE	4000K	-	
19	QB7C	10	-	C.I. LED	1	115	1736	ASIMMETRICA STRADALE	4000K	-	
16	QB7C	10	-	C.I. LED	1	166	23470	ASIMMETRICA STRADALE	4000K	-	
15	QB7C	10	-	C.I. LED	1	166	23470	ASIMMETRICA STRADALE	4000K	-	
Dn.7	QB7C	10	-	C.I. LED	1	79	1044	ASIMMETRICA STRADALE	4000K	-	
Dn.4	QB7C	10	-	C.I. LED	1	166	23470	ASIMMETRICA STRADALE	4000K	-	
Dn.8	QB7C	10	-	C.I. LED	1	115	1736	ASIMMETRICA STRADALE	4000K	-	
Dn.9	QB7C	10	-	C.I. LED	1	166	23470	ASIMMETRICA STRADALE	4000K	-	
40	QB7C	10	-	C.I. LED	1	216	36430	ASIMMETRICA STRADALE	4000K	-	
41	QB7C	10	-	C.I. LED	1	115	1736	ASIMMETRICA STRADALE	4000K	-	
42	QB7C	10	-	C.I. LED	1	115	1736	ASIMMETRICA STRADALE	4000K	-	
43	QB7C	10	-	C.I. LED	1	79	1044	ASIMMETRICA STRADALE	4000K	-	
44	QB7C	10	-	C.I. LED	1	216	36430	ASIMMETRICA STRADALE	4000K	-	
45	QB7C	10	-	C.I. LED	1	115	1736	ASIMMETRICA STRADALE	4000K	-	
Dn.30	QB7C	10	-	C.I. LED	1	115	1736	ASIMMETRICA STRADALE	4000K	-	
35	QB7C	10	-	C.I. LED	1	79	1044	ASIMMETRICA STRADALE	4000K	-	
Dn.05	QB7C	10	-	C.I. LED	1	115	1736	ASIMMETRICA STRADALE	4000K	-	
34	QB7C	10	-	C.I. LED	1	79	1044	ASIMMETRICA STRADALE	4000K	-	
33	QB7C	10	-	C.I. LED	1	79	1044	ASIMMETRICA STRADALE	4000K	-	
Dn.40	QB7C	10	-	C.I. LED	1	79	1044	ASIMMETRICA STRADALE	4000K	-	
Dn.27	QB7C	10	-	C.I. LED	1	141	18677	ASIMMETRICA STRADALE	4000K	-	
Dn.11	QB7C	10	-	C.I. LED	1	141	18677	ASIMMETRICA STRADALE	4000K	-	
Dn.51	QB7C	10	-	C.I. LED	1	166	23470	ASIMMETRICA STRADALE	4000K	-	
40	QB7C	10	-	C.I. LED	1	166	23470	ASIMMETRICA STRADALE	4000K	-	

LEGENDA SIMBOLI ILLUMINAZIONE	
SIMBOLO	DESCRIZIONE
	Lampada a LED AMPERA MAXI 5119 Flat Glass - 128 OSLO SQUARE GIANT da 310W, 44405lm, con corrente di pilotaggio a 800mA
	Lampada a LED AMPERA MAXI 5119 Flat Glass - 128 OSLO SQUARE GIANT da 216W, 36430lm, con corrente di pilotaggio a 600mA
	Lampada a LED AMPERA MAXI 5139 Flat Glass - 80 OSLO SQUARE GIANT da 165W, 22148lm, con corrente di pilotaggio a 700mA
	Lampada a LED AMPERA MAXI 5139 Flat Glass - 80 OSLO SQUARE GIANT da 141W, 19677lm, con corrente di pilotaggio a 600mA
	Lampada a LED AMPERA MAXI 5139 Flat Glass - 112 OSLO SQUARE GIANT da 166W, 23470lm, con corrente di pilotaggio a 500mA
	Lampada a LED AMPERA MIDI 5117 Flat Glass - 64 OSLO SQUARE GIANT da 135W, 17266lm, con corrente di pilotaggio a 700mA
	Lampada a LED AMPERA MIDI 5238 Flat Glass - 48 OSLO SQUARE GIANT da 79W, 10644lm, con corrente di pilotaggio a 550mA

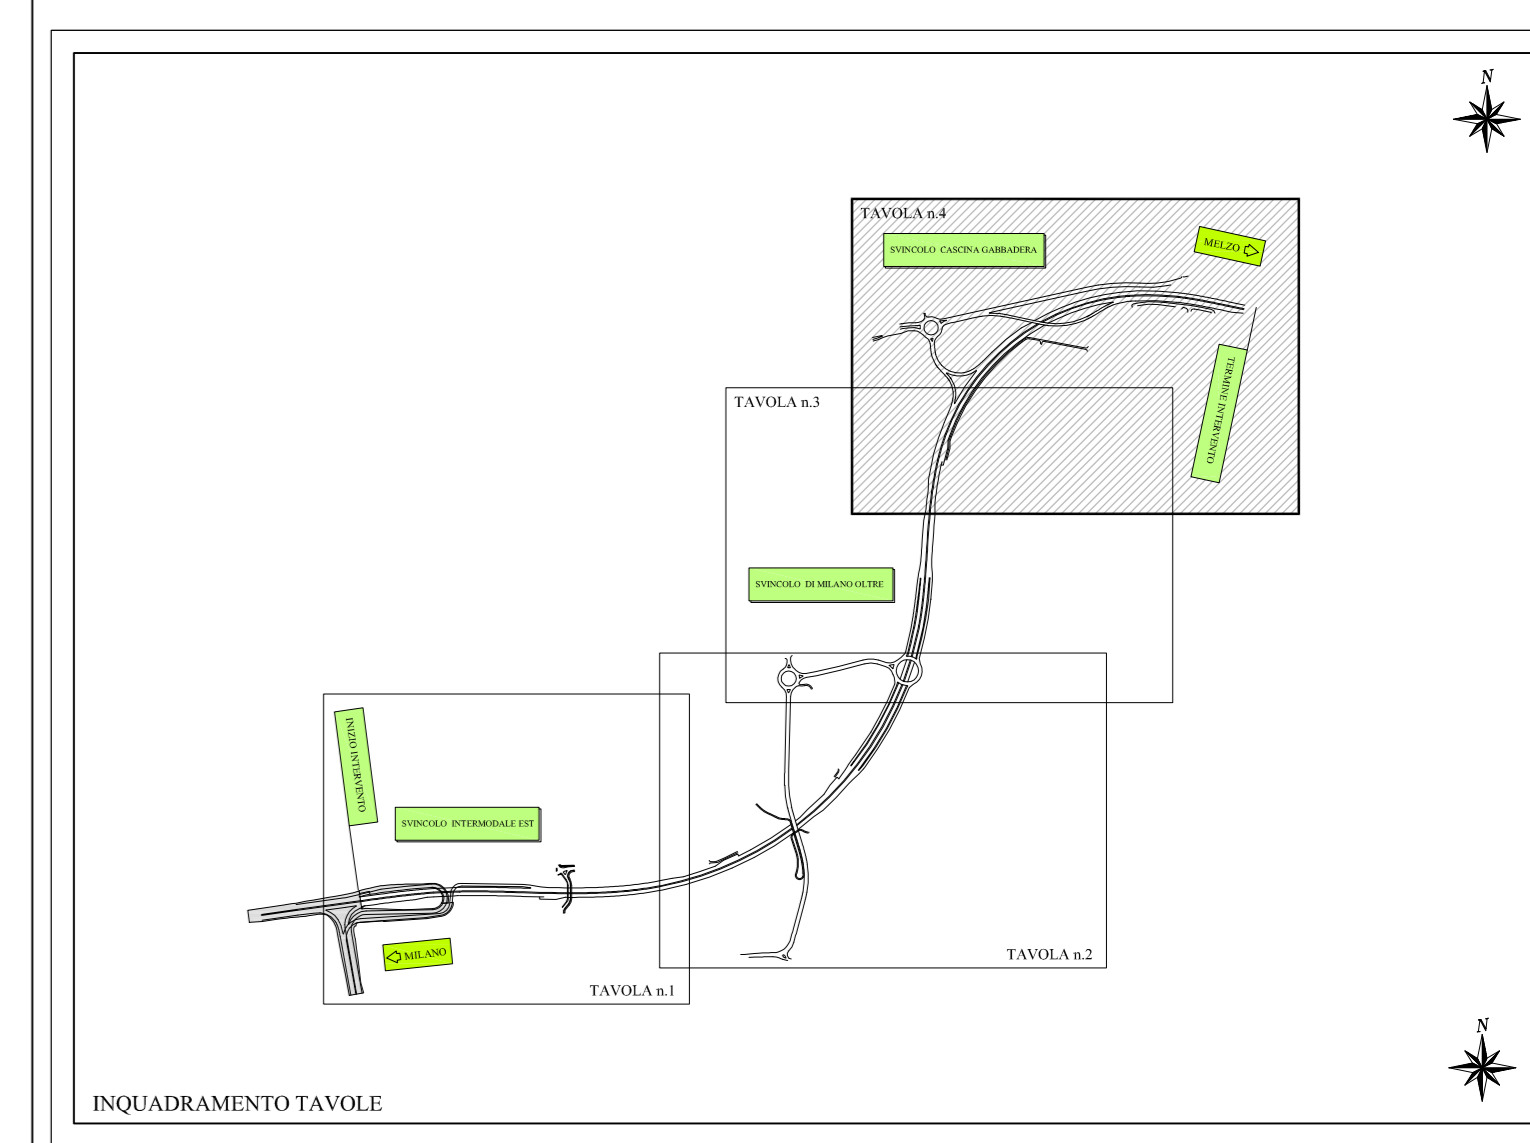

Project Number XXX

Accordo di Programma (Approvato con D.P.G.R. del 22.05.2009 N.5095) PRIMO ATTO INTEGRATIVO (Approvato con D.P.G.R. del 29.03.2010 N.3148)

POTENZIAMENTO DELLA S.P. N.103 "ANTICA DI CASSANO" 1° LOTTO - 2° STRALCIO TRATTA B

PROGETTO ESECUTIVO

TITOLO elaborato: IMPIANTI
 Pianimetria impianto elettrico e di illuminazione Tav. 4/4
 Cod. Elaborato: L.01.04

CODICE WM: WM-ERR-TB-00-M2-C-63004
 Scale: 1:1000

Redatto	Controlato	Approvato	DATA:
MASCOTTO	VISCHIONI	RINALDI	Maggio 2015

Revisioni	Redatto	Controlato	Approvato	DATA:
A	MASCOTTO	VISCHIONI	RINALDI	VERIFICA - SET. 2015
B	MASCOTTO	VISCHIONI	RINALDI	VERIFICA - APR. 2016
C	MORESCO	VISCHIONI	RINALDI	GEN. 2019
D	MORESCO	VISCHIONI	RINALDI	APR. 2019

Progettazione:

Il Direttore Tecnico
 Dott.

Visto:

Visto:

WESTFIELD MILAN S.p.a.
 C.so Giacomo Matteotti, 10
 20121 Milano