



TIPOLOGICO COLLEGAMENTI
GALLERIA ARTIFICIALE EST

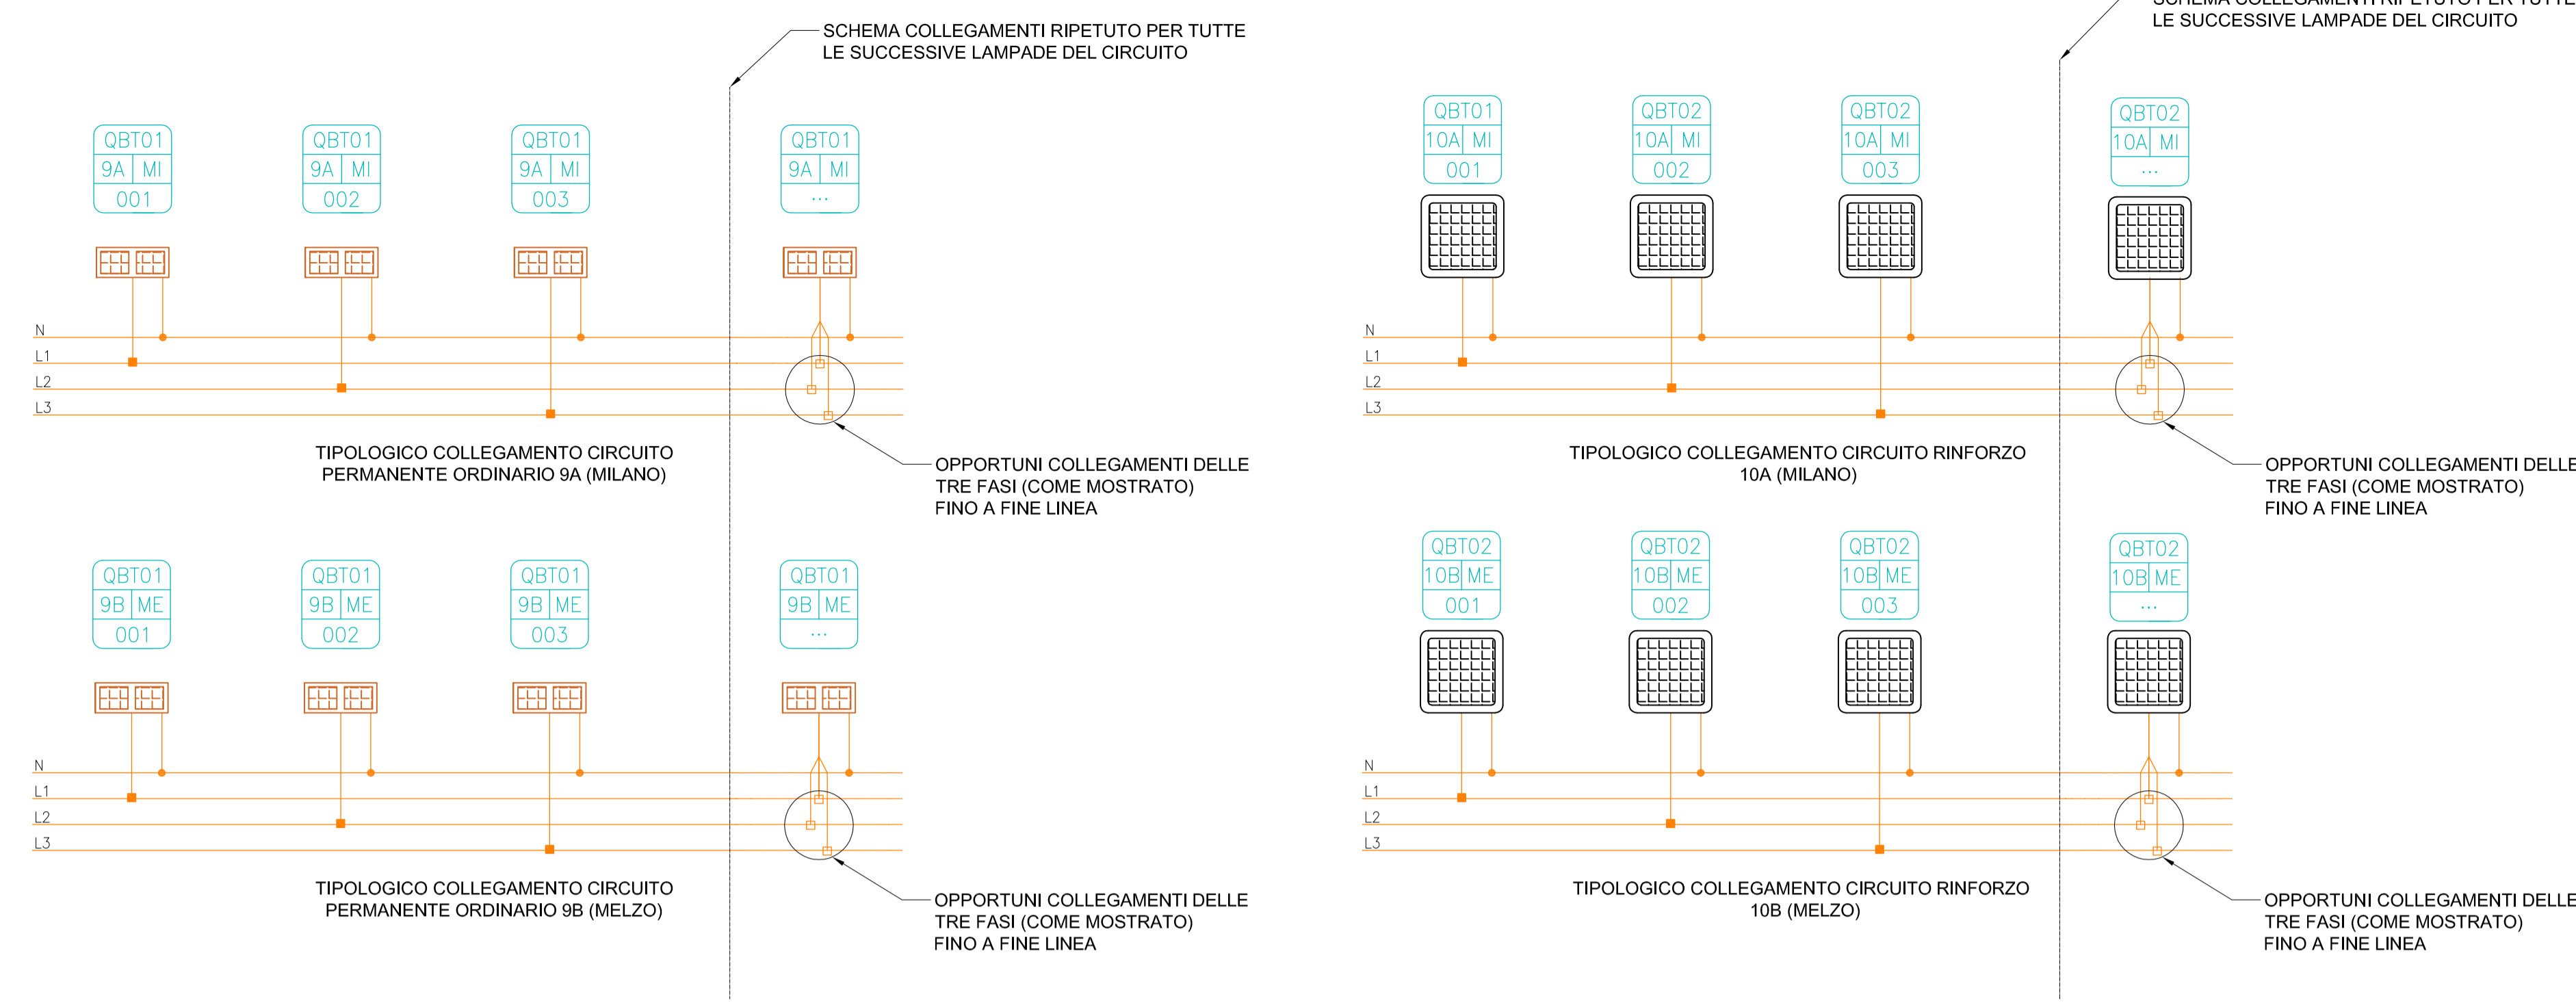


ESPLICATIVO SIMBOLOGIA

- N CAVO DI NEUTRO
- L1 CAVO DI FASE L1
- L2 CAVO DI FASE L2
- L3 CAVO DI FASE L3
- CONNESSIONE CON MORSETTO A "C" A COMPRESIONE
- GIUNZIONE RAPIDA IN GEL DI TIPO DERIVATO


SCHEMA COLLEGAMENTI GALLERIA ARTIFICIALE EST
(TRATTO A 2 CORSIE)
SCALA 1:100

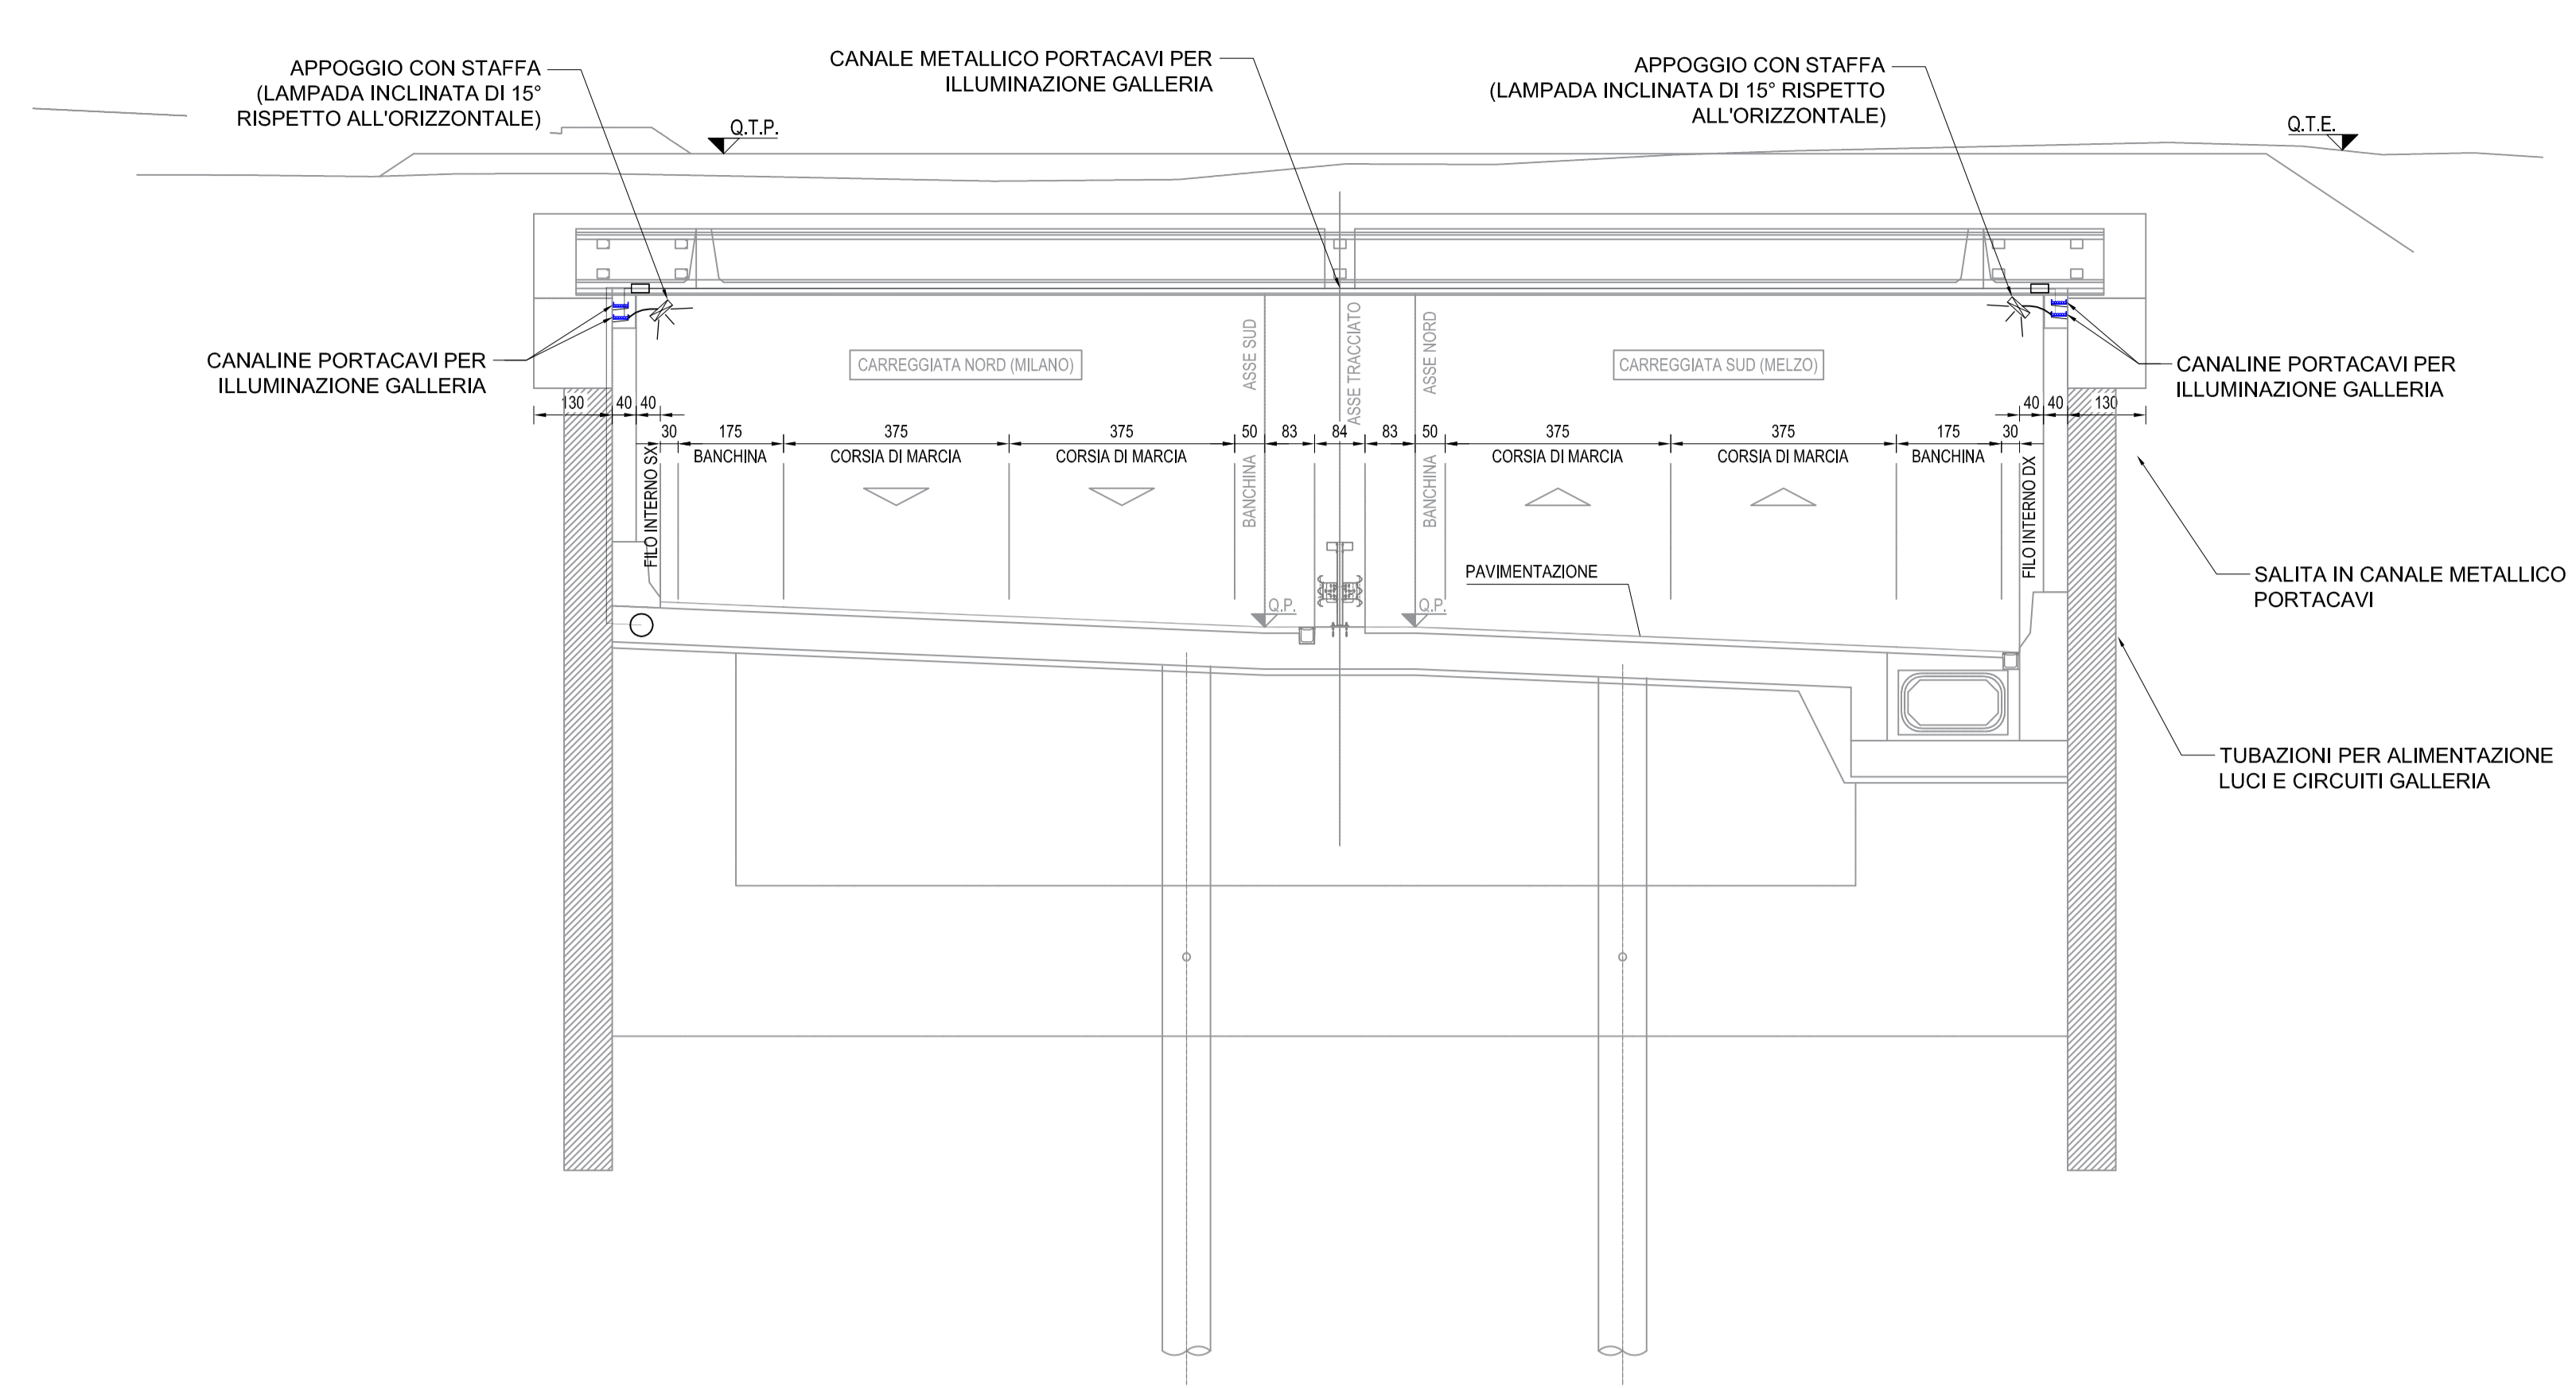

SCHEMA A BLOCCHI DISPOSIZIONE LAMPADE
GALLERIA ARTIFICIALE EST

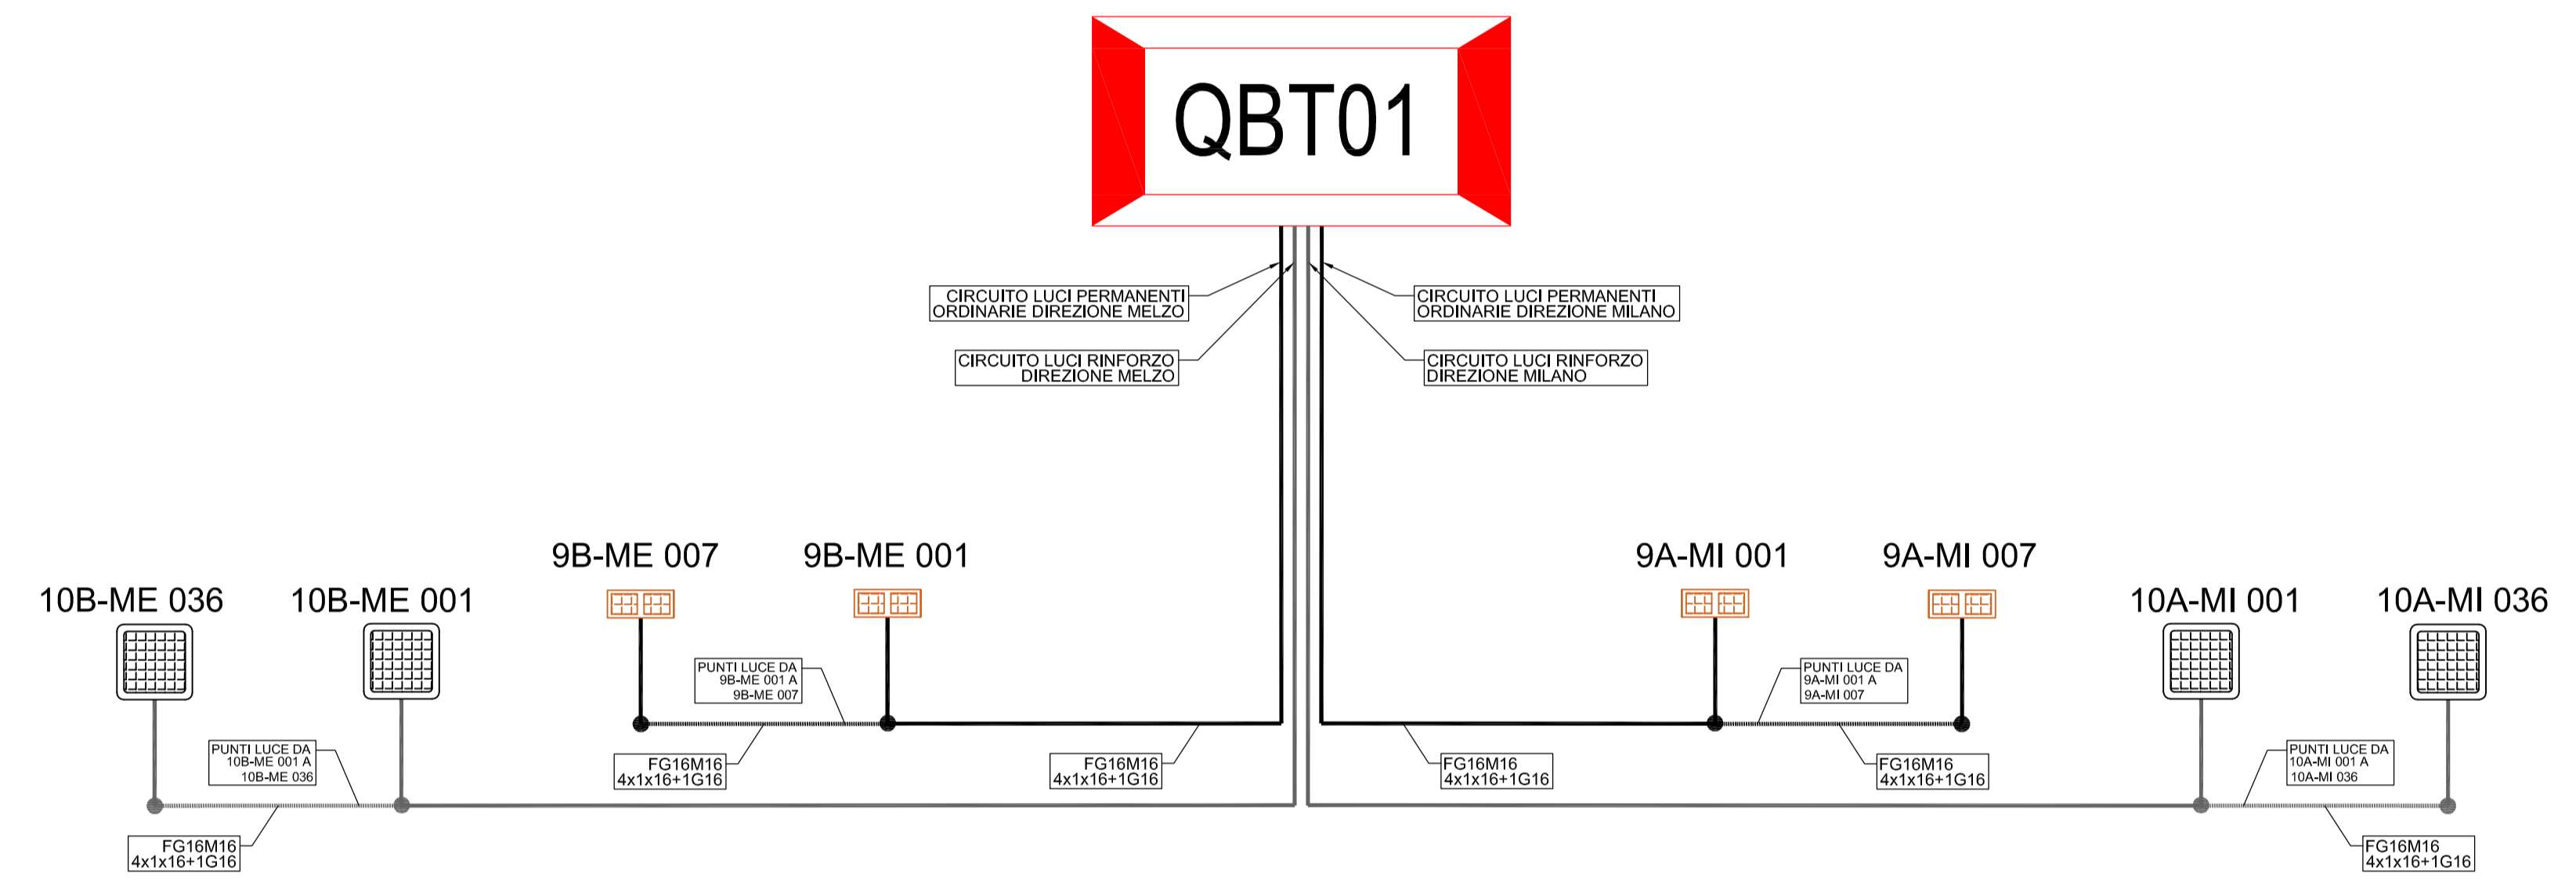

SCHEMA DISPOSIZIONE LAMPADE
GALLERIA ARTIFICIALE EST

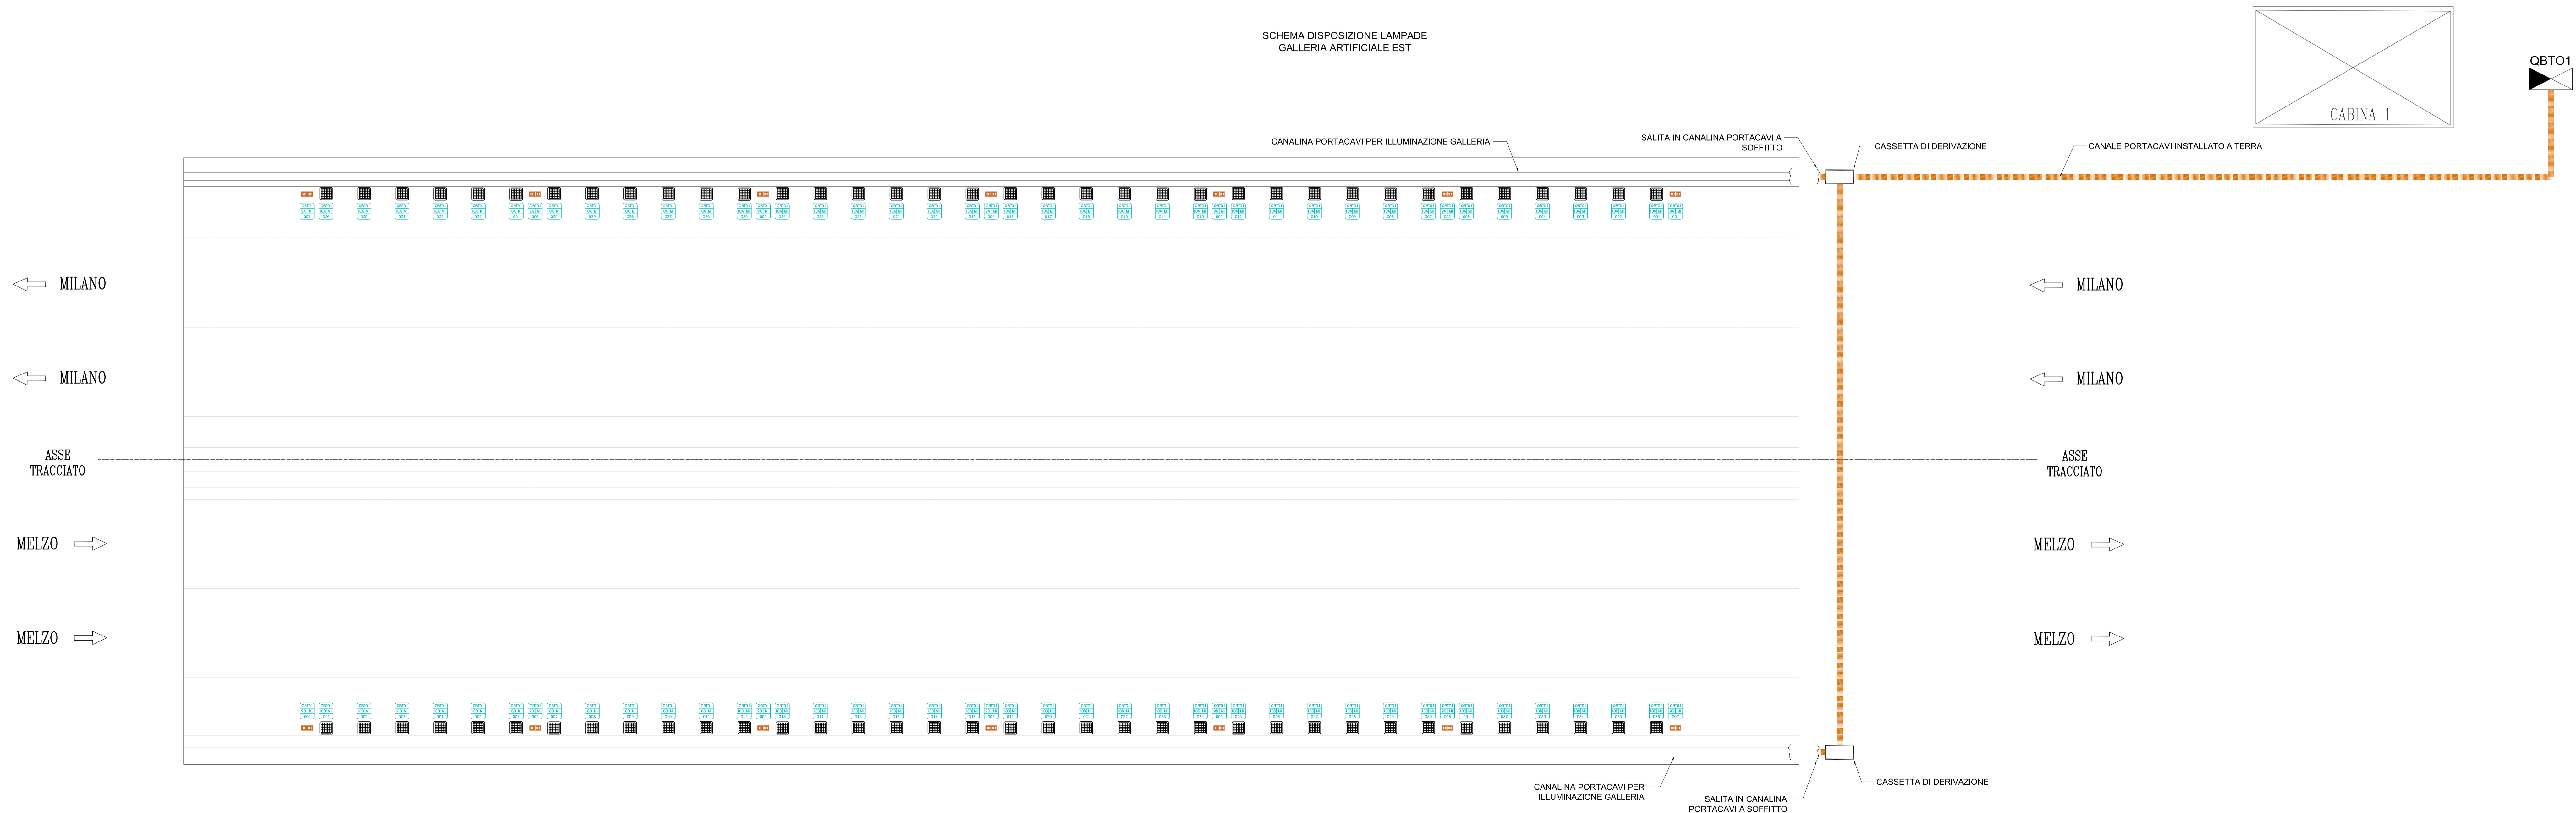

IDENTIFICAZIONE CIRCUITO CORPI ILLUMINANTI

QUADRO ELETTRICO

NUMERO CIRCUITO

DIREZIONE STRADALE
MILANO (MI) o MELZO (ME)

NUMERO LAMPADA

LEGENDA SIMBOLI ILLUMINAZIONE

SIMBOLO	DESCRIZIONE
[Symbol]	Lampada a LED - OSIMSTAR 5120, 144 LEDs da 45W, 4668lm (flusso apparecchio), con corrente di pilotaggio a 1000mA
[Symbol]	Lampada a LED - OSIMSTAR 5120, 32 LEDs da 70W, 7654lm (flusso apparecchio), con corrente di pilotaggio a 700mA (RIFANATO PERMANENTE ORDINARIO)

Project Number XXX

WESTFIELD MILAN S.p.A.
Città metropolitana di Milano

ACCORDO DI PROGRAMMA
(APPROVATO CON D.P.G.R. DEL 22.05.2009 N.5095)
PRIMO ATTO INTEGRATIVO
(APPROVATO CON D.P.G.R. DEL 29.03.2010 N.3148)

POTENZIAMENTO DELLA S.P. N.103
"ANTICA DI CASSANO"
1° LOTTO - 2° STRALCIO
TRATTA B

PROGETTO ESECUTIVO

TITOLO elaborato: IMPIANTI
Pianimetria impianto elettrico e di illuminazione: Galleria artificiale EST

Cod. Elaborato: L.01.05

CODICE VM: VM-ERR-TB-00-M2-C-63005

Scale: varie

Redatto	Contrattato	Approvato	DATA:
FOI	VISCHIONI	RINALDI	Maggio 2015

Revisioni	Redatto	Contrattato	Approvato	DATA:
A	FOI	VISCHIONI	RINALDI	VERIFICA - SETT. 2015
B	FOI	VISCHIONI	RINALDI	VERIFICA - APR. 2016
C	MORESCO	VISCHIONI	RINALDI	GEN. 2019
D				

Progettazione:

Visto:

Visto:

WESTFIELD MILAN S.p.A.
C.so Giacomo Matteotti, 10
20121 Milano