


NOTE GENERALI

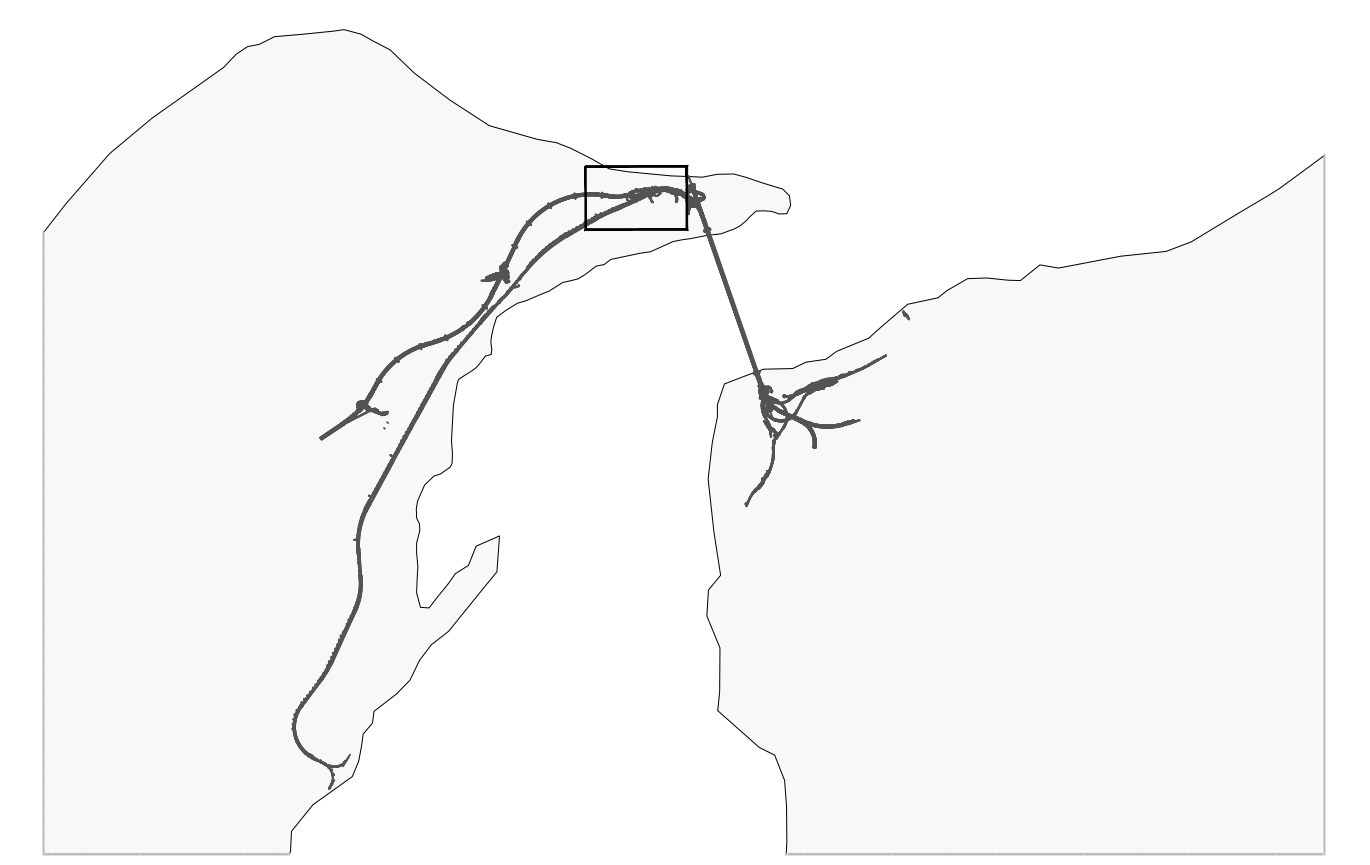

LEGENDA INSTALLAZIONI

- 1 Ventilazione
- 2 Gruppo elettrocompressori+gruppi di emergenza
- 3 Cabina Enel
- 4 Cabina di trasformazione
- 5 Serbatoio H2O antincendio con gruppo di pompaggio
- 6 Impianto trattamento acque
- 7 Officina + rampa
- 8 Magazzino
- 9 Distributore carburanti
- 10 Deposito olii nuovi
- 11 Deposito olii usati
- 12 Deposito bombole ossigeno/acetilene
- 13 Pesa a ponte
- 14 Lavaggio gomme
- 15 Servizi igienici
- 16 Guardiana
- 17 Vasca raccolta acque di galleria
- 18 Uffici di cantiere
- 19 Infermeria
- 20 Area caratterizzazione materiali
- 21 Accumulo e pompaggio acqua industriale
- 21b Accumulo e pompaggio acqua potabile

NOTA BENE: TUTTE LE INFORMAZIONI DI DETTAGLIO RELATIVE ALLE INSTALLAZIONI IDENTIFICATE CON IL SIMBOLO (X) SONO RIPORTATE NELL'ELABORATO DEI TOPOLOGICI  
 COD. C0000PBZDPCZ00000000001A/2A

**Stretto di Messina**  
 Concessionario per la progettazione, redazione e gestione del collegamento stabile tra la Sicilia e il Continente  
 Ordine di Stato pubblico  
 (Legge n. 1158 del 17 dicembre 1987, modificata dal D.Lgs. n. 114 del 24 aprile 2006)

**PONTE SULLO STRETTO DI MESSINA**  
 PROGETTO DEFINITIVO

**EUROLINK S.p.A.**  
 IMPREGILO S.p.A. (Mandatario)  
 SOCIETA' ITALIANA PER CONDOTTE D'ACQUA S.p.A. (Mandatario)  
 COOPERATIVA MURATORI E CEMENTISTI - C.M.C. di Ravenna Soc. Coop. a.r.l. (Mandatario)  
 SACVR S.A.U. (Mandatario)  
 ISHIKAWAJIMA - HARIMA HEAVY INDUSTRIES CO. Ltd. (Mandatario)  
 A.C.I. S.C.P.A. - CONSORZIO STABILE (Mandatario)

IL PROGETTISTA Dott. Ing. R. Gatti Ordine Ingegneri Firenze n° 2157	IL CONTRAENTE GENERALE Project Manager (Ing. P.P. Marcheselli)	STRETTO DI MESSINA Direttore Generale e RUP Validazione (Ing. G. Timmenhelli)	STRETTO DI MESSINA Amministratore Delegato (Dott. P. Gucci)
--	--	--	---

**COLLEGAMENTI VERSANTE SICILIA** CZ0302\_F0  
 CANTIERI  
 OPERATIVI - LOGISTICI  
 CANTIERE OPERATIVO CO.55 - FARO SUPERIORE LOC. SERRI  
 SI2 - SEZIONI TRASVERSALI

REV.	DATA	DESCRIZIONE	REDATTO	VERIFICATO	APPROVATO
FO	20-06-2011	EMISSIONE FINALE	BALDINI	GIUSTI	GACCI

SCALA: 1:200  
 CODICE: C G 2 9 0 0 P W 9 D S C Z C 3 C 0 5 0 5 0 0 0 0 1 F 0  
 NOME DEL FILE: CZ0302\_F0.dwg