


NOTE GENERALI

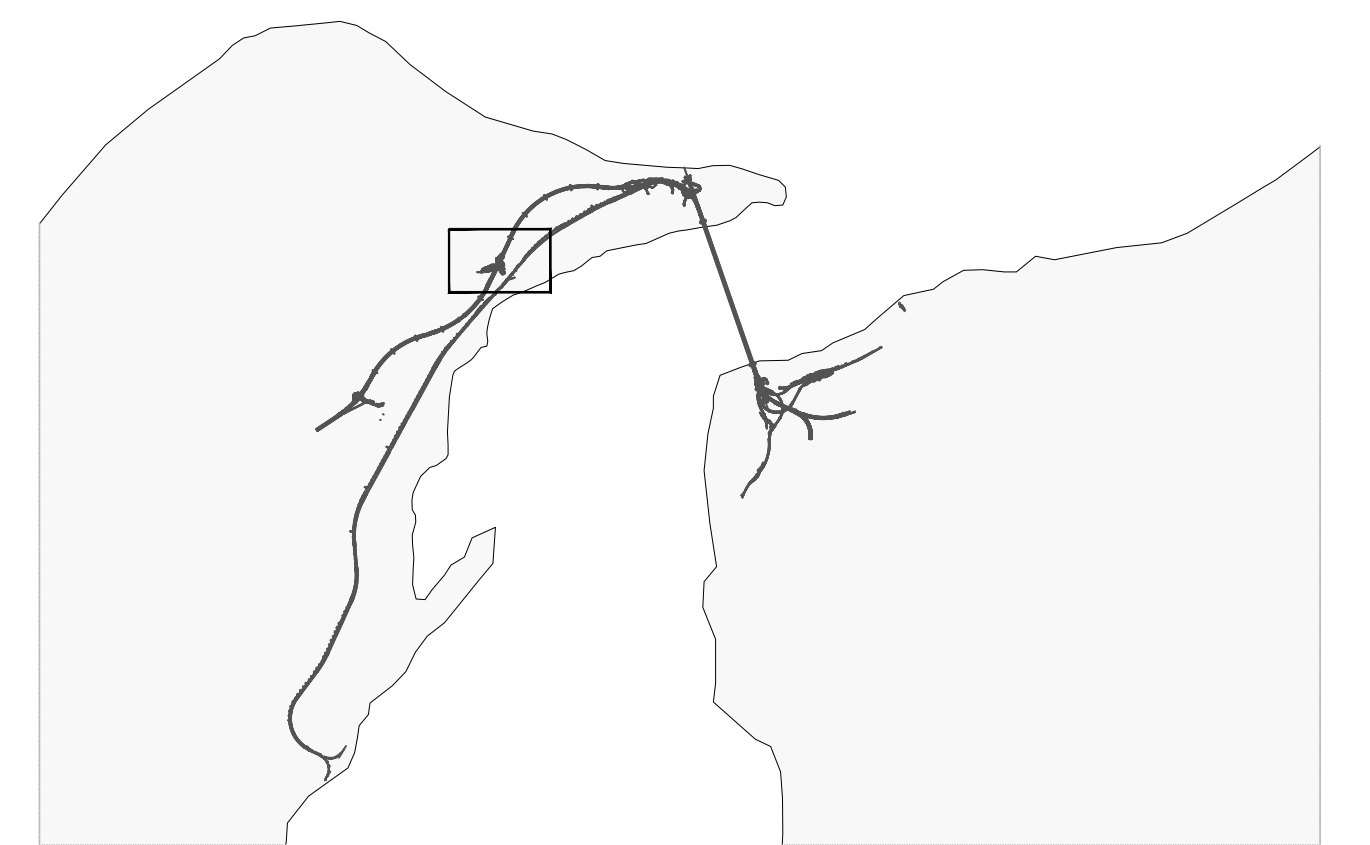

- A SERVIZI GENERALI**  
 A1 CABINA ELETTRICA DI RICEZIONE E DISTRIBUZIONE  
 A2 GRUPPO ELETTROGENO  
 A3 TRASFORMATORE
- SERVIZI AGLI IMPIANTI**  
 1 VENTILAZIONE  
 2 GRUPPO ELETTROCOMPRESSORI  
 5 SERBATOIO H2O ANTINCENDIO CON POMPAGGIO  
 6 DEPOSITO BOMBOLE OSSIGENO/ACETILENE  
 7 DEPOSITO OLII NUOVI  
 8 DEPOSITO OLII USATI  
 9 IMPIANTO TRATTAMENTO ACQUE DI GALLERIA  
 10 UFFICI  
 11 SERVIZI IGIENICI  
 12 AREA STOCC. PROVVISORIO MATERIALE DI SMARINO  
 13 IMPIANTO LAVAGGIO GOMME  
 14 GUARDIANIA  
 15 OFFICINA  
 16 RAMPA OFFICINA  
 17 DISTRIBUTORE CARBURANTI  
 18 BOX INFERMERIA  
 19 MAGAZZINO  
 21 PESA A PONTE  
 22 IMPIANTO DI LAVAGGIO BETONIERE  
 23 SERBATOIO ACQUA INDUSTRIALE CON POMPAGGIO  
 23b SERBATOIO ACQUA POTABILE CON AUTOCLAVE

- RETE ACQUEDOTTO POTABILE
- RETE ACQUEDOTTO INDUSTRIALE/ANTINCENDIO
- RETE ACQUE REFLUE INDUSTRIALI
- RETE ACQUE METEORICHE
- RETE ACQUE DI GALLERIA
- RETE ACQUE REFLUE CIVILI
- CAMERETTA DI ALLACCIO A RETE ESISTENTE
- SCOLMATORE ACQUE DI SECONDA PIOGGIA
- IDRANTE SOPRASUOLO

NOTA BENE: I PARTICOLARI COSTRUTTIVI DELLE RETI IDRICHE SONO RIPORTATI NELL'ELABORATO DEI TIPOLOGICI COD. CG0000PBZPCZ000000000001A/2A  
 NOTA BENE: PER I DATI DI DETTAGLIO RELATIVI AGLI IMPIANTI TECNOLOGICI VEDI RELAZIONE DESCRITTIVA DELL'OPERA RIF. ELABORATO: CG2900PRODSCZC3C056000001A

**Stretto di Messina**  
 Concessionaria per la progettazione, redazione e gestione del collegamento stabile tra lo Stretto e il Continente  
 Organismo di diritto pubblico  
 (Legge n° 1158 del 17 dicembre 1971, modificata dal D.Lgs. n° 114 del 24 aprile 2001)

**PONTE SULLO STRETTO DI MESSINA**  
 PROGETTO DEFINITIVO

**EUROLINK S.p.A.**  
 IMPREGIO S.p.A. (Mandataria)  
 SOCIETA' ITALIANA PER CONDOTTE D'ACQUA S.p.A. (Mandante)  
 COOPERATIVA MURATORI E CEMENTISTI - C.M.C. di Ravenna Soc. Coop. a.r.l. (Mandante)  
 SACVY S.A.U. (Mandante)  
 ISHIKAWAJIMA - HARIMA HEAVY INDUSTRIES CO. Ltd. (Mandante)  
 A.C.I. S.C.P.A. - CONSORZIO STABILE (Mandante)

IL PROGETTISTA Dott. Ing. R. Giusti Ordine Ingegneri Firenze n° 2157	IL CONTRAENTE GENERALE Project Manager (Ing. P.P. Marcheselli)	STRETTO DI MESSINA Direttore Generale e RUP Validazione (Ing. G. Timmenhelt)	STRETTO DI MESSINA Amministratore Delegato (Dott. P. Ciucci)
---	--	---	--

**OPERA DI ATTRAVERSAMENTO** CZ0309\_F0  
 CANTIERI  
 OPERATIVI - LOGISTICI  
 CANTIERE OPERATIVO CO.56 - CURCURACI  
 SI3 - IMPIANTI IDRAULICI

REV.	DATA	DESCRIZIONE	REDATTO	VERIFICATO	APPROVATO
FO	20-06-2011	EMISSIONE FINALE	MARINI	BALDINI	GACCHI

SCALA: 1:500  
 CODICE: CG2900PBZPCZ000000000001A/2A