



NOTE GENERALI

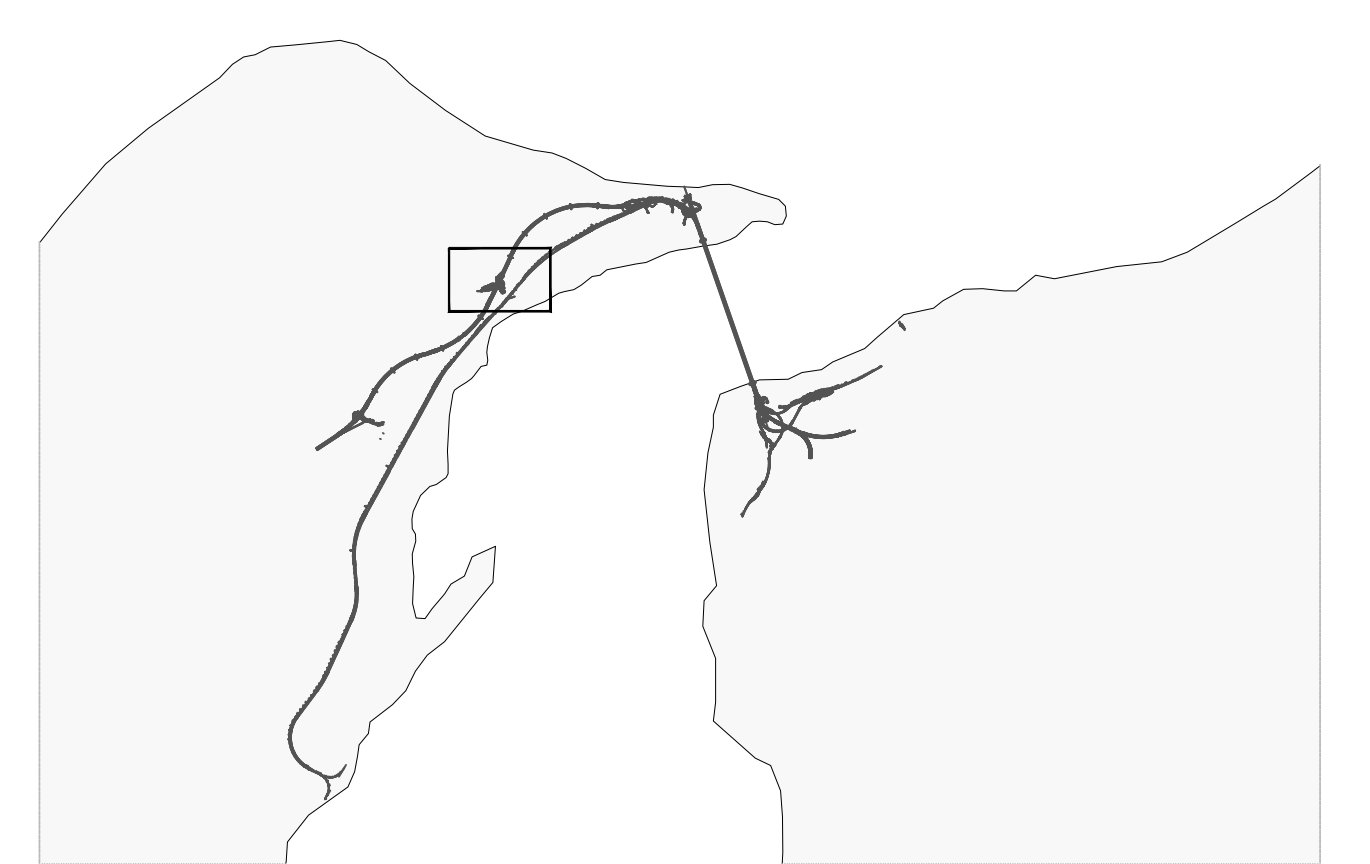

- A SERVIZI GENERALI**
- A1 CABINA ELETTRICA DI RICEZIONE E DISTRIBUZIONE
- A2 GRUPPO ELETTROGENO
- A3 TRASFORMATORE
- SERVIZI AGLI IMPIANTI**
- 1 VENTILAZIONE
- 2 GRUPPO ELETTROCOMPRESSORI
- 5 SERBATOIO H2O ANTINCENDIO CON POMPAGGIO
- 6 DEPOSITO BOMBOLE OSSIGENO/ACETILENE
- 7 DEPOSITO OLII NUOVI
- 8 DEPOSITO OLII USATI
- 9 IMPIANTO TRATTAMENTO ACQUE DI GALLERIA
- 10 UFFICI
- 11 SERVIZI IGIENICI
- 12 AREA STOCC. PROVVISORIO MATERIALE DI SMARINO
- 13 IMPIANTO LAVAGGIO GOMME
- 14 GUARDIANA
- 15 OFFICINA
- 16 RAMPA OFFICINA
- 17 DISTRIBUTORE CARBURANTI
- 18 BOX INFERMERIA
- 19 MAGAZZINO
- 21 PESA A PONTE
- 22 IMPIANTO DI LAVAGGIO BETONIERE
- 23 SERBATOIO ACQUA INDUSTRIALE CON POMPAGGIO

--- DISTRIBUZIONE TVcc e TELEFONIA/DATI IN CAVIDOTTO INTERRATO

NOTA BENE: PER I DATI DI DETTAGLIO RELATIVI AGLI IMPIANTI TECNOLOGICI VEDI RELAZIONE DESCRITTIVA DELL'OPERA RIF. ELABORATO: C02900PRODSCZC056000001A

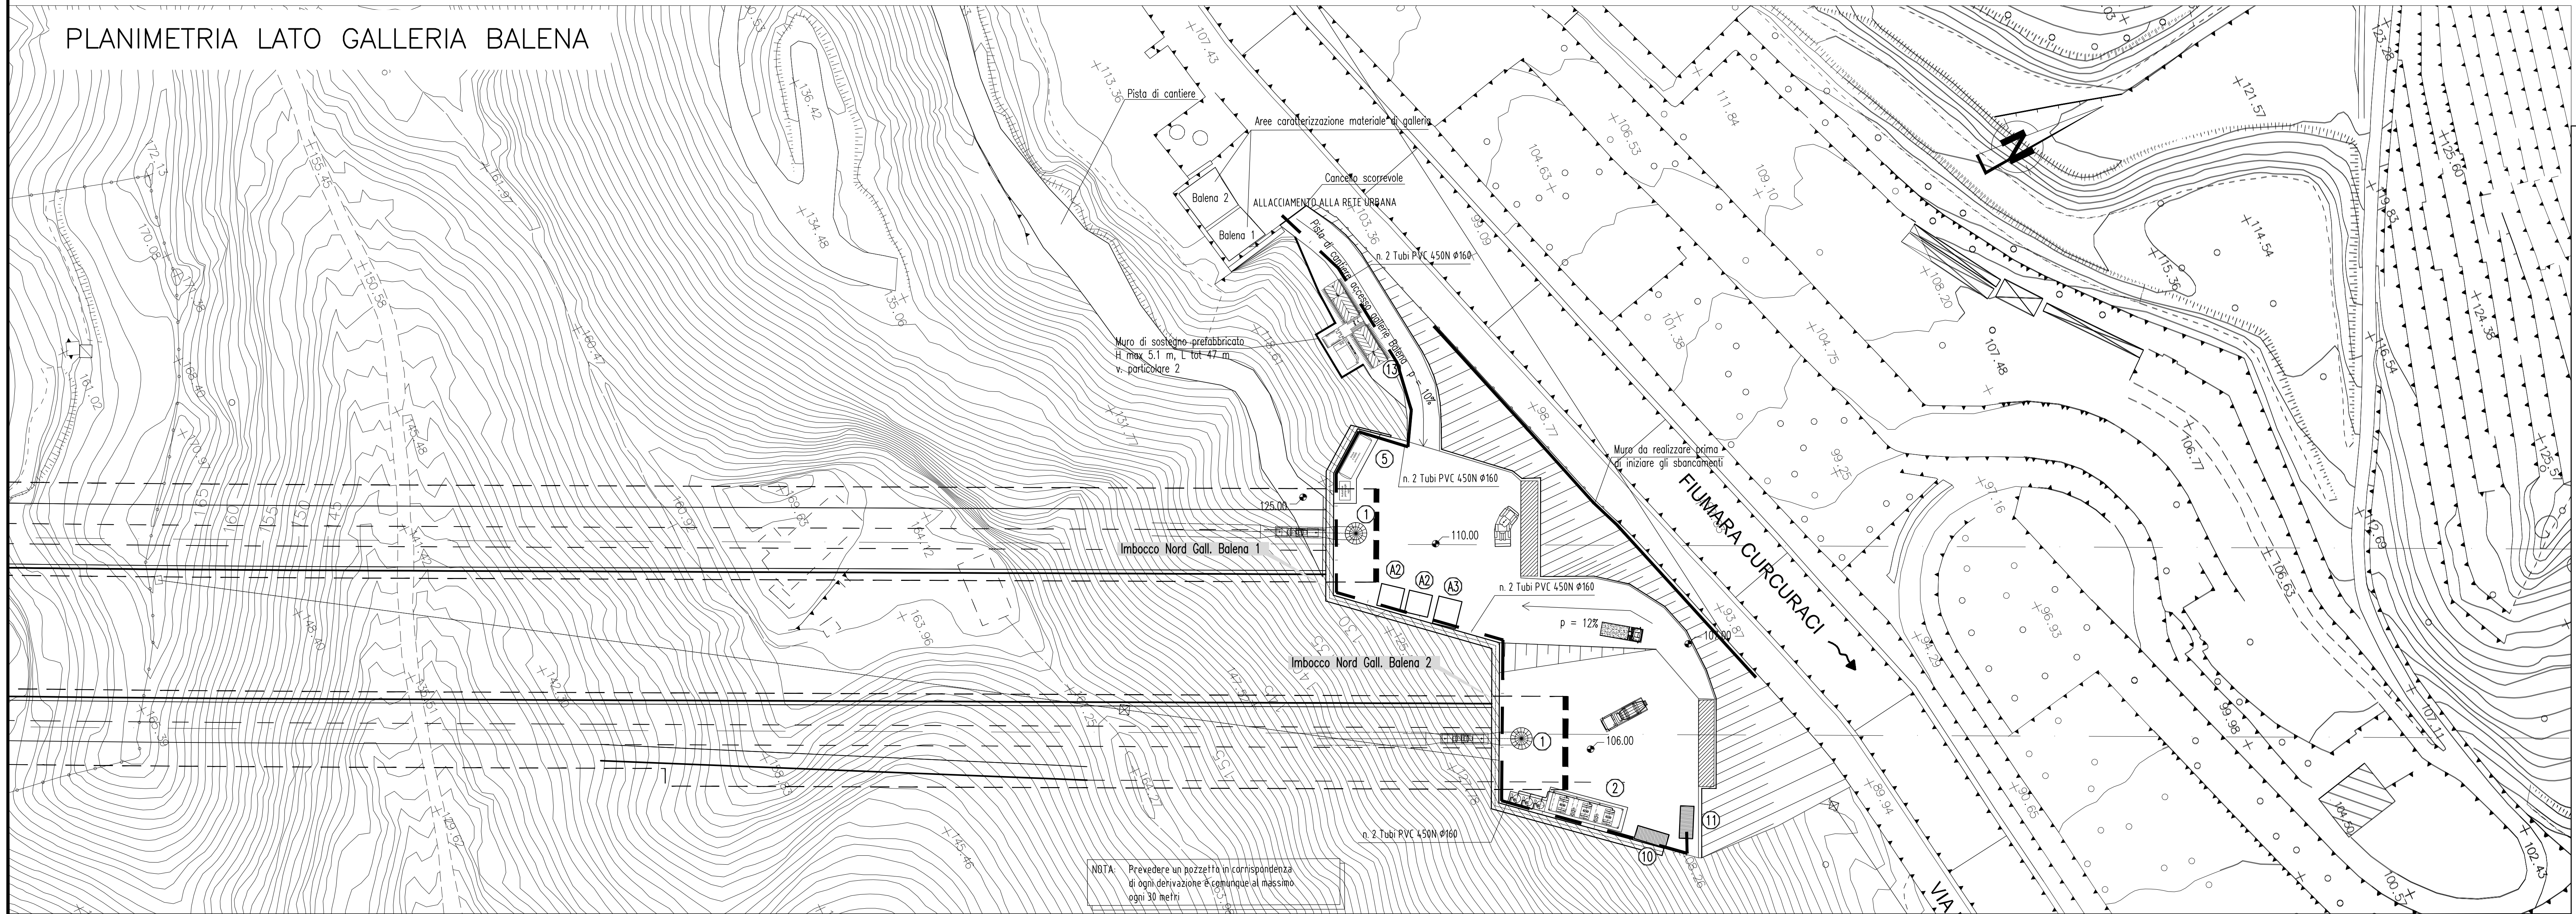

Stretto di Messina
Concessionario per la progettazione, redazione e gestione del collegamento stabile tra lo Sicily e il Continente
 Organismo di Diritto pubblico
 (Legge n. 1158 del 17 dicembre 1971, modificata dal D.Lgs. n. 114 del 24 aprile 2000)

PONTE SULLO STRETTO DI MESSINA

PROGETTO DEFINITIVO

EUROLINK S.p.A.
 IMPREGILO S.p.A. (Mandatataria)
 SOCIETA' ITALIANA PER CONDOTTE D'ACQUA S.p.A. (Mandatario)
 COOPERATIVA MURATORI E CEMENTISTI - C.M.C. di Ravenna Soc. Coop. a.r.l. (Mandatario)
 SACVYR S.A.U. (Mandatario)
 ISHIKAWAJIMA - HARIMA HEAVY INDUSTRIES CO. Ltd. (Mandatario)
 A.C.I. S.C.P.A. - CONSORZIO STABILE (Mandatario)

IL PROGETTISTA Dott. Ing. R. Giusti Ordine Ingegneri Firenze n. 2157	IL CONTRAENTE GENERALE Project Manager (Ing. P.P. Marchesari)	STRETTO DI MESSINA Direttore Generale e RUP Valizzatore (Ing. G. Fiammenghi)	STRETTO DI MESSINA Amministratore Delegato (Dott. P. Cucco)
--	--	--	--

COLLEGAMENTI VERSANTE SICILIA CZ0311_F0
 CANTIERI
 OPERATIVI - LOGISTICI
 CANTIERE OPERATIVO CO.56 - CURCURACI
 SI3 - PLANIMETRIA IMPIANTI E ATTREZZATURE - SISTEMI CONTROLLO E SICUREZZA

REV.	DATA	DESCRIZIONE	REDATTO	VERIFICATO	APPROVATO
FO	20-06-2011	EMISSIONE FINALE	STUCCHI	GOGLI	BEGHILI

SCALA: 1:500
 NOME DEL FILE: CZ0311_F0.dwg