


SEZIONE E-E
SCALA 1:200

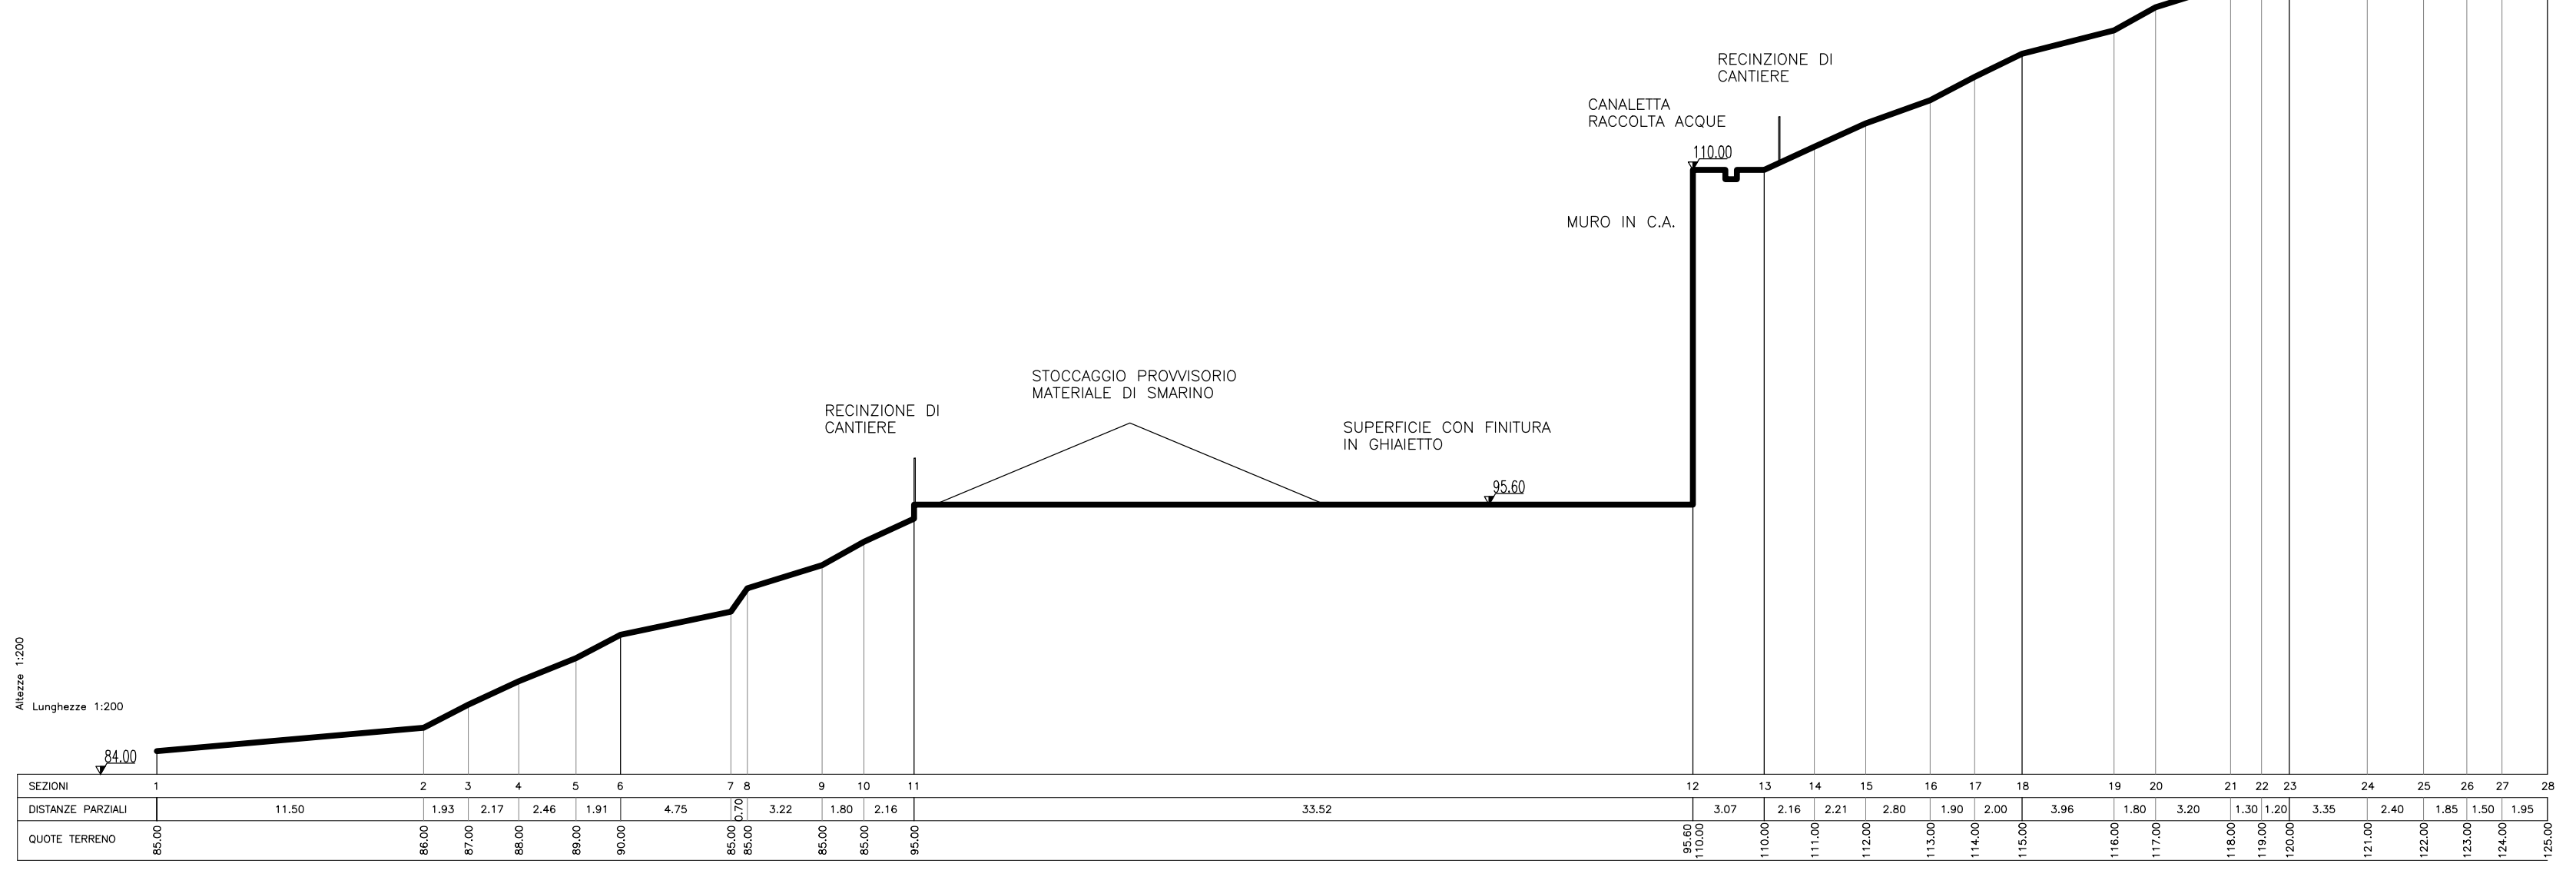


LEGENDA INSTALLAZIONI
CANTIERI DI IMBOCCO S14

- 1 Ventilazione
- 2 Gruppo elettrocompressori
- 3 Cabina Enel
- 4 Cabina di trasformazione
- 5 Serbatoio H2O antincendio con gruppo di pompaggio
- 6 Deposito bombole ossigeno/acetilene
- 7 Deposito olii nuovi
- 8 Deposito olii usati
- 9 Impianto di trattamento acque
- 10 Guardiana
- 11 Spogliatoi e servizi igienici
- 12 Area stoccaggio provvisorio materiale di smarino
- 13 Lavaggio gomme
- 14 Officina
- 15 Rampa officina
- 16 Distributore carburante
- 17 Magazzino
- 18 Pesa a ponte
- 19 Area Caretterizzazione materiale di smarino
- 20 Ufficio di cantiere
- 21 Infermeria
- 22 Vasca di raccolta acque di galleria

LEGENDA MITIGAZIONI IN FASE D'ESERCIZIO DEL CANTIERE

- H= 3m
- H= 4m
- H= 5m
- H= 6m
- INSONORIZZAZIONE
- PERIMETRO CANTIERE
- ▲ LAVAGGIO GOMME
- IMPIANTO DI TRATTAMENTO ACQUE

QUADRO DI UNIONE

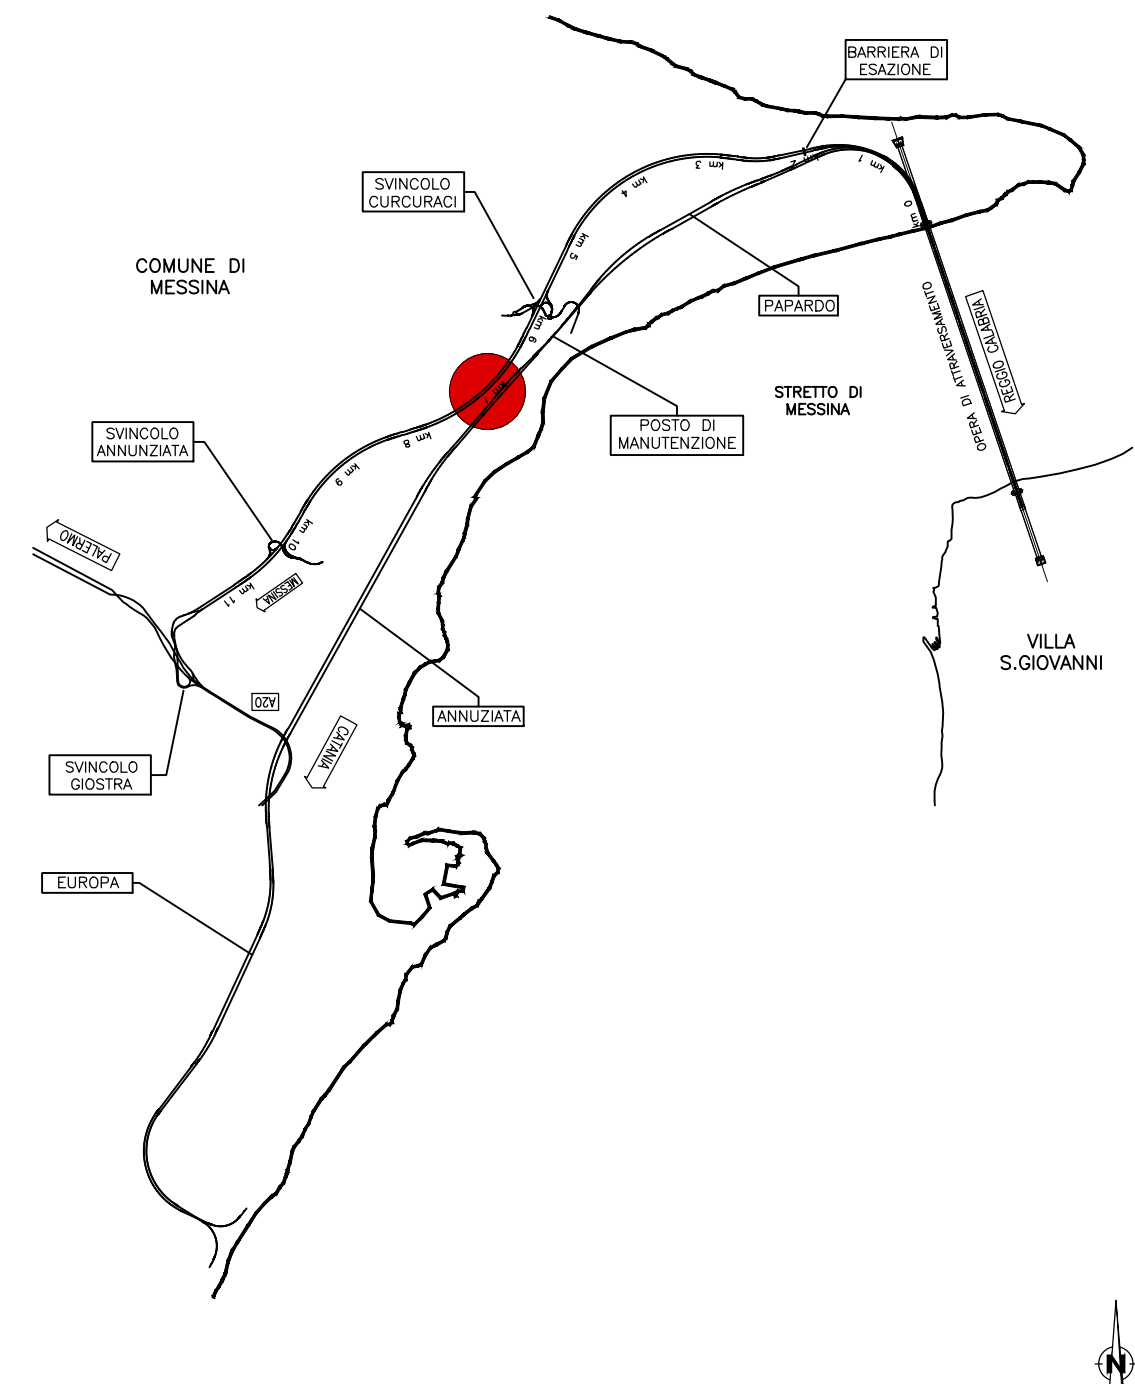

Stretto di Messina
Concessionaria per la progettazione, redazione e gestione del collegamento stabile tra lo Stretto e il Continente
 Gruppo di Diritto pubblico
 (Legge n° 1150 del 21 dicembre 1971, modificata dal D.lgs. n° 114 del 24 aprile 2003)

PONTE SULLO STRETTO DI MESSINA
 PROGETTO DEFINITIVO

EUROLINK S.C.p.A.
 IMPREGILO S.p.A. (Mandataria)
 SOCIETÀ ITALIANA PER CONDOTTE D'ACQUA S.p.A. (Mandatario)
 COOPERATIVA MURATORI E CEMENTISTI - C.M.C. di Ravenna Soc. Coop. a.r.l. (Mandatario)
 SACVY S.A.U. (Mandatario)
 ISHIKAWAJIMA - HARIMA HEAVY INDUSTRIES CO. Ltd. (Mandatario)
 A.C.I. S.C.P.A. - CONSORZIO STABILE (Mandatario)

IL PROGETTISTA Dott. Ing. D. Spoglianti Ordine Ingegneri Milano n° 20953	IL CONTRAENTE GENERALE Project Manager (Ing. P.P. Marchesetti)	STRETTO DI MESSINA Direttore Generale e RUP Validazione (Ing. G. Timmenhri)	STRETTO DI MESSINA Amministratore Delegato (Dott. P. Gucci)
---	--	--	---

COLLEGAMENTI VERSANTE SICILIA CZ0324_F0
 CANTIERI
 OPERATIVI - LOGISTICI
 CANTIERI OPERATIVI
 S14 - INTERVENTI DI MITIGAZIONE IN FASE DI ESERCIZIO

REV.	DATA	DESCRIZIONE	REDATTO	VERIFICATO	APPROVATO	SCALE
FO	20-06-2011	EMISSIONE FINALE	P.MICHELI	M.SALOMONE	D.SPOGLIANTI	VARIE

PLANIMETRIA INTERVENTI DI MITIGAZIONE
SCALA 1:500