


NOTE GENERALI

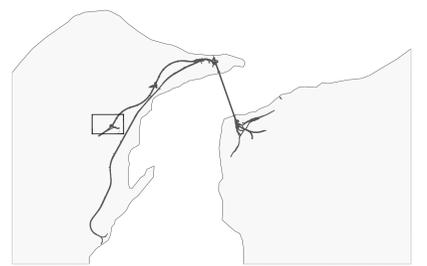


LEGENDA INSTALLAZIONI CANTIERI DI IMBOCCO S15

- 1 Ventilazione
- 2 Gruppo elettrocompressori
- 3 Cabina Enel
- 4 Cabina di trasformazione
- 5 Serbatoio H2O antincendio con gruppo di pompaggio
- 6 Deposito bombole ossigeno/acetilene
- 7 Deposito olii nuovi
- 8 Deposito olii usati
- 9 Impianto di trattamento acque
- 10 Guardiania
- 11 Servizi igienici
- 12 Area stoccaggio provvisorio materiale di smarino
- 13 Lavaggio gomme
- 14 Impianto trattamento acque betonaggio
- 15 Officina
- 16 Rampa officina
- 17 Distributore carburante
- 18 Vasca raccolta acque di galleria
- 19 Magazzino
- 20 Impianto di betonaggio
- 21 Impianto lavaggio betoniere
- 22 Pesa a ponte
- 23 Setti inerti
- 24 Laboratorio
- 25 Serbatoi acqua industriale
- 26 Aree caratterizzazione materiali di smarino


Il collegamento tra le due aree sarà garantito da un'opera di attraversamento provvisorio (ponte Bailey)

Svincolo di collegamento alla viabilità esistente

VISTA B-B
SCALA 1:200

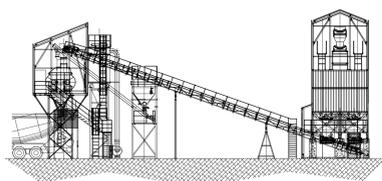

VISTA A-A
SCALA 1:200

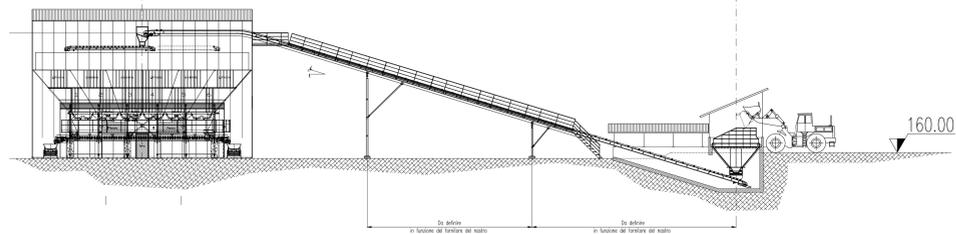

Stretto di Messina
Concessionaria per la progettazione, redazione e gestione del adempimento stabilito tra lo Stato e il Cantierista Organismo di diritto pubblico (Legge n° 1158 del 17 dicembre 1971, modificata dal D.Lgs. n° 114 del 24 aprile 2003)

PONTE SULLO STRETTO DI MESSINA
PROGETTO DEFINITIVO

EUROLINK S.p.A.
 IMPREGIO S.p.A. (Mandatante)
 SOCIETA' ITALIANA PER CONDOTTE D'ACQUA S.p.A. (Mandatante)
 COOPERATIVA MURATORI E CEMENTISTI - C.M.C. di Ravenna Soc. Coop. a.r.l. (Mandatante)
 SACVY S.A.U. (Mandatante)
 ISHIKAWAJIMA - HARIMA HEAVY INDUSTRIES CO. Ltd. (Mandatante)
 A.C.I. S.C.P.A. - CONSORZIO STABILE (Mandatante)

IL PROGETTISTA Eurolink Dott. Ing. E. Poggi Ordine Ingegneri Milano n° 15408	IL CONTRAENTE GENERALE Project Manager (Ing. P.P. Marchesetti)	STRETTO DI MESSINA Direttore Generale e RUP Validazione (Ing. G. Timmenhelt)	STRETTO DI MESSINA Amministratore Delegato (Dott. P. Gucci)
---	---	--	--

COLLEGAMENTI VERSANTE SICILIA **CZ0327_F0**
 CANTIERI
 OPERATIVI - LOGISTICI
 CANTIERI OPERATIVI - CO.58. - ANNUNZIATA
 S15 - PLANIMETRIA GENERALE

CODICE [C][G][O][O][P][P][B][D][S][C][Z][C][O][S][B][O][O][O][O][2][F]0

REV.	DATA	DESCRIZIONE	REDATTO	VERIFICATO	APPROVATO
FO	20-06-2011	EMISSIONE FINALE	LAMURA	FARINA	PAGANI

NO. DEL FILE: CZ0327_F0.dwg