



ALLEGATO 8


Grafici opere di progetto

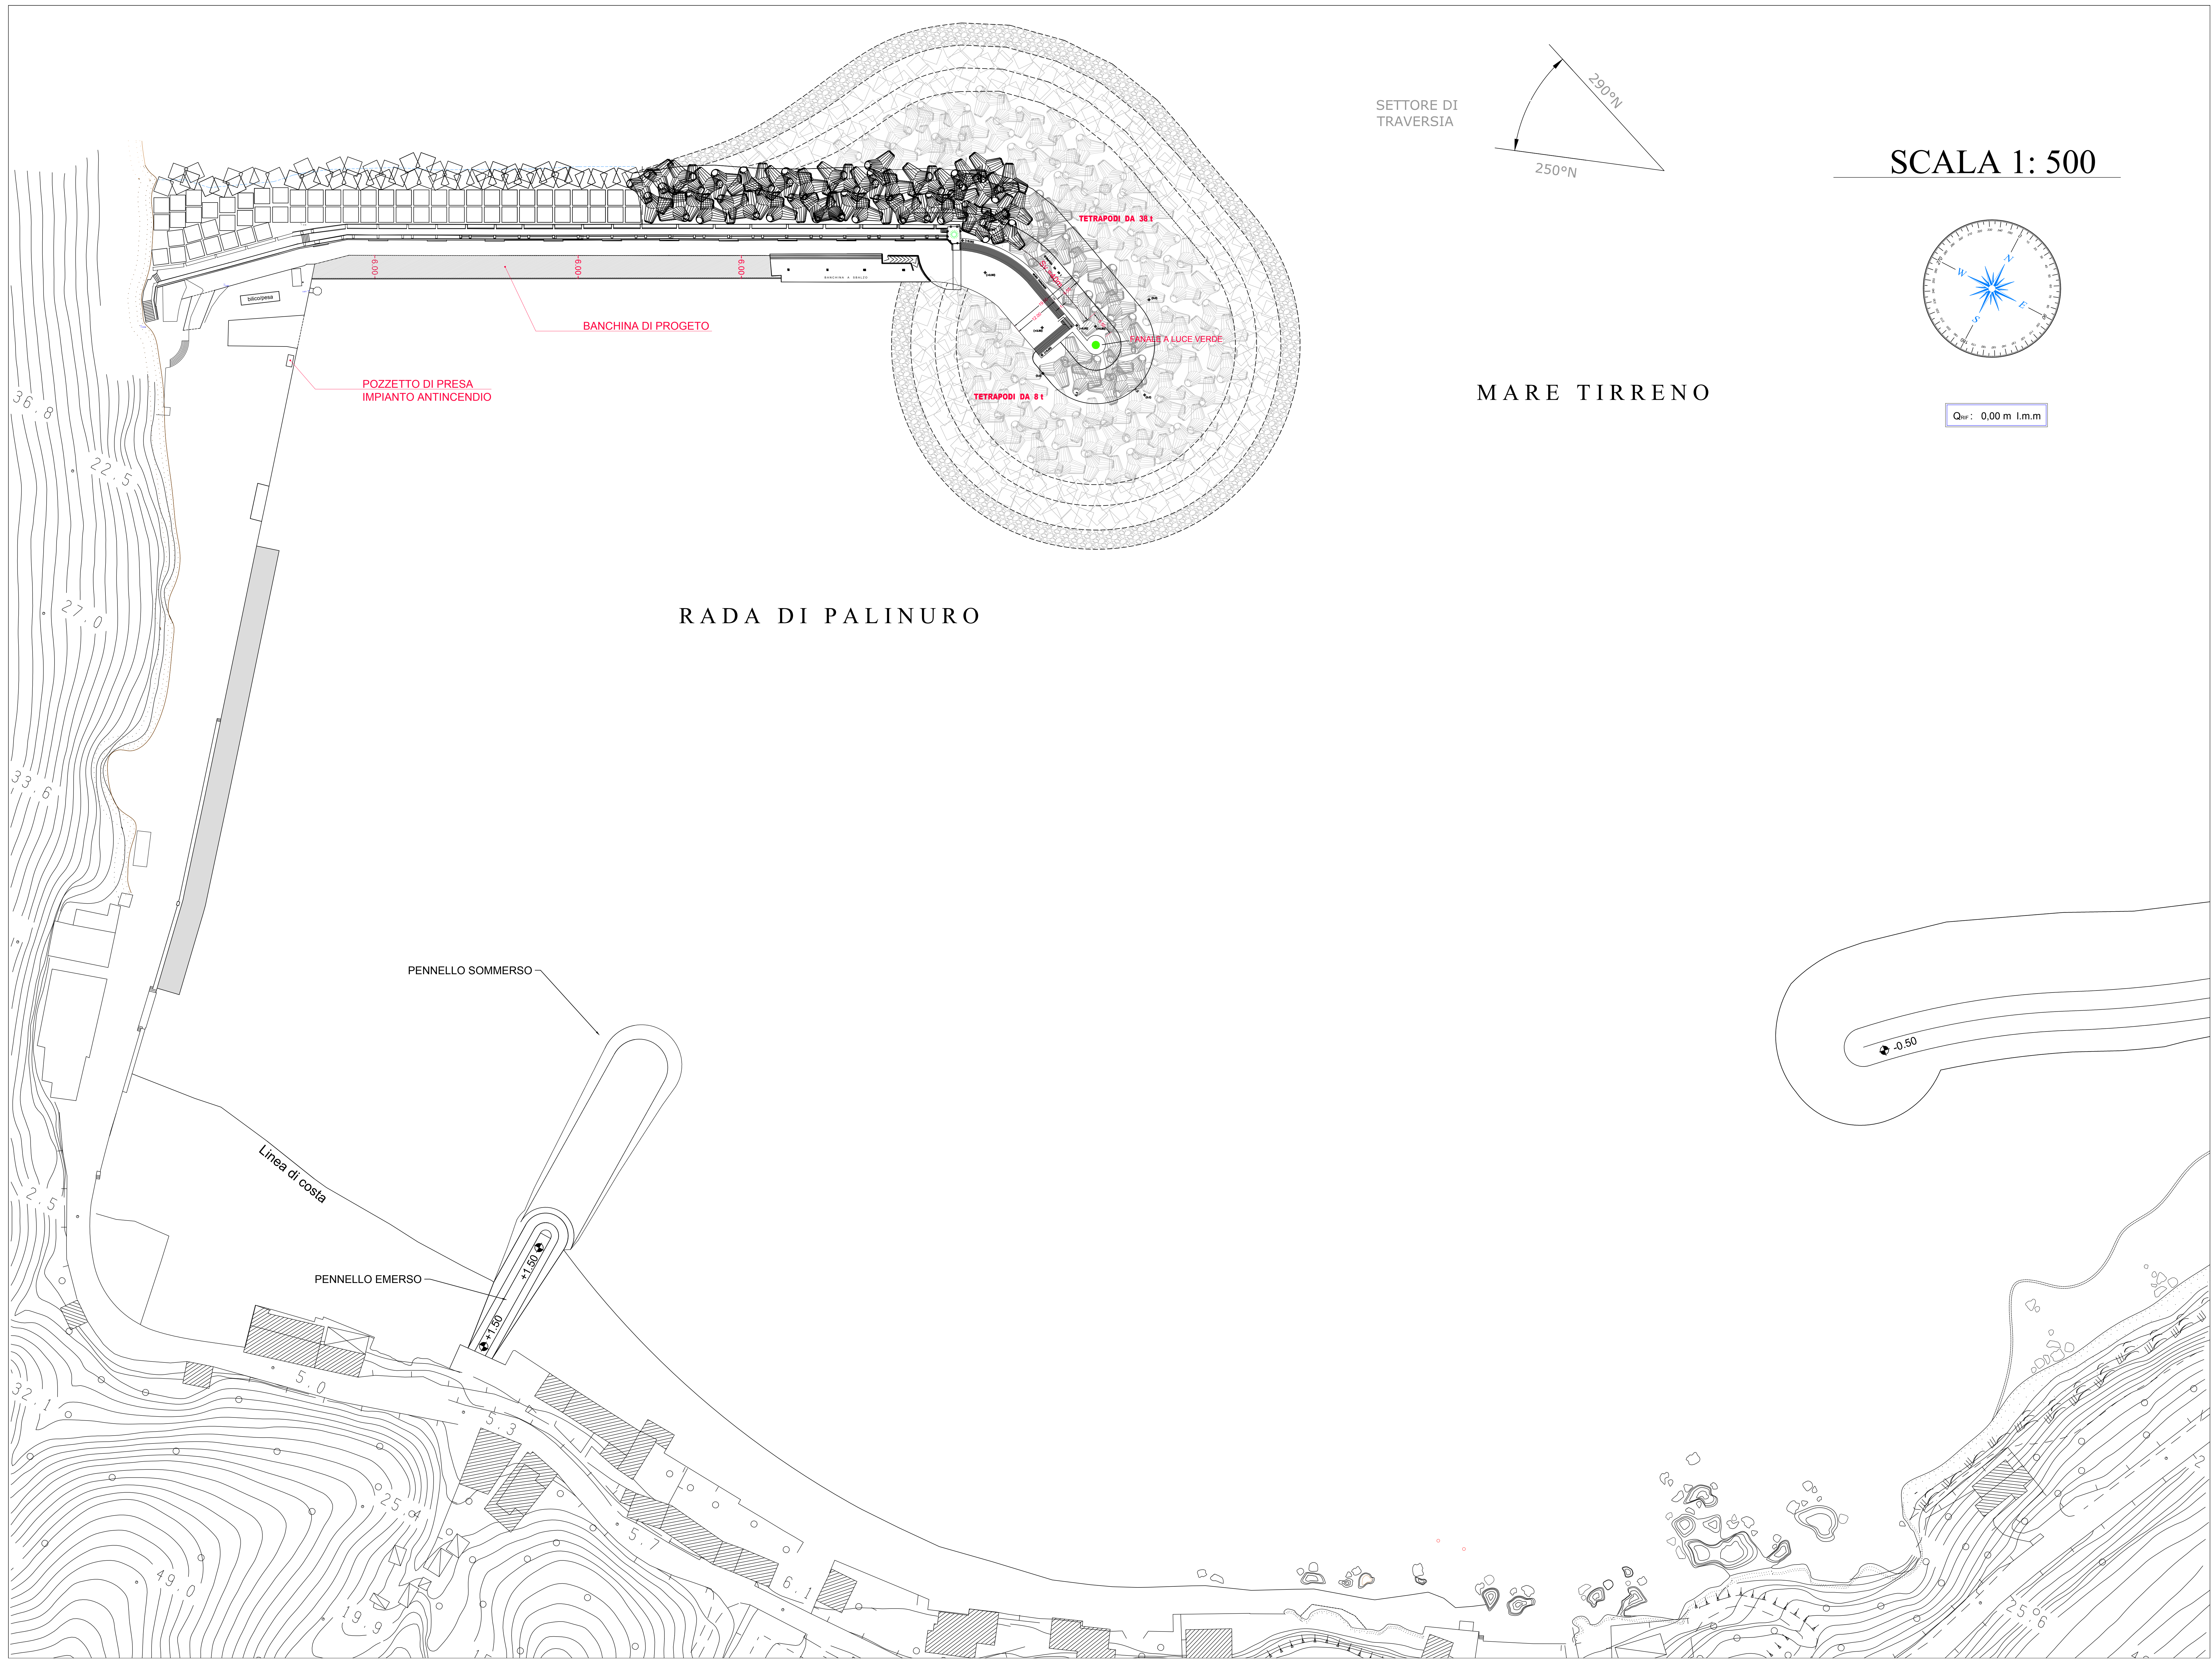

SETTORE DI
TRAVERSA

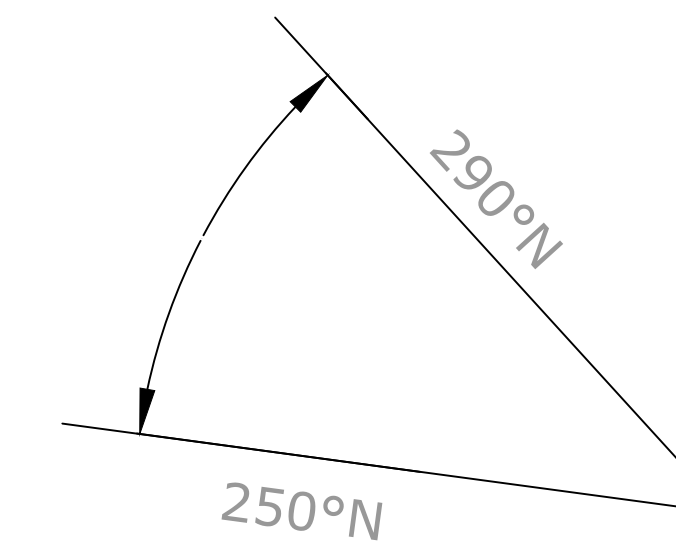

SCALA 1: 500

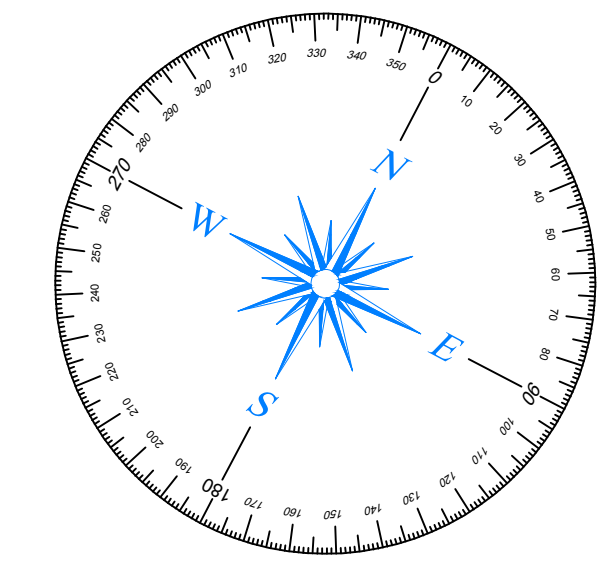

MARE TIRRENO

Q_{ref}: 0.00 m I.m.m

RADA DI PALINURO

PENNELLO SOMMERSO

PENNELLO EMERSO

Linea di costa

POZZETTO DI PRESA
IMPIANTO ANTINCENDIO

BANCHINA DI PROGETTO


TETRAPODI DA 38 t

FANALE A LUCE VERDE

TETRAPODI DA 8 t


SEZIONE TRASVERSALE TIPO B-B CON TETRAPODI DA 38 t

Scala 1:250

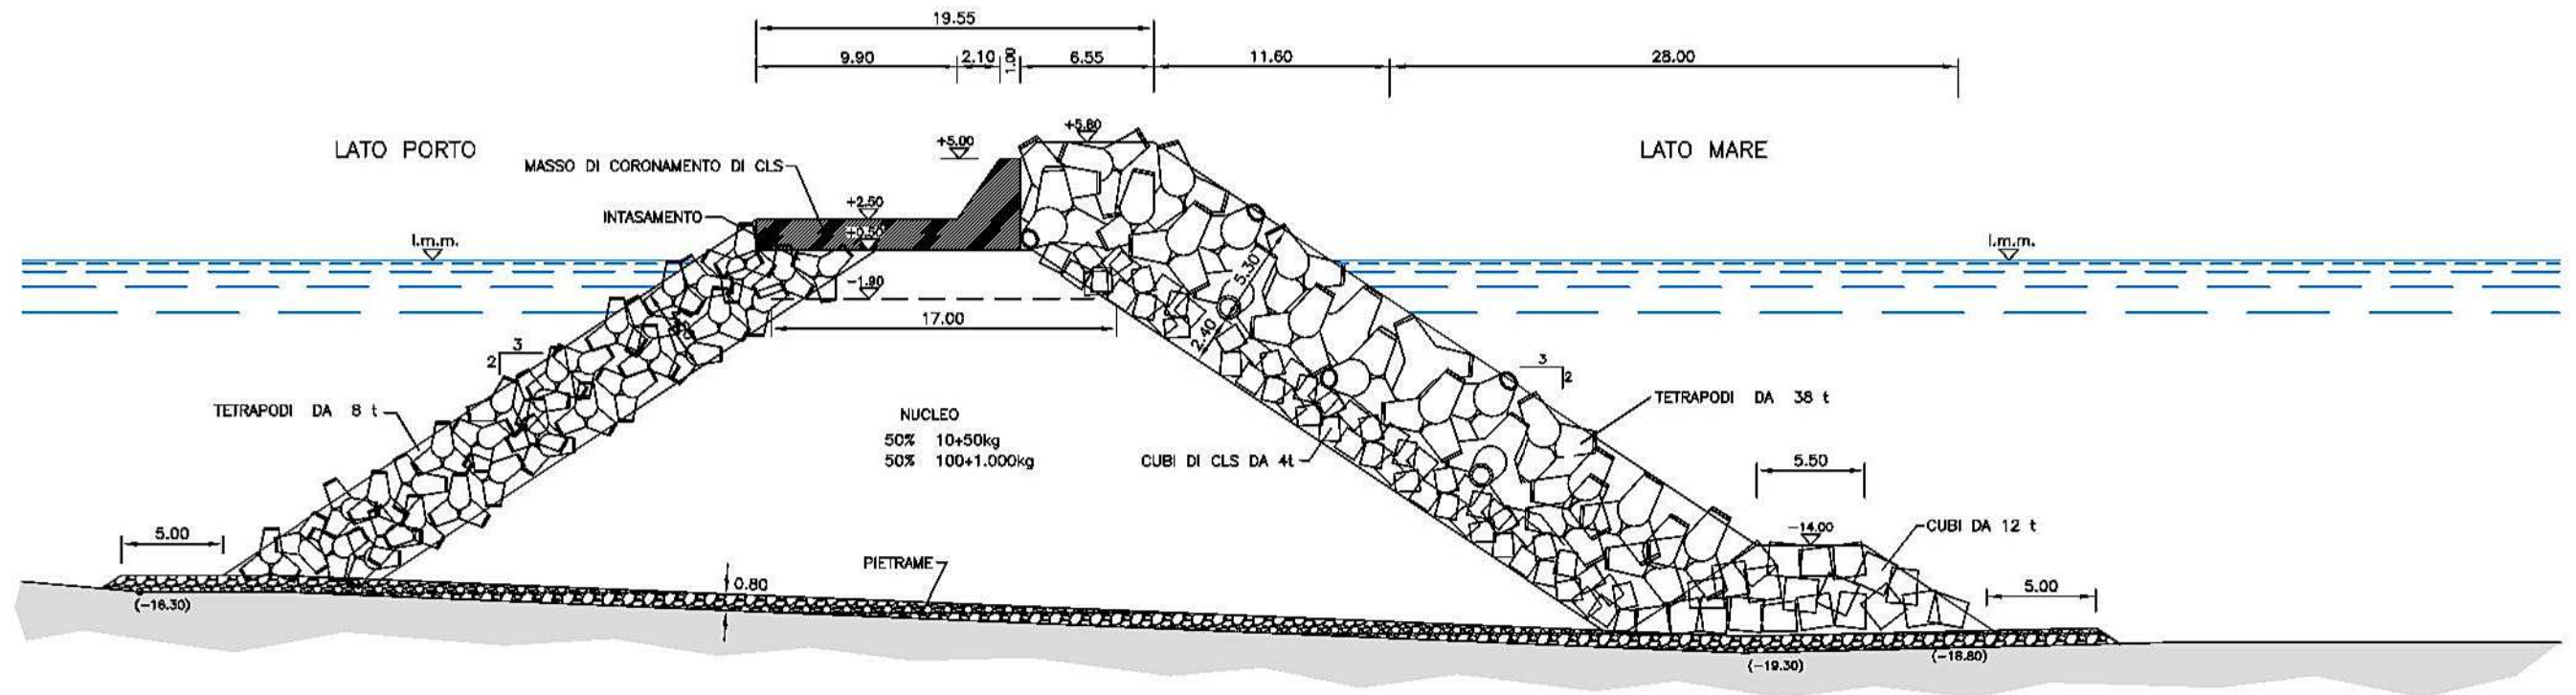

SEZIONE TRASVERSALE DI TESTATA C-C CON TETRAPODI DA 38 t

Scala 1:250

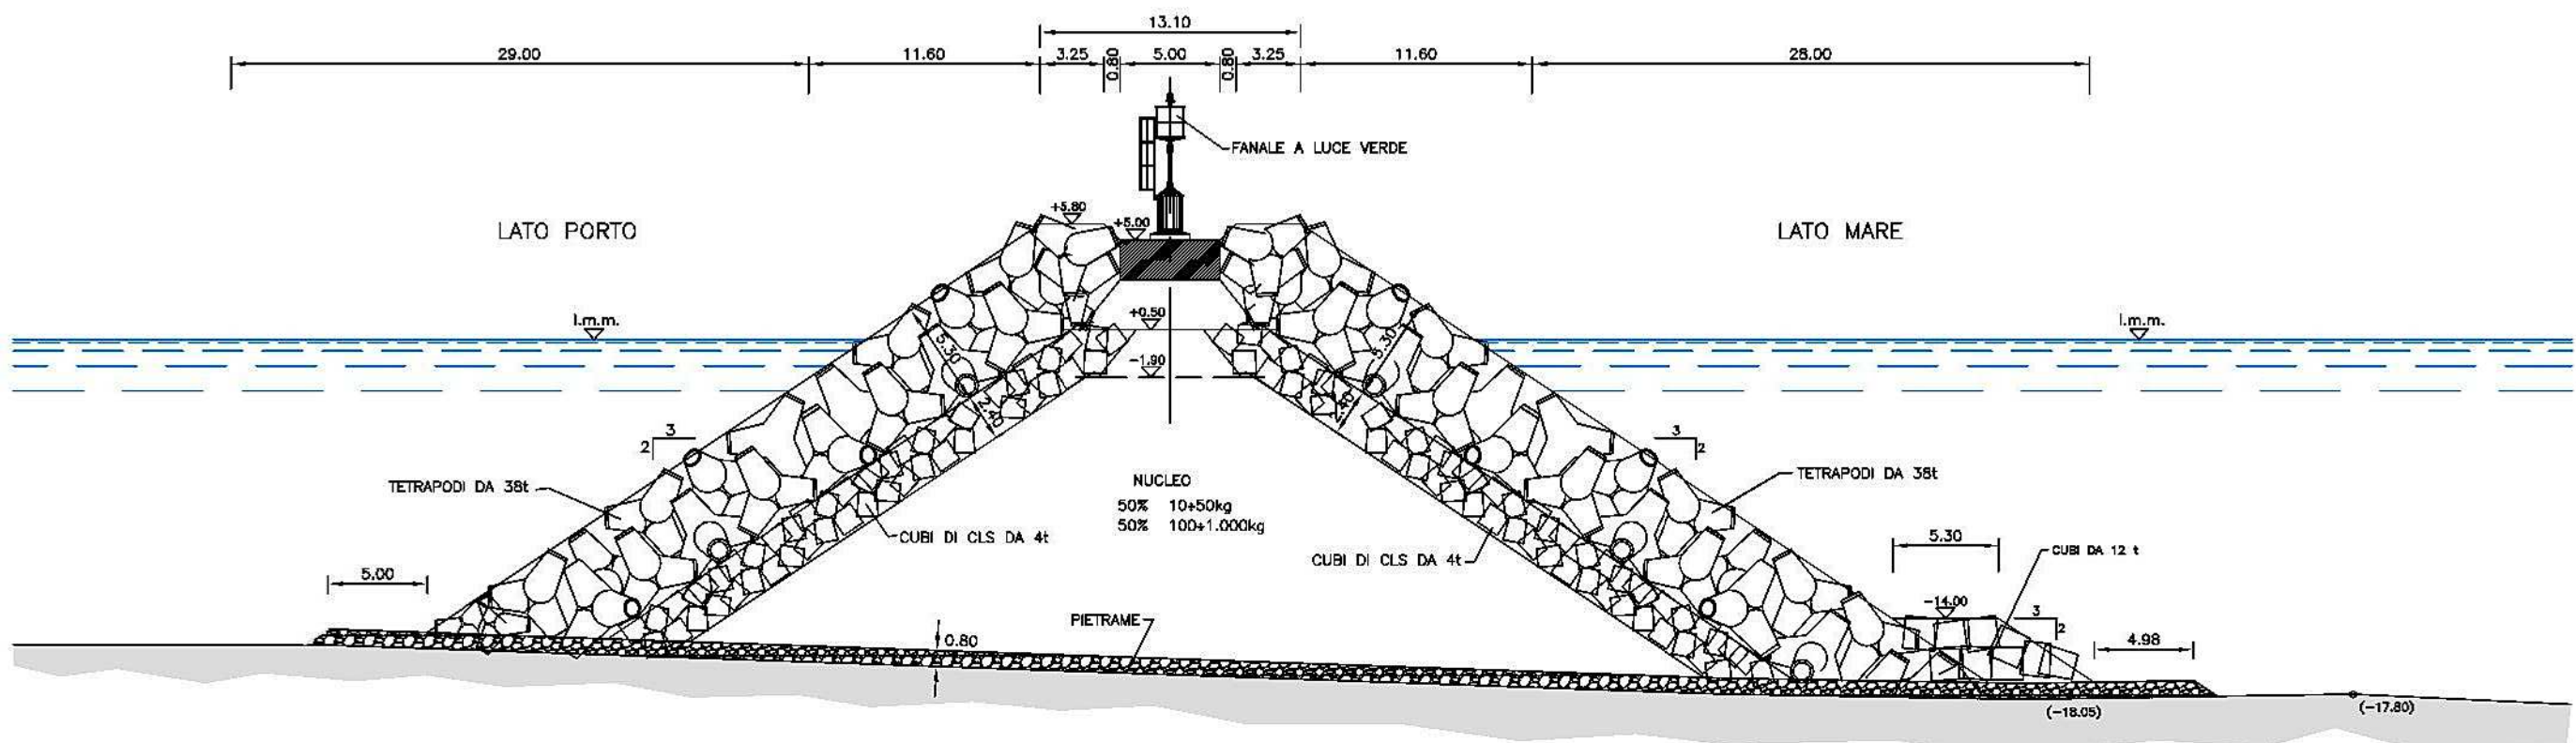

BANCHINA DI RIVA

SEZIONE TIPO A - A

Scala 1:50

PORZIONE DA DEMOLIRE DELLA BANCHINA ESISTENTE

