


PLANIMETRIA  
scala 1:500

NOTE GENERALI

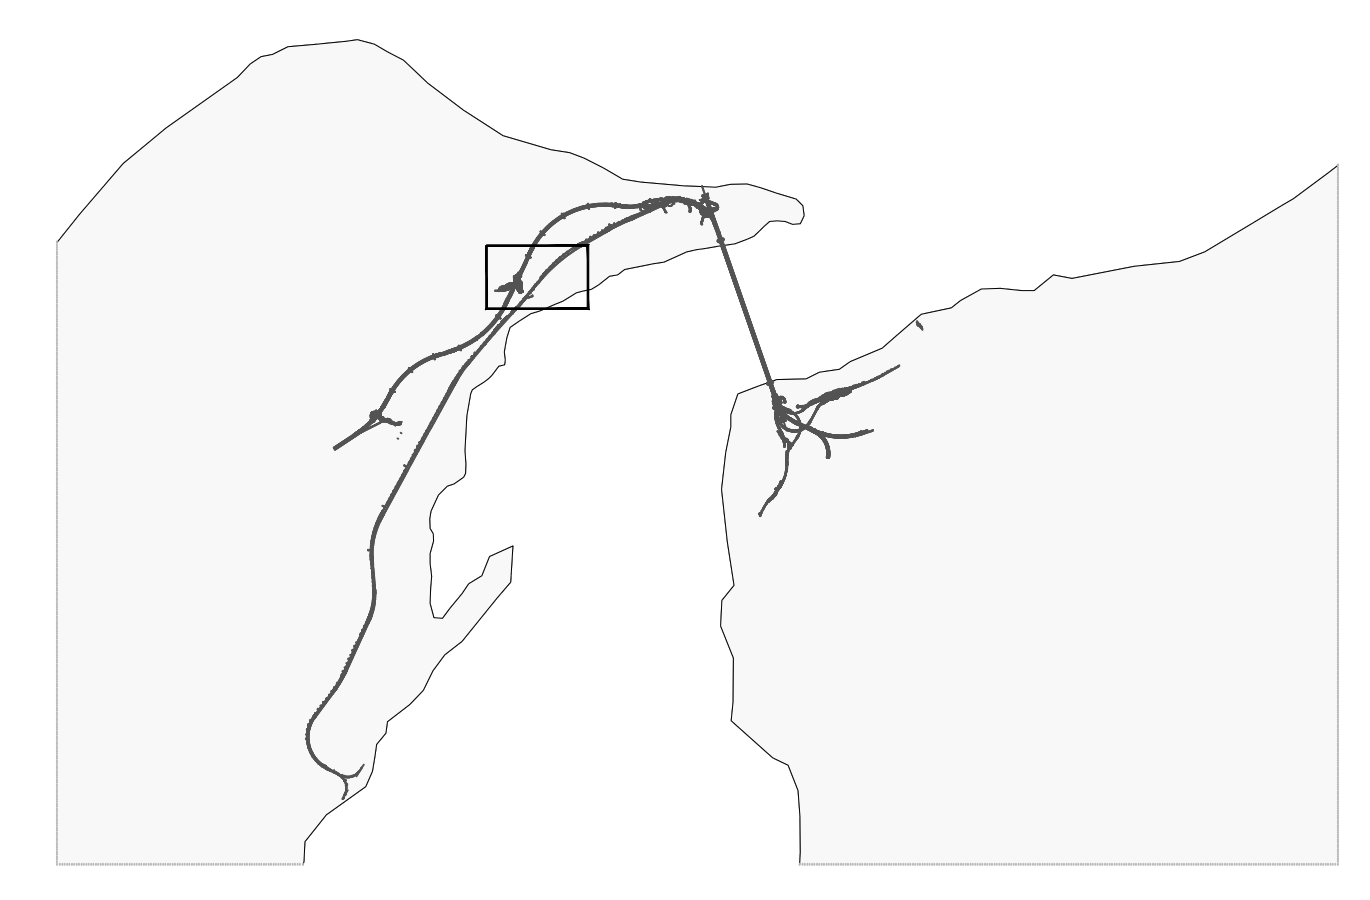

LEGENDA

- CIRCUITO DATI**
- Lettore badge
  - Telecamera videosorveglianza mobile, fissata agli edifici e con collegamento diretto agli stessi
  - Lettore ottico targhe
- RETE ANTINCENDIO**
- Centrale di accumulo e sollevamento rete antincendio
  - Tubazione in polietilene ad alta densità # 110/90 mm per impiego in zona carrabile
  - Colonna idrone per antincendio uni 70
  - Idrante sottosuolo uni 45
  - Pozzetto prefabbricato 100x100
  - Pozzetto con dispositivo di scarico
  - Pozzetto con dispositivo di sfogo

NOTA:  
PER I DATI DI DETTAGLIO RELATIVI AGLI IMPIANTI TECNOLOGICI VEDI RELAZIONE DESCRITTIVA DELL'OPERA RIF. ELAB. C62600PRODSCZC3C06000001A

**Stretto di Messina**  
Concessionaria per la progettazione, redazione e gestione del collegamento stabile tra lo Stretto e il Cardine  
 Organismo di Diritto pubblico  
 (Legge n° 1158 del 17 dicembre 1971, modificata dal D.Lgs. n° 114 del 24 aprile 2001)

**PONTE SULLO STRETTO DI MESSINA**

**PROGETTO DEFINITIVO**

**EUROLINK S.C.p.A.**  
 IMPREGILO S.p.A. (Mandataria)  
 SOCIETA' ITALIANA PER CONDOTTE D'ACQUA S.p.A. (Mandatario)  
 COOPERATIVA MURATORI E CEMENTISTI - C.M.C. di Ravenna Soc. Coop. a.r.l. (Mandatario)  
 SACVY S.A.U. (Mandatario)  
 ISHIKAWAJIMA - HARIMA HEAVY INDUSTRIES CO. Ltd. (Mandatario)  
 A.C.I. S.C.P.A. - CONSORZIO STABILE (Mandatario)

<b>IL PROGETTISTA</b> Dott. Ing. M. Lacova Ordine Ingegneri Roma n° 10435	<b>IL CONTRAENTE GENERALE</b> Project Manager (Ing. P.P. Marchesini)	<b>STRETTO DI MESSINA</b> Direttore Generale e RUP Validazione (Ing. G. Timmenghi)	<b>STRETTO DI MESSINA</b> Amministratore Delegato (Dott. P. Gucci)
--	--	---	--

**COLLEGAMENTI VERSANTE SICILIA** **CZ0372\_F01**

CANTIERI  
 OPERATIVI - LOGISTICI  
 CANTIERI OPERATIVI - CO.60. - Posto di Manutenzione  
 SIPM - Planimetria Impianti ed Attrezzature - Sistemi controllo e sicurezza

REV.	DATA	DESCRIZIONE	REDATTO	VERIFICATO	APPROVATO
FO	20-06-2011	EMISSIONE FINALE	MB SERVICE	MARCHESI	LACAVA

NOME DEL FILE: CZ0372\_F01.dwg

- LEGENDA INSTALLAZIONI**
- 1 Ventilazione
  - 2 Gruppo elettrocompressori
  - 3 Cabina Elettrica e gruppo elettrogeno
  - 4 Serbatoio H2O antincendio con gruppo di pompaggio
  - 5 Deposito bombole ossigeno/acetilene
  - 6 Deposito oli usati
  - 7 Impianto di trattamento acque
  - 8 Guardiana
  - 9 Lavaggio gomme
  - 10 Officina
  - 11 Rampa officina
  - 12 Distributore carburante
  - 13 Magazzino
  - 14 Pesa o ponte
  - 15 Deposito oli nuovi
  - 16 Impianto raffreddamento TBM
  - 17 Torre faro
  - 29 Serbatoi acqua