



PLANIMETRIA RETE FOGNATURA

PLANIMETRIA RETE IDRICA

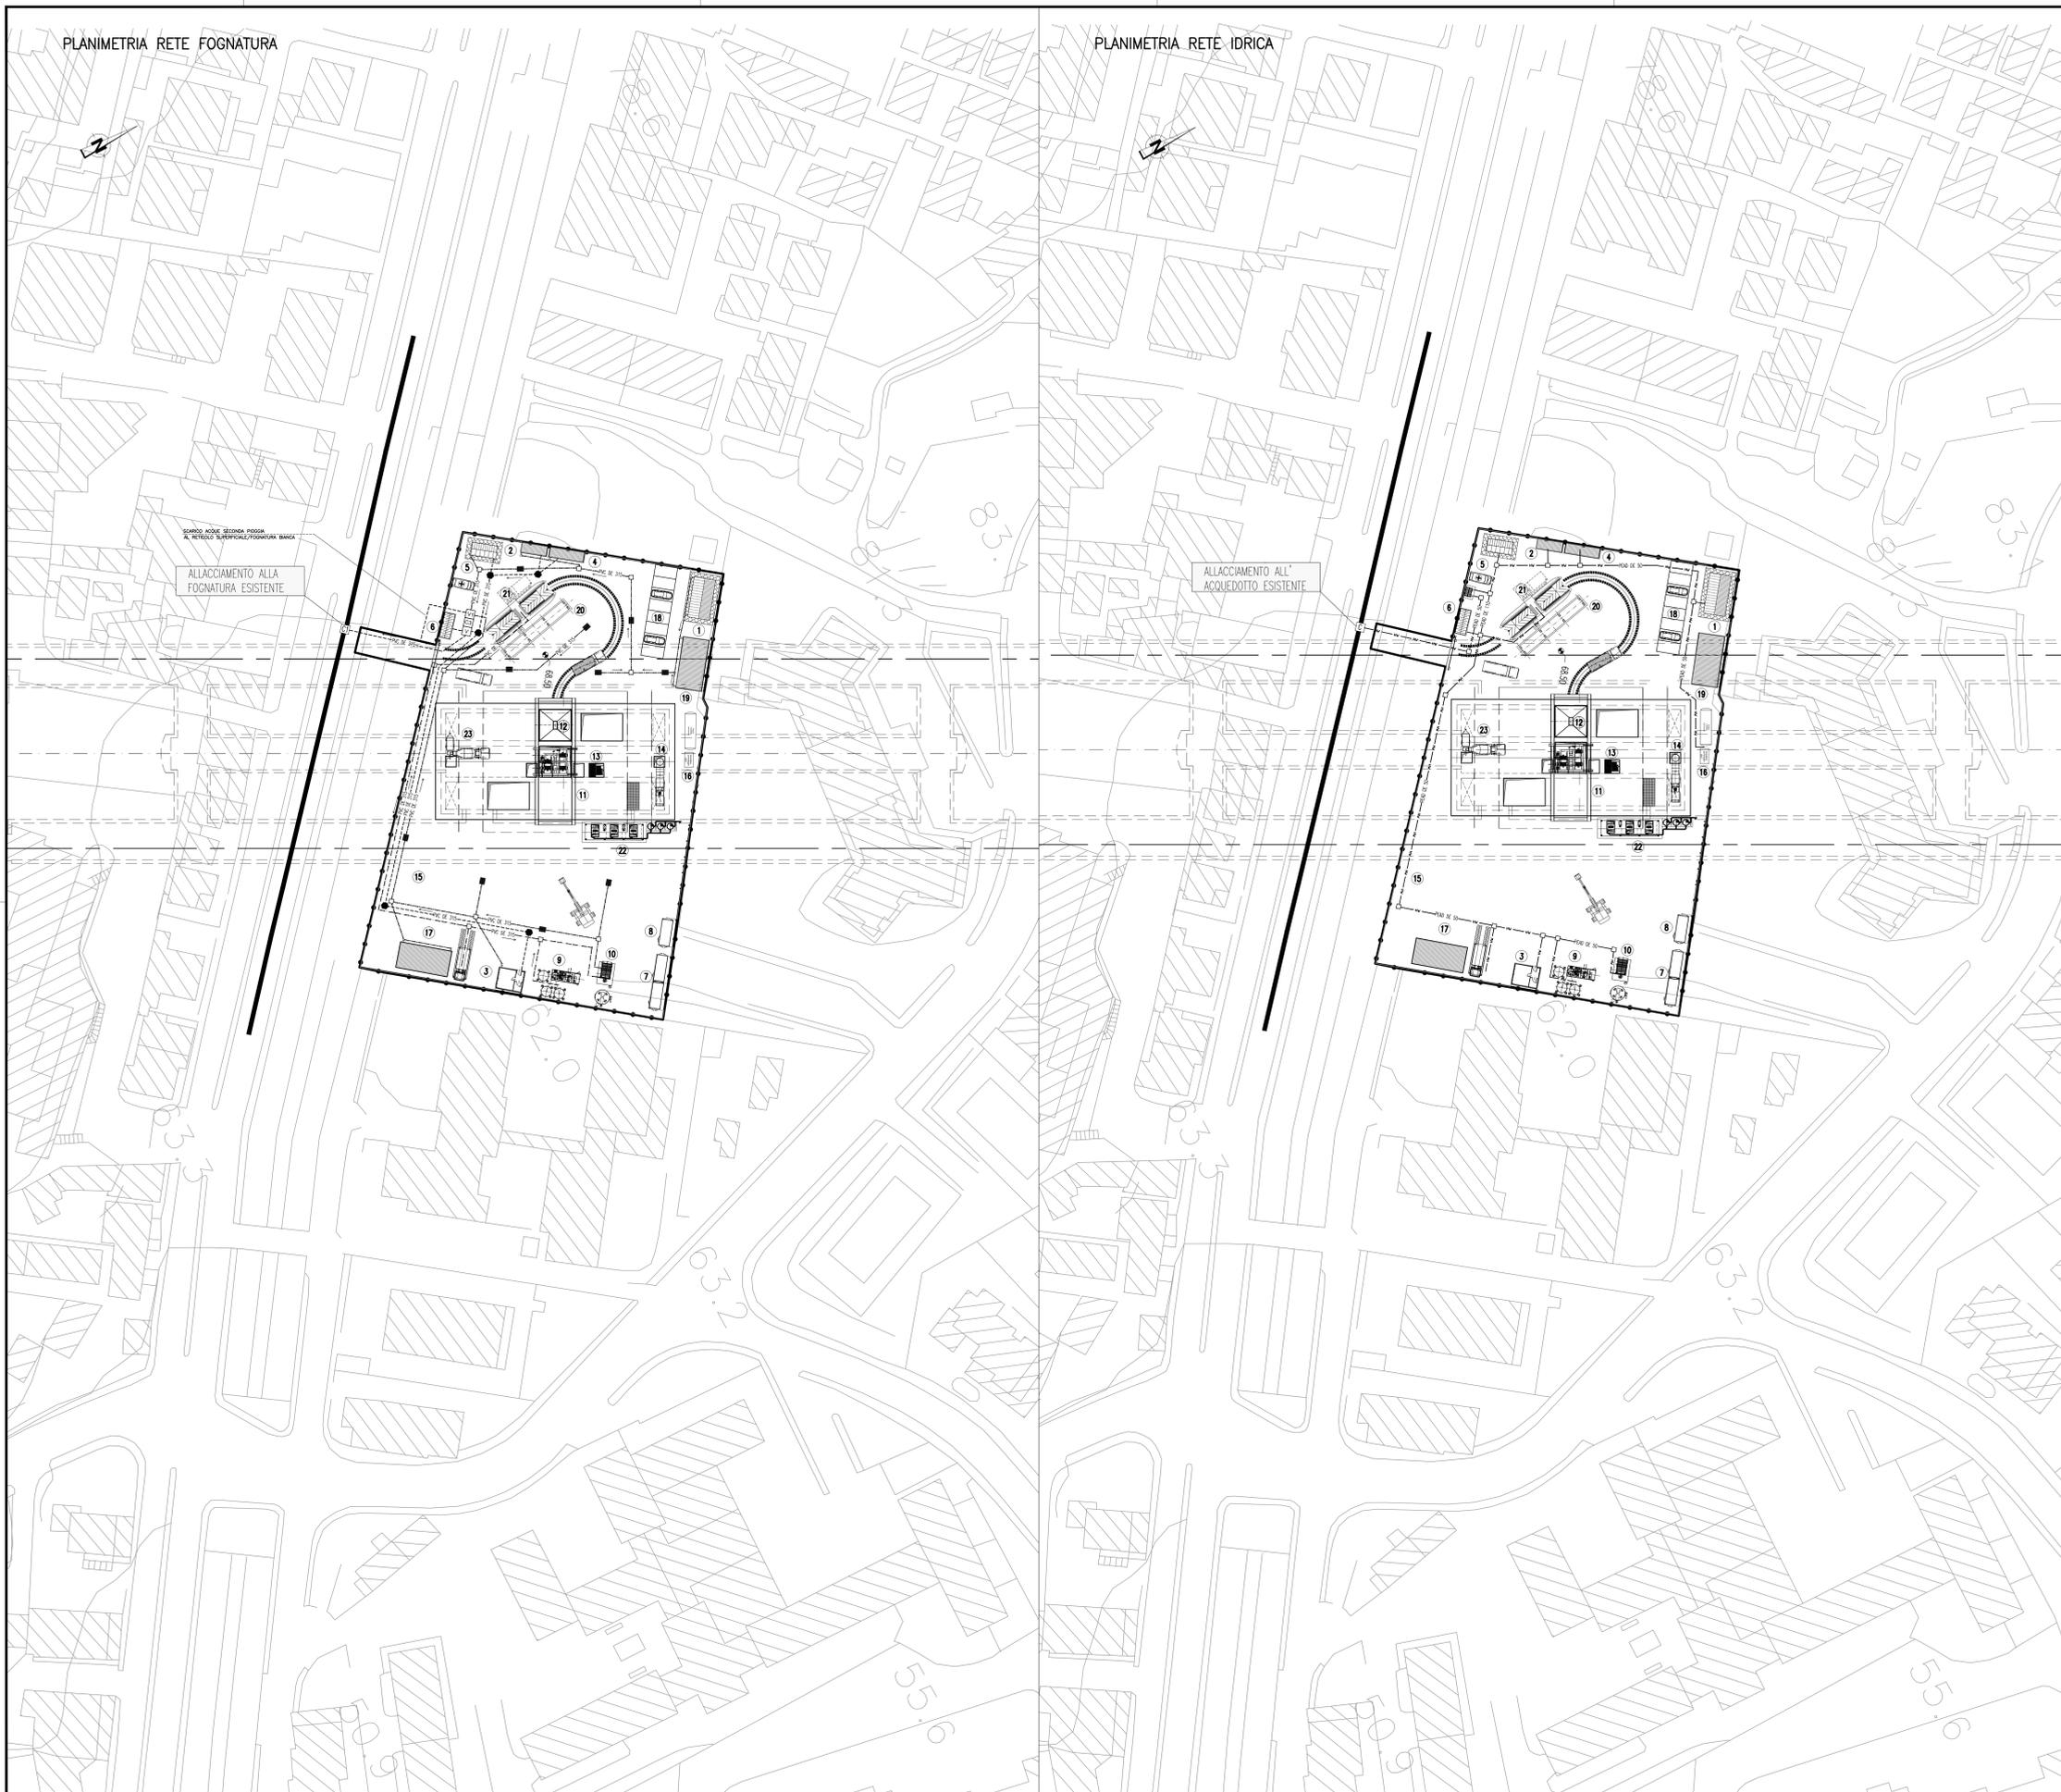

NOTE GENERALI

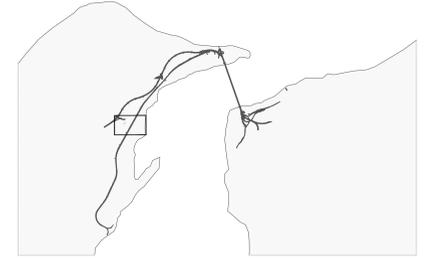

LEGENDA INSTALLAZIONI
CANTIERI OPERATIVI : CO.76 ANNUNZIATA

- 1 UFFICI DI CANTIERE
- 2 SERVIZI
- 3 REFETTORIO
- 4 SPOGLIATOI
- 5 INFERMERIA
- 6 GUARDIANA
- 7 PUNTO CONSEGNA E CABINA ELETTRICA MT/BT
- 8 GRUPPO ELETTROGENO
- 9 IMPIANTO MISCELE
- 10 IMPIANTO TRATTAMENTO FANGHI
- 11 GRU A CAVALLETTO
- 12 TRAMOGGIA
- 13 SCALE + ASCENSORE
- 14 VENTILAZIONE
- 15 STOCCAGGIO MATERIALI
- 16 SERBATOIO H2O ANTINCENDIO CON GRUPPO DI POMPAGGIO
- 17 OFFICINA MECCANICA
- 18 PARCHEGGI
- 19 MAGAZZINI
- 20 PESA A PONTE
- 21 LAVAGGIO GOMME
- 22 GRUPPO ELETTROCOMPRESSORI
- 23 AGITATORE / POMPA CARRELLATA

NOTA BENE: I PARTICOLARI COSTRUTTIVI DELLE RETI IDRICHE SONO RIPORTATI NELL'ELABORATO DEI TIPOLOGICI COD. CG0000PBZDPC200000000001A/2A
NOTA BENE: PER I DATI DI DETTAGLIO RELATIVI AGLI IMPIANTI TECNOLOGICI VEDI RELAZIONE DESCRITTIVA DELL'OPERA RIF. ELABORATO: CG2900PRODSCZ3C076000001A

LEGENDA

- POZZETTO DI ISPEZIONE FOGNATURA BANCA 100x100 CON CHIUSINO
- IDRANTE
- VASCA DI RACCOLTA ACQUE REFLUE
- VASCA DI PRIMA PIOGGA
- POZZETTO DISOLEATORE/DISSABBIATORE
- POZZETTO DI ISPEZIONE FOGNATURA BANCA CON CANTINA STRADALE
- CAMERETTA DI ALLACIO IDRICO RETE ESISTENTE
- CAMERETTA DI ALLACIO FOGNARIO RETE ESISTENTE
- RETE ACQUEDOTTO POTABILE
- RETE ACQUEDOTTO INDUSTRIALE/ANTINCENDIO
- RETE ACQUE REFLUE CIVILI
- RETE ACQUE REFLUE INDUSTRIALI
- RETE ACQUE REFLUE METEORICHE
- POZZETTO DI ISPEZIONE FOGNATURA NERA

Stretto di Messina
Concessionario per la progettazione, redazione e gestione del collegamento stabile tra lo Stretto e il Cardine
 Organismo di Diritto Pubblico
 (Legge n° 1158 del 17 dicembre 1971, modificata dal D.Lgs. n° 114 del 24 aprile 2001)

PONTE SULLO STRETTO DI MESSINA

PROGETTO DEFINITIVO

EUROLINK S.C.p.A.
 IMPREGILO S.p.A. (Mandatario)
 SOCIETA' ITALIANA PER CONDOTTE D'ACQUA S.p.A. (Mandatario)
 COOPERATIVA MURATORI E CEMENTISTI - C.M.C. di Ravenna Soc. Coop. a.r.l. (Mandatario)
 SACVIR S.A.U. (Mandatario)
 ISHIKAWAJIMA - HARIMA HEAVY INDUSTRIES CO. Ltd. (Mandatario)
 A.C.I. S.C.P.A. - CONSORZIO STABILE (Mandatario)

| | | | |
|--|--|--|---|
| IL PROGETTISTA Dott. Ing. R. Gatti Ordine Ingegneri Firenze n° 2157 | IL CONTRAENTE GENERALE Project Manager (Ing. P.P. Marcheselli) | STRETTO DI MESSINA Direttore Generale e RUP Validazione (Ing. G. Timmenhelli) | STRETTO DI MESSINA Amministratore Delegato (Dott. P. Gucci) |
|--|--|--|---|

COLLEGAMENTI VERSANTE SICILIA CZ0393_F0
 CANTIERI
 OPERATIVI - LOGISTICI
 CANTIERI OPERATIVI CO.76. - ANNUNZIATA
 SS2 - IMPIANTI IDRAULICI

| | | | | | |
|--------|------------|---|---------|------------|-----------|
| CODICE | | C G 2 9 0 0 P I Z D S C Z C 3 C 0 7 6 0 0 0 0 1 2 F 0 | | SCALA: | 1:500 |
| REV. | DATA | DESCRIZIONE | REDATTO | VERIFICATO | APPROVATO |
| FO | 20-06-2011 | EMISSIONE FINALE | BENELLI | BALDINI | GACCI |