



RECINZIONE A MAGLIA SCIOLTA scala 1:20

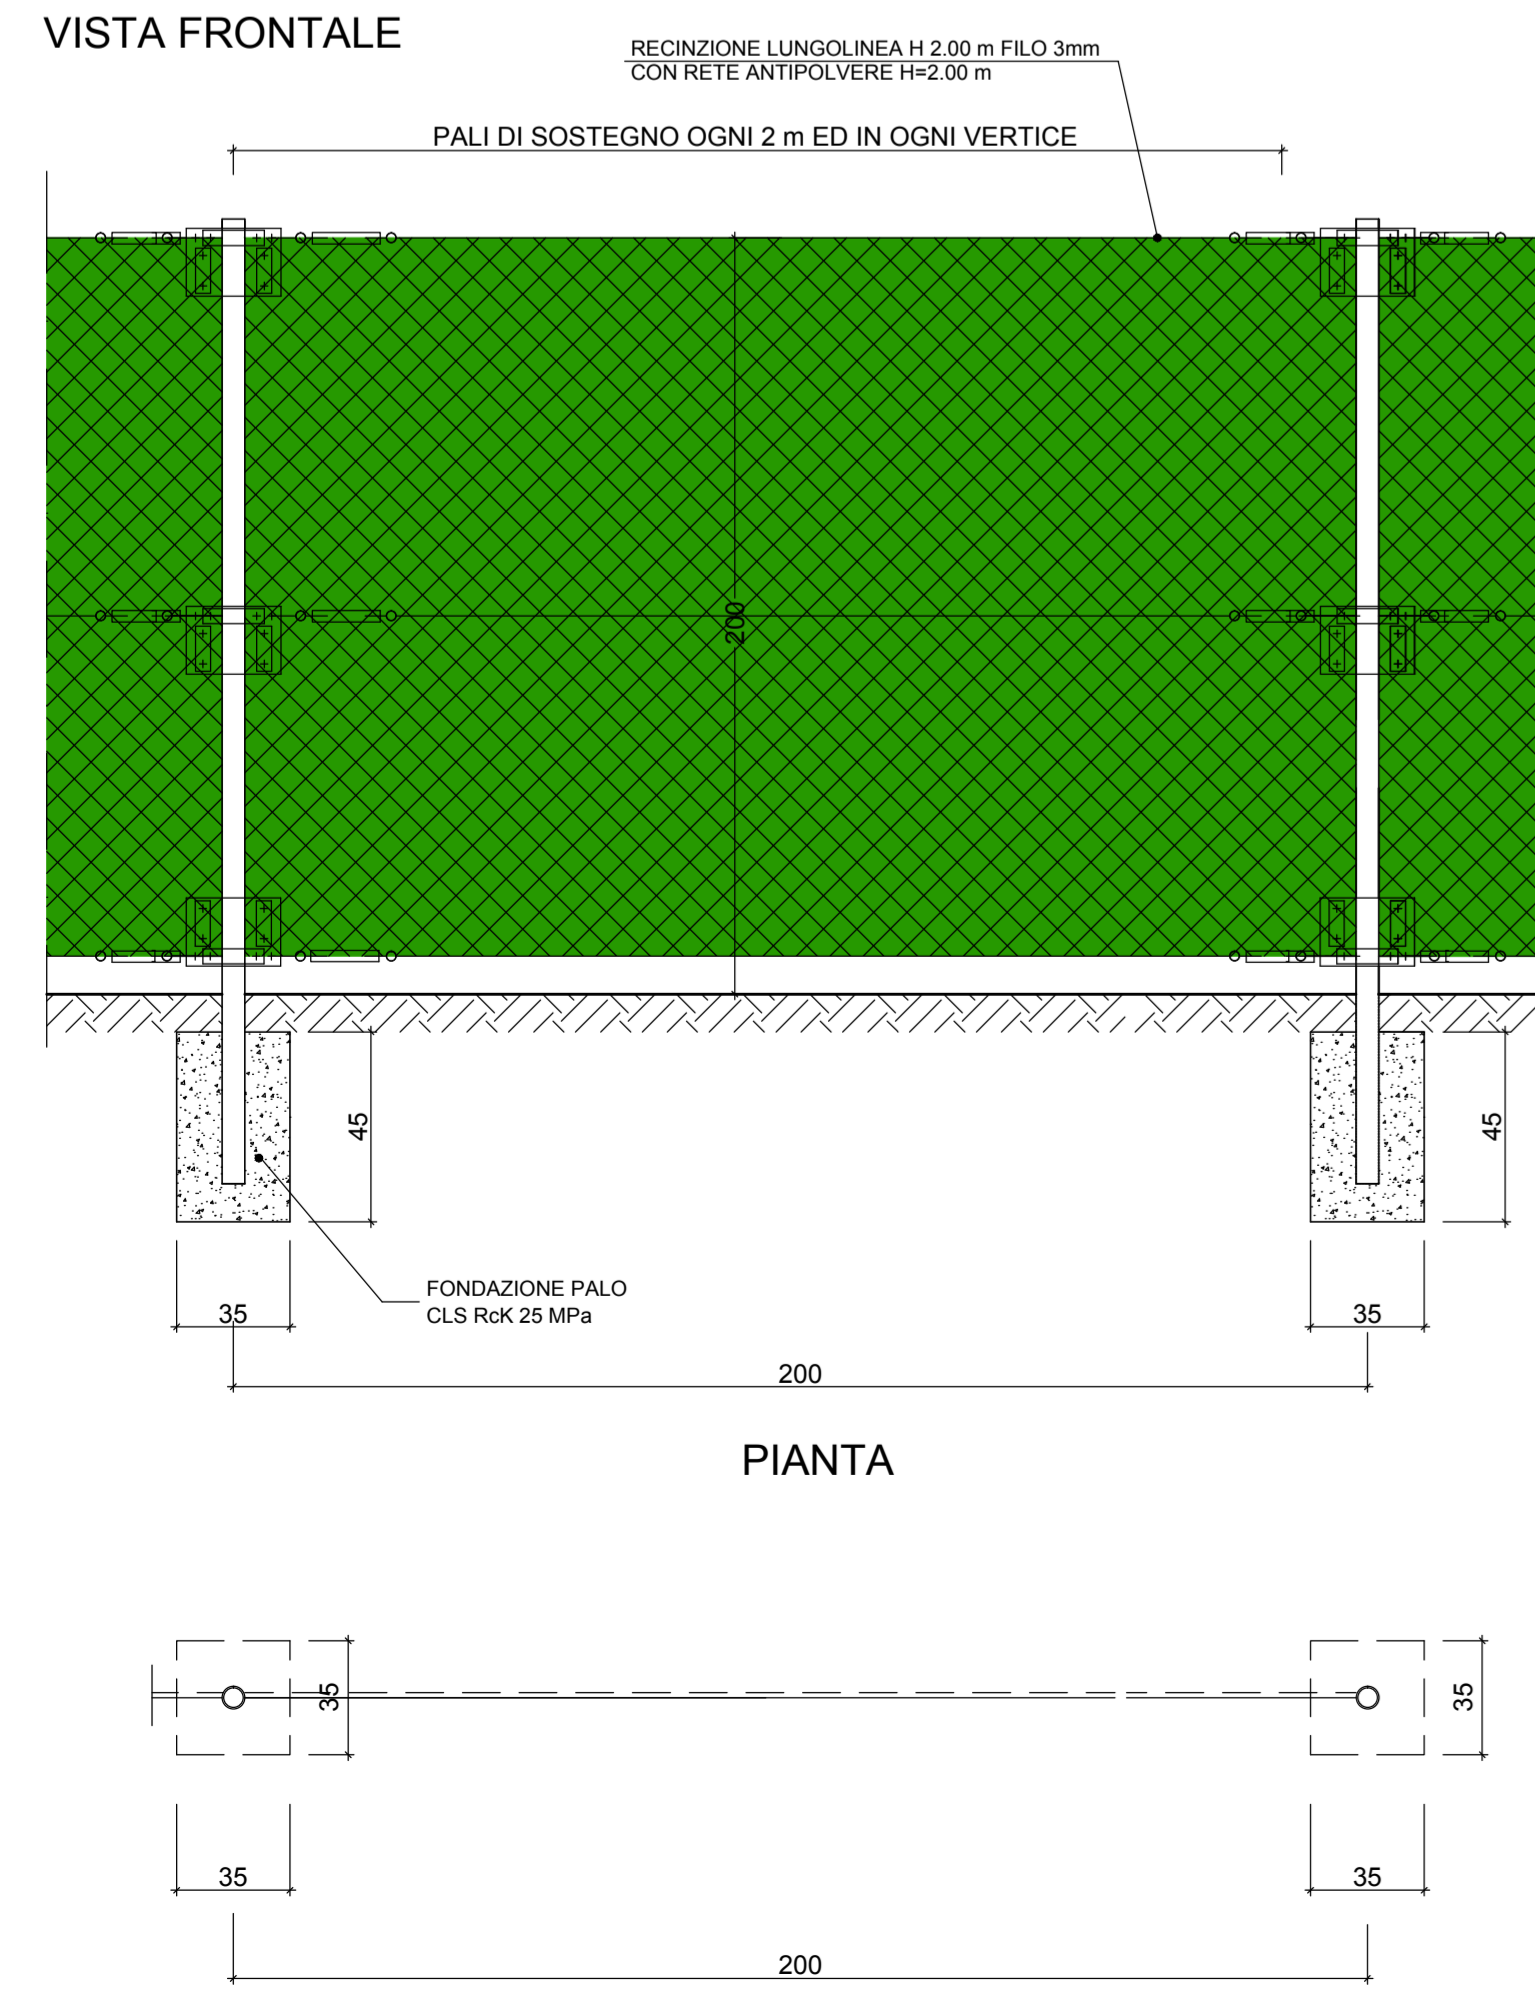

RECINZIONE A MAGLIA SCIOLTA E CANCELLO PASSO CARRABILE scala 1:20

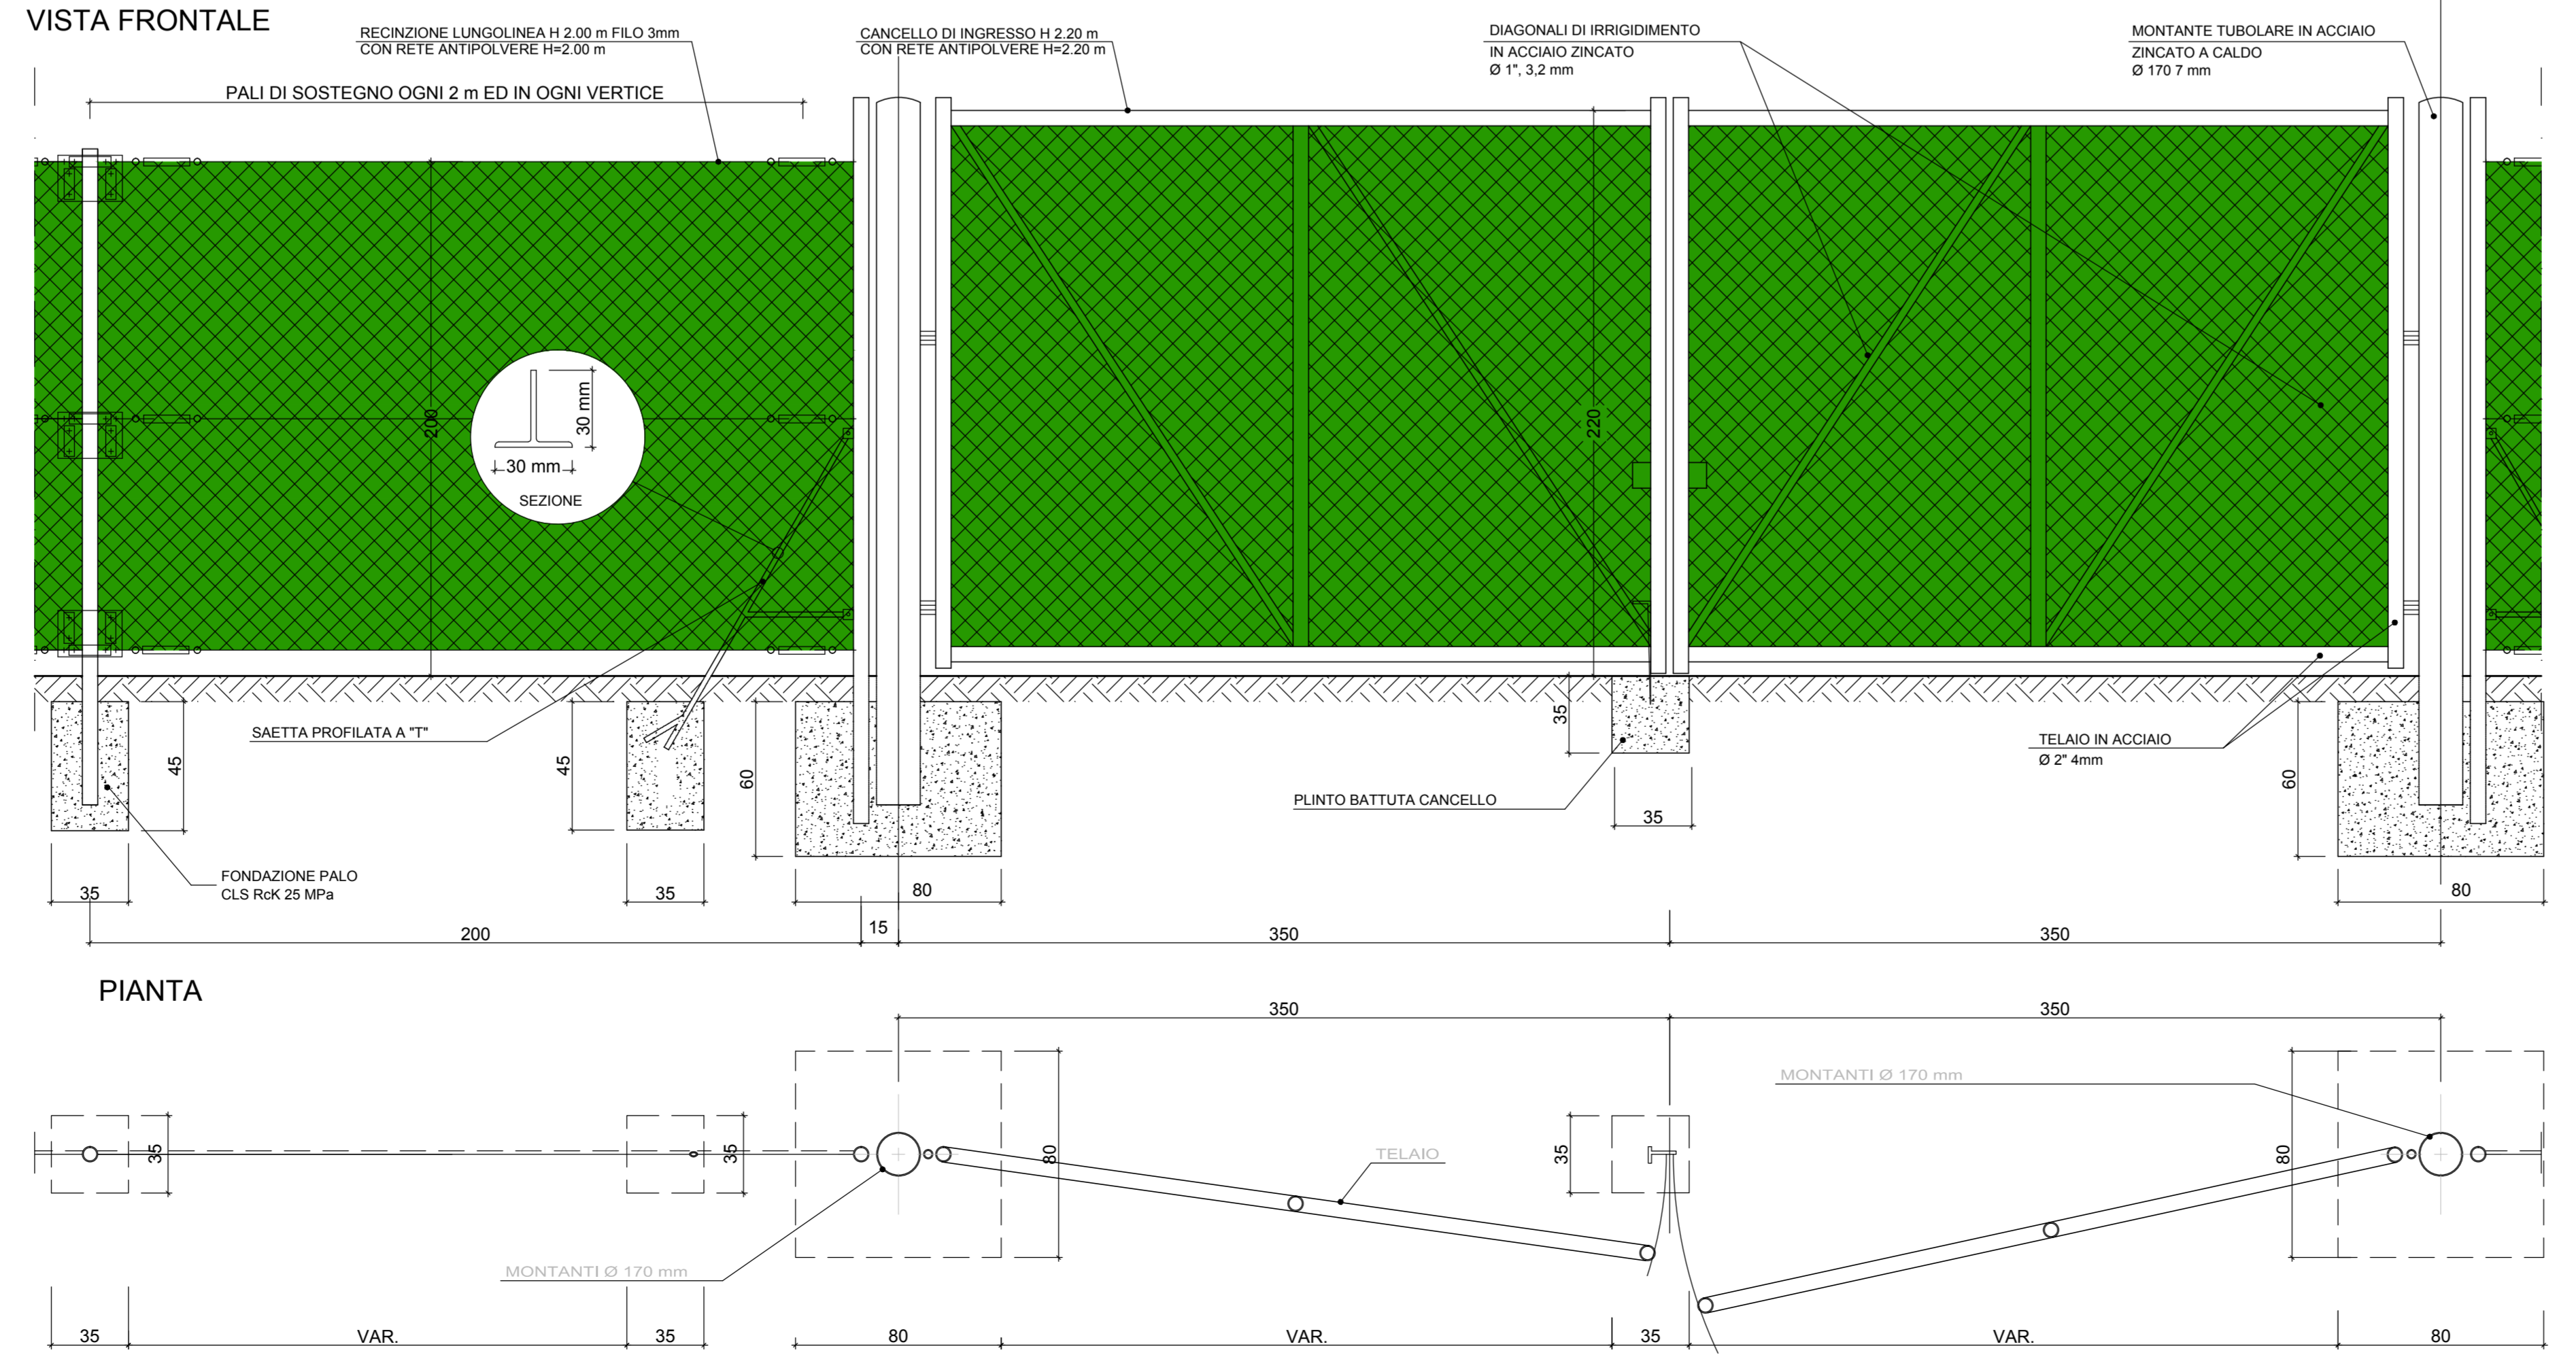

LEGENDA INSTALLAZIONI			
Pos.	Descrizione	Pos.	Descrizione
1	INGRESSO CANTIERE	28	SCALE E ASCENSORE
2	GUARDIANA	29	LOCALE PRIMO SOCCORSO
3	LAVABUITE	30	AREA STOCCAGGIO SMARINO
4	PESA A PONTE	31	UFFICINA CON RAMPA PER AUTOMEZZI
5	PUNTO CONSEGNA ENEL	32	DEPOSITO OLI USATI
6	CABINA DI TRASFORMAZIONE	33	DEPOSITO OLI USATI
7	STAZIONE DI GENERAZIONE EN. EL. (3+1 GE da 800 kVA)	34	DEPOSITO BOMBELE OSSIGENO
8	CABINA ELETTRICA BT / MT PER IMP. DI BETONAGGIO	35	DEPOSITO BOMBELE ACETILENE
9	IMPIANTO DI BETONAGGIO	36	MAGAZZINO
10	DEPOSITO ADDITIVI	37	DEPOSITO MAGAZZINO
11	IMPIANTO RISCALDAMENTO INERTI	38	LABORATORIO
12	STOCAGGIO INERTI	39	IMPIANTO PER INIEZIONI
13	IMPIANTO TRATTAMENTO ACQUE DI BETONAGGIO	40	IMPIANTO TRATTAMENTO ACQUE DI GALLERIA
14	IMPIANTO LAVAGGIO BETONIERE	41	SERBATOI ACQUA INDUSTRIALE/ANTINCENDIO
15	SERVISI IGIENICI	42	VASCA RACCOLTA ACQUE PRIMA PIOGGIA
16	SPOGLIATOI	43	PARCHESIO
17	UFFICIO DI CANTIERE	44	AREA STOCCAGGIO SMARINO PER CARATTERIZZAZIONE
18	CONTAINER DOTAZIONI DI SICUREZZA	45	VASCA DI LAMINAZIONE
19	CABINA ELETTRICA DISTRIBUZIONE MT / BT	46	VASCA RACCOLTA ACQUE PRIMA PIOGGIA
20	COMPRESSORI ARIA	47	POZZO
21	IMPIANTO VENTILAZIONE	48	DISTRIBUTORE GASOLIO
22	GRU A PORTALE	49	TRAMOGGIA PER SCARICO CLS ALL'IMP. DISTRIBUZIONE
23	VASCA RACCOLTA SMARINO		
24			
25			
26			
27			
30			
31			
32			
33			
34			
35			
36			
37			
38			
39			
40			
41			
42			
43			
44			
45			
46			

LEGENDA

- BARRIERA ACUSTICA H=7.00 mt.
- BARRIERA ACUSTICA H=6.00 mt.
- RECINZIONE A MAGLIA SCIOLTA H=2.00 mt. CON RETE ANTIPOLVERE

COMMITTENTE: **RFI** RETE FERROVIARIA ITALIANA GRUPPO FERROVIE DELLO STATO ITALIANO

ALTA Sorveglianza: **ITALFERR** GRUPPO FERROVIE DELLO STATO ITALIANO

GENERAL CONTRACTOR: **COCLV**

INFRASTRUTTURE FERROVIARIE STRATEGICHE DEFINITE DALLA LEGGE OBIETTIVO N.443/01

TRATTA A.V./A.C. TERZO VALICO DEI GIOVI
PROGETTO ESECUTIVO

CA22 - CANTIERE OPERATIVO PERNIGOTTI COP6

RECINZIONE E CANCELLI DI INGRESSO
PLANIMETRIA E PARTICOLARI

GENERAL CONTRACTOR CoclV Ing. M. Milano	DIRETTORE LAVORI	SCALA: VARIE					
COMMESSA 1 G 5 1	LOTTO 0 1	FASE E					
ENTE C V	TIPO DOC. A Z	OPERASDISCIPLINA C A 2 2 0 1					
PROG. PROGETTAZIONE 1 1 0	REV. A						
Rev. Descrizione emissione	Redatto	Data	Verificato	Data	Progettista	Data	IL PROGETTISTA
A00	Prima Emissione	COCV	25/07/2019	COCV	25/07/2019		

Nome File: I01-01-E-CV-A2-CA22-01-119-A00
CLP: F31-0220000000