





LEGENDA INSTALLAZIONI			
Pos.	Descrizione	Pos.	Descrizione
01	PROBANDO CANTIERE	10	SCALE E ASCENSORE
02	GUARDIANIA	11	LOCALE PRIMO SOCCORSO
03	LAVABIANCHIE	12	AREA STOCCAGGIO SMARINO
04	PESA A PONTE	13	OFFICINA CON RAMPA PER AUTOMEZZI
05	PUNTO CONSEGNA ENEL	14	DEPOSITO OLII NUOVI
06	CABINA DI TRASFORMAZIONE	15	DEPOSITO OLII USATI
07	STAZIONE DI GENERAZIONE ENI EL. (3+1 GE da 900 kVA)	16	DISLEAZIONE PER OFFICINA
08	CABINA ELETTRICA BT / MT PER IMP. DI BETONAGGIO	17	DEPOSITO BOMBOLE OSSIGENO
09	IMPIANTO DI BETONAGGIO	18	DEPOSITO BOMBOLE ACETILENE
10	DEPOSITO ADATTIVI	19	MAGAZZINO
11	IMPIANTO RISCALDAMENTO INERTI	20	DEPOSITO MAGAZZINO
12	STOCCAGGIO INERTI	21	LABORATORIO
13	IMPIANTO TRATTAMENTO ACQUE DI BETONAGGIO	22	IMPIANTO PER INIEZIONI
14	IMPIANTO LAVAGGIO BETONIERE	23	IMPIANTO TRATTAMENTO ACQUE DI GALLERIA
15	SERVIZI IGIENICI	24	SERBATOI ACQUA INDUSTRIALE/ANTINCENDIO
16	SPIGOLATORI	25	VASCA RACCOLTA ACQUE PRIMA PIOGGIA
17	UFFICI DI CANTIERE	26	PARCHING
18	CONTAINER DOTAZIONI DI SICUREZZA	27	AREA STOCCAGGIO SMARINO PER CARATTERIZZAZIONE
19	CABINA ELETTRICA DISTRIBUZIONE MT / MT / BT	28	VASCA DI LAMINAZIONE
20	COMPRESSORI ARIA	29	VASCA RACCOLTA ACQUE PRIMA PIOGGIA
21	IMPIANTO VENTILAZIONE	30	POZZO
22	GRU A PORTALE	31	DISTRIBUTORE GASOLIO
23	VASCA RACCOLTA SMARINO	32	PERIMETRO DI CANTIERE
24	TRAMOGGIA PER SCARICO CLS ALL'IMP. DISTRIBUZIONE		

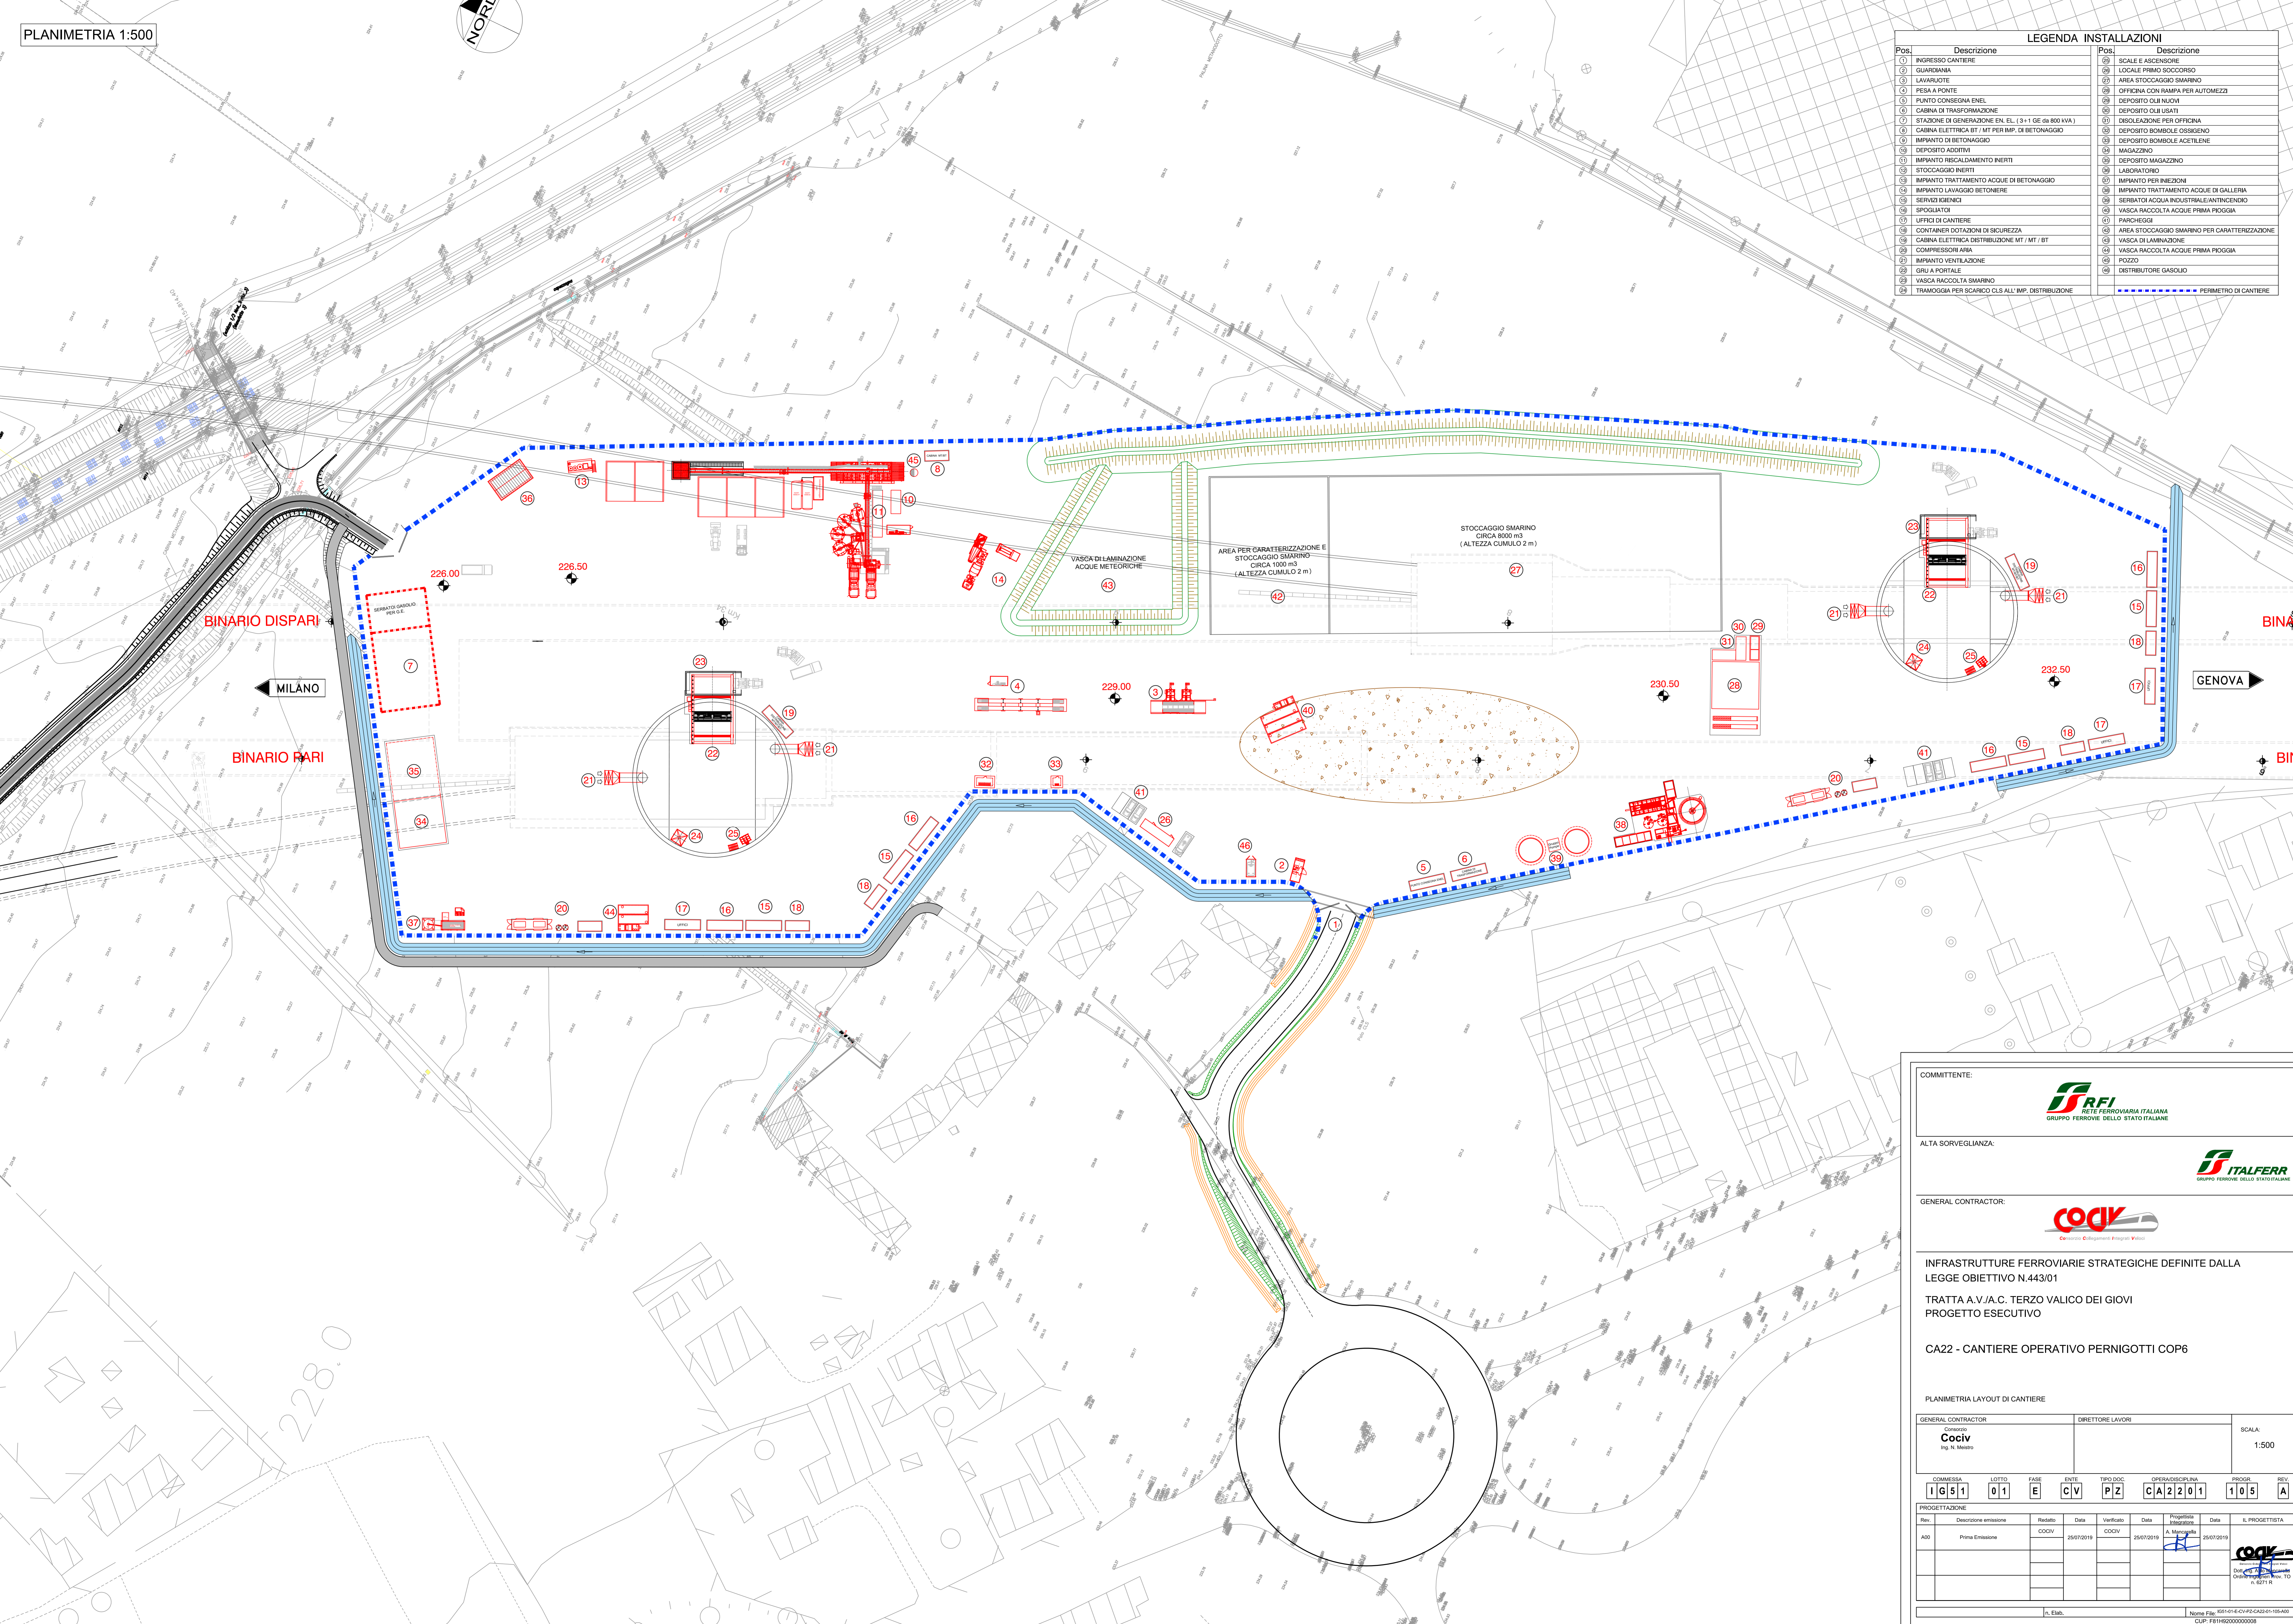

COMMITTENTE:  **RFI**
RETE FERROVIARIA ITALIANA
GRUPPO FERROVIE DELLO STATO ITALIANE

ALTA Sorveglianza:  **ITALFERR**
GRUPPO FERROVIE DELLO STATO ITALIANE


GENERAL CONTRACTOR:  **COOIV**
Costruzioni e Impianti Integrati

INFRASTRUTTURE FERROVIARIE STRATEGICHE DEFINITE DALLA LEGGE OBIETTIVO N.443/01
TRATTA A.V./A.C. TERZO VALICO DEI GIOVI
PROGETTO ESECUTIVO

CA22 - CANTIERE OPERATIVO PERNGOTTI COP6

PLANIMETRIA LAYOUT DI CANTIERE

GENERAL CONTRACTOR Cociv Ing. N. Meiro	DIRETTORE LAVORI	SCALA: 1:500
COMMESSA: 1 G 5 1	LOTTO: 0 1	FASE: E
ENTE: C V	TIPO DOC: P Z	OPERAZIONE/PIANA: C A 2 2 0 1
PROG.:	1 0 5	REV: A

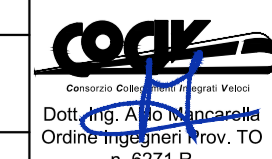PROGETTAZIONE	Rev.	Descrizione emissione	Redatto	Data	Verificato	Data	Progettato	Data	IL PROGETTISTA
A00		Prima Emissione	COOIV	25/07/2019	COOIV	25/07/2019	A. Manacorda	25/07/2019	

Nome File: I05141E-CV-FCAC22-01-05-A00
CUP: F81H200000008