



PIANTA PIANO PRIMO (LUCI)

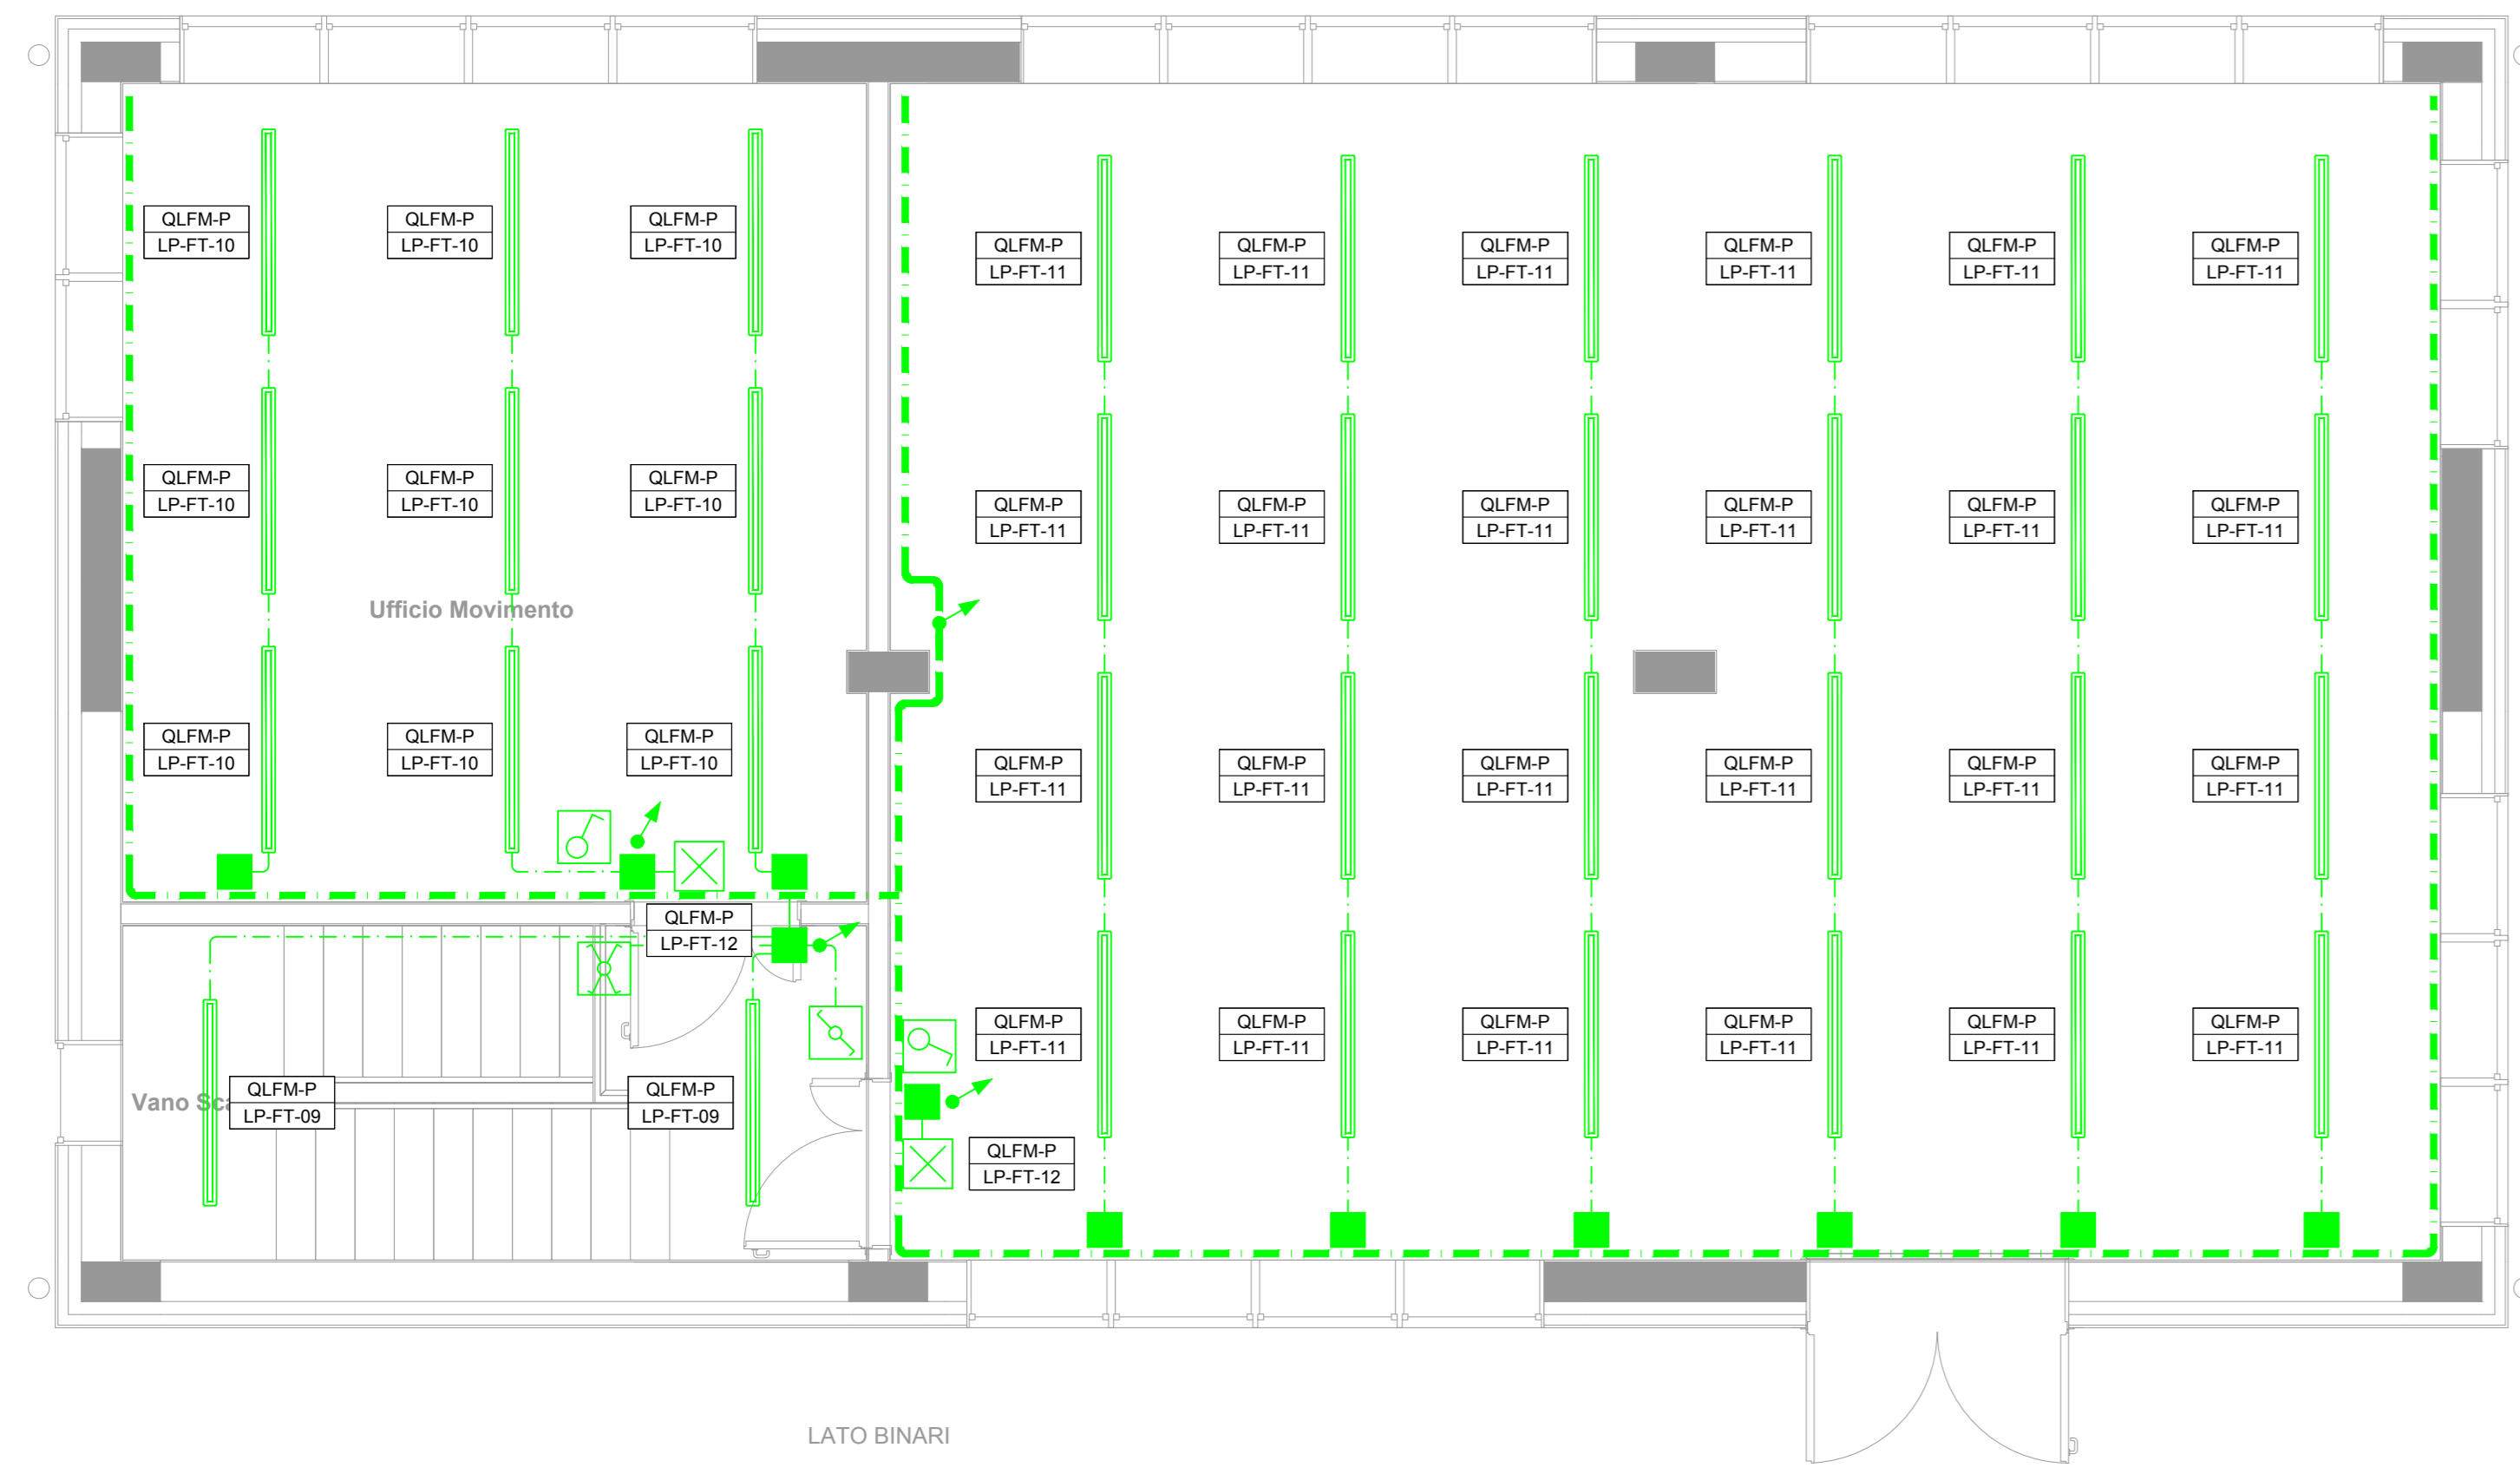


PIANTA PIANO PRIMO (FORZA MOTTRICE)

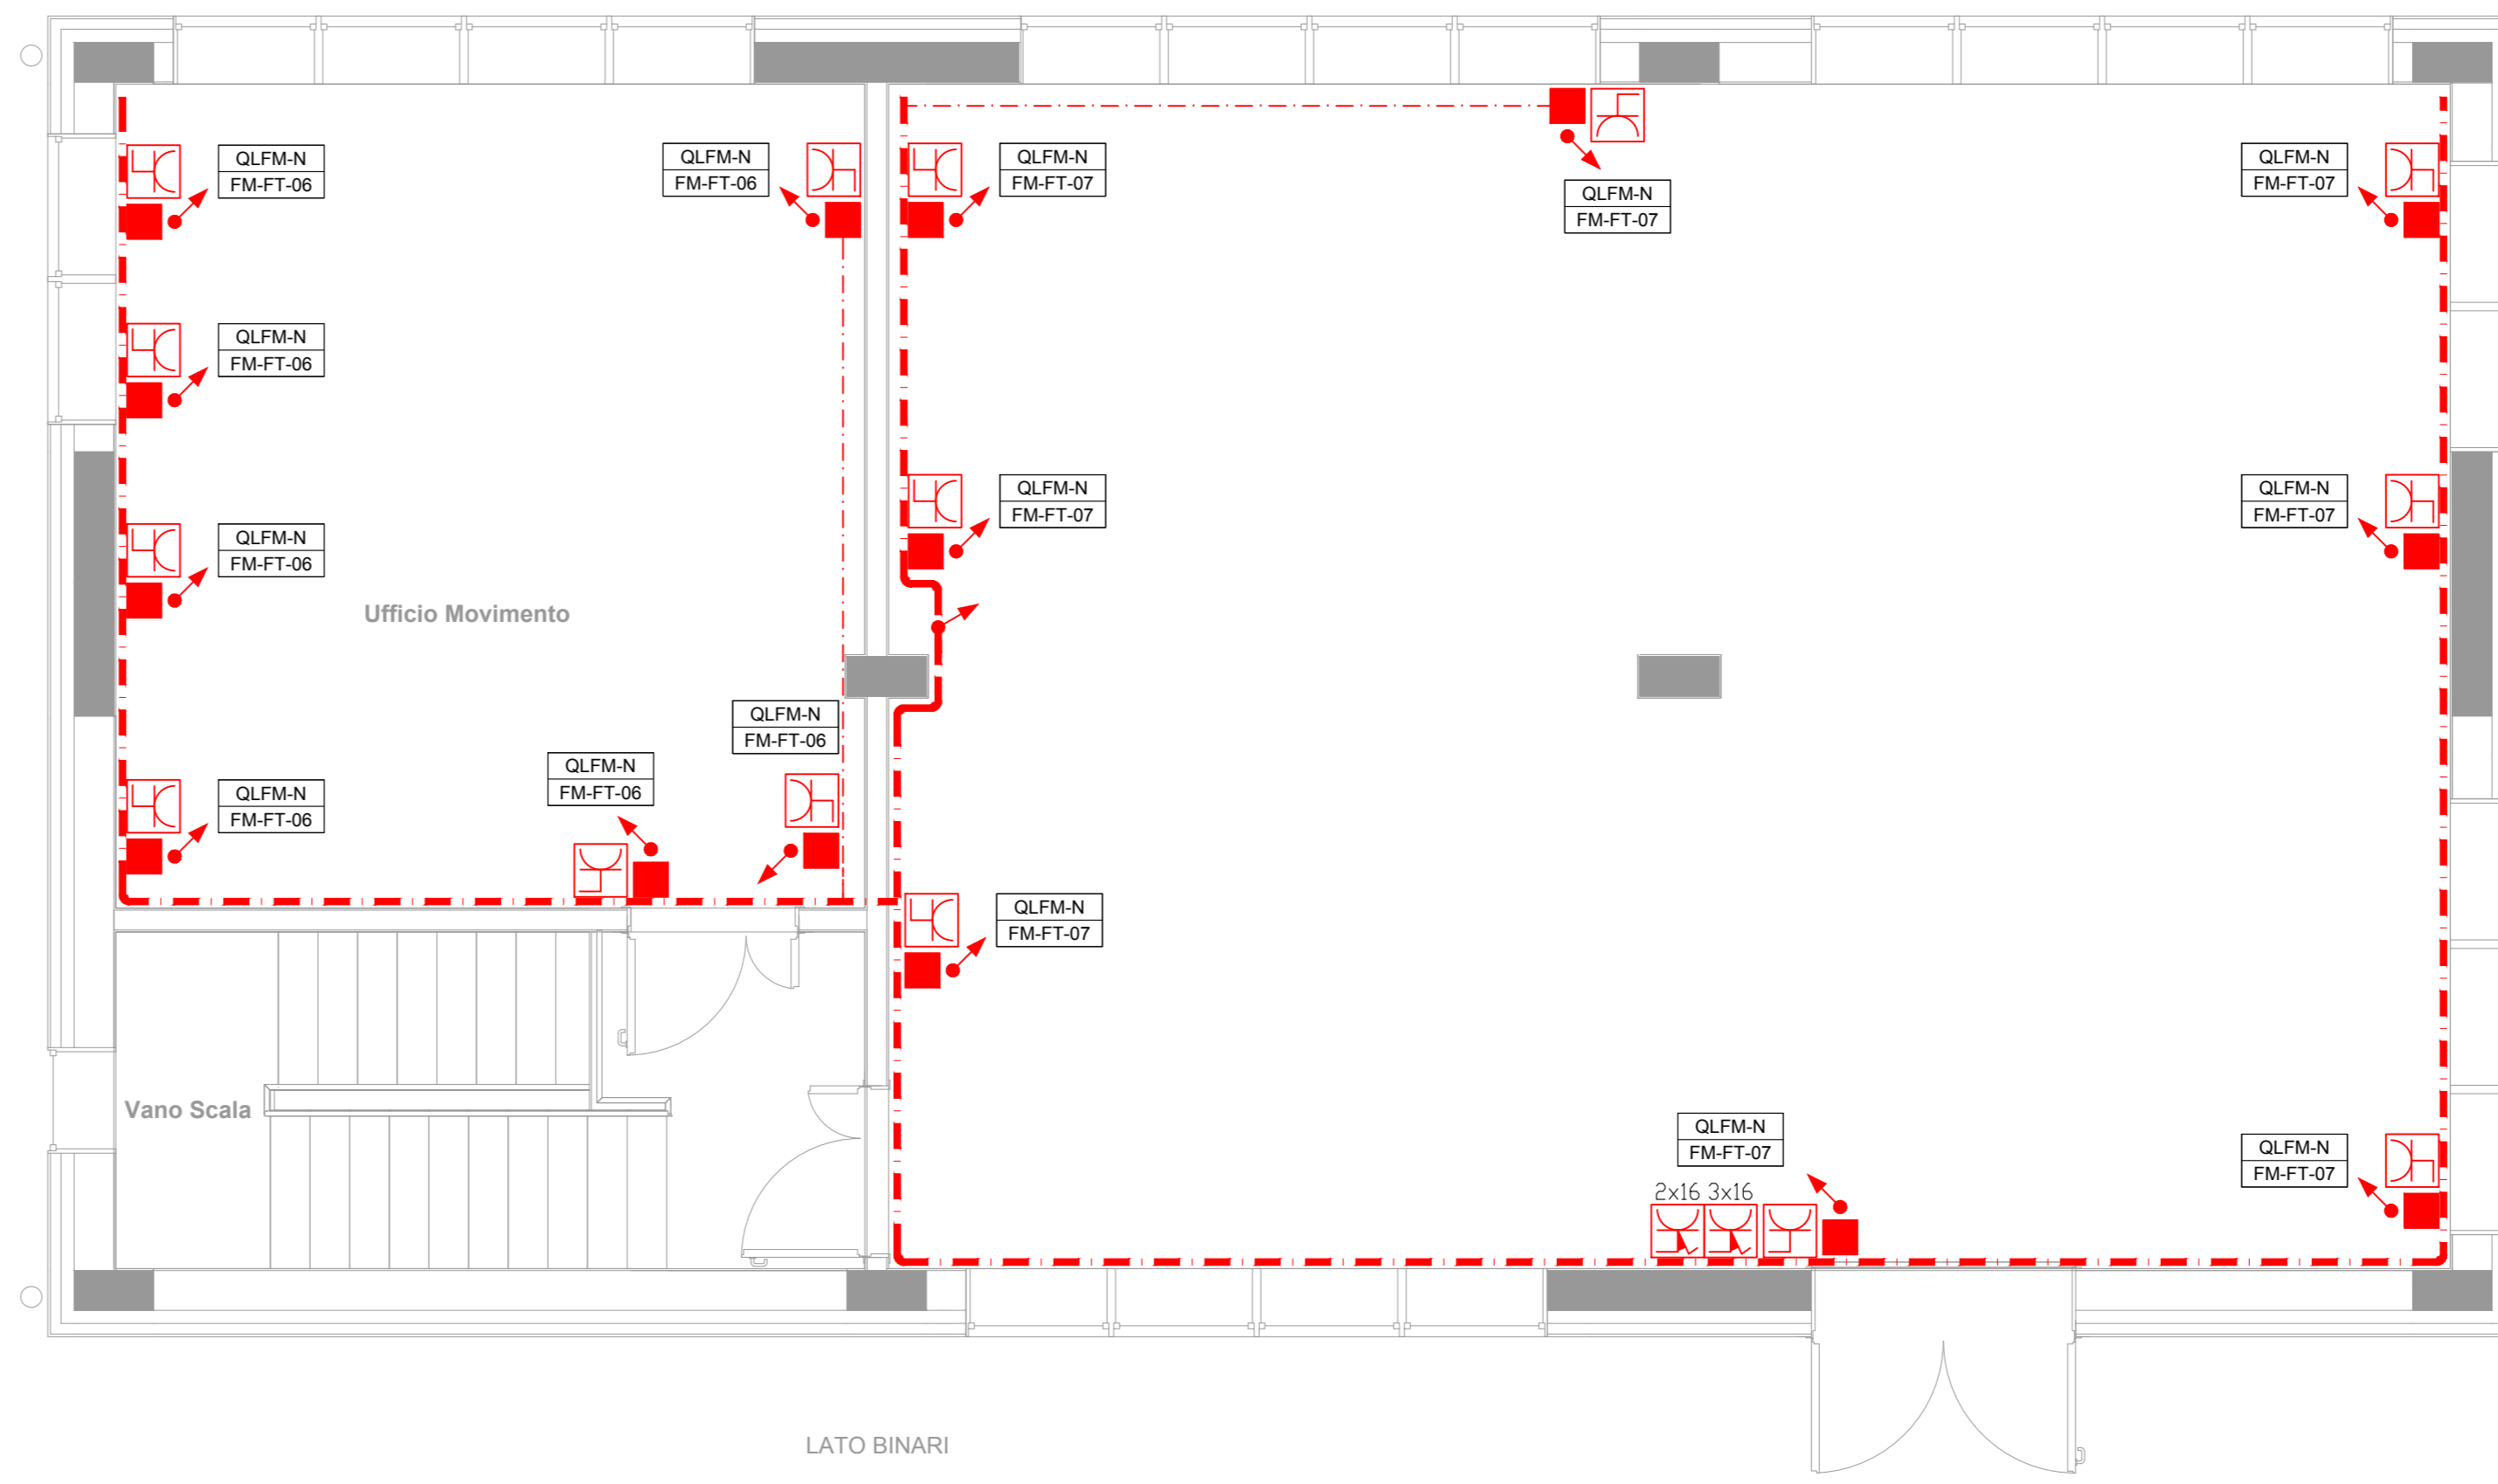


LEGENDA SIMBOLI IMPIANTI LFM

	Apparecchio illuminante per installazione a plafone o a sospensione, lampada LED 30W, grado di protezione IP65
	Apparecchio illuminante per installazione ad incasso, lampada LED 47W, grado di protezione IP20
	Apparecchio illuminante per installazione ad incasso, lampada LED 15W, grado di protezione IP44
	Plafoniera di emergenza
	Indica apparecchi alimentati da circuito di continuità (no-break)
	Interruttore
	Deviatore
	Pulsante
	Pressa 2P+T 16A 230V tipo P40 - Frutto in resina per installazione in scabbia in resina P40 da parete
	Gruppo presa industriale in materiale termoplastico per montaggio a parete composto da: 1 presa IP44 interbloccata CEE 17 2P+T 16A 230V 1 presa IP44 interbloccata CEE 17 3P+T 16A 400V
	Montante saltafessura
	Scabbia di derivazione in lega leggera 100x100x50mm - grado di protezione IP55 - nocciola classe II
	Canalotta in acciaio zincato 160x100mm per distribuzione principale circuiti di alimentazione "Normale"
	Canalotta in acciaio zincato 160x100mm per distribuzione principale circuiti di alimentazione "No-break"
	Tubo in PVC rigido Ø32mm per distribuzione secondaria circuiti di alimentazione "Normale"
	Tubo in PVC rigido Ø32mm per distribuzione secondaria circuiti di alimentazione "No-break"

PIANTA PIANO TERRA (LUCI)

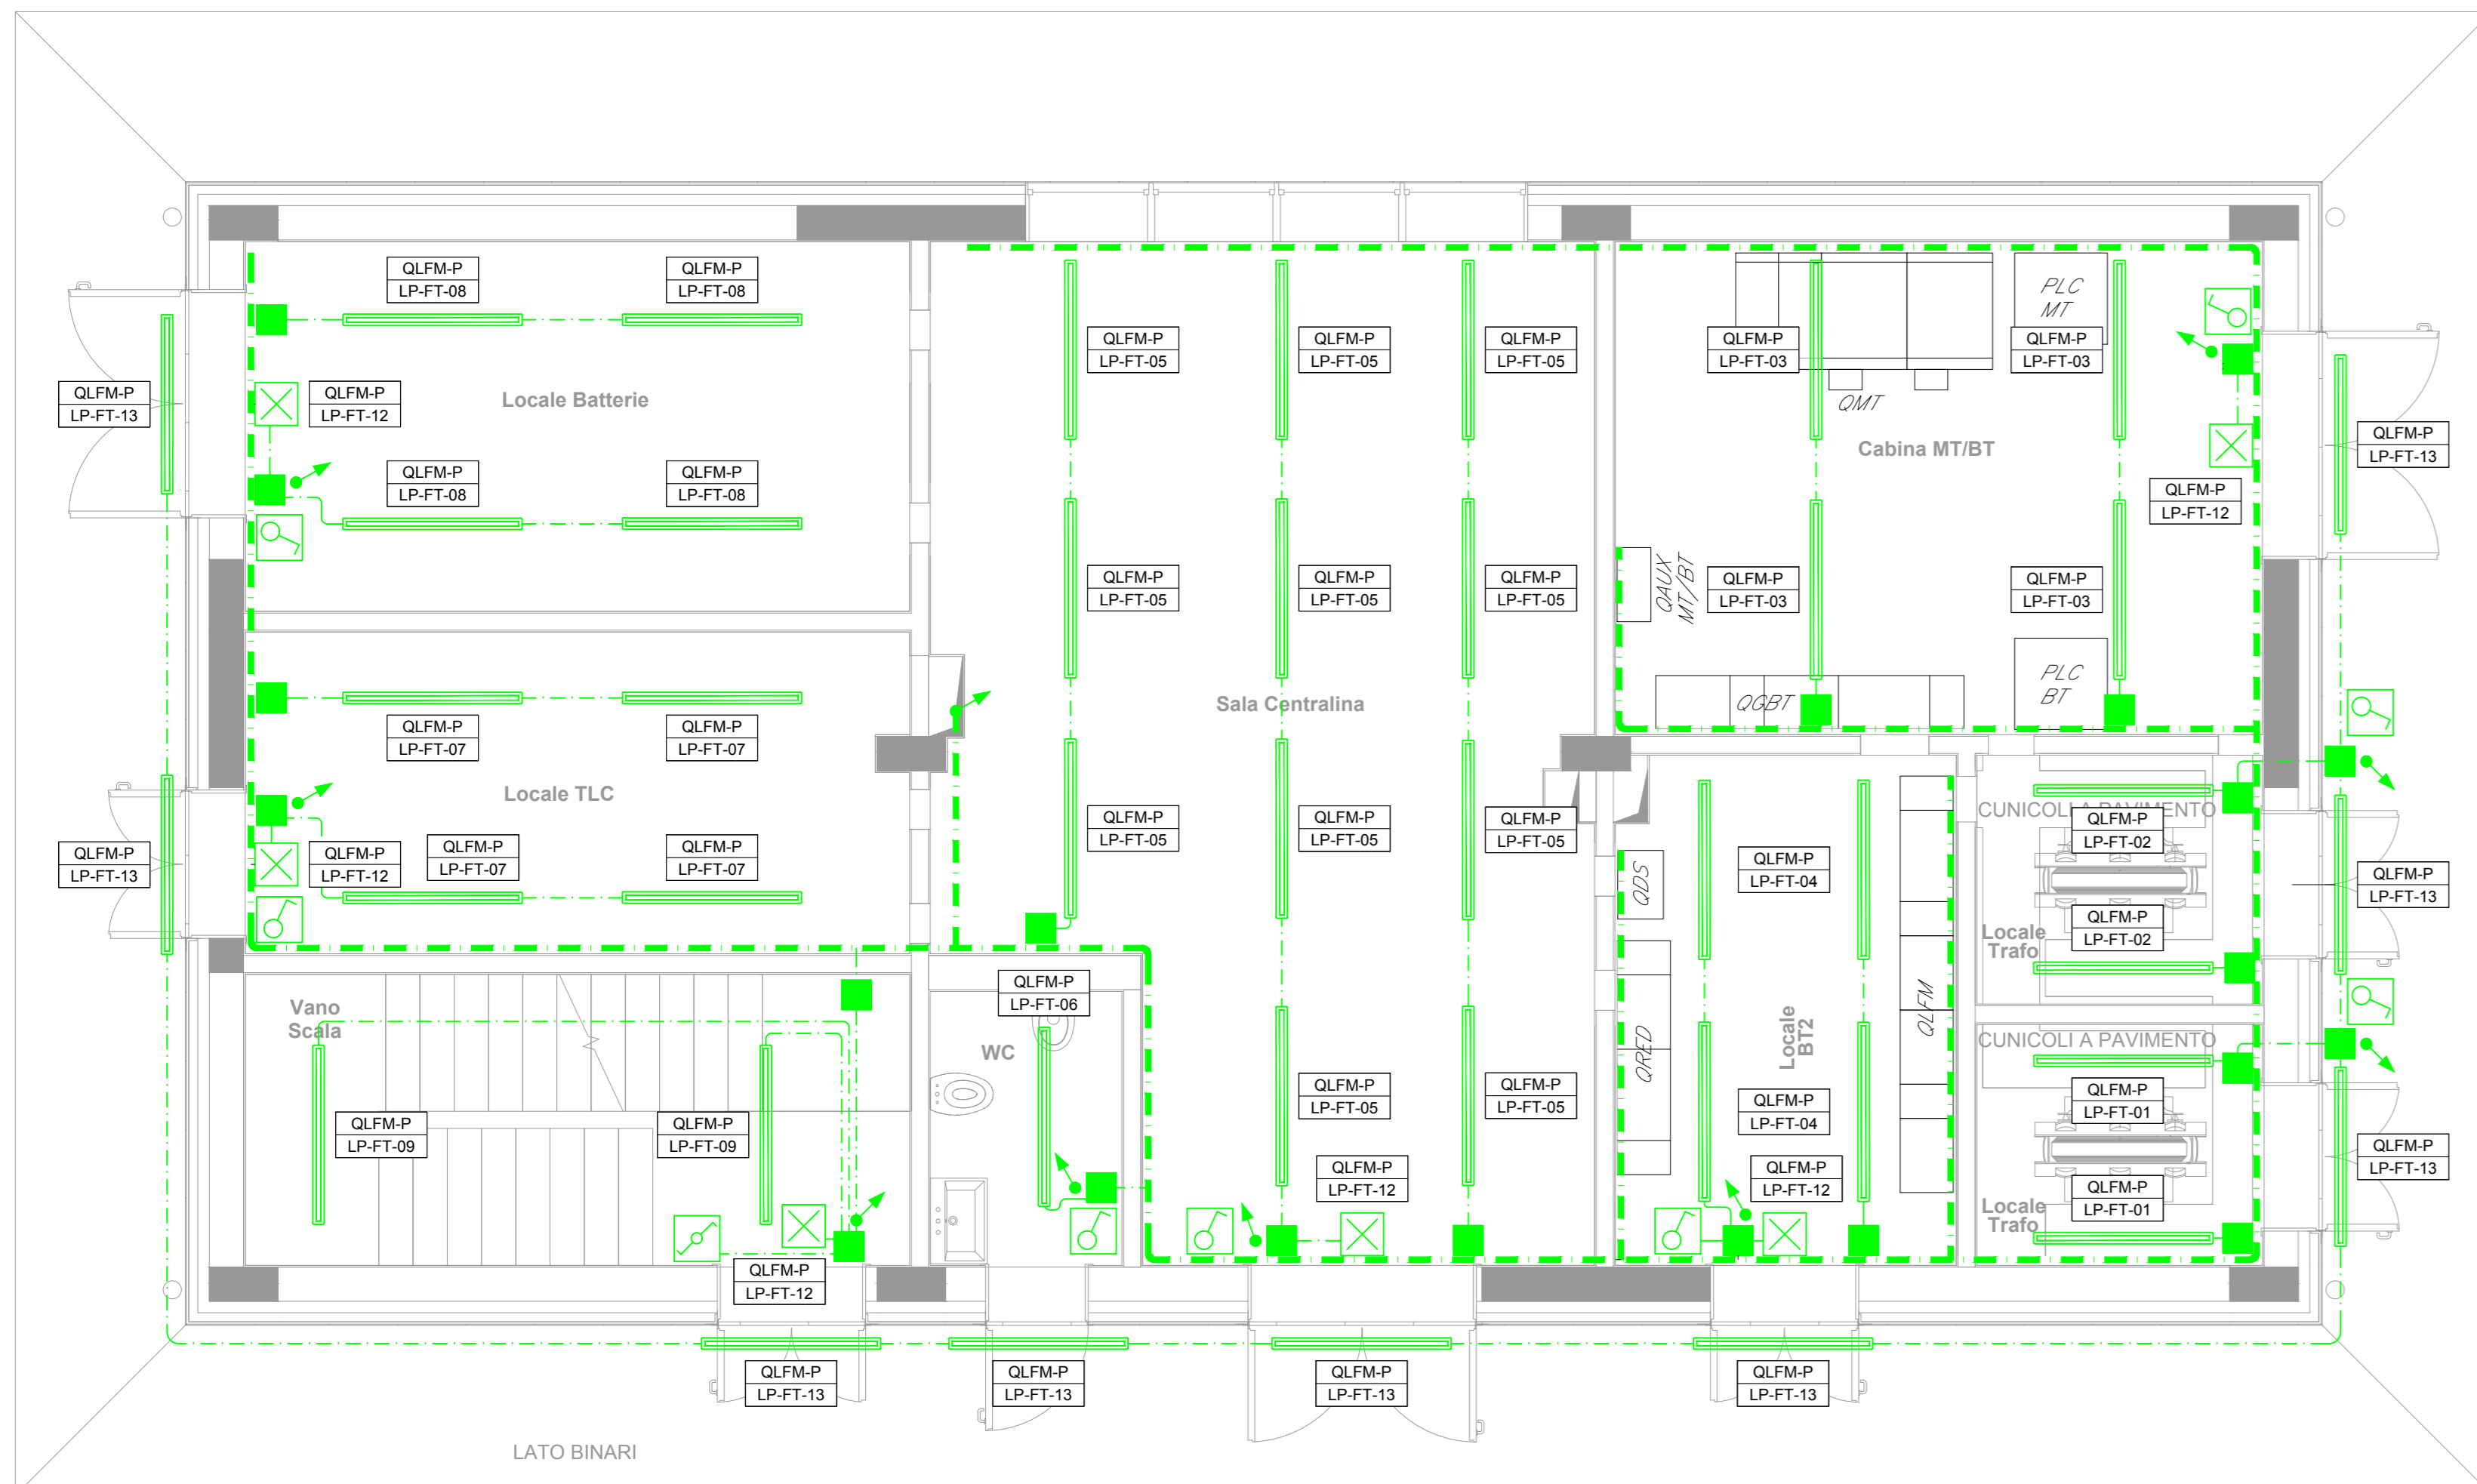

PIANTA PIANO TERRA (FORZA MOTTRICE)

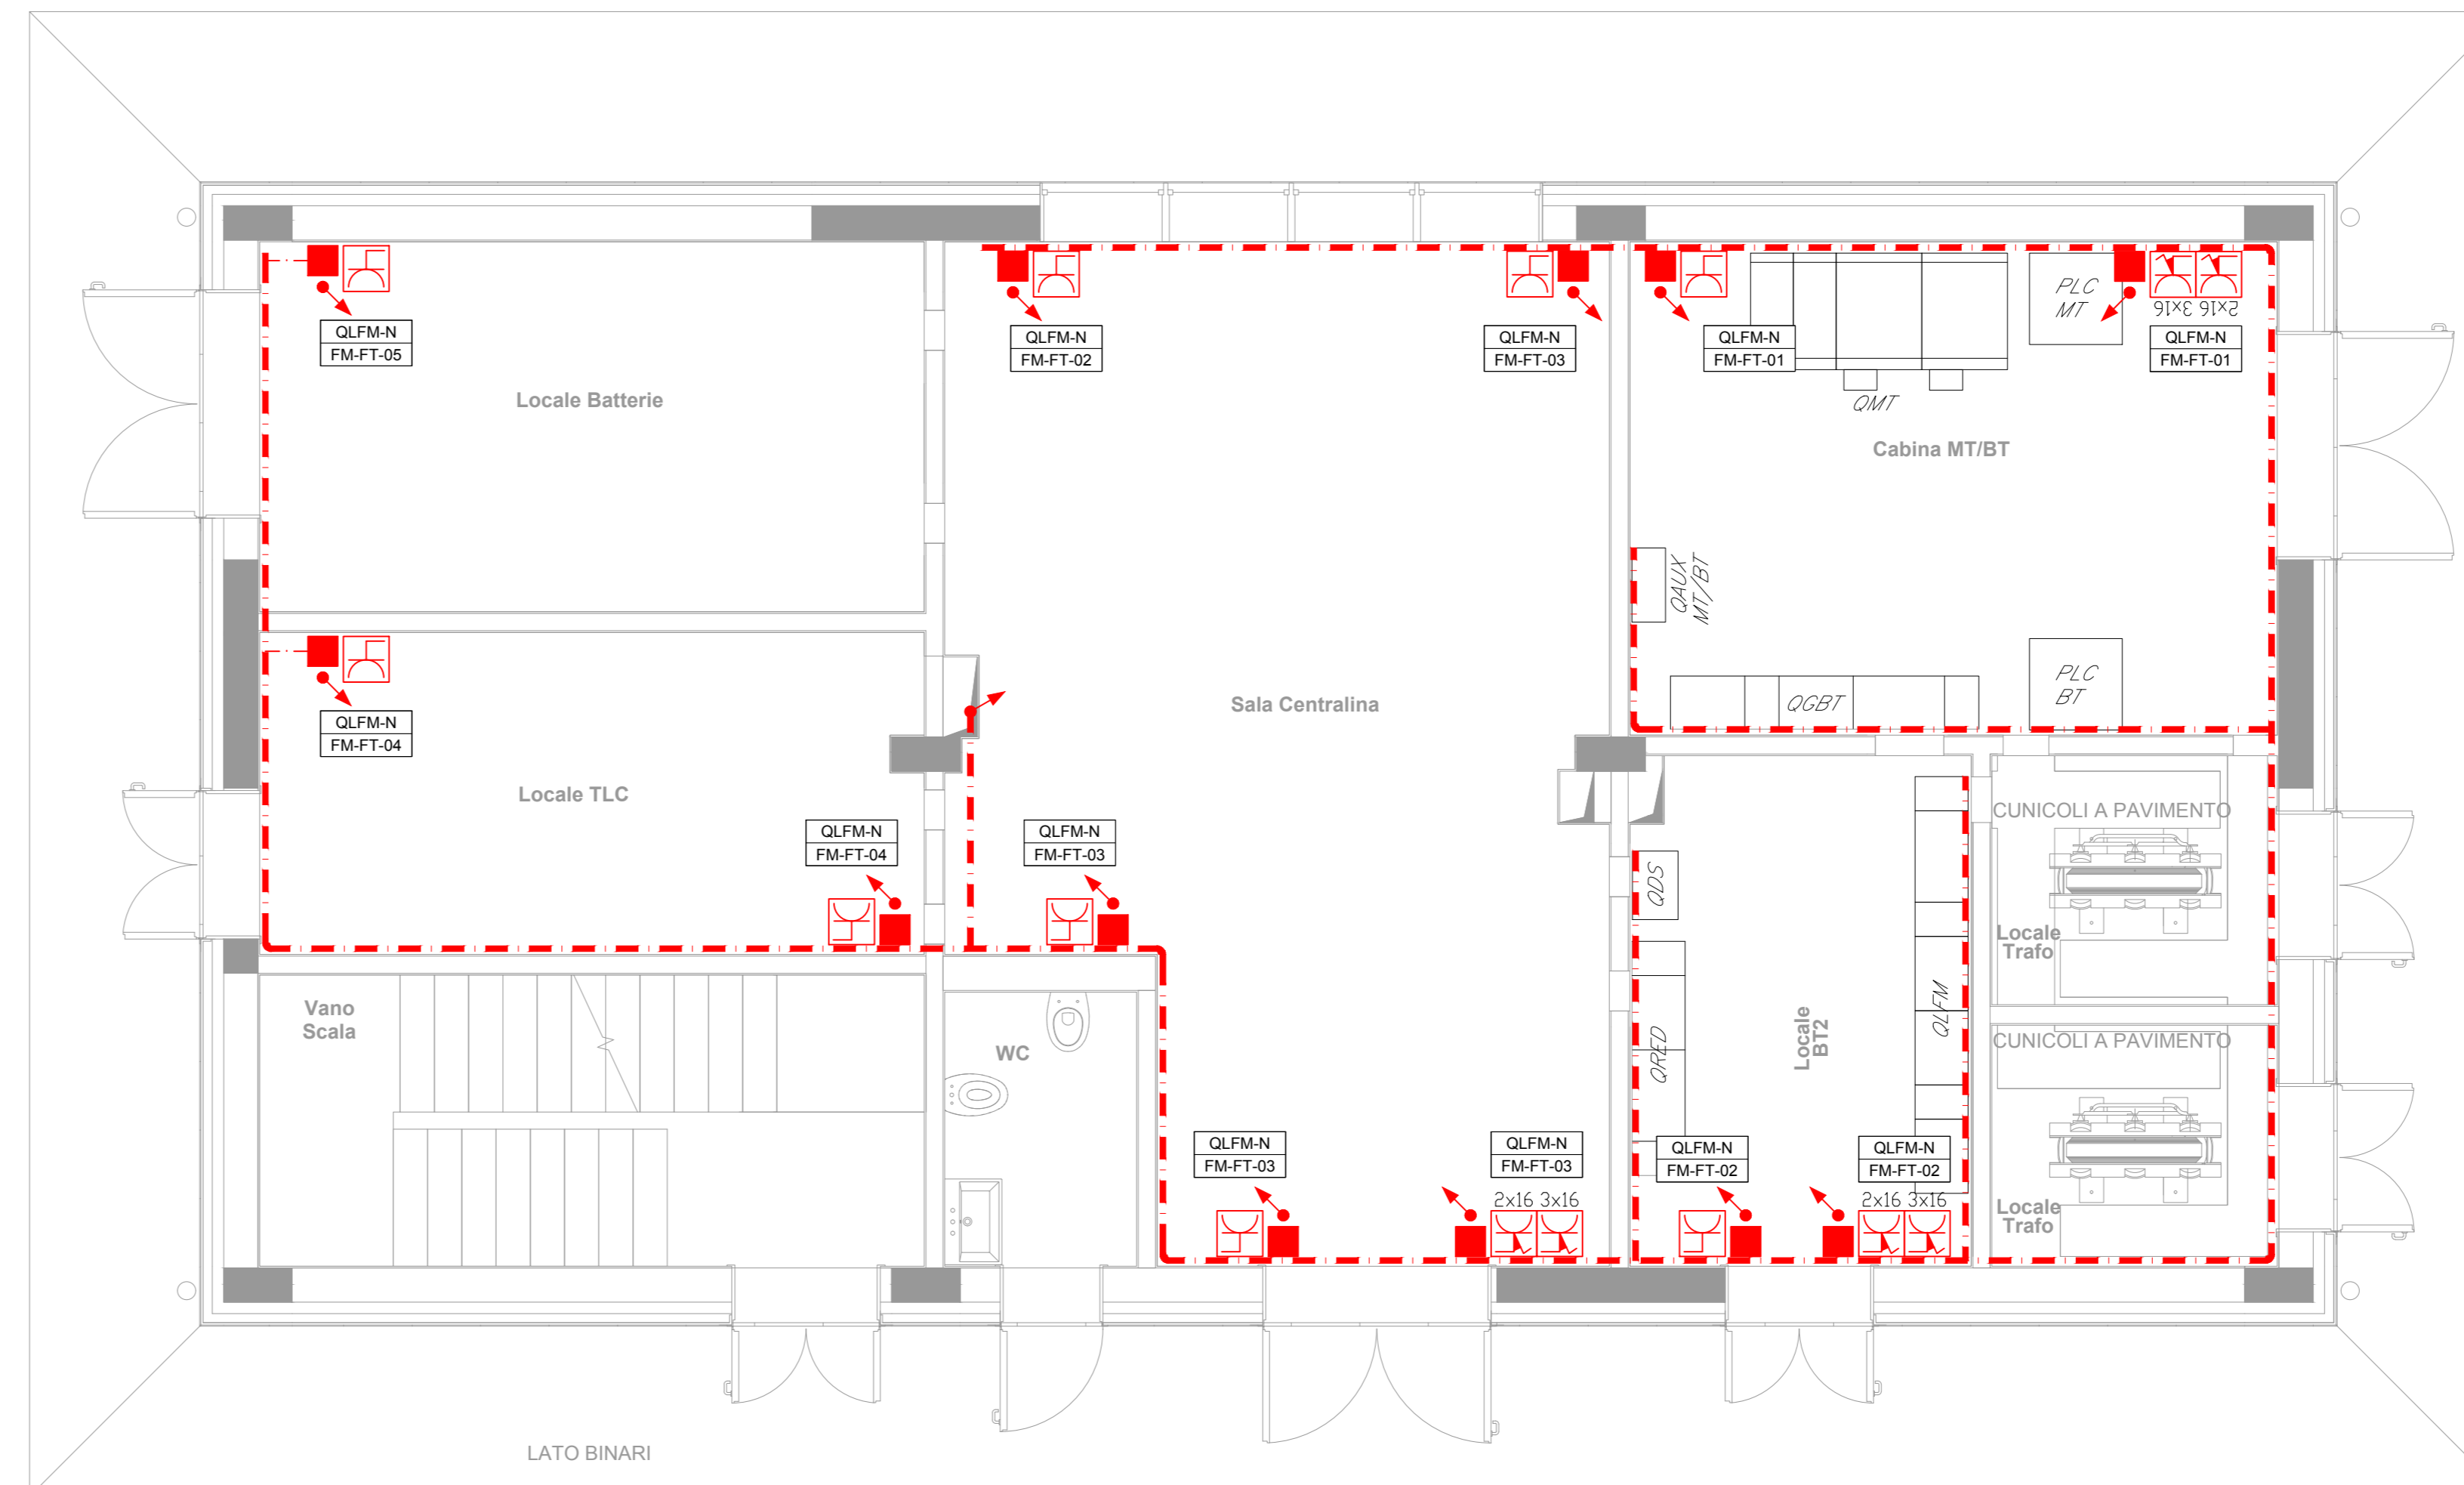

COMITENTE: **RFI**
RAIUTE FERROVIARIA ITALIANA
GRUPPO FERROVIE DELLO STATO ITALIANE

PROGETTAZIONE: **ITALFERR**
GRUPPO FERROVIE DELLO STATO ITALIANE

DIREZIONE TECNICA
UO TECNOLOGIE NORD

PROGETTO DEFINITIVO

POTENZIAMENTO DELLA LINEA MILANO - GENOVA
QUADRUPPLICAMENTO TRATTA MILANO ROGOREDO - PAVIA
FASE 1 - QUADRUPPLICAMENTO MI ROGOREDO - PIEVE EMANUELE

Pieve Emanuele - PC ACC
Lay out disposizione apparecchiature LFM fabbricato - PC/ACC

SCALA: 1:50

COMMESSA	LOTTO	FASE	ENTE	TIPO DOC.	OPERA/DISCIPLINA	PROGR.	REV.
NM02	10	D	58	PA	LF0300	011	A

Revis.	Descrizione	Redatto	Data	Verificato	Data	Approvato	Data	Autorizzato/Nota
A	Emissione definitiva		1. Gennaio Nov. 2018		5. Aprile Nov. 2018		5. Aprile Nov. 2018	18. Ottobre Nov. 2018