



PIANTA PIANO PRIMO (IMP. DI TERRA)

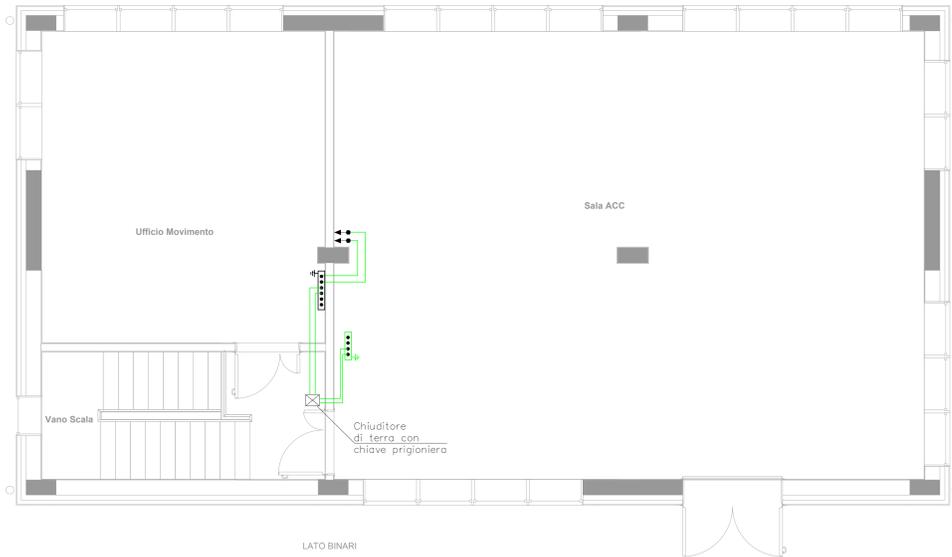

PARTICOLARE POZZETTO CON DISPERSORE (Fuori scala)

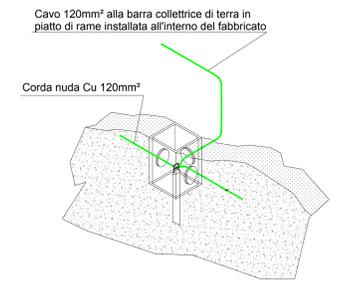


LEGENDA

SIMBOLO	DESCRIZIONE
	Corda di rame nuda interrata a 60 cm di profondità - sez. 120mm ²
	Collegamento di terra in cavo unipolare FG17 450/750 V sez. 120mm ² al collettore di terra interno
	Pozzetto 45x45cm con dispersore verticale di terra L=3 m costituito da paline componibili (l=1,5m) in acciaio ramato
	Nodo equipotenziale in piatto di rame dim.500x50x5mm
	Morsetto di collegamento di terra
	Barra di terra di quadro

PIANTA PIANO TERRA (IMP. DI TERRA)

1 Corda in alluminio 120mmq interrata a 0,6m di profondità

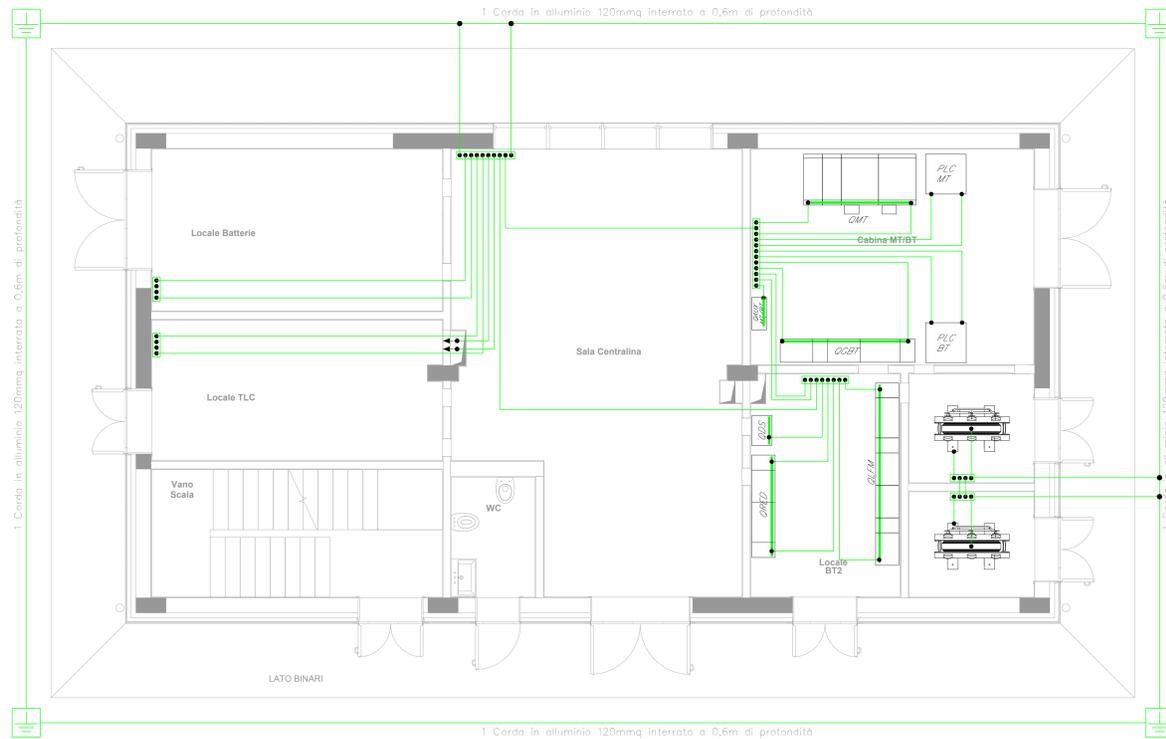

COMITENTE:



PROGETTAZIONE:



DIREZIONE TECNICA
UO TECNOLOGIE NORD

PROGETTO DEFINITIVO

POTENZIAMENTO DELLA LINEA MILANO - GENOVA
QUADRUPPLICAMENTO TRATTA MILANO ROGOREDO - PAVIA
FASE 1 - QUADRUPPLICAMENTO MI ROGOREDO - PIEVE EMANUELE

Pieve Emanuele - PC ACC
Layout impianto di terra - PC/ACC

SCALA:
1:50

COMMESSA LOTTO FASE ENTE TIPO DOC. OPERA/DISCIPLINA PROGR. REV.

NM02 10 D 58 PX LF0300 011 A

Rev.	Descrizione	Redatto	Data	Verificato	Data	Approvato	Data	Autorizzato/Nota
A	Emissione definitiva		1. Maggio 2018		1. Maggio 2018		1. Maggio 2018	

File: N462009P020011A

n. Esab.: