

NOTE GENERALI

NOTE:
MATERIE TUBI:
ACCIAIO INOSSIDABILE (SISTEMA DI ANTINCENDIO E DI LAVAGGIO)
GRG. VETRORESINA EPOSSIDICA (SISTEMA DI DRENAGGIO)

NOTES:
PIPE MATERIALS:
STAINLESS STEEL (FIRE FIGHTING AND UTILITY WATER)
GRG: GLASS/FIBRE REINFORCED EPOXY (DRAINAGE)

ELABORATI DI RIFERIMENTO:


CG1000-P1IDPT-M20000000-01 SISTEMA ANTINCENDIO, IDRANTI E DI SPRINKLER - DIAGRAMMA DI PRINCIPIO
CG1000-P1IDPT-M20000000-02 SISTEMA DI LAVAGGIO, DIAGRAMMA DI PRINCIPIO
CG1000-P1IDPT-M2A5000000-01 SISTEMA DI DRENAGGIO - CASSONI E TORRI, DIAGRAMMA DI PRINCIPIO

REFERENCES:


CG1000-P1IDPT-M20000000-01 FIRE FIGHTING, FIRE HYDRANTS AND SPRINKLER SYSTEMS, PRINCIPLE DIAGRAM
CG1000-P1IDPT-M20000000-02 UTILITY WATER SYSTEM, PRINCIPLE DIAGRAM SYSTEM - CASKETS AND TOWERS, PRINCIPLE DIAGRAM

PIANTA CHIAVE,
SICILIA
KEY PLAN, SICILY


PIANTA CHIAVE,
CALABRIA
KEY PLAN, CALABRIA

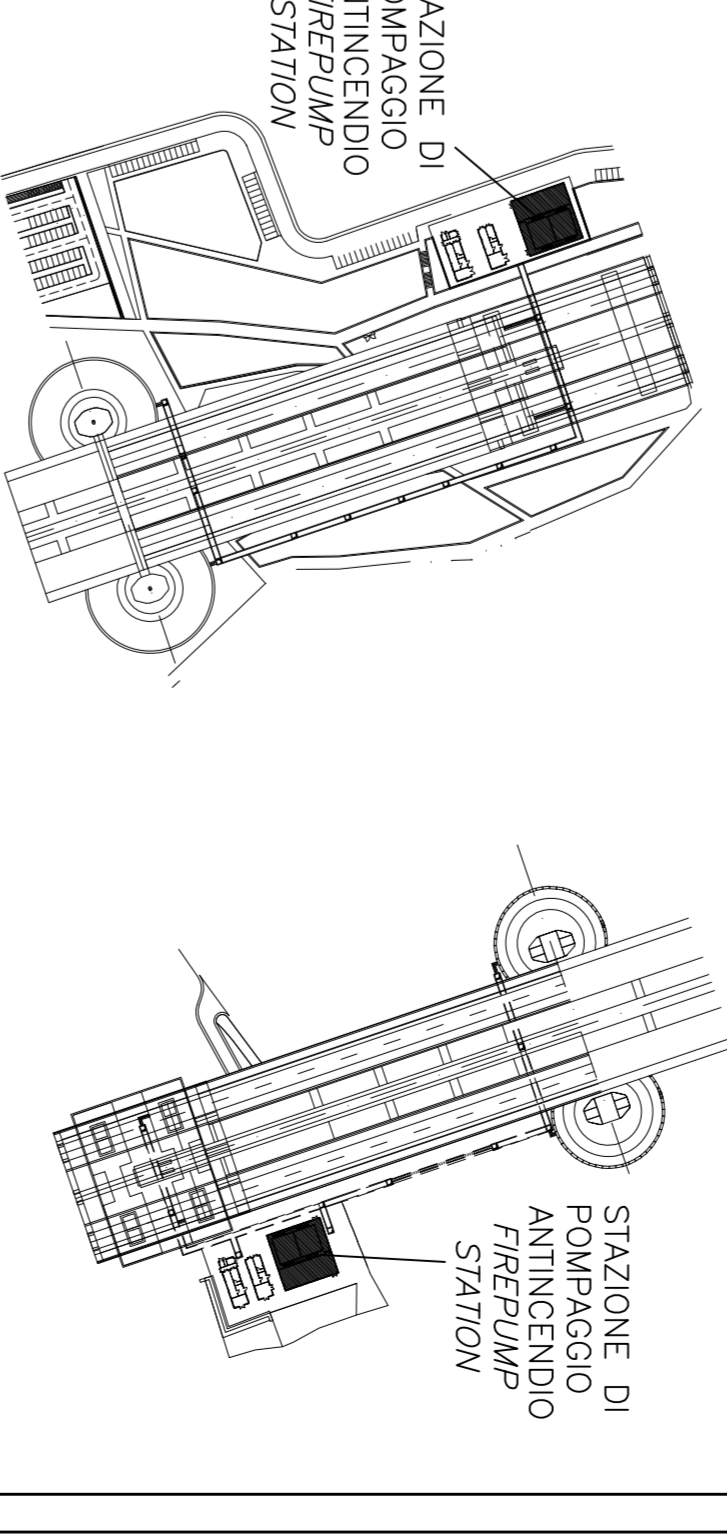


**SEZIONE TRASVERSALE
TRANSVERSE SECTION**
SEZIONE SICILIA
SCALE 1:750
LOOKING TOWARDS SICILIA

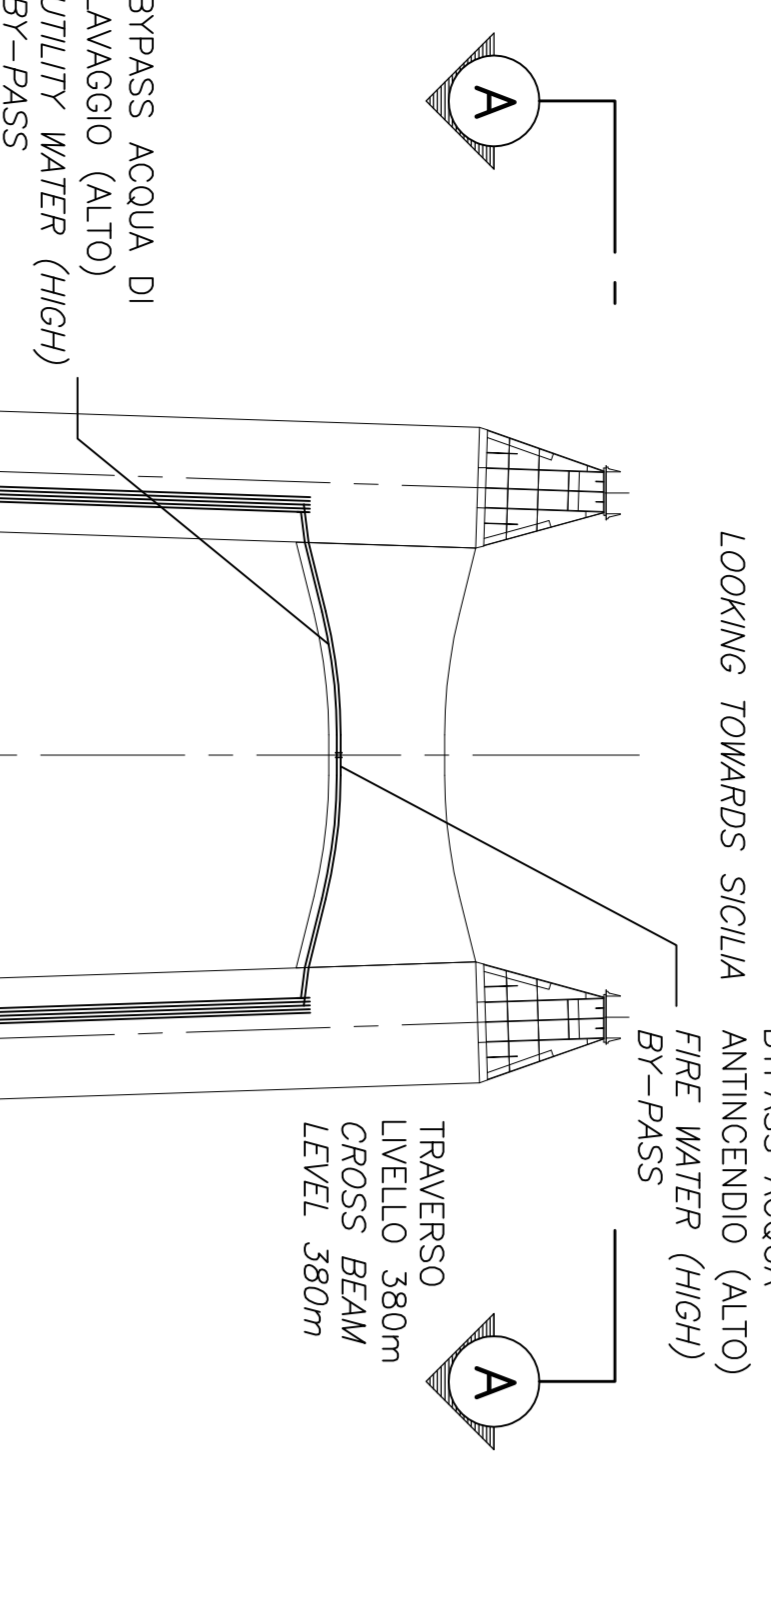


**SEZIONE B-B
SECTION B-B**
SCALE 1:100

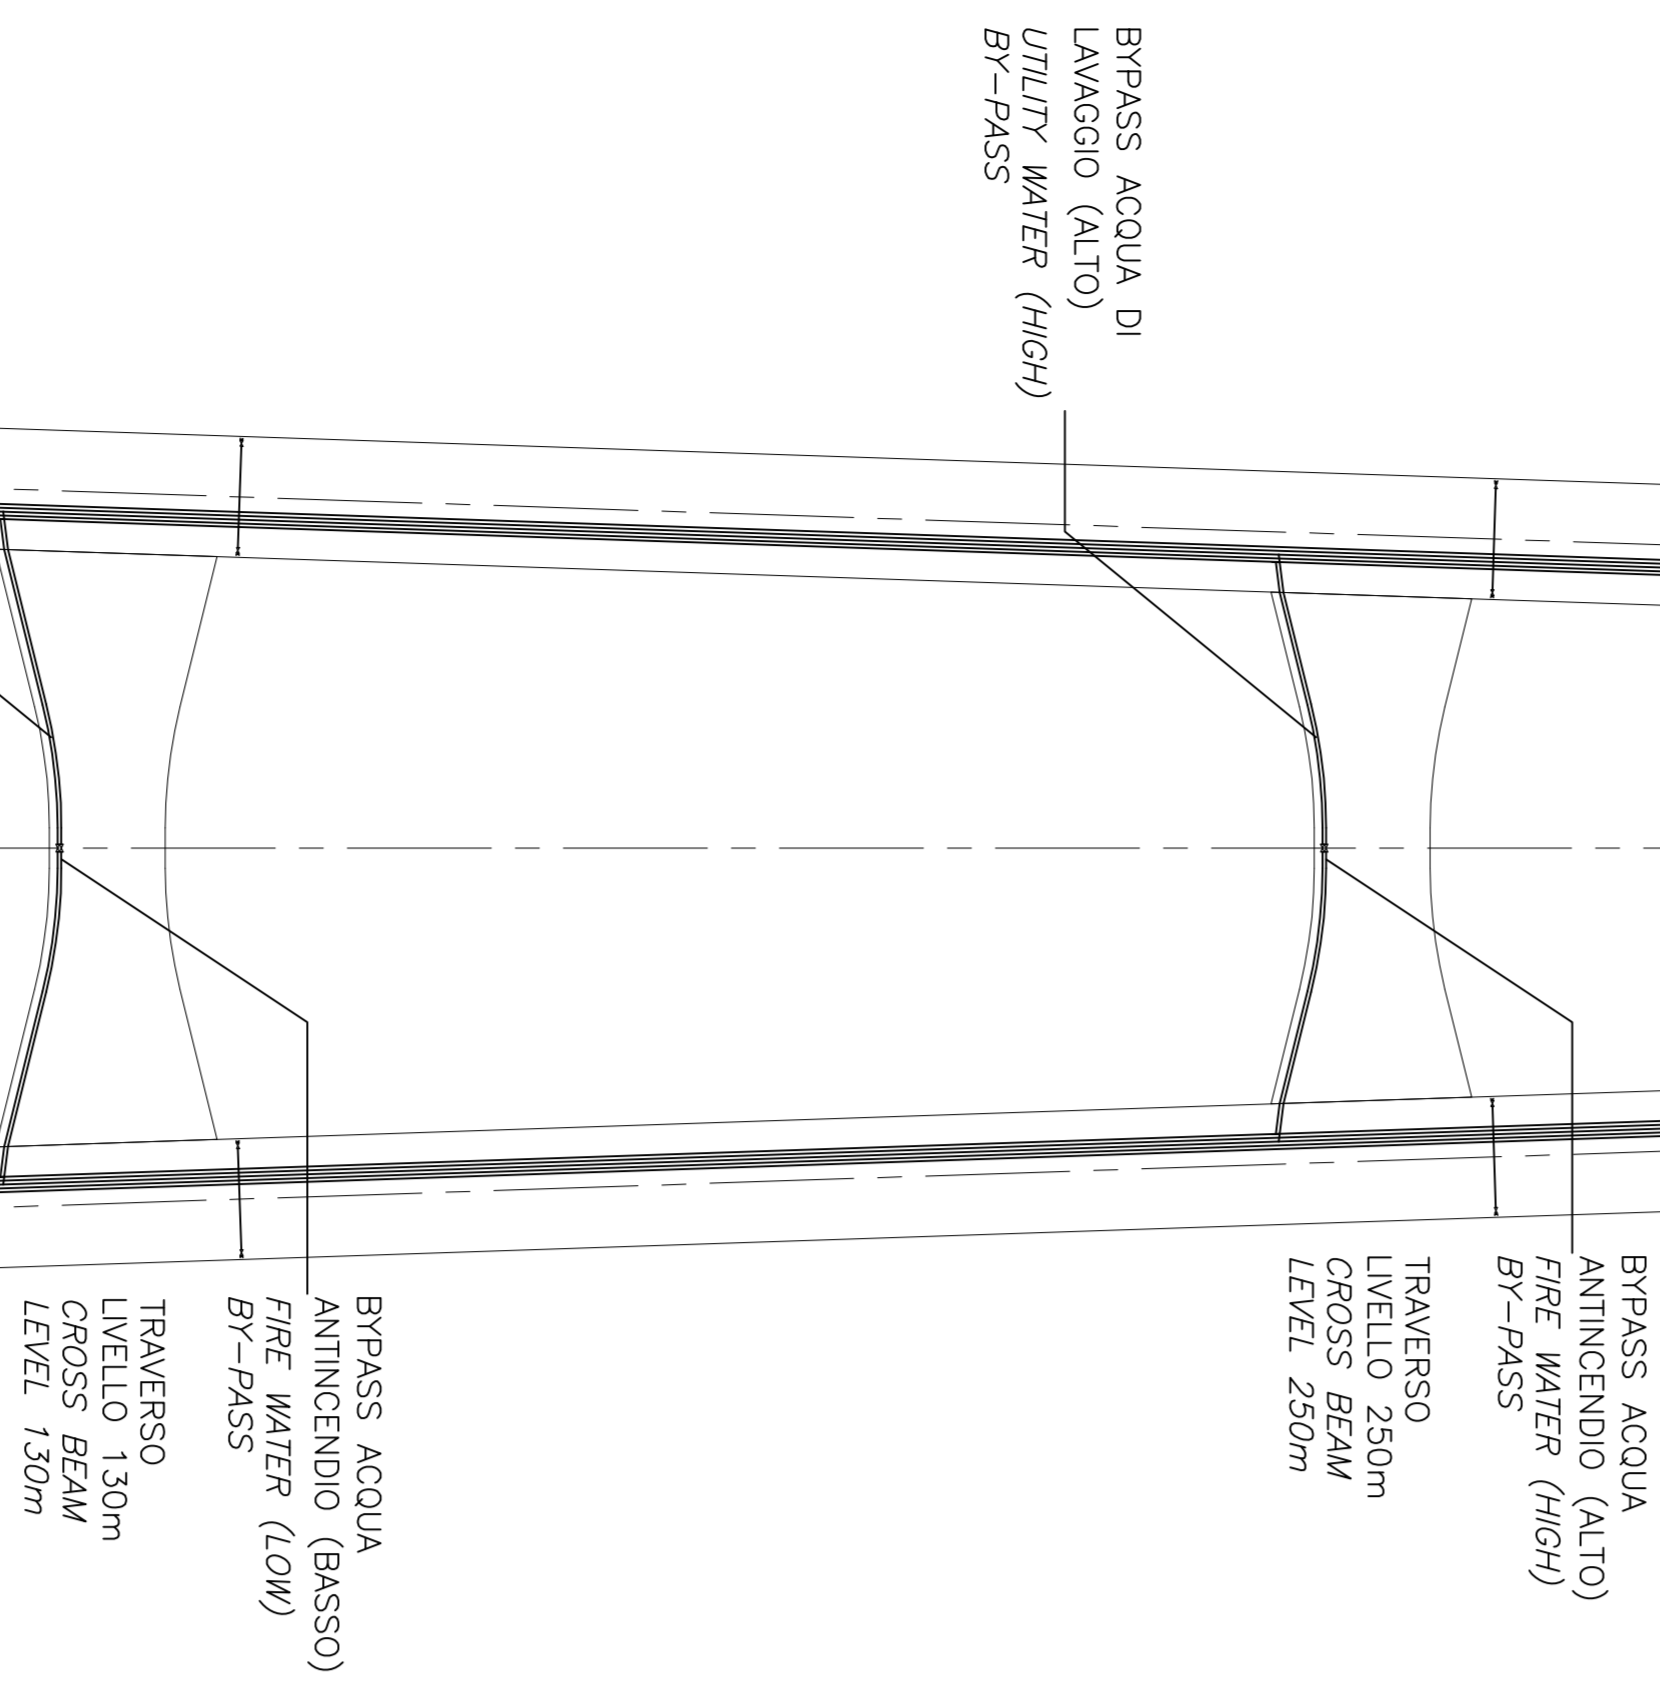


**SEZIONE A-A (TRAVERSO - TIPICO)
SECTION A-A (CROSS BEAM - TYPICAL)**
SCALE 1:100

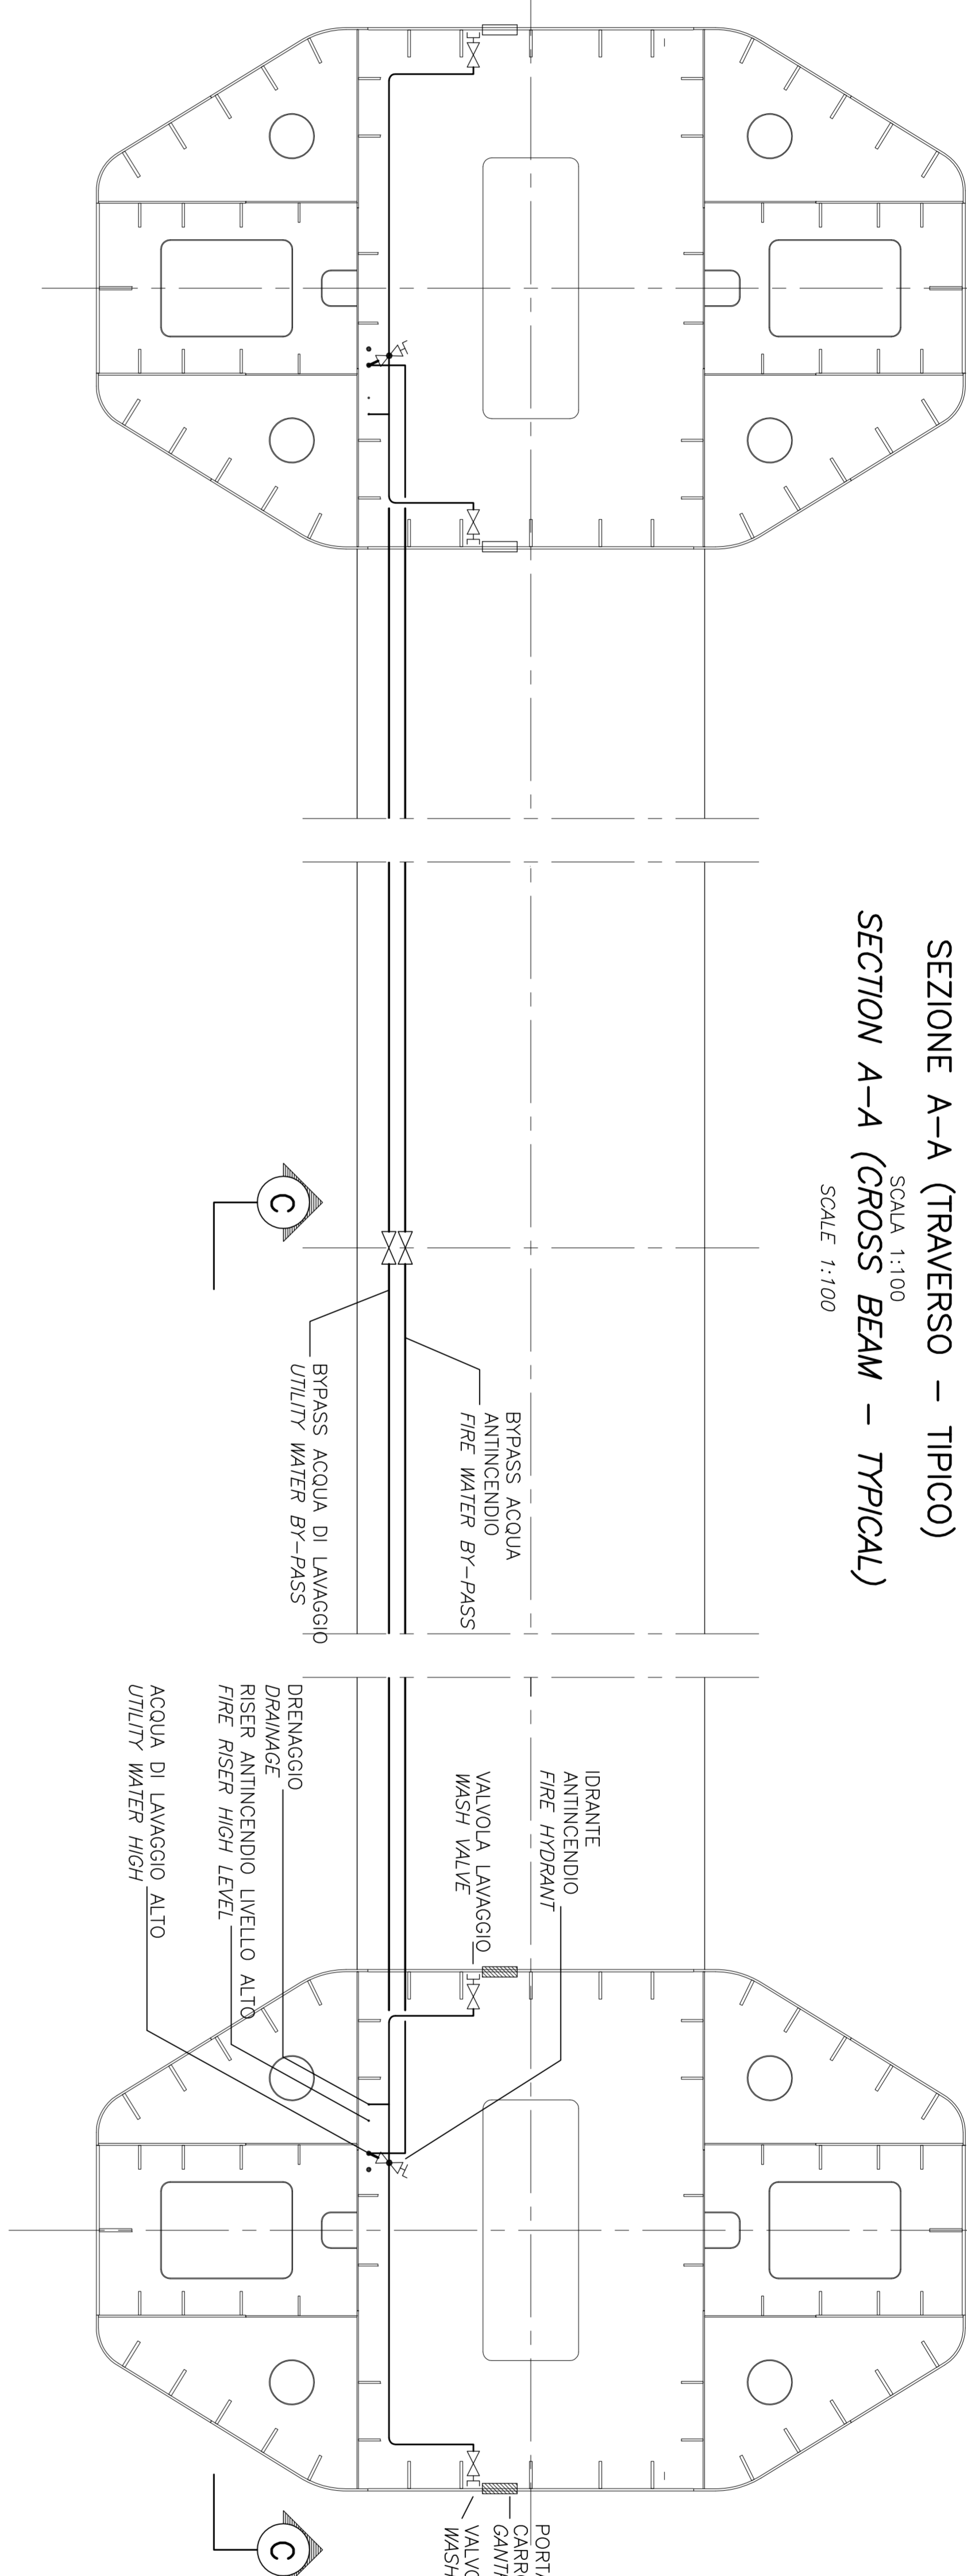


**SEZIONE C-C
SECTION C-C**
SCALE 1:100

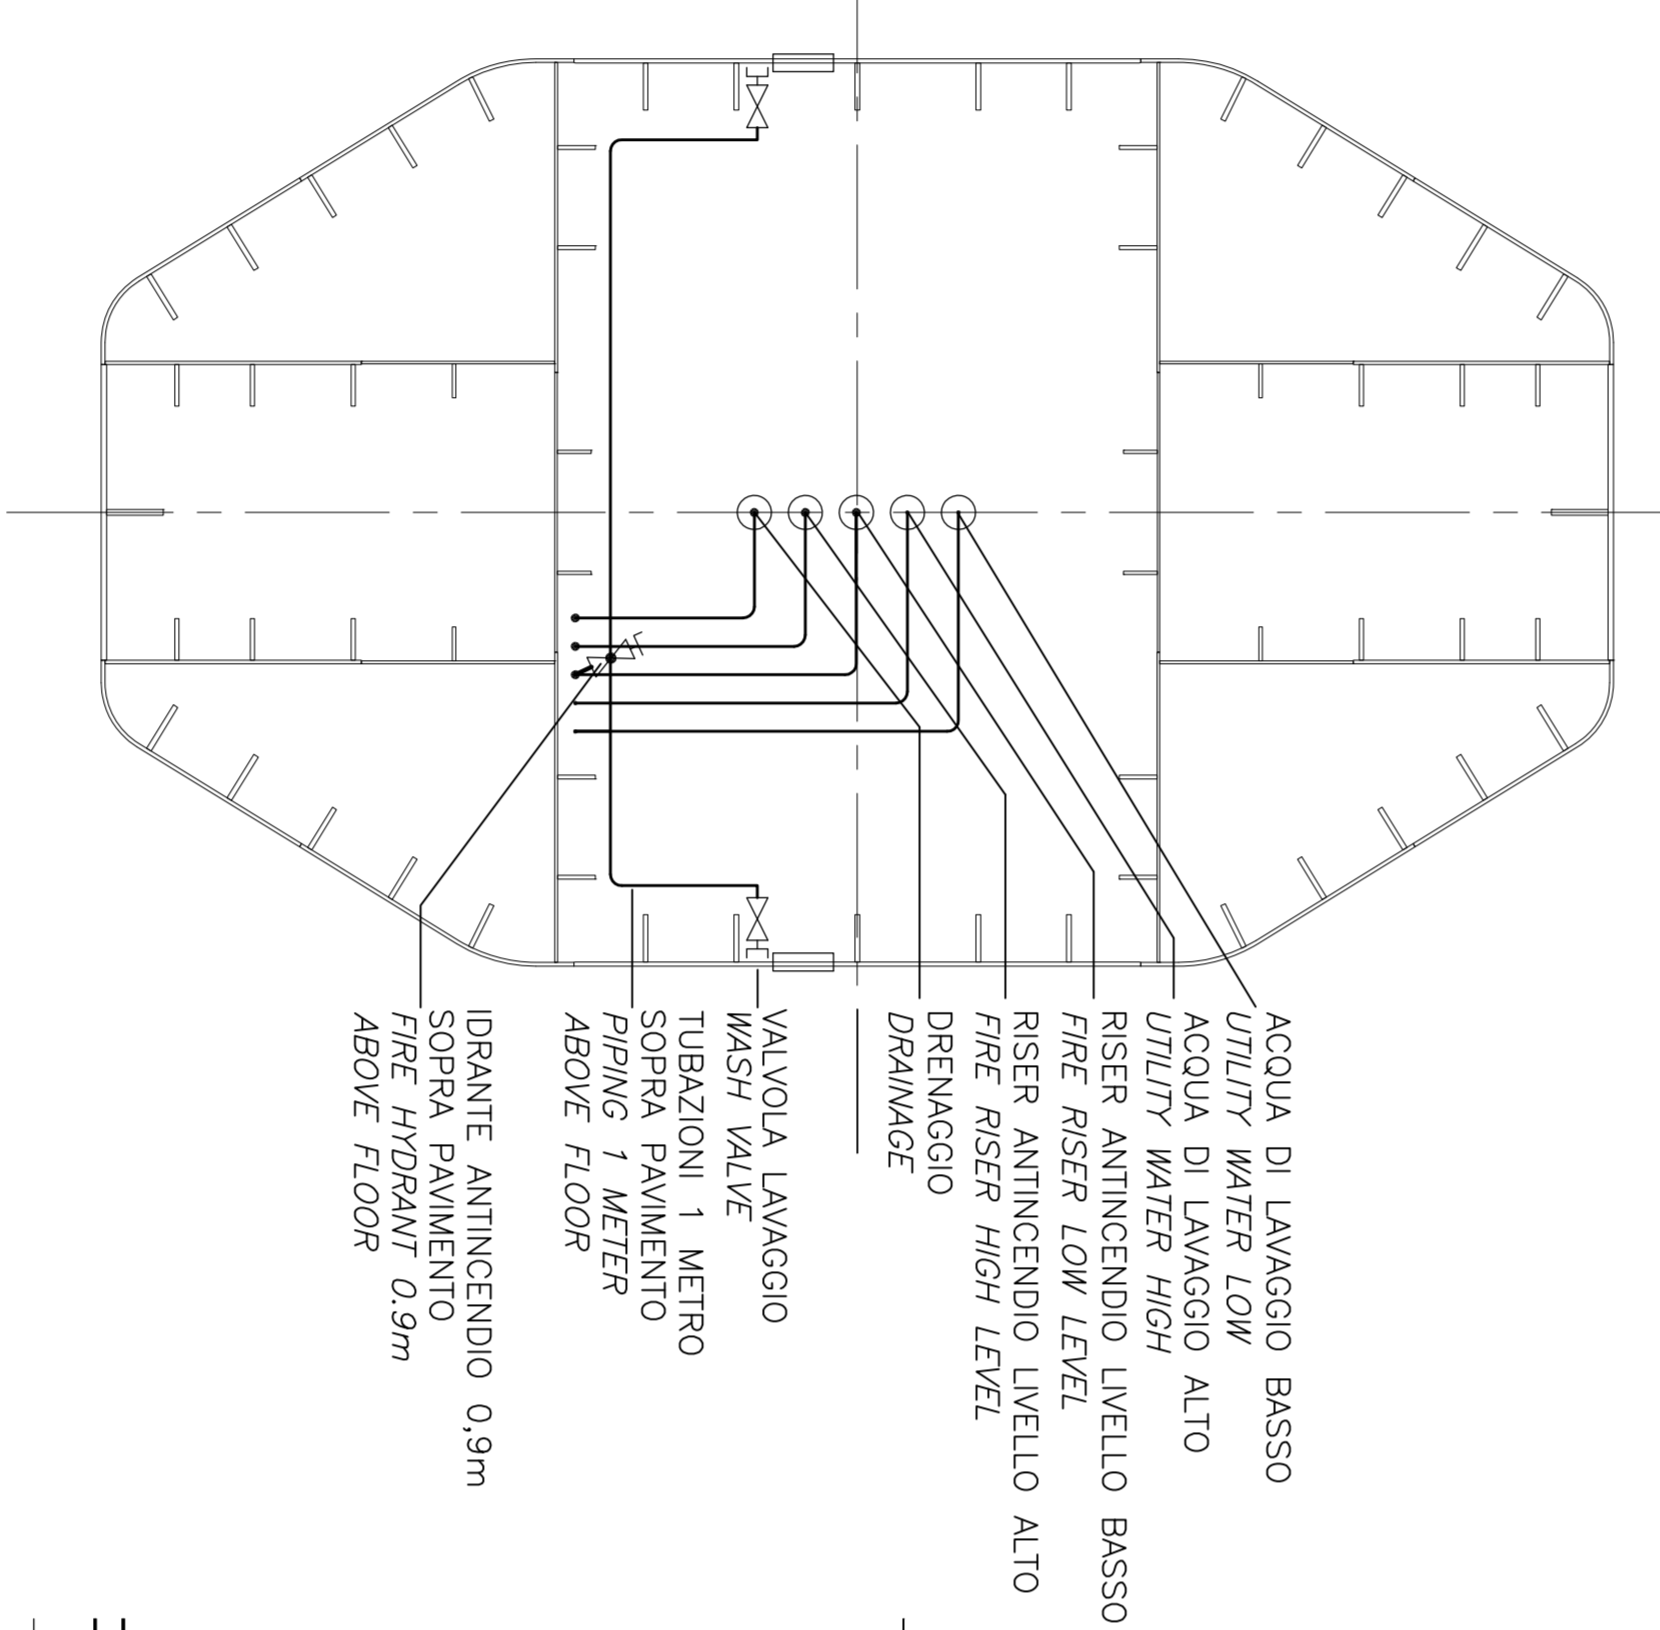

**DETTAGLIO 1
DETAIL 1**
SCALE 1:50

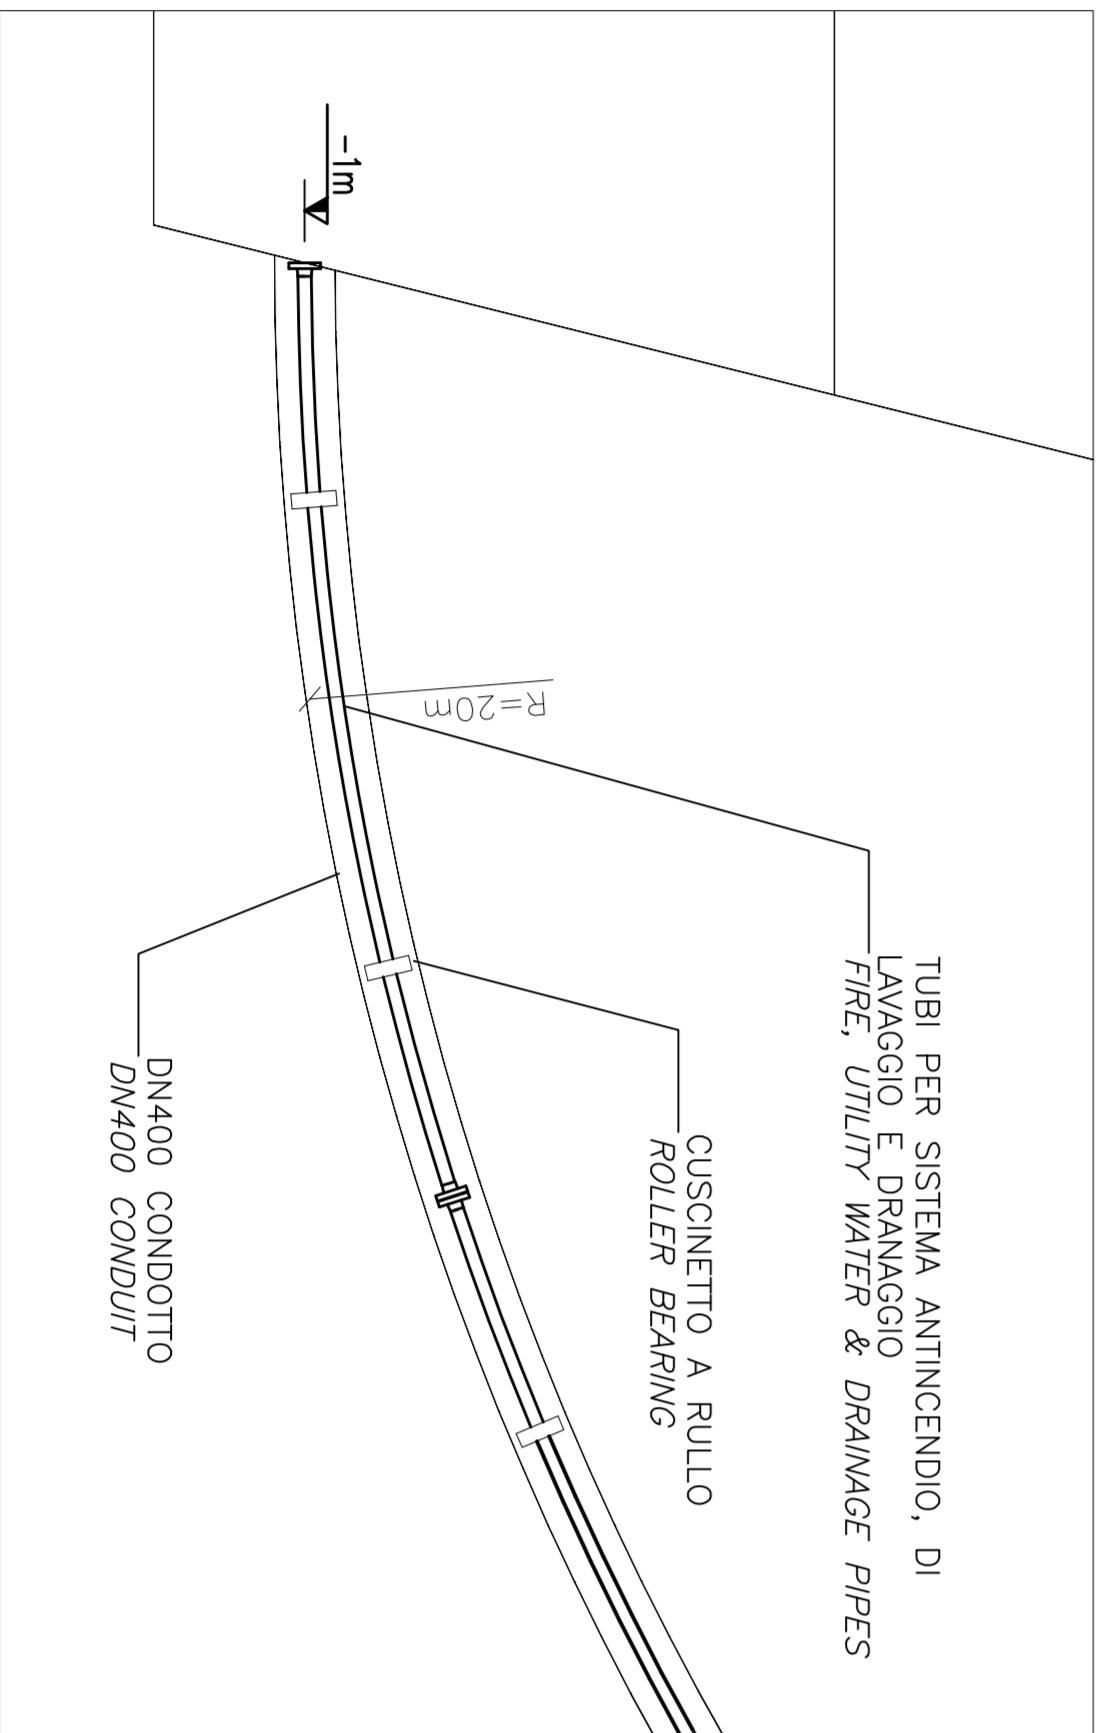

**DETTAGLIO 1
DETAIL 1**
SCALE 1:50

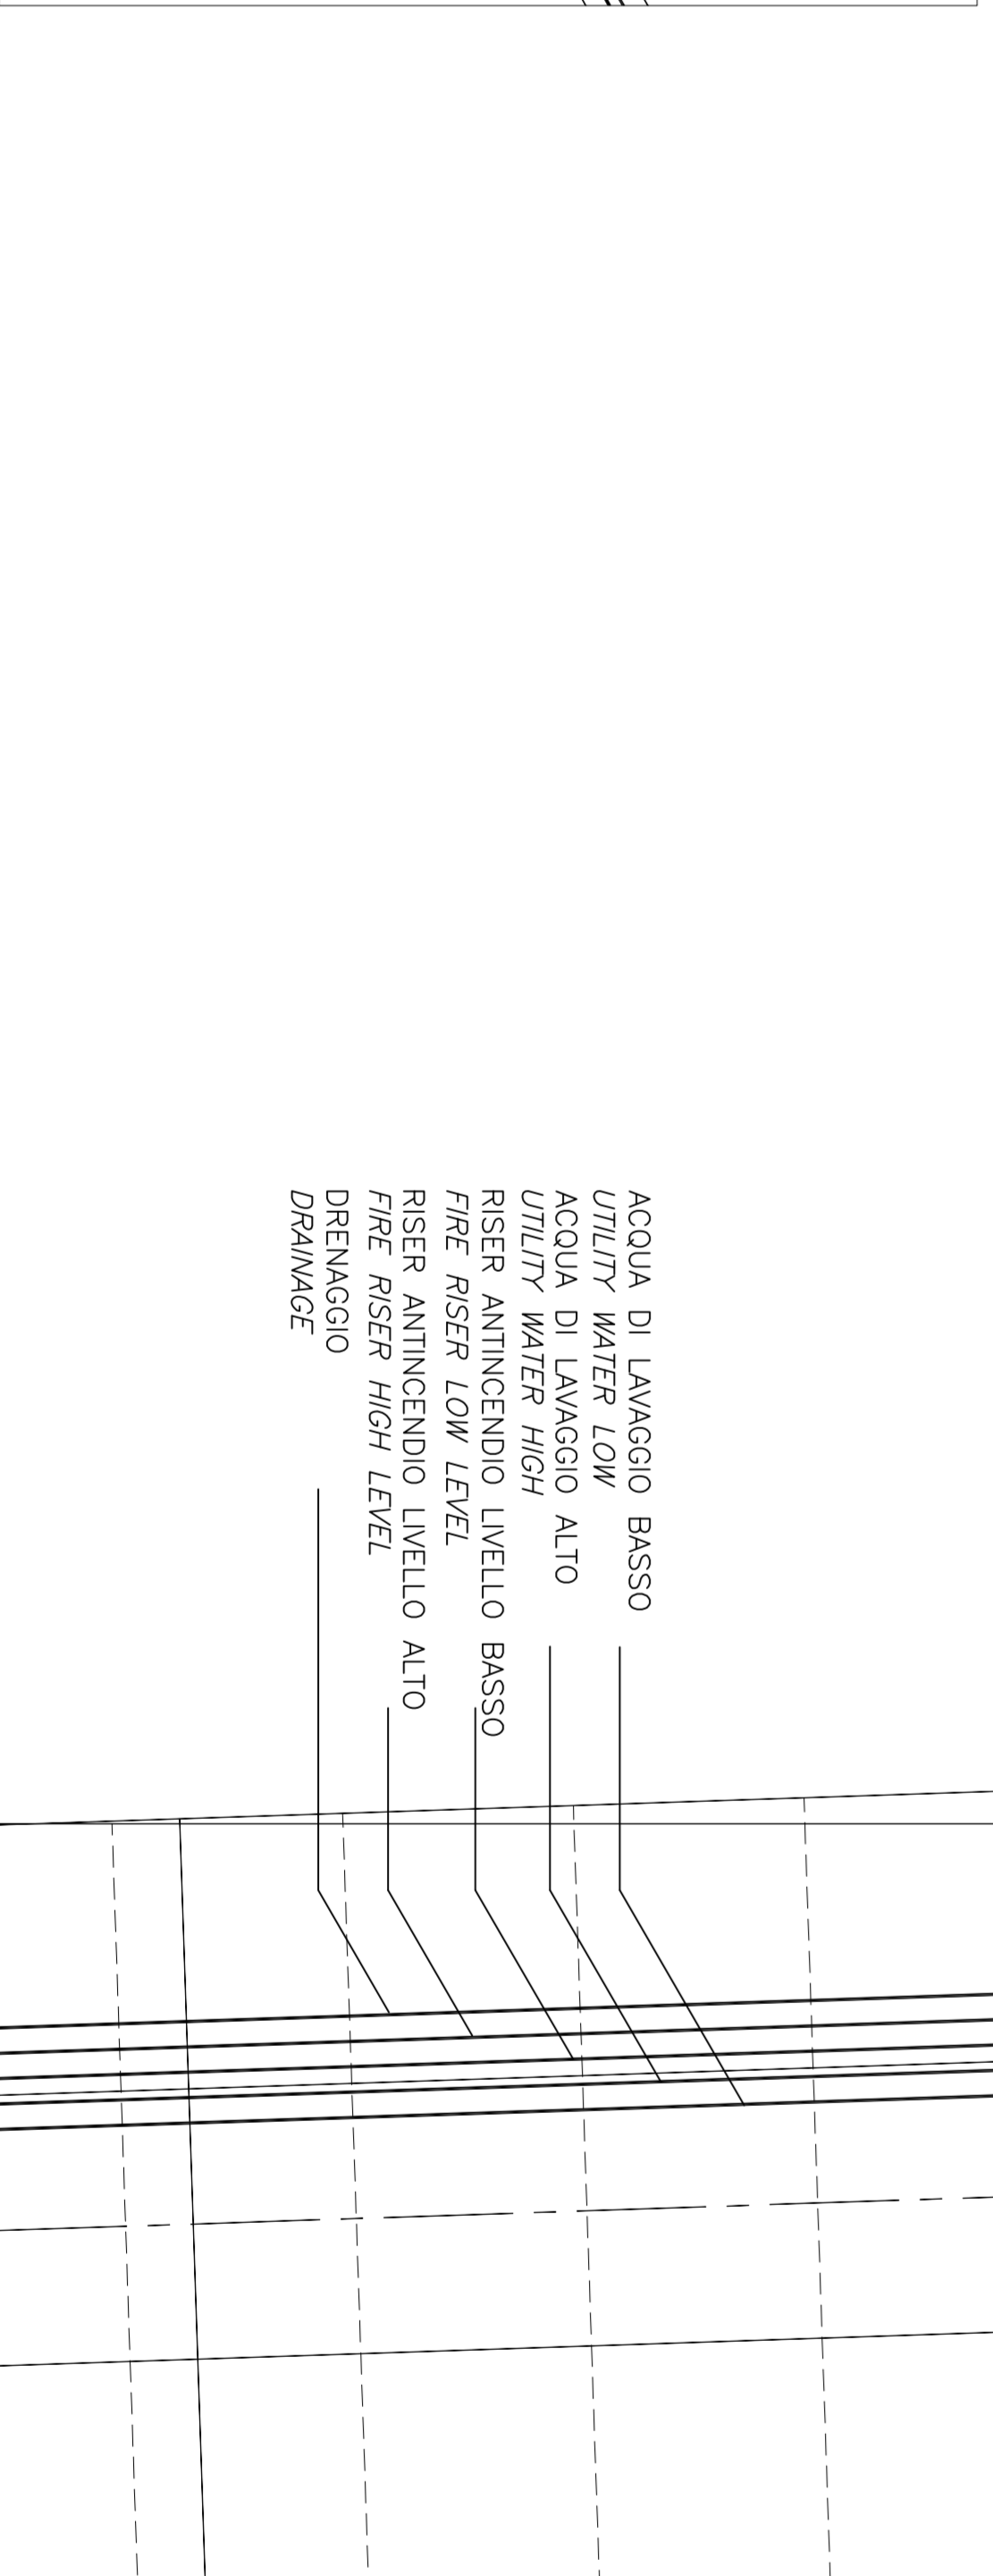

Stretto di Messina
EUROLINK S.C.A.R.L.
SOCIETA' ITALIANA PER CONDOTTE D'ACQUA S.p.A. (Messina)
CONSORZIO IRRIGAZIONE E SCAIFI S.p.A. (Messina)
ISHIKAWAJIMA, HARBURA HEAVY INDUSTRIES CO. LTD. (Messina)
ACI S.C.P.A. - CONSORZIO STRETTO (Messina)

EUROLINK S.C.A.R.L.
Messina S.p.A. (Messina)
SOCIETA' ITALIANA PER CONDOTTE D'ACQUA S.p.A. (Messina)
CONSORZIO IRRIGAZIONE E SCAIFI S.p.A. (Messina)
ISHIKAWAJIMA, HARBURA HEAVY INDUSTRIES CO. LTD. (Messina)
ACI S.C.P.A. - CONSORZIO STRETTO (Messina)

PROGETTO DEFINITIVO

OPERA D'ATTRAVERSAMENTO
IMPIANTI TECNOLOGICI
MECCANICI E IDRAULICI
DISTRIBUZIONE IDRICA
ANTINCENDIO E LAVAGGIO, LOCALITÀ PRINCIPALE ACQUA, SEZIONE PRINCIPALE TORRE

EUROLINK S.C.A.R.L.
Messina S.p.A. (Messina)
SOCIETA' ITALIANA PER CONDOTTE D'ACQUA S.p.A. (Messina)
CONSORZIO IRRIGAZIONE E SCAIFI S.p.A. (Messina)
ISHIKAWAJIMA, HARBURA HEAVY INDUSTRIES CO. LTD. (Messina)
ACI S.C.P.A. - CONSORZIO STRETTO (Messina)

PROGETTO DEFINITIVO

ROV.	DATA	REVISIONE	REVISIONE
1/1	20/07/2011	01	01
CODICE C I G I 0 1 0 0 P W X D P I T I M 2 I D I 1 0 0 0 1 1 P O		SCALE	
LAVORAZIONE FINITA		MATERIALE	
AUT. 01		AUT. 01	