 



 





LEGENDA IMPIANTO ELETTRICO

-  ARMADIO CONTATORE ESTERNO
-  POZZETTO CON DISPERSORE
-  CAVIDOTTI INTERRATI IN PVC DN110
-  CORDA DI RAME NUDO SEZIONE 50 mmq
-  ARMATURA STRADALE - LAMPADA LED



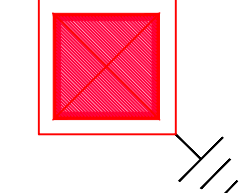

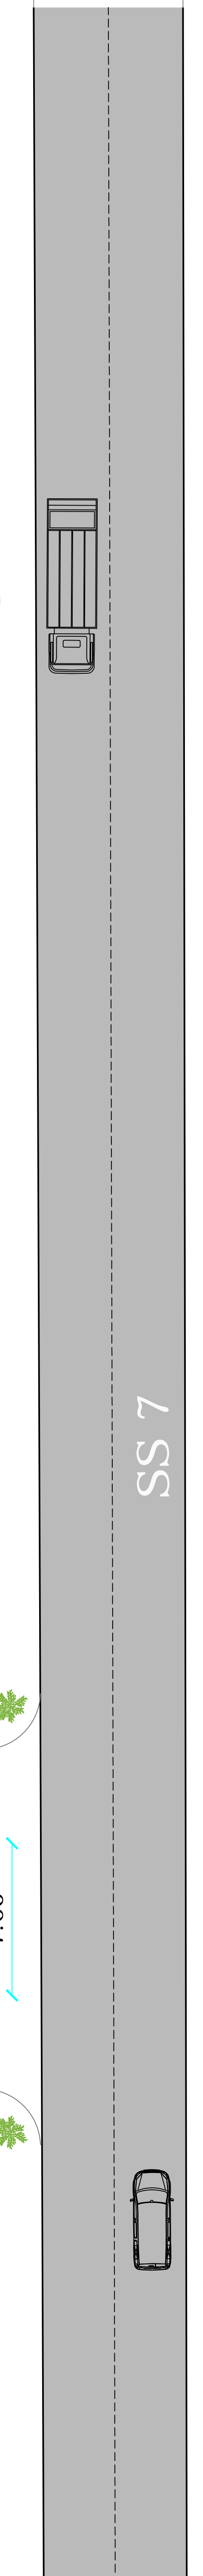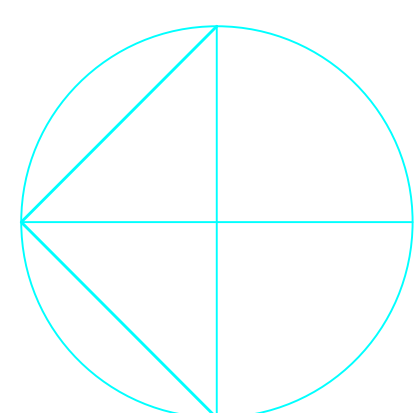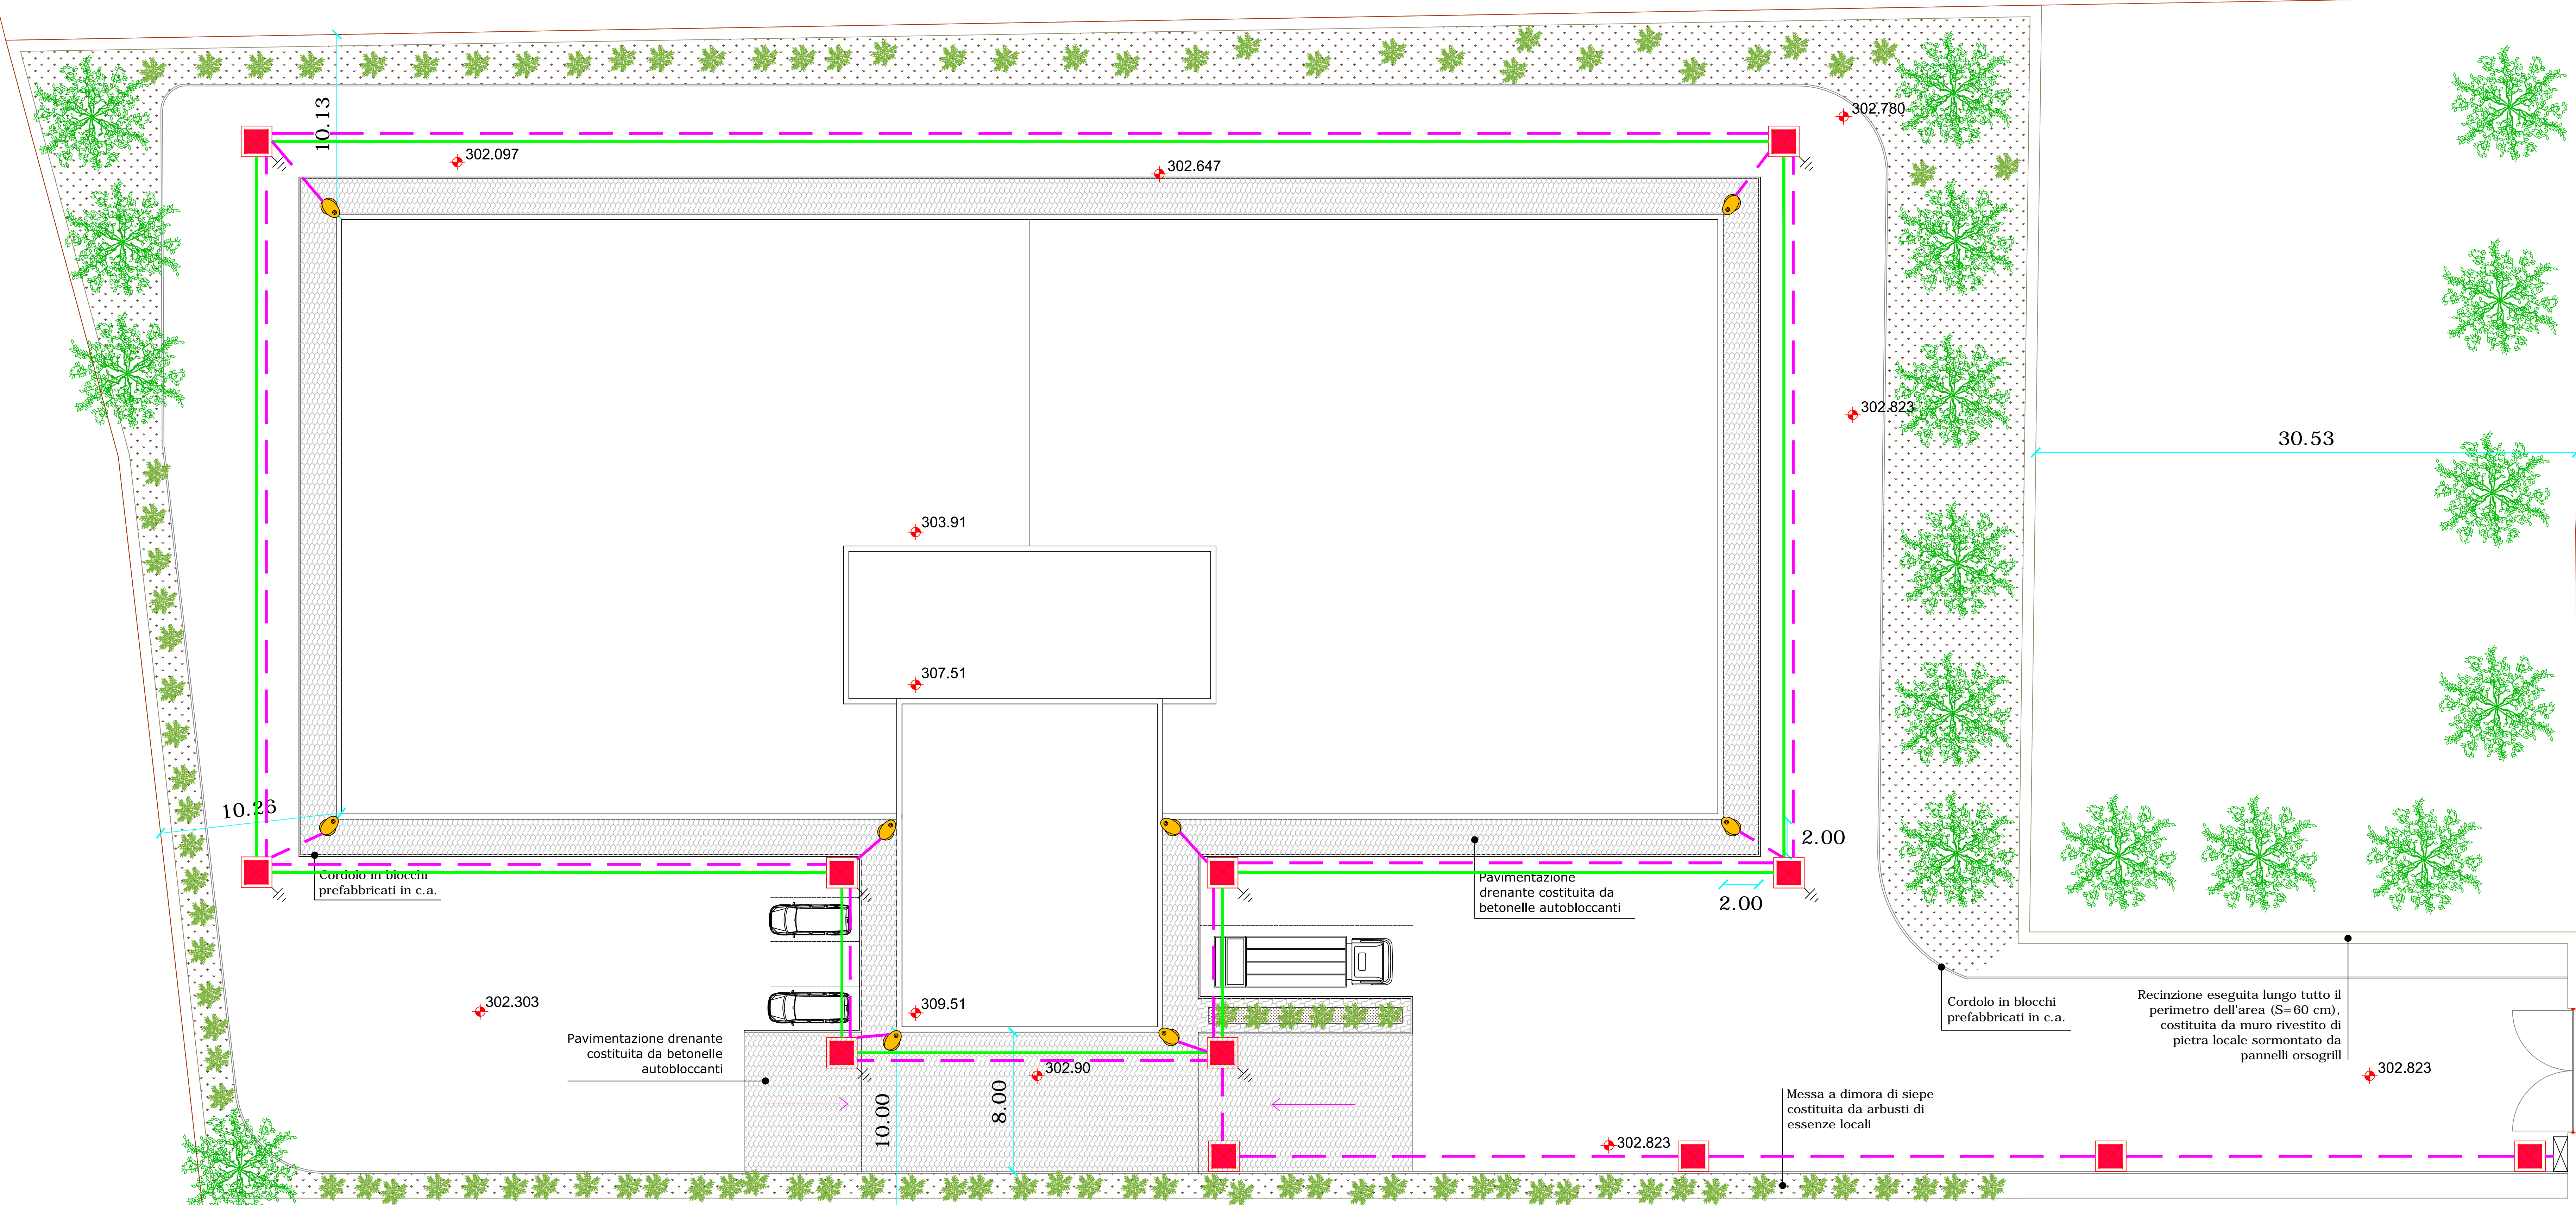

CUP: E87815000620005
 PROGRAMMA DEGLI INTERVENTI 2016 - 2019
 A CARICO DEI PROVENTI TARIFFARI GIUSTA DELIBERA DEL CONSIGLIO DIRETTIVO AIP N. 31 DEL 28/06/2018

REALIZZAZIONE DELLA RETE IDRICA NELL'ABITATO DI CASTELLANETA E POTENZIAMENTO DEL SERBATOIO - PROGETTO DEFINITIVO -

PROGETTAZIONE
 Il Coordinatore del progetto,
 Progettista parti idrauliche e opere elettriche/elettromeccaniche e
 Coordinatore della sicurezza in fase progettuale
 ing. Michele Alessandro SAJOLA

PROGETTISTA DELLE STRUTTURE
 ing. Tommaso DI LERNA

IL COLLEGIO E PROGETTISTA AMBIENTALE
 dott. Alfredo DE GIOVANNI

COLLABORATORI
 ing. Antonio DISCIPLO
 geom. Ruggero LANDOTTE
 ing. Francesco Pellegrino MARCO
 ing. Francesco RUCCA
 ing. Francesco SARCINA
 geom. Pietro SIMONE

IL RESPONSABILE INGEGNERIA DI PROGETTAZIONE
 ing. Massimo FELLEGRINI



Il Direttore
 ing. Andrea VOLPE

Elaborato
B21

**Serbatoio di progetto
 Planimetria illuminazione esterna
 e impianto di terra**

Prot. 33246
 Data 10/04/2019

| | | | | |
|--------------------------|----------------------|-------------|-----------------|--------------|
| Codice intervento: P1388 | Codice SAP: 21/19073 | Prot. 33246 | Data 10/04/2019 | Scala: 1:150 |
|--------------------------|----------------------|-------------|-----------------|--------------|

| N. Rev. | Data | Descrizione | Disegnato | Controllato | Approvato |
|---------|------------|--------------------------------|-----------|-------------|-----------|
| 00 | 04/04/2019 | Emesso per PROGETTO DEFINITIVO | / | / | / |