

LEGENDA COLONNINE


	Colonna porte apparecchiature in acciaio inox con n. 4 prese (3P+N-T 15A) con gruppo idrico da 1/2"
	Colonna porte apparecchiature in acciaio inox con n. 4 prese (3P+N-T 32A) con gruppo idrico da 1/2"
	Colonna porte apparecchiature in acciaio inox con n. 4 prese (3P+N-T 63A) con gruppo idrico da 1/2"
	Colonna porte apparecchiature in acciaio inox con n. 2 prese (3P+N-T 63A) con gruppo idrico da 1/2"
	Colonna porte apparecchiature in acciaio inox con n. 2 prese (3P+N-T 125A) con gruppo idrico da 1/2"
	Colonna porte apparecchiature in acciaio inox con n. 1 presa (3P+N-T 250A) con gruppo idrico da 3/4"
	Colonna porte apparecchiature in acciaio inox con n. 1 presa (3P+N-T 400A) con gruppo idrico da 3/4"
	Colonna quadro distribuzione BT smontabile in acciaio inox
	Colonna di ricarica veicoli elettrici 2x16 A
	Colonna di ricarica veicoli elettrici 2x32 A
	Colonna antincendio LNF 45 in acciaio inox
	Nuovo drante a colonna LNF70
	Colonna con gruppo di aspirazione in acciaio inox
	Colonna di immissione aria
	Pozzetto di aspirazione mega yacht
	Linea bassa tensione
	Linea dati
	Linea terra

LEGENDA IMPIANTI SPECIALI

	Cavo 8 F.O. posato in cavidotto impianti speciali multimodale
	Telecamera digitale con custodia da esterno indirizzabile
	Allaccio access point wifi
	Autoparlante impianto diffusione sonora 100V P=5/10/20W
	Allaccio lettore badge antintrusione e controllo accessi
	Sbarra varco veicolare
	Telecamera su varco per controllo traffico e lettura targhe (controllo presenze interno darsena)

	Apparecchi esistenti da mantenere
	Apparecchi nuova fornitura

PLANIMETRIA GENERALE DI INQUADRAMENTO
Scala 1:1000

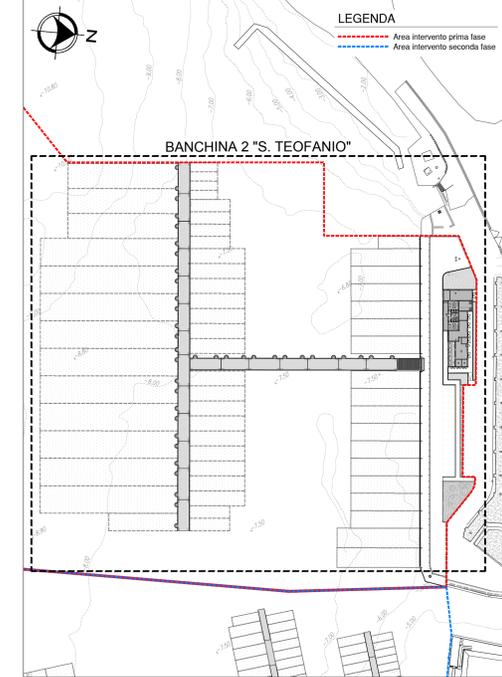

COMUNE DI CIVITAVECCHIA
Autorità di Sistema Portuale del Mar Tirreno Centro Setentrionale
PORTI DI ROMA E DEL LAGO - CIVITAVECCHIA - FREGENESE - GAIETA

ROMA MARINA YACHTING
RMY
Via Alessandro Cialde, 4 - 00053 Civitavecchia
Tel. 0766 36656 Fax 0766 36655
E-mail: romamarinyachting@legalmail.it

Rogedil Servizi s.r.l.
Via Ada Negri, 66 - 00137 ROMA
Tel. 06 8200248 Fax 06 8209772
email: servizi@rogedil.com

PROGETTO
REALIZZAZIONE DI UN APPRODO TURISTICO ALL'INTERNO DEL PORTO DI CIVITAVECCHIA
PROGETTO DEFINITIVO
CONFERENZA DEI SERVIZI - ai sensi dell'art. 6 del D.P.R. n° 509/1997

N° progetto	003_19	Commissio	CIV RMY	N° progr.	072	N° elaborazione	023	Rev. (Caj) Tg	0 0 E D	03/2022	
OPERE IMPIANTISTICHE ELETTRICHE											
BANCHINA 2 "S. TEOFANIO" TVCC E CONTROLLO ACCESSI PLANIMETRIA											
Scala	1:250/25	Aut. Dim.	1x1	Aut. Dim.	1x1	Aut. Dim.	1x1	Aut. Dim.	1x1	Aut. Dim.	1x1
DATA	MARZO 2016	AVV.	0	DESCRIZIONE	0	DATA	03/16	AVV.	0	DESCRIZIONE	0
P	MARZO 2016	0		Emissione per richiesta concessione d'opera	0	04/16		0			
D	APRILE 2016	0		Emissione per adeguamento prosettoria	0	16/16		0			
D	APRILE 2016	0		Emissione per approvazione Ent.	0	03/19		0			

Questo disegno è di nostra proprietà riservata a termini di legge e ne vietiamo la riproduzione e la comunicazione a terzi anche parziale senza nostra autorizzazione.