


LEGENDA COLONNINE

- (A) Colonna porta apparecchiature in acciaio inox con n. 4 prese (IP+N+T 16A) con gruppo idrico da 12"
- (B) Colonna porta apparecchiature in acciaio inox con n. 4 prese (IP+N+T 32A) con gruppo idrico da 12"
- (C) Colonna porta apparecchiature in acciaio inox con n. 4 prese (IP+N+T 63A) con gruppo idrico da 12"
- (D) Colonna porta apparecchiature in acciaio inox con n. 2 prese (IP+N+T 63A) con gruppo idrico da 12"
- (E) Colonna porta apparecchiature in acciaio inox con n. 2 prese (IP+N+T 125A) con gruppo idrico da 12"
- (F) Colonna porta apparecchiature in acciaio inox con n. 1 presa (IP+N+T 250A) con gruppo idrico da 34"
- (G) Colonna porta apparecchiature in acciaio inox con n. 1 presa (IP+N+T 400A) con gruppo idrico da 34"
- OS Colonna quadro distribuzione BT ammantato in acciaio inox
- Colonna di ricarica veicoli elettrico 2x16 A
- Colonna di ricarica veicoli elettrico 2x32 A
- Colonna antincendio UNI 45 in acciaio inox
- Nuovo idrante a colonna UN170
- Colonna con gruppo di aspirazione in acciaio inox
- Colonna di immissione aria
- Pozzetto di aspirazione mega yacht
- Linea bassa tensione
- Linea dati
- Linea terra

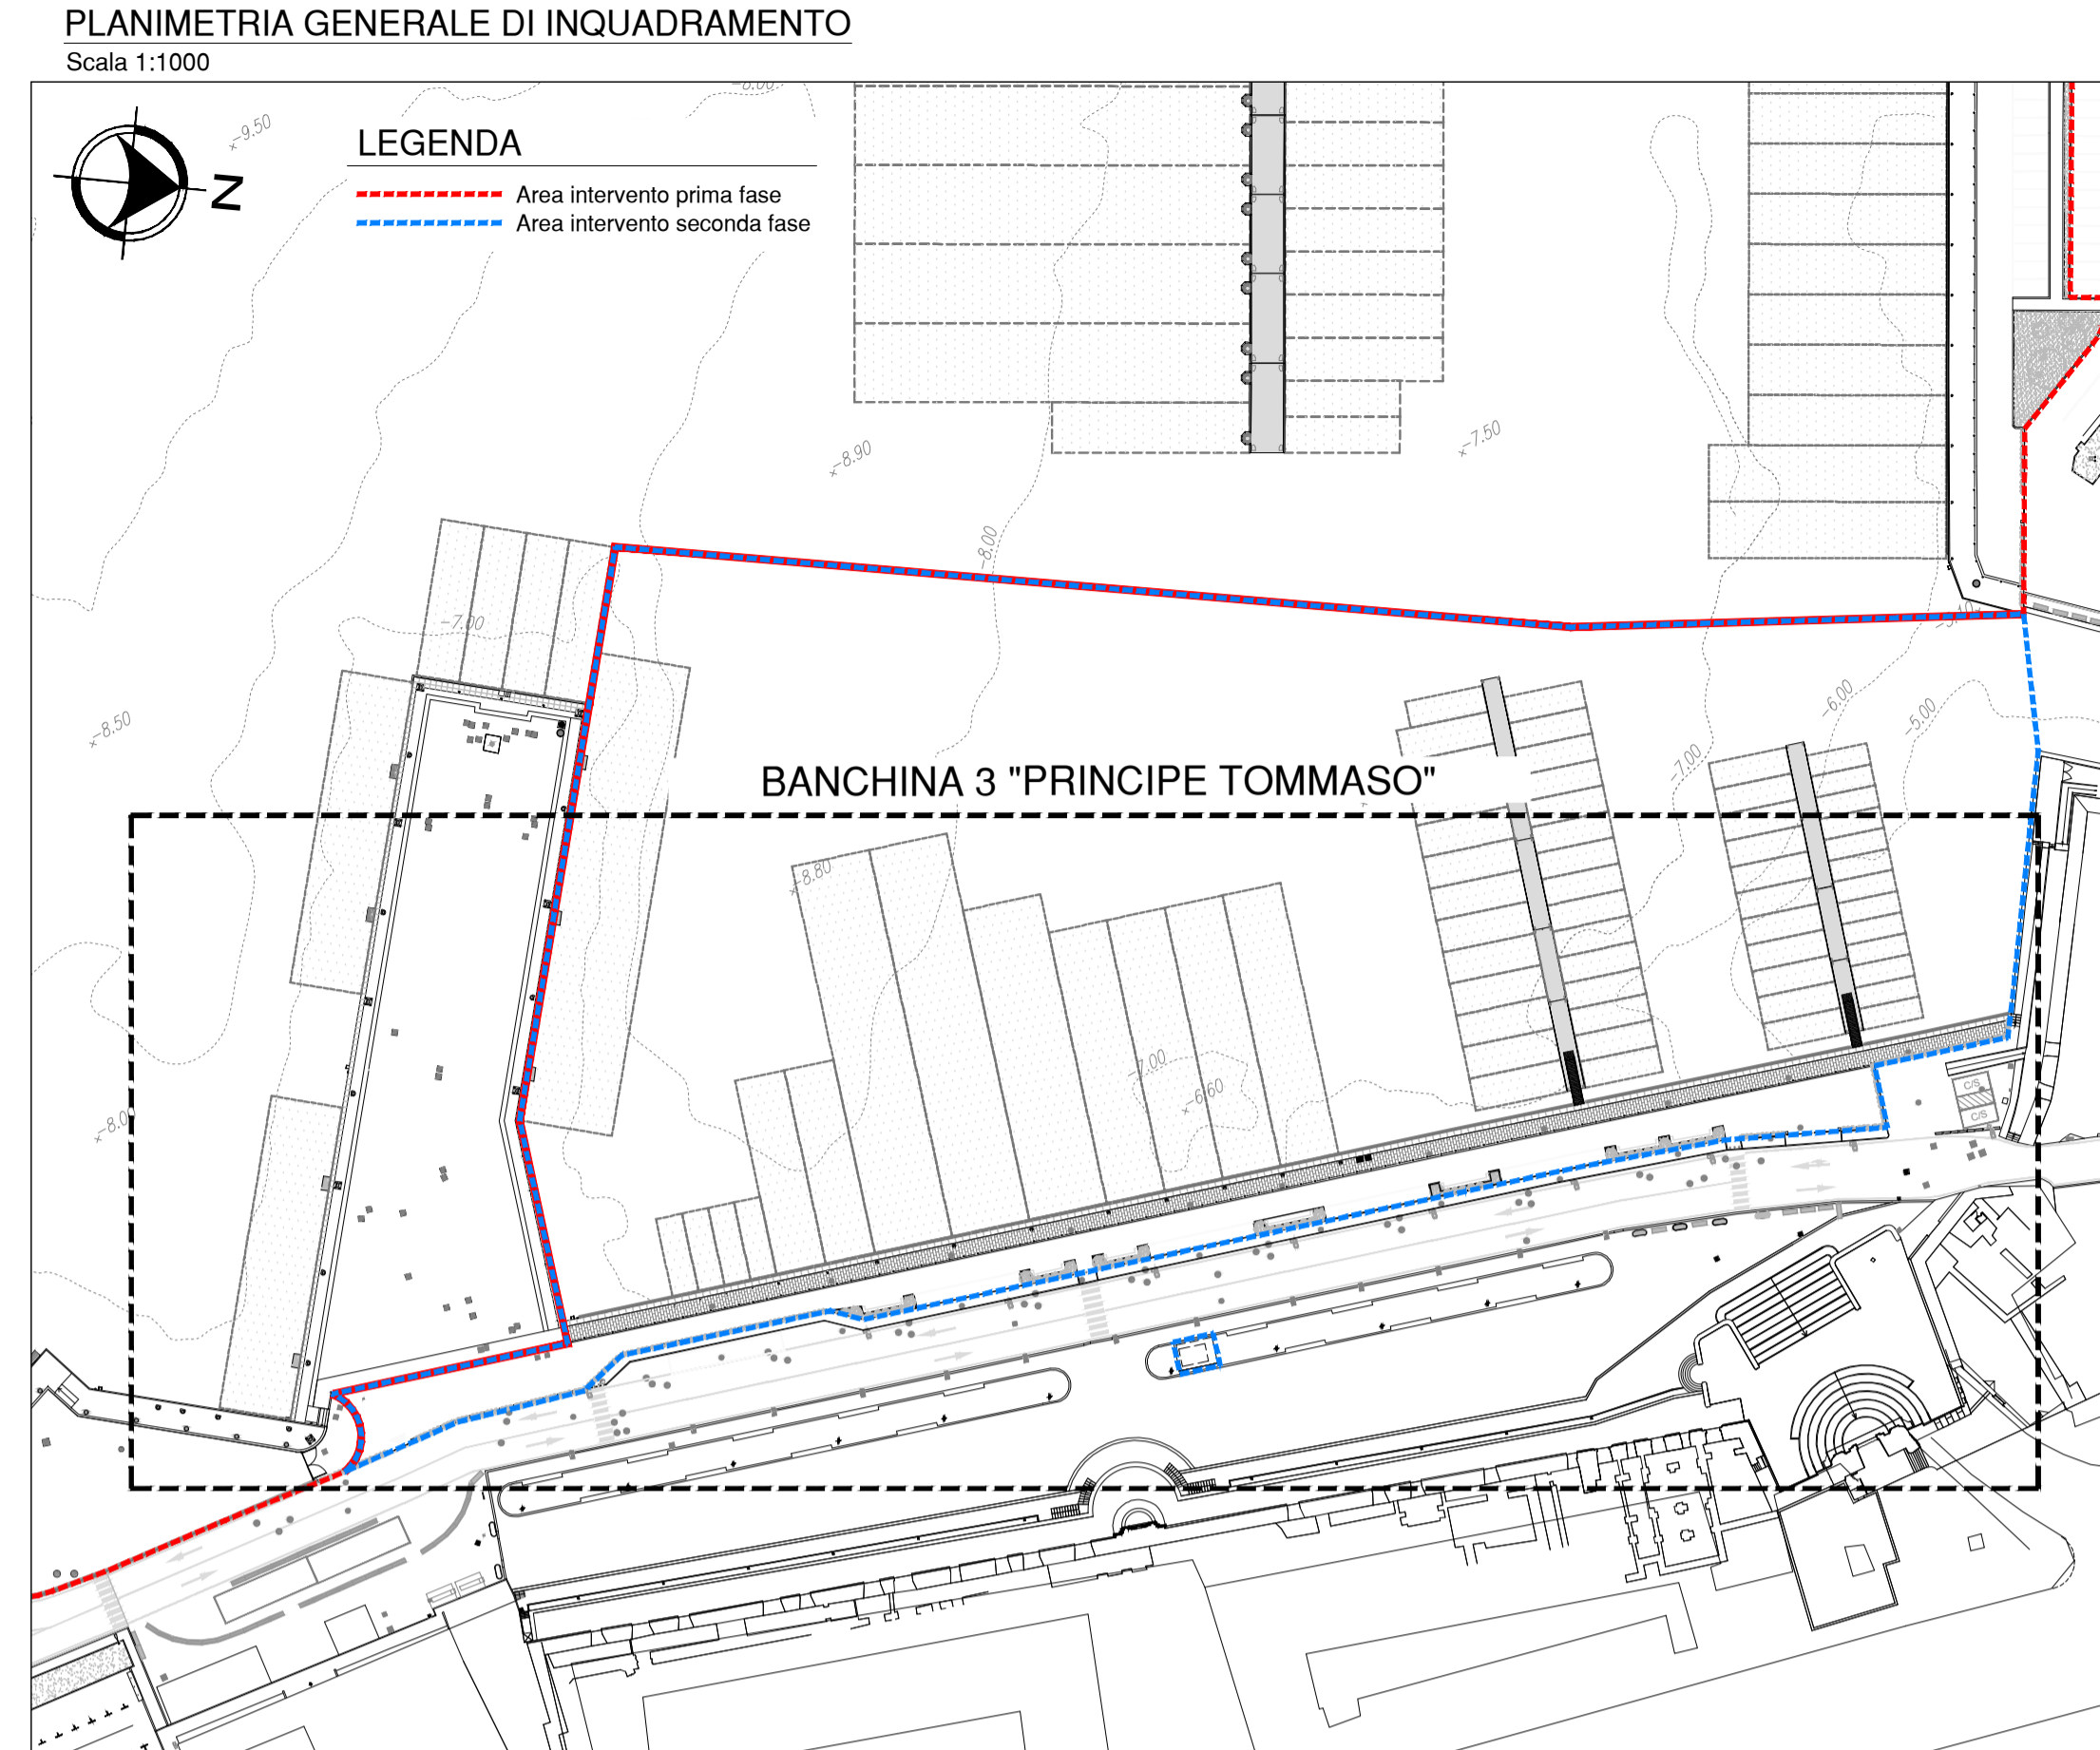

LEGENDA IMPIANTI SPECIALI

	Cavo 8 F.O. posato in cavidotto impianti speciali multimodale
	Telecamera digitale con custodia da esterno indirizzabile
	Allaccio access point wifi
	Autoparlante impianto diffusione sonora 100V P=5/10/20W
	Allaccio lettore badge antintrusione e controllo accessi
	Sbarra varco veicolare
	Telecamera su varco per controllo traffico e lettura targhe (controllo presenze interno darsena)

	Apparecchi esistenti da mantenere
	Apparecchi nuova fornitura

COMUNE DI CIVITAVECCHIA
Autorità di Sistema Portuale del Mar Tirreno Centro Settentrionale
PORTI DI ROMA E DEL LAZIO - CIVITAVECCHIA - FROSINONE - SALENTO - SALENTO

ROMA MARINA YACHTING
Via Alessandro Cialdi, 4 - 00053 Civitavecchia
Tel. 0766 366566 Fax 0766 366565
E-mail: romamarinyachting@legalmail.it

Rogedil Servizi s.r.l.
Via Ada Negri, 66 - 00137 ROMA
Tel. 06 82020948 Fax 06 82037772
email: servizi@rogedil.com

ROGEDIL Servizi S.r.l.
DIRETTORE TECNICO
Dott. Ing. Franco PORTOGHESI

REALIZZAZIONE DI UN APPRODO TURISTICO ALL'INTERNO DEL PORTO DI CIVITAVECCHIA

PROGETTO DEFINITIVO
CONFERENZA DEI SERVIZI - ai sensi dell'art. 6 del D.P.R. n° 509/1997

N° progetto: 003/19	Commissa: CIVIRMY	N° progr.: 094	N° elaborato: 045	Rev: 0	Cop: 0	Tip: ED	CODICE: BANCHINA 3 "PRINCIPE TOMMASO" IMPIANTO TVCC E CONTROLLO ACCESSI - PLANIMETRIA
OPERE IMPIANTISTICHE ELETTRICHE							Approvato: Ing. PORTOGHESI
Scala: 1:250	Pos: 1=1	Fis: 0031CIVIRMYD04500ED	Redatto: Ing. GUERRA	Disegnato: Ing. PORTOGHESI			
DATA: MARZO 2016	REV: 0	DESCRIZIONE: Emissione per richiesta concessione demaniale	CODICE: 04/16				
DATA: AGOSTO 2018	REV: 1	DESCRIZIONE: Emissione per adeguamento prescrizioni	CODICE: 16/18				
DATA: APRILE 2019	REV: 0	DESCRIZIONE: Emissione per approvazione EMI	CODICE: 03/19				