




PIANTA PIANO TERRA - IMPIANTO DI SCARICO  
Scala 1:100

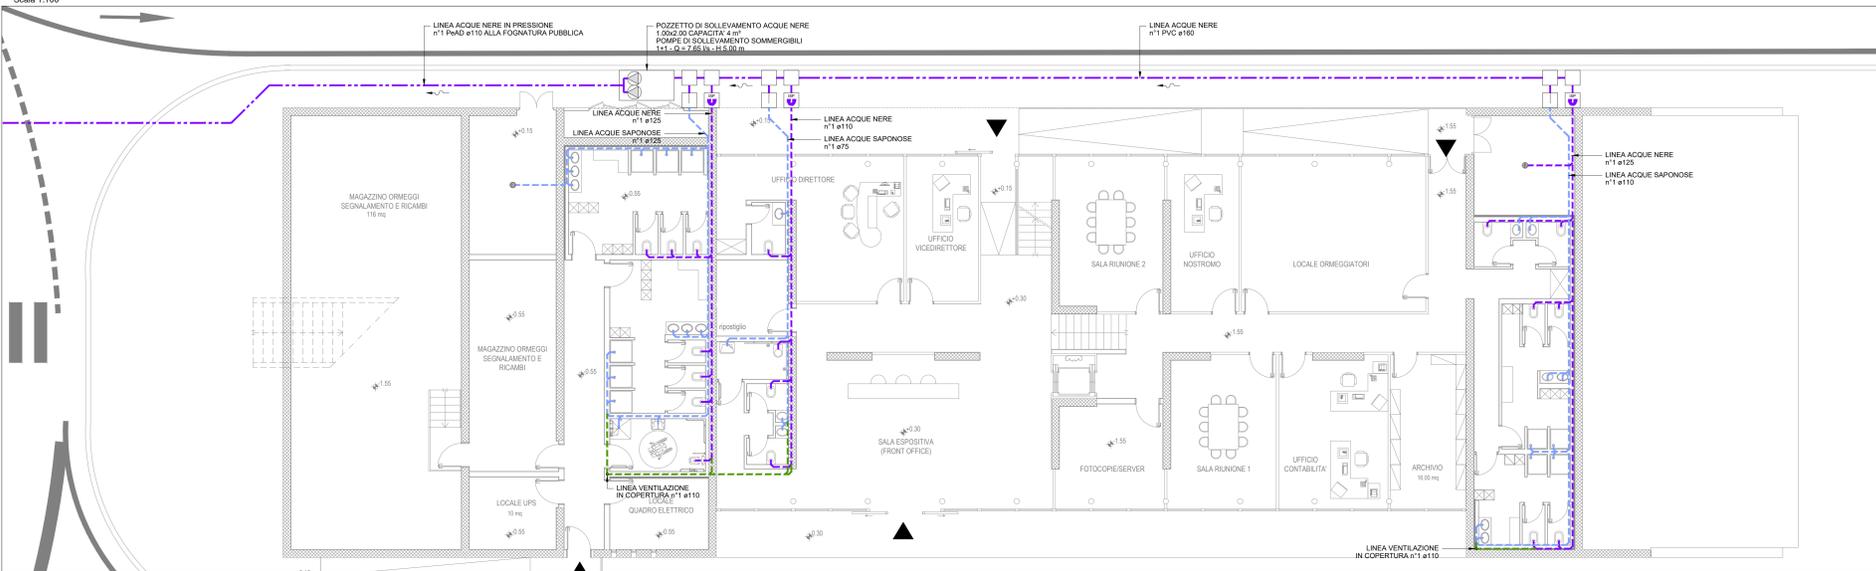


PIANTA PIANO TERRA - IMPIANTO IDRICO ED ANTINCENDIO  
Scala 1:100

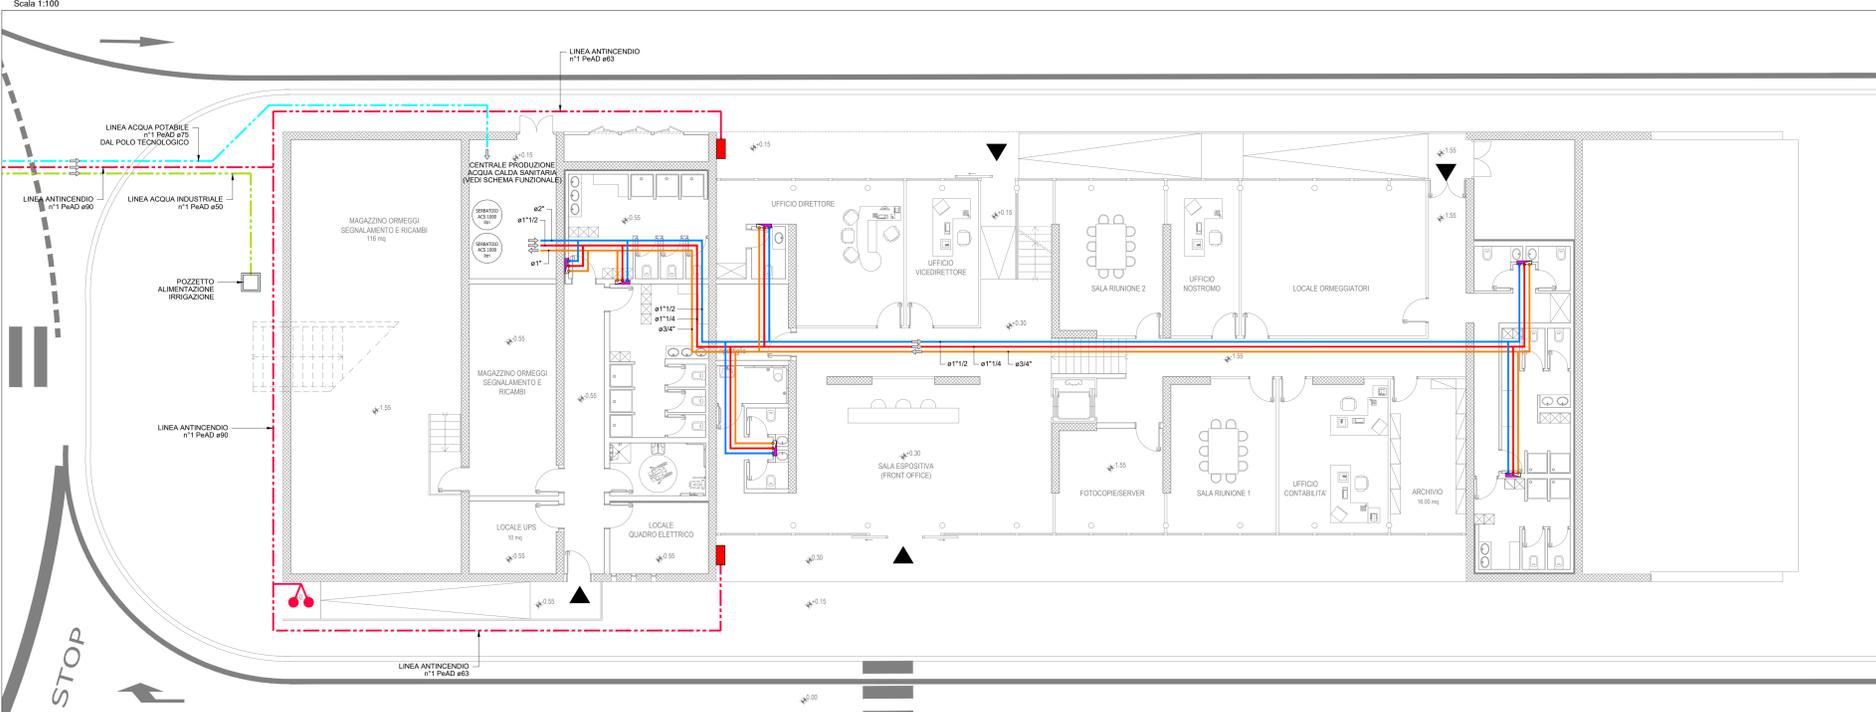


SCHEMA FUNZIONALE IMPIANTO IDRICO

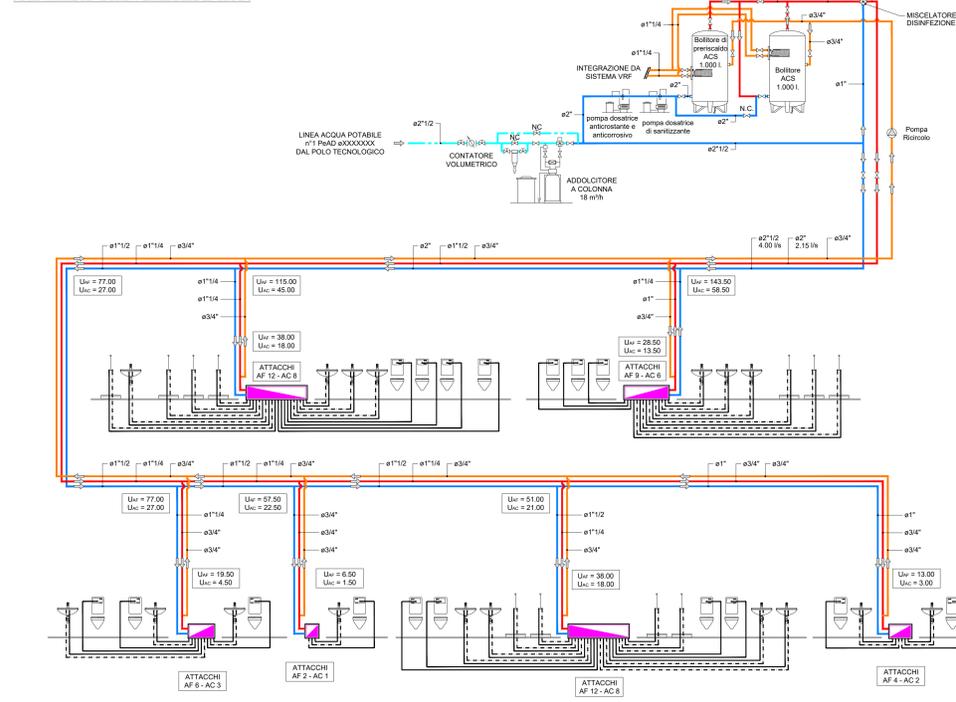


SCHEMA FUNZIONALE IMPIANTO DI SCARICO

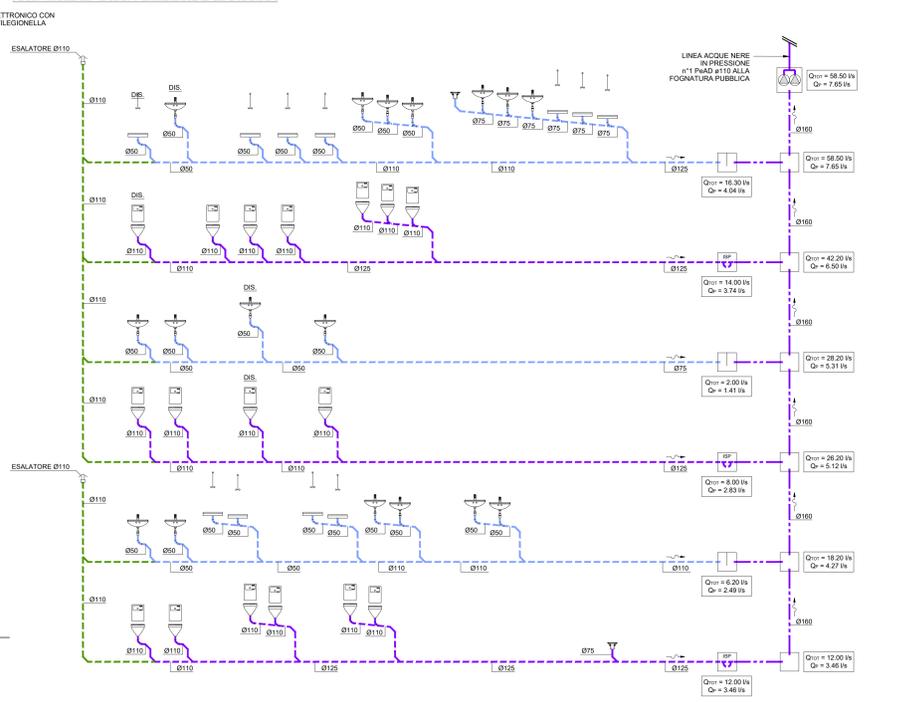

DETTAGLIO ALLACCIO E SCARICO WC

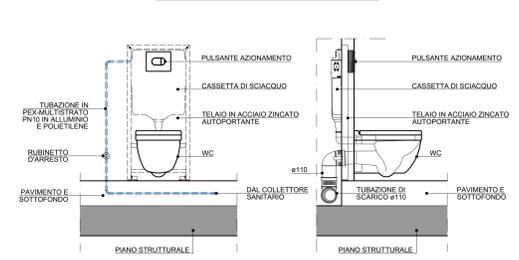

DETTAGLIO ALLACCIO E SCARICO LAVABO

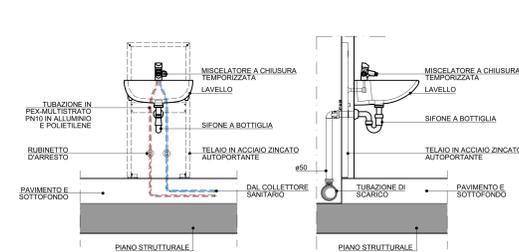


- LEGENDA**
- Linea acqua industriale
  - Linea acqua potabile
  - Linea antincendio
  - Linea acqua fredda
  - Linea acqua calda
  - Linea acqua di ricircolo
  - Linea acqua fredda distribuzioni interne
  - Linea acqua calda distribuzioni interne
  - Indicazione verso acqua
  - Interruttore UN45 a cassetta
  - Attacco motopompa V.V.F. UN70
  - Collettore sanitario
  - Linea acque nere interrata
  - Linea acque nere interna
  - Linea acque saponose interna
  - Linea ventilazione
  - Indicazione pendenza
  - Piletta di scarico
  - Pozzetto di ispezione in cls
  - Pozzetto di ispezione sifone in cls
  - Pozzetto degrassatore in cls
  - Pozzetto di sollevamento acque nere


**TUBAZIONI DISTRIBUZIONI INTERNE IN PEK MULTISTRATO PN10 IN ALLUMINIO E POLIETILENE**

LAVABO	Ø16x2,25 mm
WC	Ø16x2,25 mm
DOCCIA	Ø20x2,50 mm


DETTAGLIO ALLACCIO E SCARICO DOCCIA

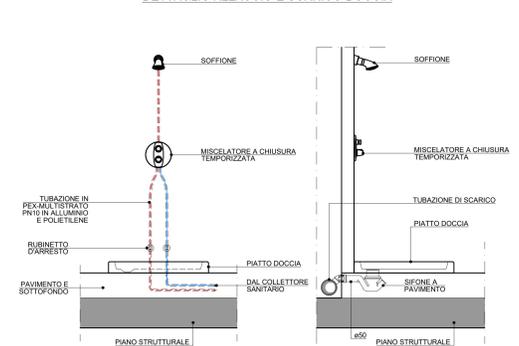


DETTAGLIO SCARICO PILETTA

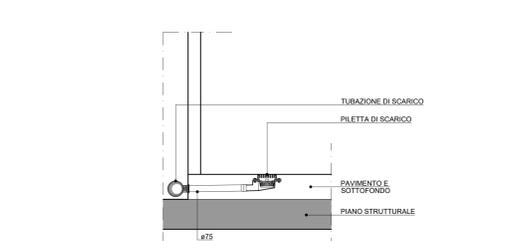


DETTAGLIO IDRANTE UN45 A CASSETTA

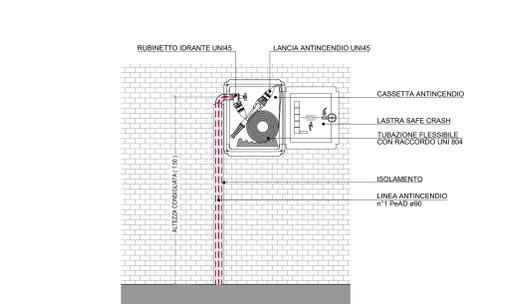

SCHEMA STANDARD COLLETTORE SANITARIO

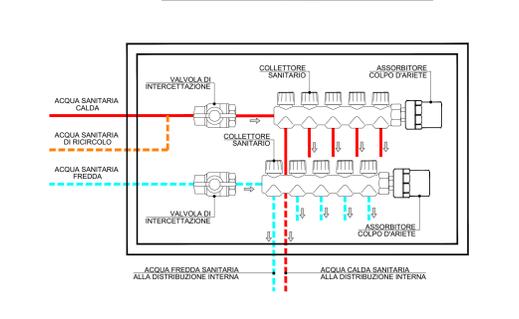

PLANIMETRIA GENERALE DI INQUADRAMENTO  
Scala 1:1000

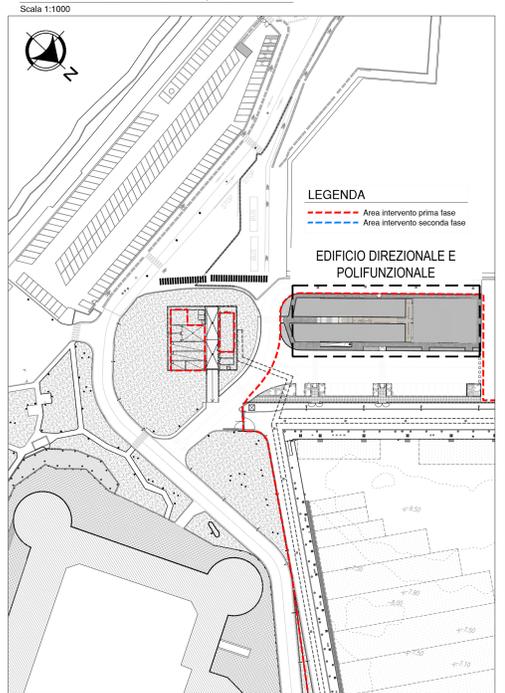

**COMUNE DI CIVITAVECCHIA**  
Autorità di Sistema Portuale del Mar Tirreno Centro-Setteentrionale

**ROMA MARINA YACHTING**  
Via Alessandro Cialini, 4 - 00053 Civitavecchia  
Tel. 0766 36656 Fax 0766 36655  
E-mail: romamarinyachting@legalmail.it

**Rogedi Servizi s.r.l.**  
Via Ada Negri, 66 - 00137 ROMA  
Tel. 06 8200248 Fax 06 8209772  
email: servizi@rogedi.com

**PROGETTO**  
REALIZZAZIONE DI UN APPRODO TURISTICO ALL'INTERNO DEL PORTO DI CIVITAVECCHIA

**PROGETTO DEFINITIVO**  
CONFERENZA DEI SERVIZI - ai sensi dell'art. 6 del D.P.R. n° 509/1997

**EDIFICIO DIREZIONALE E POLIFUNZIONALE - IMPIANTI IDRICO SANITARIO ED ANTINCENDIO - PIANTE**

N° progetto	003.19	Commissa	OPV RMY	N° progetto	117	N° elaborazione	020	0	0	0	0	0	0	0	0	0	0	0	0
Scale	1:100	Aut.	1:1	Aut.	1:1	Aut.	1:1	Aut.	1:1	Aut.	1:1	Aut.	1:1	Aut.	1:1	Aut.	1:1	Aut.	1:1
IP	MARZO 2016	AVV	0	AVV	0	AVV	0	AVV	0	AVV	0	AVV	0	AVV	0	AVV	0	AVV	0
ACQ	AGOSTO 2016	AVV	0	AVV	0	AVV	0	AVV	0	AVV	0	AVV	0	AVV	0	AVV	0	AVV	0
D	APRILE 2019	AVV	0	AVV	0	AVV	0	AVV	0	AVV	0	AVV	0	AVV	0	AVV	0	AVV	0

Autore: Ing. GUERRA, Ing. PORTOGHESI