




SCHEMA FUNZIONALE CENTRALE IDRICA INDUSTRIALE / ANTINCENDIO

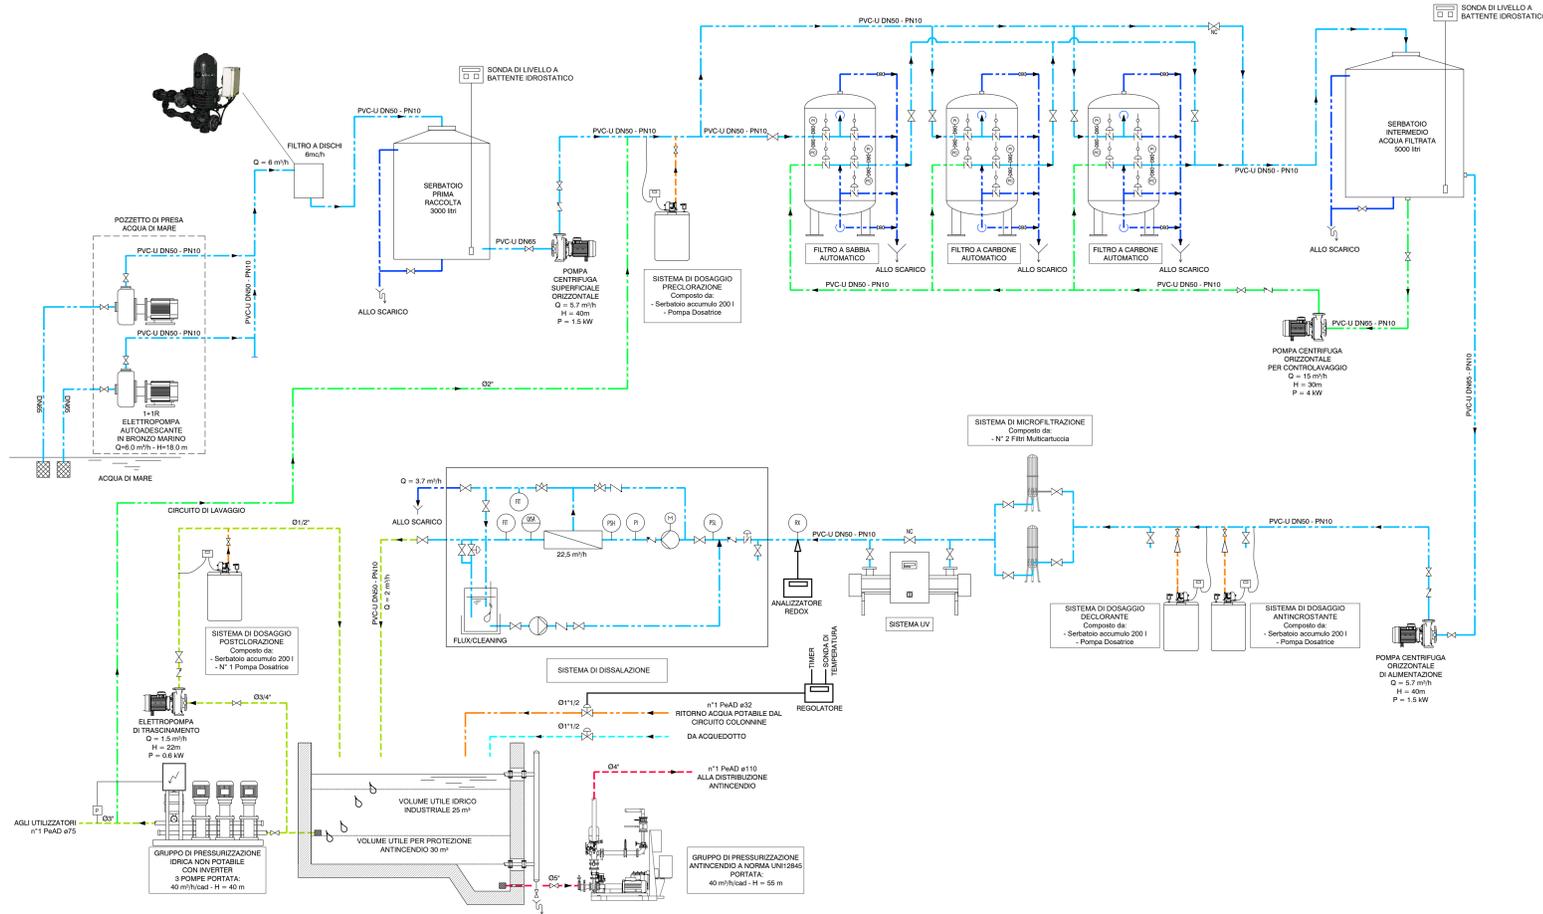

SCHEMA FUNZIONALE CENTRALE IDRICA POTABILE

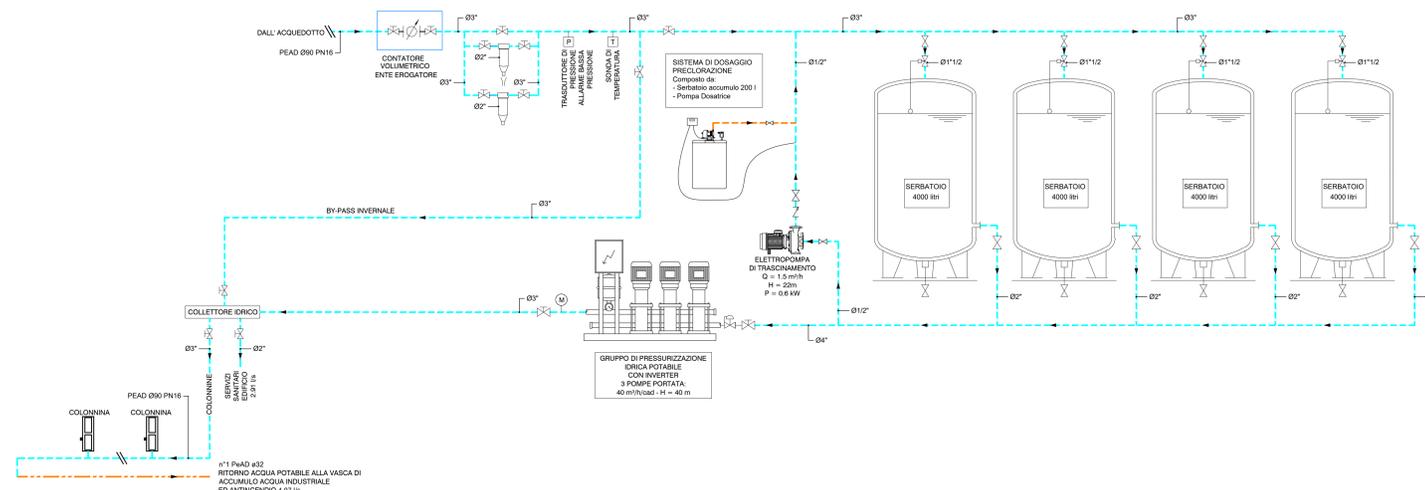

PLANIMETRIA GENERALE DI INQUADRAMENTO  
Scala 1:1000

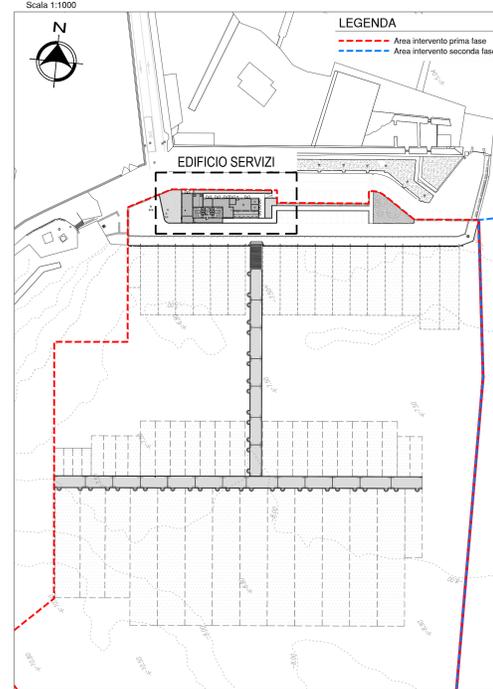

**COMUNE DI CIVITAVECCHIA**  
Autorità di Sistema Portuale del Mar Tirreno Centro-Setterentrionale

**ROMA MARINA YACHTING**  
Roma Marina Yachting S.r.l.  
Via Alessandro Ciabini, 4 - 00053 Civitavecchia  
Tel. 0766 366566 Fax 0766 366565  
E-mail: romamarinyachting@legalmail.it

**ROGEDIL Servizi s.r.l.**  
Via Ada Negri, 66 - 00137 ROMA  
Tel. 06 82002948 Fax 06 82097772  
email: servizi@rogedil.com

**ROGEDIL Servizi s.r.l.**  
DIRETTORE TECNICO  
Dott. Ing. Franco PORTOGHESI

**REALIZZAZIONE DI UN APPRODO TURISTICO ALL'INTERNO DEL PORTO DI CIVITAVECCHIA**

**PROGETTO DEFINITIVO**  
CONFERENZA DEI SERVIZI - ai sensi dell'art. 6 del D.P.R. n° 509/1997

N° progetto	Commissa	N° progr.	N° elaborato	Rev	Cal	Tp
00.3.19	CIV RMY	D	120	023	0	0 E I

**OPERE IMPIANTISTICHE FLUIDOMECCANICHE**

**EDIFICIO LOCALI TECNOLOGICI E SCHEMI FUNZIONALI**

Scale	Disegnato	Disegnato	Disegnato	Disegnato	Disegnato	Disegnato
-	1:1	1:1	1:1	1:1	1:1	1:1
	Ing. GUERRA	Ing. PORTOGHESI				

DATA	REV.	DESCRIZIONE	DATA
MARZO 2016	0	Emissione per richiesta concessione demaniale	04/16
AGOSTO 2016	1	Emissione per assegnamento preliminare	16/16
APRILE 2019	0	Emissione per approvazione EMI	03/19

Questo disegno è di nostra proprietà riservata a termini di legge e ne è vietata la riproduzione e la comunicazione a terzi anche parziale senza nostra autorizzazione.