



PIANTA PIANO TERRA - IMPIANTO DI SCARICO

Scala 1:100

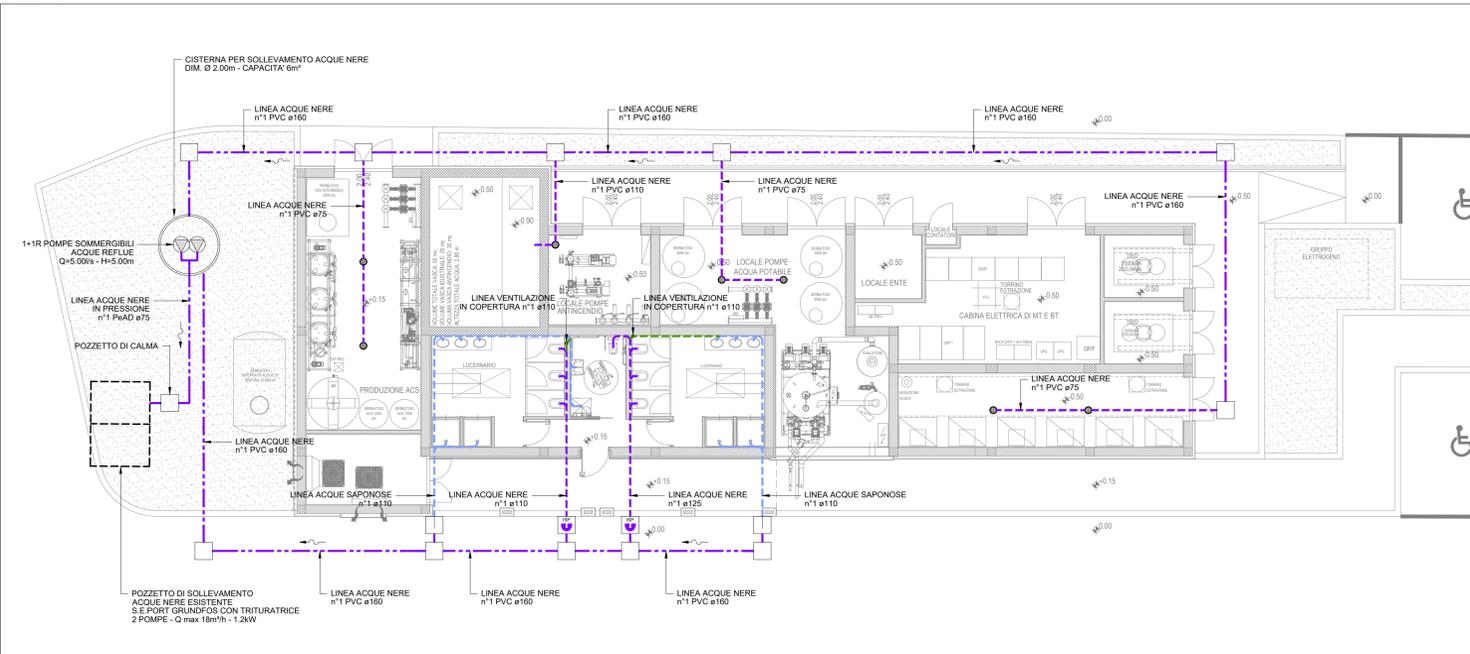


PIANTA PIANO TERRA - IMPIANTO IDRICO ED ANTINCENDIO

Scala 1:100

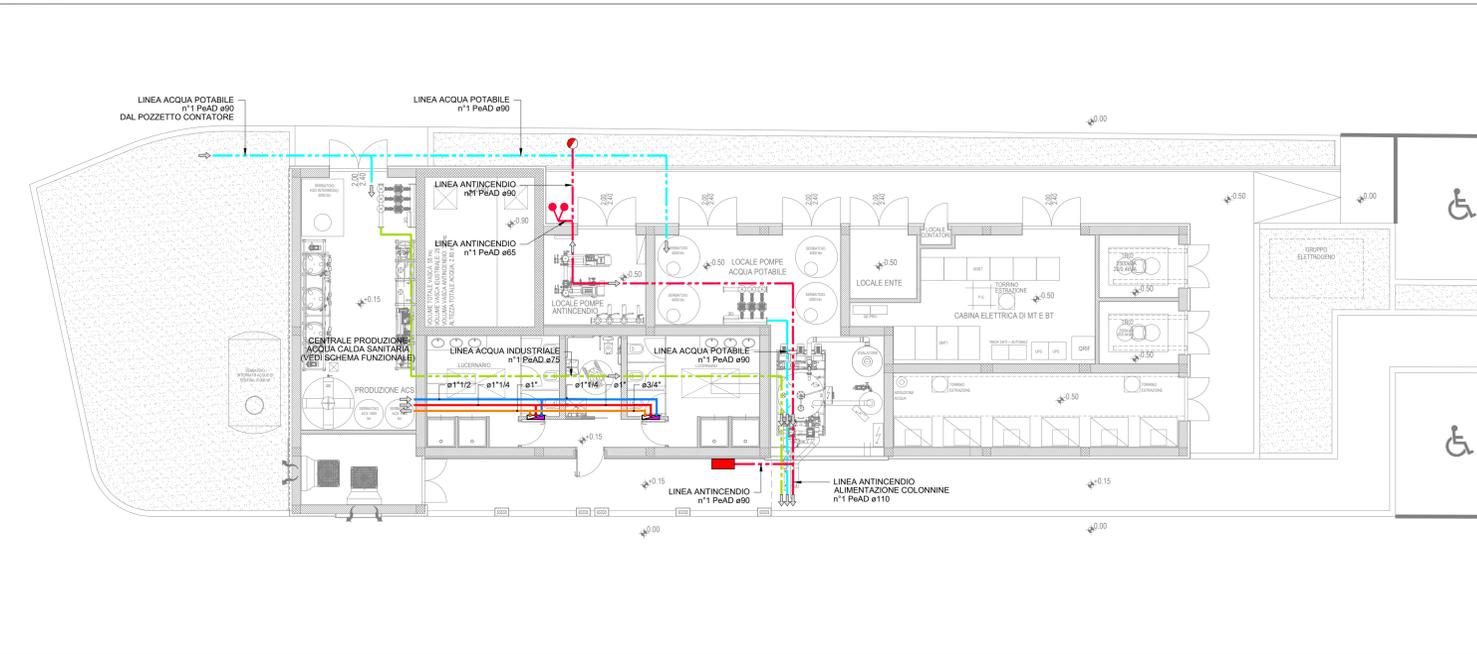

PLANIMETRIA GENERALE DI INQUADRAMENTO

Scala 1:1000

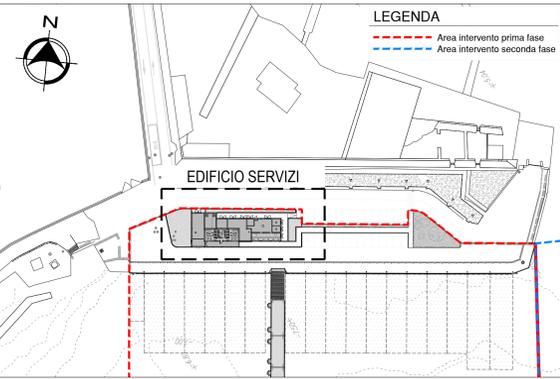


LEGENDA

- Linea acqua industriale
- Linea acqua potabile
- Linea antincendio
- Linea acqua fredda
- Linea acqua calda
- Linea acqua di riciclo
- Linea acqua fredda distribuzioni interne
- Linea acqua calda distribuzioni interne
- Indicazione verso acqua
- Idrante UNI45 a cassetta
- Idrante a colonna UNI70
- Attacco motopompa VV.F UNI70
- Linea acque nere interrata
- Linea acque nere interna
- Linea acque saponose interna
- Linea ventilazione
- Indicazione pendenza
- Piletta di scarico
- Pozzetto di ispezione in cls
- Pozzetto di ispezione sifone in cls
- Pozzetto depressatore in cls
- Pozzetto di sollevamento acque nere


TUBAZIONI DISTRIBUZIONI INTERNE IN PEX-MULTISTRATO PN10 IN ALLUMINIO E POLIETILENE

LAVABO	Ø16x2.25 mm
WC	Ø16x2.25 mm
DOCCIA	Ø20x2.50 mm


SCHEMA FUNZIONALE IMPIANTO IDRICO

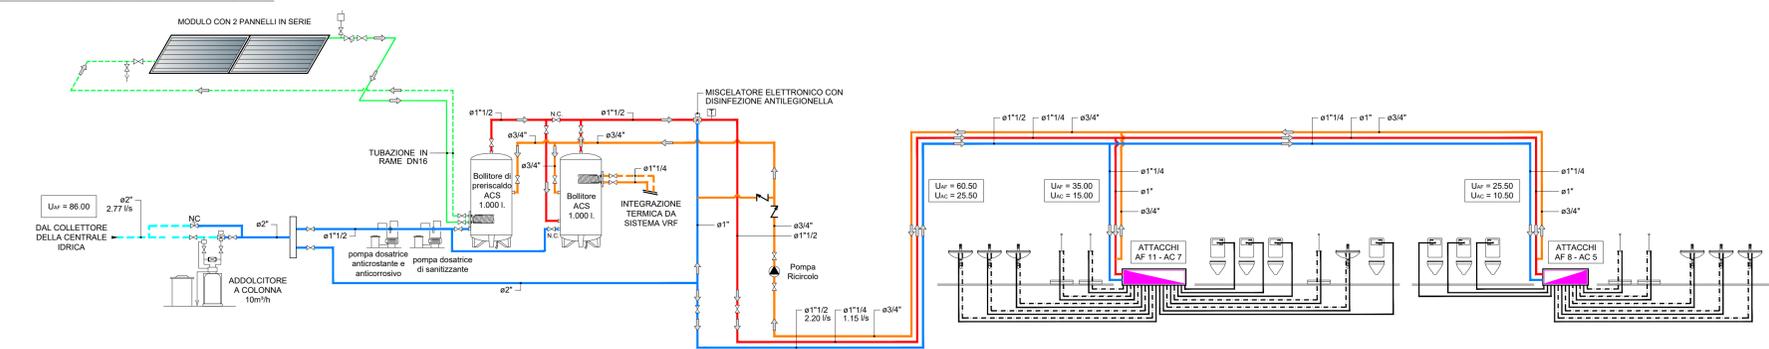


SCHEMA FUNZIONALE IMPIANTO DI SCARICO

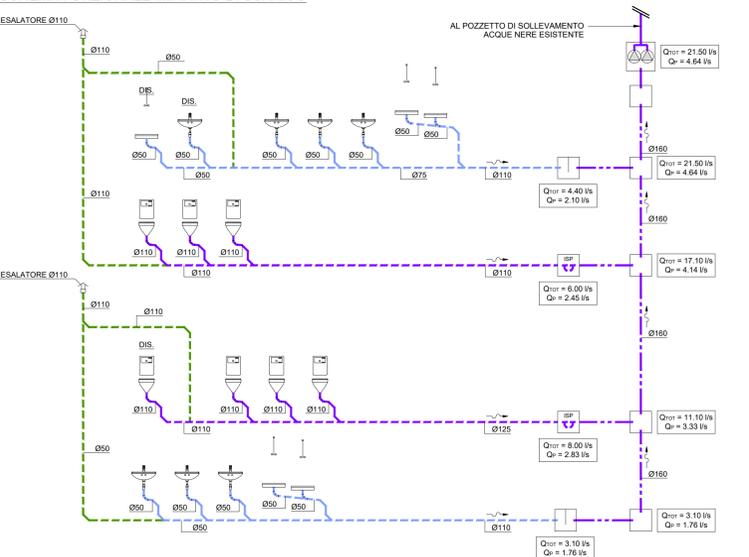


DETTAGLIO IDRANTE UNI45 A CASSETTA

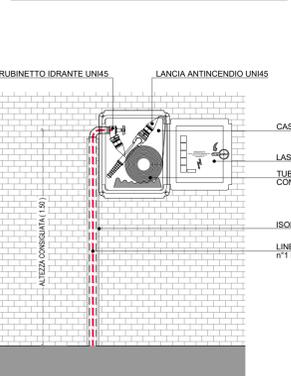


SCHEMA STANDARD COLLETTORE SANITARIO

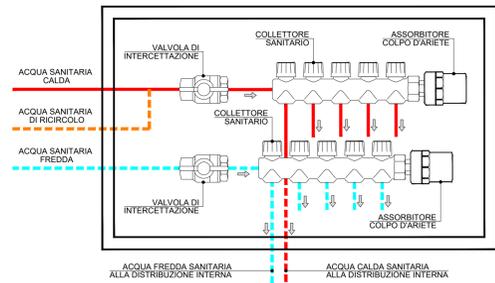


DETTAGLIO ALLACCIO E SCARICO WC

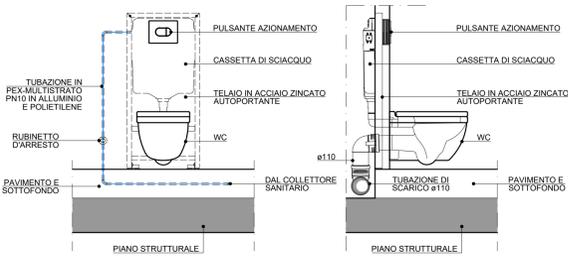


DETTAGLIO ALLACCIO E SCARICO DOCCIA

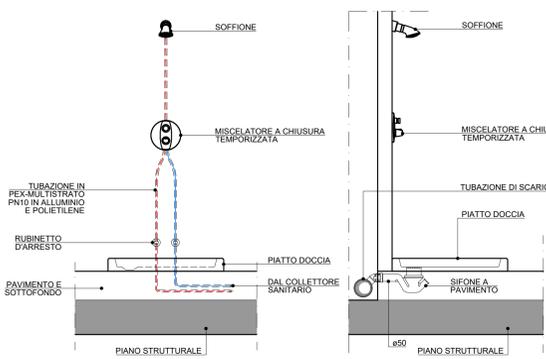

DETTAGLIO ALLACCIO E SCARICO LAVABO

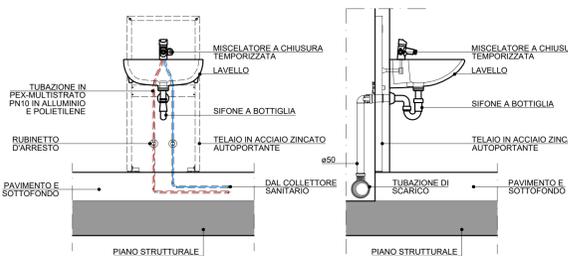

DETTAGLIO SCARICO PILETTA

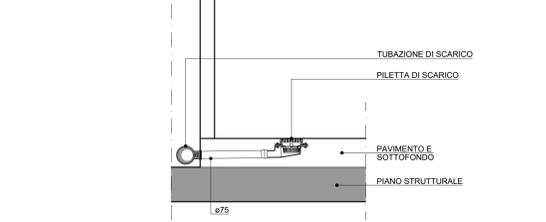

**COMUNE DI CIVITAVECCHIA**  
 Autorità di Sistema Portuale del Mar Tirreno Centro Setentrionale  
 ROMA MARINA YACHTING  
 Via Alessandro Ciardi, 4 - 00053 Civitavecchia  
 Tel. 0766 366566 Fax 0766 366565  
 E-mail: romamarinyachting@legalmail.it

**COMITENTE:** ROMA MARINA YACHTING  
 Presidente: *Dr. Guido Azzopardo*

**PROGETTISTA:** Rogedil Servizi s.r.l.  
 Via Ada Negri, 66 - 00137 ROMA  
 Tel. 06 82002948 Fax 06 82097772  
 email: servizi@rogedil.com

**PROGETTO:** REALIZZAZIONE DI UN APPRODO TURISTICO ALL'INTERNO DEL PORTO DI CIVITAVECCHIA  
**PROGETTO DEFINITIVO**  
**CONFERENZA DEI SERVIZI - ai sensi dell'art. 6 del D.P.R. n° 509/1997**

N° progetto	00319	Commissio	CIV/RMY	N° progr.	121	N° elaborato	024	Rev	0	Cisp	0	Tip	011	CGQZ770
OPERE IMPIANTISTICHE FLUIDOMECCANICHE														EDIFICIO SERVIZI - IMPIANTI IDRICO SANITARIO ED ANTINCENDIO - PIANTE
Scala	1:100	Fot	1=1	Fila	00319CVR/RMD/2102409E1	Redatto		Controllato		Approvato				
DATA	MARZO 2016	REV	0	REVISIONE		Emissione per richiesta concessione demaniale								04/16
	AGOSTO 2018		1			Emissione per adeguamento prescrizioni								16/18
	APRILE 2019		0			Emissione per approvazione Enti								03/19

Ing. GUERRA  
 Ing. PORTOGHESI