



COLLEGAMENTO TIPO AI SERVIZI DI BANCHINA

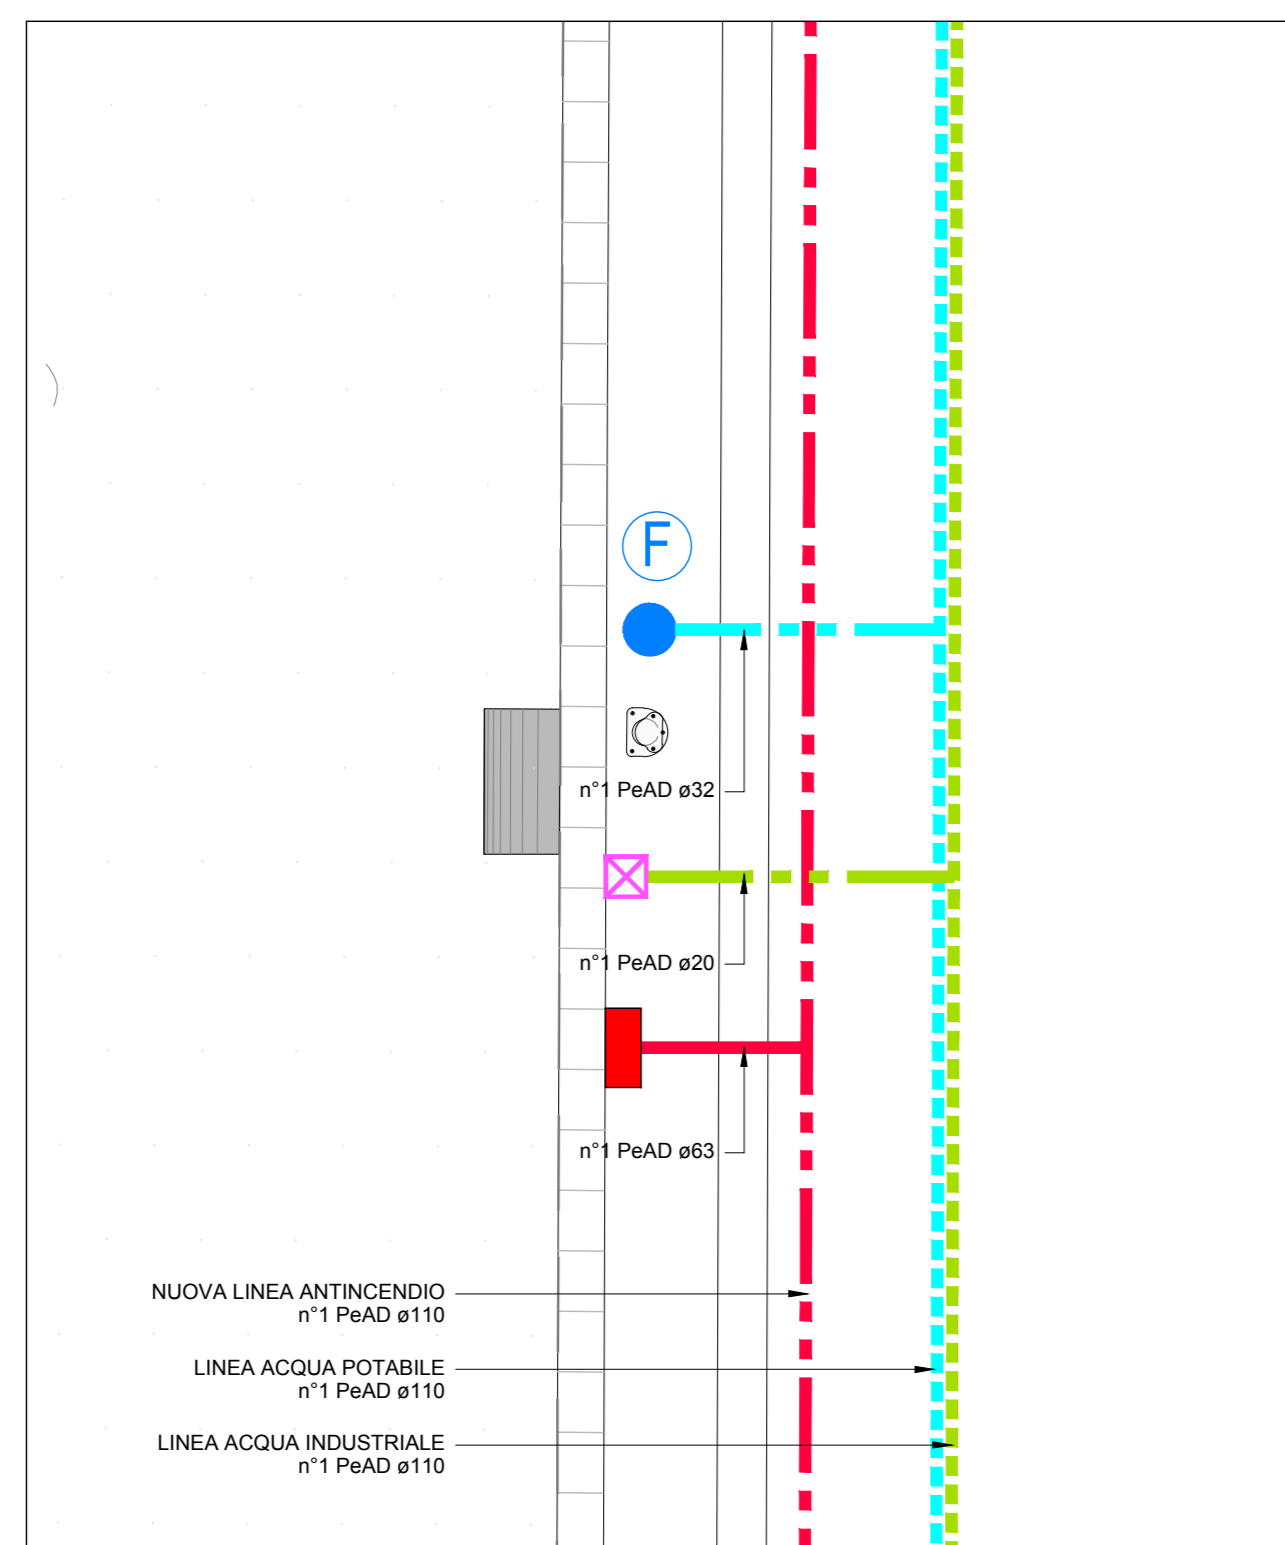

LEGENDA COLONNINE

- Colonna porta apparecchiature in acciaio inox con n. 4 prese (IP-NHT 16A) con gruppo idrico da 1/2"
- Colonna porta apparecchiature in acciaio inox con n. 4 prese (IP-NHT 32A) con gruppo idrico da 1/2"
- Colonna porta apparecchiature in acciaio inox con n. 4 prese (IP-NHT 63A) con gruppo idrico da 1/2"
- Colonna porta apparecchiature in acciaio inox con n. 2 prese (IP-NHT 63A) con gruppo idrico da 1/2"
- Colonna porta apparecchiature in acciaio inox con n. 2 prese (IP-NHT 125A) con gruppo idrico da 1/2"
- Colonna porta apparecchiature in acciaio inox con n. 1 presa (IP-NHT 250A) con gruppo idrico da 3/4"
- Colonna porta apparecchiature in acciaio inox con n. 1 presa (IP-NHT 400A) con gruppo idrico da 3/4"
- Colonna antincendio UNI 45 in acciaio inox
- Nuovo drante a colonna UNI10
- Colonna con gruppo di aspirazione in acciaio inox
- Colonna di immissione aria
- Pozzetto di aspirazione mega yacht
- Linea acqua potabile esistente
- Linea antincendio esistente
- Linea acqua industriale esistente
- Nuova linea acqua potabile
- Nuova linea antincendio
- Nuova linea acqua industriale

PLANIMETRIA GENERALE DI INQUADRAMENTO
Scala 1:1000

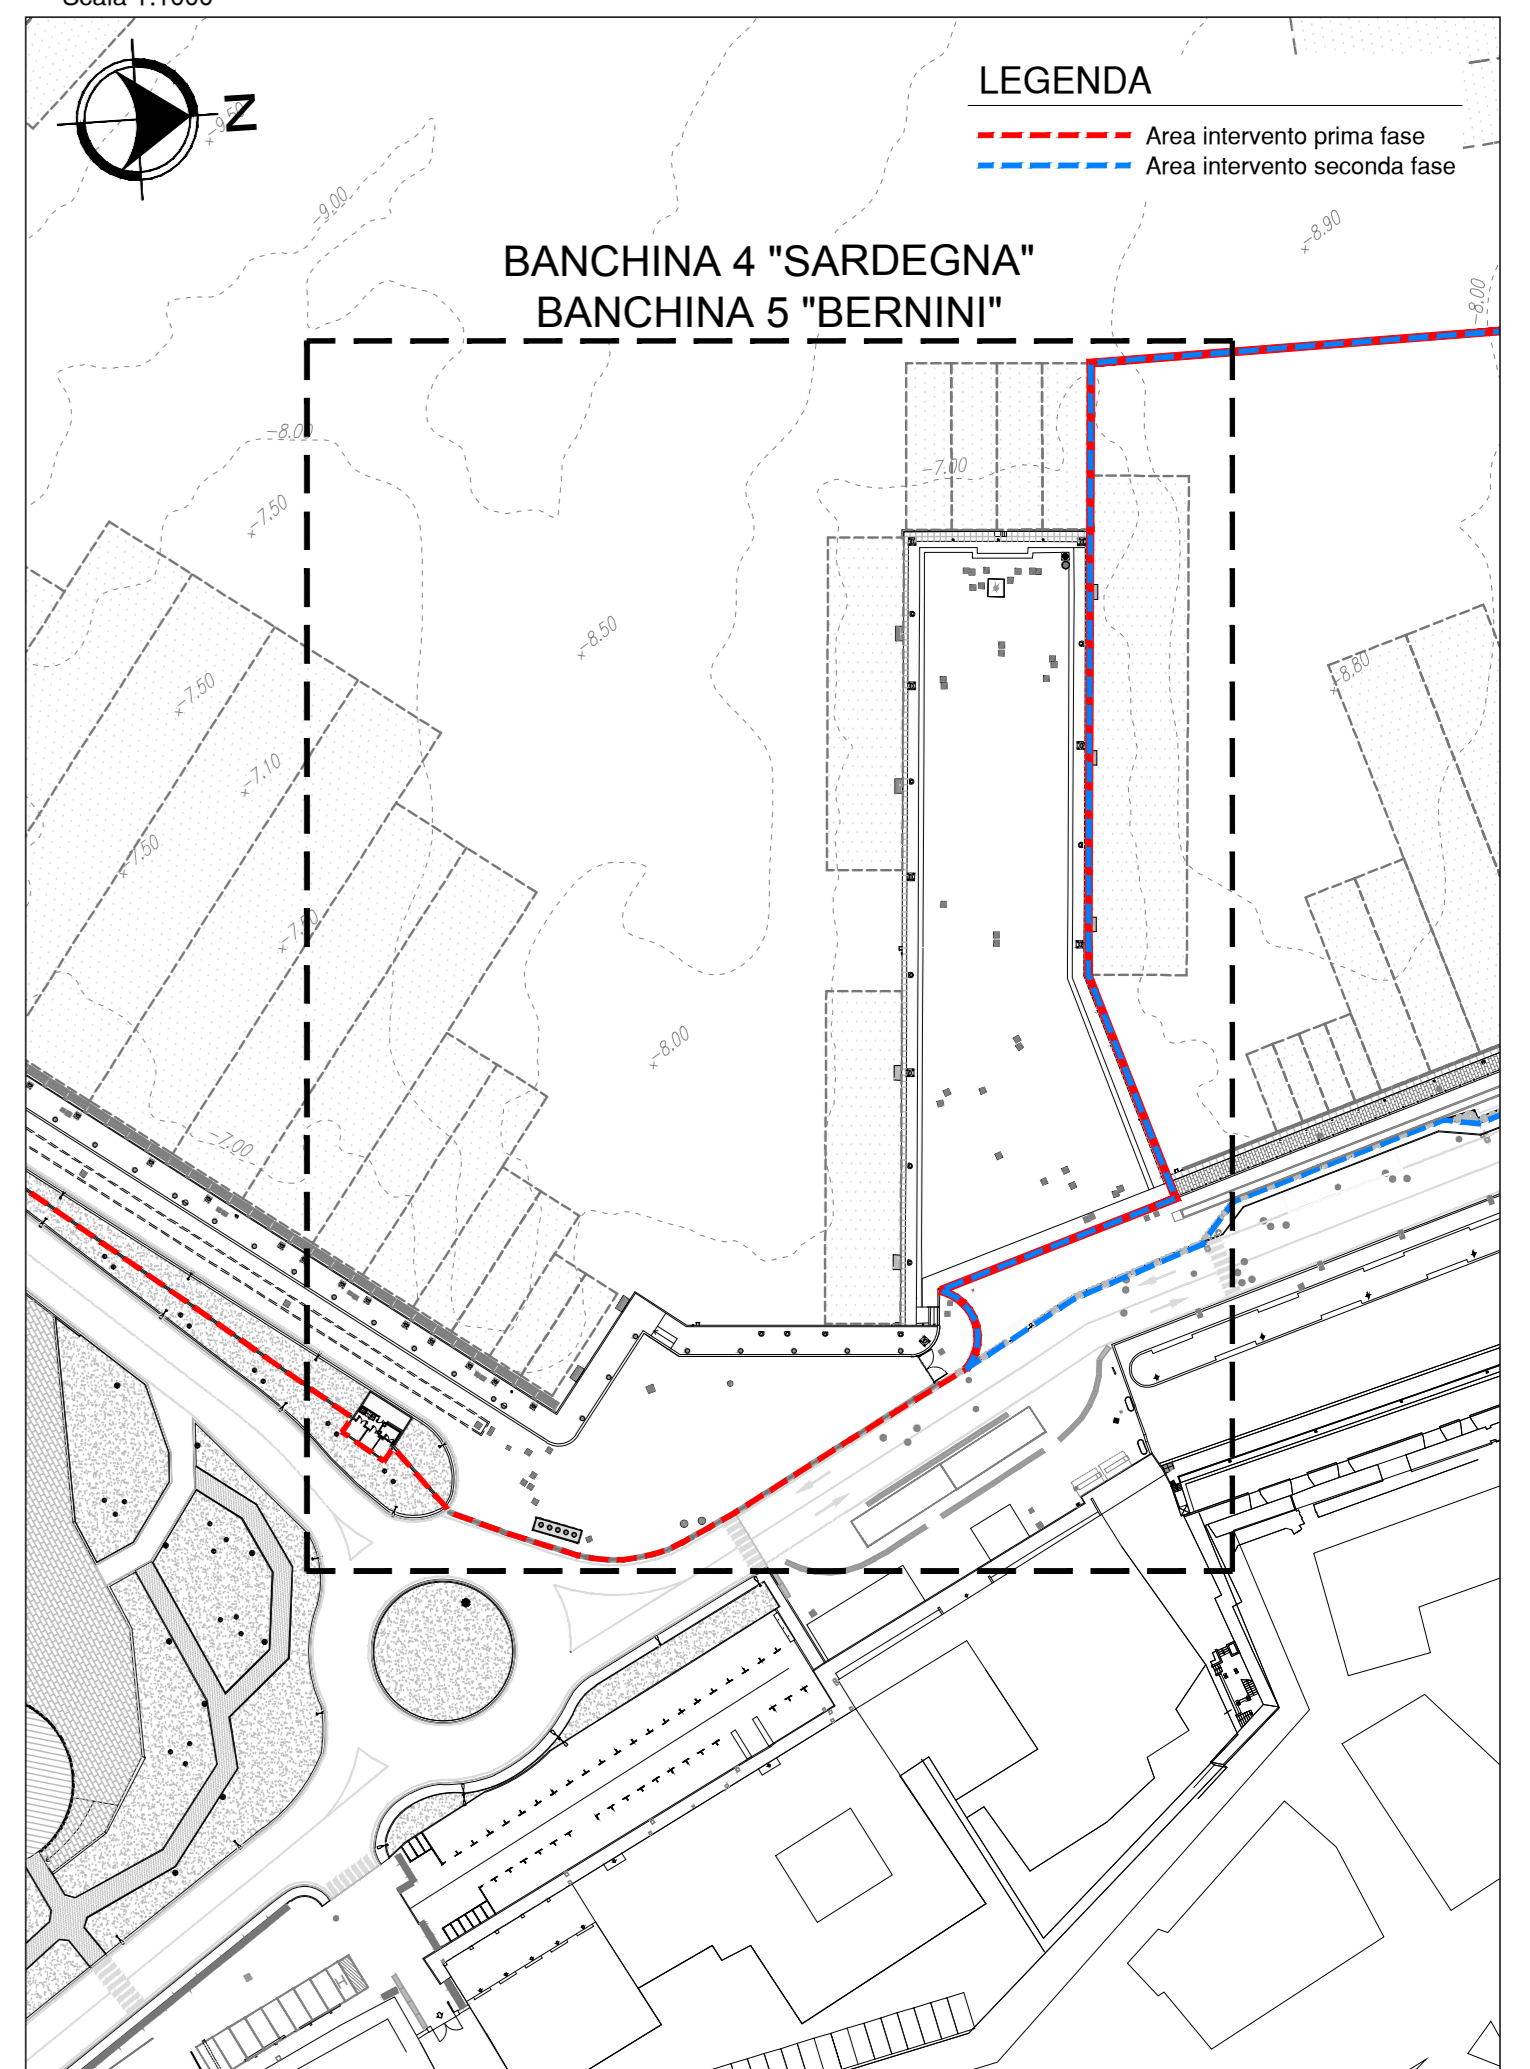

PARTICOLARE 1



PARTICOLARE 2



PARTICOLARE 3



PARTICOLARE 4



PARTICOLARE 5



PARTICOLARE 6



COMUNE DI CIVITAVECCHIA
 Autorità di Sistema Portuale del Mar Tirreno Centro Setentrionale
 PORTI DI ROMA E DEL LAGO - CIVITAVECCHIA - FROSINONE - GAIETA

ROMA MARINA YACHTING
 Roma Marina Yachting S.r.l. Presidente
 Via Alessandro Cialini, 4 - 00053 Civitavecchia
 Tel. 0766 366566 Fax 0766 366565
 E-mail: romamarinyachting@legalmail.it

Rogedil Servizi s.r.l.
 Via Ada Negri, 66 - 00137 ROMA
 Tel. 06 8209248 Fax 06 8209772
 email: servizi@rogedil.com

ROGEDIL Servizi s.r.l.
 DIRETTORE TECNICO
 Dott. Ing. Franco PORTOGHESI

PROGETTO
REALIZZAZIONE DI UN APPRODO TURISTICO ALL'INTERNO DEL PORTO DI CIVITAVECCHIA
PROGETTO DEFINITIVO
CONFERENZA DEI SERVIZI - ai sensi dell'art. 6 del D.P.R. n° 509/1997

N° progetto	00319	Commissa	CIV RMY	N° progr.	128	N° elaborato	031	Rev.	0	Colloq.	1	02/02/2019
OPERE IMPIANTISTICHE FLUIDOMECCANICHE												
BANCHINA 4 "SARDEGNA" E 5 "BERNINI" IMPIANTI IDRICI ED ANTINCENDIO PLANIMETRIA												
Scala	1:200/25	Aut.	1:1	Aut.	1:1	Aut.	1:1	Aut.	1:1	Aut.	1:1	Aut.
DATA	03/02/2019	AVV.	0	DESCRIZIONE	0	0	0	0	0	0	0	0
P	MARZO 2016	0	0	Emissione per richiesta concessione domaniale	0	0	0	0	0	0	0	0
D	APRILE 2019	0	0	Emissione per adeguamento prosettoria	0	0	0	0	0	0	0	0
D	APRILE 2019	0	0	Emissione per approvazione Enti	0	0	0	0	0	0	0	0

Questo disegno è di nostra proprietà riservata a termini di legge e ne vietiamo la riproduzione o la comunicazione a terzi anche parziale senza nostra autorizzazione.