


- LEGENDA**
- Linea acqua potabile esistente
 - Linea antincendio esistente
 - Nuova linea acqua potabile
 - Nuova linea antincendio
 - Nuova linea acqua industriale
 - Colonnina antincendio esistente
 - Colonnina servizi idrici esistente
 - Colonnina acque reflue esistente

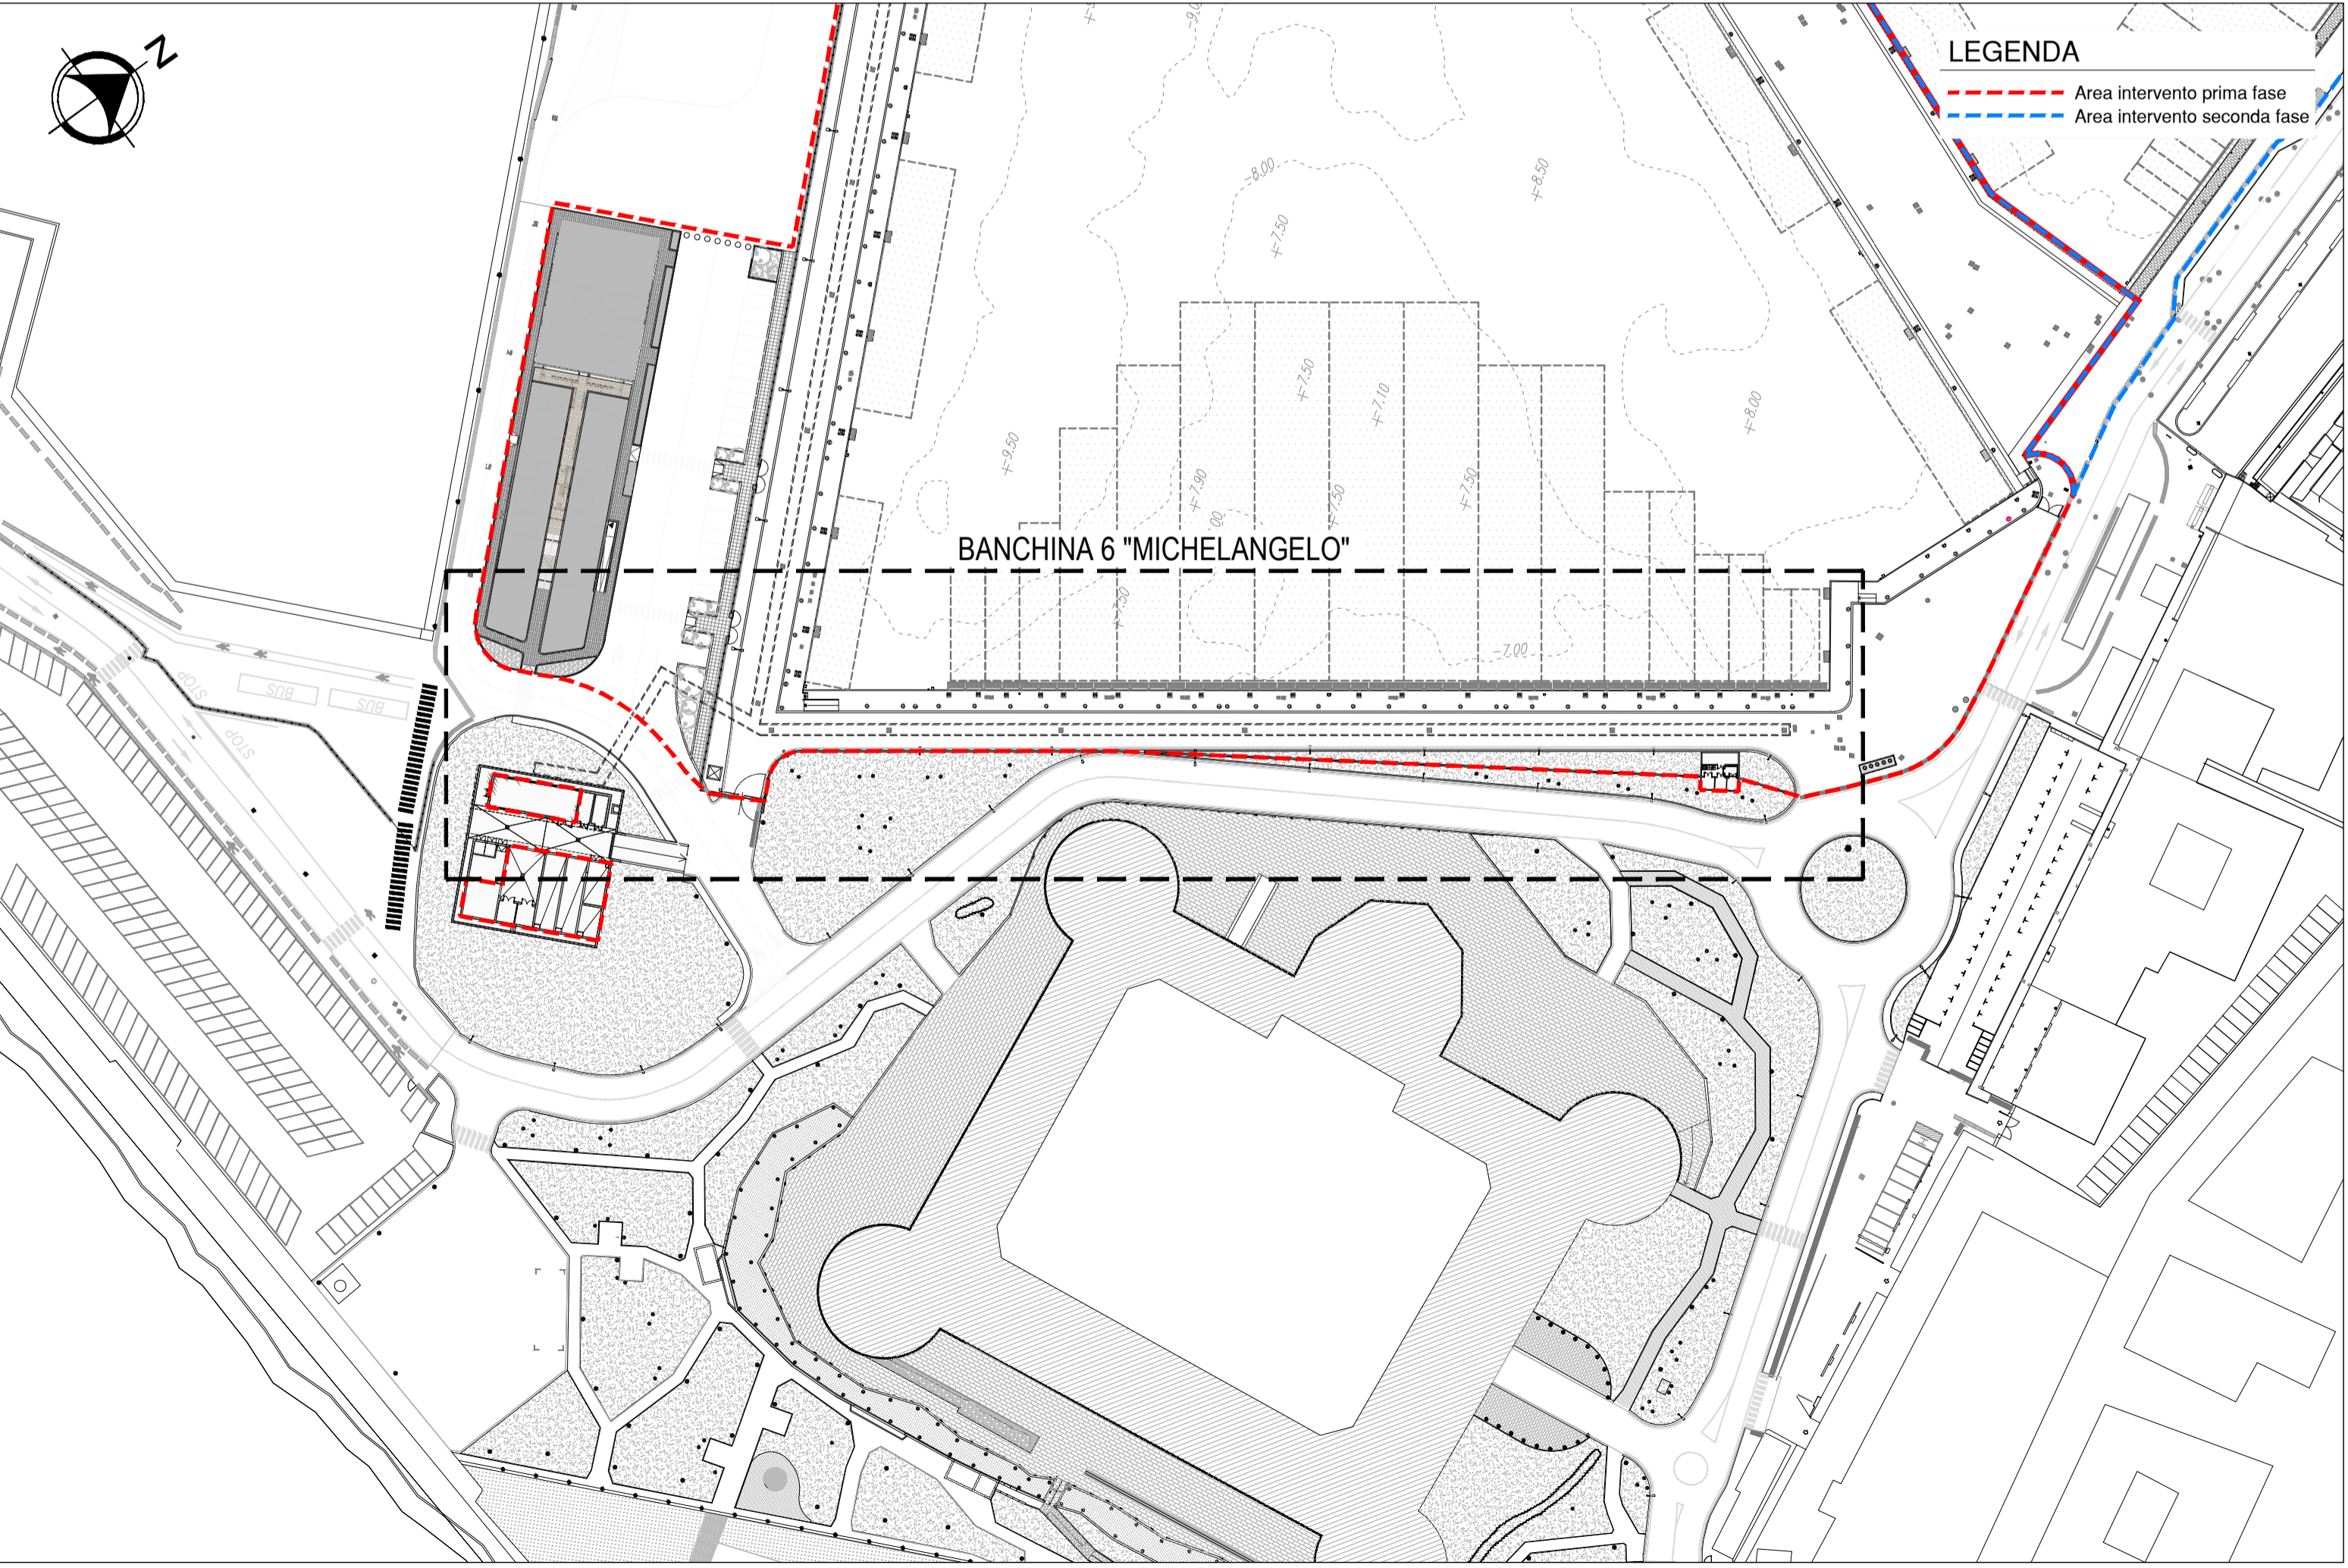

- LEGENDA**
- Area intervento prima fase
 - Area intervento seconda fase

COMUNE DI CIVITAVECCHIA

Autorità di Sistema Portuale del Mar Tirreno Centro Settentrionale
PORTI DI ROMA E DEL LADRO - CIVITAVECCHIA - FIANINO - GAETA

ROMA MARINA YACHTING
Via Alessandro Ciardi, 4 - 00053 Civitavecchia
Tel. 0766 366566 Fax 0766 366565
E-mail: romamarinyachting@legalmail.it

Rogedil Servizi s.r.l.
Via Ada Negri, 66 - 00137 ROMA
Tel. 06 82029348 Fax 06 82097772
email: servizi@rogedil.com

ROGEDIL Servizi S.r.l.
DIRETTORE TECNICO
Dott. Ing. Franco PORTOGHESI

REALIZZAZIONE DI UN APPRODO TURISTICO ALL'INTERNO DEL PORTO DI CIVITAVECCHIA

PROGETTO DEFINITIVO
CONFERENZA DEI SERVIZI - ai sensi dell'art. 6 del D.P.R. n° 509/1997

N° progetto	Commissa	N° progr.	N° elaborato	Rev	Copi	Tip	CODICE
00319	CIV/RMY/D	131	034	0	0	E/I	BANCHINA 6 "MICHELANGELO" IMPIANTI IDRICI ED ANTINCENDIO PLANIMETRIA

OPERE IMPIANTISTICHE FLUIDOMECCANICHE

Scala: 1:200
Fot. 1=1
Fila: 00319CIV/RMY/D/13103400E1
Redatto: Inq. PORTOGHESI
Controllato: Inq. GUERRA
Approvato: Inq. PORTOGHESI

DATA	REV	REVISIONE	CODICE
P MARZO 2016	0	Emissione per richiesta concessione demaniale	04/16
D AGOSTO 2018	1	Emissione per adeguamento prescrizioni	16/18
D APRILE 2019	0	Emissione per approvazione Enti	03/19

Questo disegno è di nostra proprietà riservata a termini di legge e ne è vietata la riproduzione e la comunicazione a terzi anche parziale senza nostra autorizzazione.