



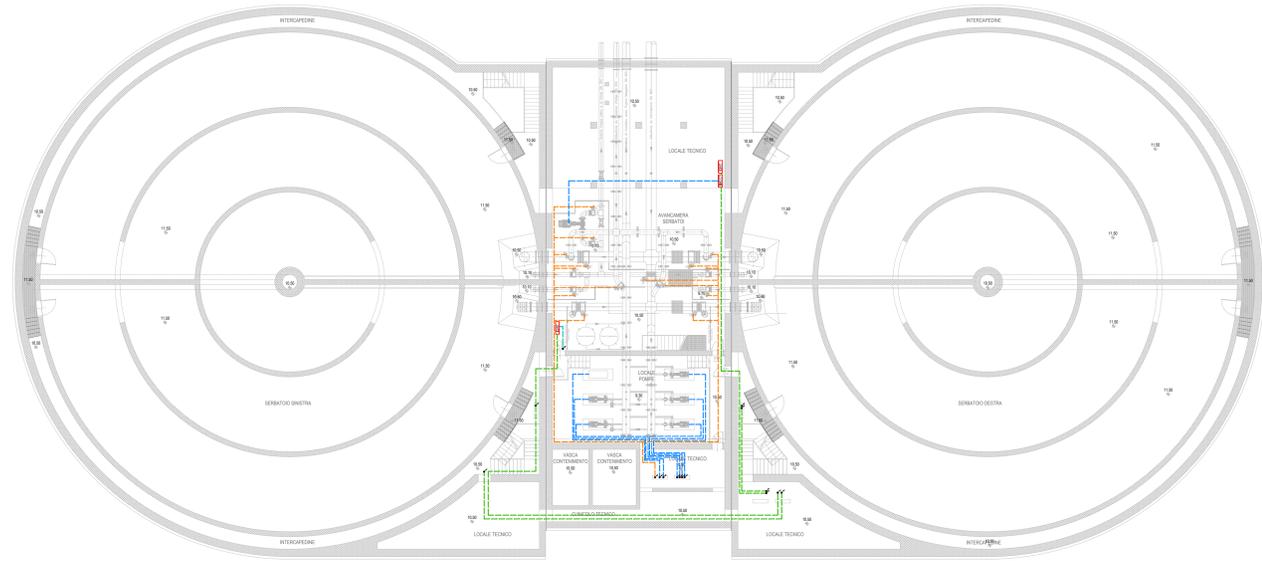


PIANTA PIANO INTERRATO - SCALA 1:200

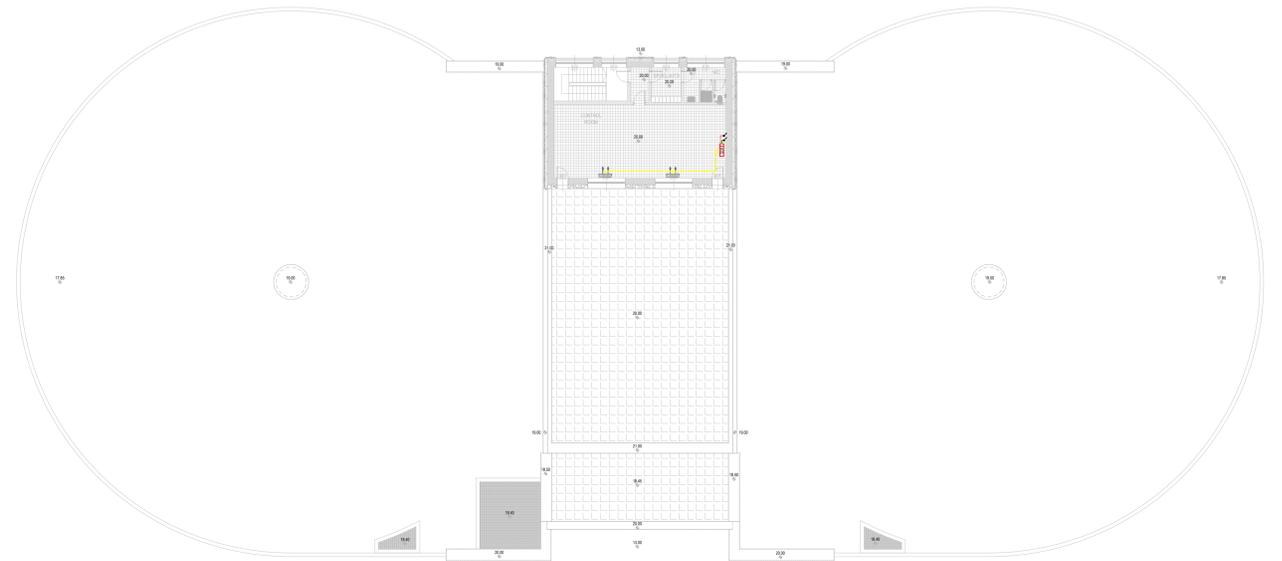

PIANTA PIANO PRIMO - SCALA 1:200




PIANTA PIANO TERRA - SCALA 1:200

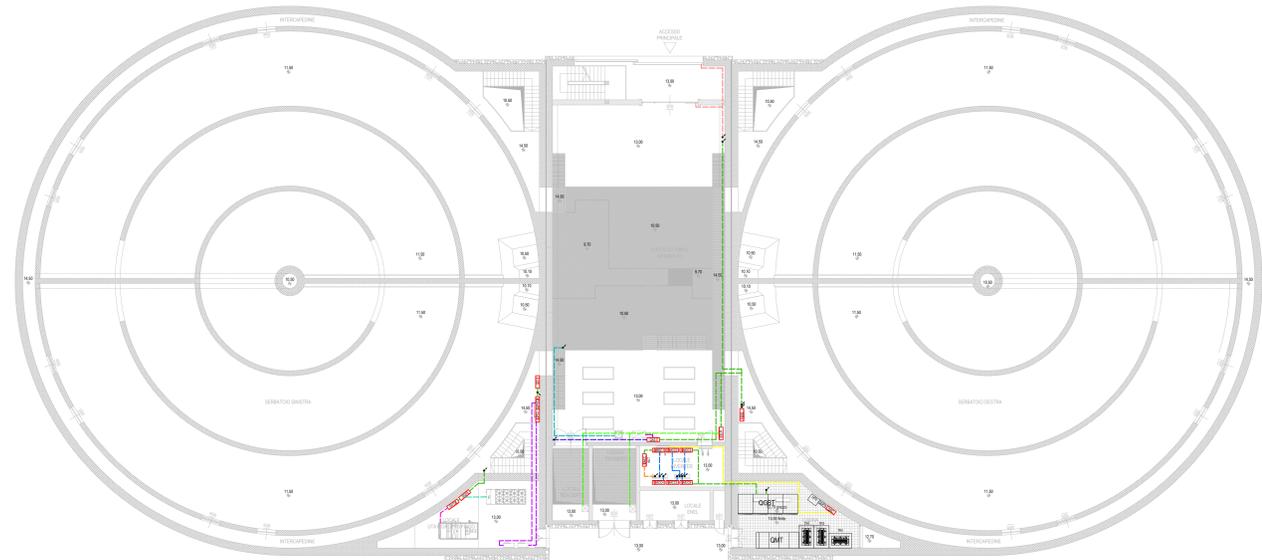

- LEGENDA**
- Distribuzione elettrica QGBT-Quadro locale
  - Distribuzione elettrica da Quadro Locale a Pompe di mandata e scarico
  - Distribuzione elettrica da Quadro Locale a Valvole motorizzate
  - Distribuzione elettrica da Quadro Locale a UTA
  - Distribuzione elettrica da Quadro Locale a Gruppo Frigo
  - Distribuzione elettrica da Quadro Locale a Pompa di calore Locale Inverter e Control Room
  - Distribuzione elettrica da Quadro Locale a Locale Reagenti
  - Distribuzione elettrica da Quadro Control Room a Portone e Cancelli
  - Distribuzione elettrica da Quadro Avancamera serbatoi a Carroponte
  - Distribuzione elettrica da Quadro Locale a Split
  - Distribuzione elettrica da Quadro Avancamera Serbatoi a Deumidificatore
  - Distribuzione elettrica da Quadro Piano Interrato a Estrattore Locale Pompe
  - Quadro Locale
  - ↕ Salita/discesa Distribuzione elettrica

Key-Plan Scala 1:1.000

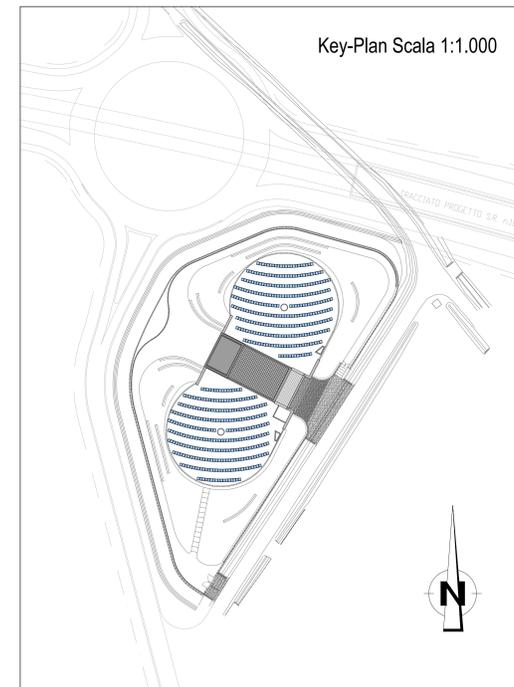

NOTA:  
Impianto fotovoltaico in progetto la cui fornitura non è oggetto del presente appalto

**REGIONE del VENETO**  
giunta regionale

**acquevenete**  
L. 04/06/2015

**COMMISSARIO DELEGATO**  
per i Primi Interventi Urgenti di Protezione Civile e Contingenza nella Contaminazione da sostanze perfluoroalchiliche (PFAS)  
DCM del 27/03/2018 - CCDCPC n. 319 del 28/05/2018

**MODELLO STRUTTURALE DEGLI ACQUEDOTTI DEL VENETO (M.O.S.A.V.)**  
INTERVENTI FINALIZZATI ALLA SOSTITUZIONE DELLE FONTI DROTOPOLI CONTAMINATE DA SOSTANZE PERFLUOROALCHILICHE (PFAS)

**ESTENSIONE DELLO SCHEMA NELL'AREA**  
**MONSELICENSE - ESTENSE - MONTAGNANESE**

**PROGETTO DEFINITIVO**

<p>PROGETTISTI</p> <p>HYDRODATA</p> <p>ING. LUCA FRESIA</p>	<p>Progettista responsabile integrazioni/preselezioni specialistiche</p> <p>Ing. Luca Fresia</p>	<p>Geologia</p> <p>Dott. Ing. Fabrizio Grossi</p>
<p>COORDINATORI</p> <p>ISAV INGEGNERI ASSOCIATI</p> <p>Arch. Junior Denis Castello</p>	<p>Coordinatore sicurezza in fase di progettazione</p> <p>Ing. Andrea Fichetato</p>	<p>Progettista responsabile elaborato</p> <p>Dott. Ing. MAURO BUREDESE</p> <p>N. 4847-Y</p>

**10 - SERBATOIO DI MONTAGNANA**  
**10.09.01 - LAYOUT COMPONENTI ELETTRICI**  
Pianta distribuzione e utenze grandi

NO	SETT. 19	M. BUREDESE	S. CHIFFRINO	L. FRESIA	
NO	DATA	REVISIONE	VERBA	APPROVAZIONE	MODIFICHE