

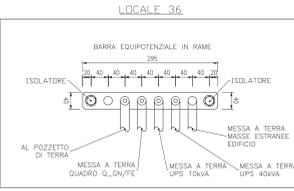


FABBRICATO DI SERVIZIO PIANTA PIANO TERRA – SCALA 1:100

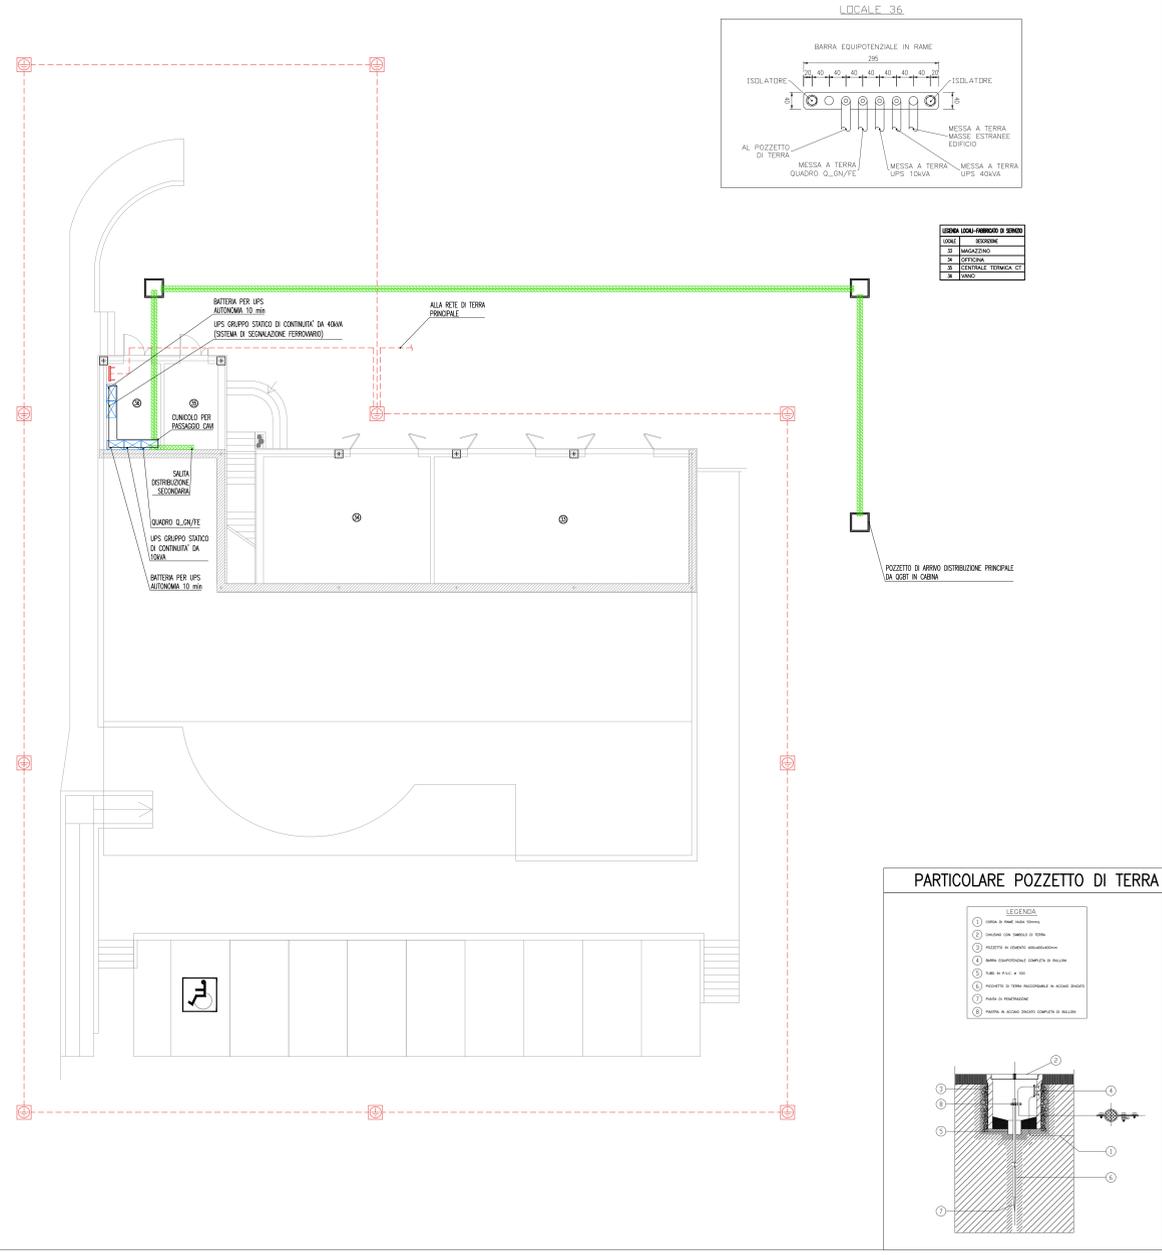

LEGENDA LOCALI FABBRICATO DI SERVIZIO	
1	UFFICIO
2	MAKAZZINO
3	UFFICIO
4	UFFICIO TECNICO CT
5	FONDO

PARTICOLARE POZZETTO DI TERRA

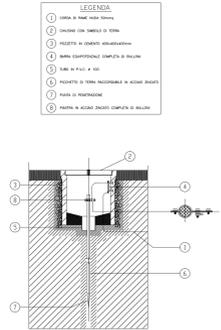


NOTE GENERALI

NOTA: La quota altimetrica relativa  $\pm 0.00$  corrisponde alla quota assoluta +71.17

LEGENDA SIMBOLI

SIMBOLI	DESCRIZIONE
	APPARECCHIATURE / IMPIANTI ELETTRICI
	POZZETTO DI ARRIVO DISTRIBUZIONE PRINCIPALE DA CABINA
	PASSERELLA PERFORATA IN ACCIAIO ZINCATO DIMENSIONI 200x100 mm PER DISTRIBUZIONE SECONDARIA CON SETTO SEPARATORE TRA RETE PRIVILEGIATA E CONTINUITA' ASSOLUTA
	TUBO IN PE CORRUGATO ESTERNAMENTE DIAMETRO 110 mm
	POZZETTO DI TERRA ISPEZIONABILE DIMENSIONI 400x400x400 mm CON DISPERSORE
	CORDA NUDA DI RAME DA 50 mmq
	BANDELLA DI RAME 40x30 mm
	BARRA EQUIPOTENZIALE IN RAME

PIANTA CHIAVE

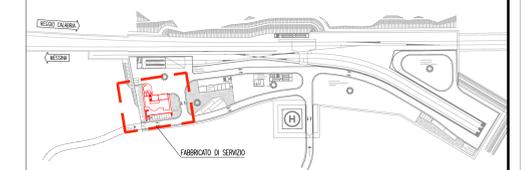

**Stretto di Messina**  
 Concessionaria per la progettazione, realizzazione e gestione del collegamento stabile tra lo Stretto e il Continente  
 Organismo di Diritto Pubblico  
 (Legge n° 1158 del 17 dicembre 1971, modificata dal D.Lgs. n° 114 del 24 aprile 2001)

**PONTE SULLO STRETTO DI MESSINA**  
 PROGETTO DEFINITIVO

**EUROLINK S.C.p.A.**  
 IMPREGILO S.p.A. (Mandatataria)  
 SOCIETA' ITALIANA PER CONDOTTE D'ACQUA S.p.A. (Mandatante)  
 COOPERATIVA MURATORI E CEMENTISTI - C.M.C. di Ravenna Soc. Coop. a.r.l. (Mandatante)  
 SACYR S.A.U. (Mandatante)  
 ISHIKAWAJIMA - HARIMA HEAVY INDUSTRIES CO. Ltd. (Mandatante)  
 A.C.I. S.C.P.A. - CONSORZIO STABILE (Mandatante)

IL PROGETTISTA Dott. Ing. I. Barilli Ordine Ingegneri V.C.O. n° 122 <b>SINA</b> Dott. Ing. E. Paggi Ordine Ingegneri Milano n° 15408	IL CONTRAENTE GENERALE Project Manager (Ing. P.P. Marcheselli)	STRETTO DI MESSINA Direttore Generale e RUP Validazione (Ing. G. Fimmgenti)	STRETTO DI MESSINA Amministratore Delegato (Dott. P. Giucci)
---	--	--	--

**COLLEGAMENTI SICILIA** SF0369\_F0  
 IMPIANTI TECNOLOGICI ELETTROFERROVIARI DI LINEA  
 ELEMENTI DI CARATTERE GENERALE  
 POSTO DI MANUTENZIONE-FABBRICATO DI SERVIZIO ED ASSISTENZA SANITARIA  
 PLANIMETRIA IMPIANTI ELETTRICI DI DISTRIBUZIONE PRINCIPALE-FABBRICATO DI SERVIZIO

REV.	DATA	DESCRIZIONE	REDAITO	VERIFICATO	APPROVATO
FO	20/06/2011	EMISSIONE FINALE	D. RE	G. LUPI	I. BARILLI