


EDIFICIO ASSISTENZA SANITARIA PIANTA PIANO TERRA - SCALA 1:25

LOCALE	DESCRIZIONE
1	ATTESA
2	LOCALE
3	AMBULATORIO
4	W.C.
5	PORTICO

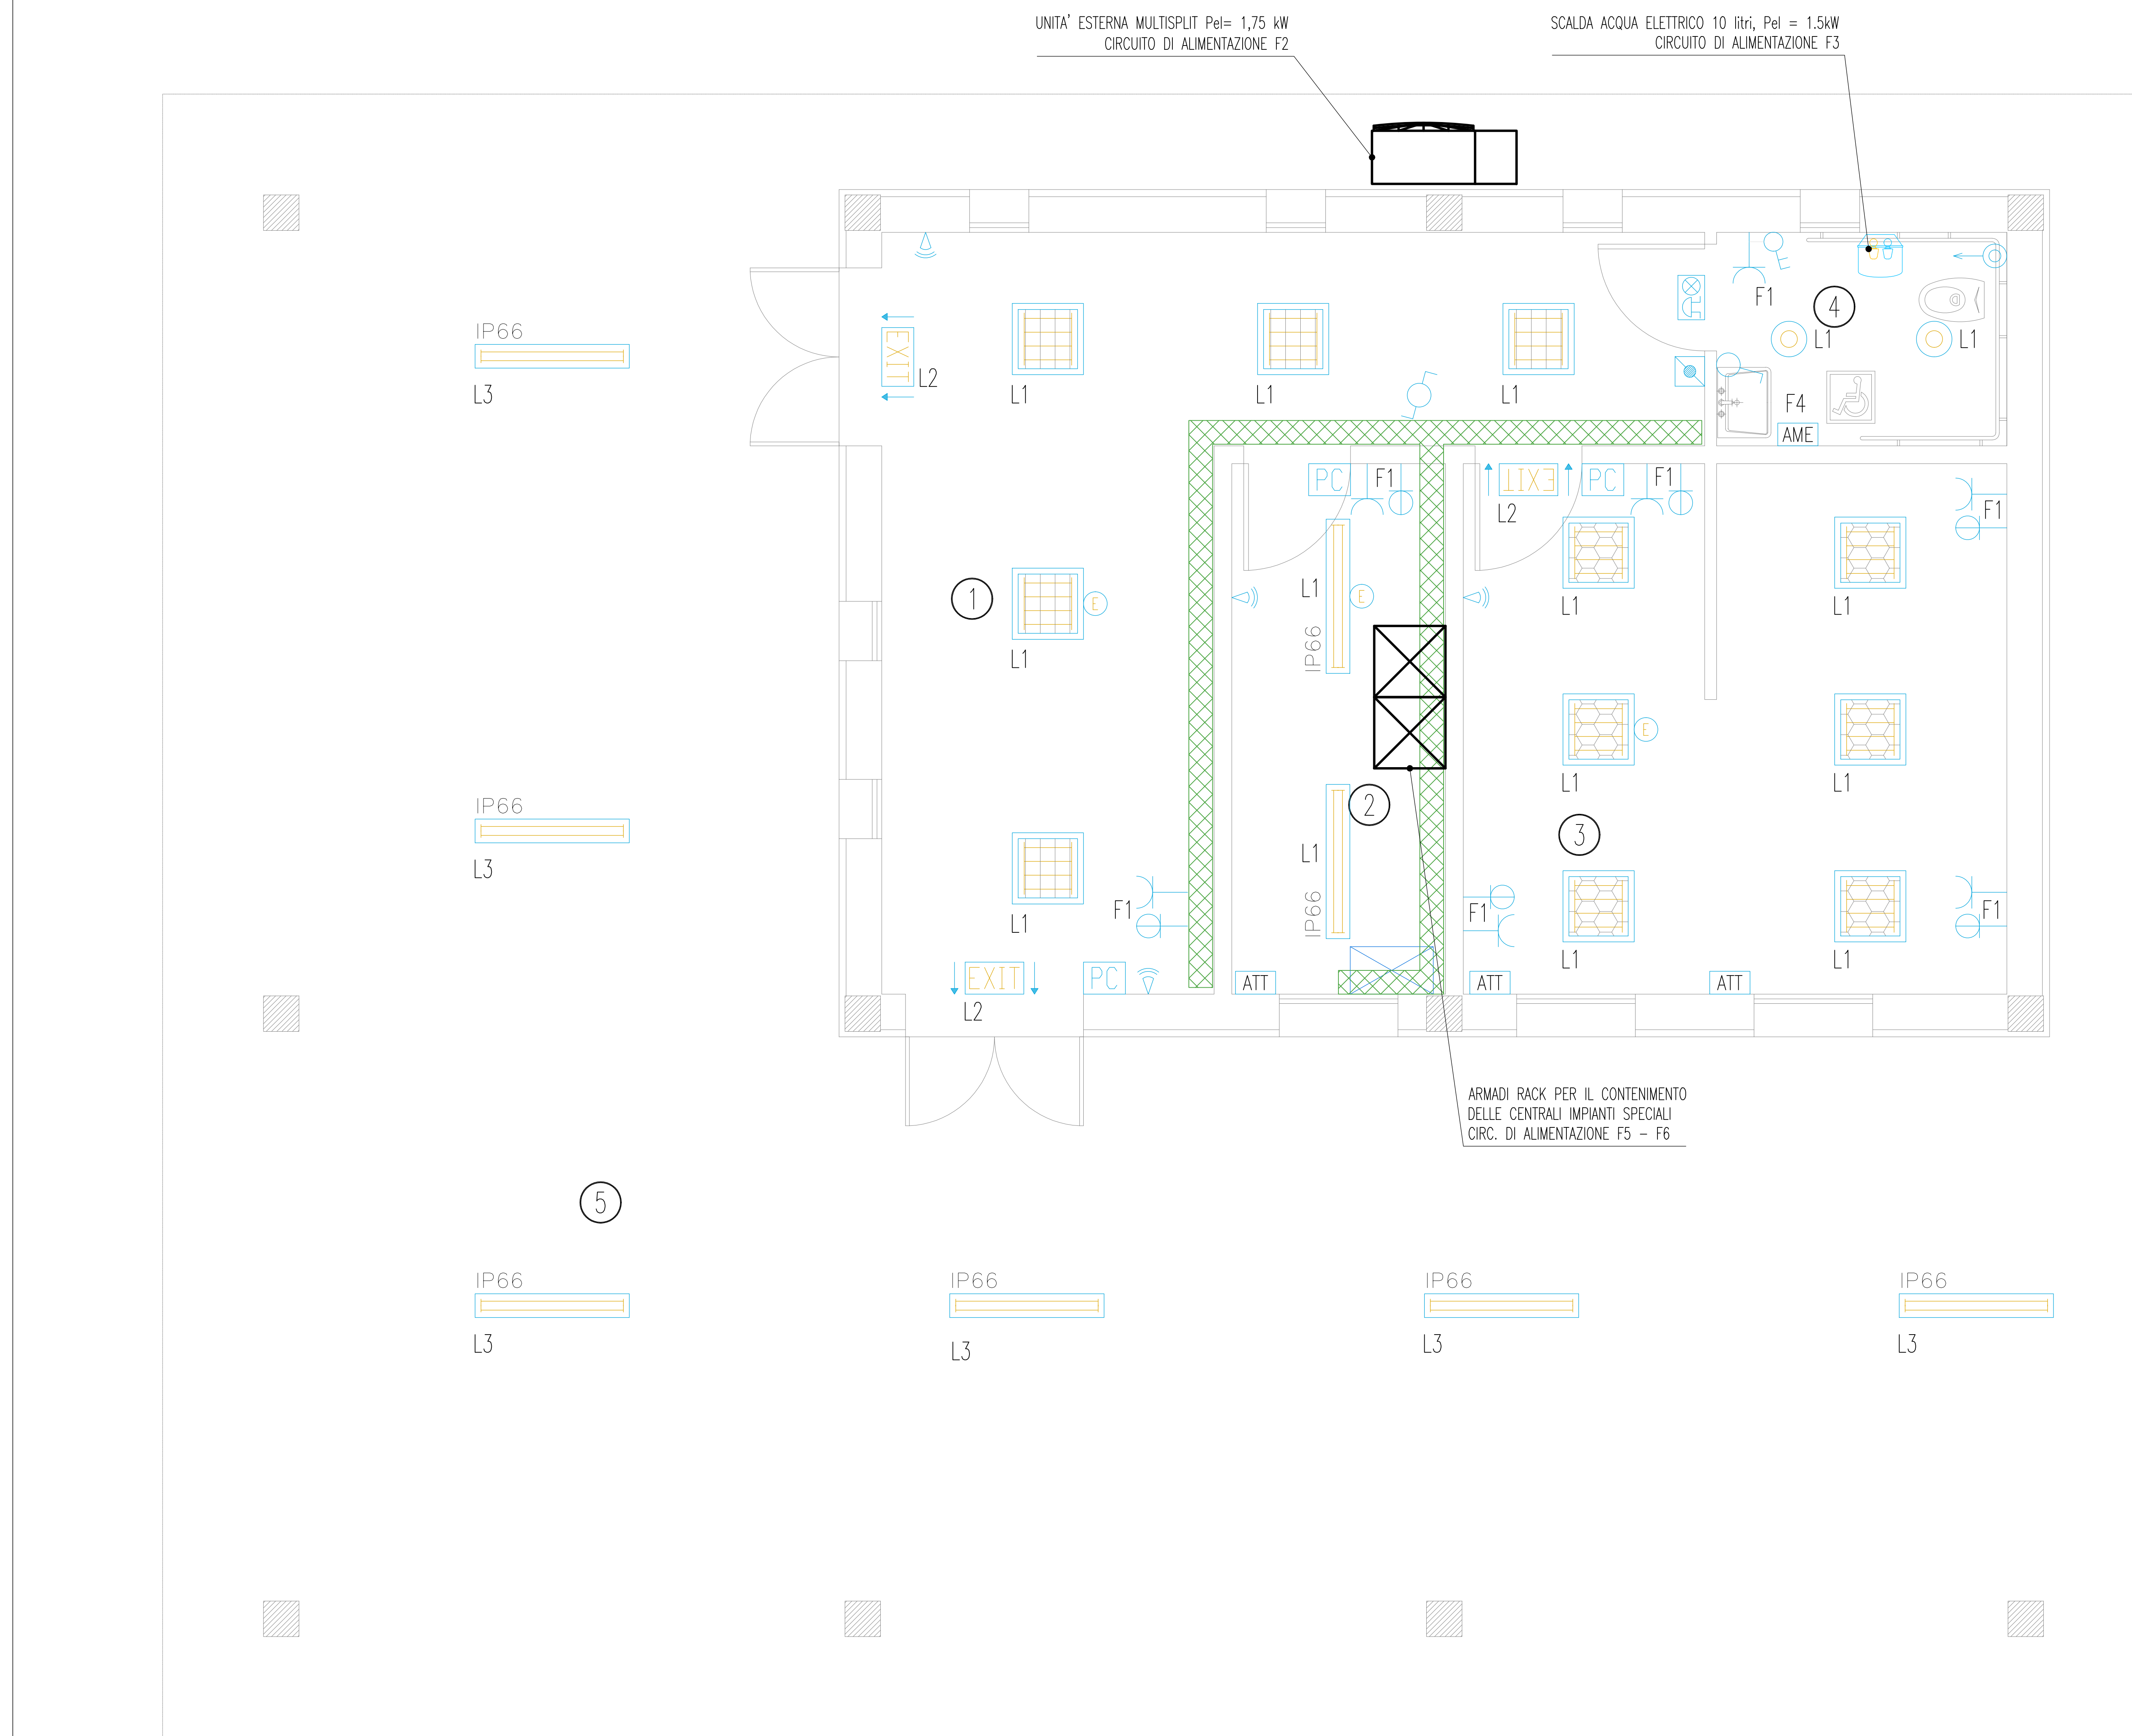


NOTE GENERALI

NOTA: La quota altimetrica relativa ±0.00 corrisponde alla quota assoluta +71.17

LEGENDA SIMBOLI

SIMBOLO	DESCRIZIONE
[Symbol]	PLAFONIERA IP66 A VISTA CORPO E DIFFUSORE IN POLICARBONATO CON 2 LAMPADE FLUORESCENTI LINEARI DA 36 W E REATTORE ELETTRONICO
[Symbol]	PLAFONIERA IP20 A VISTA CON CORPO IN LAMIERA DI ACCIAIO ZINCATO, OTTICA PER VIDEOTERMINALI CON 4 LAMPADE FLUORESCENTI LINEARI DA 18 W E REATTORE ELETTRONICO
[Symbol]	PLAFONIERA IP20 A VISTA CON CORPO IN LAMIERA DI ACCIAIO ZINCATO, OTTICA SATINATA RIGATA CON 4 LAMPADE FLUORESCENTI LINEARI DA 18 W E REATTORE ELETTRONICO
[Symbol]	LUCE DI SICUREZZA CON COMPLESSO AUTONOMO DI ALIMENTAZIONE AUTONOMA 60 MINUTI CON PITTORGRAMMA PER L'INDICAZIONE DELLE VIE DI FUGA E 1 LAMPADA DA 18 W IP65
[Symbol]	CORPO ILLUMINANTE IP44 A VISTA CON CORPO IN LAMIERA DI ACCIAIO STAMPATO E DIFFUSORE IN VETRO SATINATO CON 2 LAMPADE FLUORESCENTI COMPATTE DA 26 W
[Symbol]	COMPLESSO AUTONOMO DI ALIMENTAZIONE AUTONOMA 60 MINUTI PER UNA LAMPADA FLUORESCENTE
[Symbol]	GRUPPO PRESE COSTITUITO DA 1 PRESA TIPO UNEL 2P+T 16A E 1 PRESA BIPASSO 2P+T 10/16A INCASSATA A PARETE
[Symbol]	PRESA BIPASSO 2P+T 10/16A CON INTERRUTTORE DI BLOCCO BIPOLARE IN CUSTODIA INCASSATA A PARETE
[Symbol]	PUNTO DI ALIMENTAZIONE PER ASCIUGAMANI ELETTRICO COSTITUITO DA UNA PRESA BIPASSO 2P+T 10/16A CON INTERRUTTORE DI BLOCCO IN CUSTODIA INCASSATA A PARETE
[Symbol]	ALLARME OTTICO-ACUSTICO FUORI PORTA CON RIZZAZZATORE E GEMMA LUMINOSA ROSSA
[Symbol]	PULSANTE DI TACITAZIONE ALLARME
[Symbol]	INTERRUTTORE UNIPOLARE DA 10 A IN CUSTODIA INCASSATA A PARETE
[Symbol]	DEVIATORE UNIPOLARE DA 10 A IN CUSTODIA INCASSATA A PARETE
[Symbol]	PULSANTE A TIRANTE DA 10 A IN CUSTODIA INCASSATA A PARETE
[Symbol]	PASSERELLA PERFORATA IN ACCIAIO ZINCATO DIMENSIONI 200x100 mm PER DISTRIBUZIONE SECONDARIA
[Symbol]	APPARECCHIATURE / QUADRI ELETTRICI
[Symbol]	PANNELLO DI COMANDO E CONTROLLO PER LA GESTIONE DELL'ILLUMINAZIONE, DELLA CLIMATIZZAZIONE E DELLE TAPPARELLE MOTORIZZATE
[Symbol]	SENSORE DI PRESENZA E LUMINOSITA'
[Symbol]	ATTUATORE E MOTORIZZAZIONE PER TAPPARELLE O SISTEMA DI OMBREGGIATURA

PIANTA CHIAVE

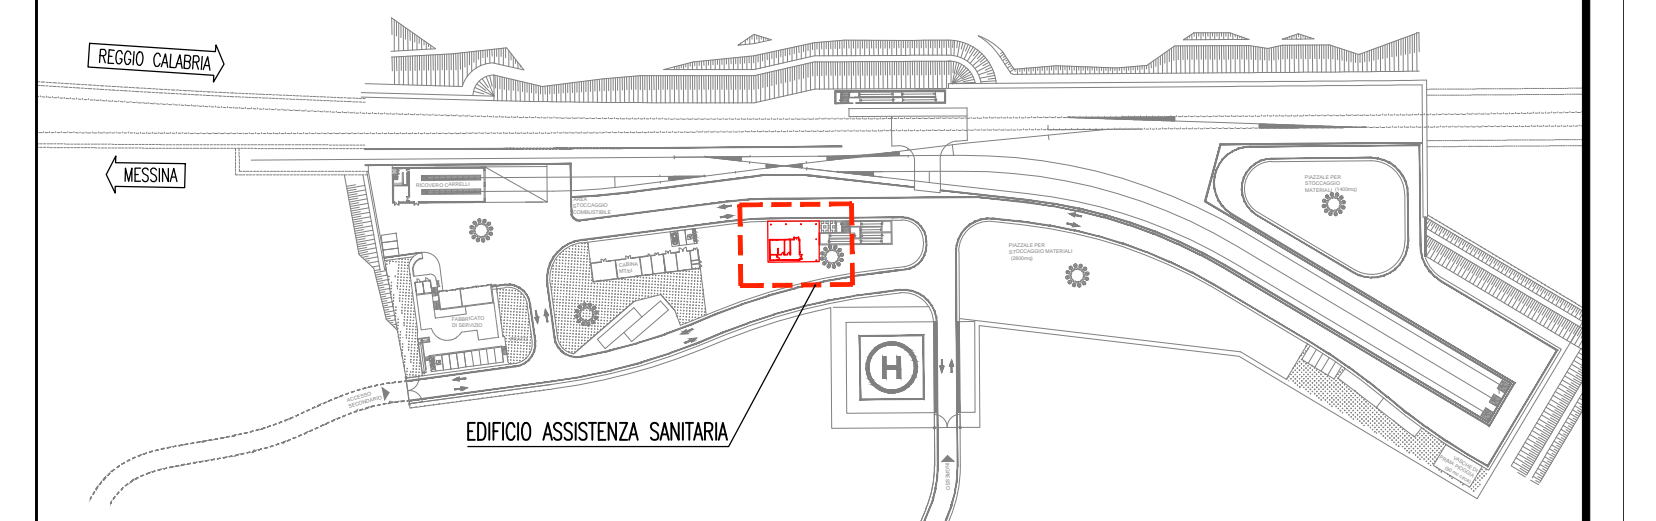

Stretto di Messina
 Concessionaria per la progettazione, realizzazione e gestione del collegamento stabile tra lo Stretto e il Continente
 Organismo di Diritto Pubblico
 (Legge n° 1158 del 17 dicembre 1971, modificata dal D.Lgs. n° 114 del 24 aprile 2006)

PONTE SULLO STRETTO DI MESSINA
 PROGETTO DEFINITIVO

EUROLINK S.C.p.A.
 IMPREGILO S.p.A. (Mandatataria)
 SOCIETA' ITALIANA PER CONDOTTE D'ACQUA S.p.A. (Mandante)
 COOPERATIVA MURATORI E CEMENTISTI - C.M.C. di Ravenna Soc. Coop. a.r.l. (Mandante)
 SACYR S.A.U. (Mandante)
 ISHIKAWAJIMA - HARIMA HEAVY INDUSTRIES CO. Ltd. (Mandante)
 A.C.I. S.C.P.A. - CONSORZIO STABILE (Mandante)

IL PROGETTISTA Dott. Ing. I. Barilli Ordine Ingegneri V.C.O. n° 122	IL CONTRAENTE GENERALE Project Manager (Ing. P.P. Marchesetti)	STRETTO DI MESSINA Direttore Generale e RUP Validazione (Ing. G. Timmenhelt)	STRETTO DI MESSINA Amministratore Delegato (Dott. P. Giucci)
--	--	---	--

COLLEGAMENTI SICILIA [SF0372_F0]
 IMPIANTI TECNOLOGICI ELETTROFERROVIARI DI LINEA
 ELEMENTI DI CARATTERE GENERALE
 POSTO DI MANUTENZIONE-FABBRICATO DI SERVIZIO ED ASSISTENZA SANITARIA
 PLANIMETRIA IMPIANTI ELETTRICI DI ILLUMINAZIONE E FORZA MOTRICE-EDIFICIO ASSISTENZA SANITARIA

REV.	DATA	DESCRIZIONE	REDATTO	VERIFICATO	APPROVATO
FO	20/06/2011	EMISSIONE FINALE	D. RE	G. LUPI	I. BARILLI